


長野市回線系統図 局間光連絡線

INC～戸隠支所 局間光連絡線

資料 7

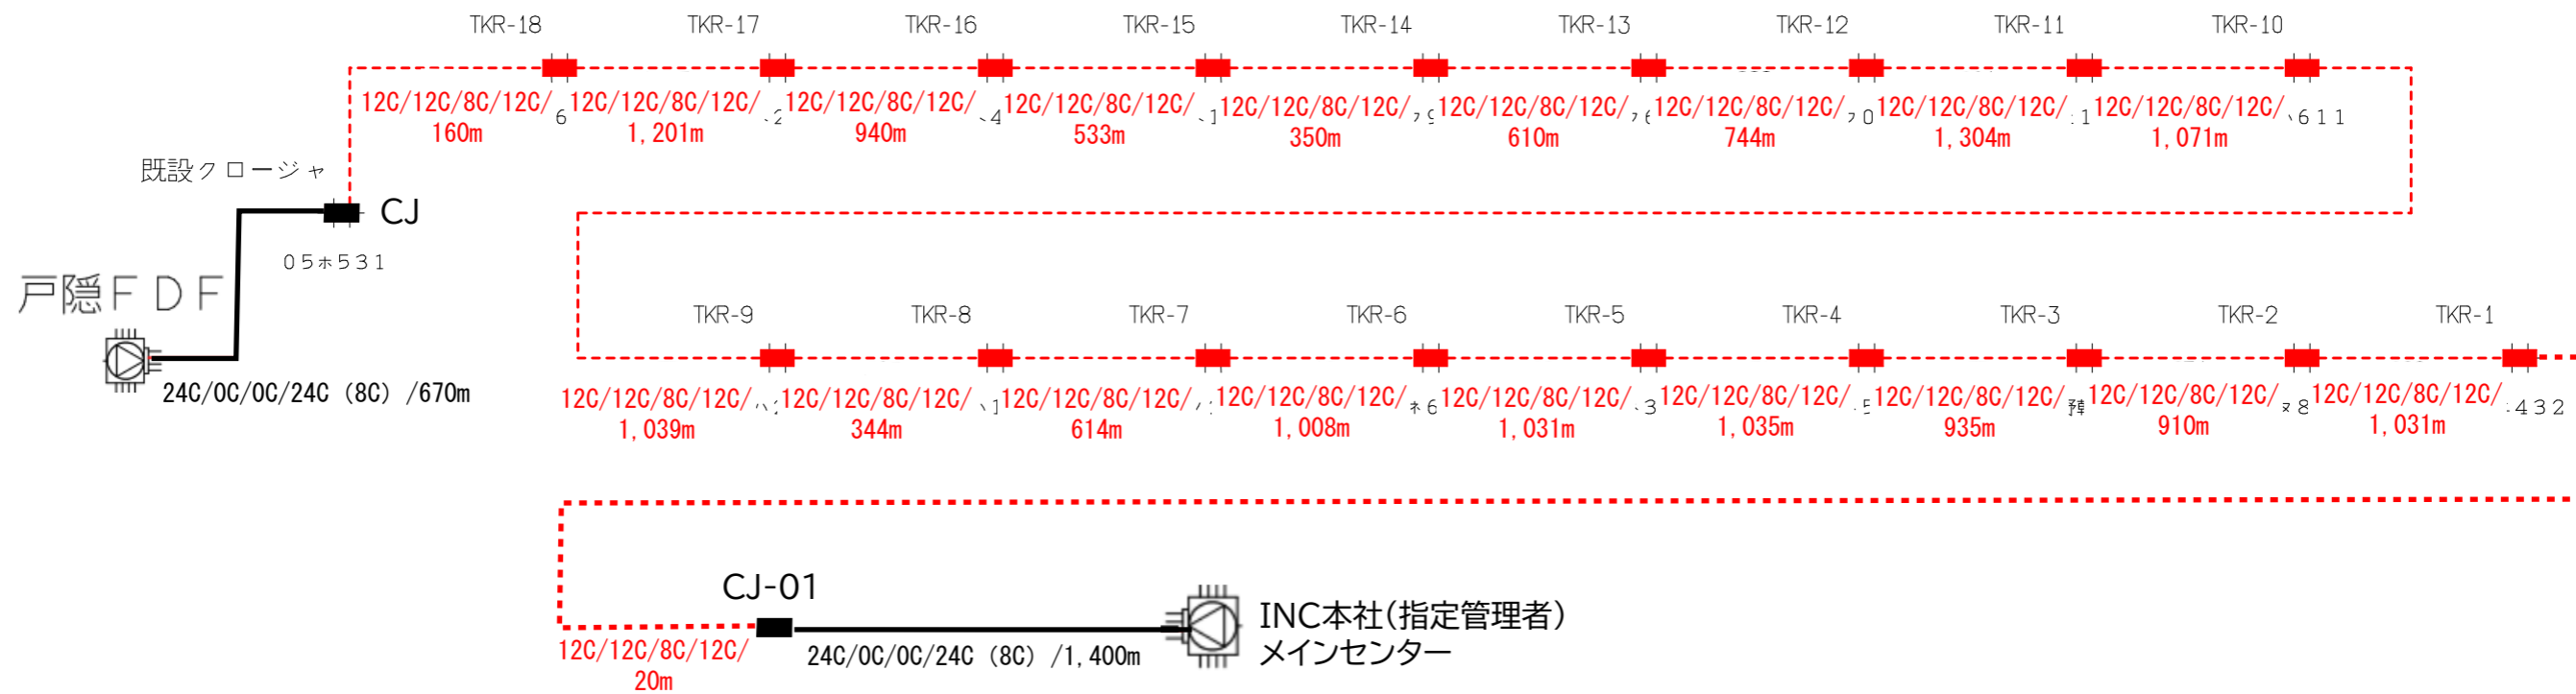

凡例

・OC/OC/OC/OC(OC)/Om
全芯数/新設(更改)芯数/補助対象芯数/使用芯数(うち既設活用芯数)/敷設距離

シンボル	内 容	シンボル	内 容	シンボル	内 容
	ヘッドエンド/FDF		新設【E-30】 8分岐子カブラクロージャ		補助対象 FTTH連絡線
	新設【E-27】 幹線クロージャ		新設【E-31】 延長クロージャ		補助対象 FTTH幹線 分岐線
	新設【E-28】 4分岐親カブラクロージャ		既設クロージャ		既設光幹線
	新設【E-29】 4分岐親+8分岐子カブラクロージャ			xxC	敷設芯数

	1	

業務名	戸隠・鬼無里情報通信施設 詳細設計業務委託	図面名称	ブロックダイアグラム
企業名		図面番号	1
		縮尺	
		作成日	2023/1/25