


長野市回線系統図 鬼無里地区加入者向け (一部戸隠-鬼無里局間連絡線有り)

資料 7
鬼無里地区
加入者向け
回線系統図

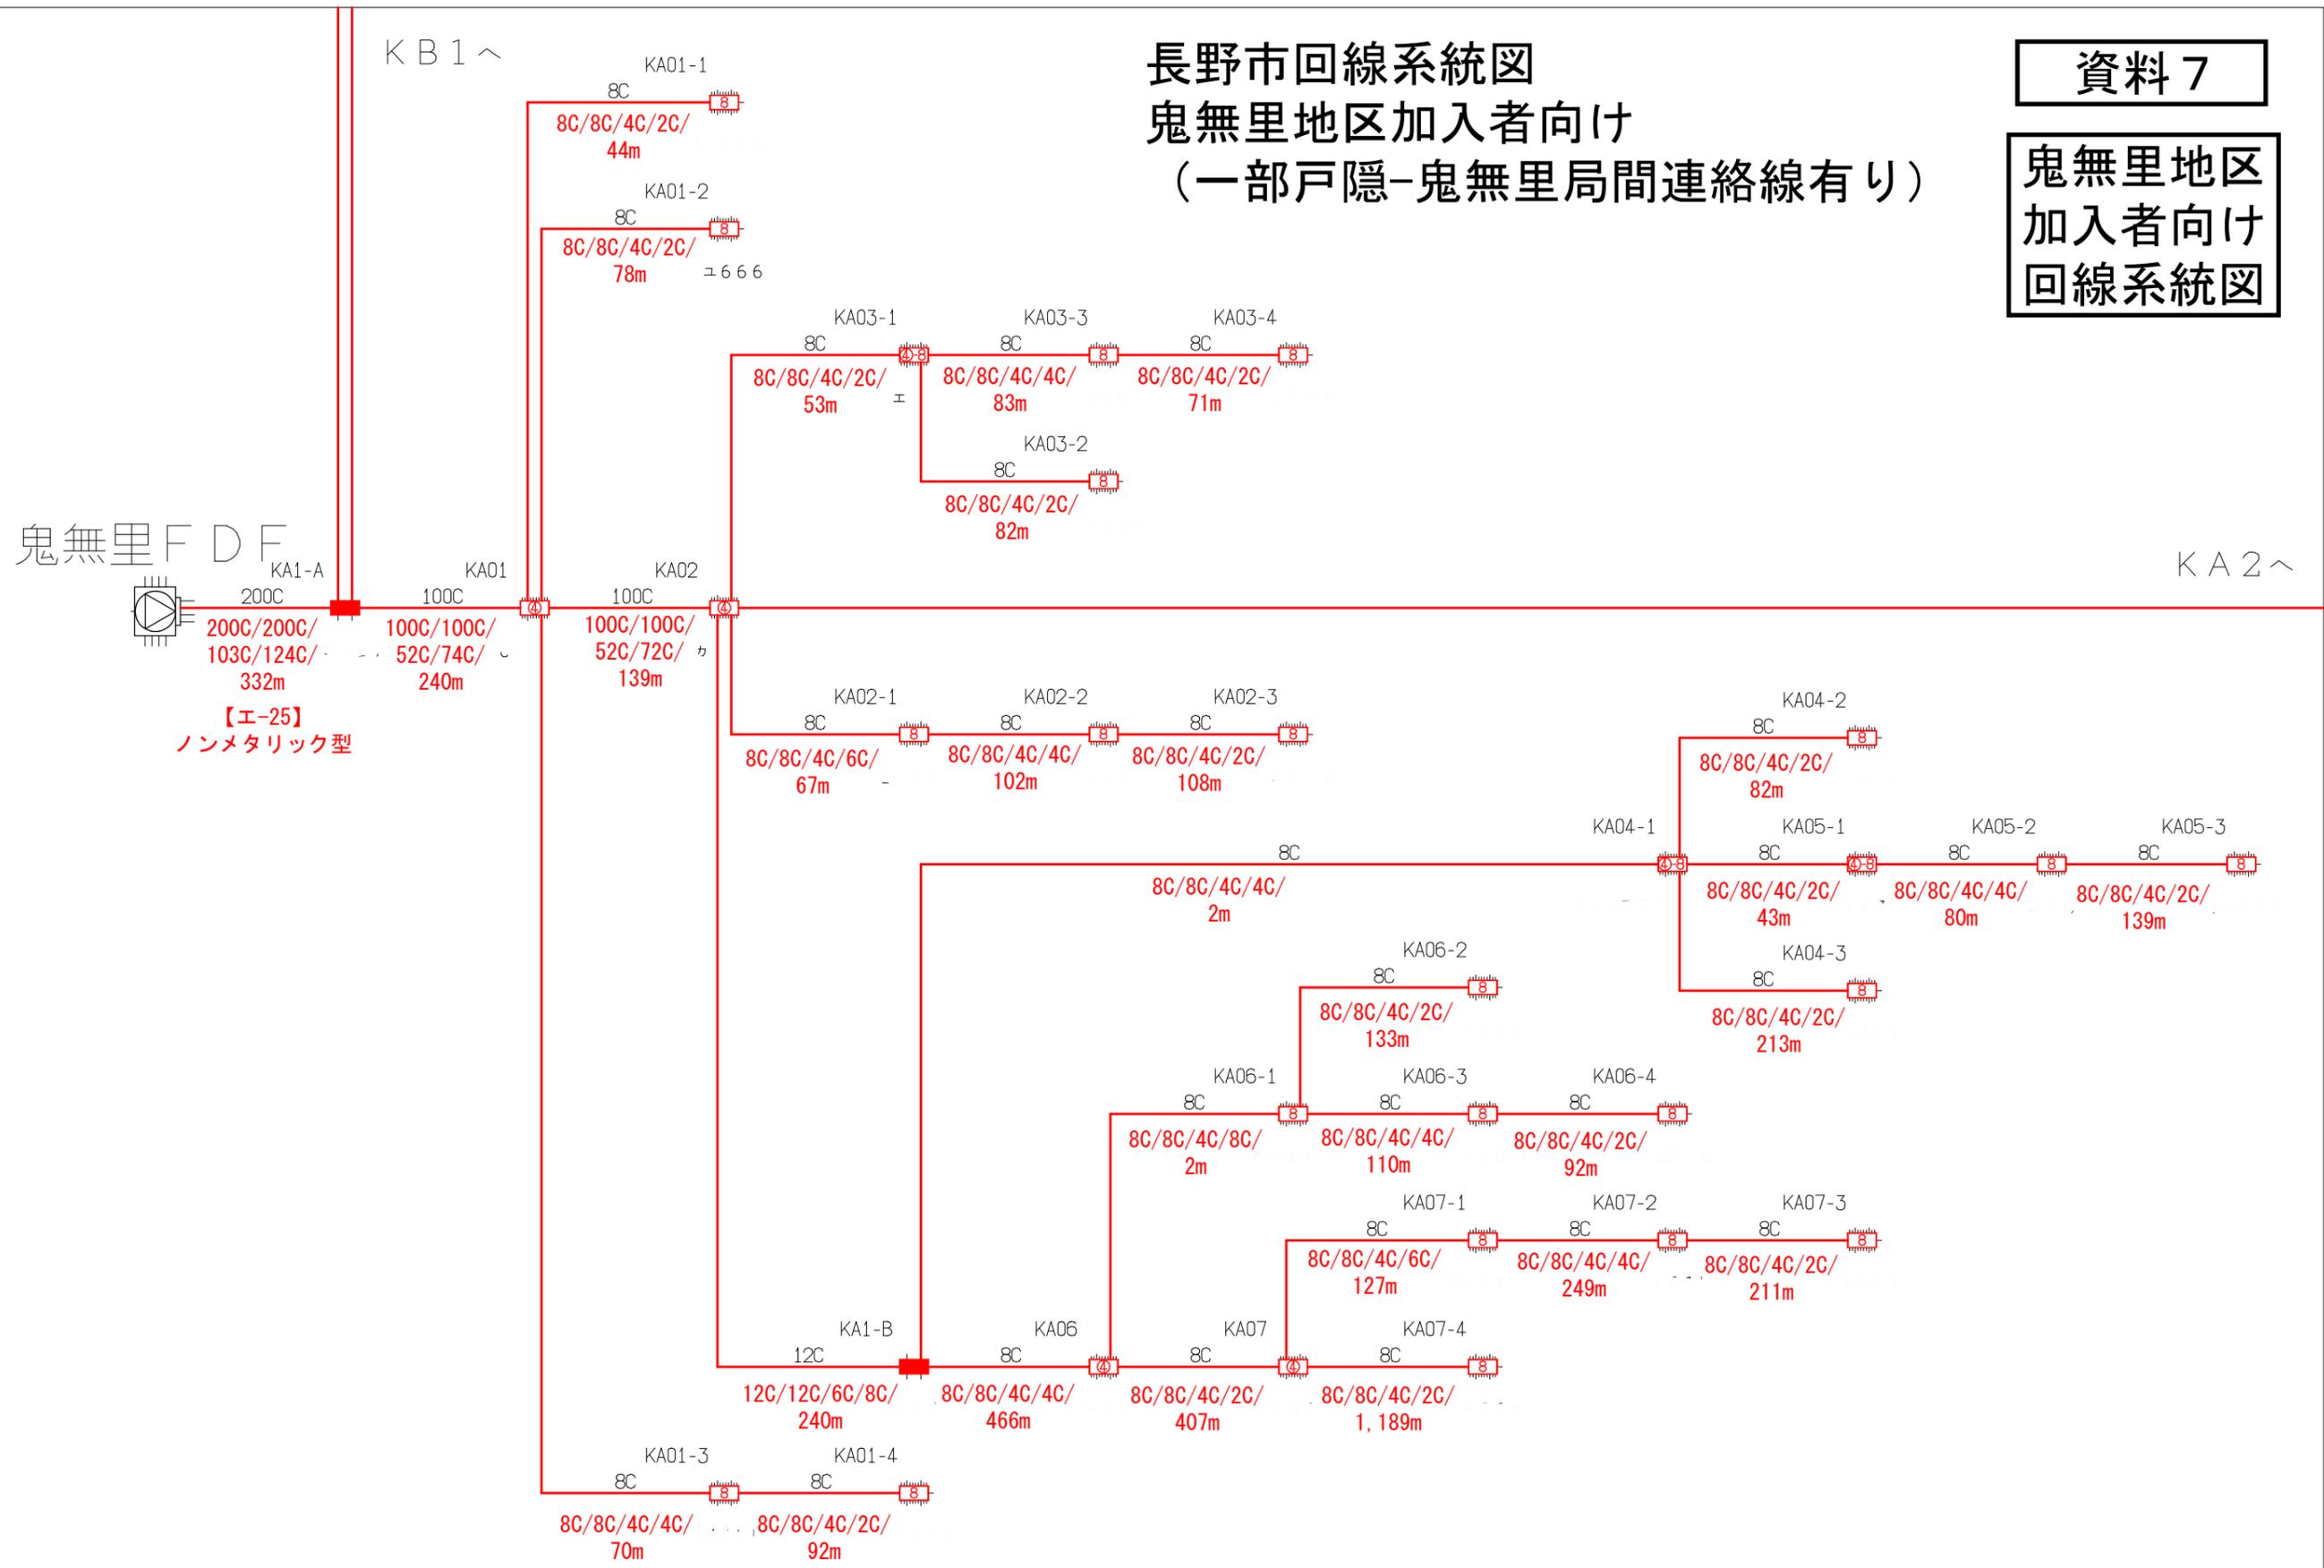

凡例
・OC/OC/OC/OC(OC)/Om
全芯数/新設(更改)芯数/補助対象芯数/使用芯数(うち既設活用芯数)/敷設距離

シンボル	内 容	シンボル	内 容	シンボル	内 容
	ヘッドエンド/FDF		新設【エ-30】 8分岐子カブラクロージャ		補助対象 FTTH連絡線
	新設【エ-27】 幹線クロージャ		新設【エ-31】 延長クロージャ		補助対象 FTTH幹線 分岐線
	新設【エ-28】 4分岐観カブラクロージャ		既設クロージャ		既設光幹線
	新設【エ-29】 4分岐観+8分岐子カブラクロージャ				敷設芯数


	KB1	
	KA1	KA2

業務名	戸隠・鬼無里情報通信施設 詳細設計業務委託	図面名称	ブロックダイアグラム
企業名		図面番号	KA1
		縮尺	
		作成日	2023/1/24

資料 7

長野市回線系統図
鬼無里地区加入者向け
(一部戸隠-鬼無里局間連絡線有り)

鬼無里地区
加入者向け
回線系統図

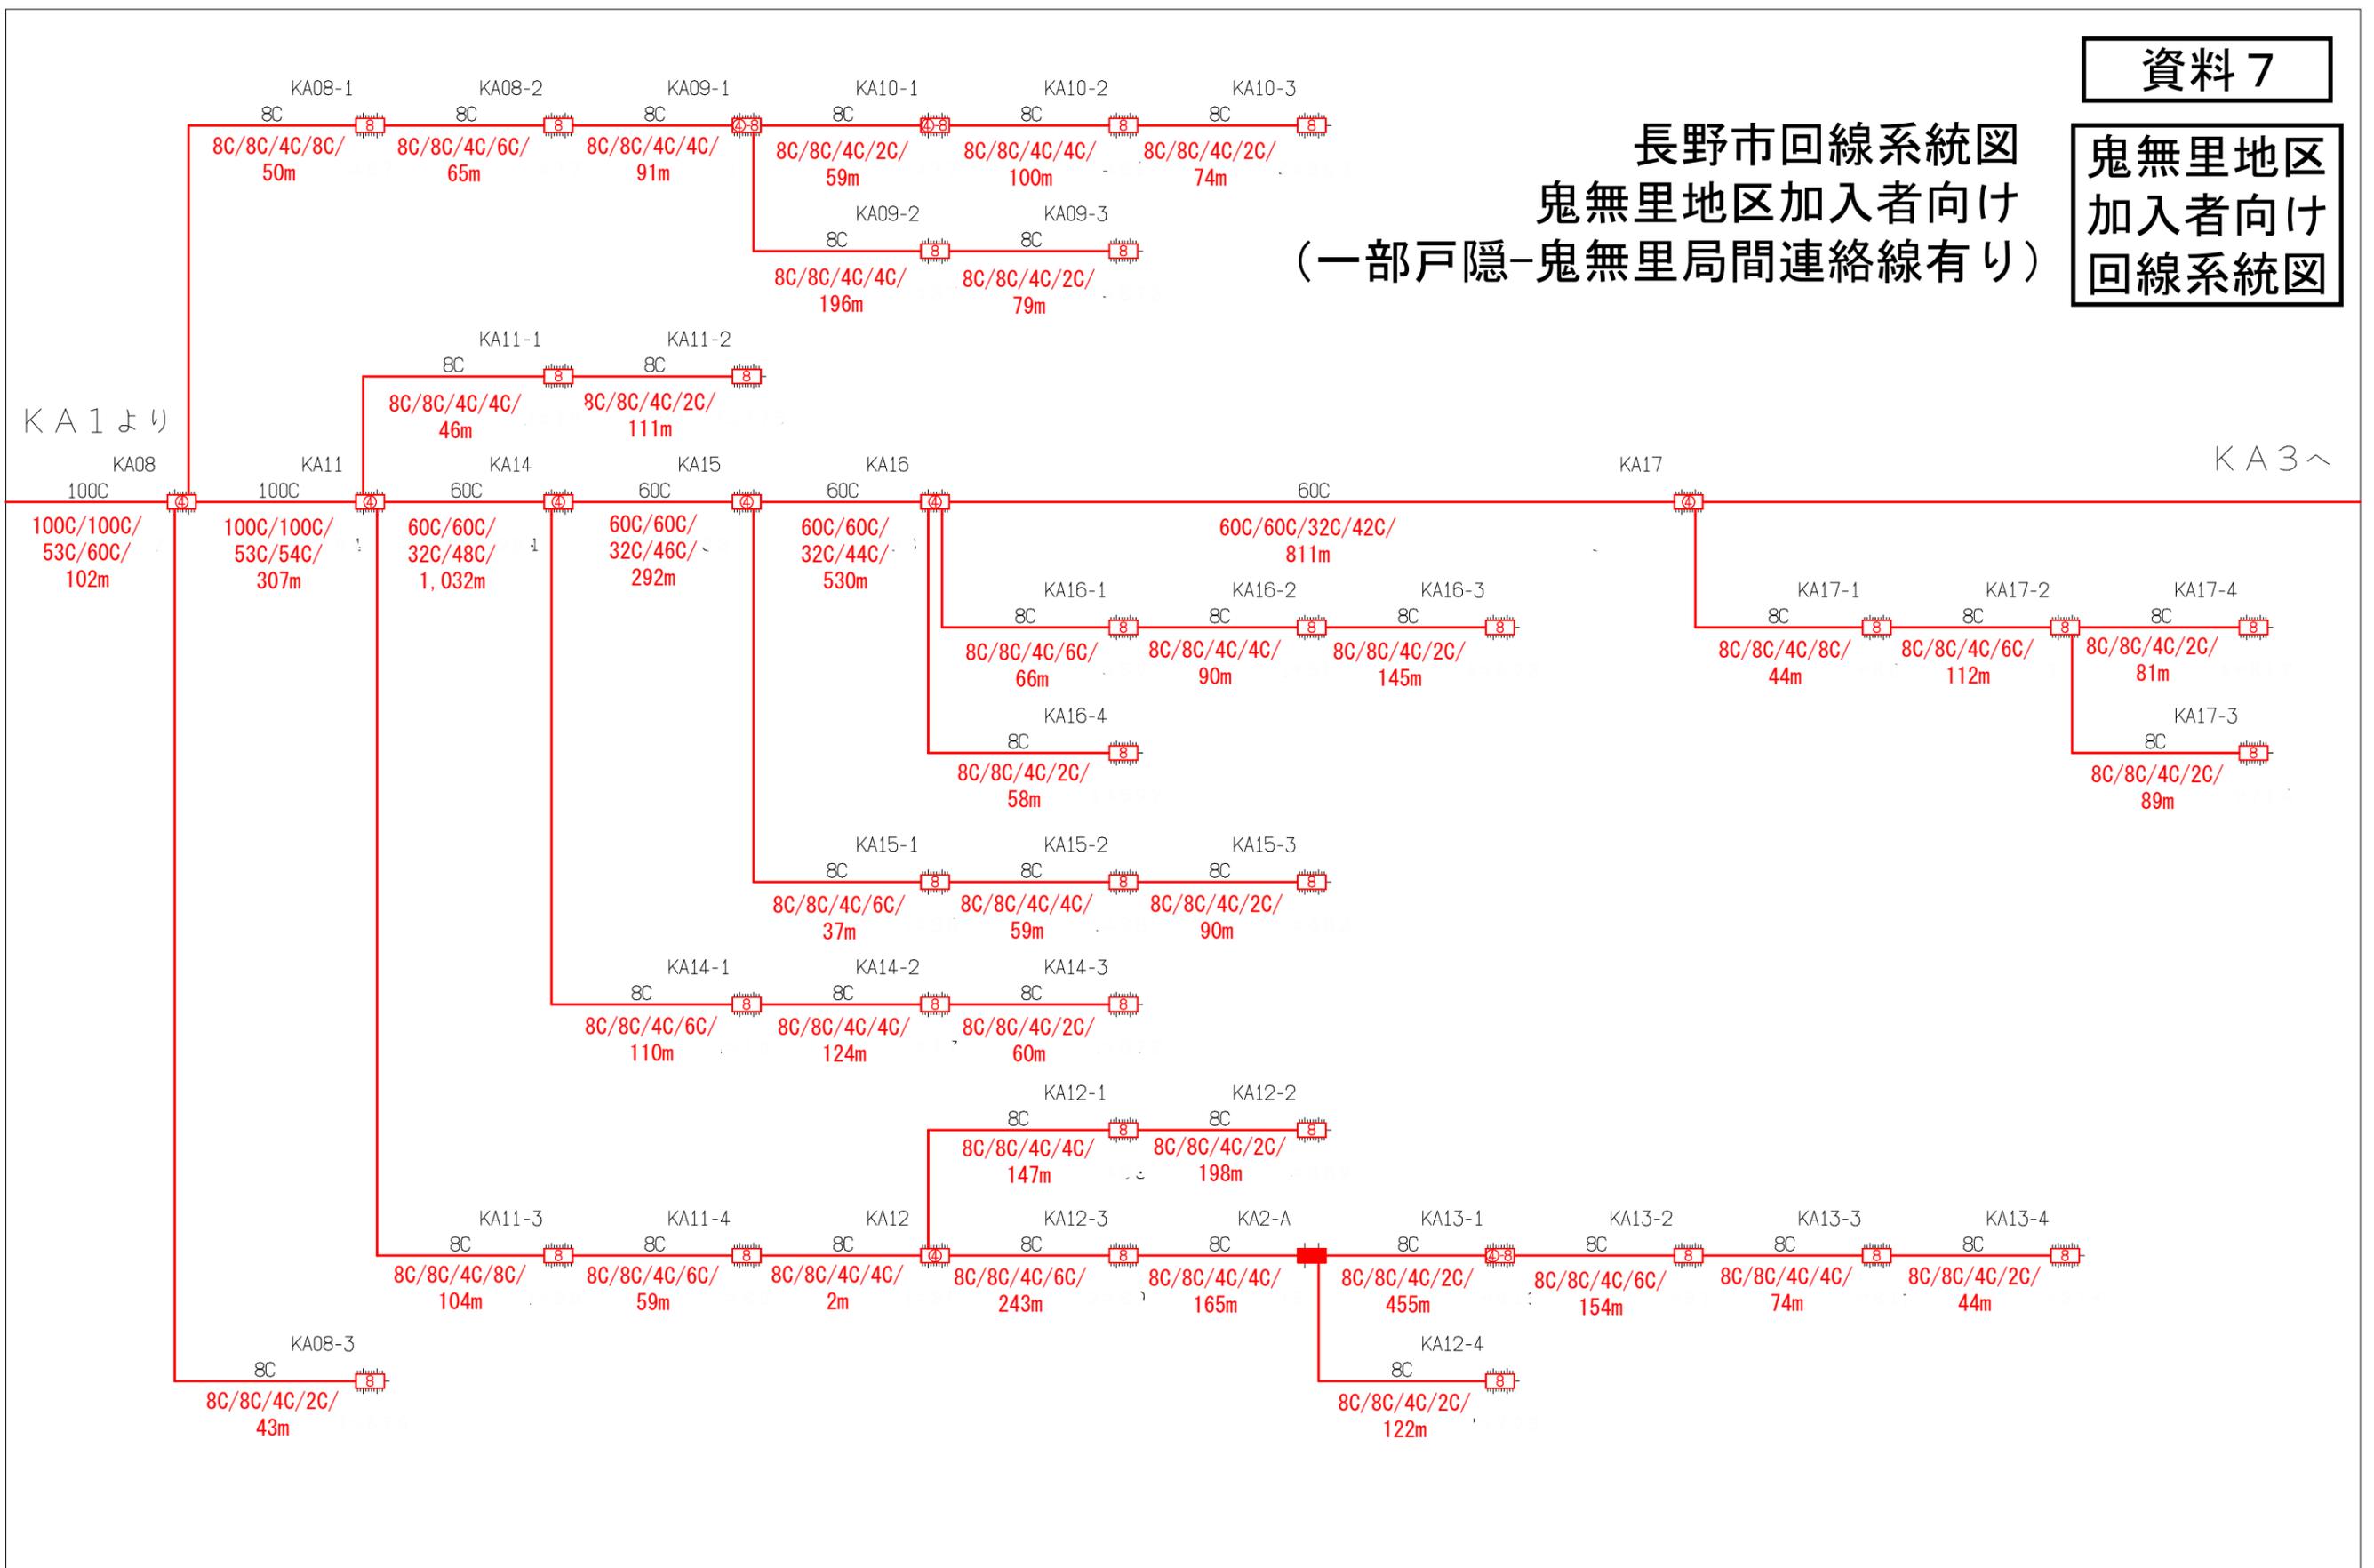

凡例
 ・OC/OC/OC/OC(OC)/Om
 全芯数/新設(更改)芯数/補助対象芯数/使用芯数(うち既設活用芯数)/敷設距離

シンボル	内 容	シンボル	内 容	シンボル	内 容
	ヘッドエンド/FDF		新設【工-30】 8分岐子カプラクロージャ		補助対象 FTTH連絡線
	新設【工-27】 幹線クロージャ		新設【工-31】 延長クロージャ		補助対象 FTTH幹線 分岐線
	新設【工-28】 4分岐観カプラクロージャ		既設クロージャ		既設光幹線
	新設【工-29】 4分岐観+8分岐子カプラクロージャ				敷設芯数

業務名	戸隠・鬼無里情報通信施設 詳細設計業務委託	図面名称	ブロックダイアグラム
企業名		図面番号	KA2
		縮尺	
		作成日	2023/1/24


長野市回線系統図

鬼無里地区加入者向け

(一部戸隠-鬼無里局間連絡線有り)

資料 7

鬼無里地区
加入者向け
回線系統図

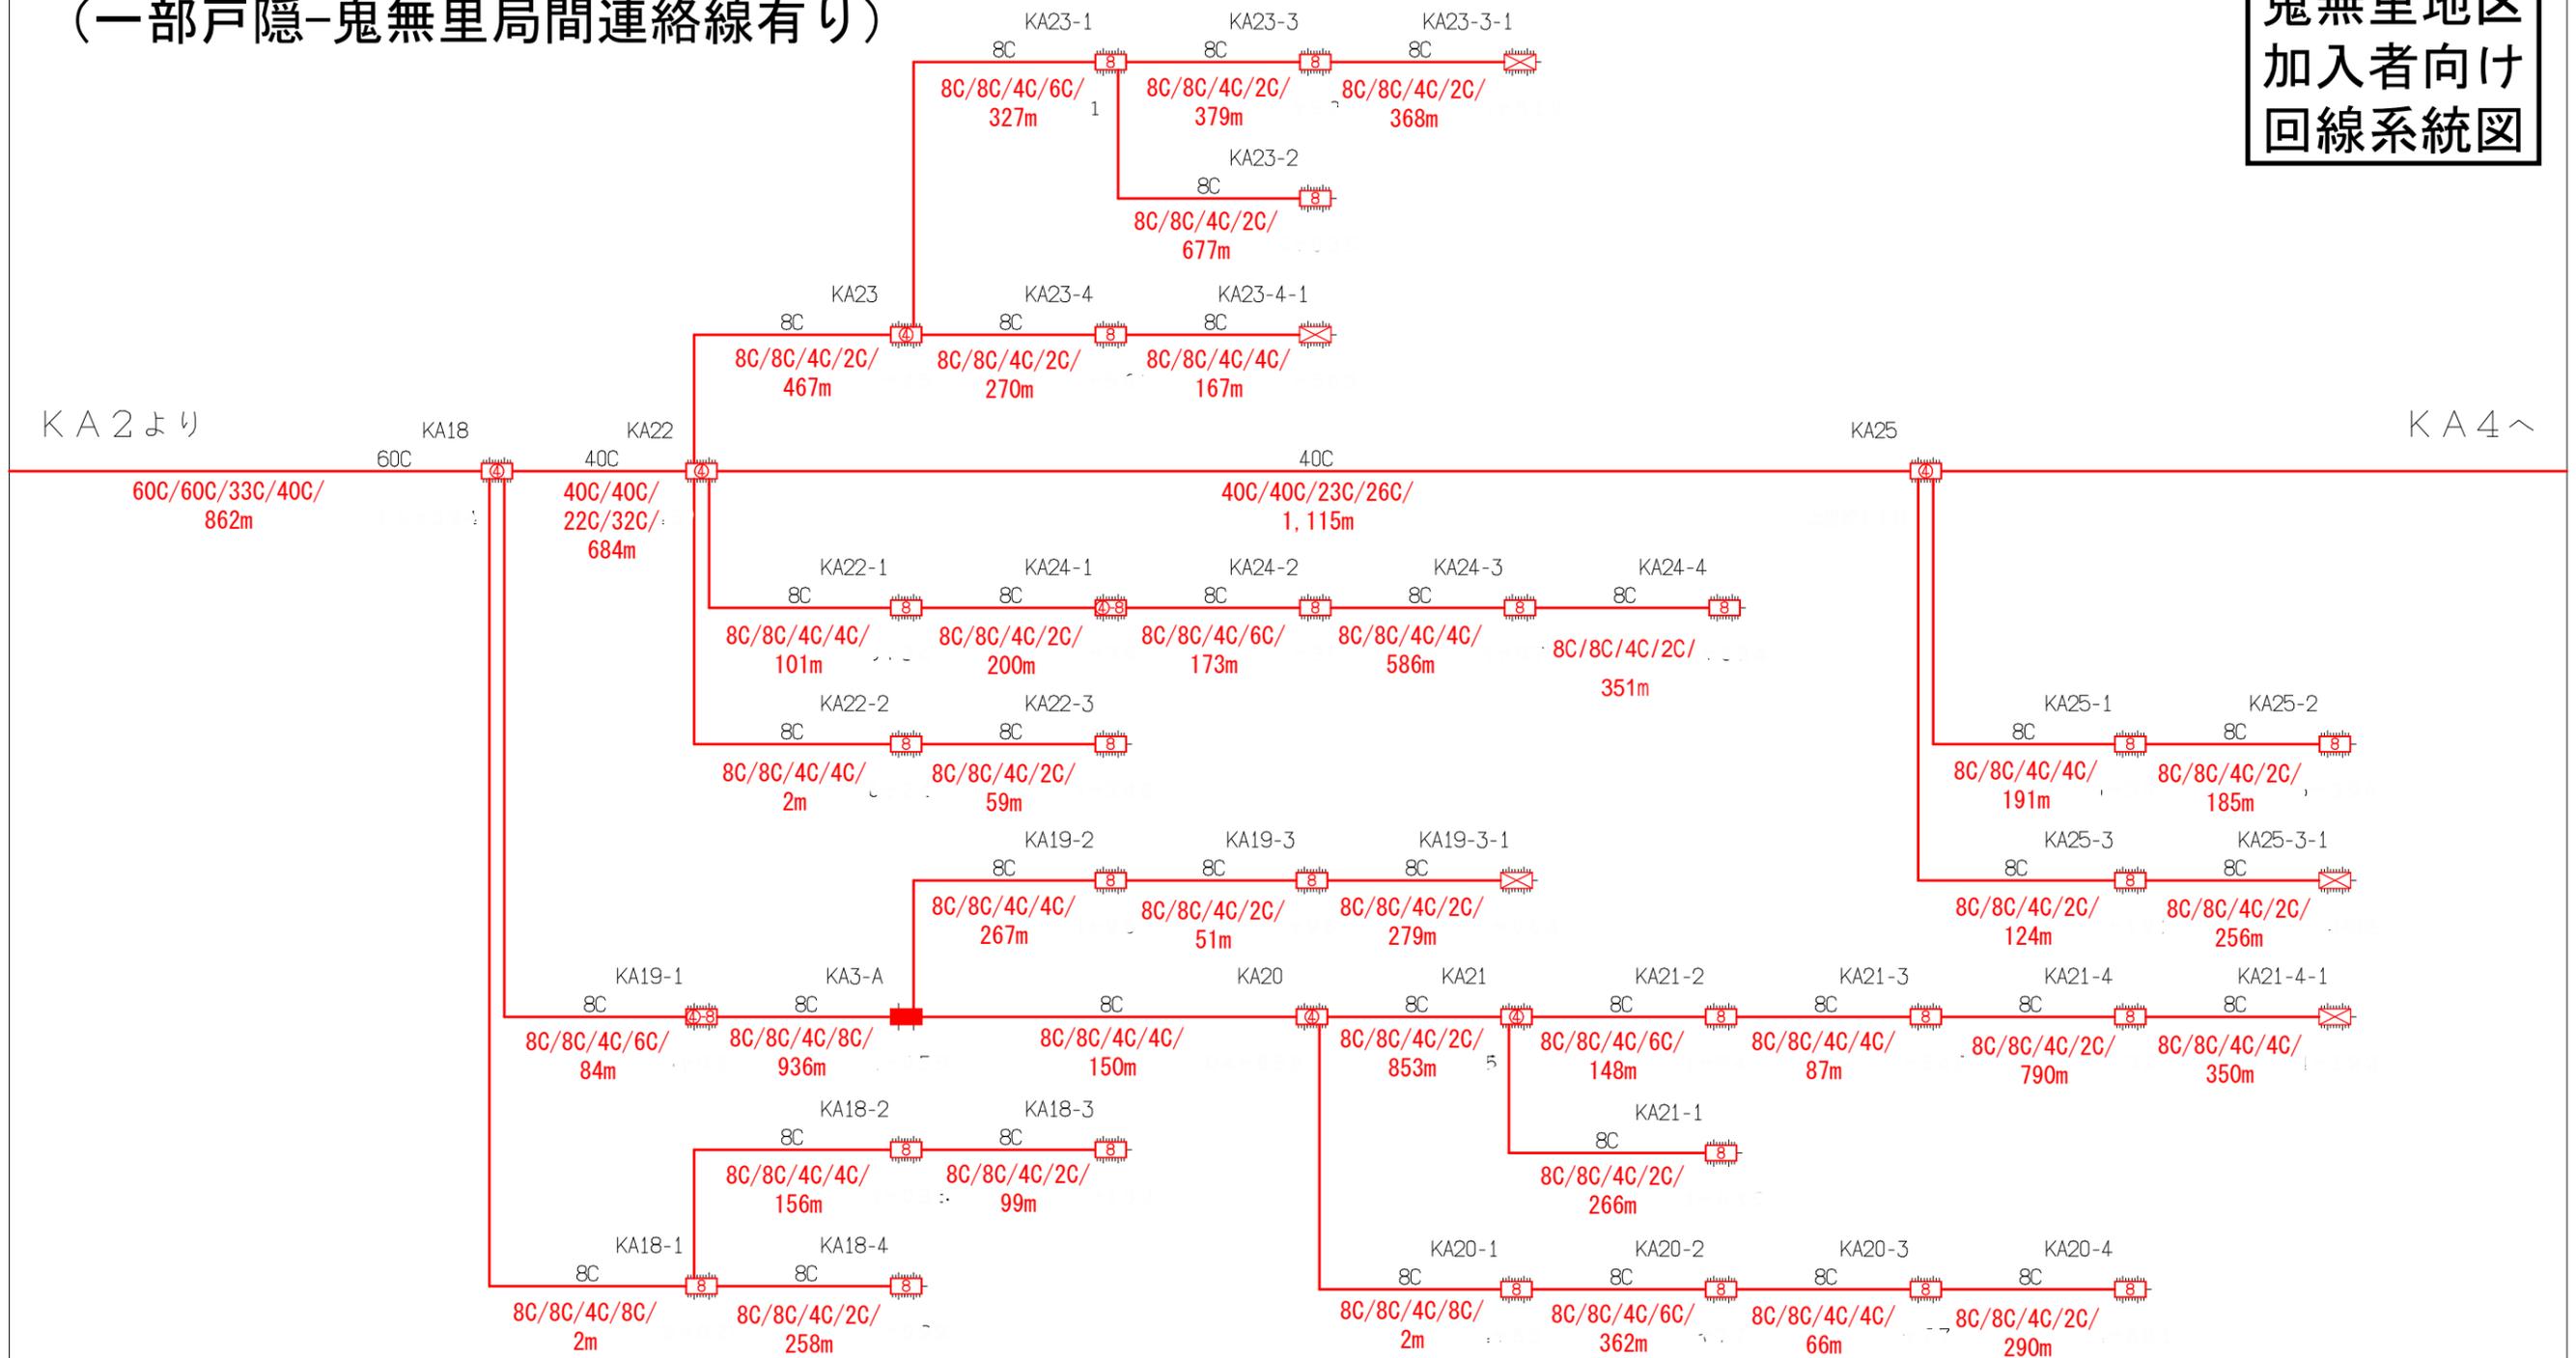

凡例
 ・OC/OC/OC/OC(OC)/Om
 全芯数/新設(更改)芯数/補助対象芯数/使用芯数(うち既設活用芯数)/敷設距離

シンボル	内 容	シンボル	内 容	シンボル	内 容
	ヘッドエンド/FDF		新設【E-30】 8分岐子カブラクロージャ		補助対象 FTTH連絡線
	新設【E-27】 幹線クロージャ		新設【E-31】 延長クロージャ		補助対象 FTTH幹線 分岐線
	新設【E-28】 4分岐親カブラクロージャ		既設クロージャ		既設光幹線
	新設【E-29】 4分岐親+8分岐子カブラクロージャ				敷設芯数

業務名	戸隠・鬼無里情報通信施設 詳細設計業務委託	図面名称	ブロックダイアグラム
企業名		図面番号	KA3
		縮尺	
		作成日	2023/1/24


長野市回線系統図

鬼無里地区加入者向け

(一部戸隠-鬼無里局間連絡線有り)

資料 7

鬼無里地区
加入者向け
回線系統図

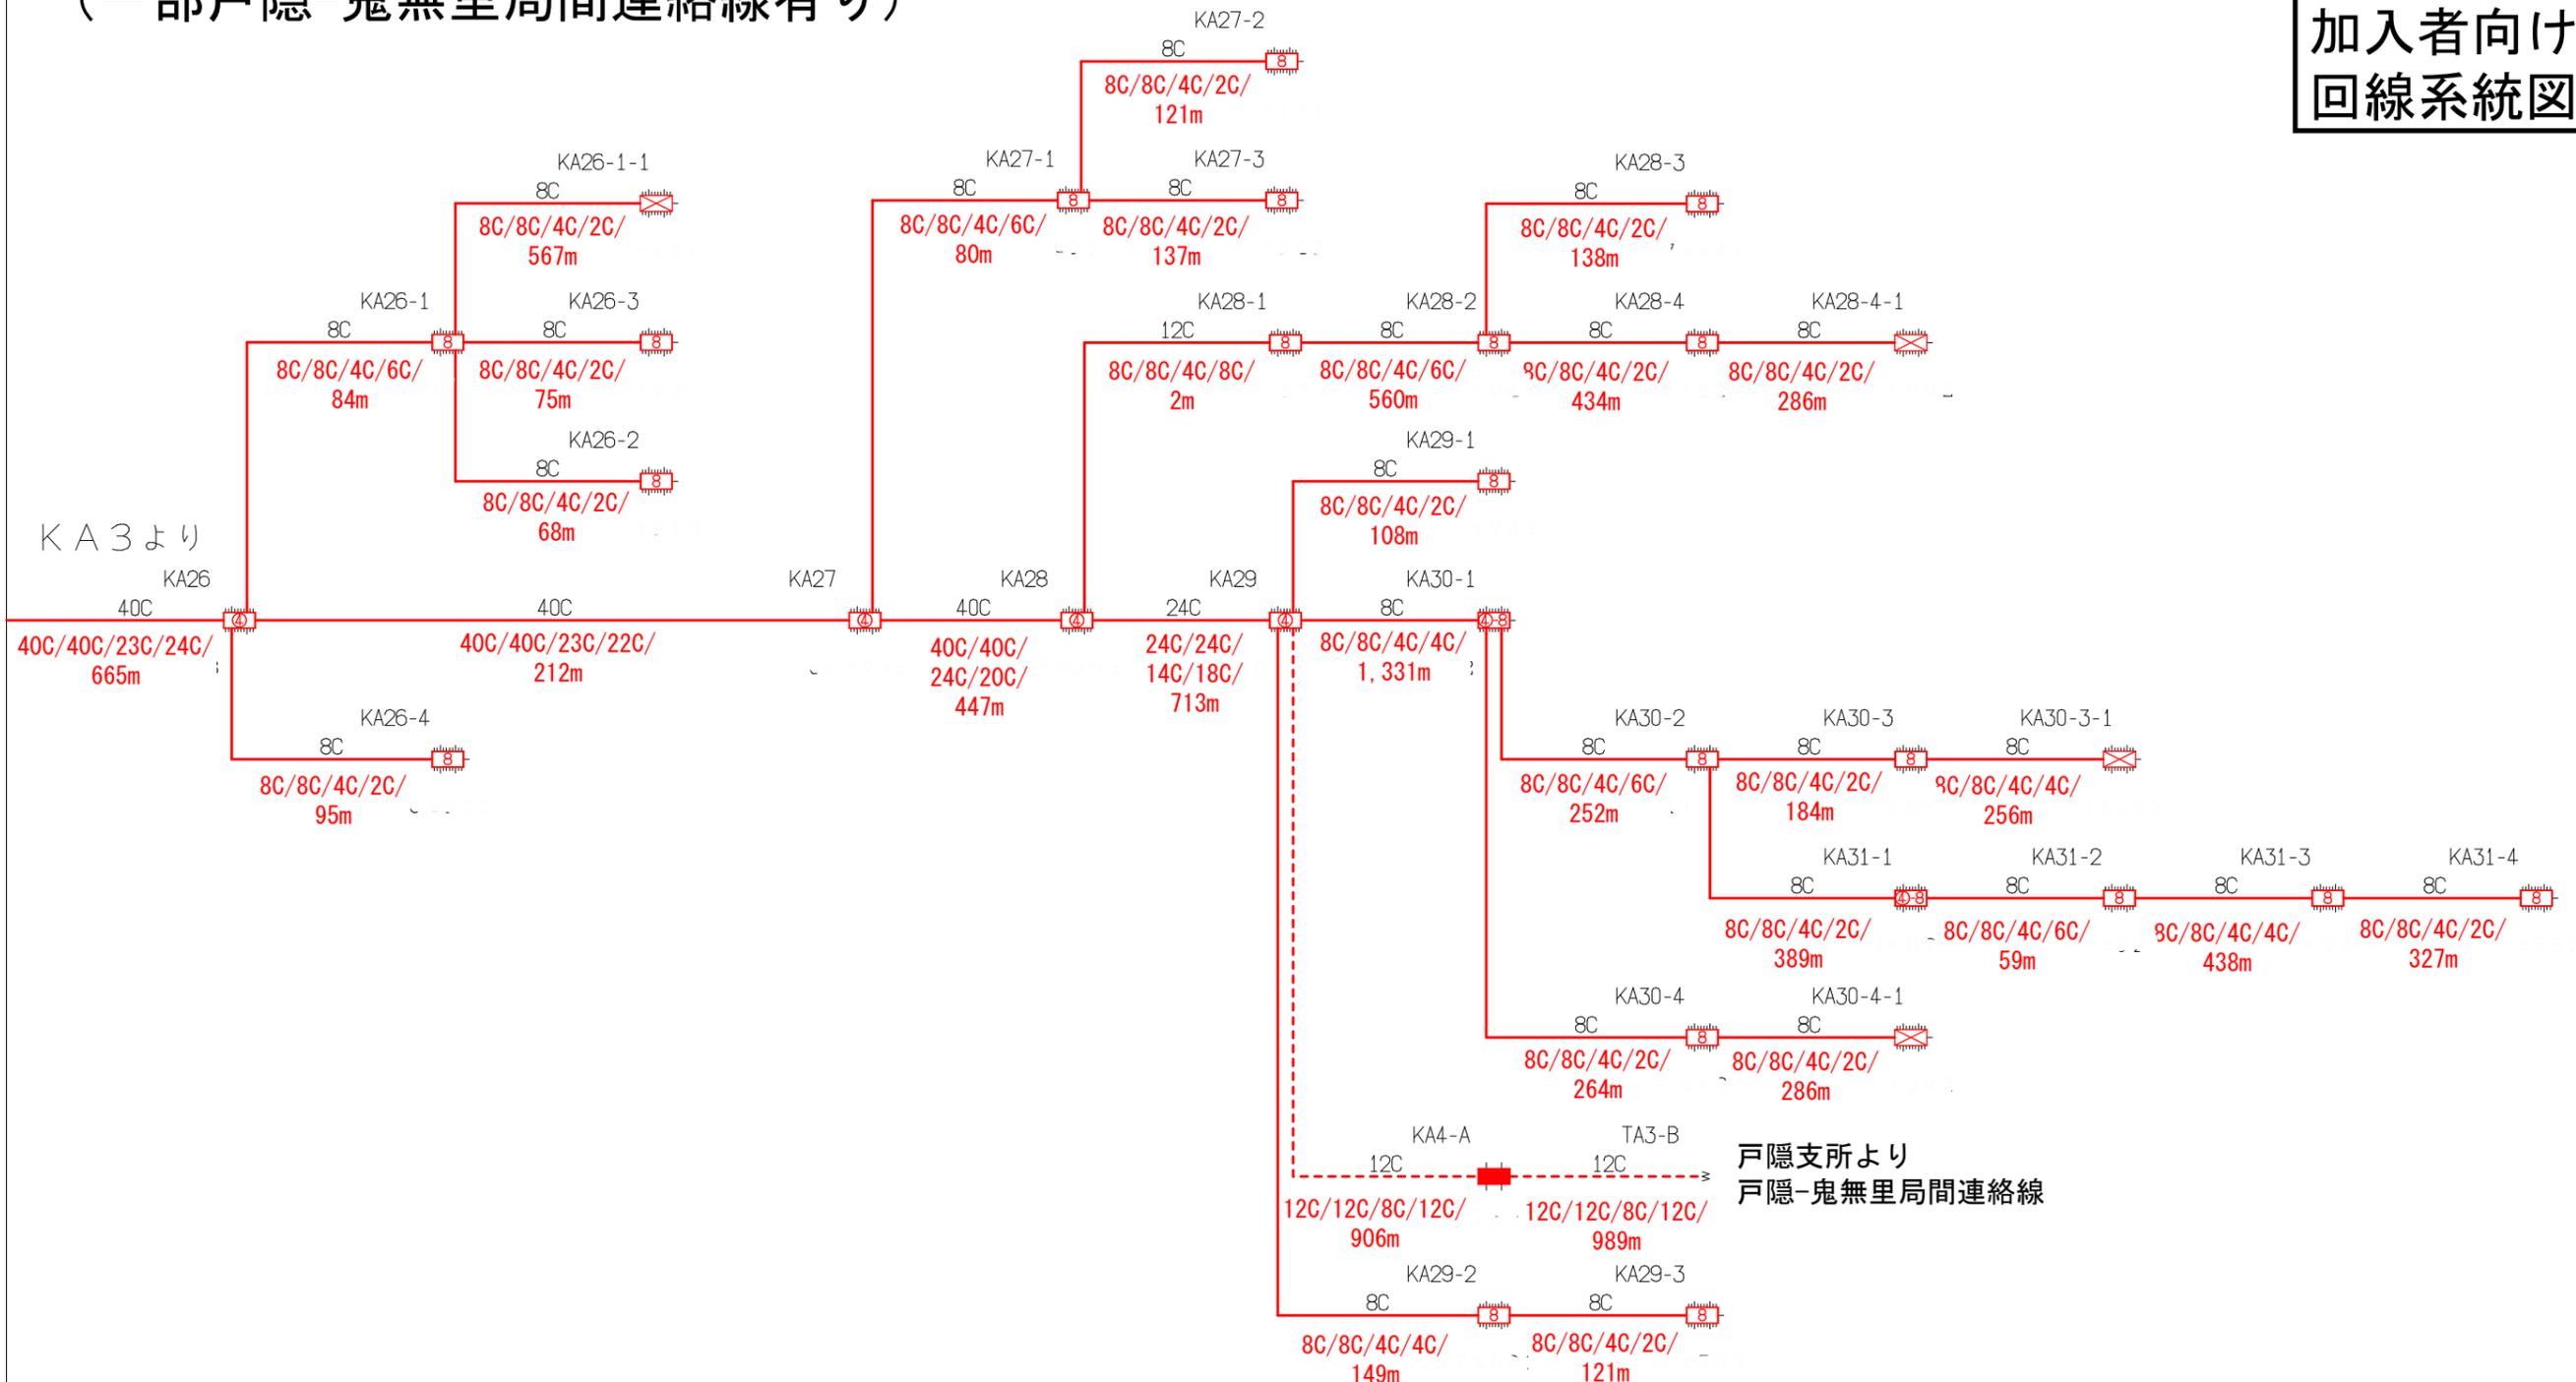


凡例	シンボル	内 容	シンボル	内 容	シンボル	内 容
・OC/OC/OC/OC(OC)/Om		ヘッドエンド/FDF		新設【E-30】 8分岐子カブラクロージャ		補助対象 FTTH連絡線
全芯数/新設(更改)芯数/補助対象芯数/使用芯数(うち既設活用芯数)/敷設距離		新設【E-27】 幹線クロージャ		新設【E-31】 延長クロージャ		補助対象 FTTH幹線 分岐線
		新設【E-28】 4分岐親カブラクロージャ		既設クロージャ		既設光幹線
		新設【E-29】 4分岐親+8分岐子カブラクロージャ			xxC	敷設芯数

業務名	戸隠・鬼無里情報通信施設 詳細設計業務委託	図面名称	ブロックダイアグラム
企業名		図面番号	KA4
		縮尺	
		作成日	2023/1/24

KC1~

長野市回線系統図 鬼無里地区加入者向け

資料7
鬼無里地区
加入者向け
回線系統図

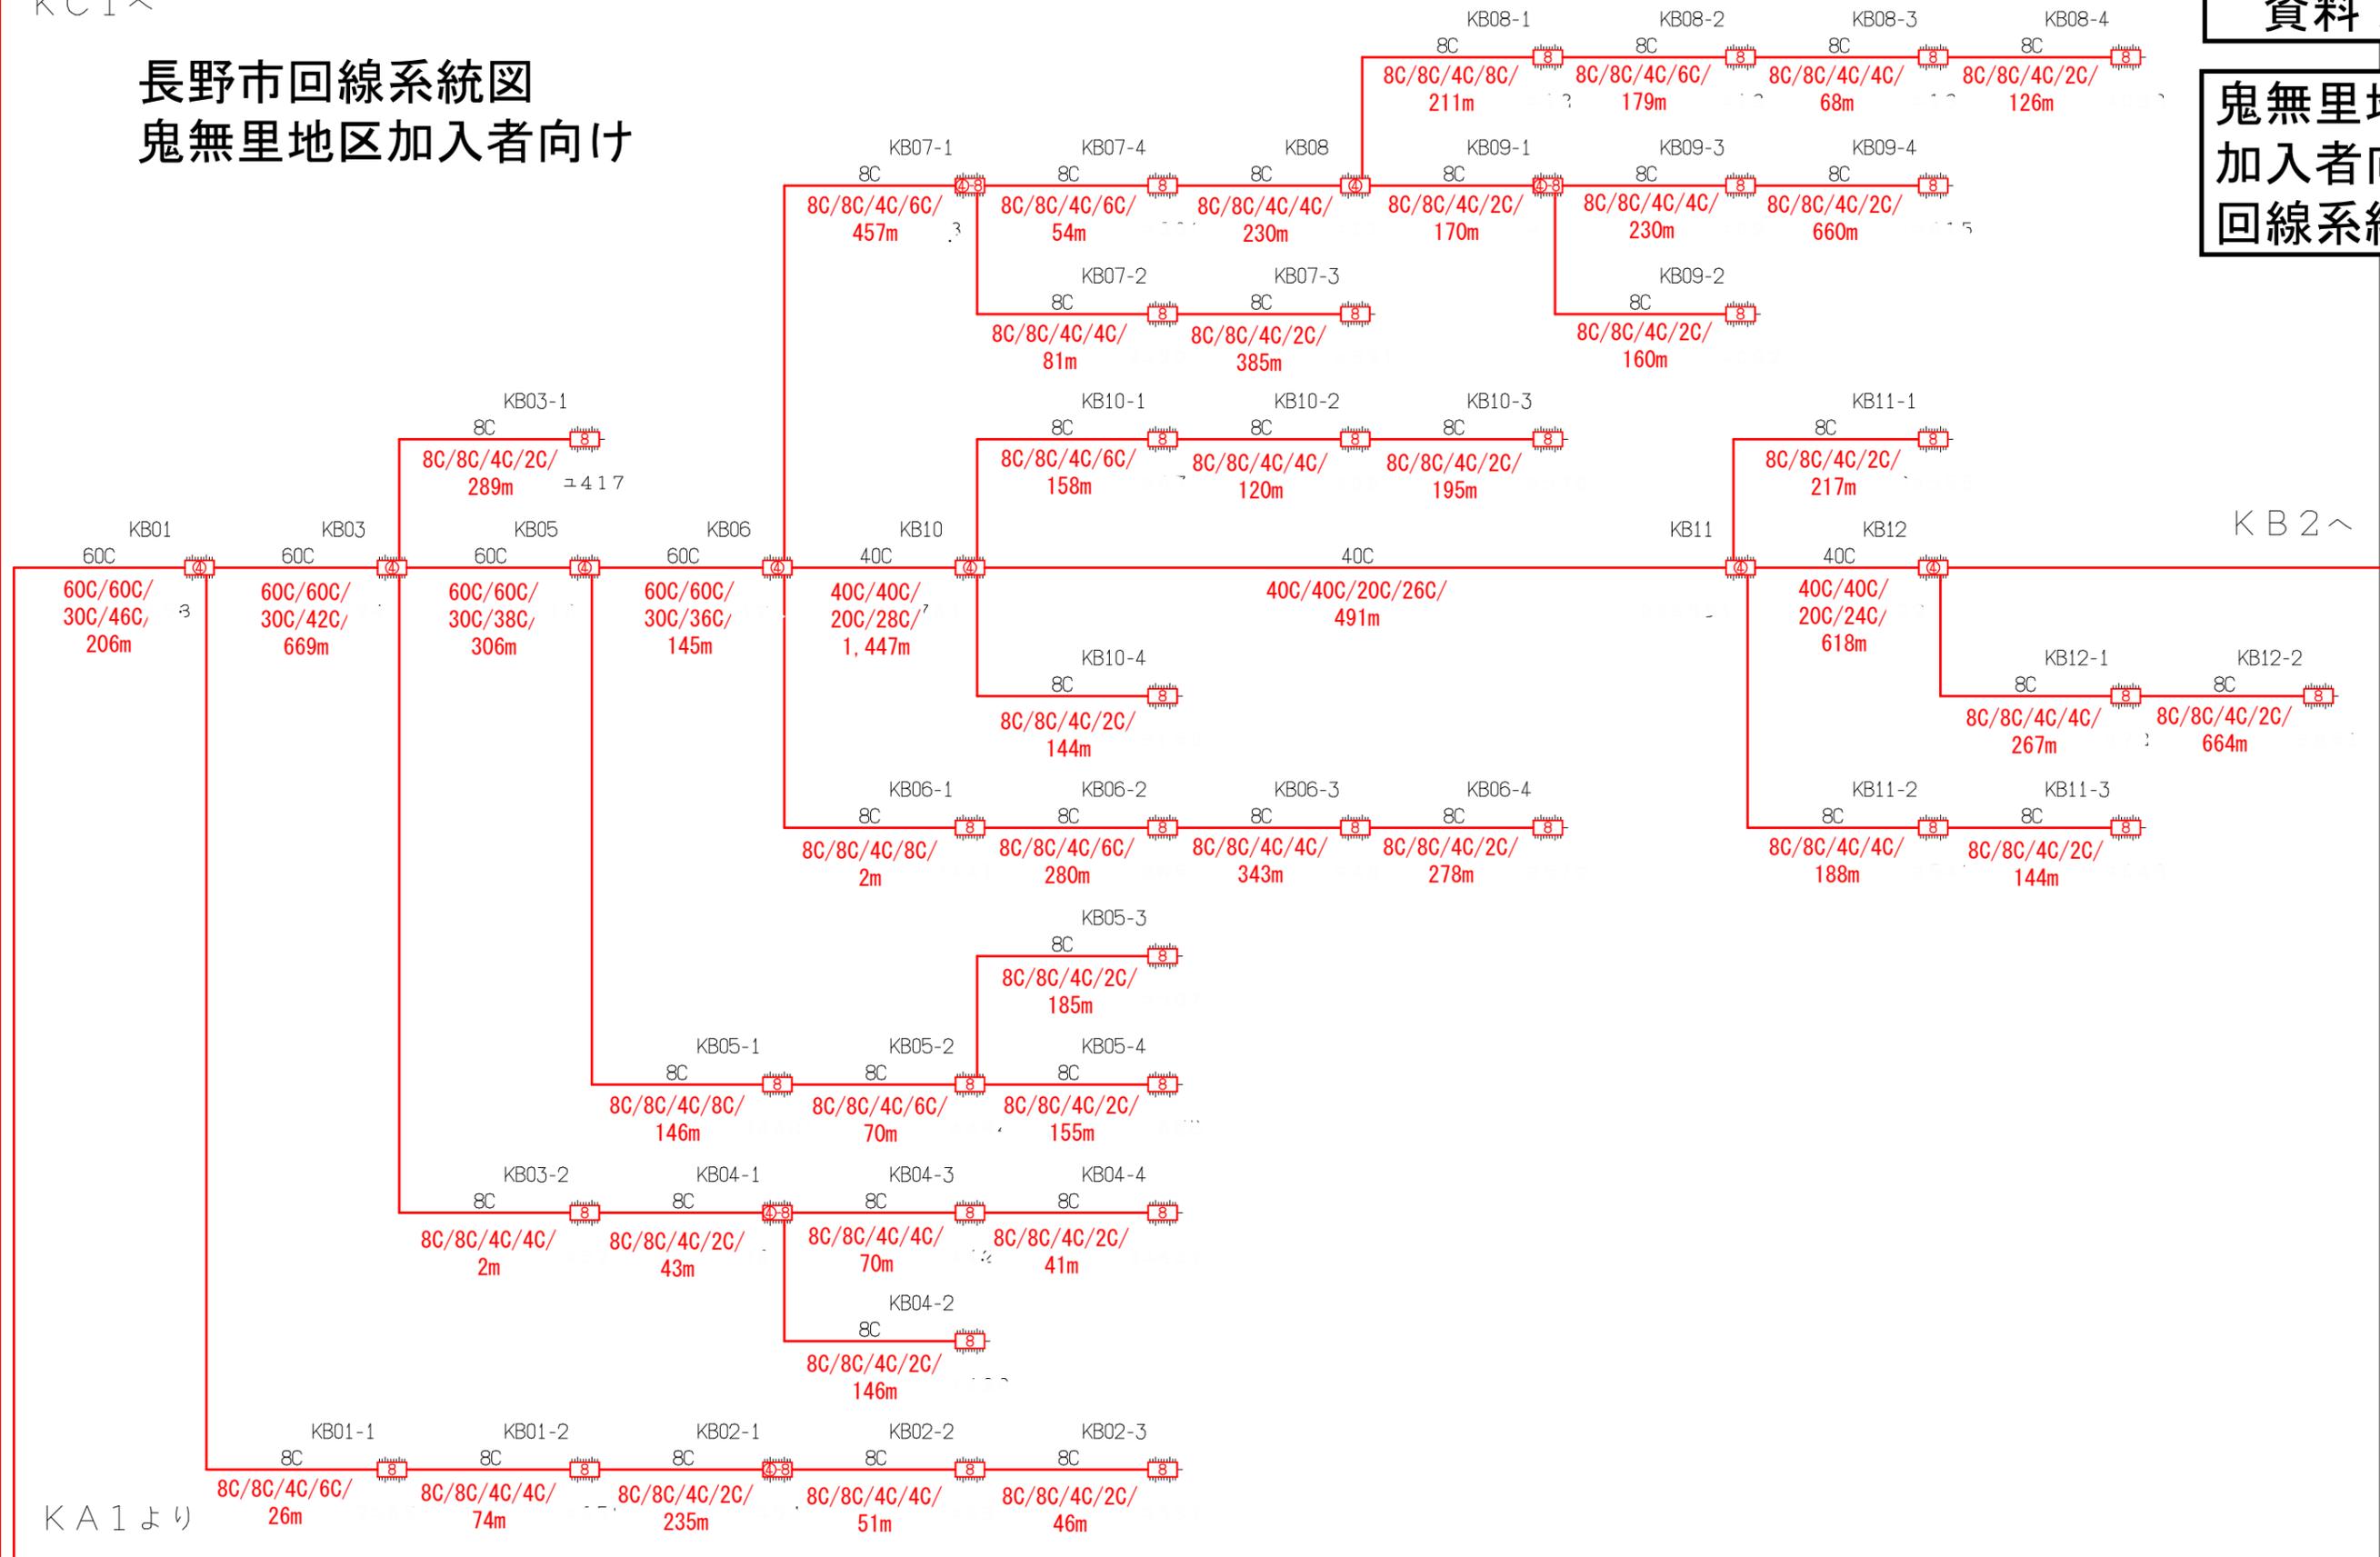


KA1より

凡例	シンボル	内容	シンボル	内容	シンボル	内容
●OC/OC/OC/OC(OC)/Om		ヘッドエンド/FDF		新設【工-30】 8分岐子カブラロージャ		補助対象 FTTH連絡線
		新設【工-27】 幹線クロージャ		新設【工-31】 延長クロージャ		補助対象 FTTH幹線 分岐線
全芯数/新設(更改)芯数/補助対象芯数/使用芯数(うち既設活用芯数)/敷設距離		新設【工-28】 4分岐親カブラロージャ		既設クロージャ		既設光幹線
		新設【工-29】 4分岐親+8分岐子カブラロージャ				敷設芯数

KC1		業務名	戸隠・鬼無里情報通信施設 詳細設計業務委託	図面名称	ブロックダイアグラム
KB1	KB2	企業名		図面番号	KB1
KA1				縮尺	
				作成日	2023/1/24

長野市回線系統図 鬼無里地区加入者向け

資料 7
鬼無里地区
加入者向け
回線系統図

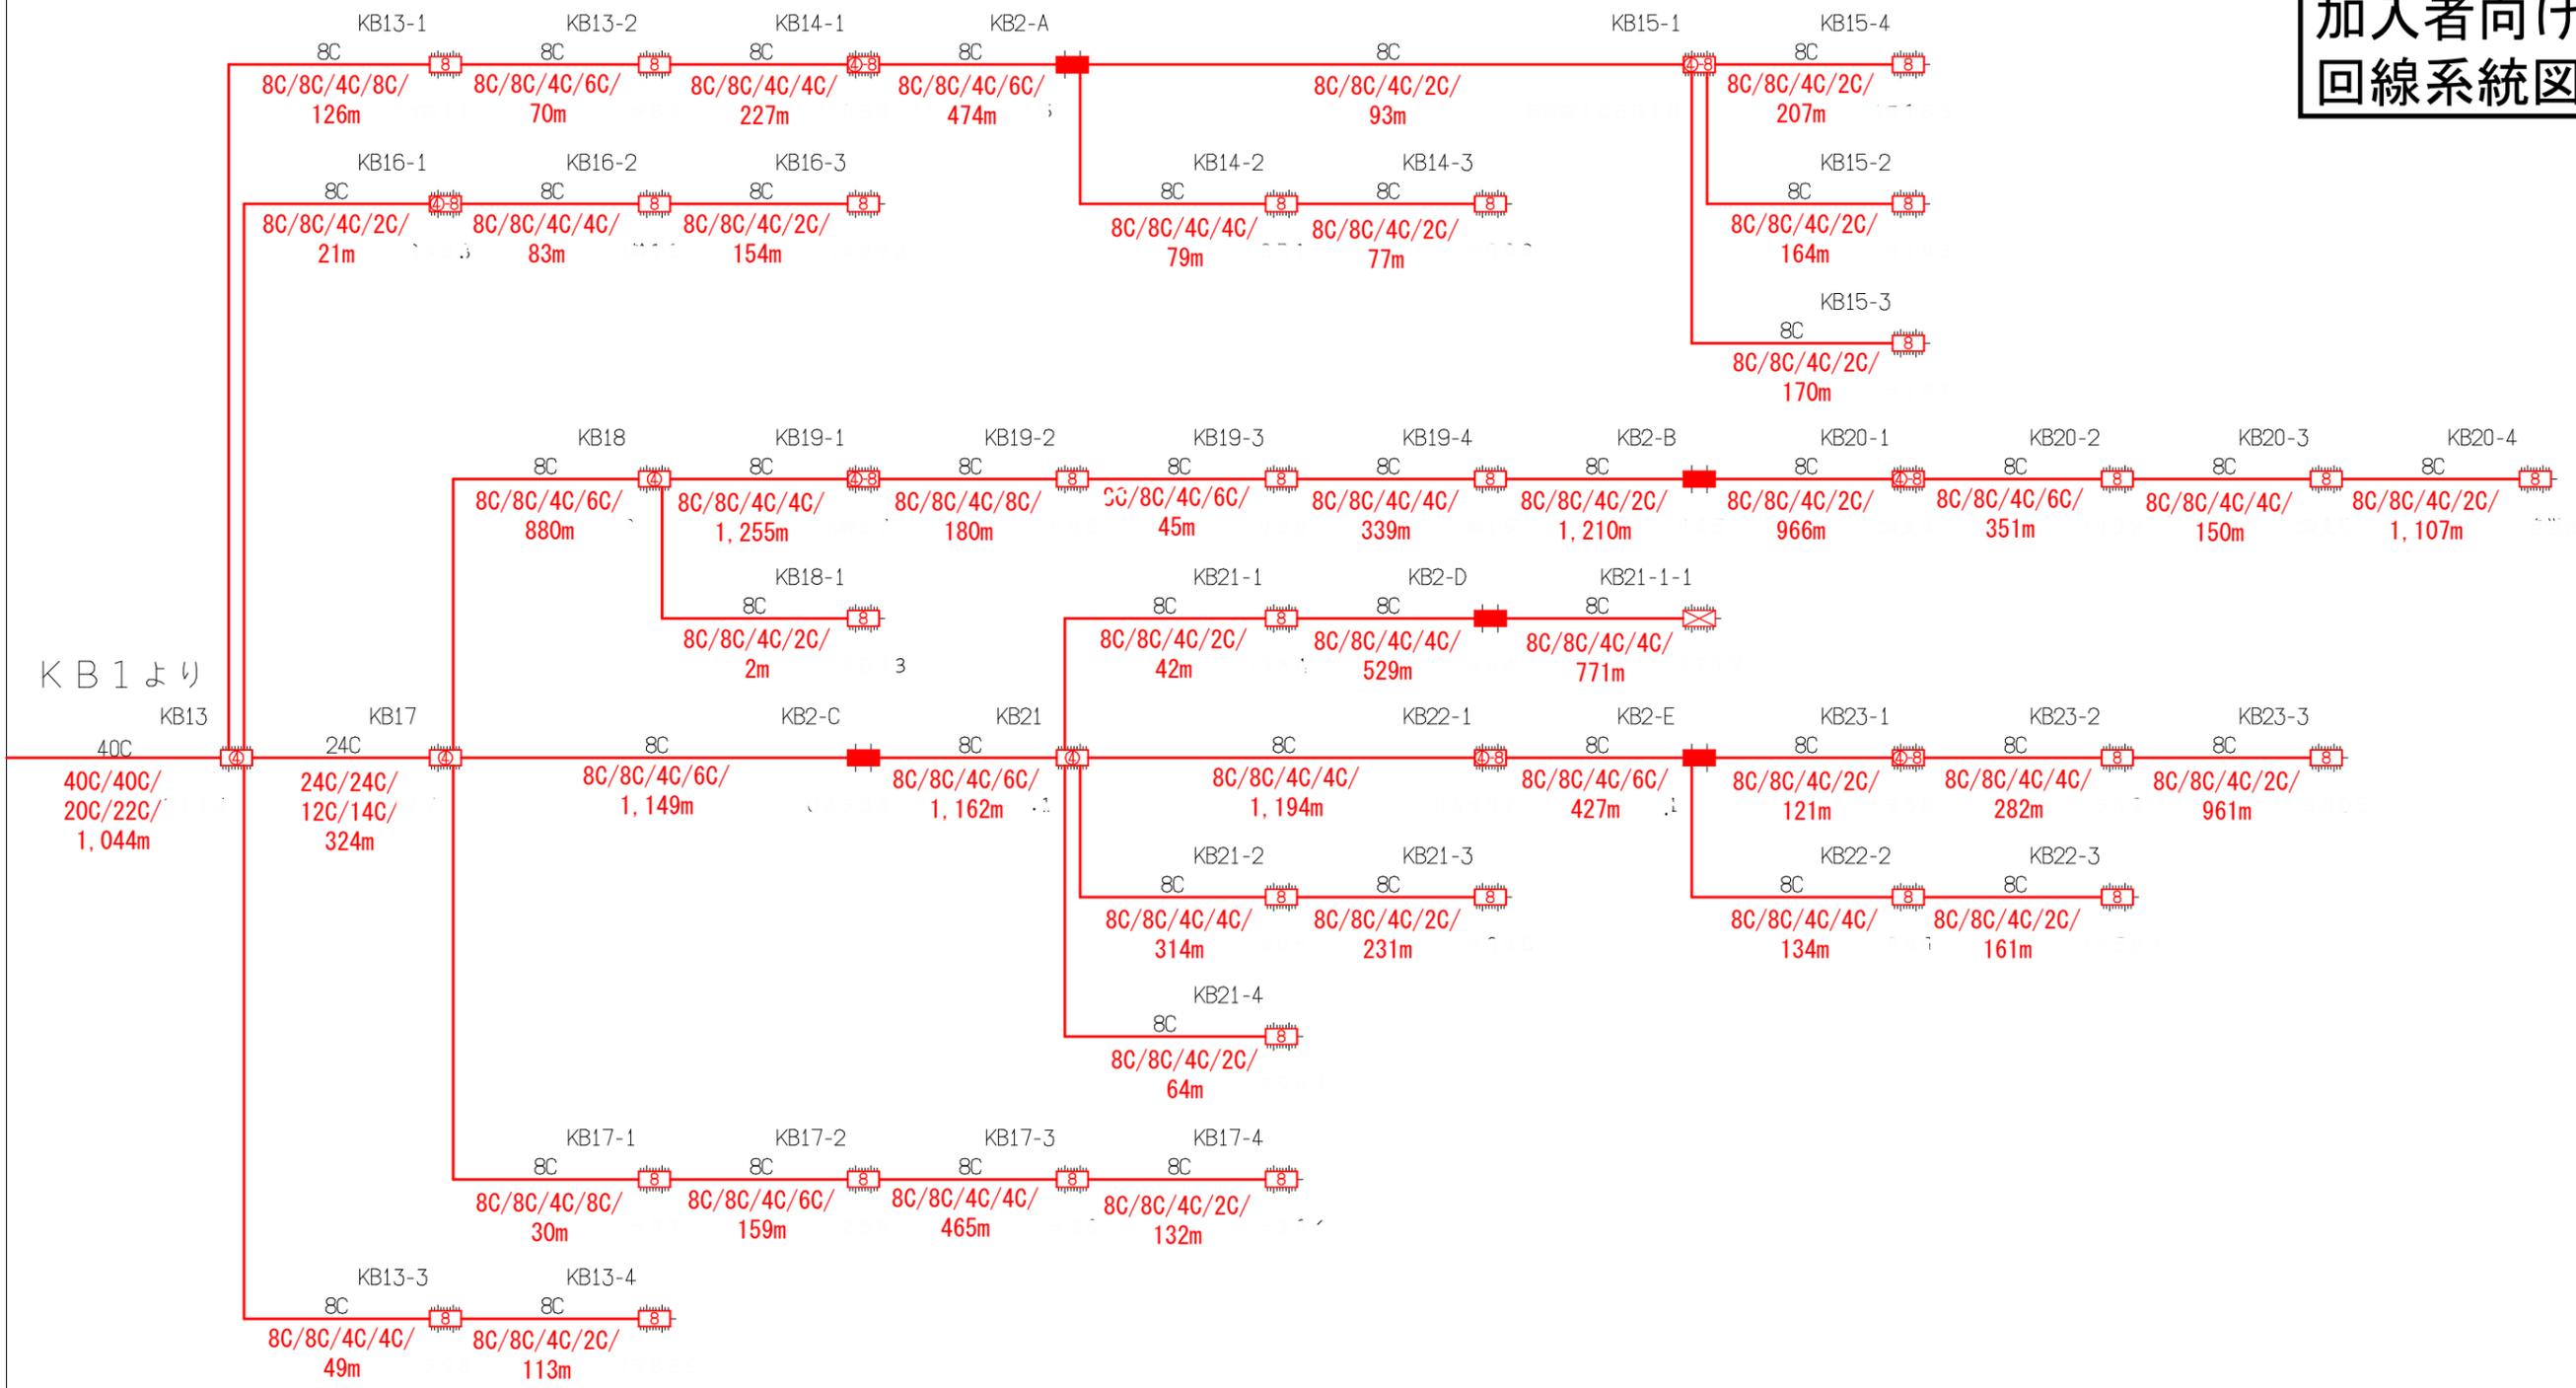


凡例	シンボル	内 容	シンボル	内 容	シンボル	内 容
●OC/OC/OC/OC(OC)/Om		ヘッドエンド/FDF		新設【工-30】 8分岐子カプラクロージャ		補助対象 FTTH連絡線
■		新設【工-27】 幹線クロージャ		新設【工-31】 延長クロージャ		補助対象 FTTH幹線 分岐線
○		新設【工-28】 4分岐親カプラクロージャ		既存クロージャ		既設光幹線
○		新設【工-29】 4分岐親+8分岐子カプラクロージャ			xxC	敷設芯数

業務名	戸隠・鬼無里情報通信施設 詳細設計業務委託	図面名称	ブロックダイアグラム
企業名		図面番号	KB2
		縮尺	
		作成日	2023/1/24

長野市回線系統図 鬼無里地区加入者向け

資料 7
鬼無里地区
加入者向け
回線系統図

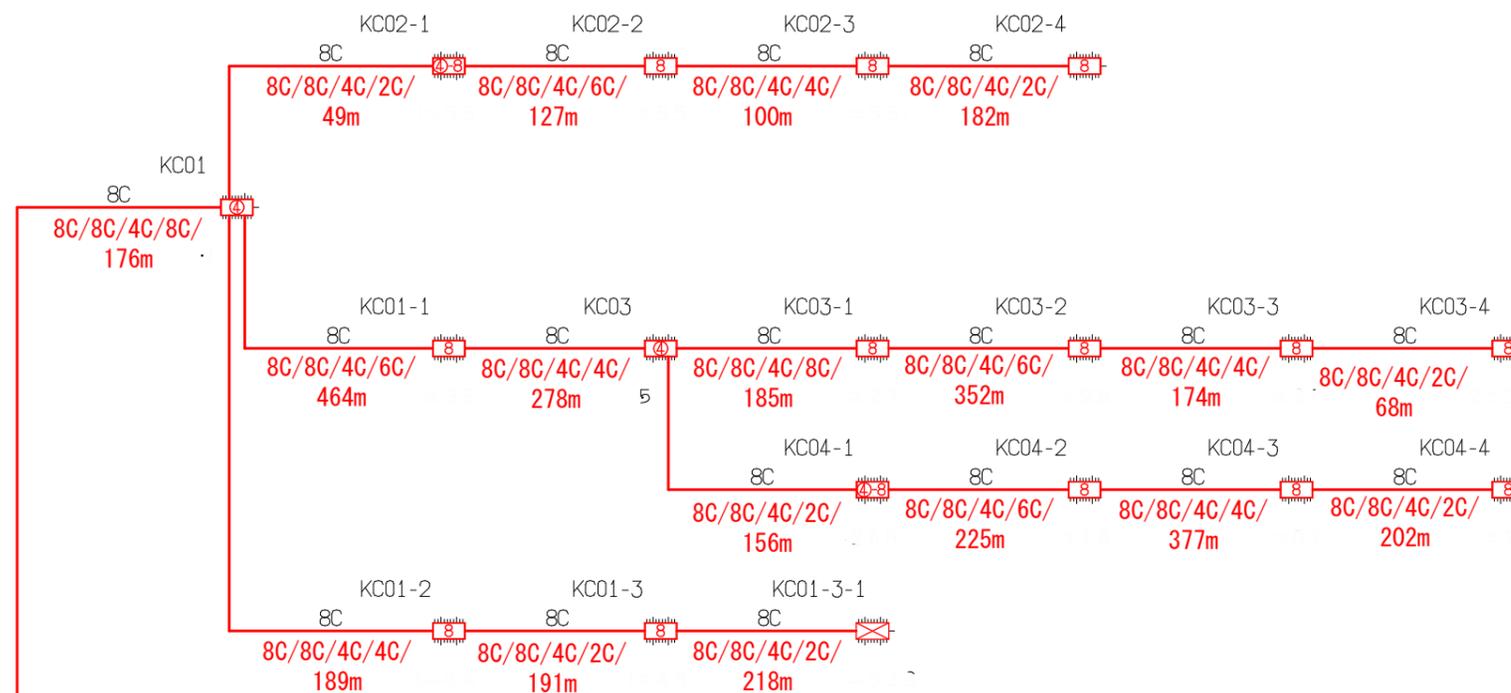

KB1より

凡例

・OC/OC/OC/OC(OC)/Om
全芯数/新設(更改)芯数/補助対象芯数/使用芯数(うち既設活用芯数)/敷設距離

シンボル	内 容	シンボル	内 容	シンボル	内 容
	ヘッドエンド/FDF		新設【E-30】 8分岐子カブラクロージャ		補助対象 FTTH連絡線
	新設【E-27】 幹線クロージャ		新設【E-31】 延長クロージャ		補助対象 FTTH幹線 分岐線
	新設【E-28】 4分岐親カブラクロージャ		既設クロージャ		既設光幹線
	新設【E-29】 4分岐親+8分岐子カブラクロージャ			xxC	敷設芯数

	KC1	
	KB1	

業務名	戸隠・鬼無里情報通信施設 詳細設計業務委託	図面名称	ブロックダイアグラム
企業名		図面番号	KC1
		縮尺	
		作成日	2023/1/24