


# 戸隠支所

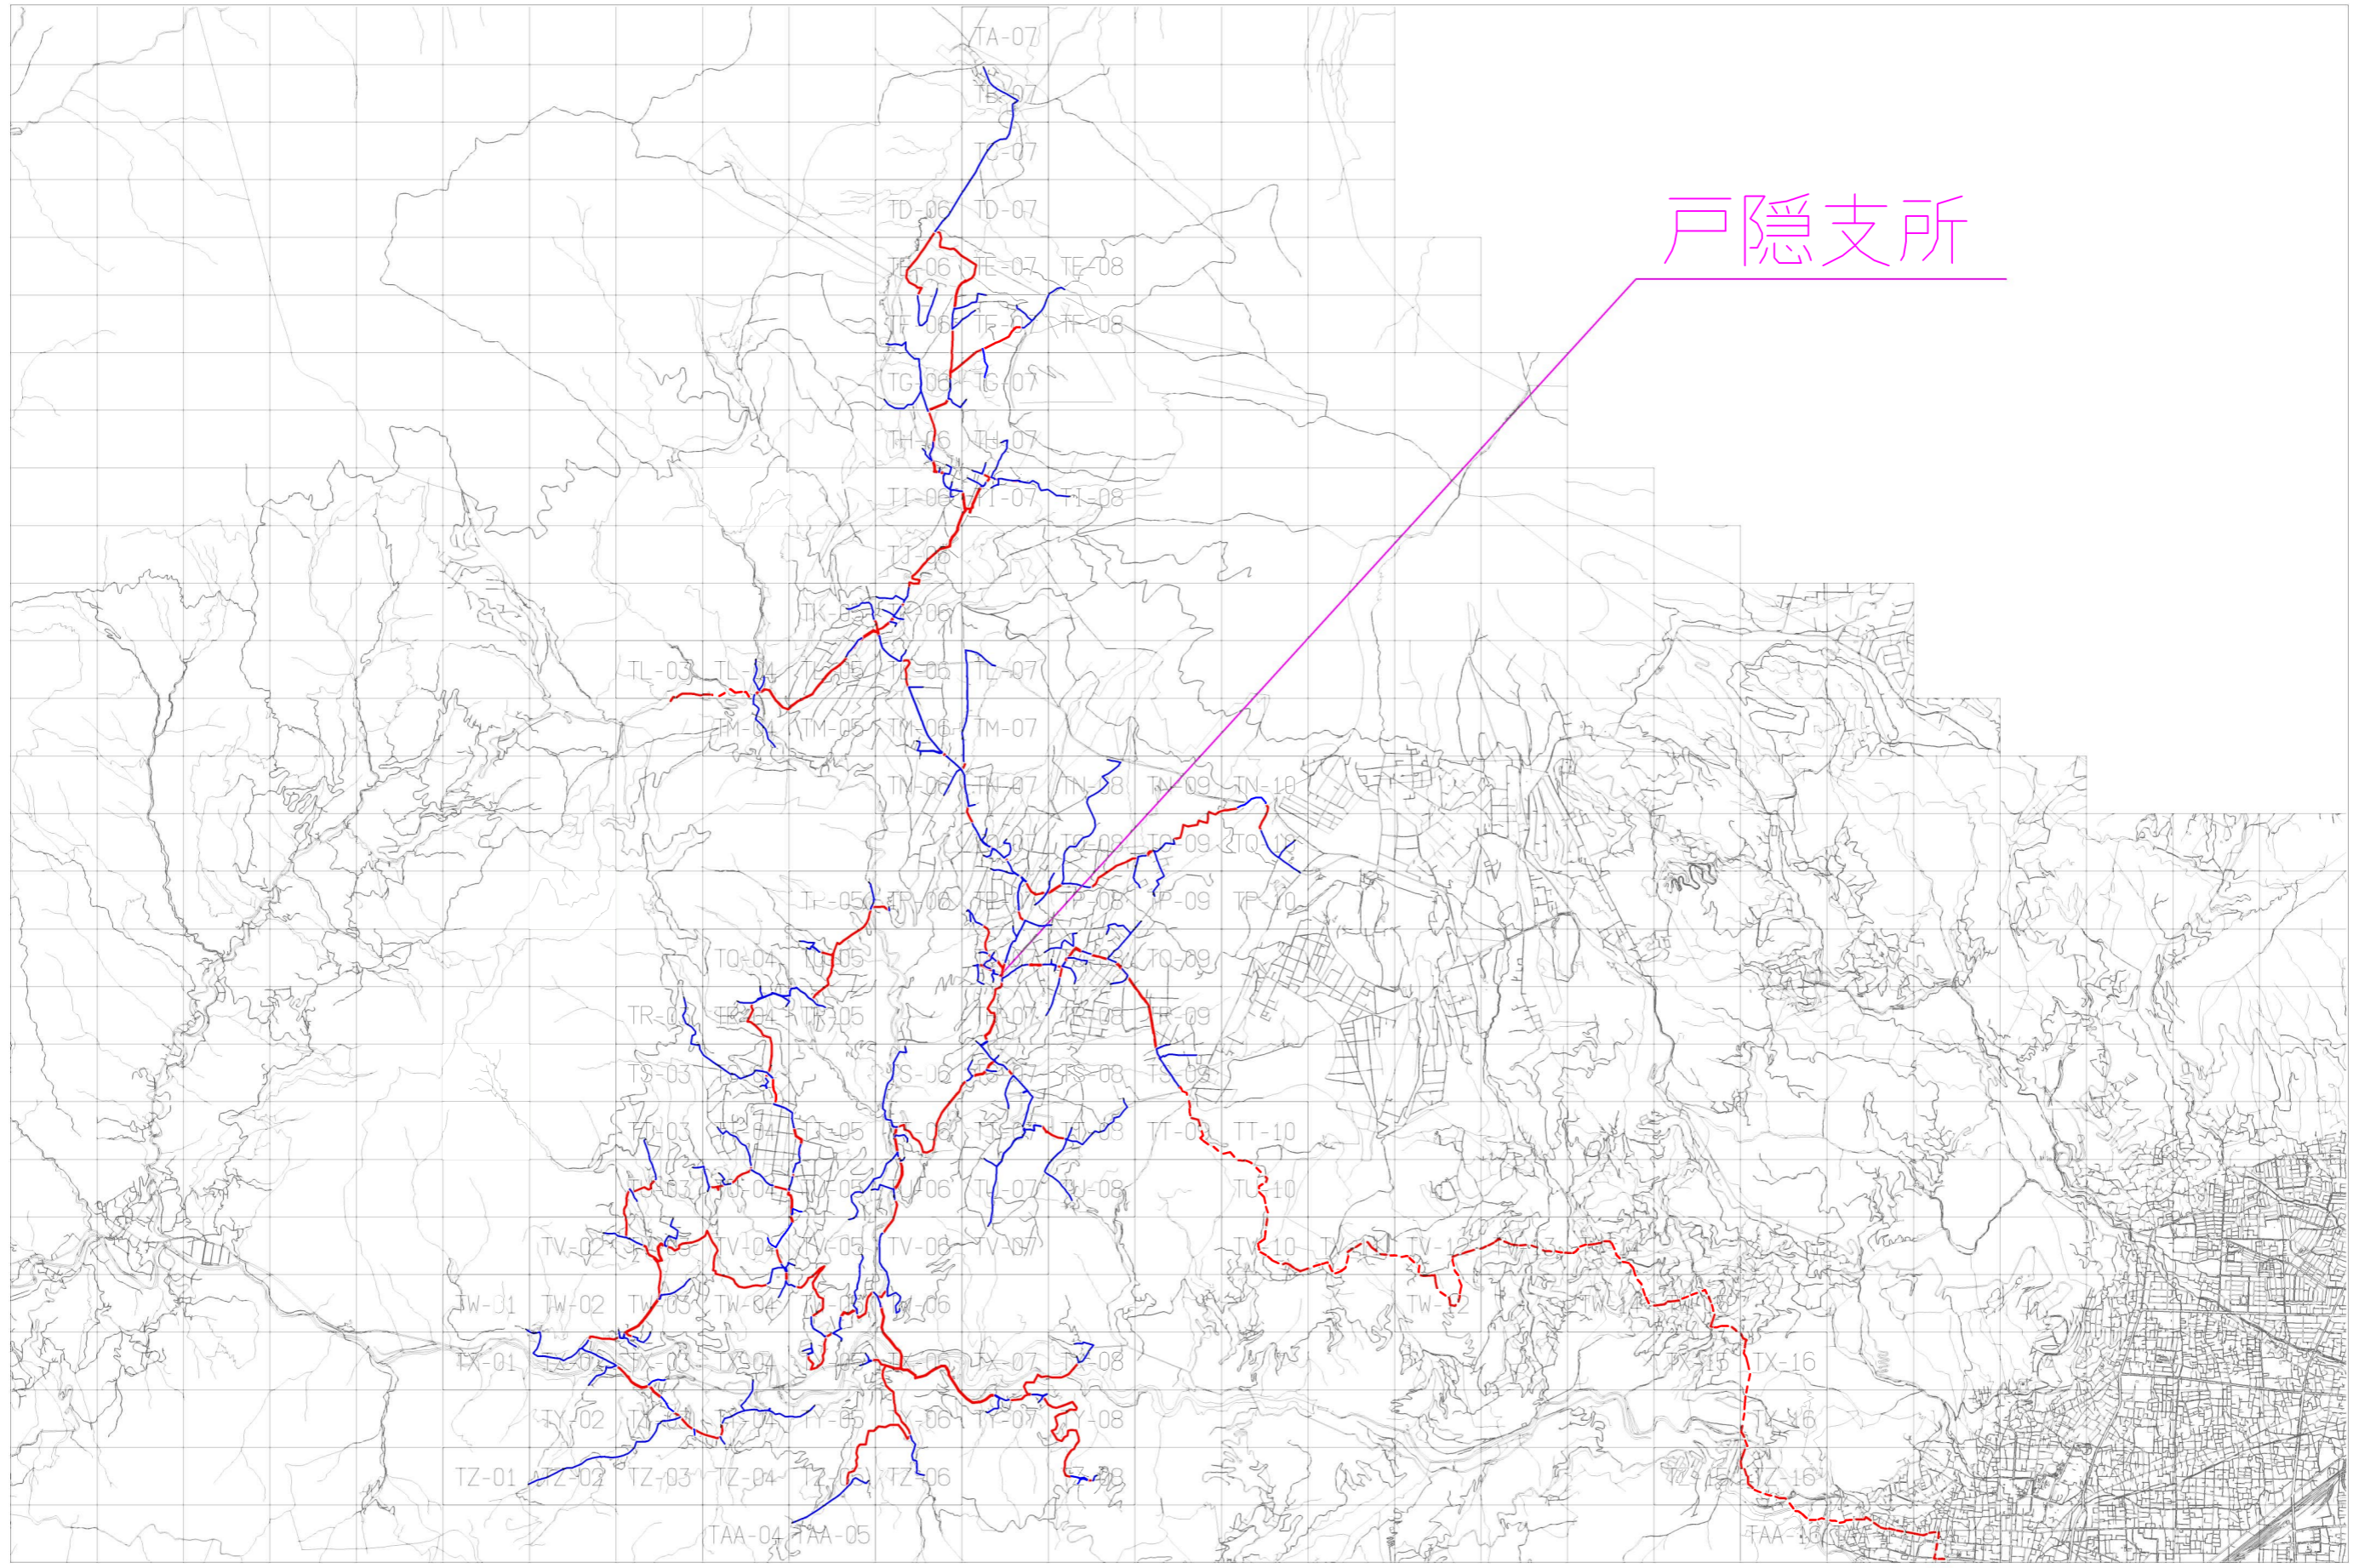

シンボル	内 容	シンボル	内 容	シンボル	内 容
	ヘッドエンド/FDF		8分岐子カブラクロス		FTTH連絡線
	幹線クロス		延長クロス		FTTH幹線
	4分岐鏡カブラクロス				FTTH分岐線
	4分岐鏡+8分岐子カブラクロス				

1
---

業務名	戸隠・鬼無里情報通信施設 詳細設計業務	図面名称	幹線線路図
企業名	株式会社インフォメーション・ ネットワーク・コミュニティ	図面番号	1
		縮尺	
		作成日	2023年3月31日