


長野市回線系統図
戸隠地区加入者向け
(一部戸隠-鬼無里局間連絡線有り)

資料 7

戸隠地区
加入者向け
回線系統図

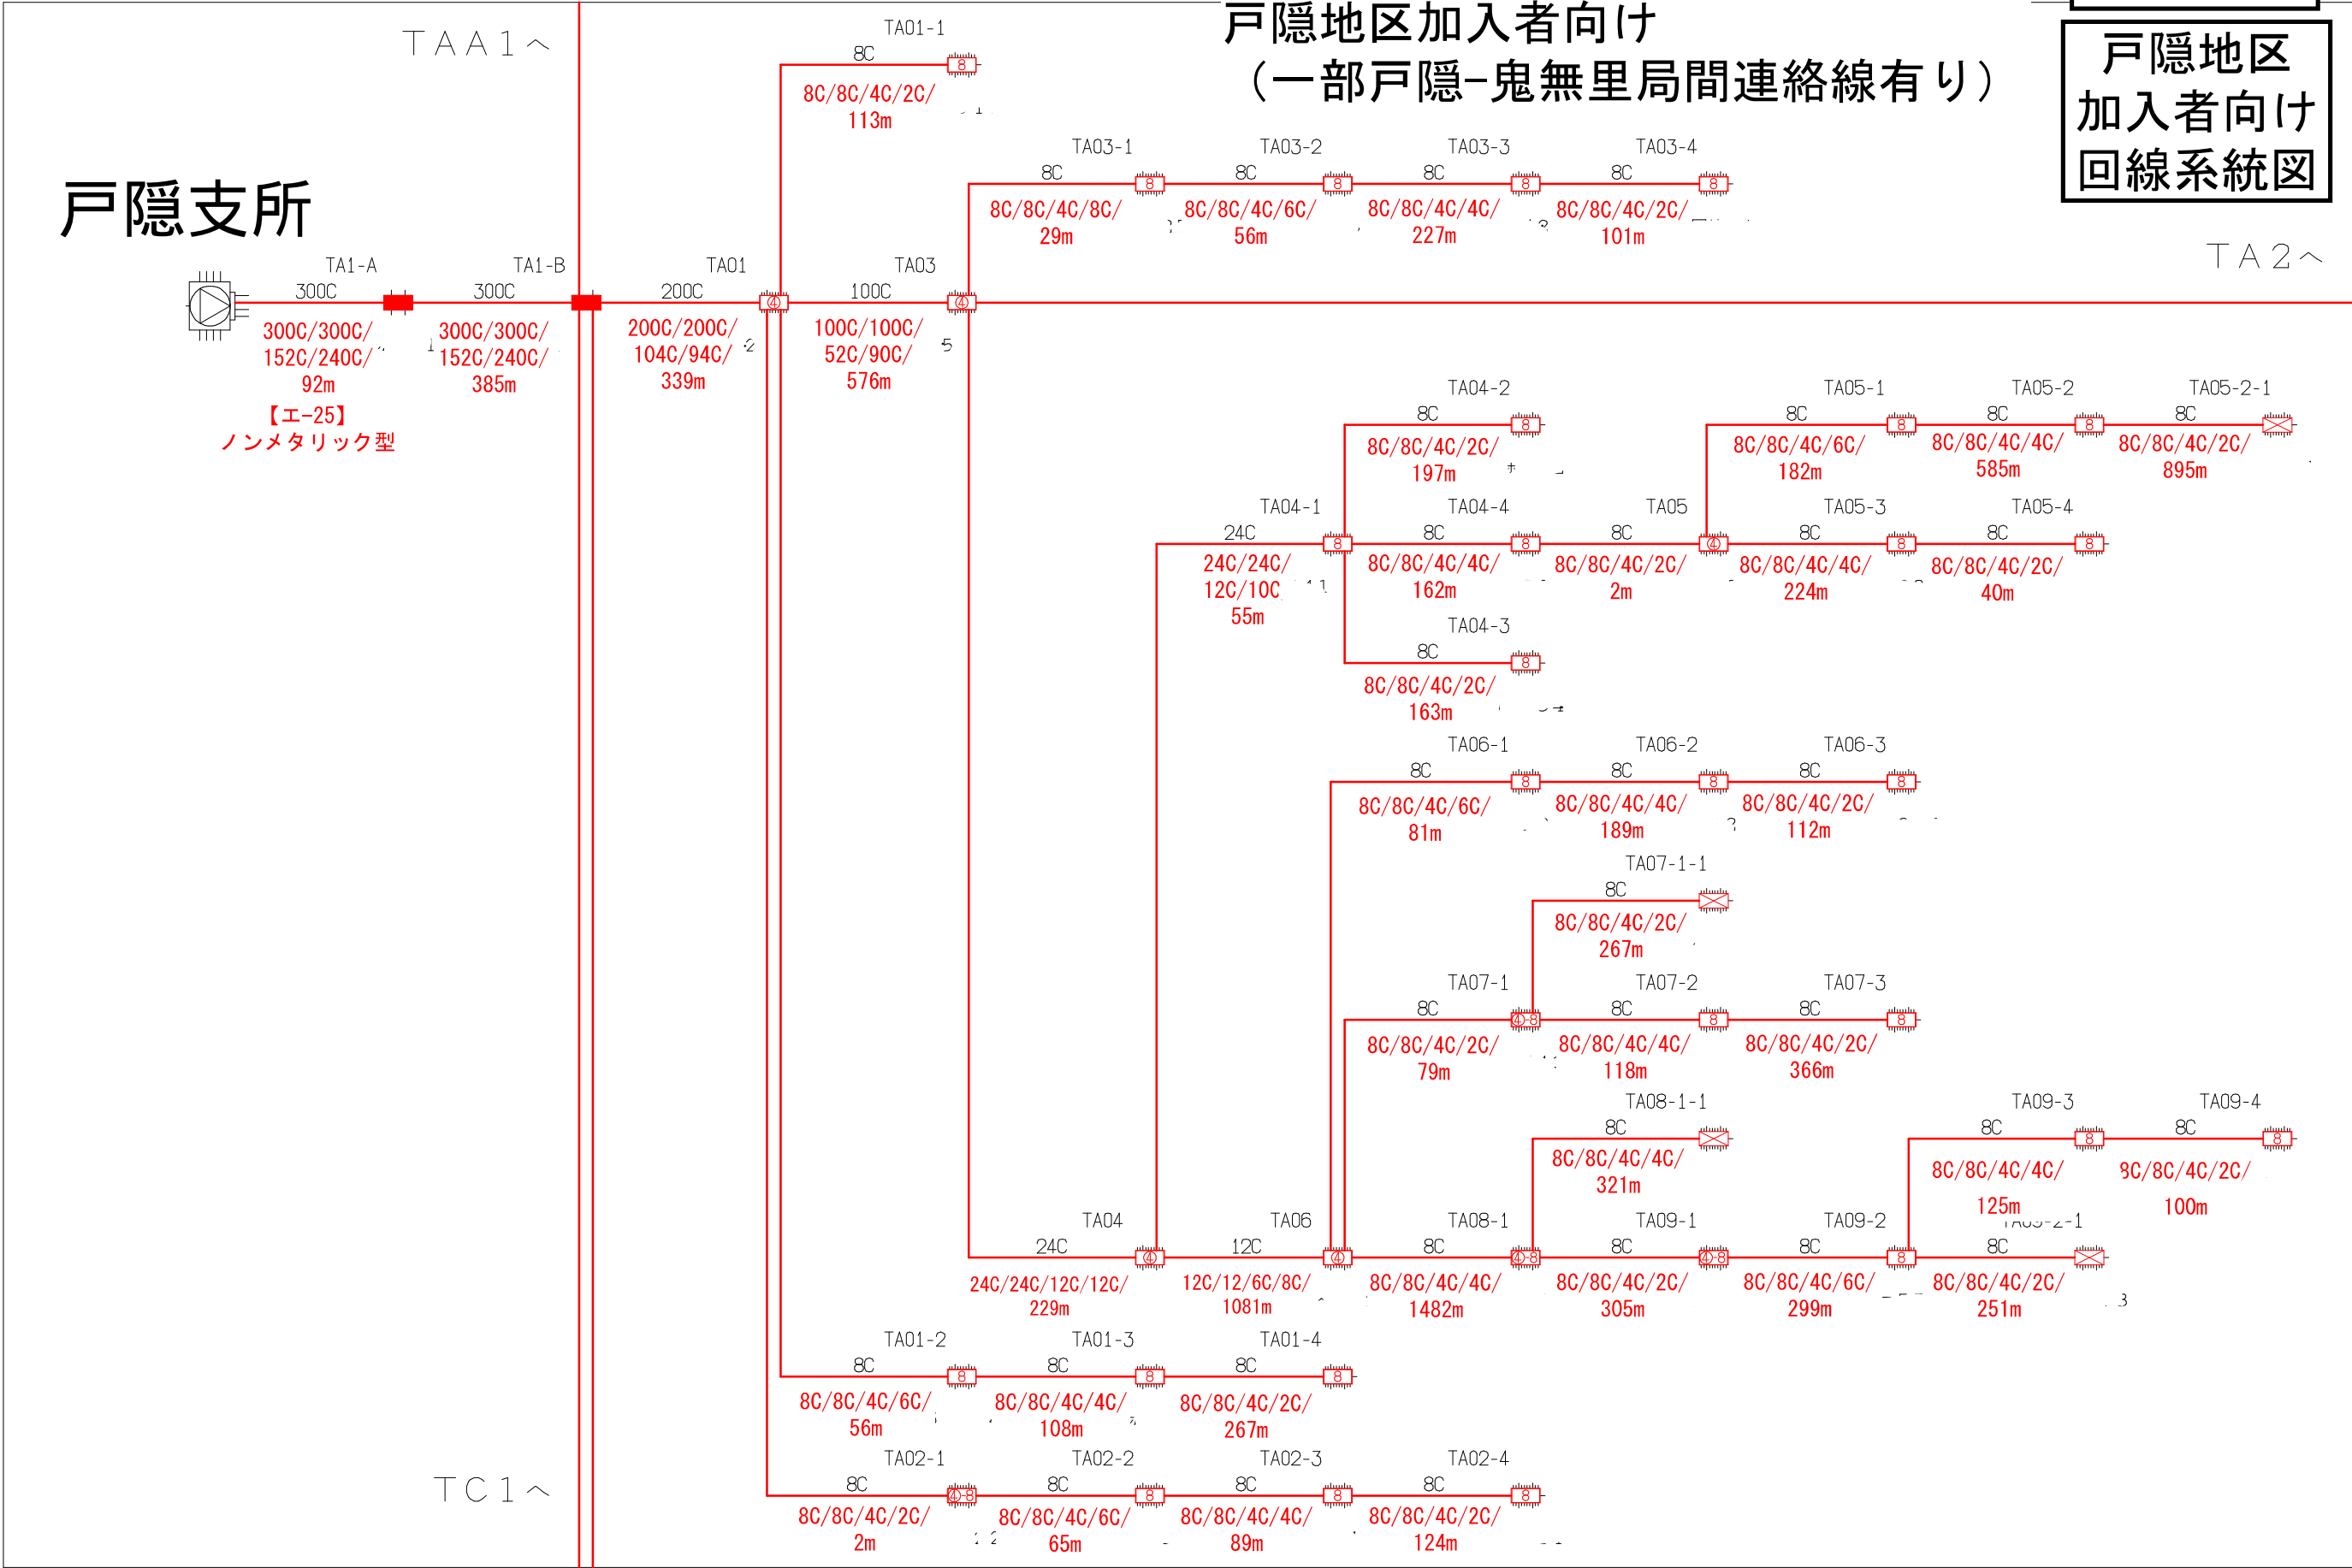

凡例

・OC/OC/OC/OC(OC)/Om

全芯数/新設(更改)芯数/補助対象芯数/使用芯数(うち既設活用芯数)/敷設距離


シンボル	内 容	シンボル	内 容	シンボル	内 容
	ヘッドエンド/FDF		新設【エ-30】 8分岐子カプラクロージャ		補助対象 FTTH連絡線
	新設【エ-27】 幹線クロージャ		新設【エ-31】 延長クロージャ		補助対象 FTTH幹線 分岐線
	新設【エ-28】 4分岐親カプラクロージャ		既設クロージャ		既設光幹線
	新設【エ-29】 4分岐親+8分岐子カプラクロージャ				敷設芯数

	TAA1	
	TA1	TA2
	TC1	

業務名	戸隠・鬼無里情報通信施設 詳細設計業務委託	図面名称	ブロックダイアグラム
企業名		図面番号	TA1
		縮尺	
		作成日	2023/1/24

長野市回線系統図
戸隠地区加入者向け
(一部戸隠-鬼無里局間連絡線有り)

資料 7
戸隠地区
加入者向け
回線系統図

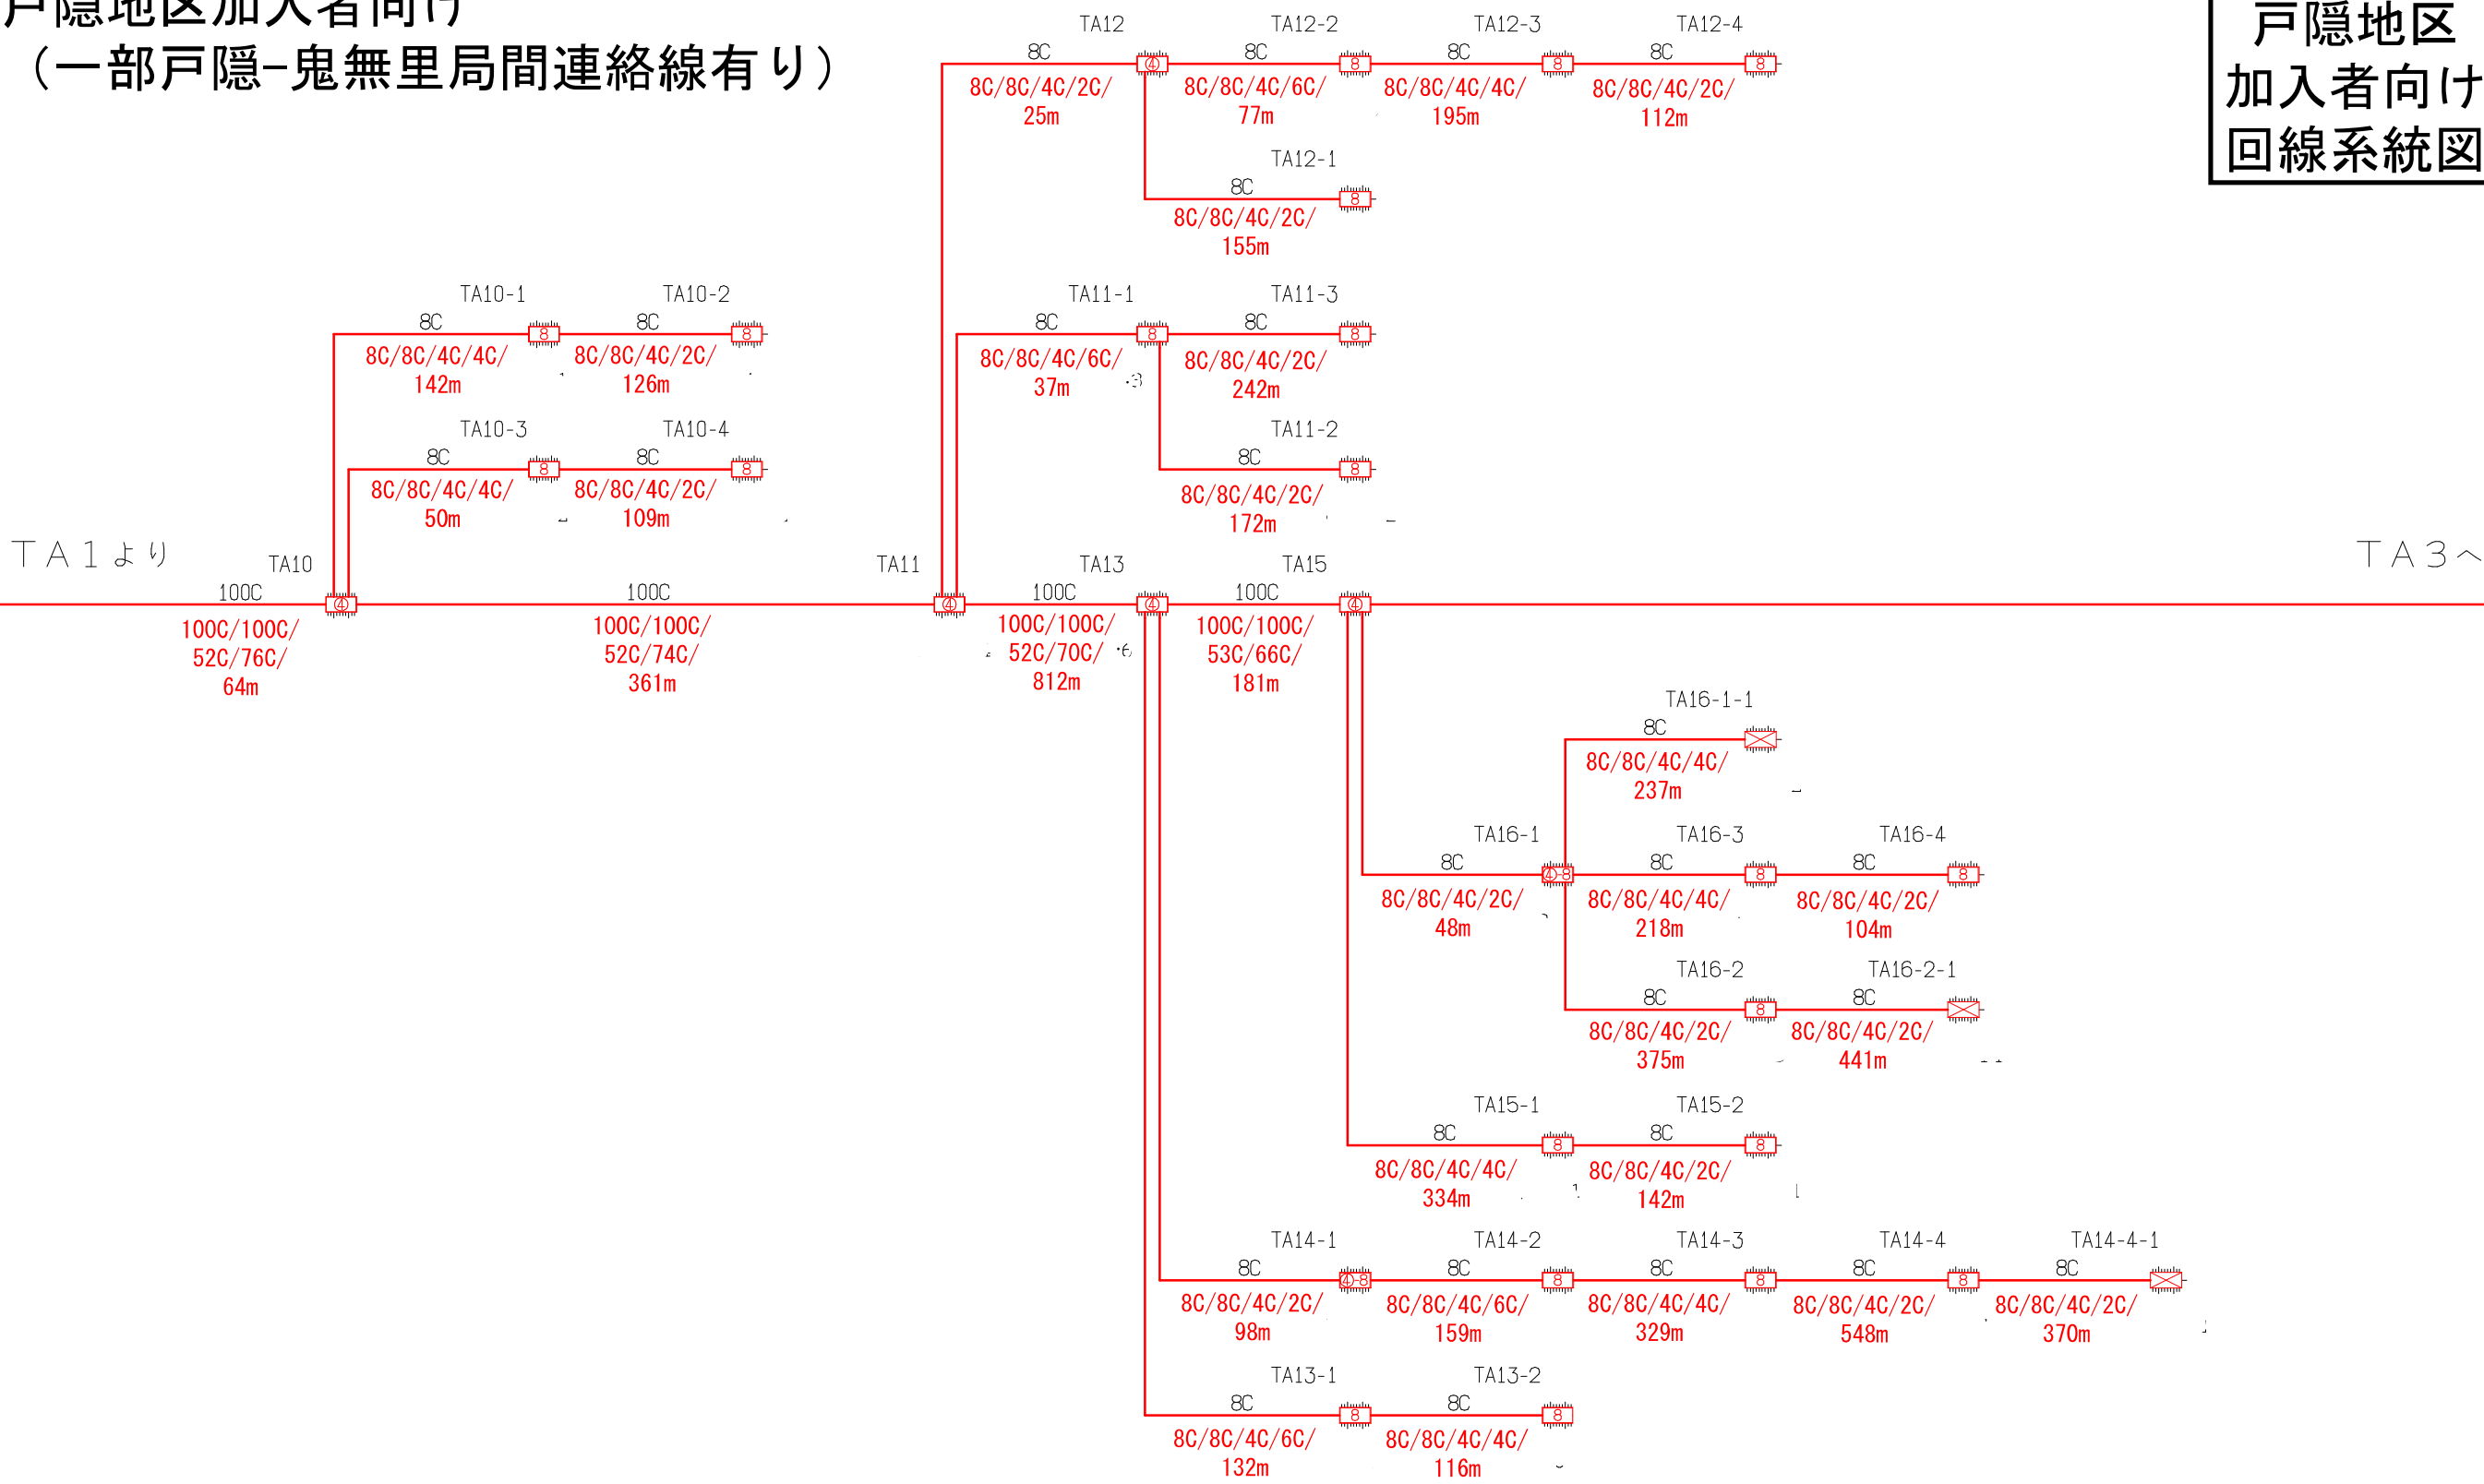

凡例

・OC/OC/OC/OC(OC)/Om

全芯数/新設(更改)芯数/補助対象芯数/使用芯数(うち既設活用芯数)/敷設距離


シンボル	内 容	シンボル	内 容	シンボル	内 容
	ヘッドエンド/FDF		新設【E-30】 8分岐子カブラクロージャ		補助対象 FTTH連絡線
	新設【E-27】 幹線クロージャ		新設【E-31】 延長クロージャ		補助対象 FTTH幹線 分岐線
	新設【E-28】 4分岐親カブラクロージャ		既設クロージャ		既設光幹線
	新設【E-29】 4分岐親+8分岐子カブラクロージャ				xxC 敷設芯数

TA1	TA2	TA3
-----	-----	-----

業務名	戸隠・鬼無里情報通信施設 詳細設計業務委託	図面名称	ブロックダイアグラム	
企業名		図面番号	TA2	縮尺
		作成日	2023/1/24	

長野市回線系統図
戸隠地区加入者向け
(一部戸隠-鬼無里局間連絡線有り)

資料 7
戸隠地区
加入者向け
回線系統図

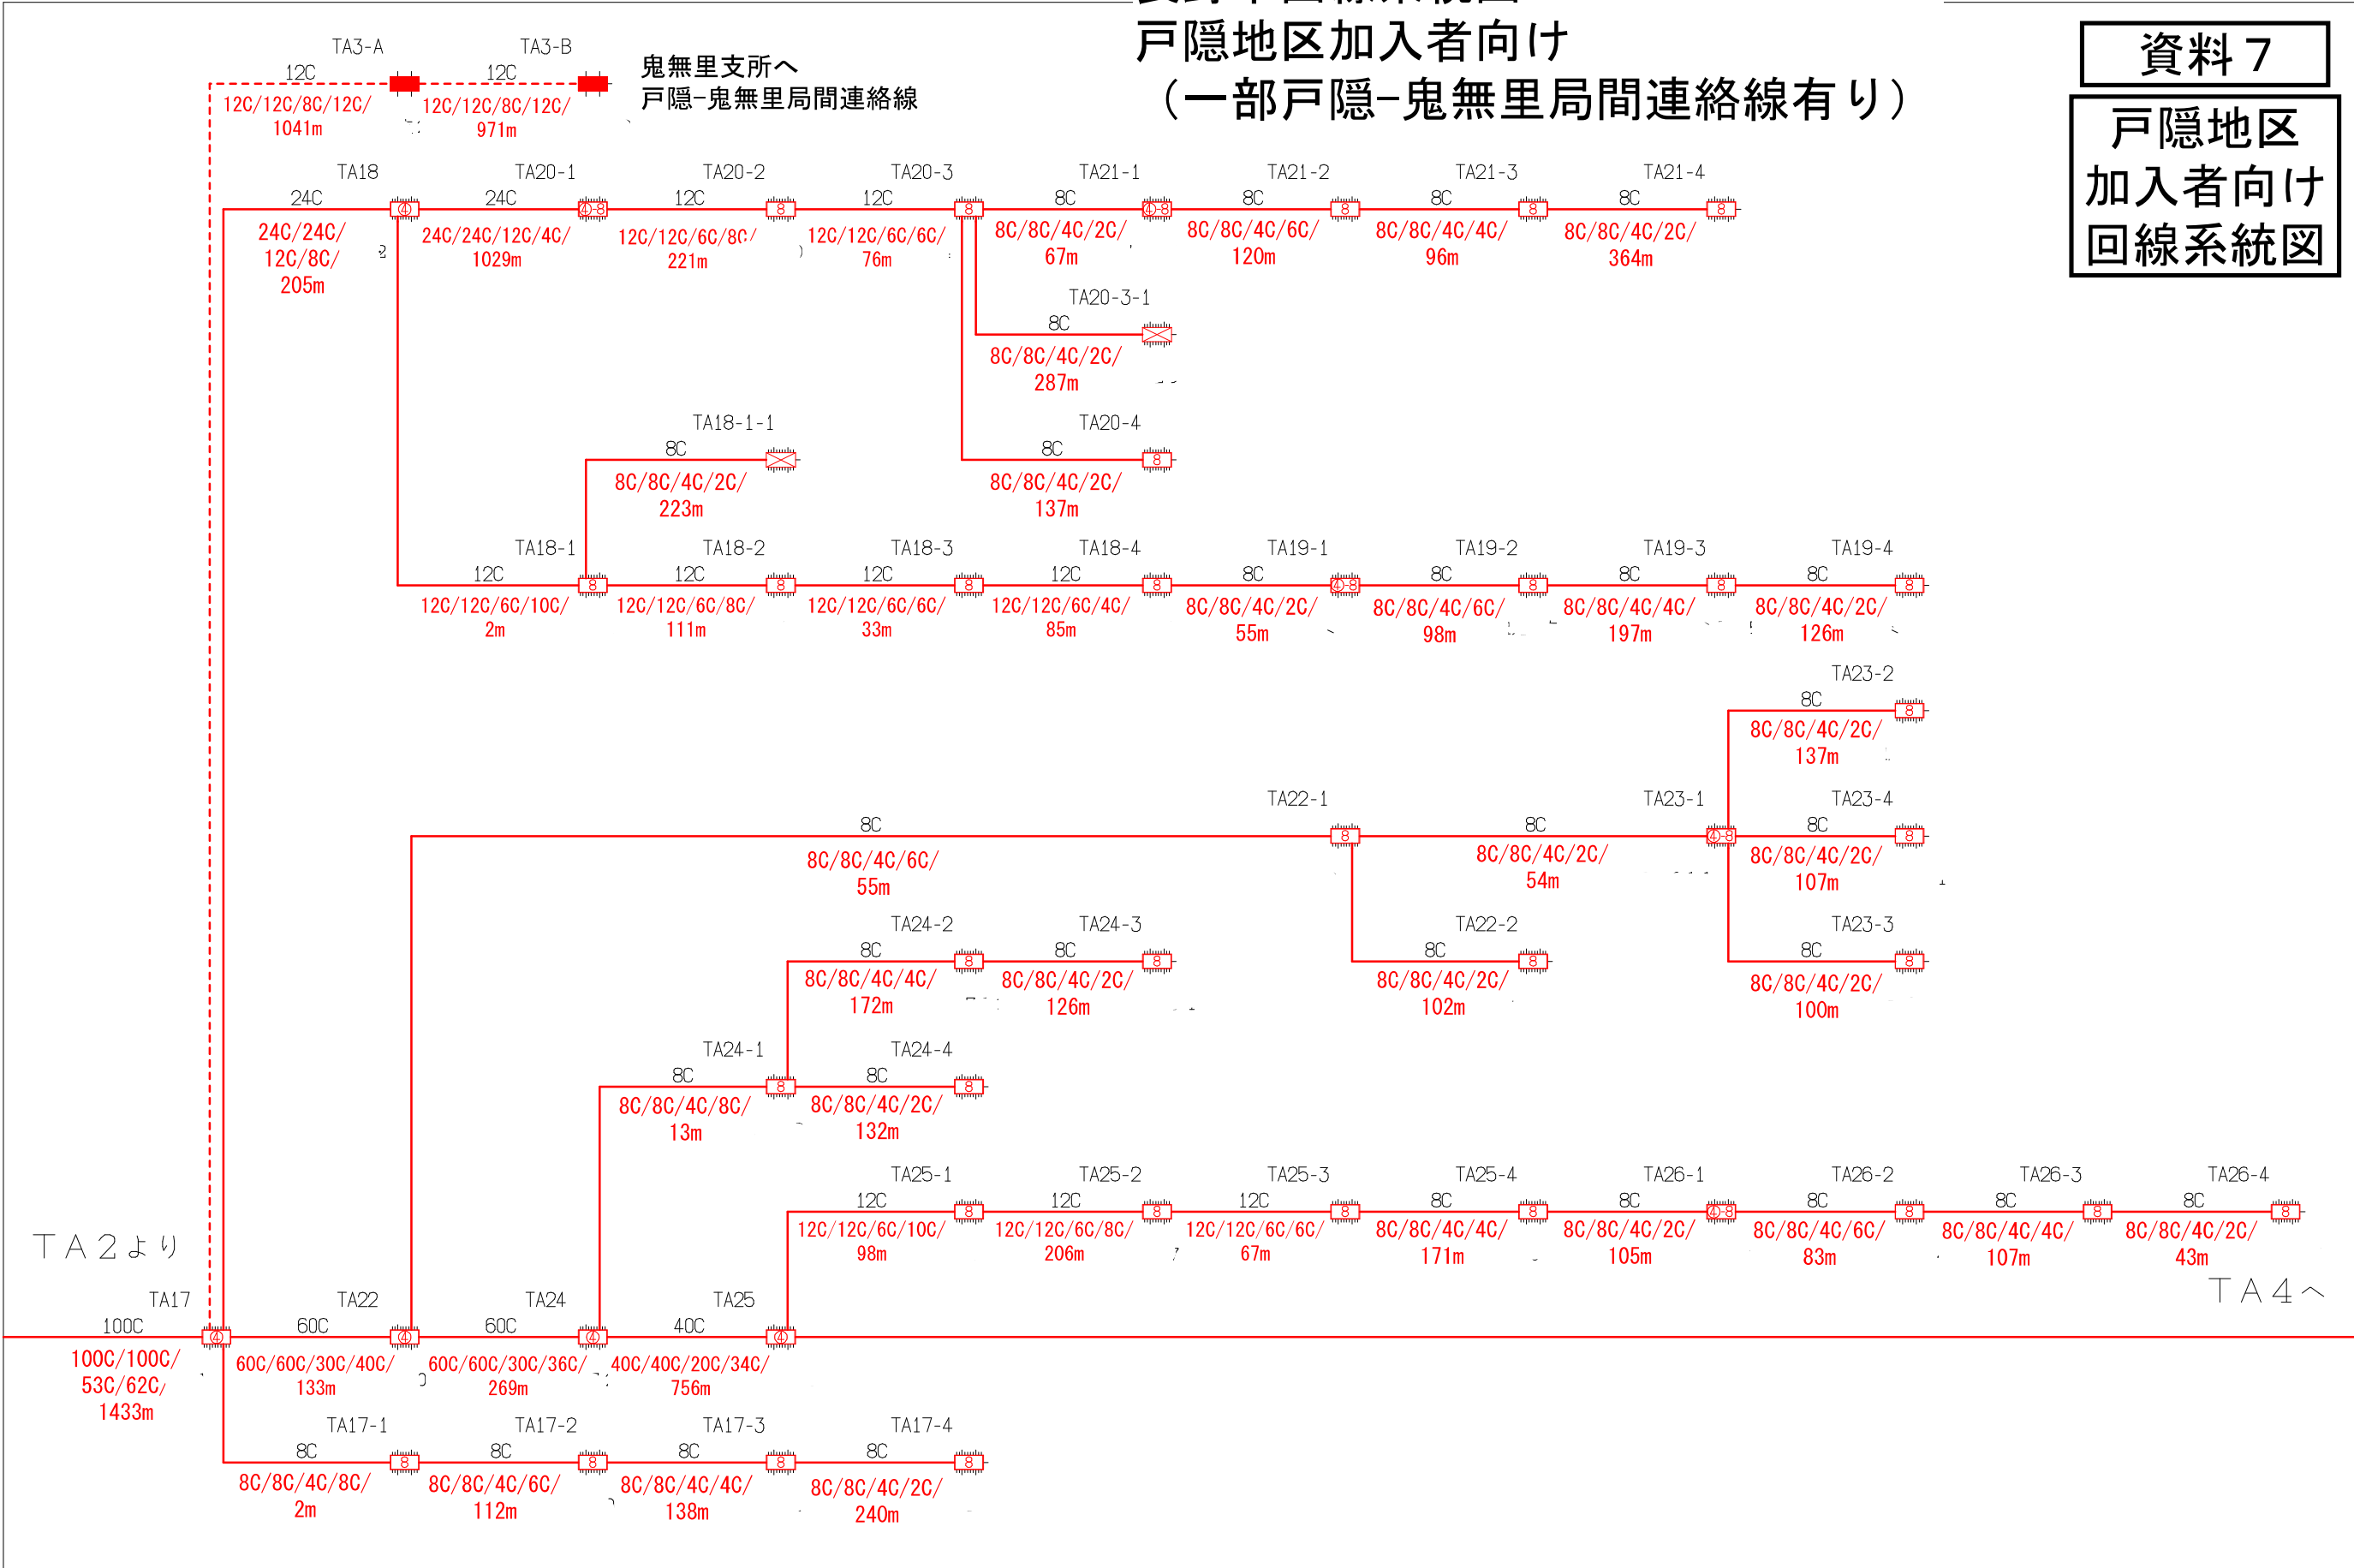

凡例						
・OC/OC/OC/OC(OC)/Om						
全芯数/新設(更改)芯数/補助対象芯数/使用芯数(うち既設活用芯数)/敷設距離						

シンボル	内 容	シンボル	内 容	シンボル	内 容
	ヘッドエンド／FDF		新設【E-30】 8分岐子カブラクロージャ		補助対象 FTTH連絡線
	新設【E-27】 幹線クロージャ		新設【E-31】 延長クロージャ		補助対象 FTTH幹線 分岐線
	新設【E-28】 4分岐親カブラクロージャ		既設クロージャ		既設光幹線
	新設【E-29】 4分岐親＋8分岐子カブラクロージャ				敷設芯数

TA2	TA3	TA4

業務名	戸隠・鬼無里情報通信施設 詳細設計業務委託	図面名称	ブロックダイアグラム	
企業名		図面番号	TA3	縮尺
		作成日	2023/1/24	


長野市回線系統図
戸隠地区加入者向け

資料 7

戸隠地区
加入者向け
回線系統図

TA3より

TA5へ

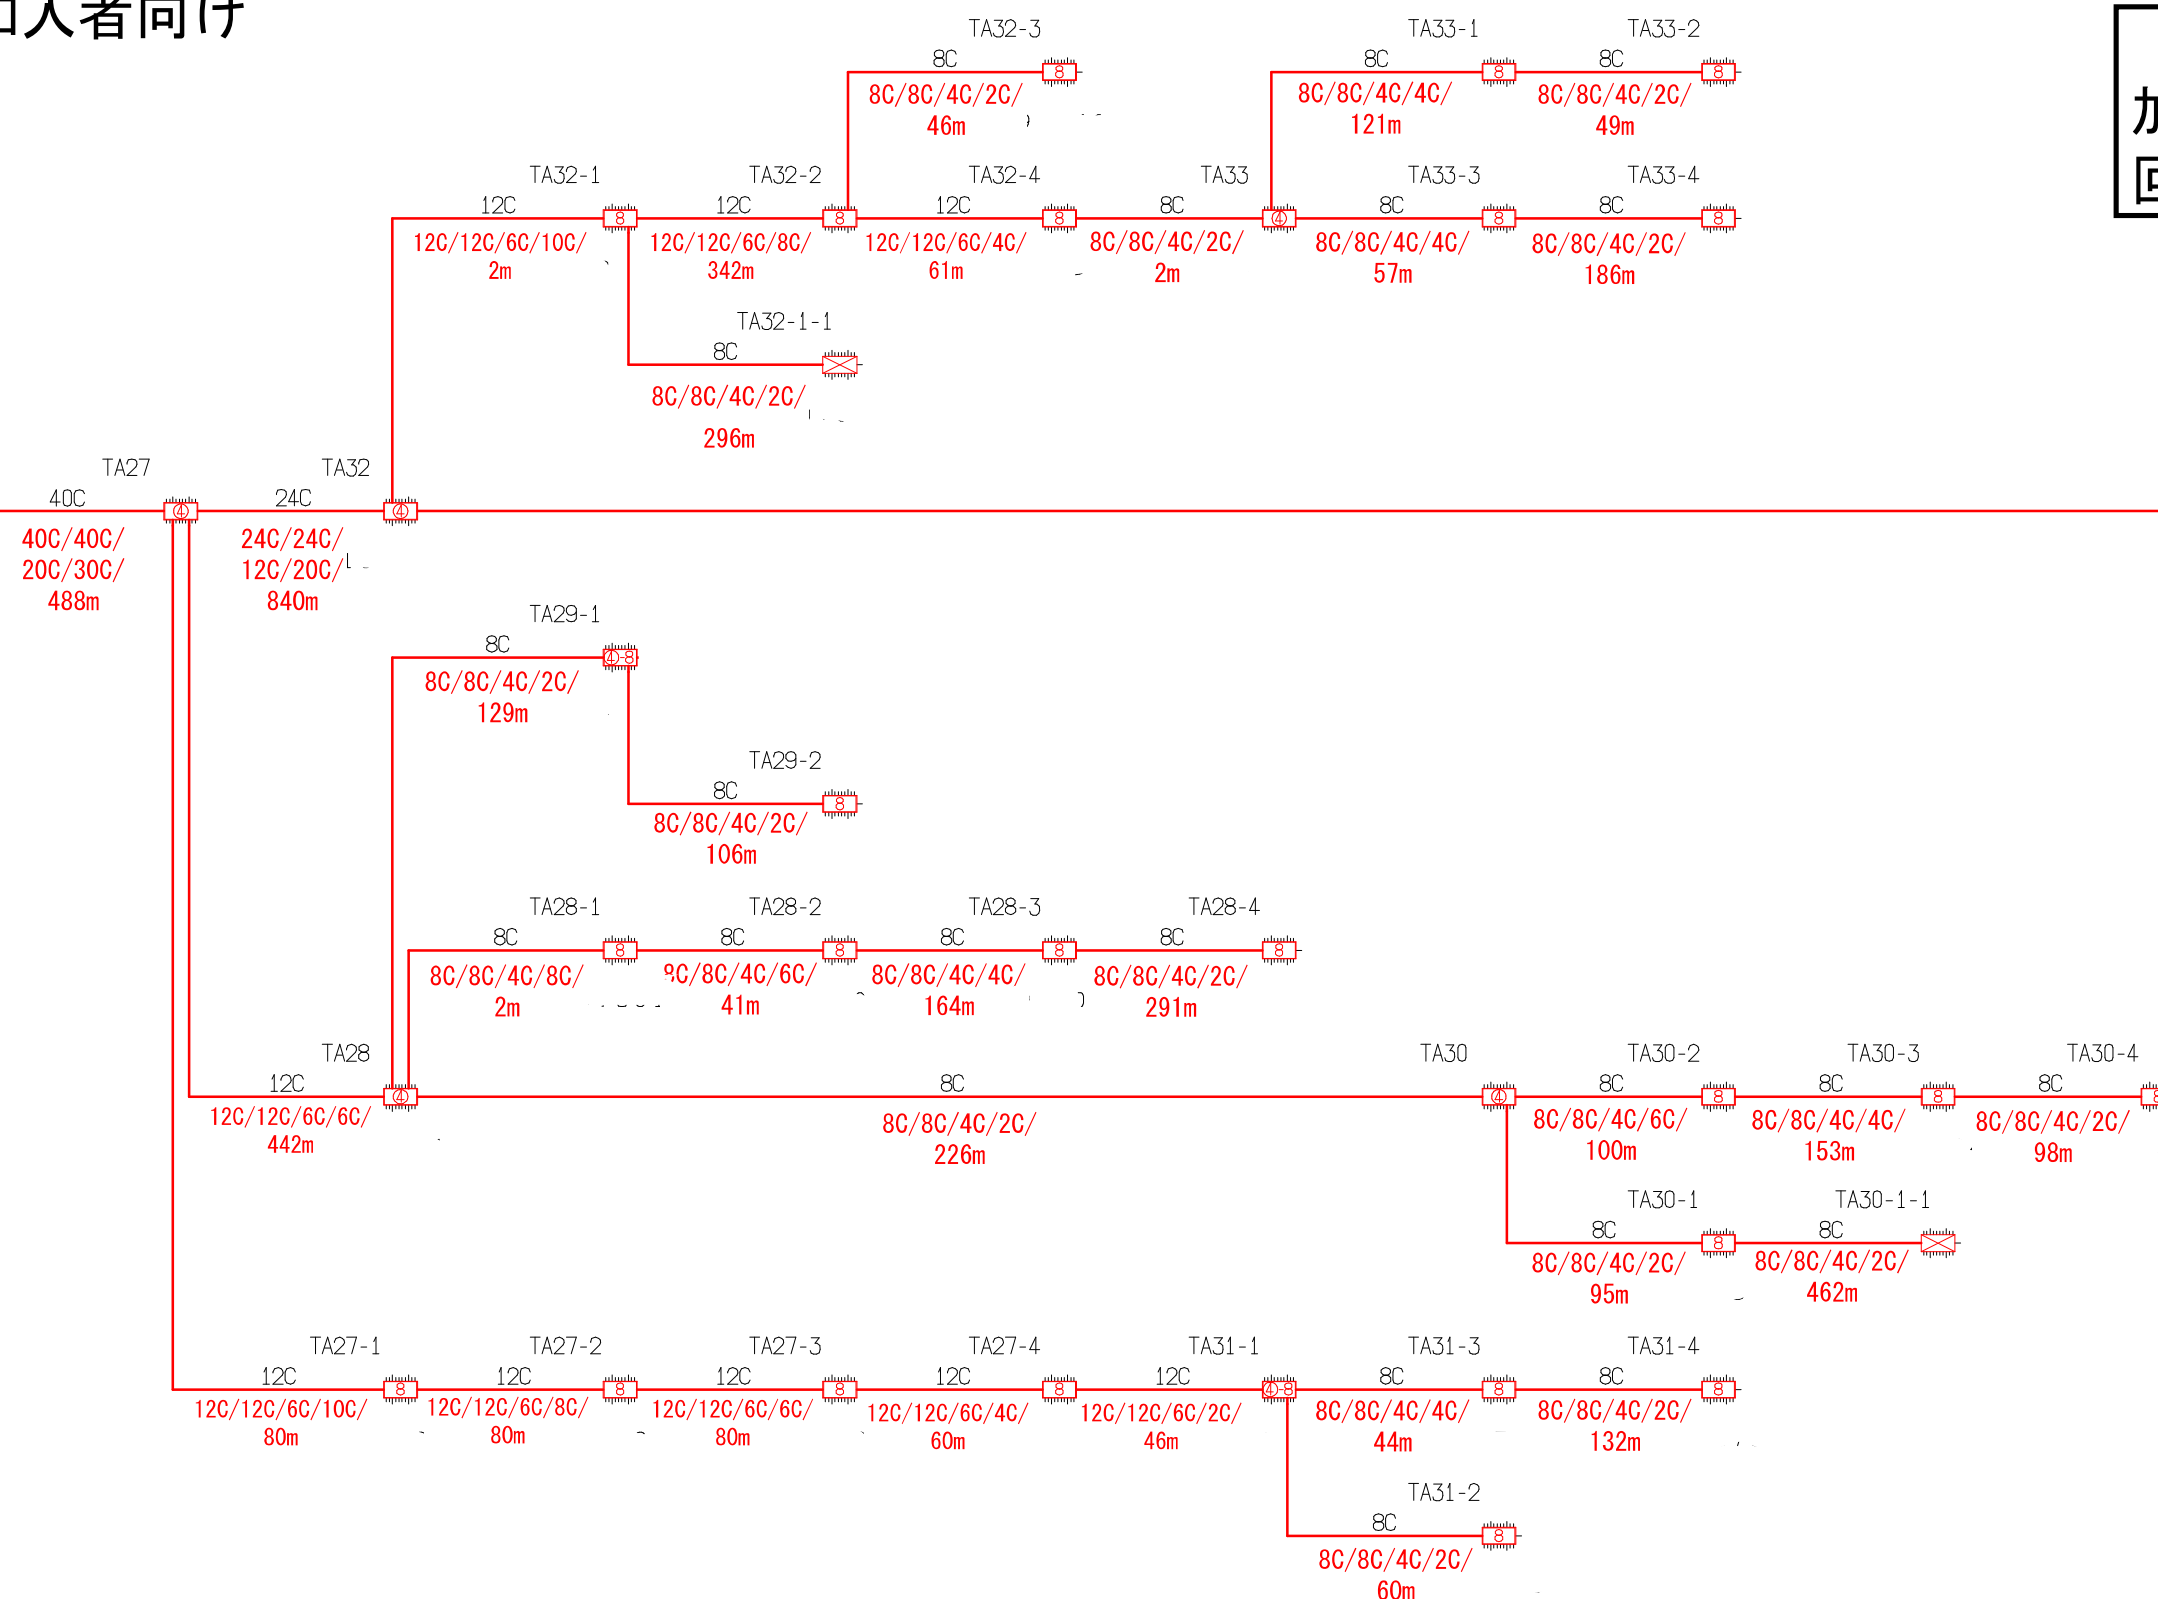

凡例

・OC/OC/OC/OC(OC)/
Om

全芯数/新設(更改)芯数/補助対象芯数/使用芯数(うち既設活用芯数)/
敷設距離

シンボル	内 容	シンボル	内 容	シンボル	内 容
	ヘッドエンド/FDF		新設【E-30】 8分岐子カブラクロージャ		補助対象 FTTH連絡線
	新設【E-27】 幹線クロージャ		新設【E-31】 延長クロージャ		補助対象 FTTH幹線 分岐線
	新設【E-28】 4分岐親カブラクロージャ		既設クロージャ		既設光幹線
	新設【E-29】 4分岐親+8分岐子カブラクロージャ				xxC 敷設芯数


TA3	TA4	TA5
-----	-----	-----

業務名	戸隠・鬼無里情報通信施設 詳細設計業務委託	図面 名称	ブロックダイアグラム
企業名		図面 番号	TA4
		縮尺	
		作成日	2023/1/24

長野市回線系統図
戸隠地区加入者向け

資料 7

戸隠地区
加入者向け
回線系統図

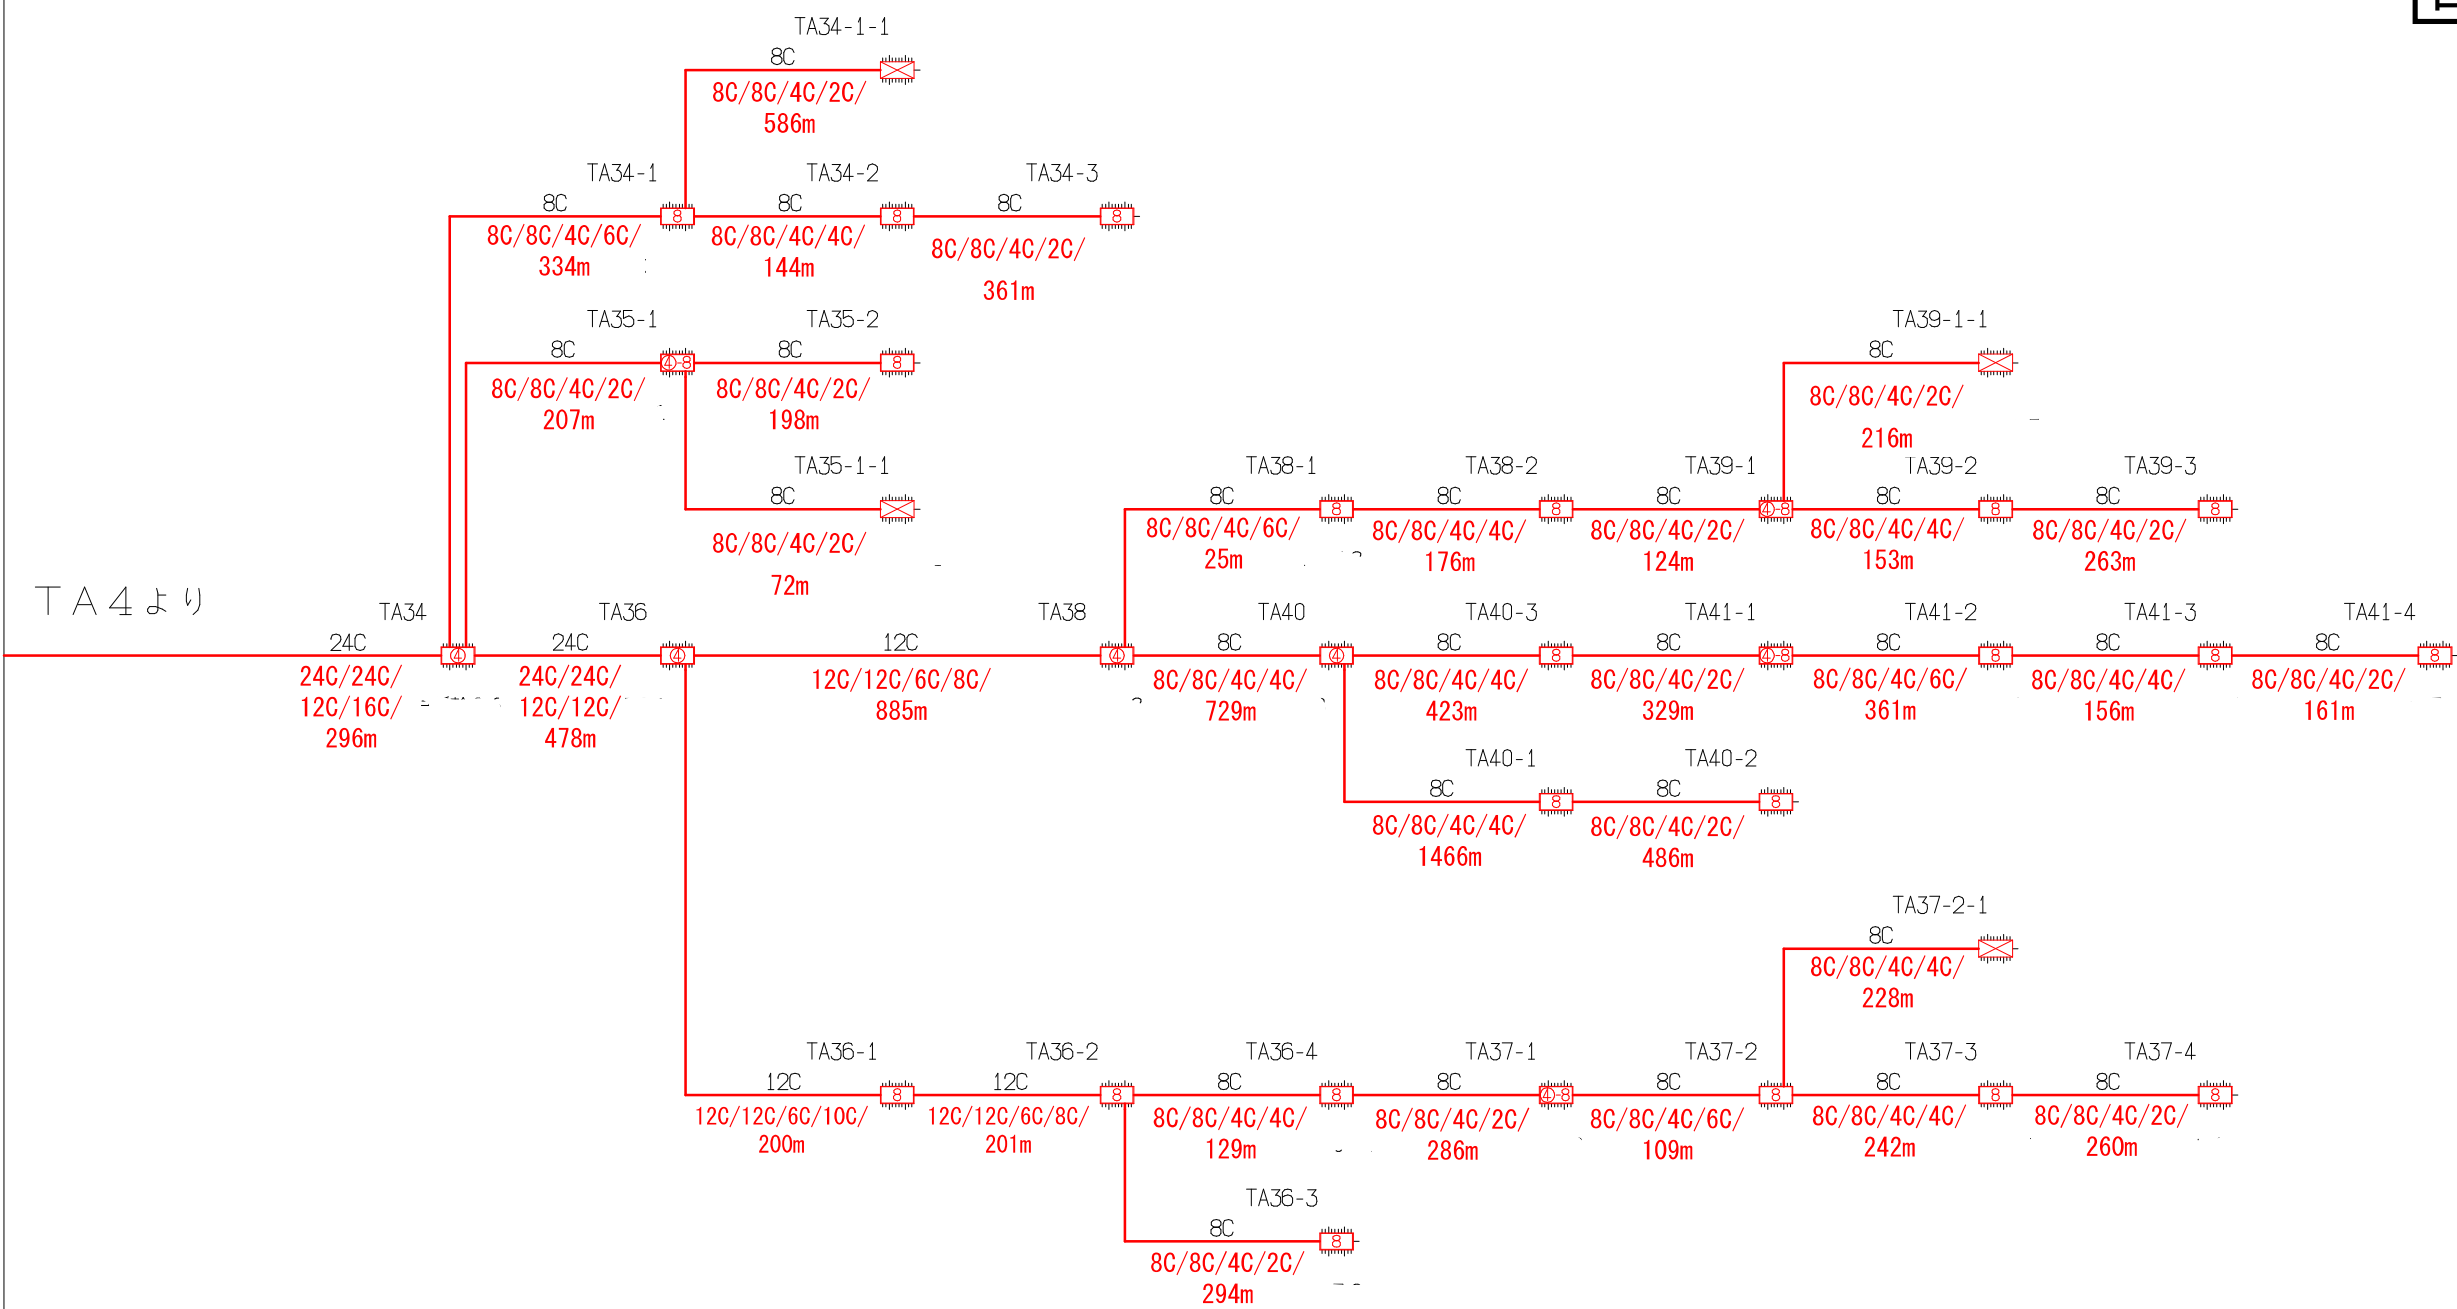


凡例	シンボル			シンボル			シンボル		
	・OC/OC/OC/OC(OC)/Om	新設【E-27】 幹線クロージャ	新設【E-28】 4分岐親カブラクロージャ	新設【E-29】 4分岐親+8分岐子カブラクロージャ	新設【E-30】 8分岐子カブラクロージャ	新設【E-31】 延長クロージャ	既設クロージャ	新設【E-32】 補助対象 FTTH連絡線	補助対象 FTTH幹線 分岐線
全芯数/新設(更改)芯数/補助対象芯数/使用芯数(うち既設活用芯数)/敷設距離									

業務名	戸隠・鬼無里情報通信施設 詳細設計業務委託		図面名称	ブロックダイヤグラム	
企業名			図面番号	TA5	
			縮尺		
			作成日	2023/1/24	

長野市回線系統図
戸隠地区加入者向け

資料 7

戸隠地区
加入者向け
回線系統図

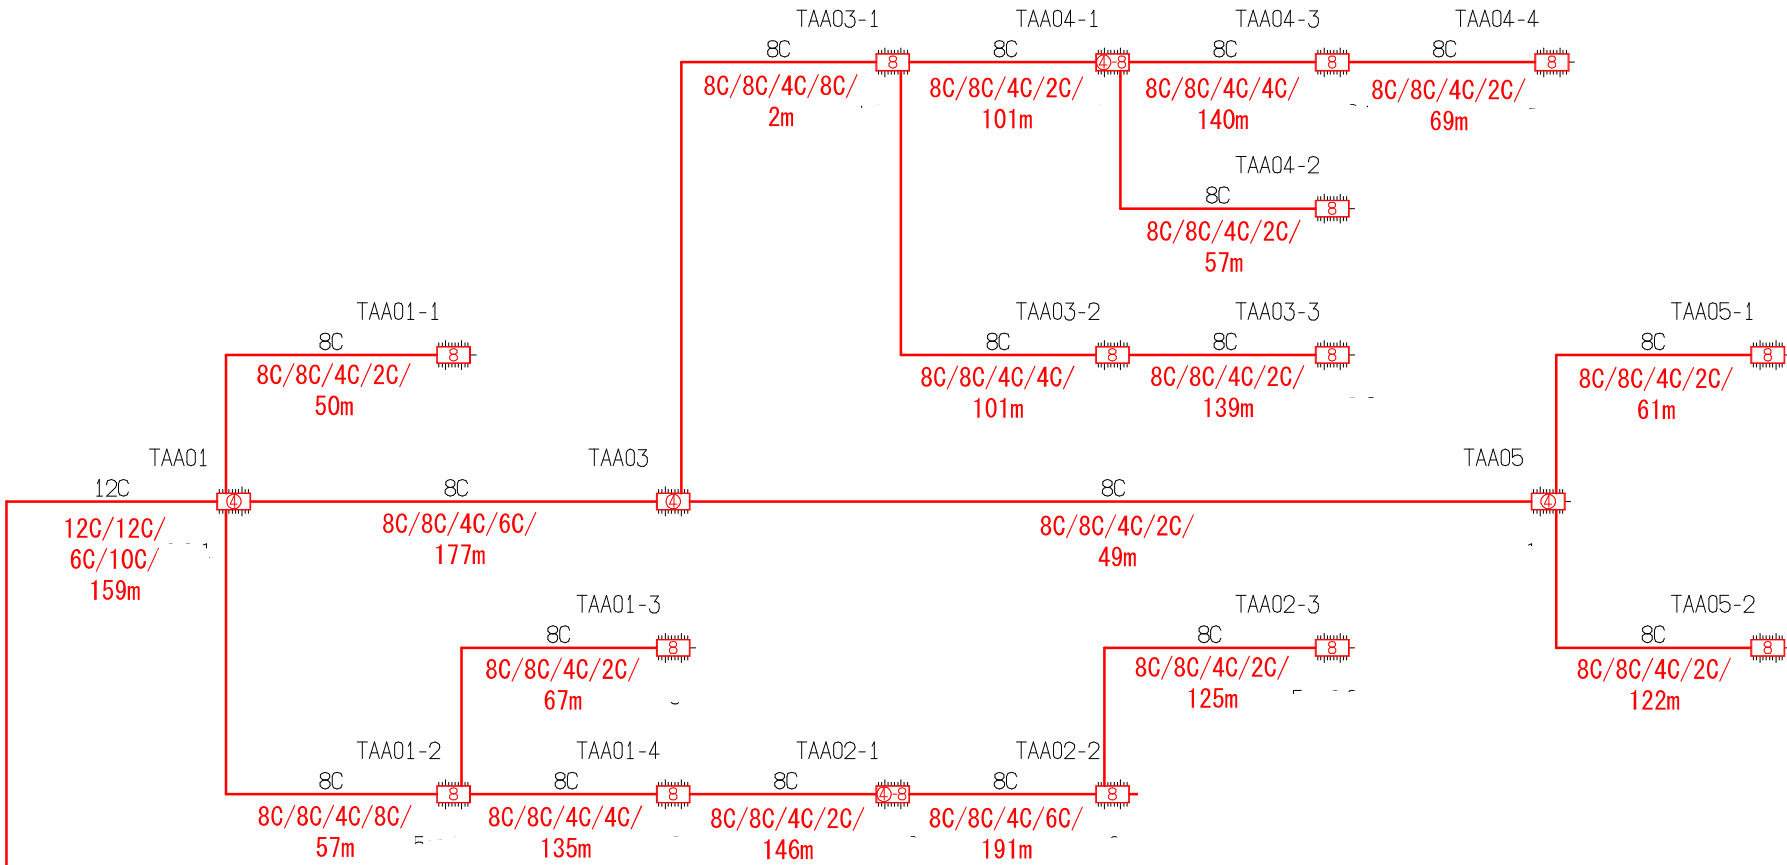

T A 1 より

凡例
・OC/OC/OC/OC(OC)/Om
全芯数/新設(更改)芯数/補助対象芯数/使用芯数(うち既設活用芯数)/敷設距離

シンボル	内 容	シンボル	内 容	シンボル	内 容
	ヘッドエンド／FDF		新設【E-30】 8分岐子カブラクロージャ		補助対象 FTTH連絡線
	新設【E-27】 幹線クロージャ		新設【E-31】 延長クロージャ		補助対象 FTTH幹線 分岐線
	新設【E-28】 4分岐親カブラクロージャ		既設クロージャ		既設光幹線
	新設【E-29】 4分岐親+8分岐子カブラクロージャ				敷設芯数


			業務名	戸隠・鬼無里情報通信施設 詳細設計業務委託	図面名称	ブロックダイアグラム
	TAA1		企業名		図面番号	TAA1
	TA1				縮尺	
					作成日	2023/1/24

TC 1 より

長野市回線系統図 戸隠地区加入者向け

資料 7

戸隠地区 加入者向け 回線系統図

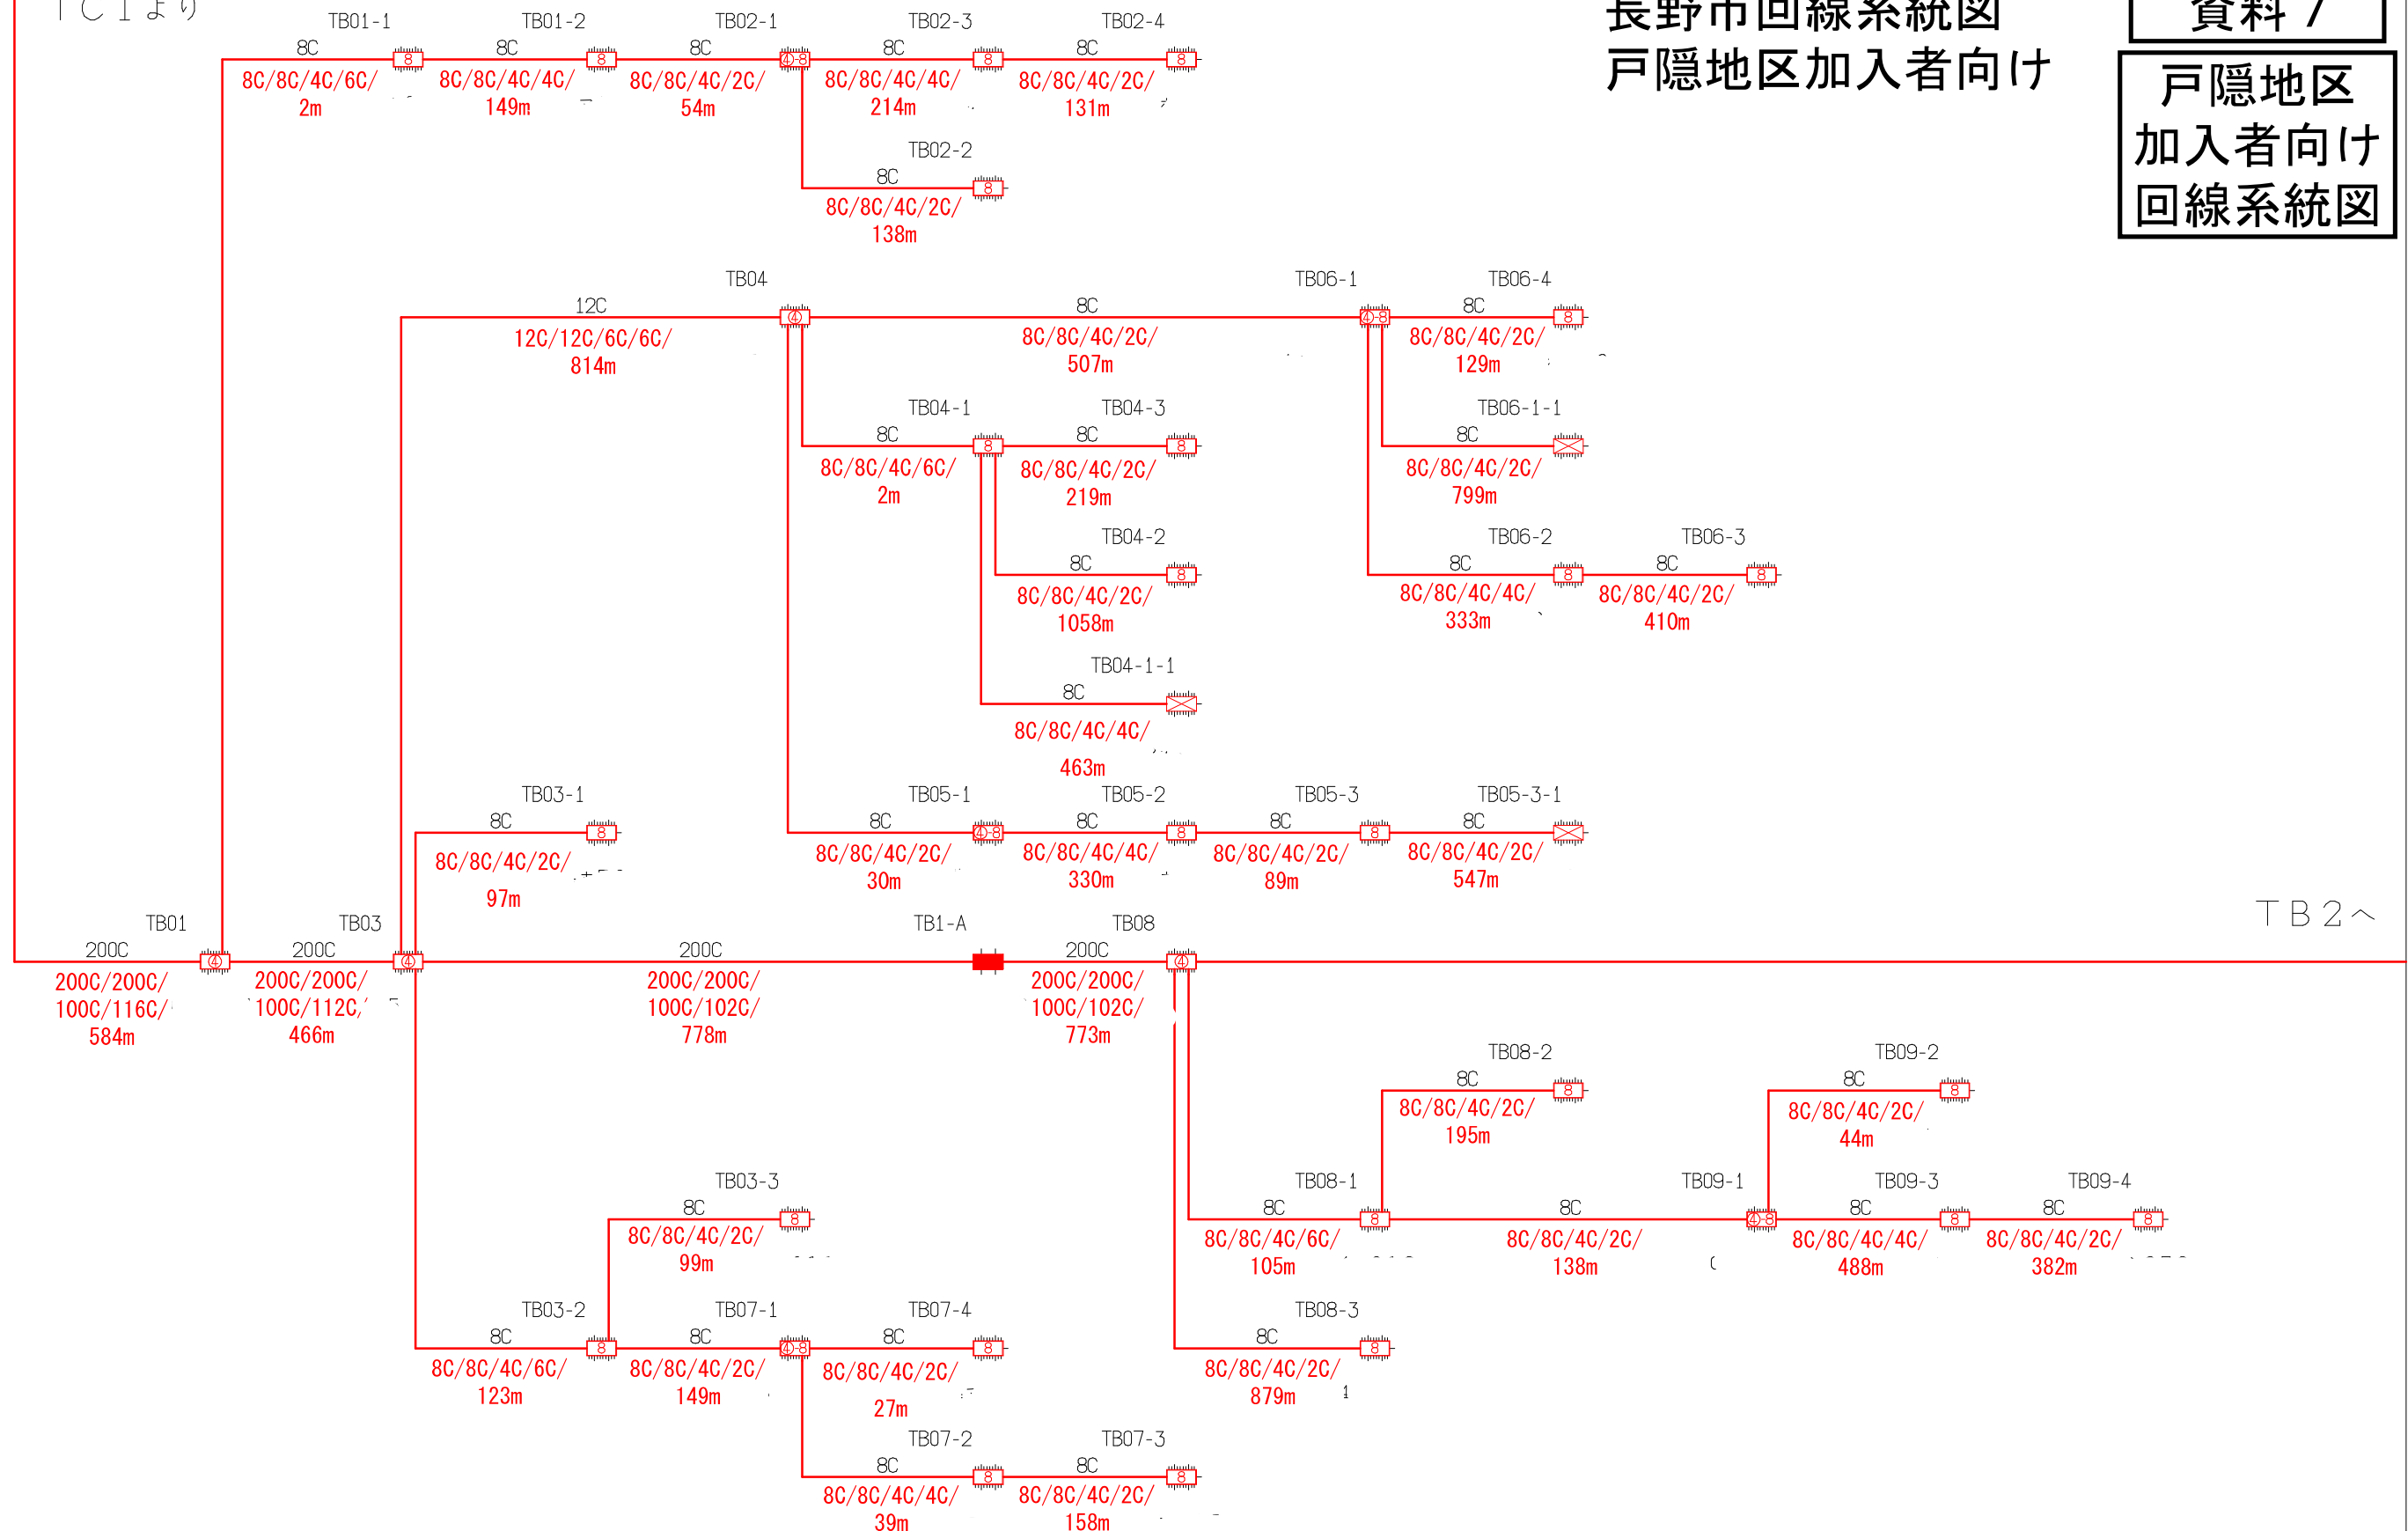

凡例

・OC/OC/OC/OC(OC)/
Om


全芯数/新設(更改)芯数/補助対象芯数/使用芯数(うち既設活用芯数)/
敷設距離

シンボル	内 容	シンボル	内 容	シンボル	内 容
	ヘッドエンド/FDF		新設【I-30】 8分岐子カブラクロージャ		補助対象 FTTH連絡線
	新設【I-27】 幹線クロージャ		新設【I-31】 延長クロージャ		補助対象 FTTH幹線 分岐線
	新設【I-28】 4分岐親カブラクロージャ		既設クロージャ		既設光幹線
	新設【I-29】 4分岐親+8分岐子カブラクロージャ				敷設芯数

	TC1		業務名	戸隠・鬼無里情報通信施設 詳細設計業務委託	図面 名称	ブロックダイアグラム
	TB1	TB2	企業名		図面 番号	TB1
					縮尺	
					作成日	2023/1/24

長野市回線系統図
戸隠地区加入者向け

資料 7
戸隠地区
加入者向け
回線系統図

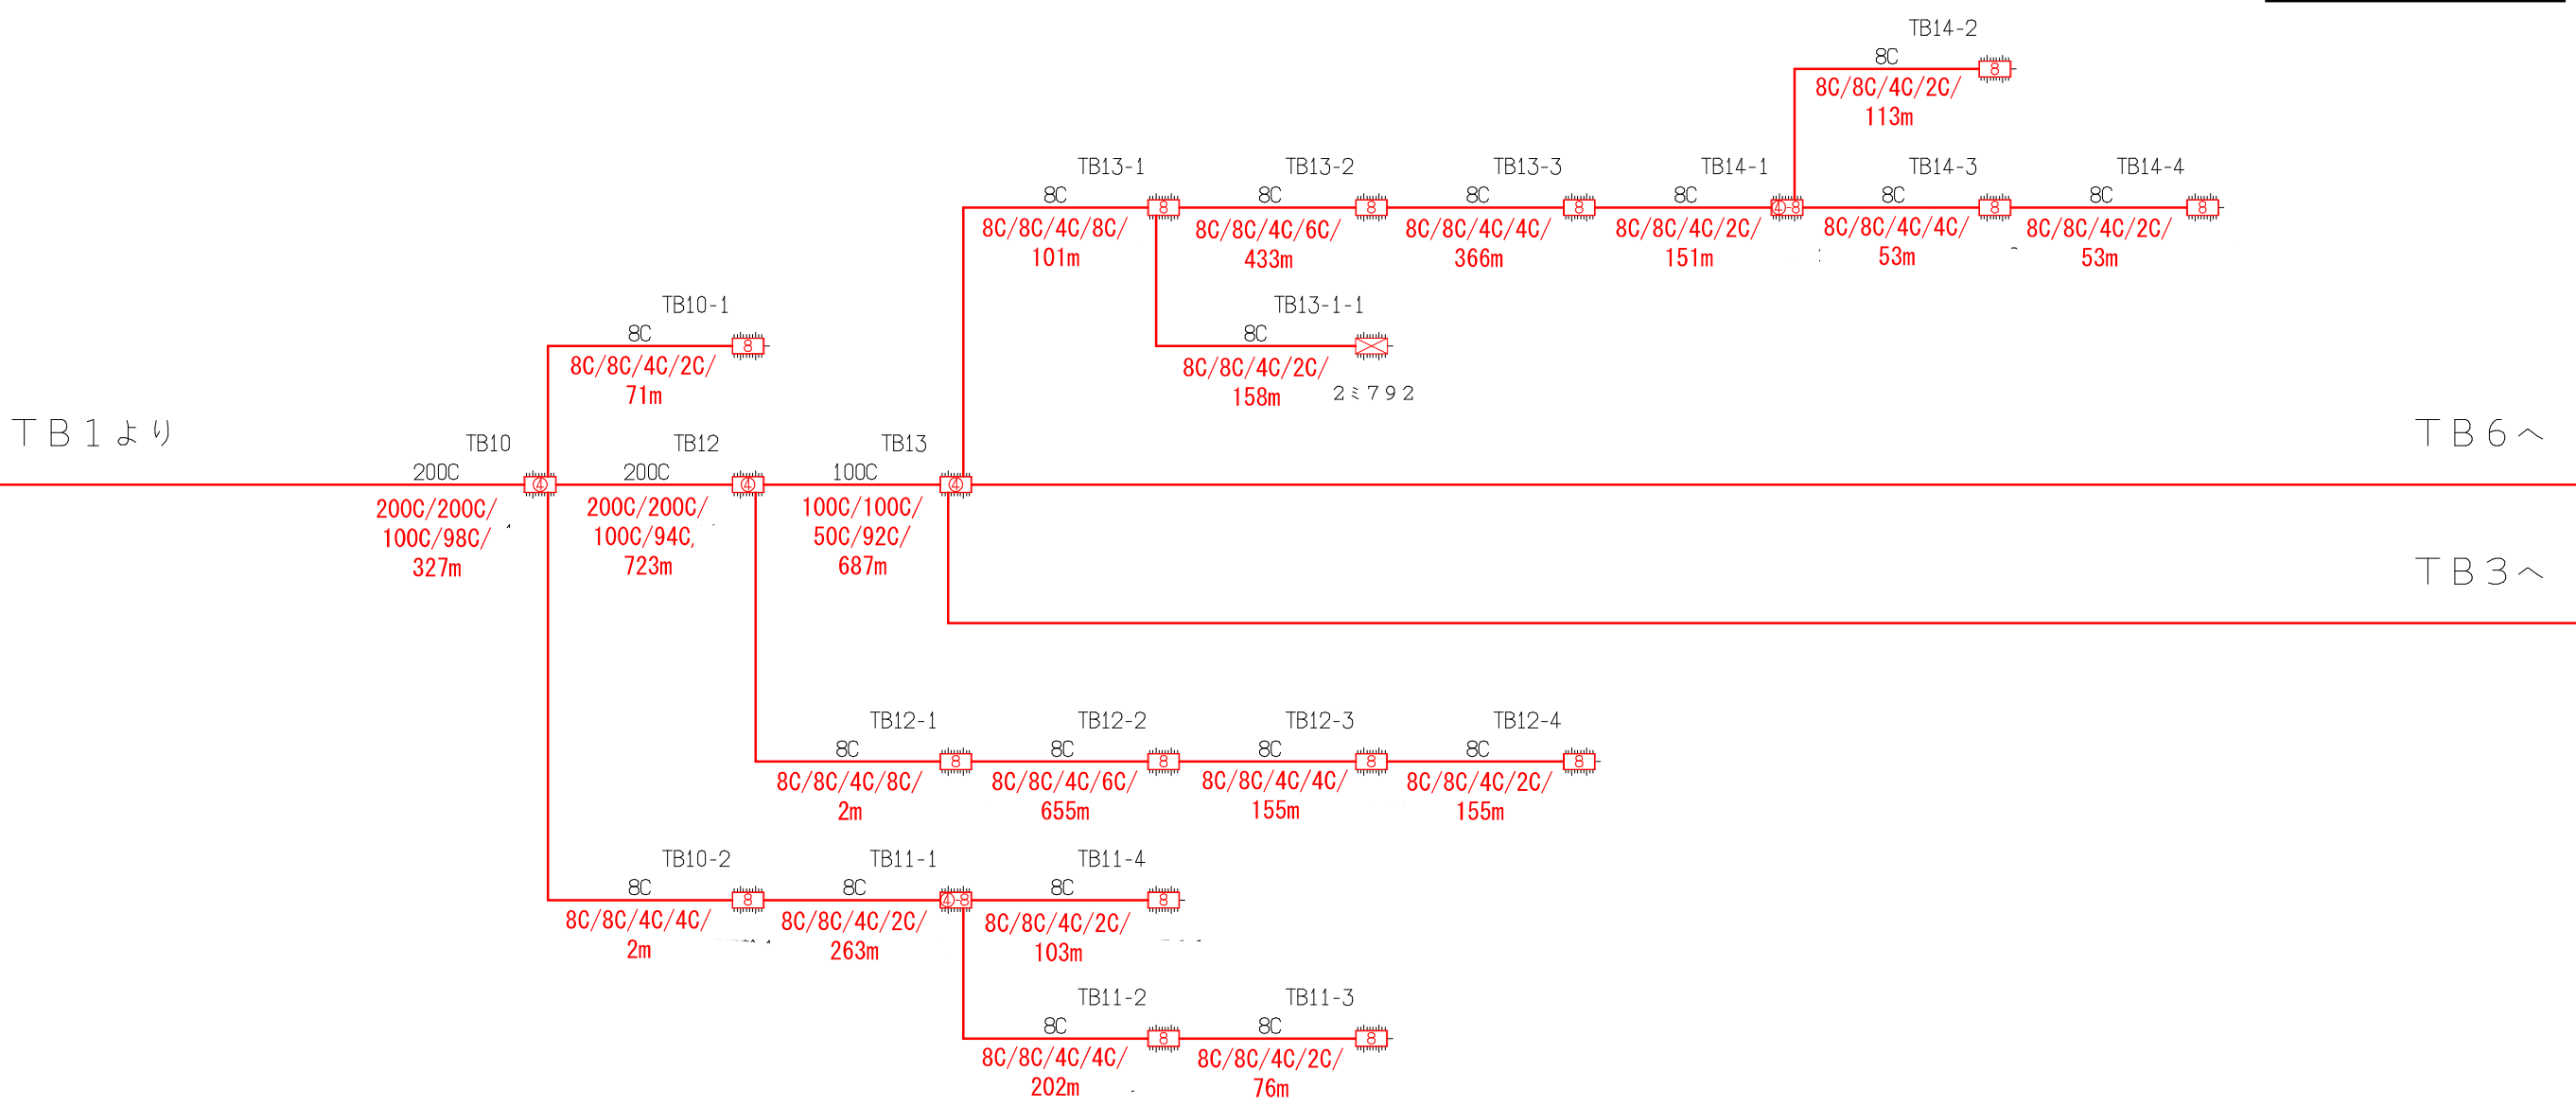

凡例

・OC/OC/OC/OC(OC)/Om

全芯数/新設(更改)芯数/補助対象芯数/使用芯数(うち既設活用芯数)/敷設距離

シンボル	内 容	シンボル	内 容	シンボル	内 容
	ヘッドエンド/FDF		新設【E-30】8分岐子カブラクロージャ		補助対象 FTTH連絡線
	新設【E-27】幹線クロージャ		新設【E-31】延長クロージャ		補助対象 FTTH幹線 分岐線
	新設【E-28】4分岐親カブラクロージャ		既設クロージャ		既設光幹線
	新設【E-29】4分岐親+8分岐子カブラクロージャ				敷設芯数


TB1	TB2	TB6
		TB3

業務名	戸隠・鬼無里情報通信施設 詳細設計業務委託	図面名称	ブロックダイアグラム	
企業名		図面番号	TB2	縮尺
		作成日	2023/1/24	

長野市回線系統図
戸隠地区加入者向け

資料 7

戸隠地区
加入者向け
回線系統図

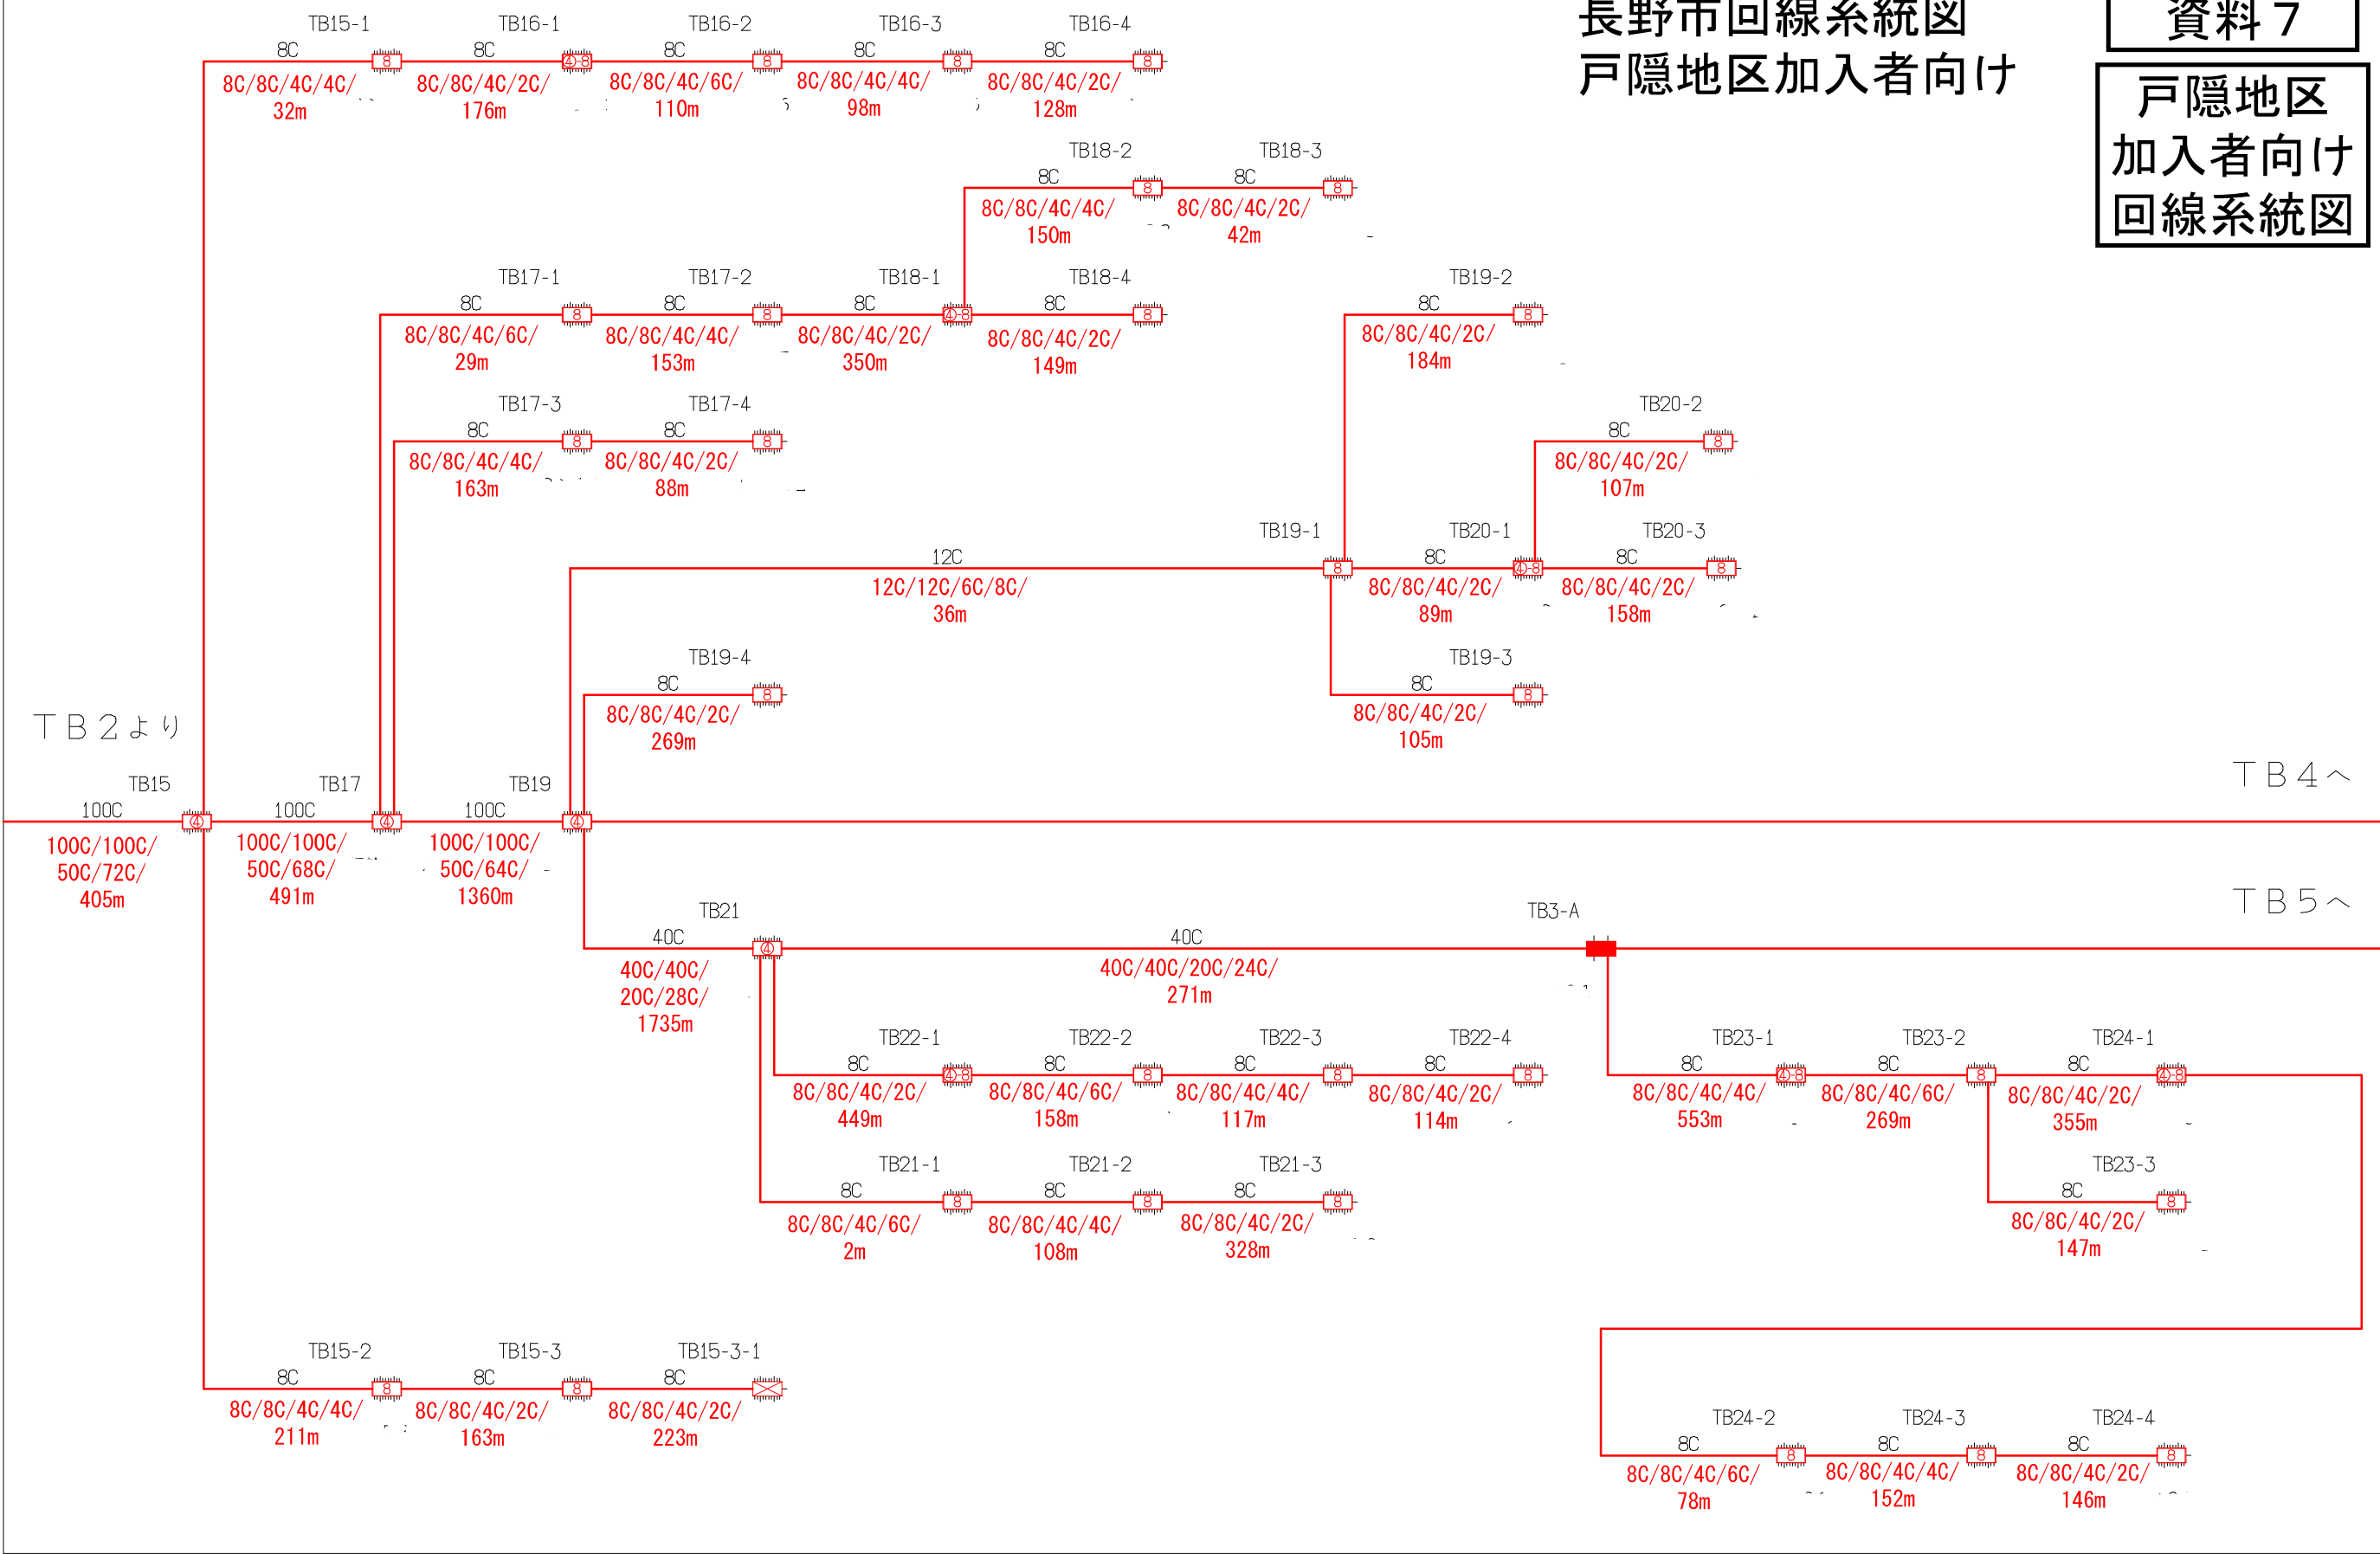

凡例

・OC/OC/OC/OC(OC)/Om

全芯数/新設(更改)芯数/補助対象芯数/使用芯数(うち既設活用芯数)/敷設距離

シンボル	内 容	シンボル	内 容	シンボル	内 容
	ヘッドエンド/FDF		新設【E-30】8分岐子カブラクロージャ		補助対象 FTTH連絡線
	新設【E-27】幹線クロージャ		新設【E-31】延長クロージャ		補助対象 FTTH幹線 分岐線
	新設【E-28】4分岐親カブラクロージャ		既設クロージャ		既設光幹線
	新設【E-29】4分岐親+8分岐子カブラクロージャ				xxC 敷設芯数


TB2	TB3	TB4
		TB5

業務名	戸隠・鬼無里情報通信施設 詳細設計業務委託	図面名称	ブロックダイアグラム
企業名		図面番号	TB3
		縮尺	
		作成日	2023/1/24

長野市回線系統図
戸隠地区加入者向け

資料 7

戸隠地区
加入者向け
回線系統図

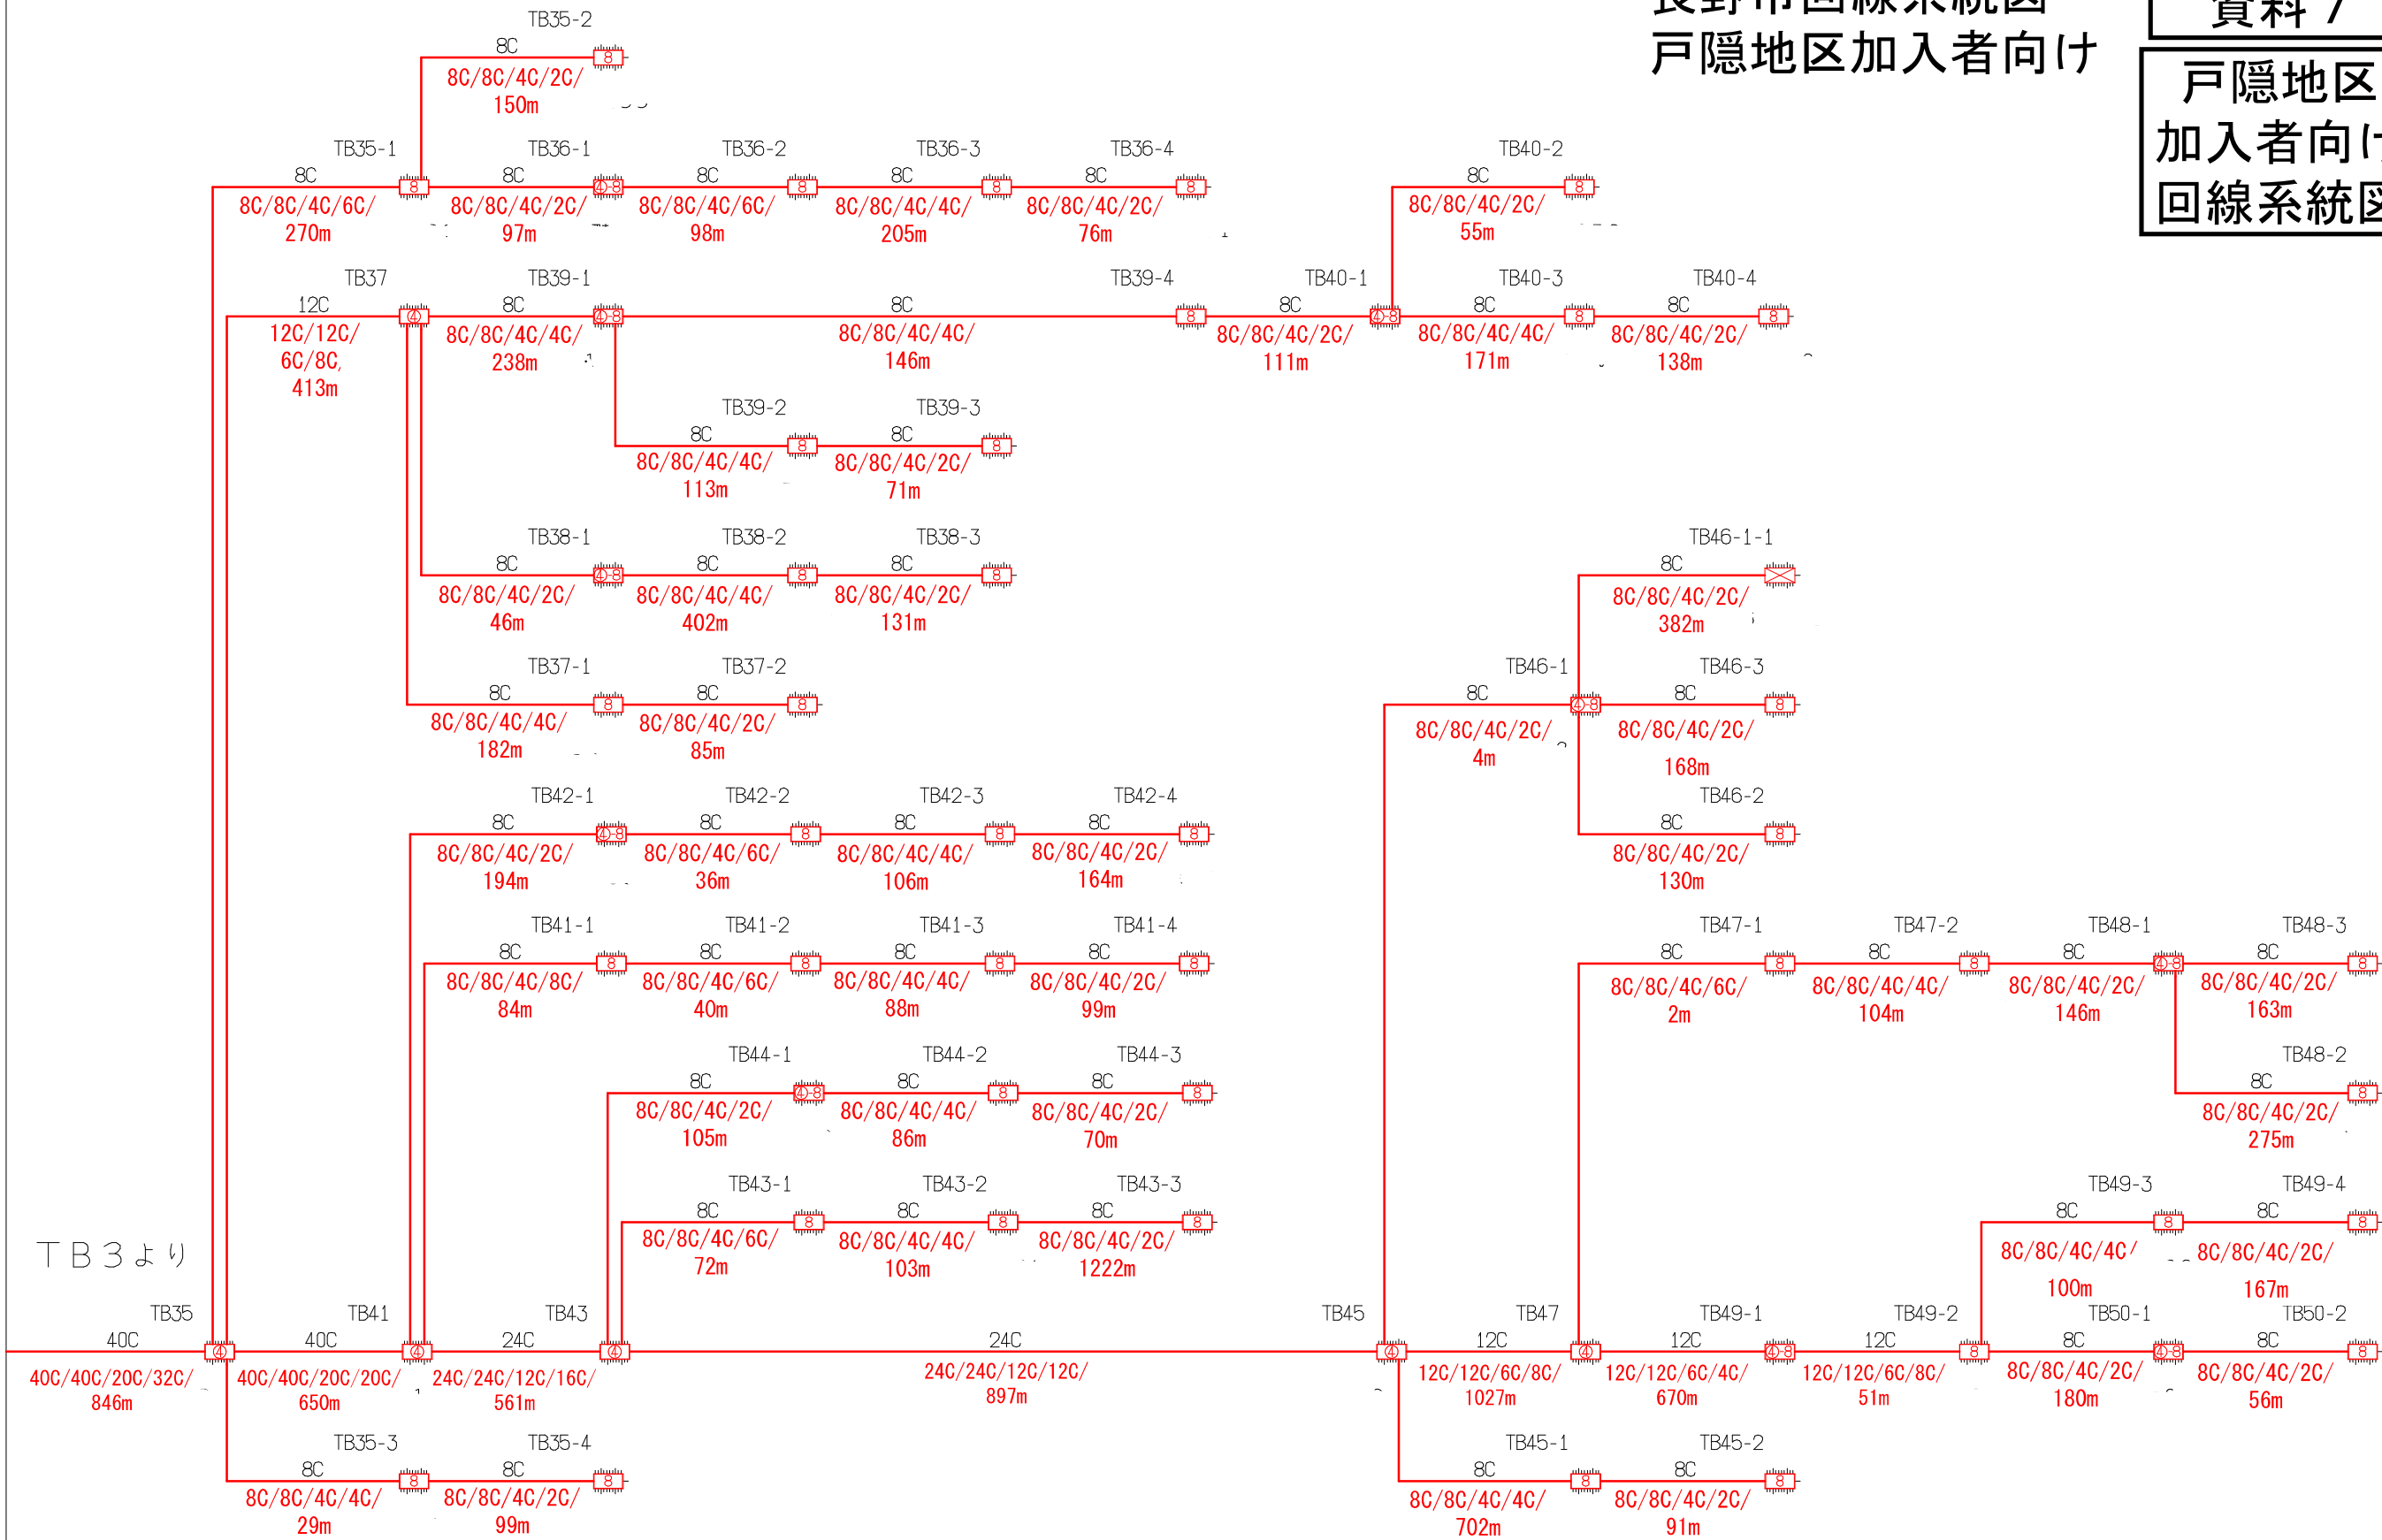

T B 3 より

凡例
・OC/OC/OC/OC(OC)/
Om
全芯数/新設(更改)芯数/補助対象芯数/使用芯数(うち既設活用芯数)/
敷設距離


シンボル	内 容	シンボル	内 容	シンボル	内 容
	ヘッドエンド／FDF		新設【E-30】 8分岐子カブラクロージャ		補助対象 FTTH連絡線
	新設【E-27】 幹線クロージャ		新設【E-31】 延長クロージャ		補助対象 FTTH幹線 分岐線
	新設【E-28】 4分岐親カブラクロージャ		既設クロージャ		既設光幹線
	新設【E-29】 4分岐親+8分岐子カブラクロージャ				敷設芯数

TB3	TB4	業務名	戸隠・鬼無里情報通信施設 詳細設計業務委託	図面名称	ブロックダイアグラム
		企業名		図面番号	TB4
				縮尺	
				作成日	2023/1/24

長野市回線系統図
戸隠地区加入者向け

資料 7

戸隠地区
加入者向け
回線系統図

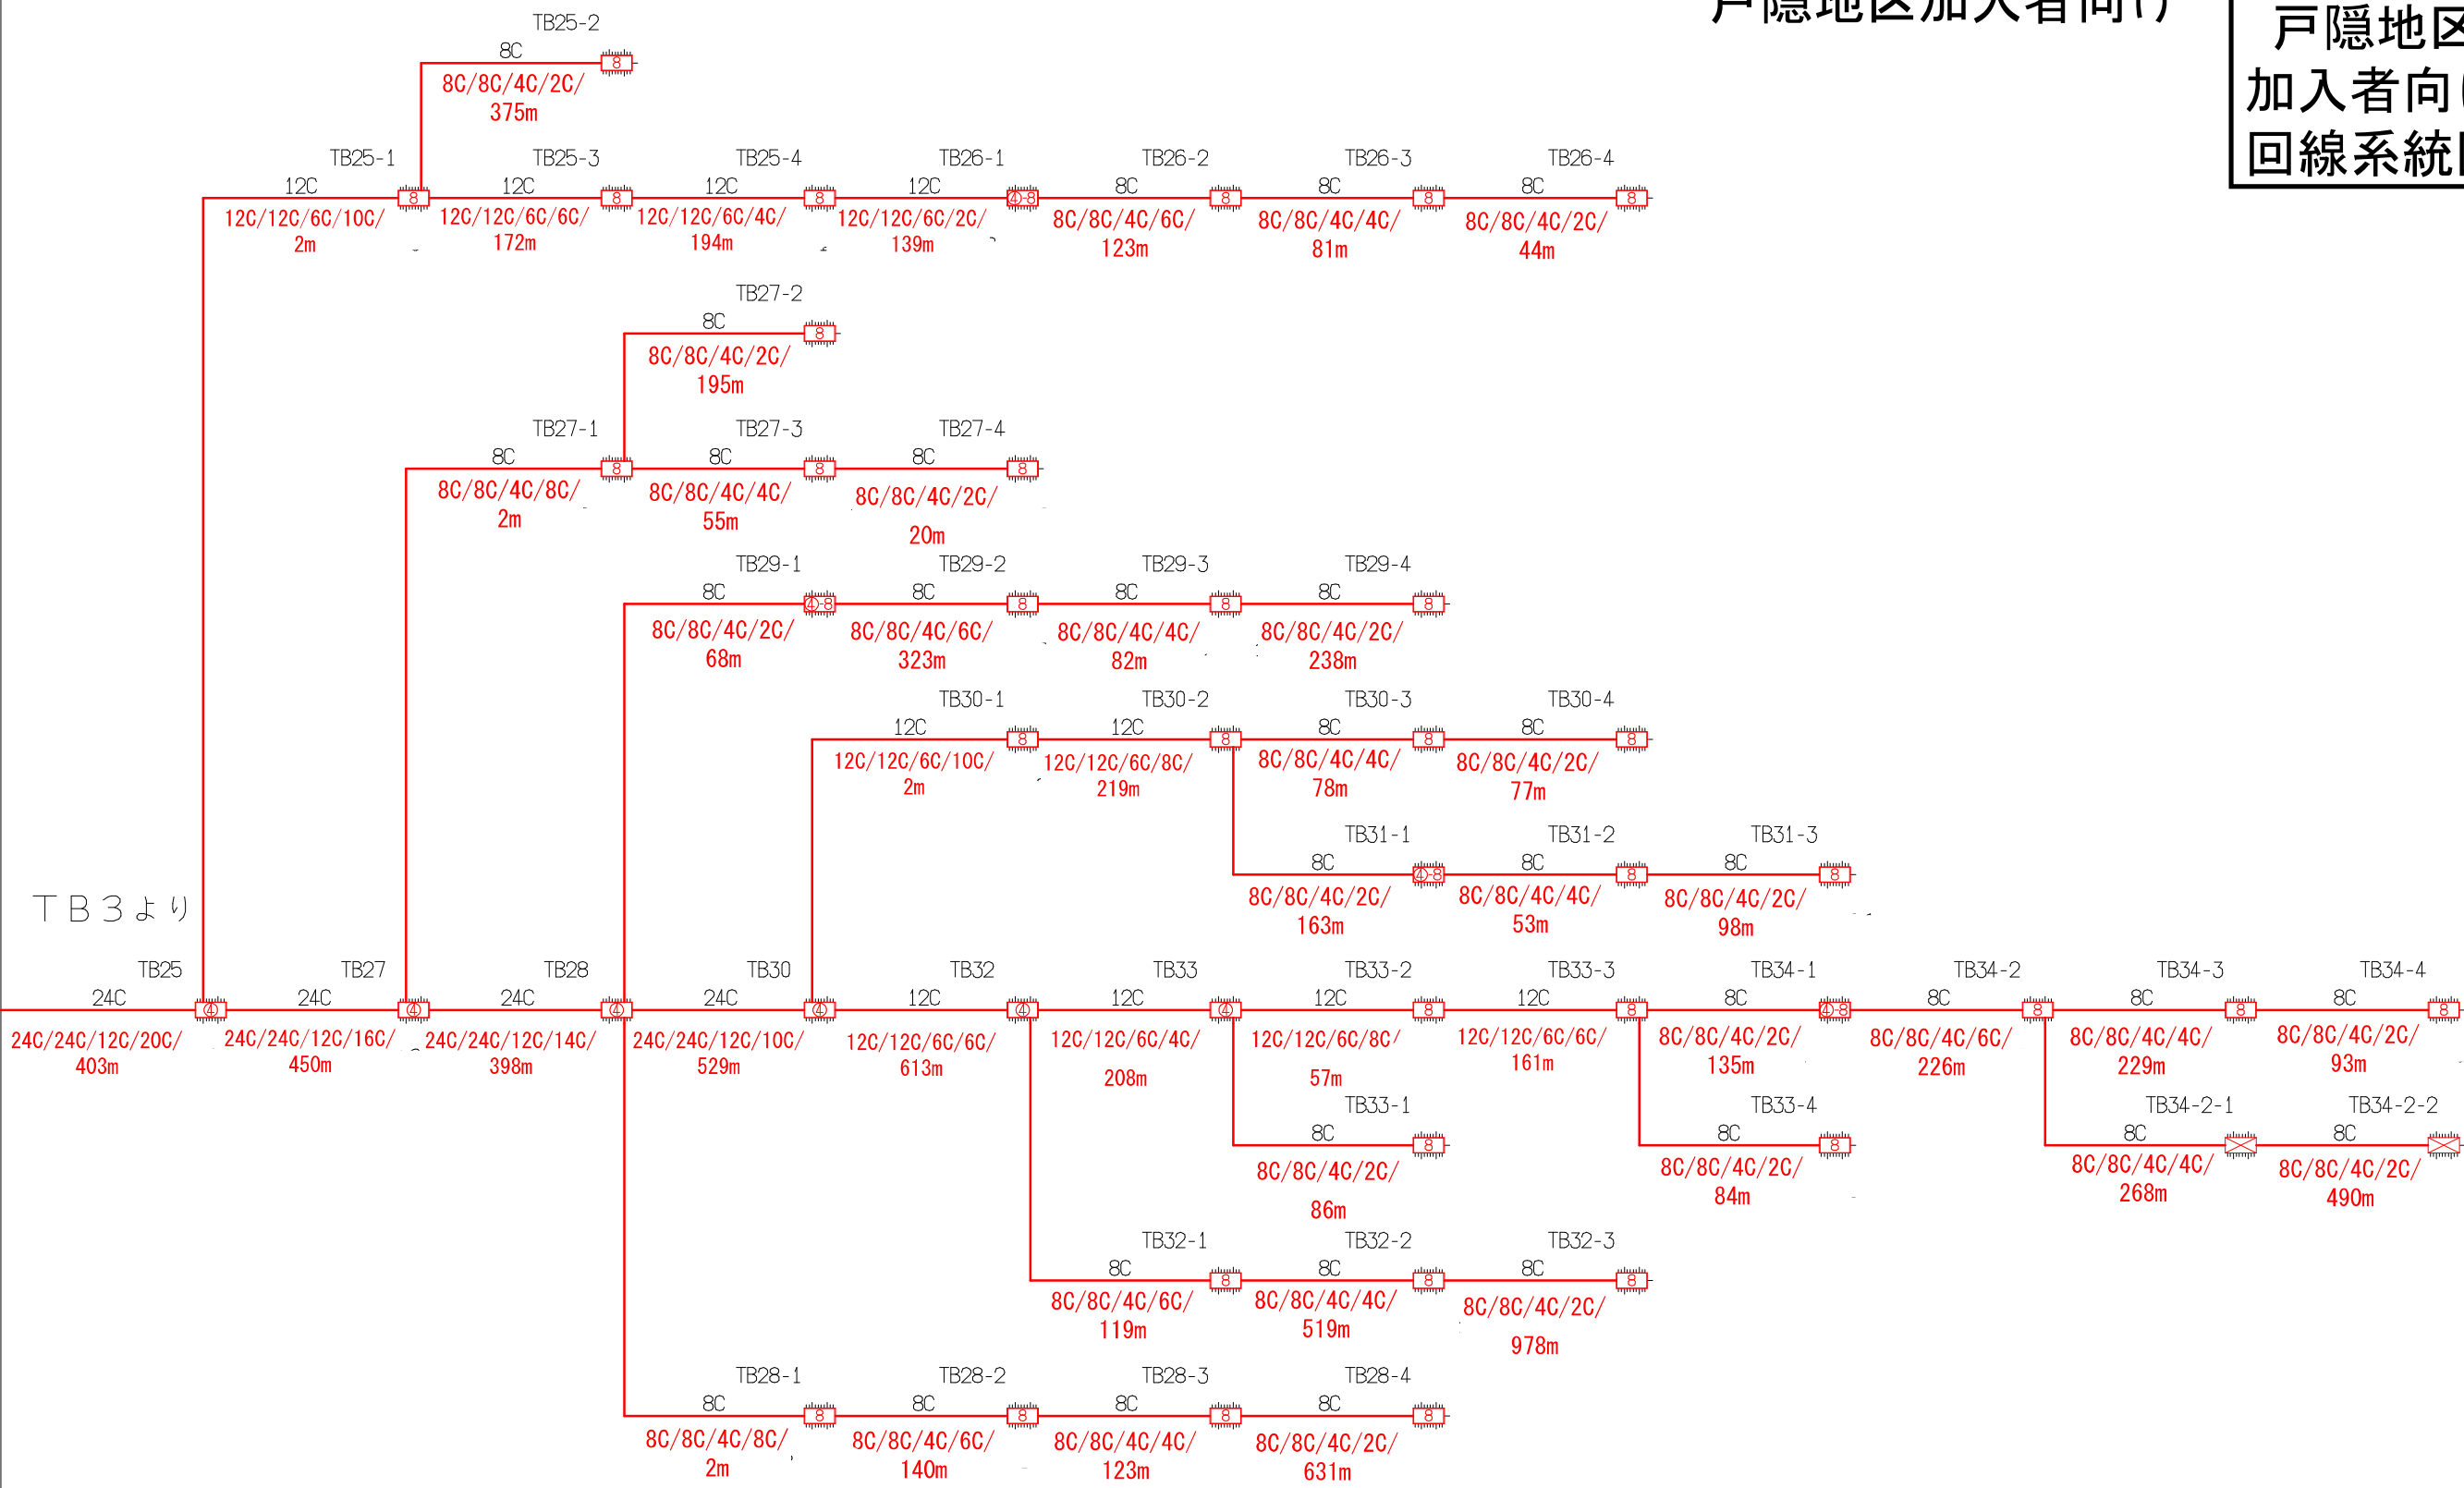

凡例

・OC/OC/OC/OC(OC)/Om

全芯数/新設(更改)芯数/補助対象芯数/使用芯数(うち既設活用芯数)/敷設距離

シンボル	内 容	シンボル	内 容	シンボル	内 容
	ヘッドエンド／FDF		新設【E-30】8分岐子カブラクロージャ		補助対象 FTTH連絡線
	新設【E-27】幹線クロージャ		新設【E-31】延長クロージャ		補助対象 FTTH幹線 分岐線
	新設【E-28】4分岐親カブラクロージャ		既設クロージャ		既設光幹線
	新設【E-29】4分岐親+8分岐子カブラクロージャ				敷設芯数


TB3	TB5
-----	-----

業務名	戸隠・鬼無里情報通信施設 詳細設計業務委託	図面名称	ブロックダイアグラム
企業名		図面番号	TB5
		縮尺	
		作成日	2023/1/24

長野市回線系統図
戸隠地区加入者向け

資料 7

戸隠地区
加入者向け
回線系統図

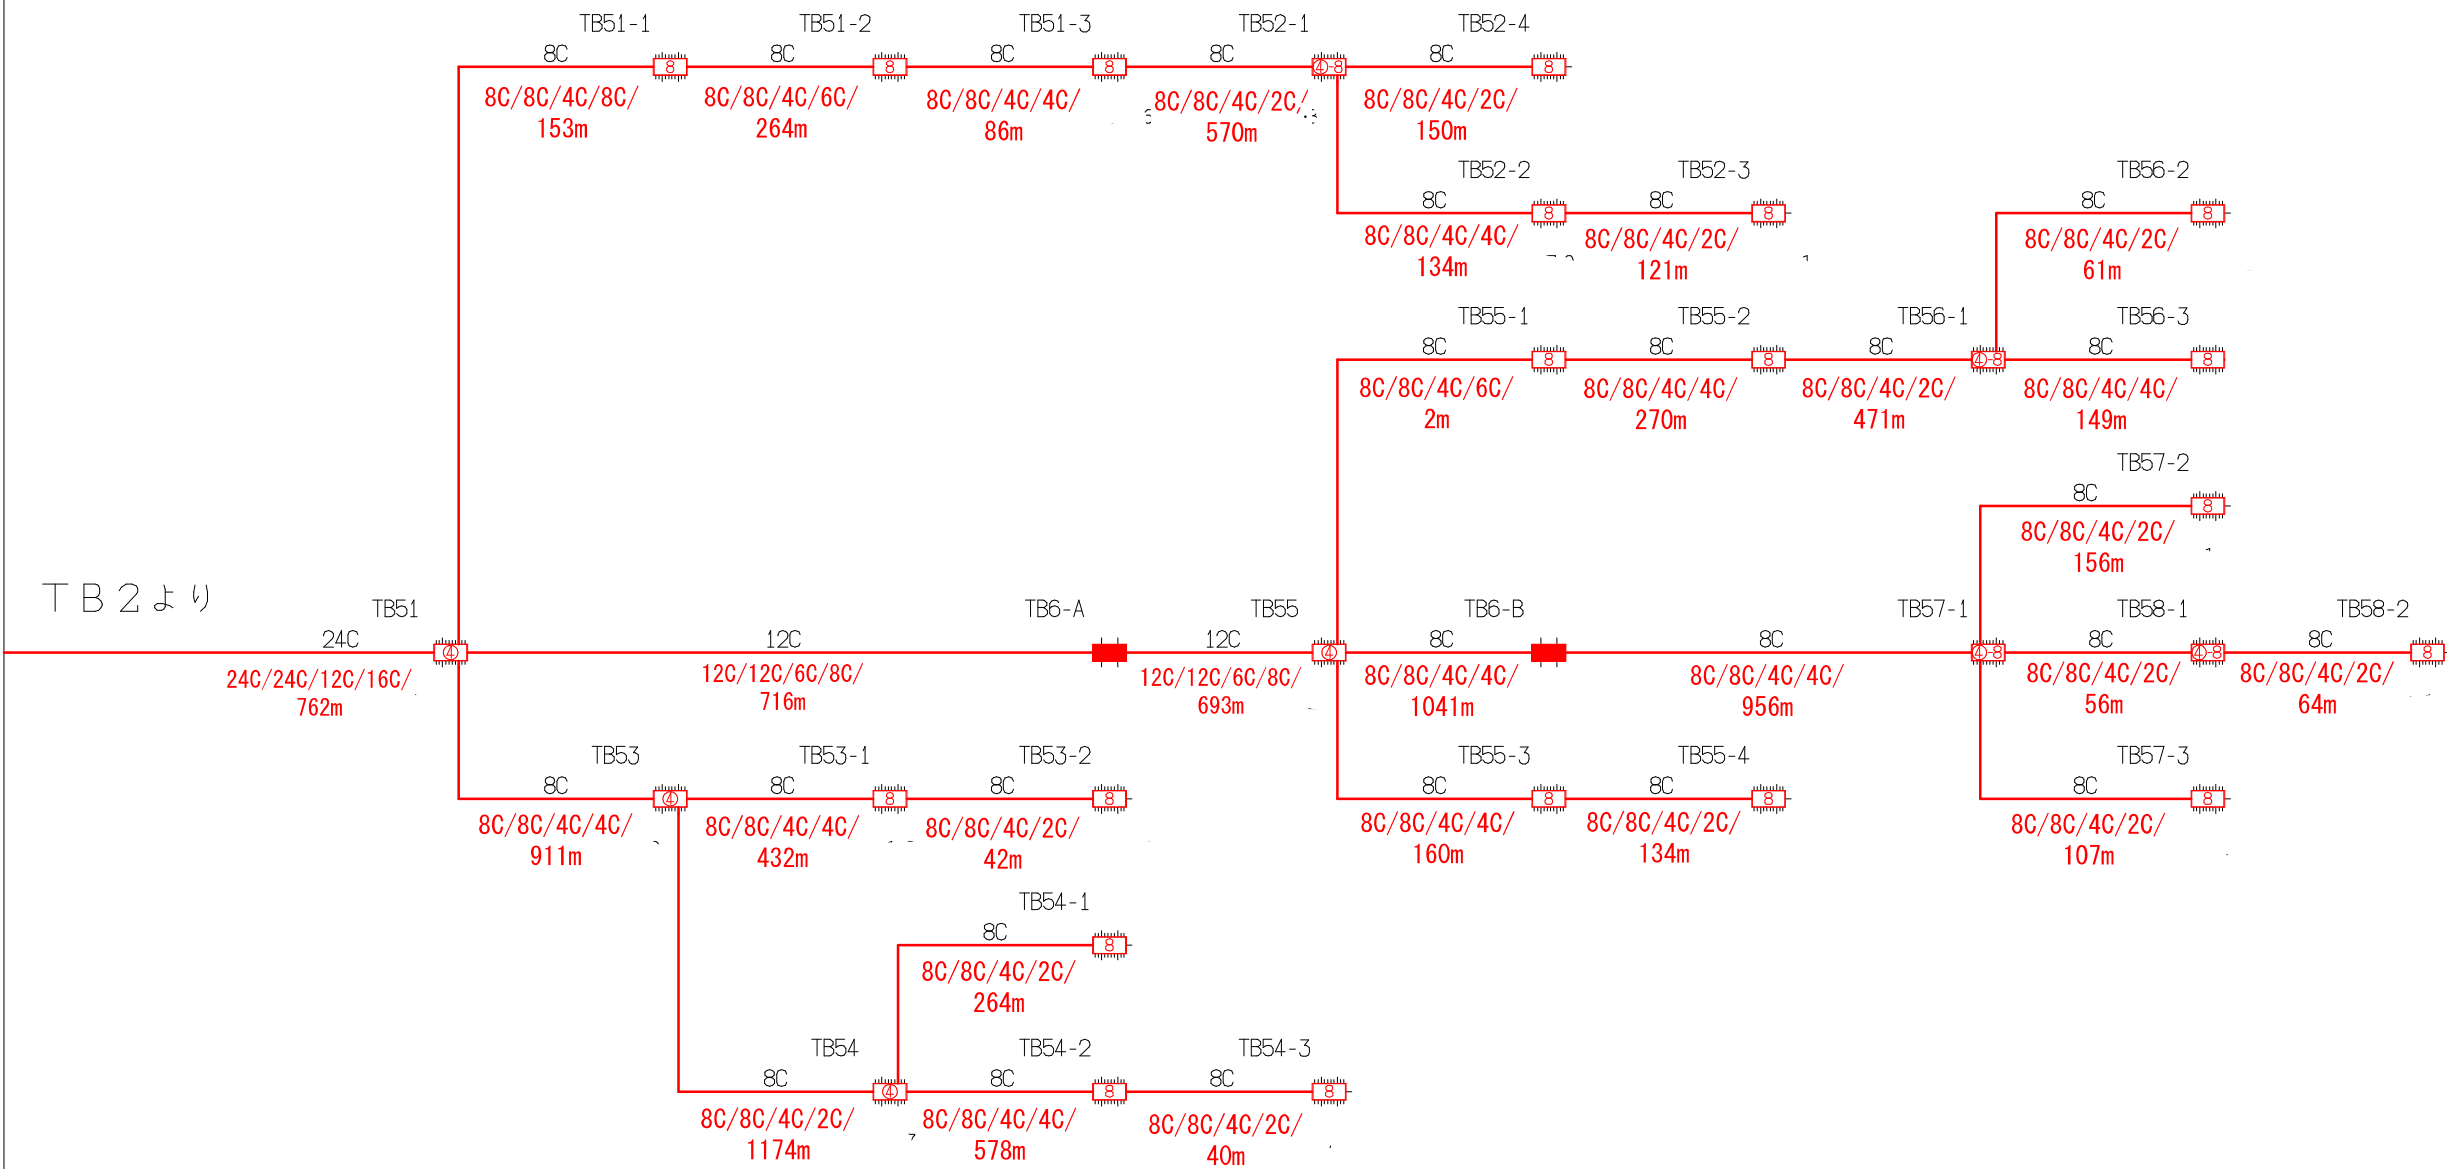

凡例

OC/OC/OC/OC(OC)/Om

全芯数/新設(更改)芯数/補助対象芯数/使用芯数(うち既設活用芯数)/敷設距離

シンボル	内 容	シンボル	内 容	シンボル	内 容
	ヘッドエンド/FDF		新設【I-30】 8分岐子カブラクロージャ		補助対象 FTTH連絡線
	新設【I-27】 幹線クロージャ		新設【I-31】 延長クロージャ		補助対象 FTTH幹線 分岐線
	新設【I-28】 4分岐親カブラクロージャ		既設クロージャ		既設光幹線
	新設【I-29】 4分岐親+8分岐子カブラクロージャ				敷設芯数

TB2

TB6

業務名

戸隠・鬼無里情報通信施設
詳細設計業務委託

企業名

図面名称

ブロックダイアグラム

図面番号

TB6

縮尺

作成日


2023/1/24

TA1より

長野市回線系統図 戸隠地区加入者向け

資料 7

戸隠地区 加入者向け 回線系統図

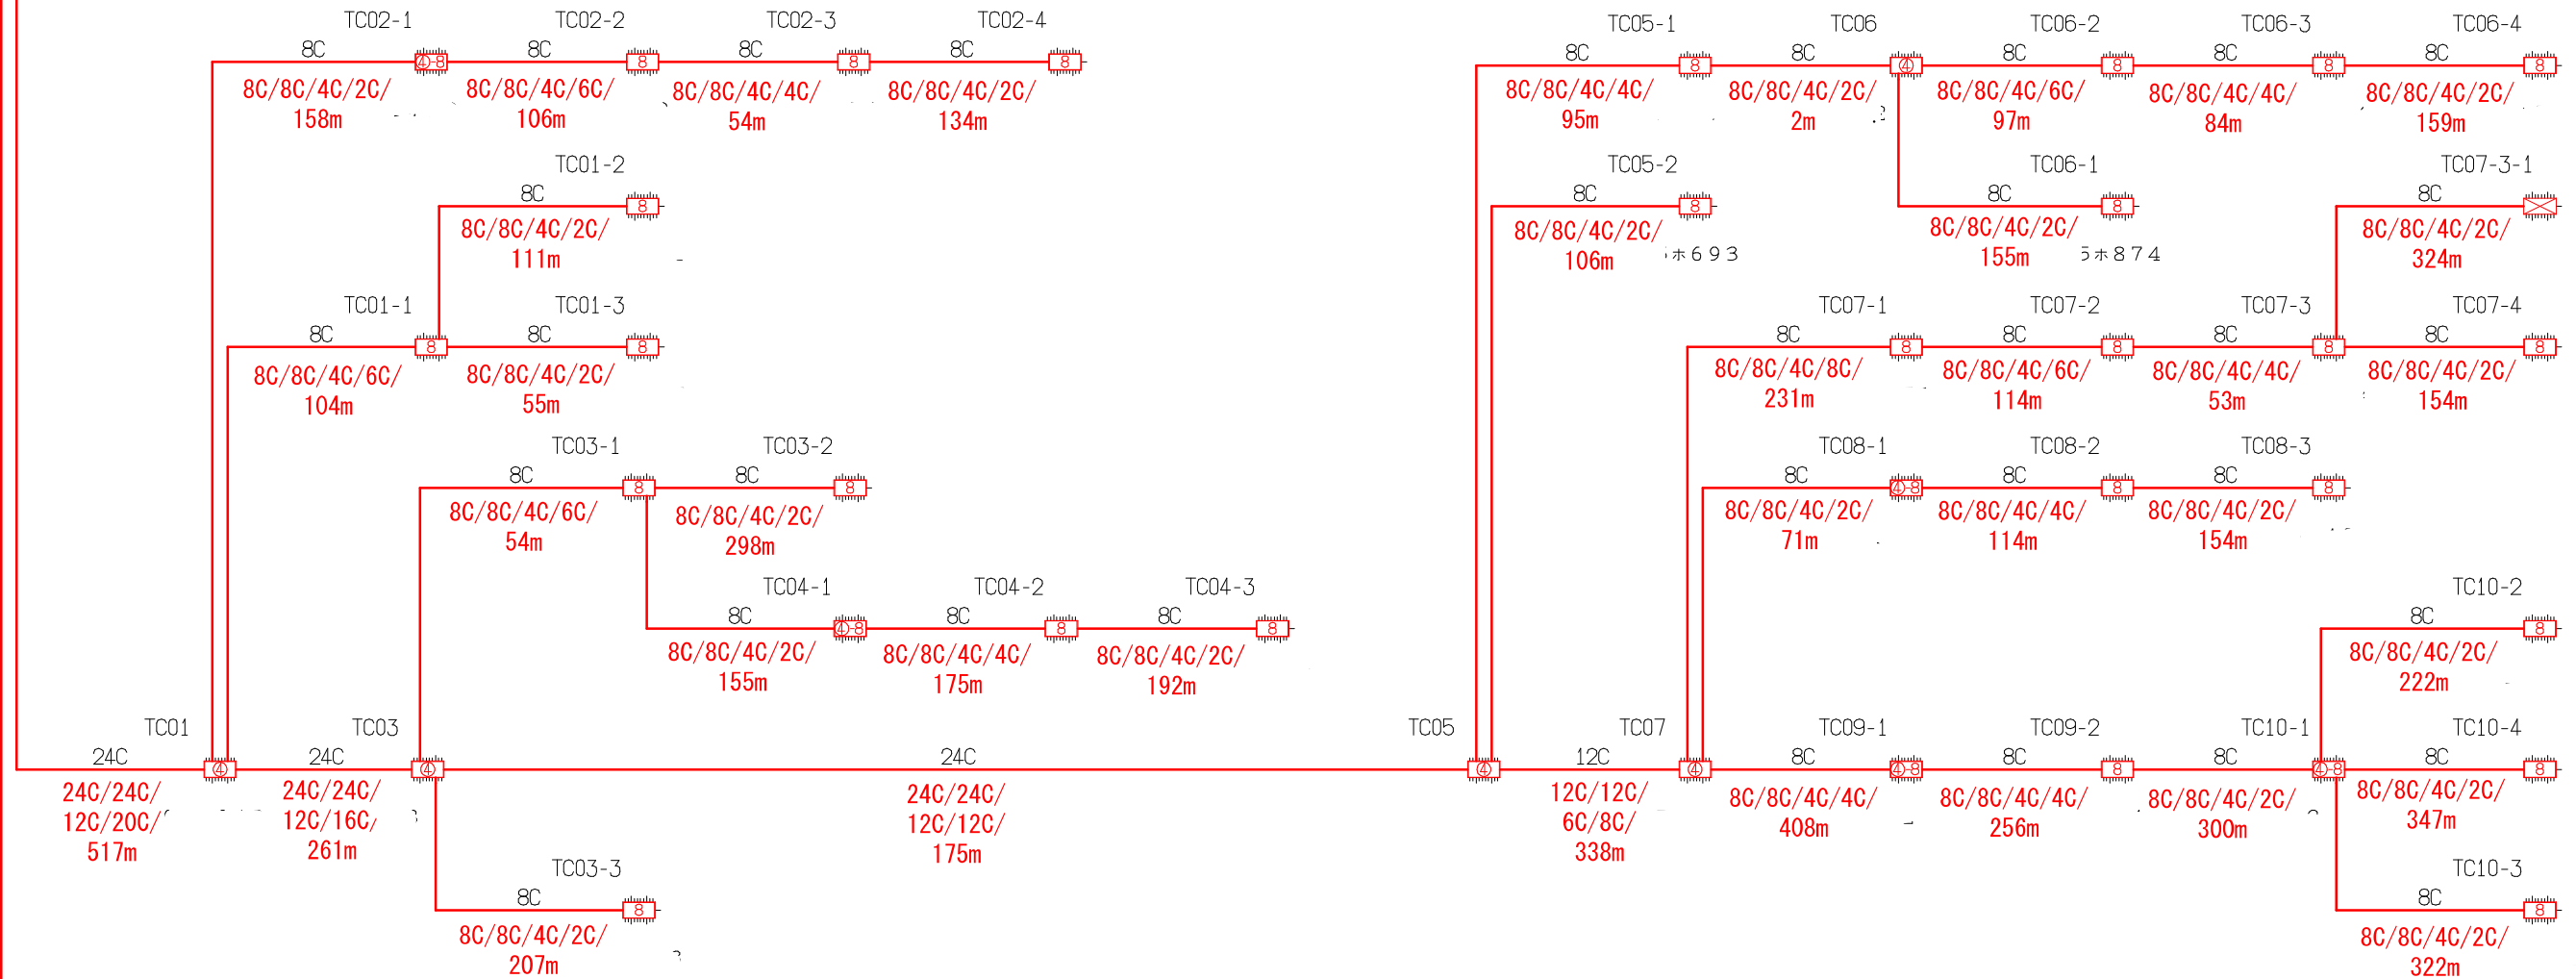

TB1～

凡例

・OC/OC/OC/OC(OC)/
Om

全芯数/新設(更改)芯数/補助対象芯数/使用芯数(うち既設活用芯数)/
敷設距離

シンボル	内 容	シンボル	内 容	シンボル	内 容
	ヘッドエンド/FDF		新設【E-30】 8分岐子カブラクロージャ		補助対象 FTTH連絡線
	新設【E-27】 幹線クロージャ		新設【E-31】 延長クロージャ		補助対象 FTTH幹線 分岐線
	新設【E-28】 4分岐親カブラクロージャ		既設クロージャ		既設光幹線
	新設【E-29】 4分岐親+8分岐子カブラクロージャ				敷設芯数

業務名	戸隠・鬼無里情報通信施設 詳細設計業務委託	図面名称	ブロックダイアグラム
企業名		図面番号	TC1
		縮尺	
		作成日	2023/1/24