


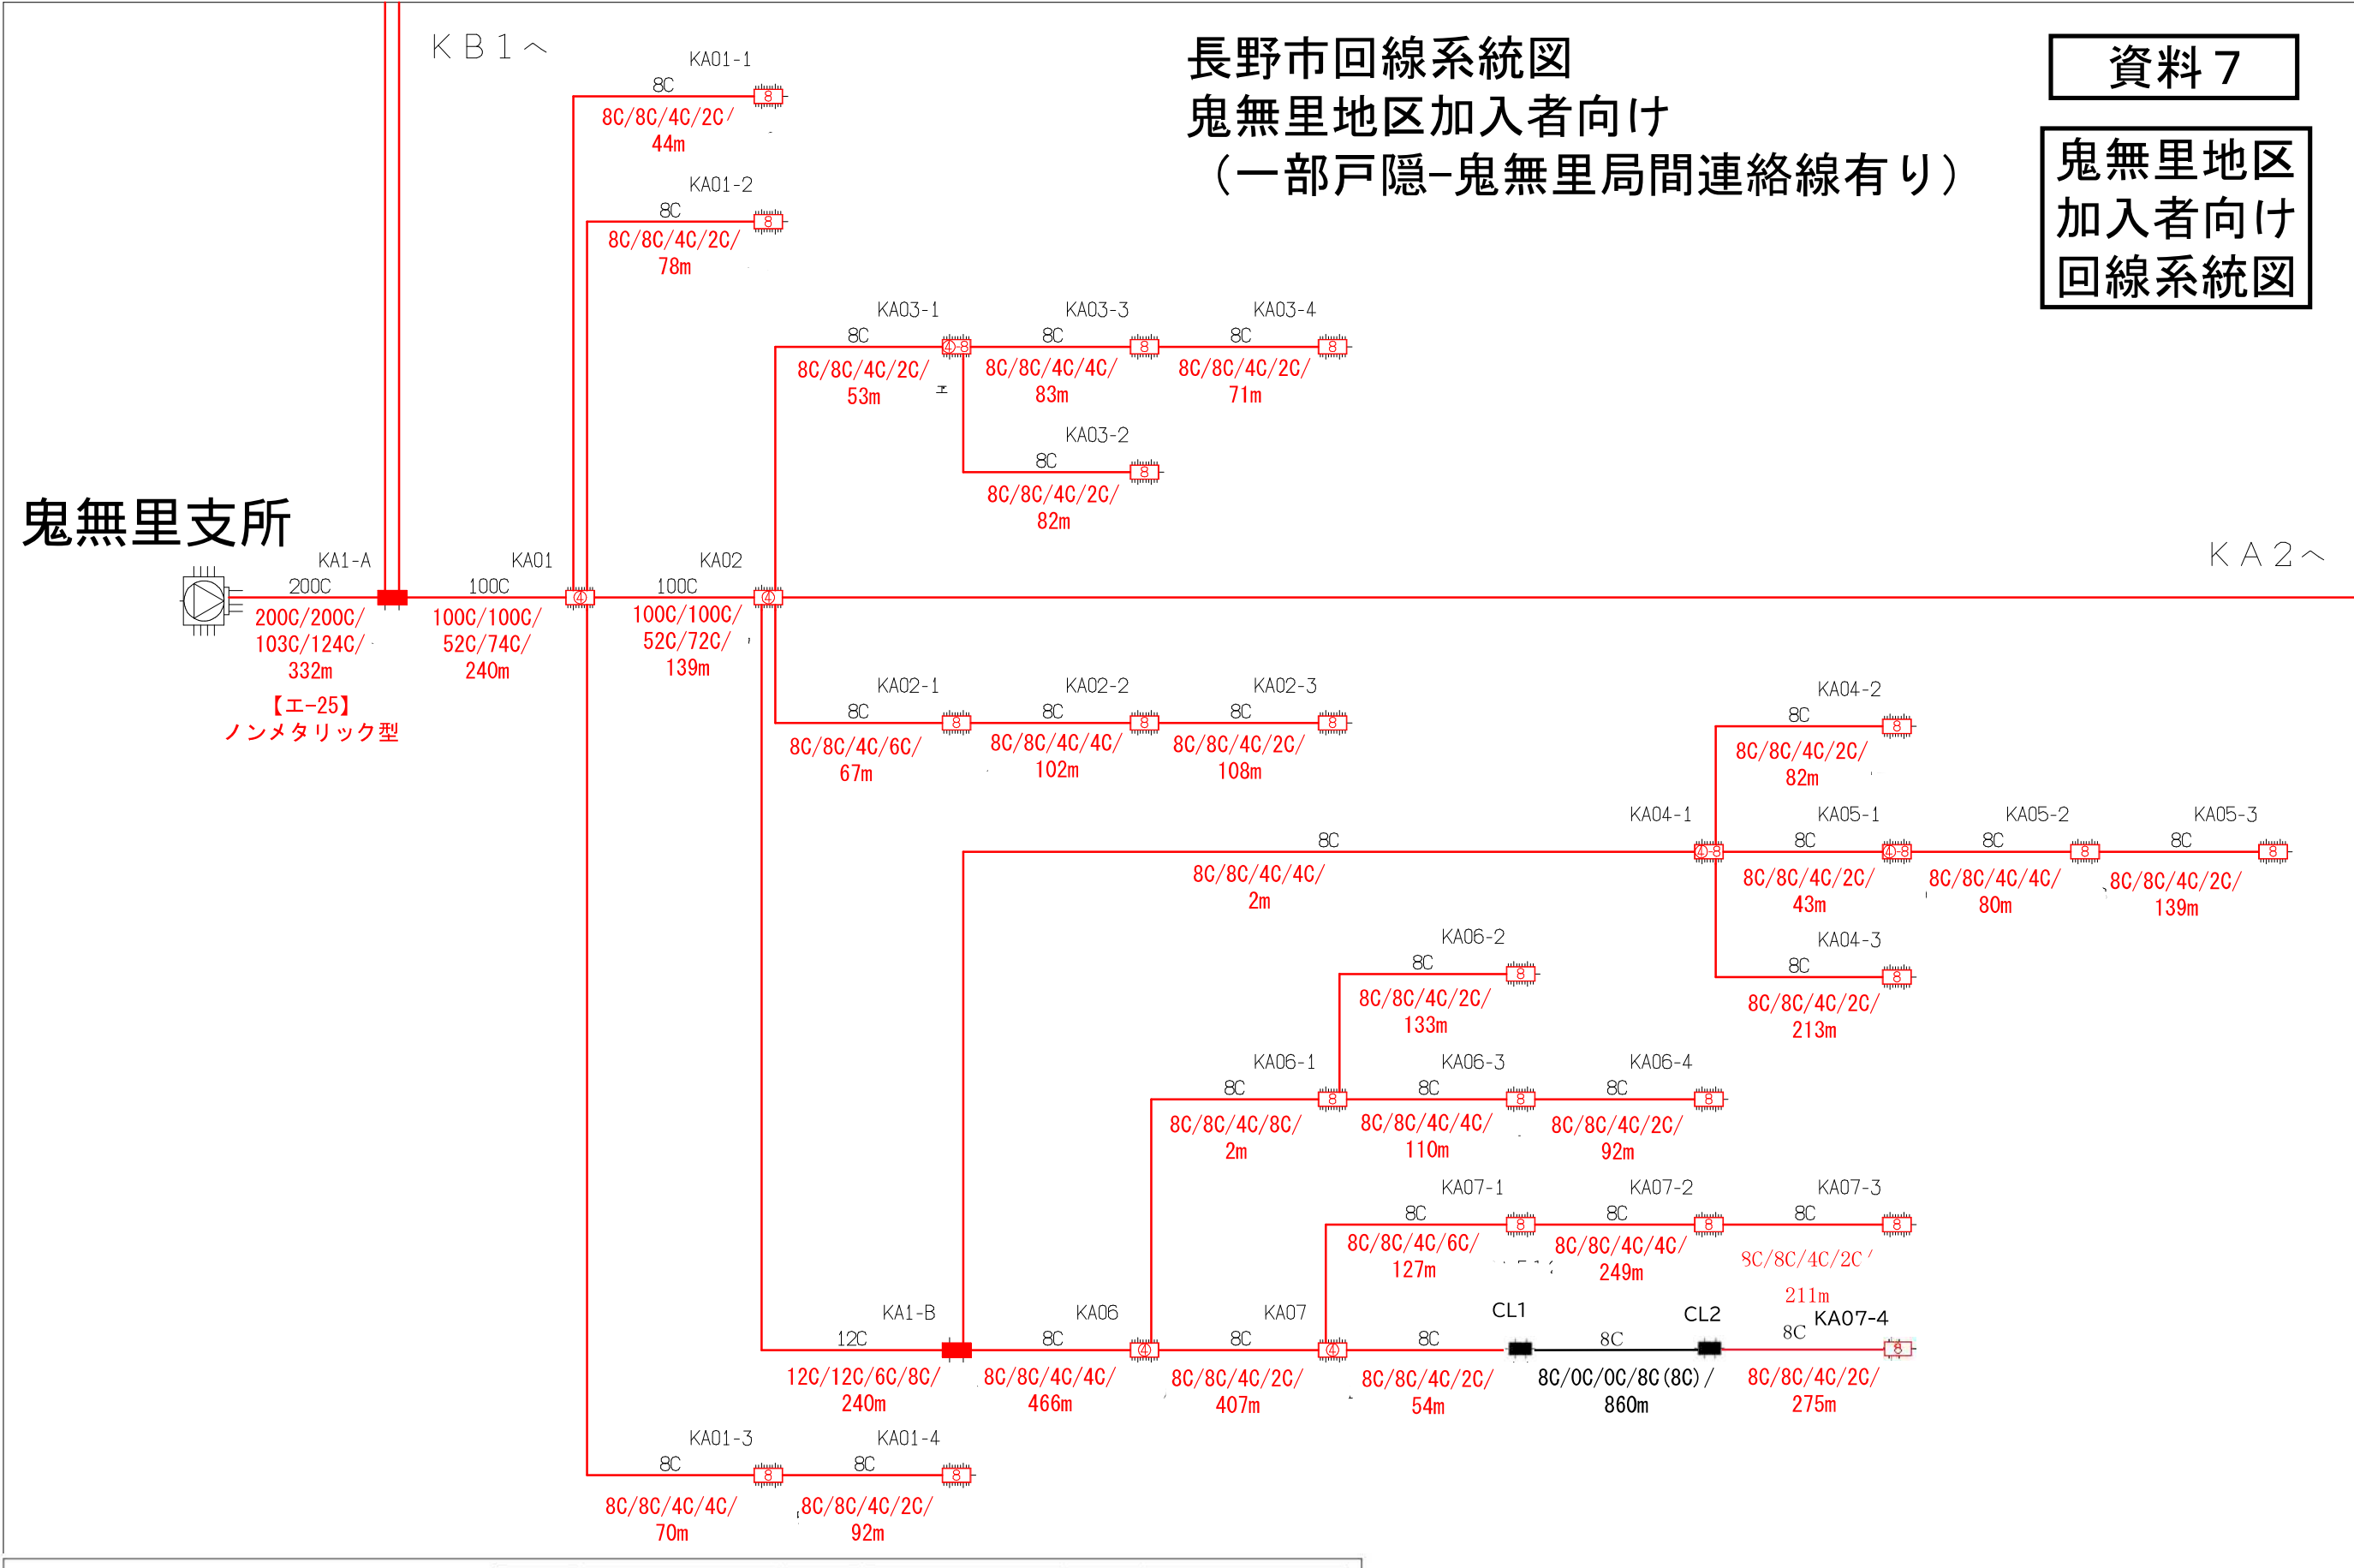

資料 7

鬼無里地区
加入者向け
回線系統図


凡例	シンボル	内 容	シンボル	内 容	シンボル	内 容
・OC/OC/OC/OC(OC)/Om		ヘッドエンド/FDF		新設【エ-30】8分岐子カブラクロージャ		補助対象 FTTH連絡線
全芯数/新設(更改)芯数/補助対象芯数/使用芯数(うち既設活用芯数)/敷設距離		新設【エ-27】幹線クロージャ		新設【エ-31】延長クロージャ		補助対象 FTTH幹線 分岐線
		新設【エ-28】4分岐親カブラクロージャ		既設クロージャ		既設光幹線
		新設【エ-29】4分岐親+8分岐子カブラクロージャ				敷設芯数

	KB1		業務名	戸隠・鬼無里情報通信施設 詳細設計業務委託	図面名称	ブロックダイアグラム
	KA1	KA2	企業名		図面番号	KA1
					縮尺	
					作成日	2023/1/24

資料 7

鬼無里地区
加入者向け
回線系統図

長野市回線系統図
鬼無里地区加入者向け
(一部戸隠-鬼無里局間連絡線有り)

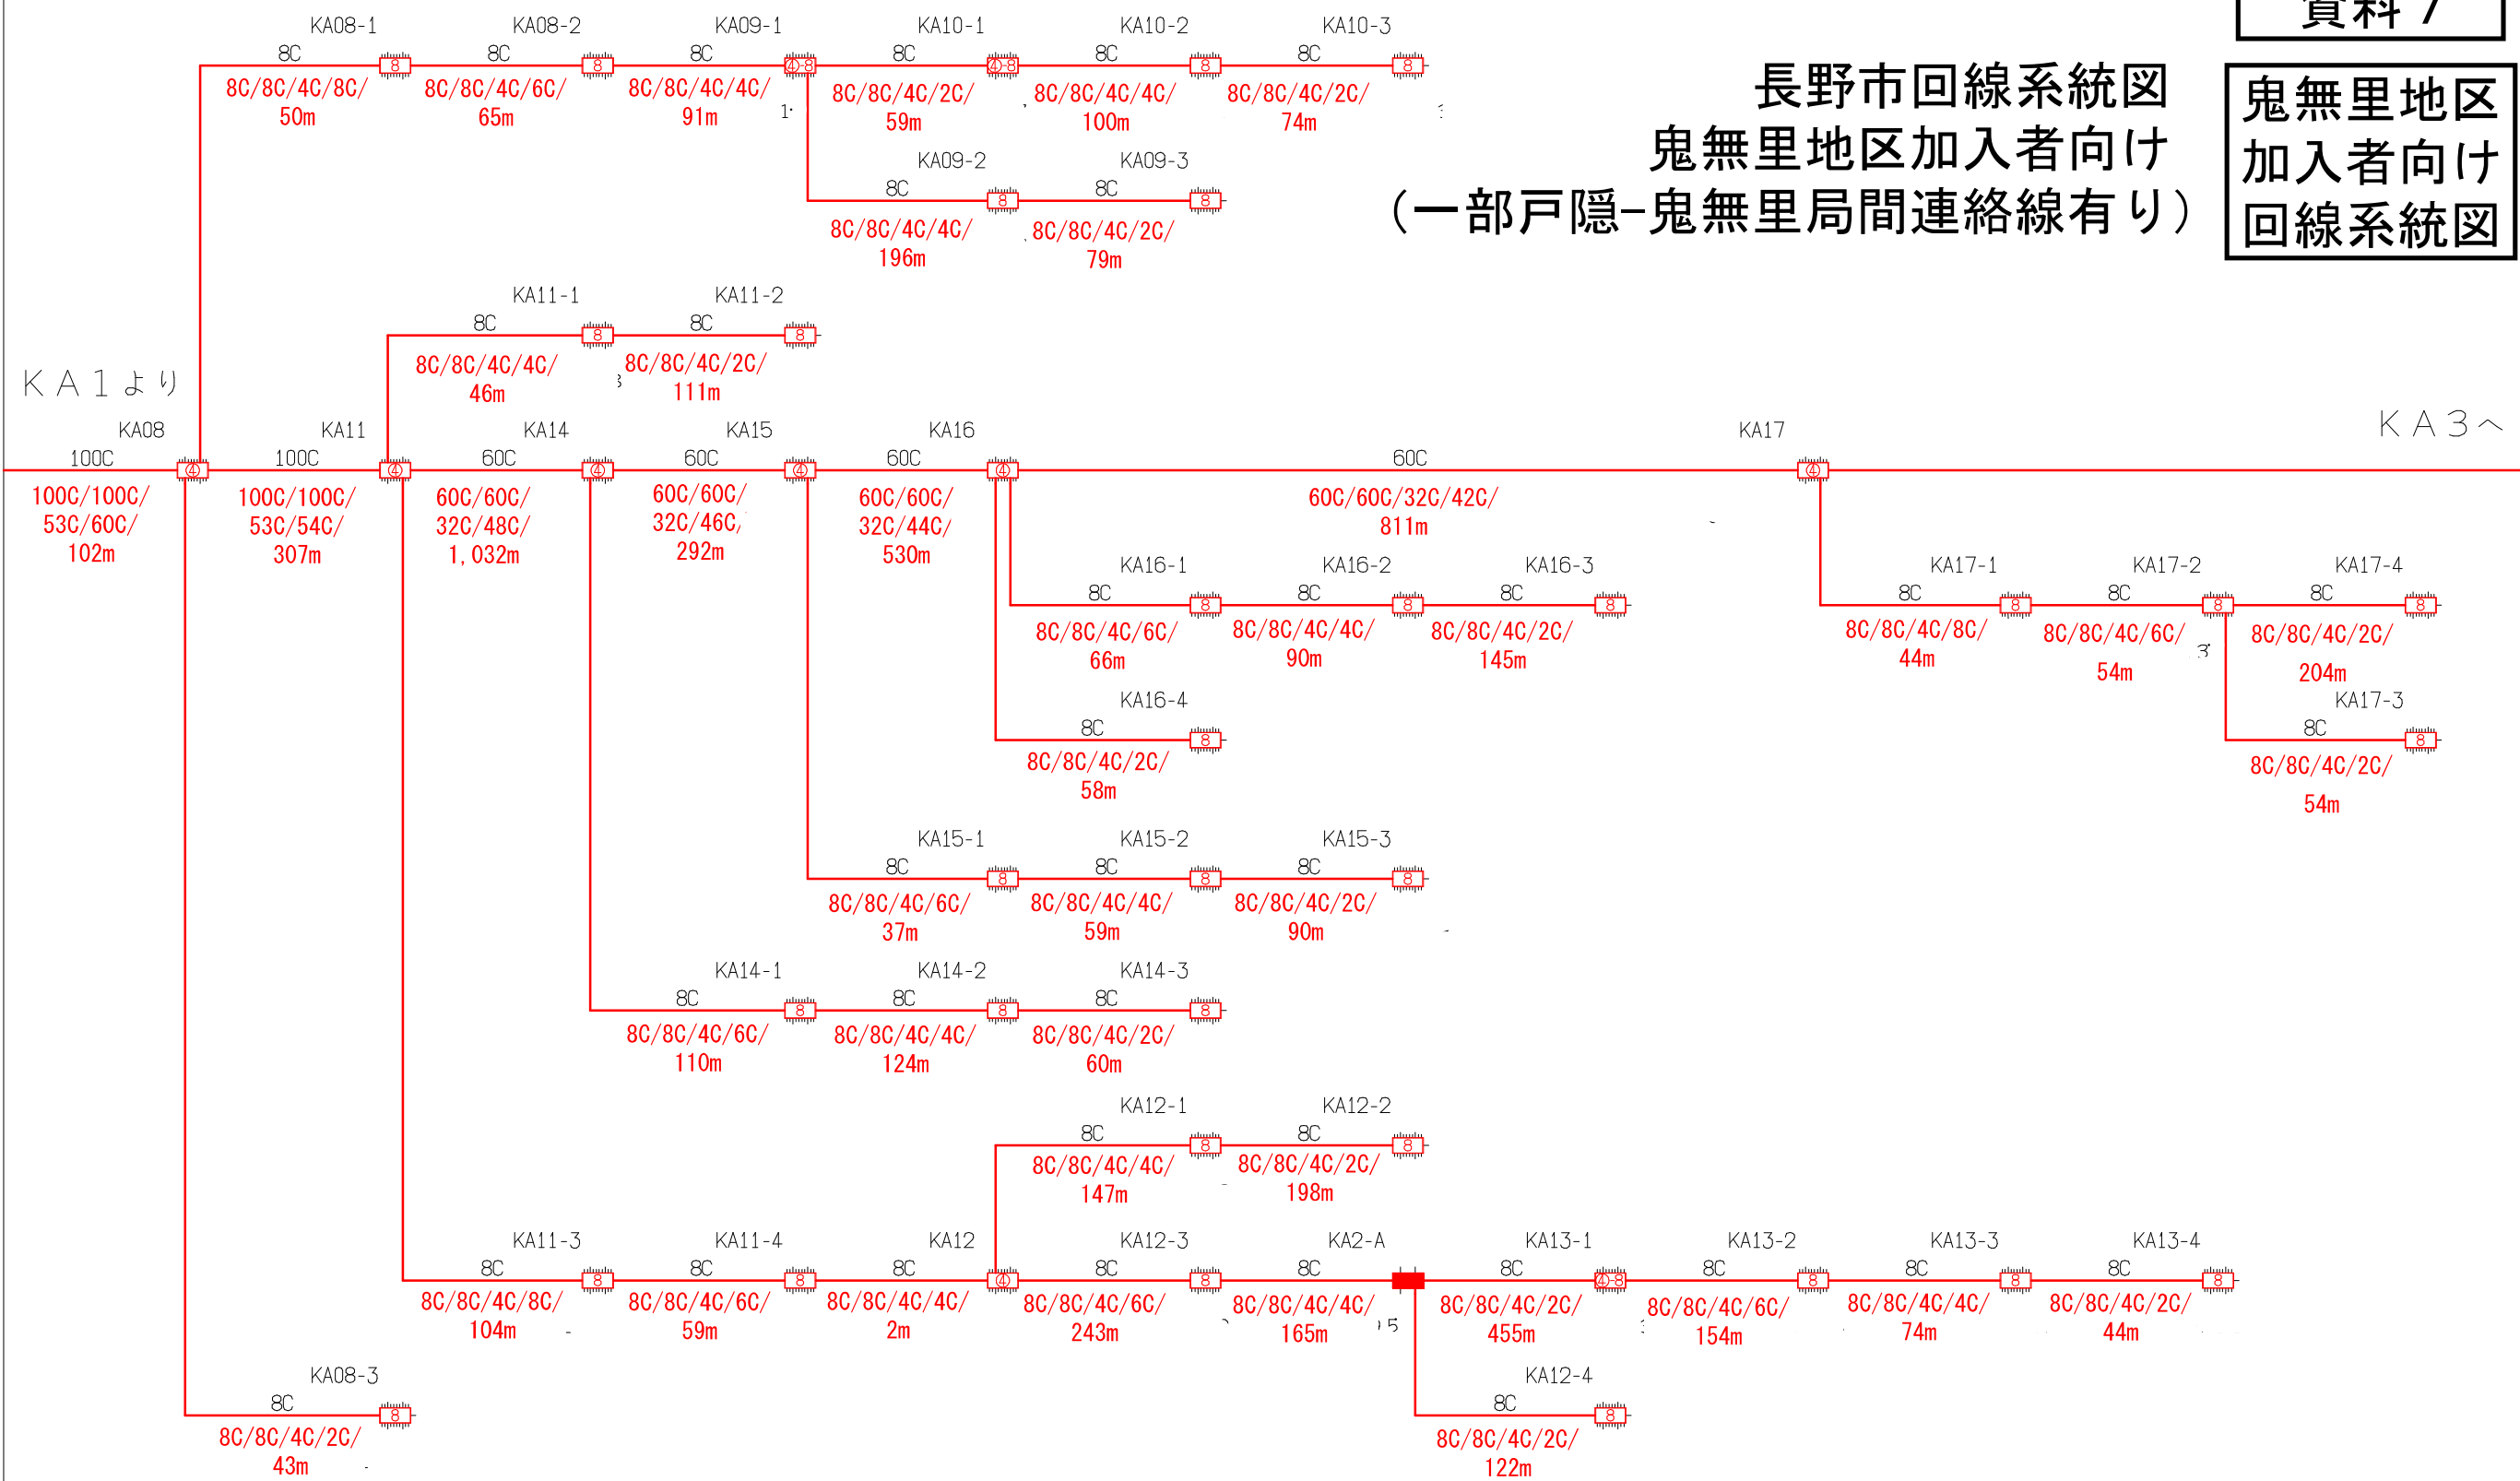


凡例		シンボル		シンボル		シンボル	
OC/OC/OC/OC(OC)/Om		ヘッドエンド/FDF		新設【E-30】 8分岐子カプラクロージャ		補助対象 FTTH連絡線	
全芯数/新設(更改)芯数/補助対象芯数/使用芯数(うち既設活用芯数)/敷設距離		新設【E-27】 幹線クロージャ		新設【E-31】 延長クロージャ		補助対象 FTTH幹線 分岐線	
		新設【E-28】 4分岐親カプラクロージャ		既設クロージャ		既設光幹線	
		新設【E-29】 4分岐親+8分岐子カプラクロージャ				xxC 敷設芯数	

業務名	戸隠・鬼無里情報通信施設 詳細設計業務委託		図面名称	ブロックダイアグラム	
企業名			図面番号	KA2	縮尺
		作成日	2023/1/24		

長野市回線系統図
鬼無里地区加入者向け
(一部戸隠-鬼無里局間連絡線有り)

資料 7
鬼無里地区
加入者向け
回線系統図

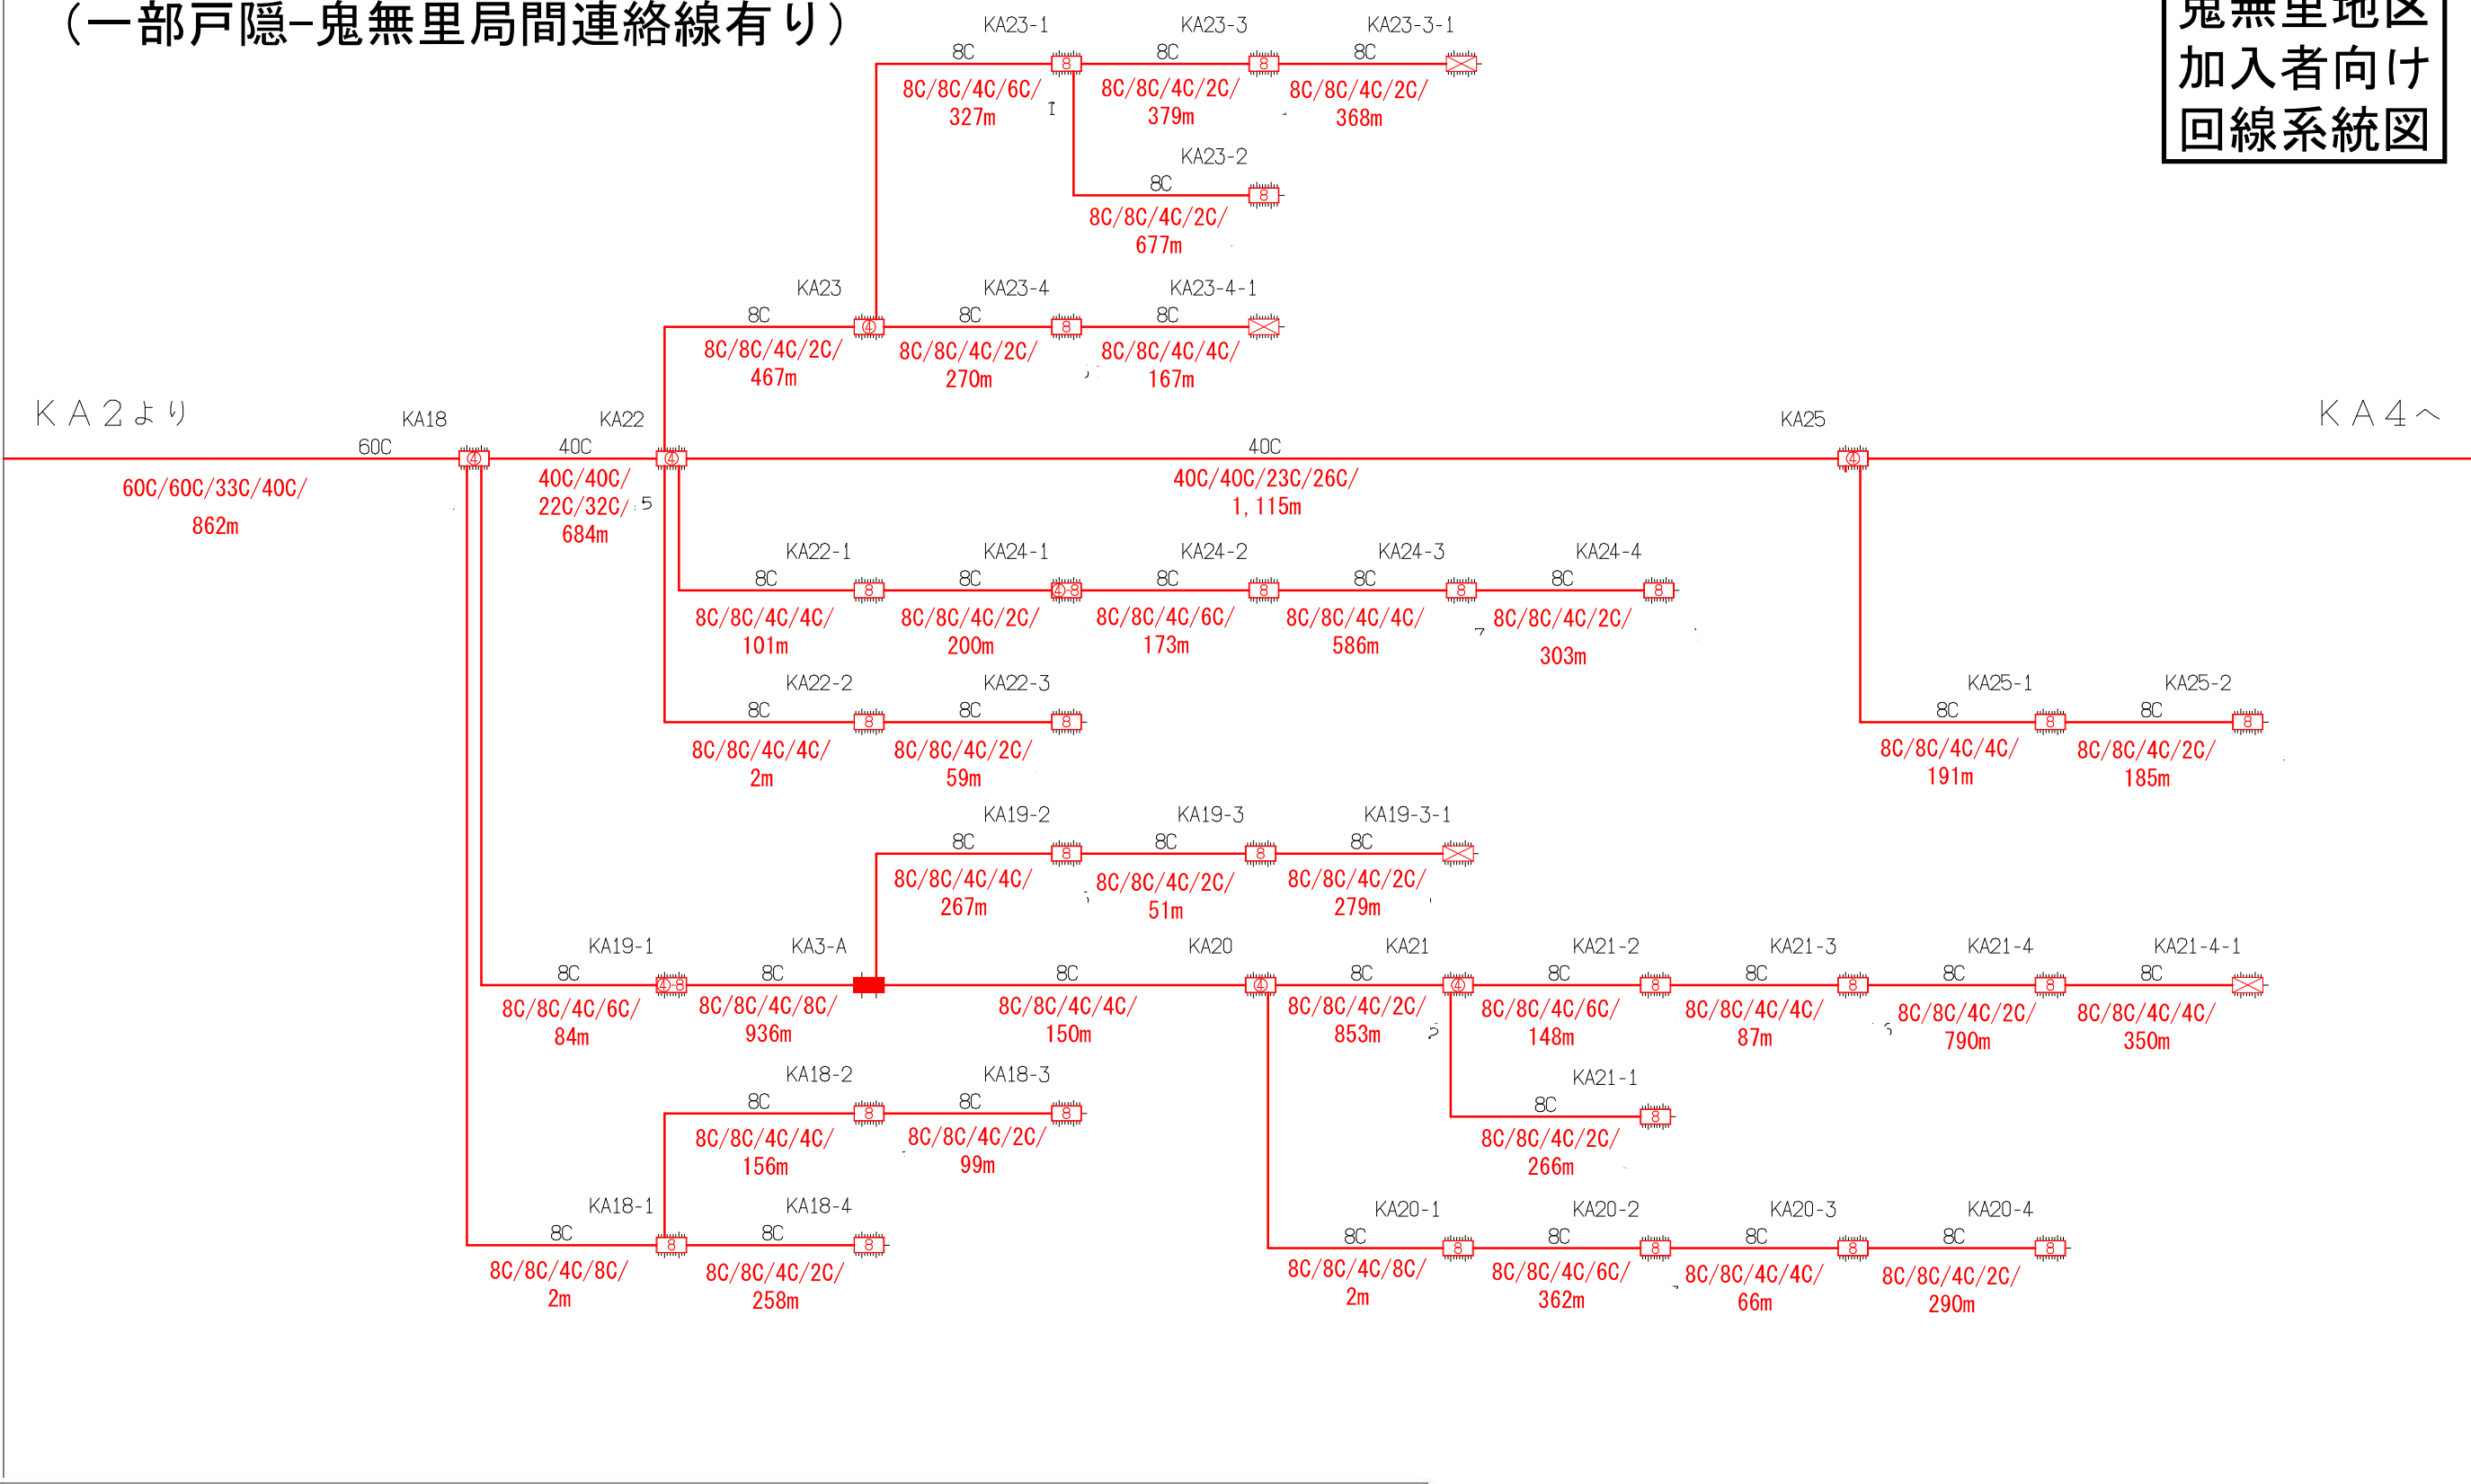

凡例

・OC/OC/OC/OC(OC)/Om

全芯数/新設(更改)芯数/補助対象芯数/使用芯数(うち既設活用芯数)/敷設距離

シンボル	内 容	シンボル	内 容	シンボル	内 容
	ヘッドエンド/FDF		新設【E-30】 8分岐子カブラクロージャ		補助対象 FTTH連絡線
	新設【E-27】 幹線クロージャ		新設【E-31】 延長クロージャ		補助対象 FTTH幹線 分岐線
	新設【E-28】 4分岐親カブラクロージャ		既設クロージャ		既設光幹線
	新設【E-29】 4分岐親+8分岐子カブラクロージャ				xxC 敷設芯数


KA2	KA3	KA4
-----	------------	-----

業務名	戸隠・鬼無里情報通信施設 詳細設計業務委託	図面名称	ブロックダイヤグラム
企業名		図面番号	KA3
		縮尺	
		作成日	2023/1/24

長野市回線系統図
鬼無里地区加入者向け
(一部戸隠-鬼無里局間連絡線有り)

資料 7

鬼無里地区
加入者向け
回線系統図

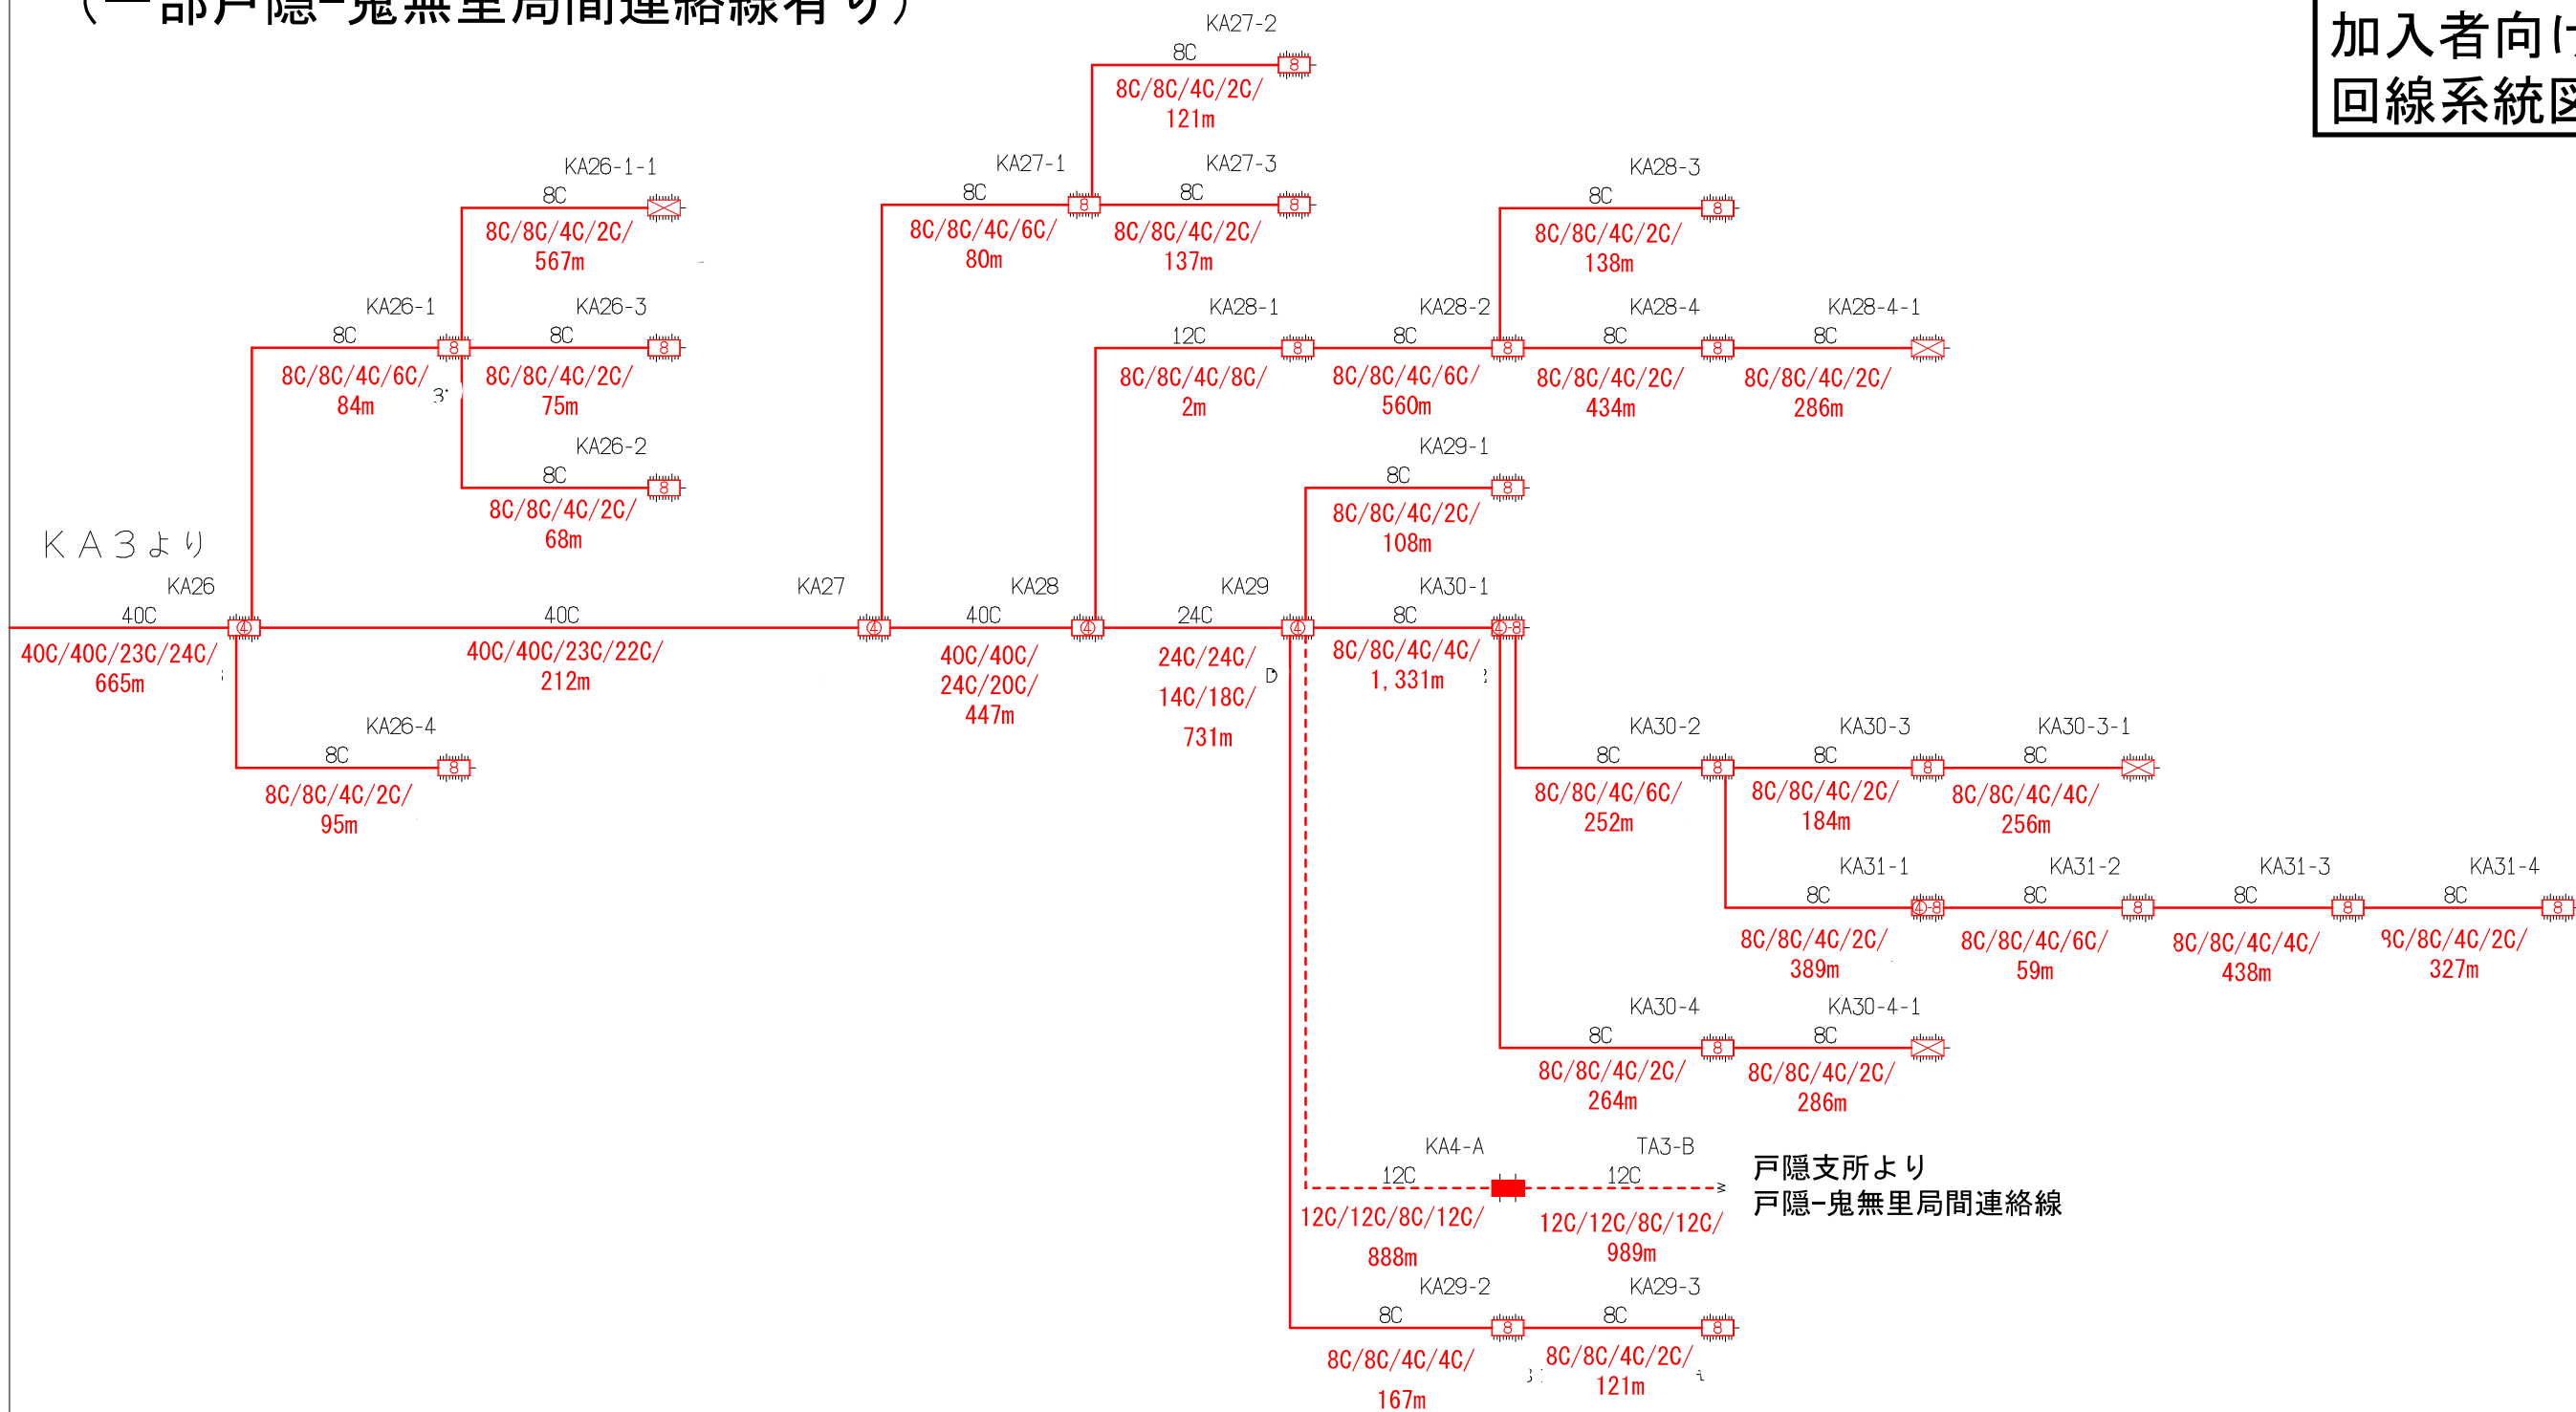

凡例

・OC/OC/OC/OC(OC)/
Om

全芯数/新設(更改)芯数/補助対象芯数/使用芯数(うち既設活用芯数)/
敷設距離

シンボル	内 容	シンボル	内 容	シンボル	内 容
	ヘッドエンド/FDF		新設【E-30】 8分岐子カブラクロージャ		補助対象 F T T H連絡線
	新設【E-27】 幹線クロージャ		新設【E-31】 延長クロージャ		補助対象 F T T H幹線 分岐線
	新設【E-28】 4分岐親カブラクロージャ		既設クロージャ		既設光幹線
	新設【E-29】 4分岐親+8分岐子カブラクロージャ				敷設芯数

KA3	KA4
-----	-----

業務名	戸隠・鬼無里情報通信施設 詳細設計業務委託	図面名称	ブロックダイアグラム
企業名		図面番号	KA4
作成日	2023/1/24	縮尺	


K C 1 ~

長野市回線系統図 鬼無里地区加入者向け

資料 7

鬼無里地区 加入者向け 回線系統図

K B 2 ~

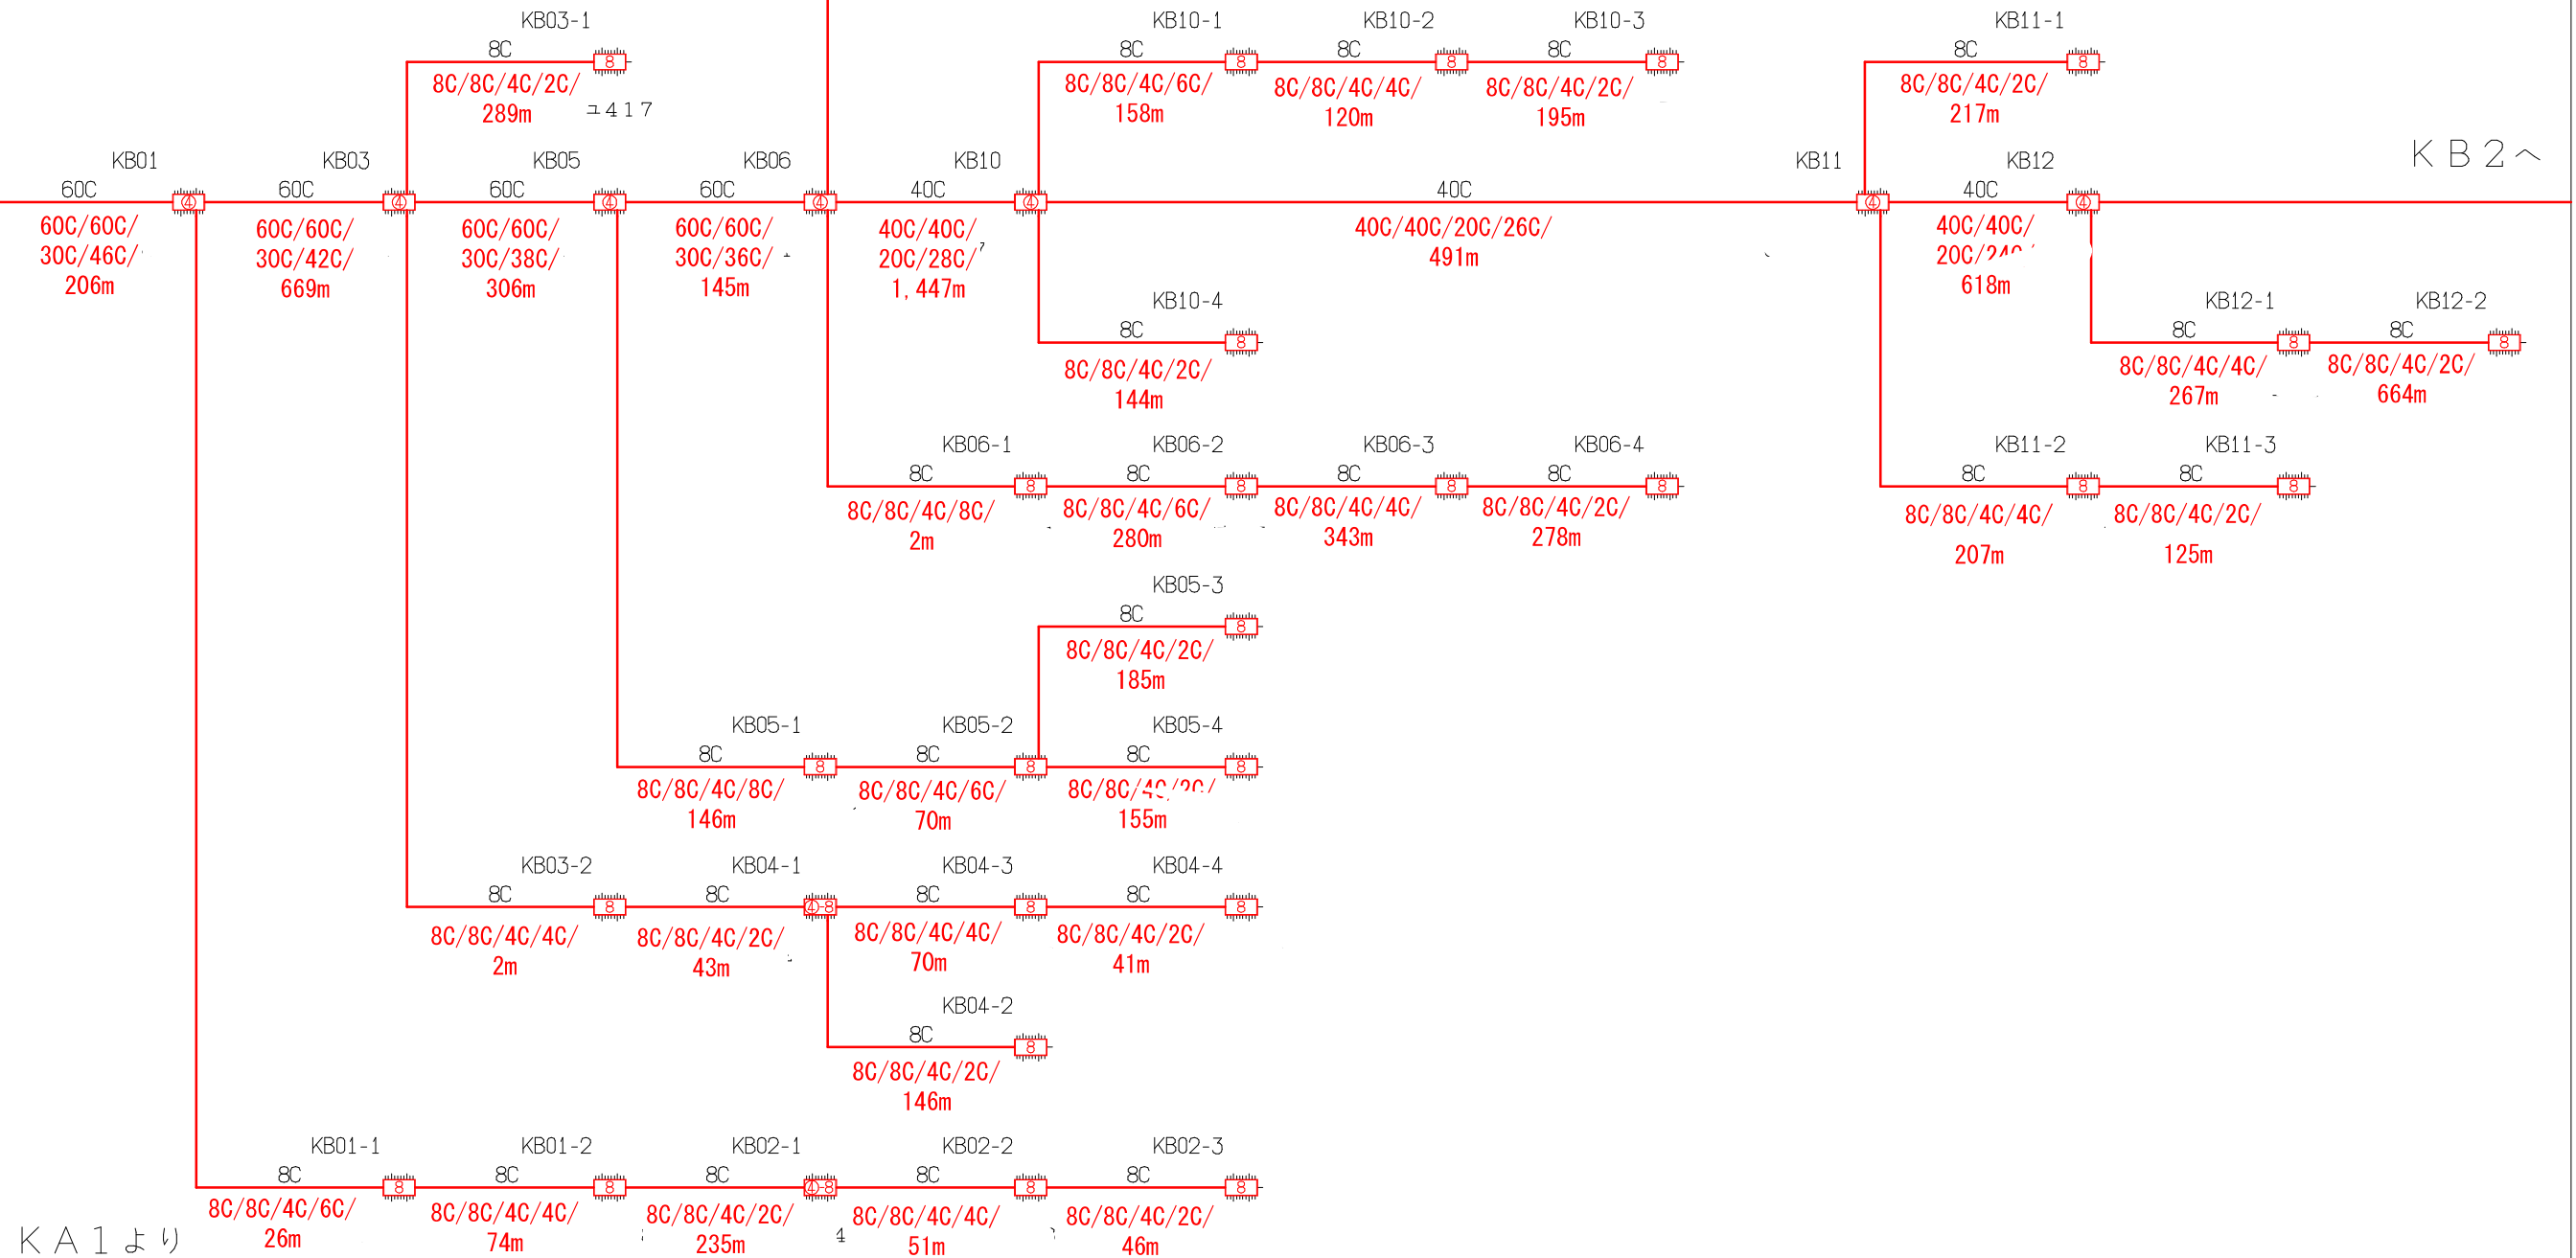

K A 1 より

凡例

・OC/OC/OC/OC(OC)/
Om

全芯数/新設(更改)芯数/補助対象芯数/使用芯数(うち既設活用芯数)/
敷設距離


シンボル	内 容	シンボル	内 容	シンボル	内 容
	ヘッドエンド/FDF		新設【I-30】 8分岐子カブラロージャ		補助対象 FTTH連絡線
	新設【I-27】 4分岐子カブラロージャ		新設【I-31】 8分岐子カブラロージャ		補助対象 FTTH幹線 分岐線
	新設【I-28】 4分岐子カブラロージャ		既設ケーブル		既設光幹線
	新設【I-29】 4分岐子カブラロージャ				敷設芯数

	KC1		業務名	戸隠・鬼無里情報通信施設 詳細設計業務委託	図面 名称	ブロックダイアグラム
	KB1	KB2	企業名		図面 番号	KB1
	KA1				縮尺	
					作成日	2023/1/24

長野市回線系統図
電無里地区加入者向け

資料 7

鬼無里地区
加入者向け
回線系統図

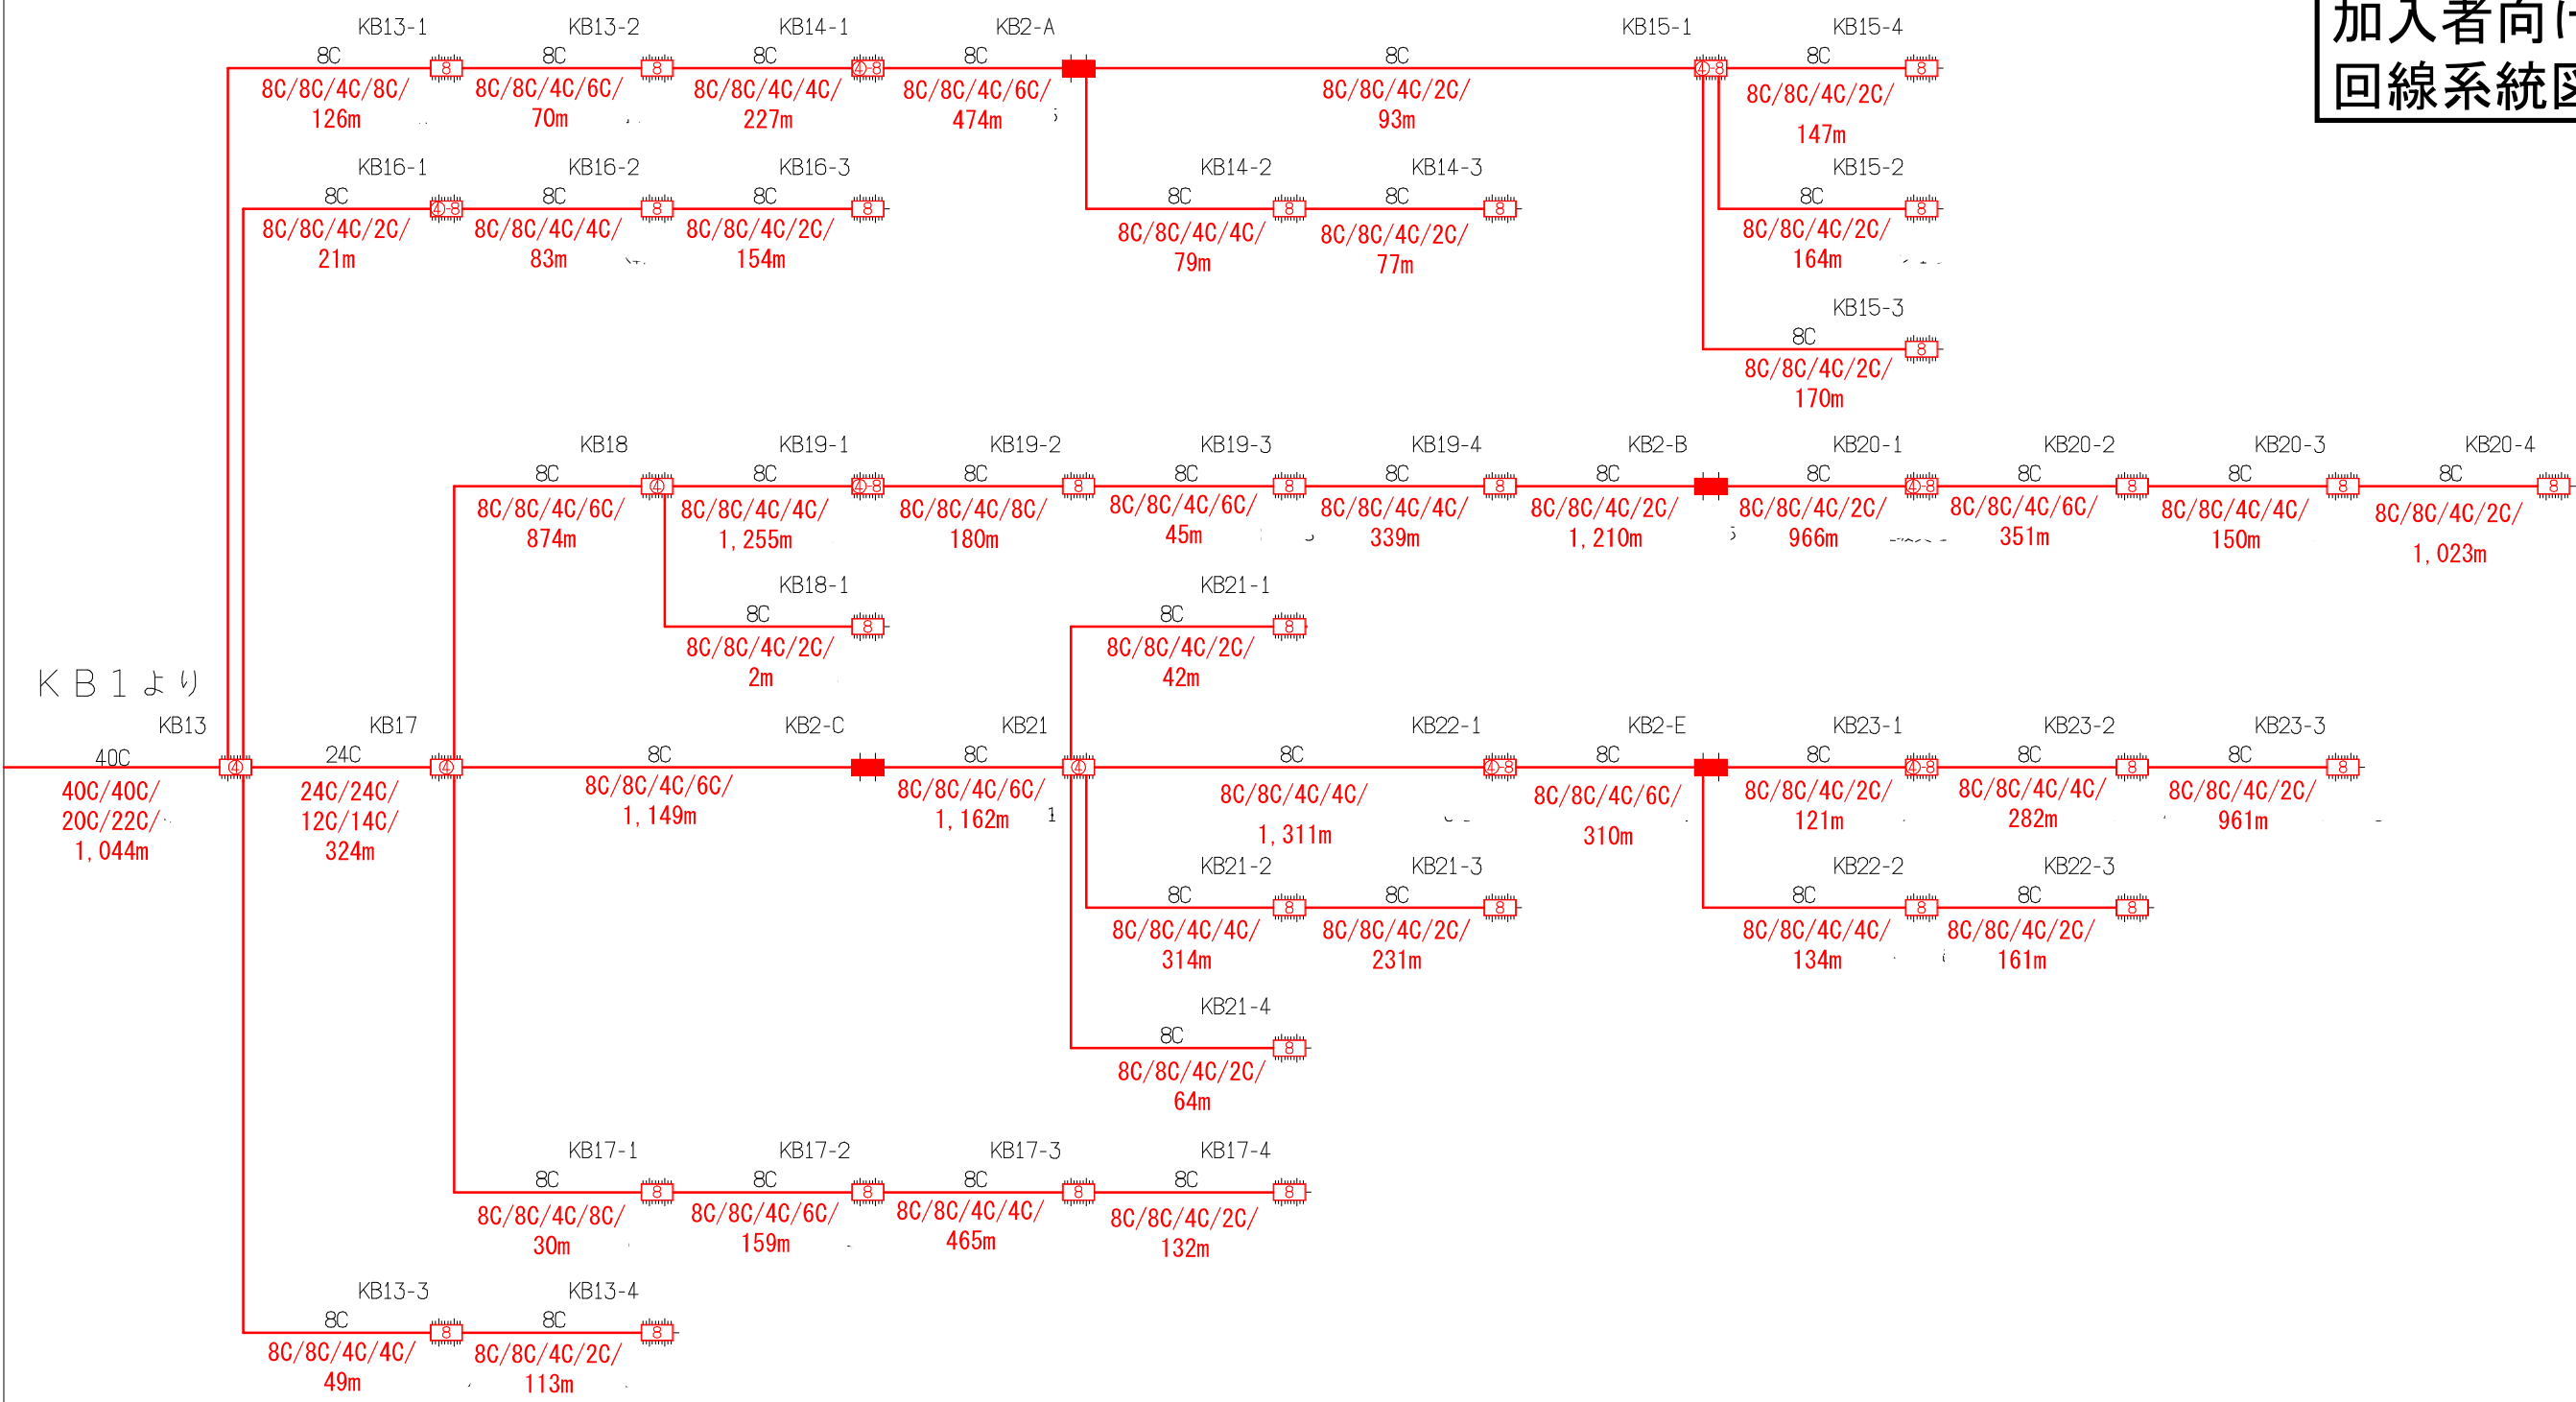


凡例					
・OC/OC/OC/OC(OC)/Om					
全芯数/新設(更改)芯数/補助対象芯数/使用芯数(うち既設活用芯数)/敷設距離					
シンボル	内 容	シンボル	内 容	シンボル	内 容
	ヘッドエンド/FDF		新設【I-30】 8分岐子カブラクロージャ		補助対象 FTTH連絡線
	新設【I-27】 幹線クロージャ		新設【I-31】 延長クロージャ		補助対象 FTTH幹線 分岐線
	新設【I-28】 4分岐親カブラクロージャ		既設クロージャ		既設光幹線
	新設【I-29】 4分岐親+8分岐子カブラクロージャ				敷設芯数

			業務名	戸隠・鬼無里情報通信施設 詳細設計業務委託		図面名称	ブロックダイアグラム		
KB1			企業名			図面番号	KB2	縮尺	
							作成日	2023/1/24	

長野市回線系統図
鬼無里地区加入者向け

資料 7

鬼無里地区
加入者向け
回線系統図

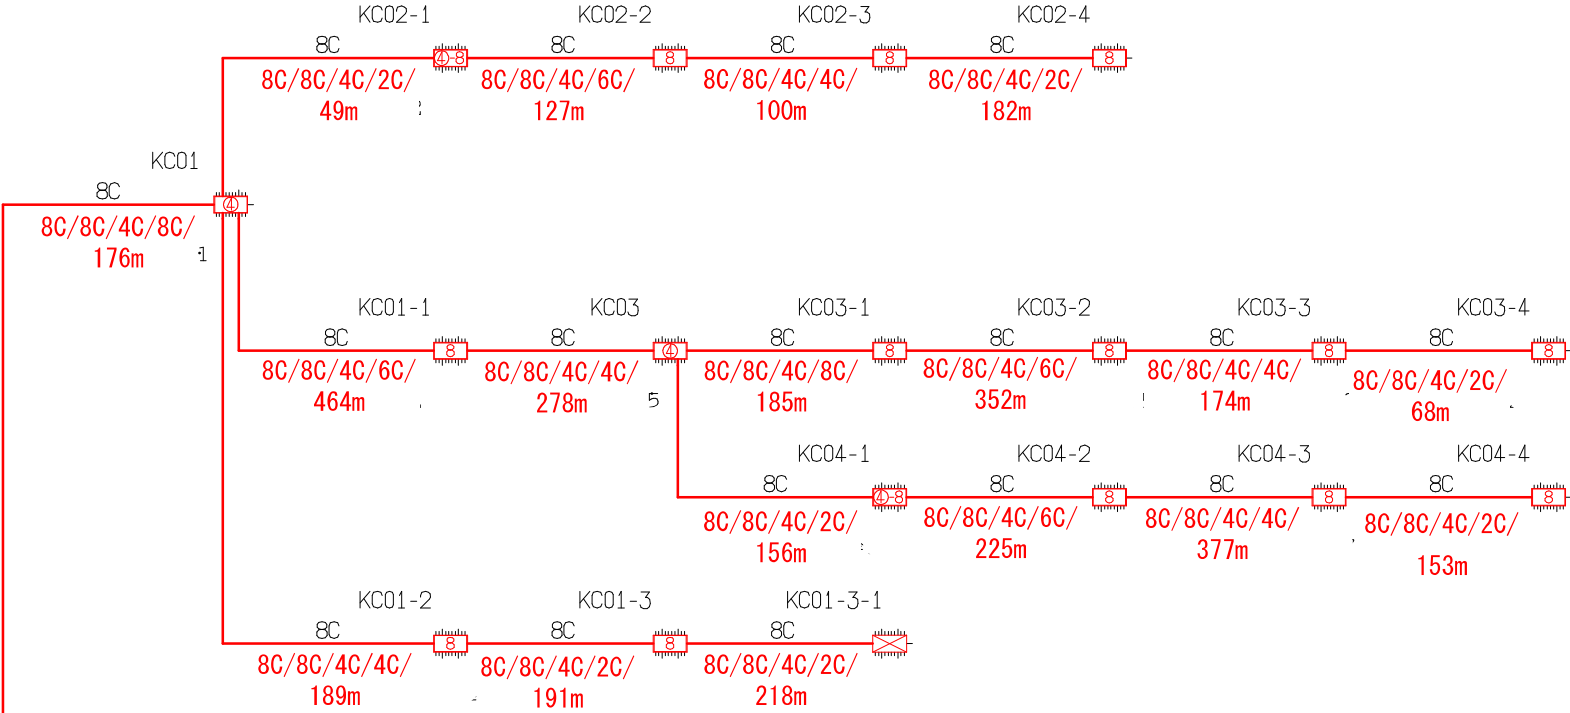

KB1より

凡例
・OC/OC/OC/OC(OC)/Om
全芯数/新設(更改)芯数/補助対象芯数/使用芯数(うち既設活用芯数)/敷設距離

シンボル	内 容	シンボル	内 容	シンボル	内 容
	ヘッドエンド/FDF		新設【E-30】 8分岐子カブラクロージャ		補助対象 FTTH連絡線
	新設【E-27】 幹線クロージャ		新設【E-31】 延長クロージャ		補助対象 FTTH幹線 分岐線
	新設【E-28】 4分岐親カブラクロージャ		既設クロージャ		既設光幹線
	新設【E-29】 4分岐親+8分岐子カブラクロージャ				敷設芯数

			業務名	戸隠・鬼無里情報通信施設 詳細設計業務委託	図面名称	ブロックダイアグラム
	KC1		企業名		図面番号	KC1
	KB1				縮尺	
					作成日	2023/1/24