


長野市回線系統図
局間光連絡線

INC～戸隠支所
局間光連絡線

資料 7

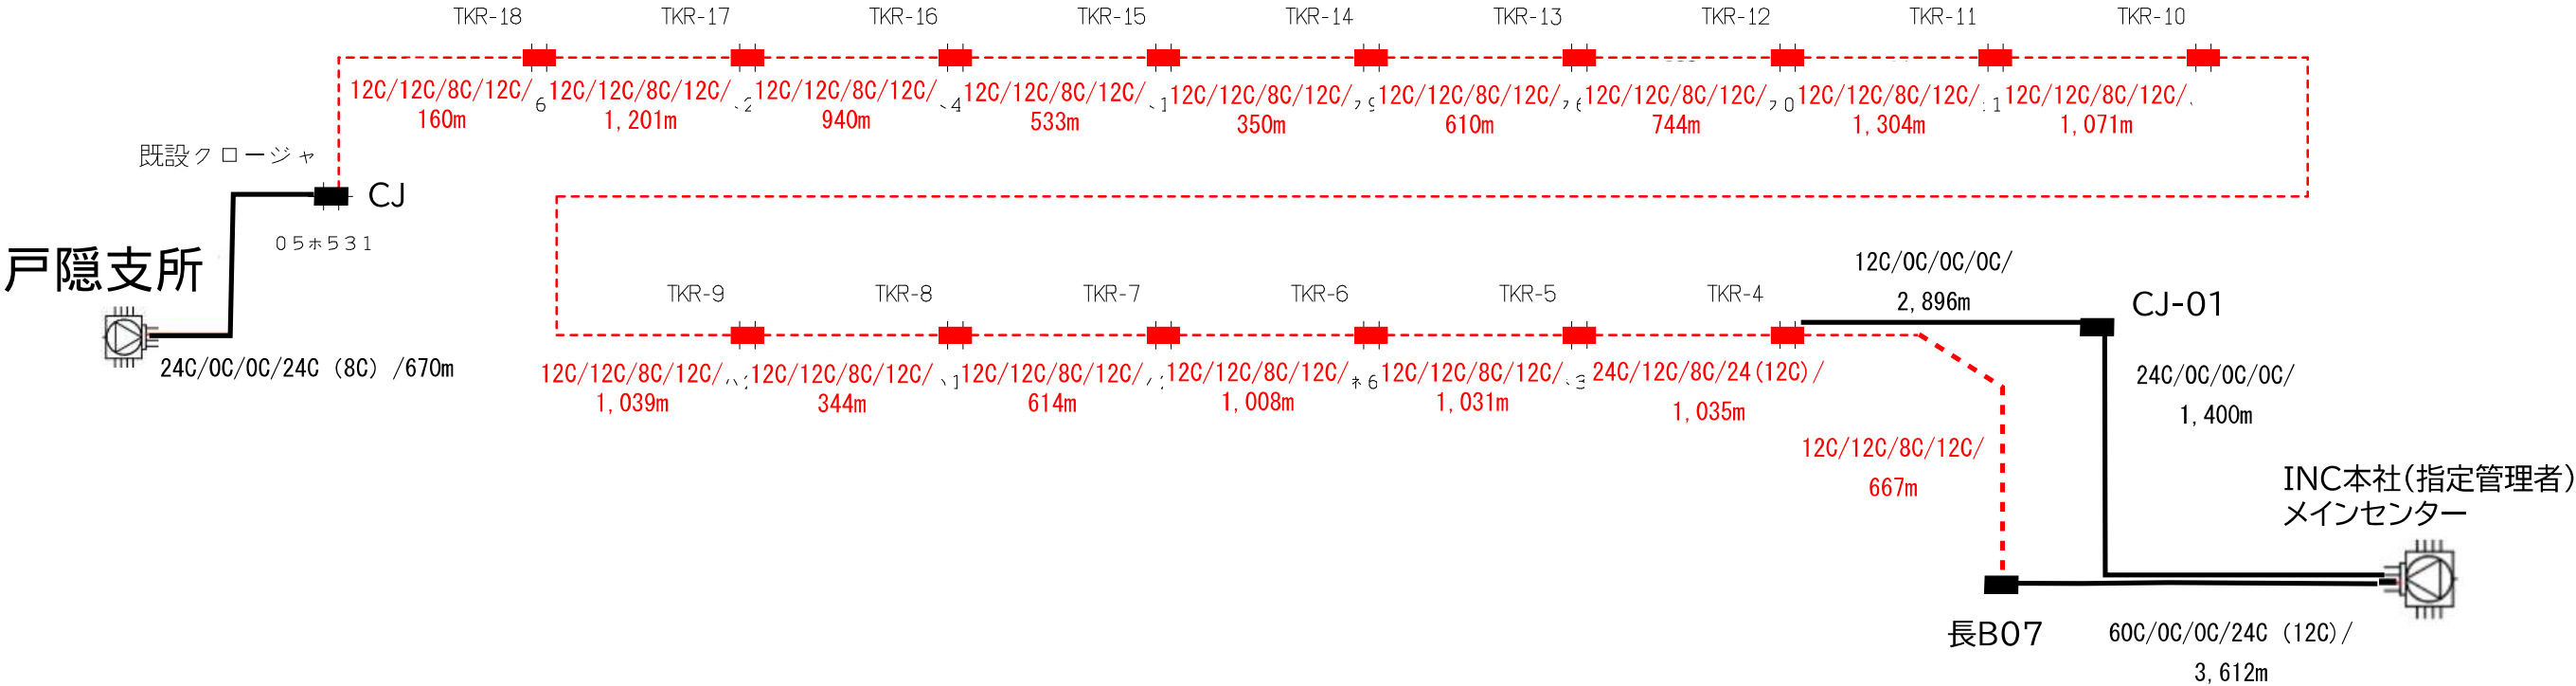

凡例	シンボル	内 容	シンボル	内 容	シンボル	内 容
・OC/OC/OC/OC(OC)/Om		ヘッドエンド/FDF		新設【E-30】8分岐子カプラクロージャ		補助対象 FTTH 連絡線
		新設【E-27】幹線クロージャ		新設【E-31】延長クロージャ		補助対象 FTTH 幹線 分岐線
全芯数/新設(更改)芯数/補助対象芯数/使用芯数(うち既設活用芯数)/敷設距離		新設【E-28】4分岐親カプラクロージャ		既設クロージャ		既設光幹線
		新設【E-29】4分岐親+8分岐子カプラクロージャ				敷設芯数

			業務名	戸隠・鬼無里情報通信施設 詳細設計業務委託	図面名称	ブロックダイアグラム
	1		企業名		図面番号	1
					縮尺	
					作成日	2023/1/25