


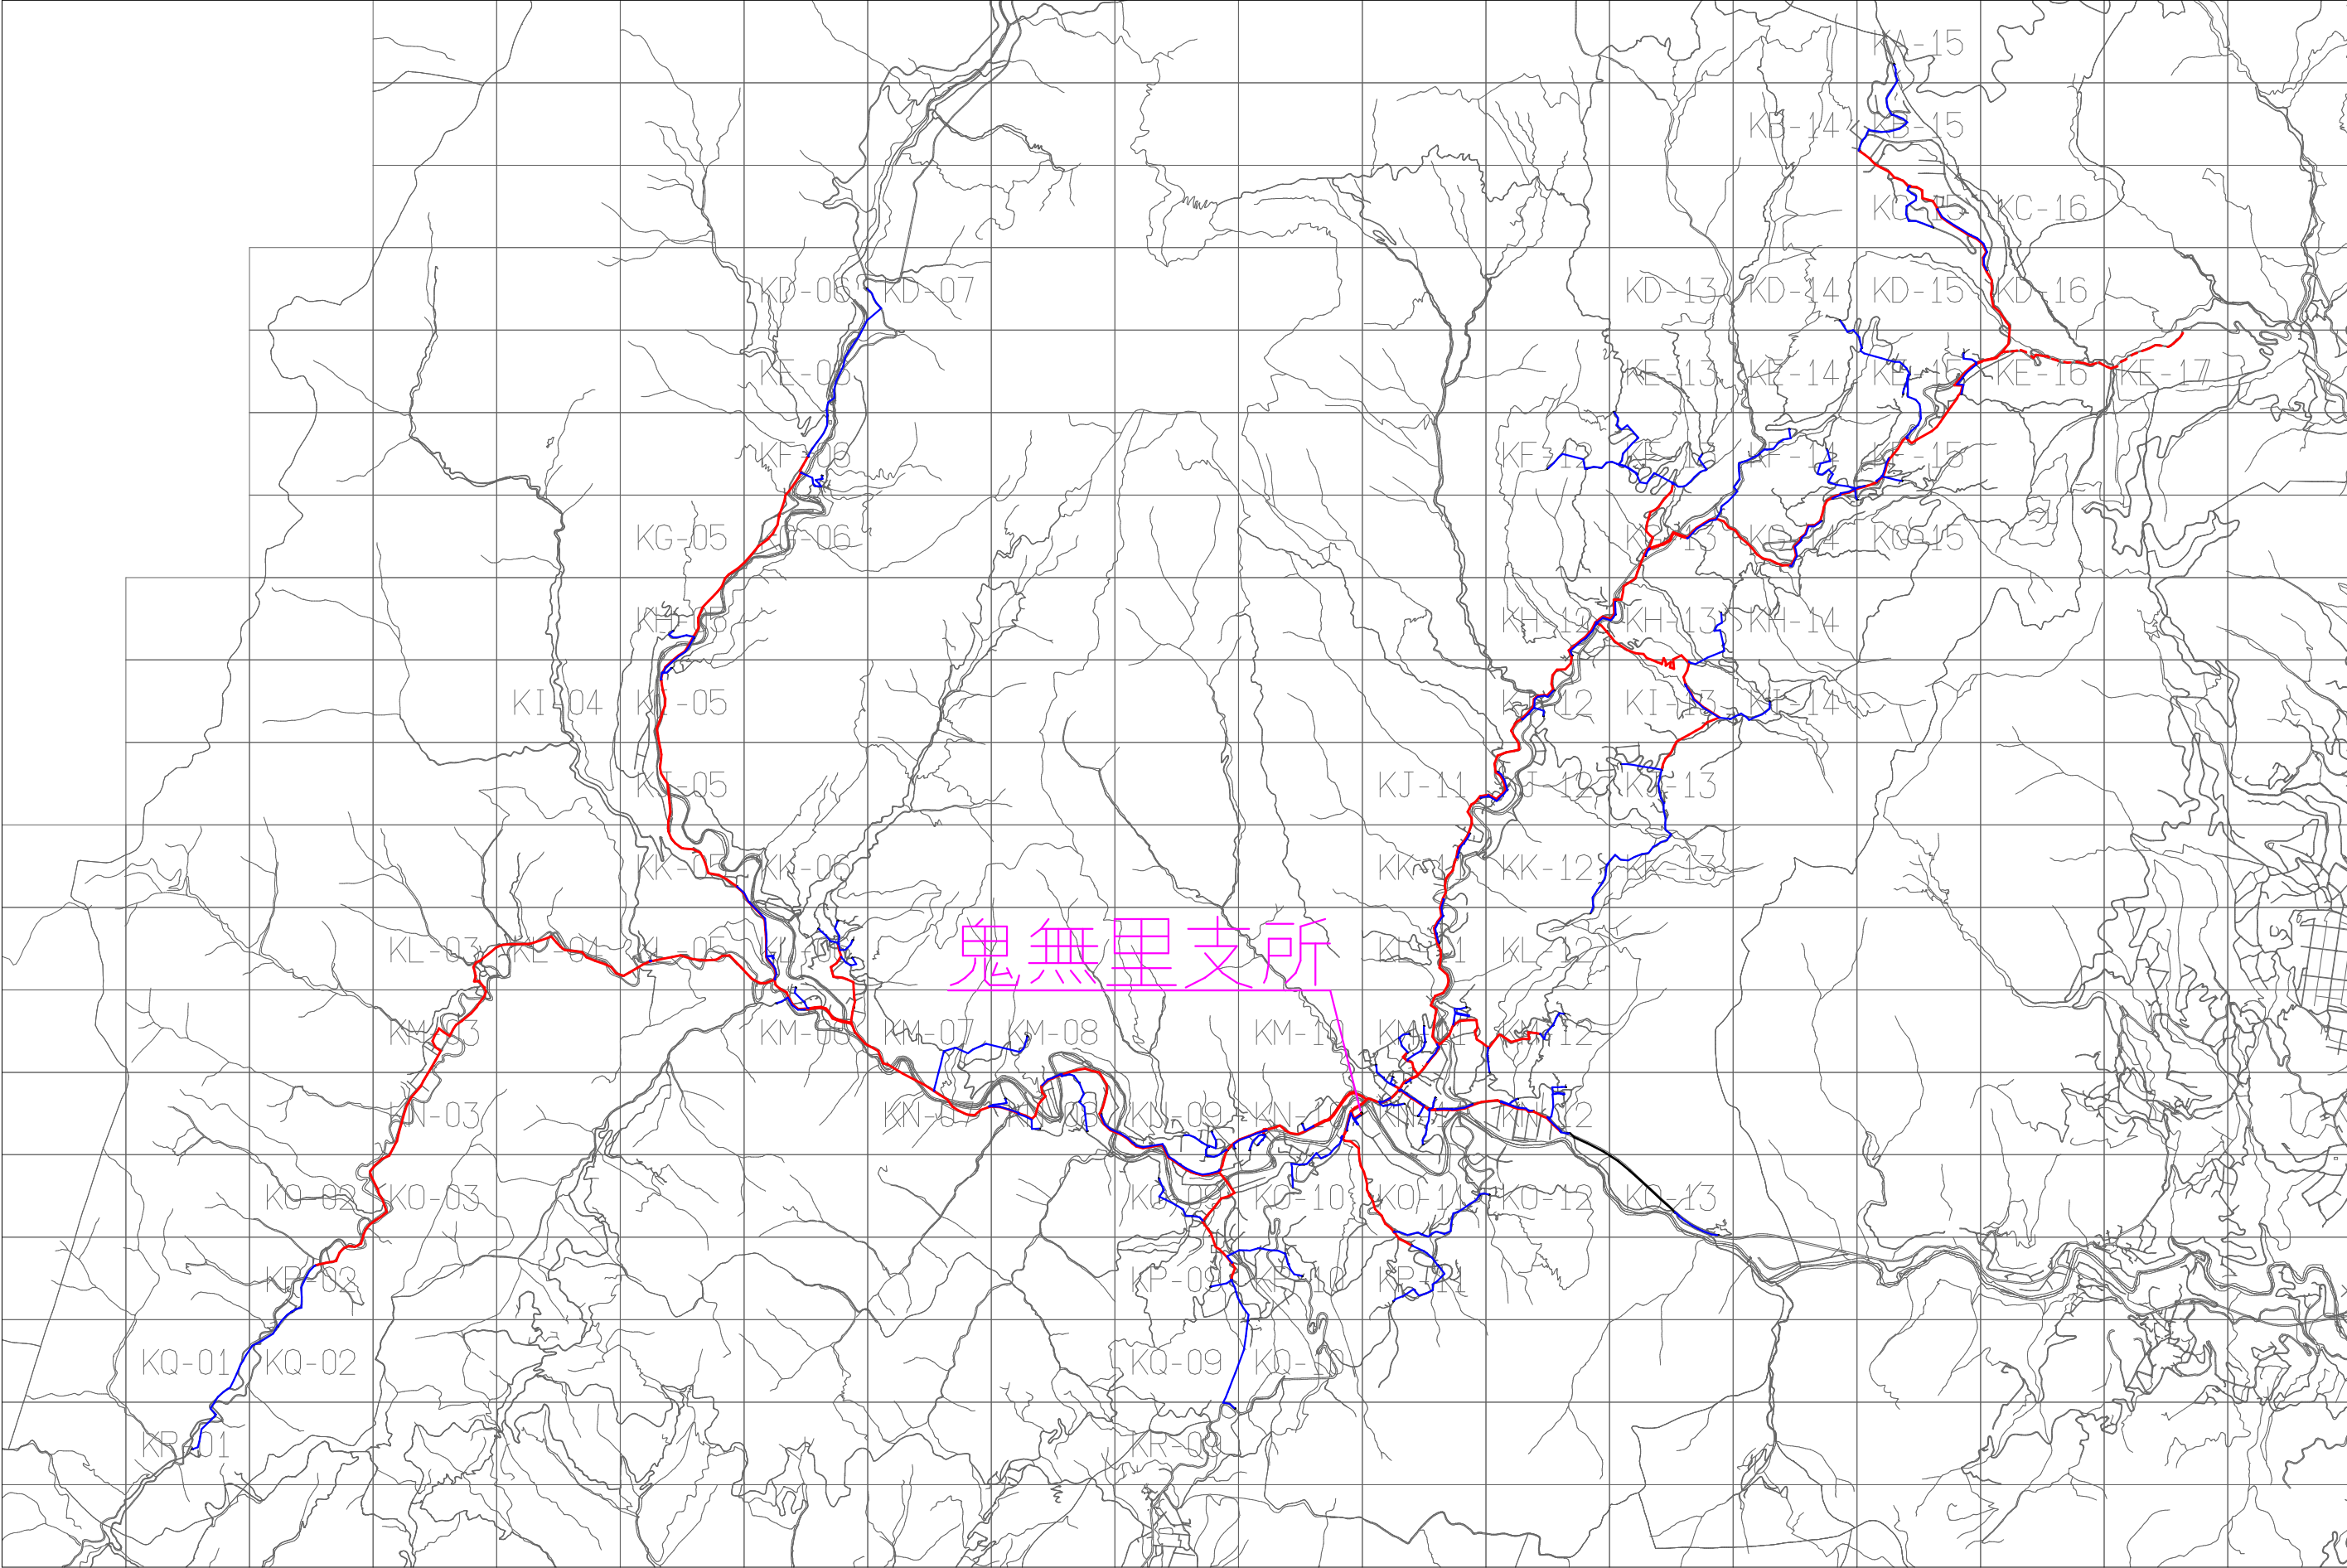

シンボル	内 容	シンボル	内 容	シンボル	内 容
	ヘッドエンド／FDF		8分岐子カブラクロージャ		FTTH連絡線
	幹線クロージャ		延長クロージャ		FTTH幹線
	4分岐親カブラクロージャ				FTTH分岐線
	4分岐親+8分岐子カブラクロージャ				通信用引込線

	1	

業務名	長野市戸隠・鬼無里 情報通信施設光化工事		図面 名称	幹 線 線 路 図	
企業名	シーテック・日本電気通信工業 特定建設共同企業体		図面 番号	1	縮尺 作成日 2025年2月14日