





| シンボル                                                                                | 内 容     | シンボル                                                                                | 内 容     | シンボル                                                                                | 内 容     |
|-------------------------------------------------------------------------------------|---------|-------------------------------------------------------------------------------------|---------|-------------------------------------------------------------------------------------|---------|
| ●                                                                                   | 融着箇所    |  | 8分岐子カプラ |  | FTTH連絡線 |
|  | 4分岐親カプラ |  |         |  | FTTH幹線  |
|                                                                                     |         |                                                                                     |         |  | FTTH分岐線 |
|                                                                                     |         |                                                                                     |         | xxC                                                                                 | 敷設芯数    |

|  |     |     |     |                             |  |          |             |            |
|--|-----|-----|-----|-----------------------------|--|----------|-------------|------------|
|  |     |     | 業務名 | 長野市戸隠・鬼無里<br>情報通信施設光化工事     |  | 図面<br>名称 | 光 芯 線 接 続 図 |            |
|  | TA1 | TA2 | 企業名 | シーテック・日本電気通信工業<br>特定建設共同企業体 |  | 図面<br>番号 | TA1         | 縮尺         |
|  | TB1 |     |     |                             |  |          | 作成日         | 2025年2月14日 |

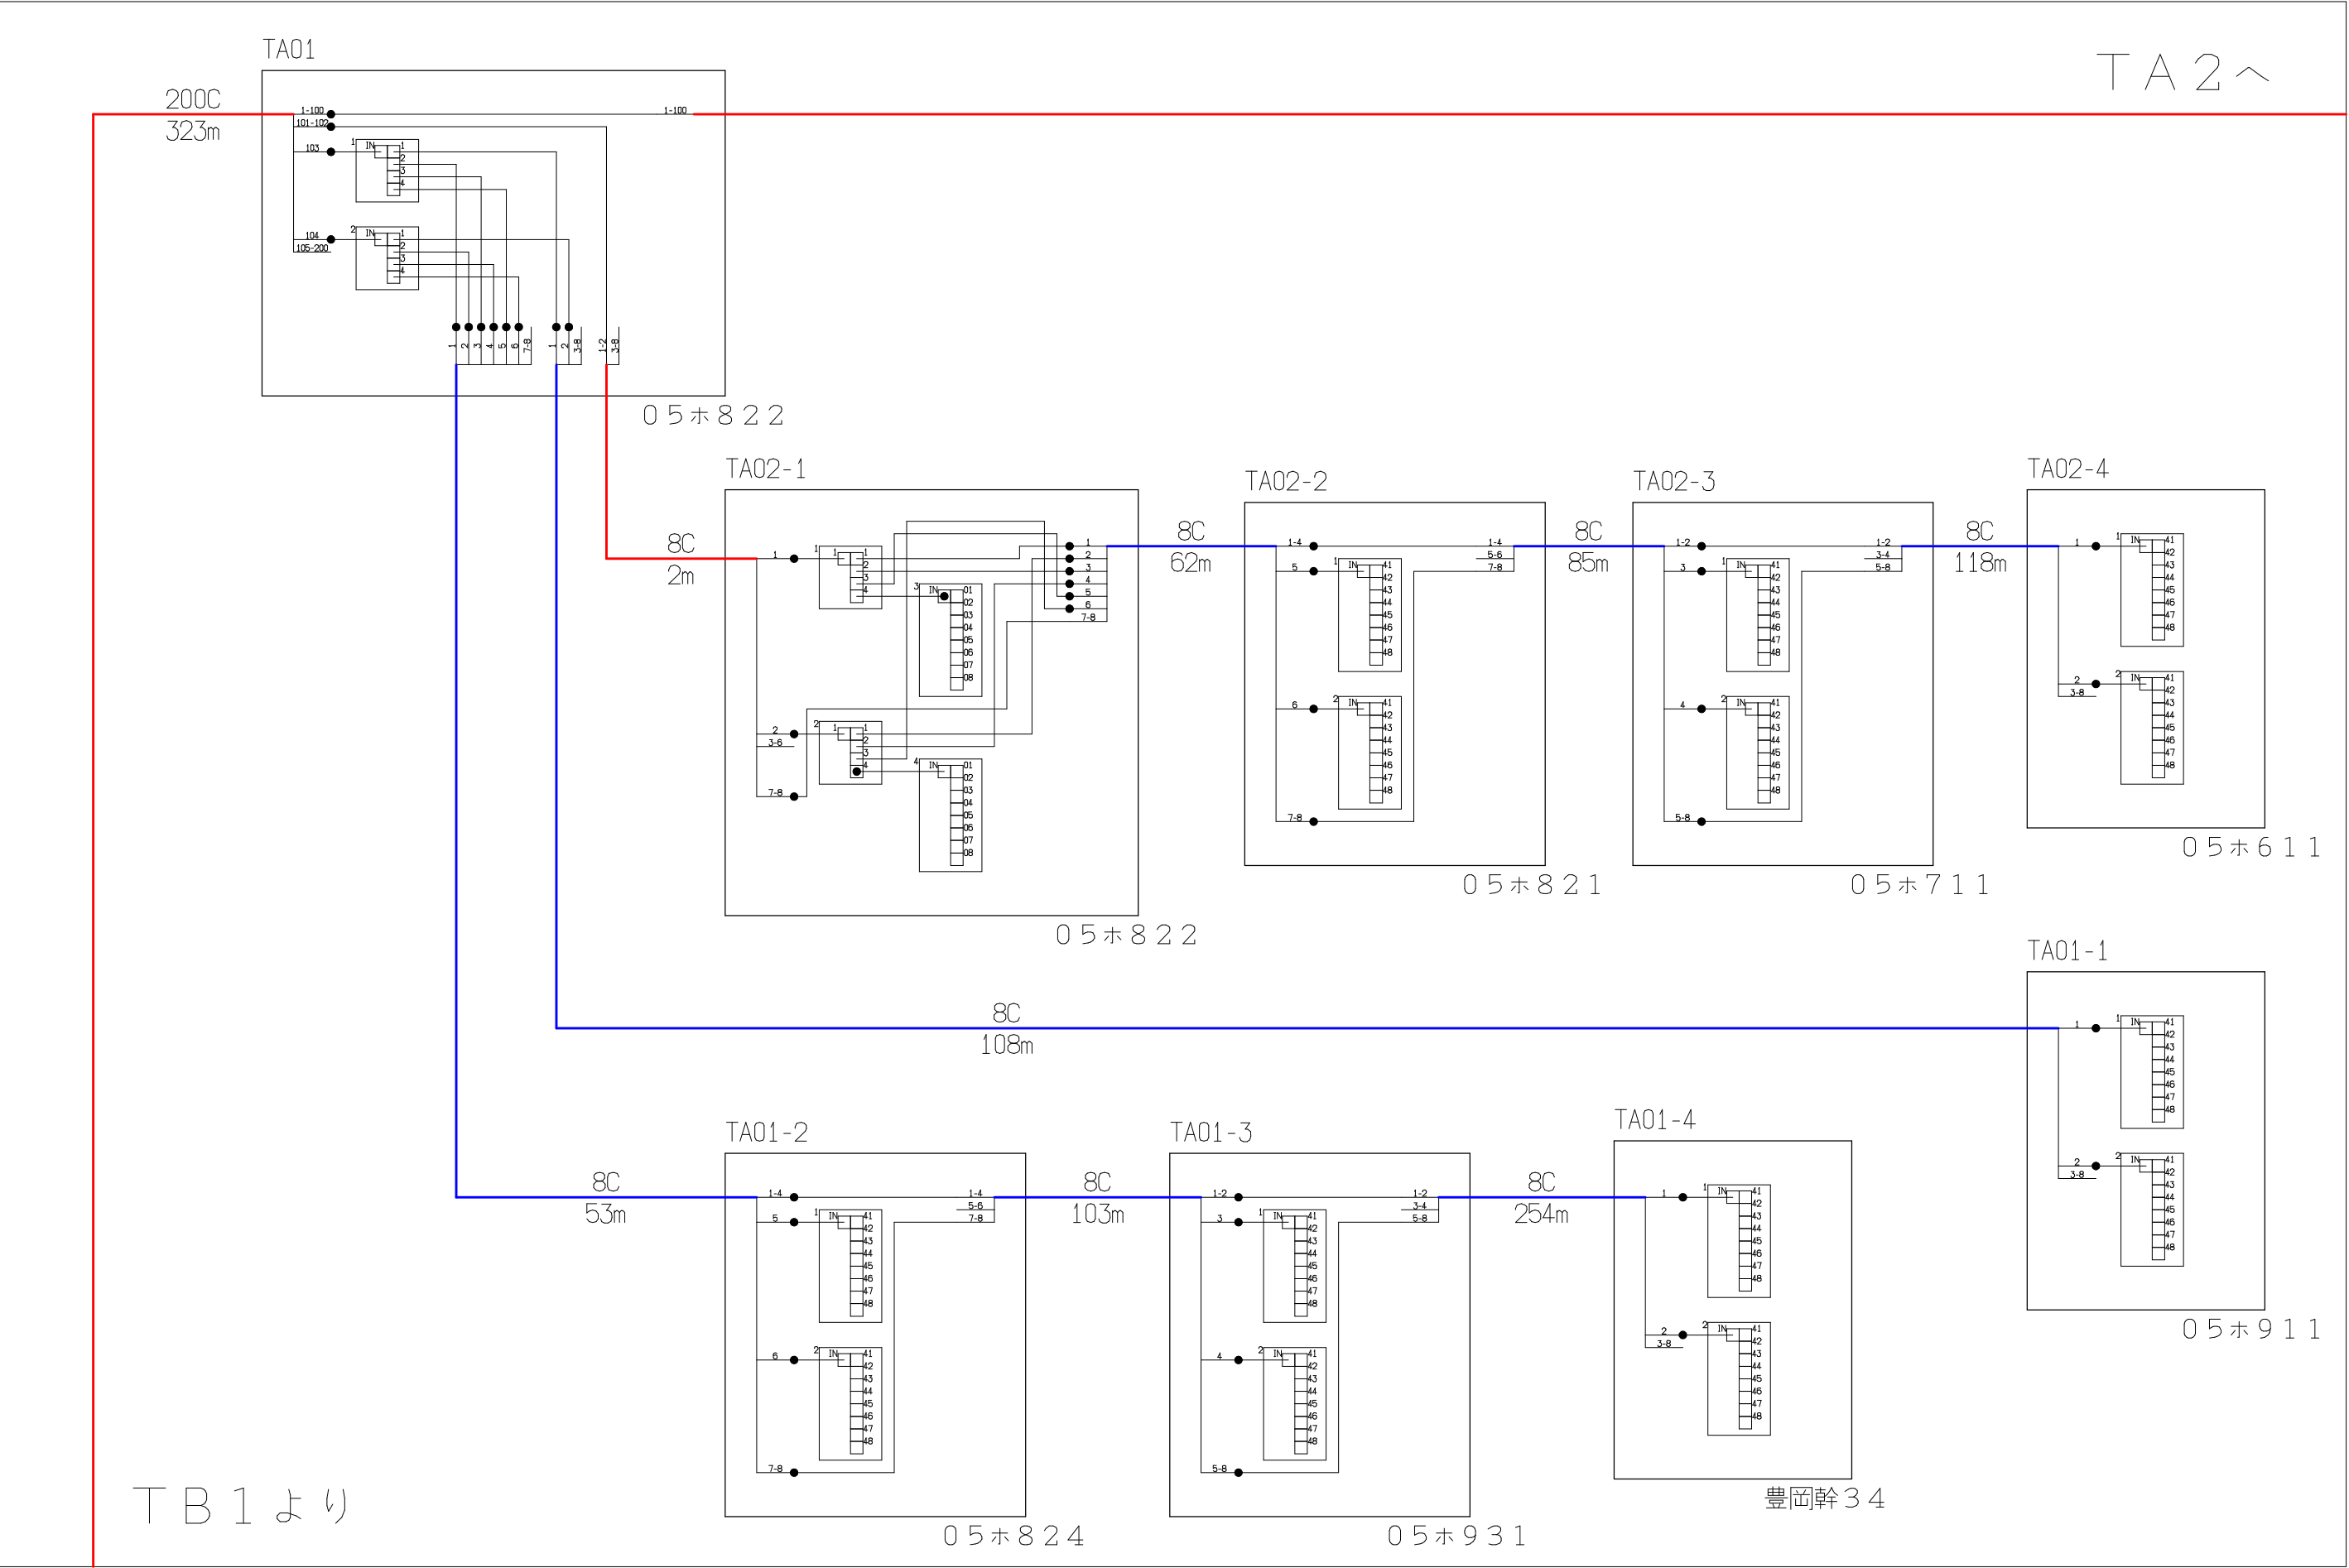


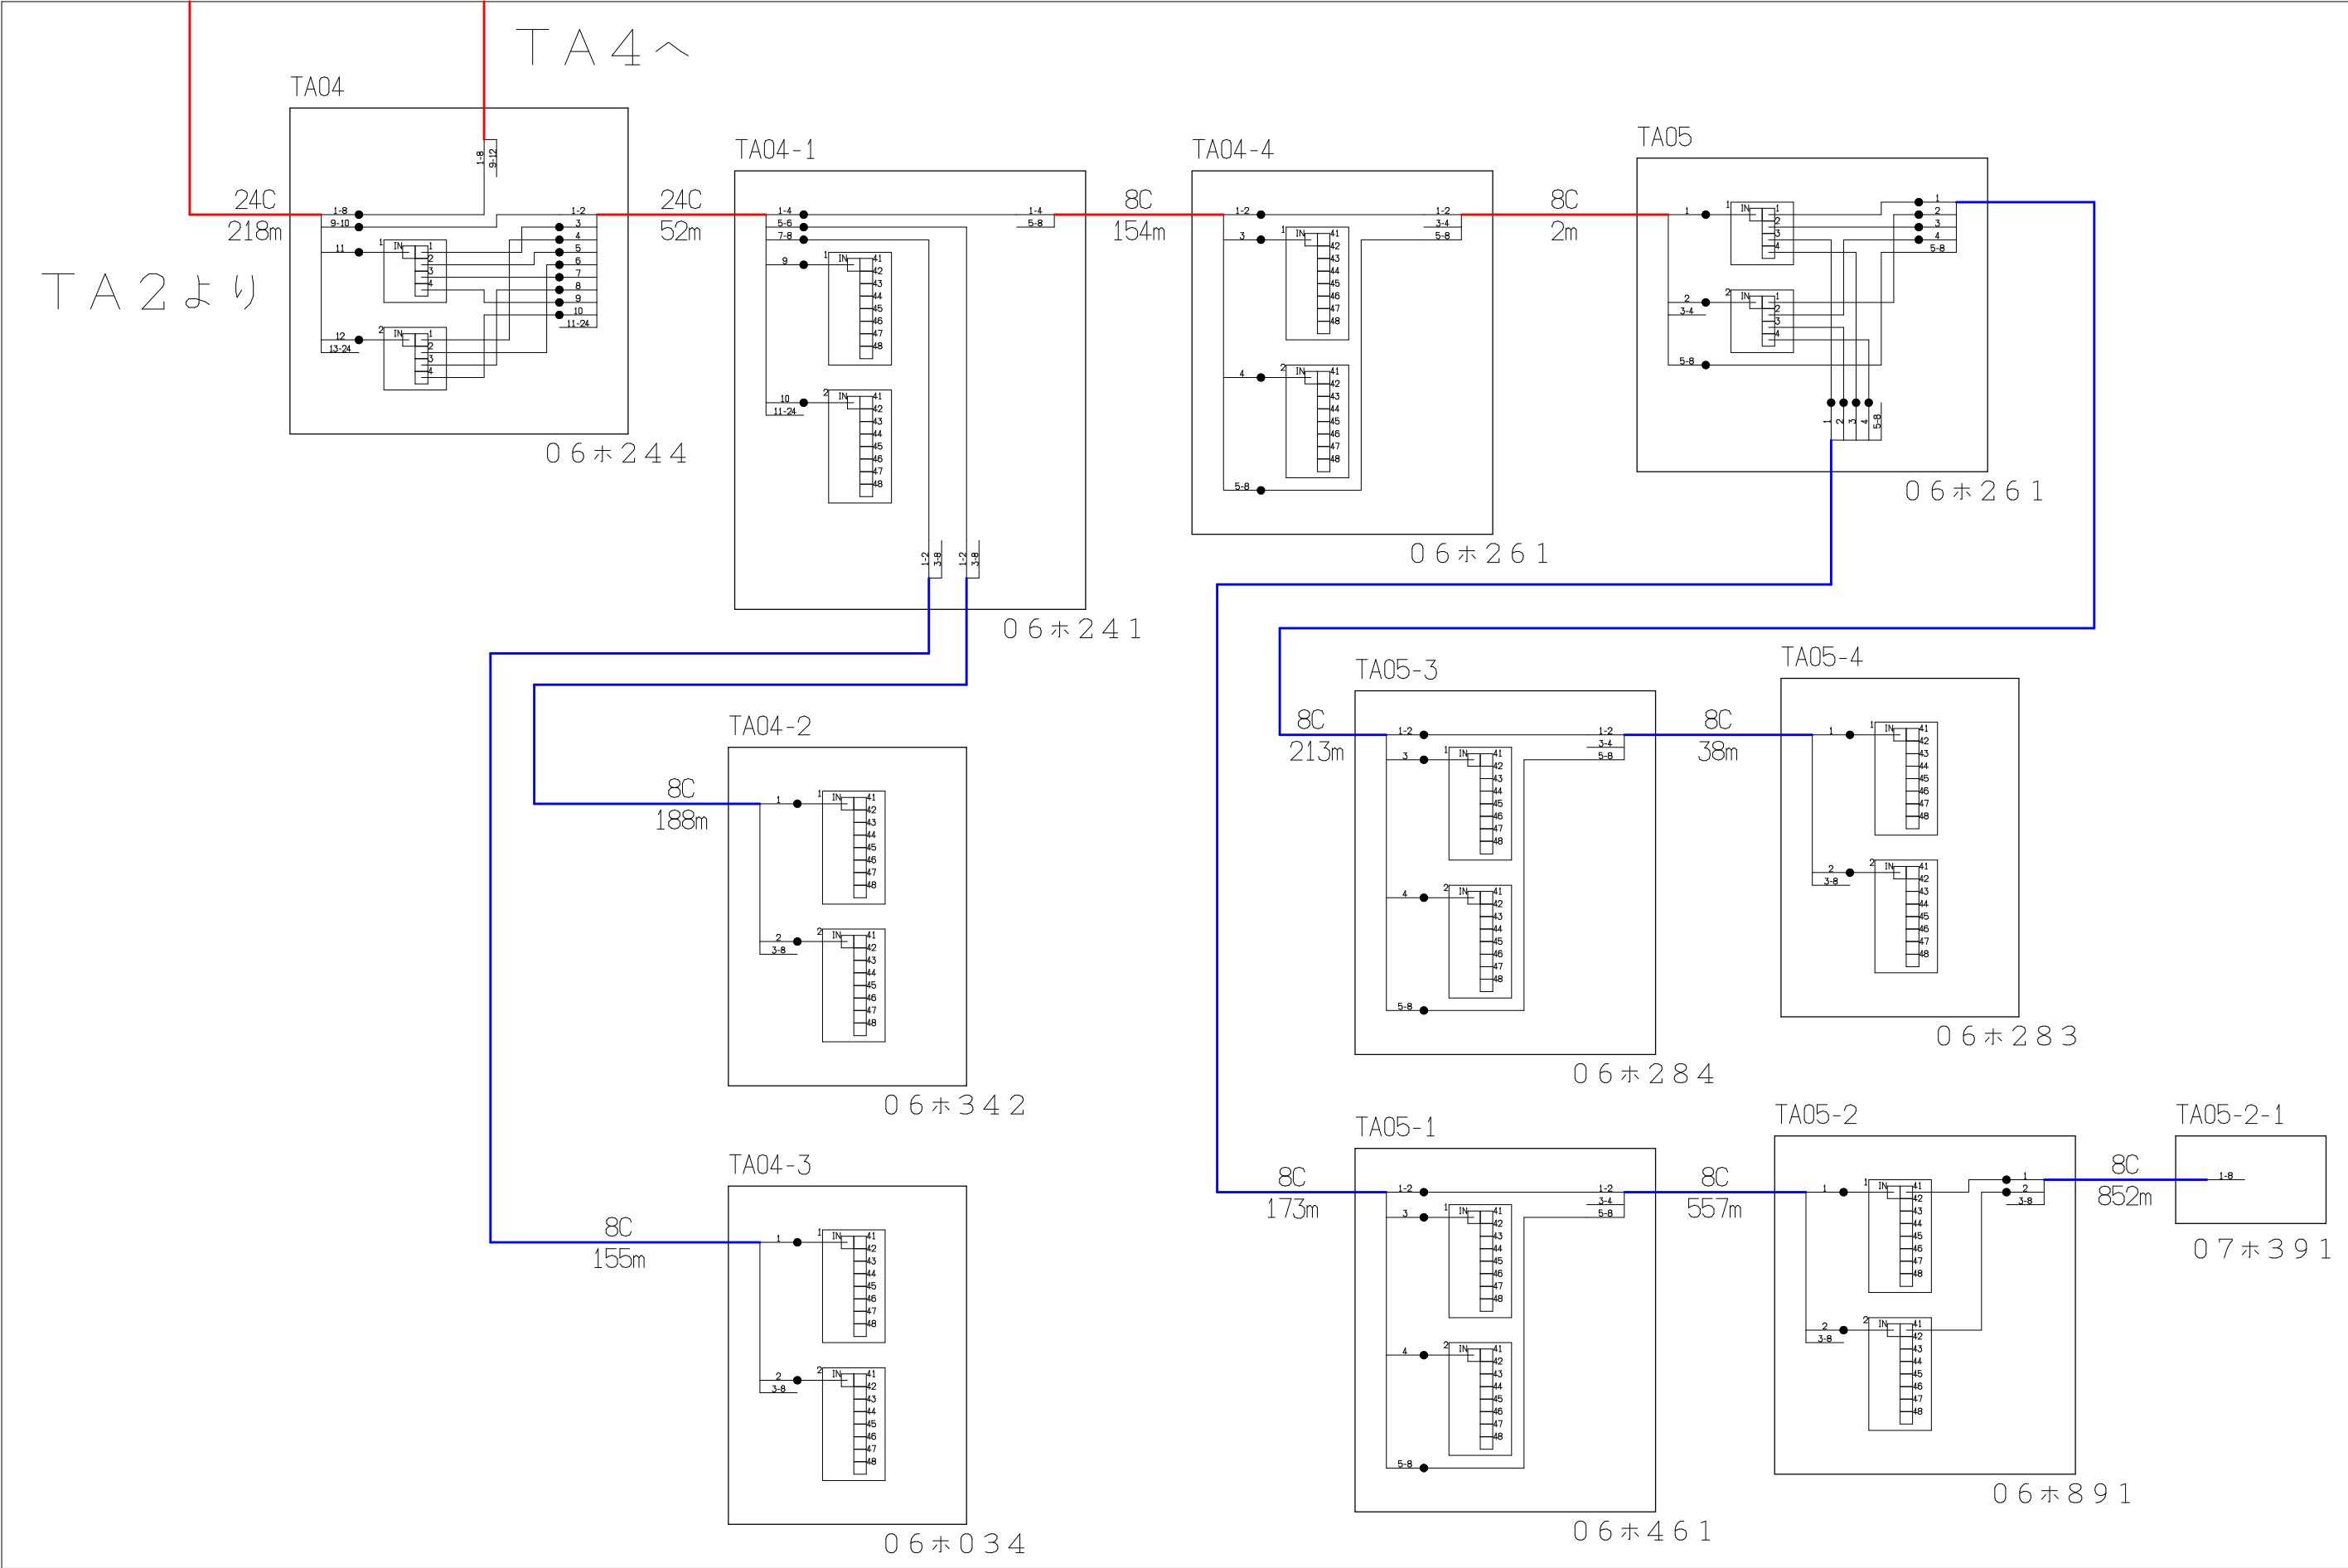

| シンボル | 内 容     | シンボル | 内 容     | シンボル | 内 容     |
|------|---------|------|---------|------|---------|
| ●    | 融着箇所    |      | 8分岐子カプラ | ---  | FTTH連絡線 |
|      | 4分岐親カプラ |      |         | —    | FTTH幹線  |
|      |         |      |         | —    | FTTH分岐線 |
|      |         |      |         | xxC  | 敷設芯数    |

|  |     |     |     |                             |  |          |             |  |
|--|-----|-----|-----|-----------------------------|--|----------|-------------|--|
|  | TA2 | TA4 | 業務名 | 長野市戸隠・鬼無里<br>情報通信施設光化工事     |  | 図面<br>名称 | 光 芯 線 接 続 図 |  |
|  | TA3 |     | 企業名 | シーテック・日本電気通信工業<br>特定建設共同企業体 |  | 図面<br>番号 | TA3         |  |
|  |     |     |     |                             |  | 縮尺       |             |  |
|  |     |     |     |                             |  | 作成日      | 2025年2月14日  |  |


TA5へ

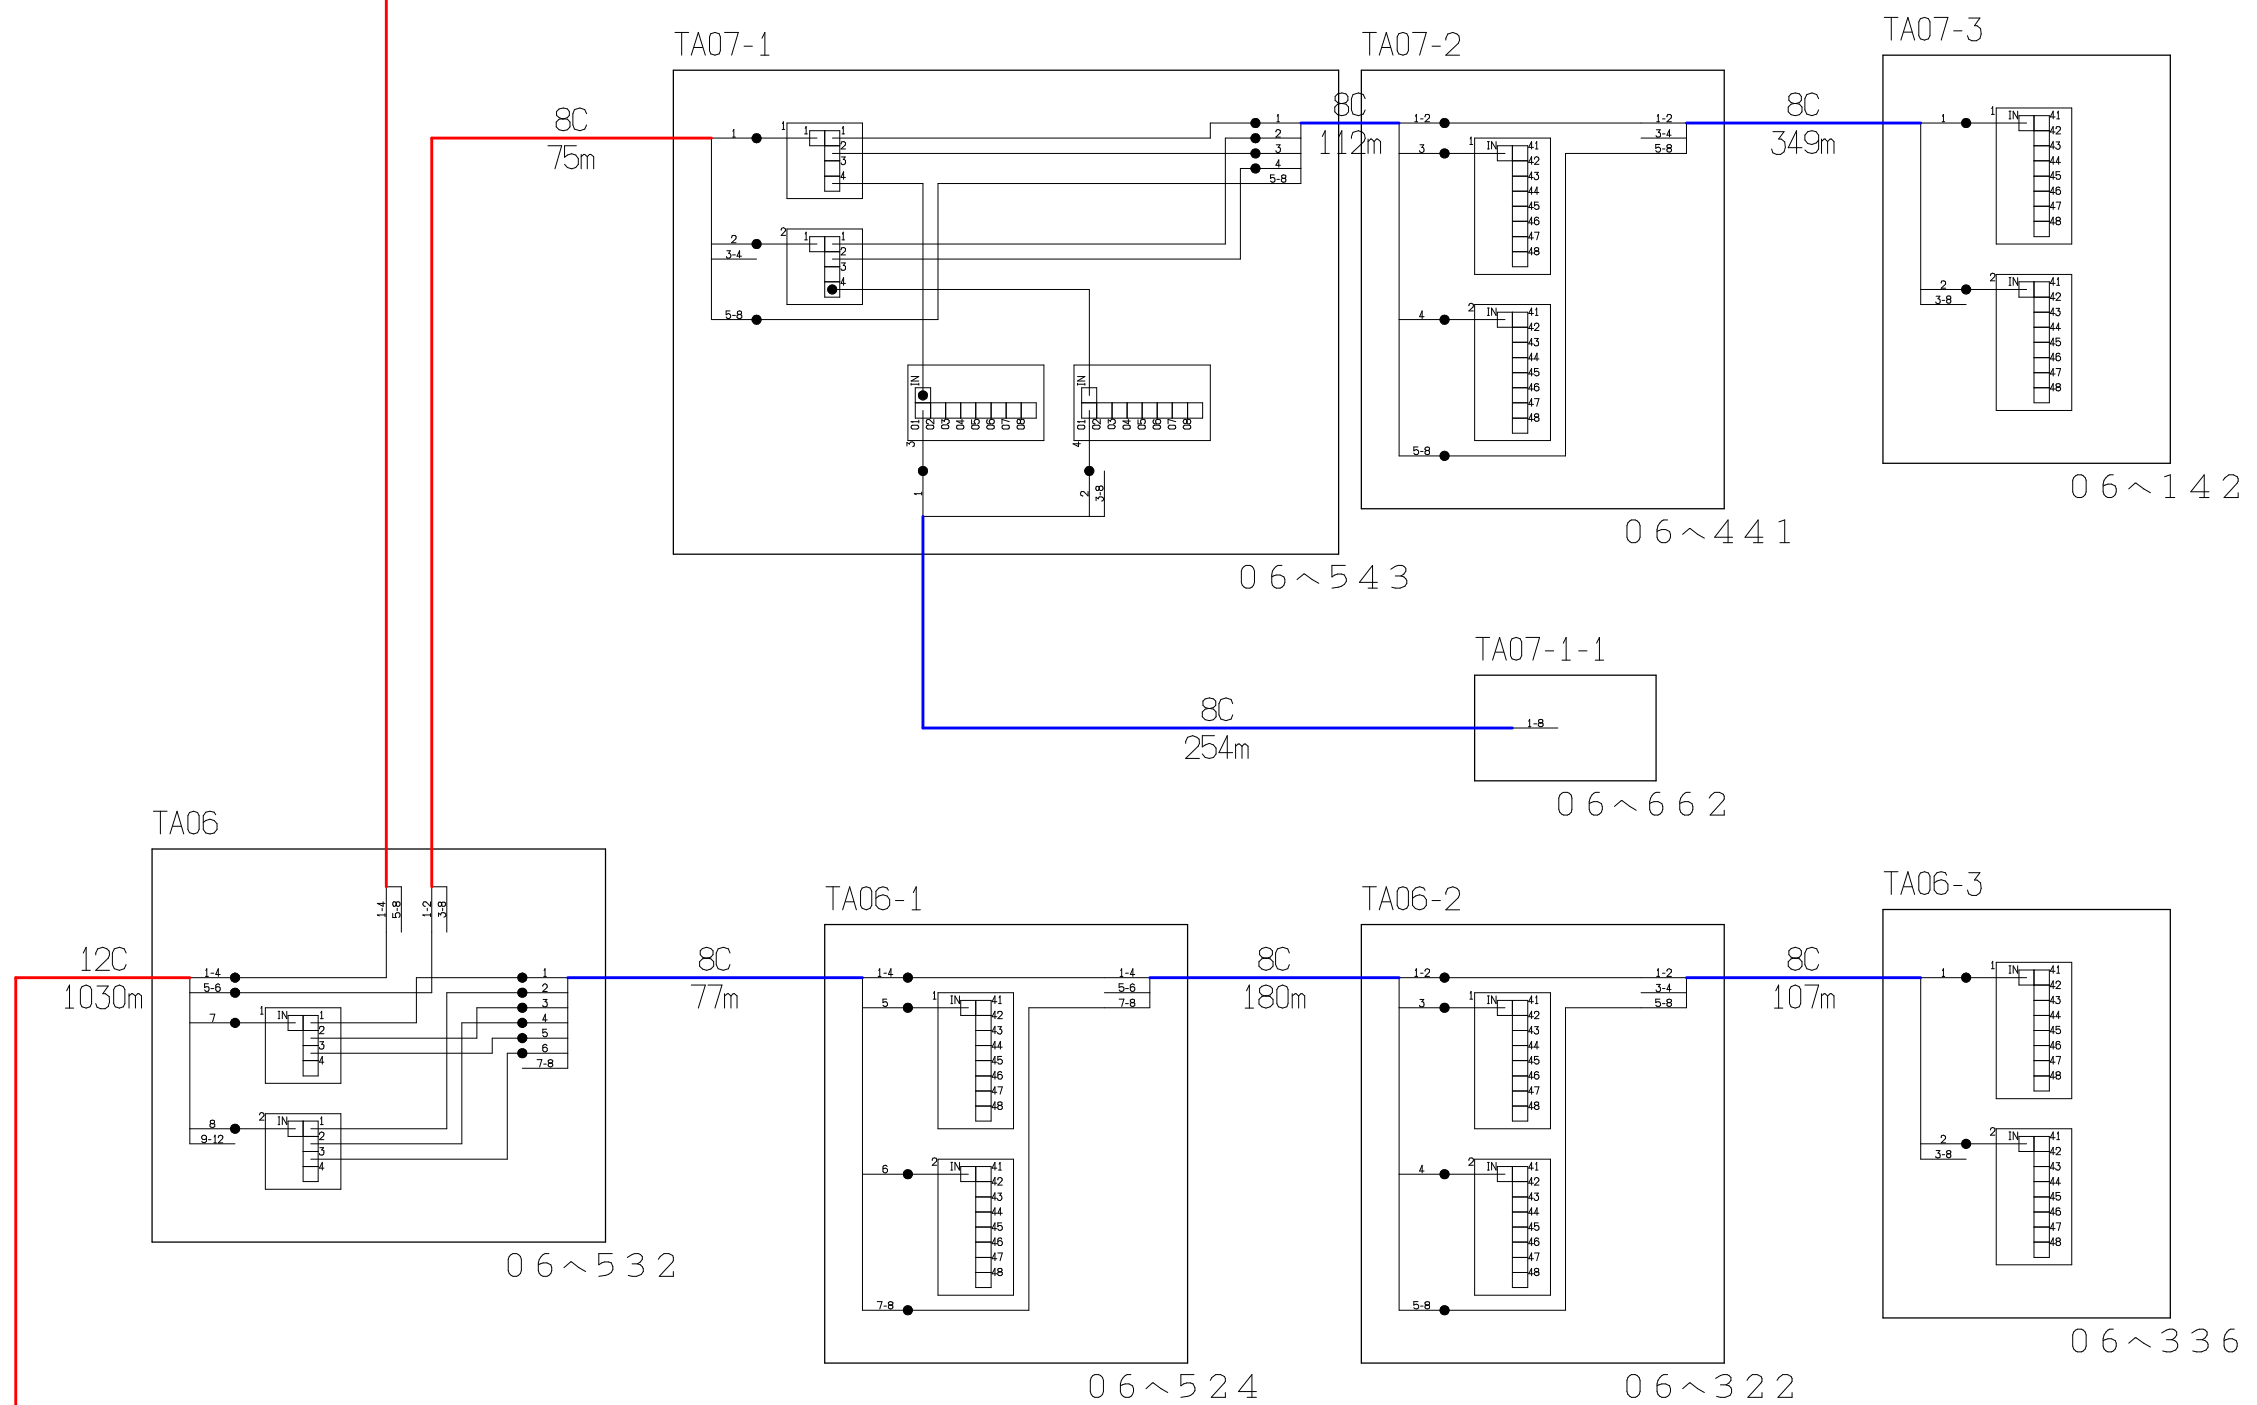

TA3より


| シンボル | 内 容     | シンボル | 内 容     | シンボル | 内 容     |
|------|---------|------|---------|------|---------|
| ●    | 融着箇所    |      | 8分岐子カブラ | ---  | FTTH連絡線 |
|      | 4分岐親カブラ |      |         | —    | FTTH幹線  |
|      |         |      |         | —    | FTTH分岐線 |
|      |         |      |         | xxC  | 敷設芯数    |

|  |     |  |     |                             |  |          |             |    |
|--|-----|--|-----|-----------------------------|--|----------|-------------|----|
|  | TA5 |  | 業務名 | 長野市戸隠・鬼無里<br>情報通信施設光化工事     |  | 図面<br>名称 | 光 芯 線 接 続 図 |    |
|  | TA4 |  | 企業名 | シーテック・日本電気通信工業<br>特定建設共同企業体 |  | 図面<br>番号 | TA4         | 縮尺 |
|  | TA3 |  |     |                             |  | 作成日      | 2025年2月14日  |    |

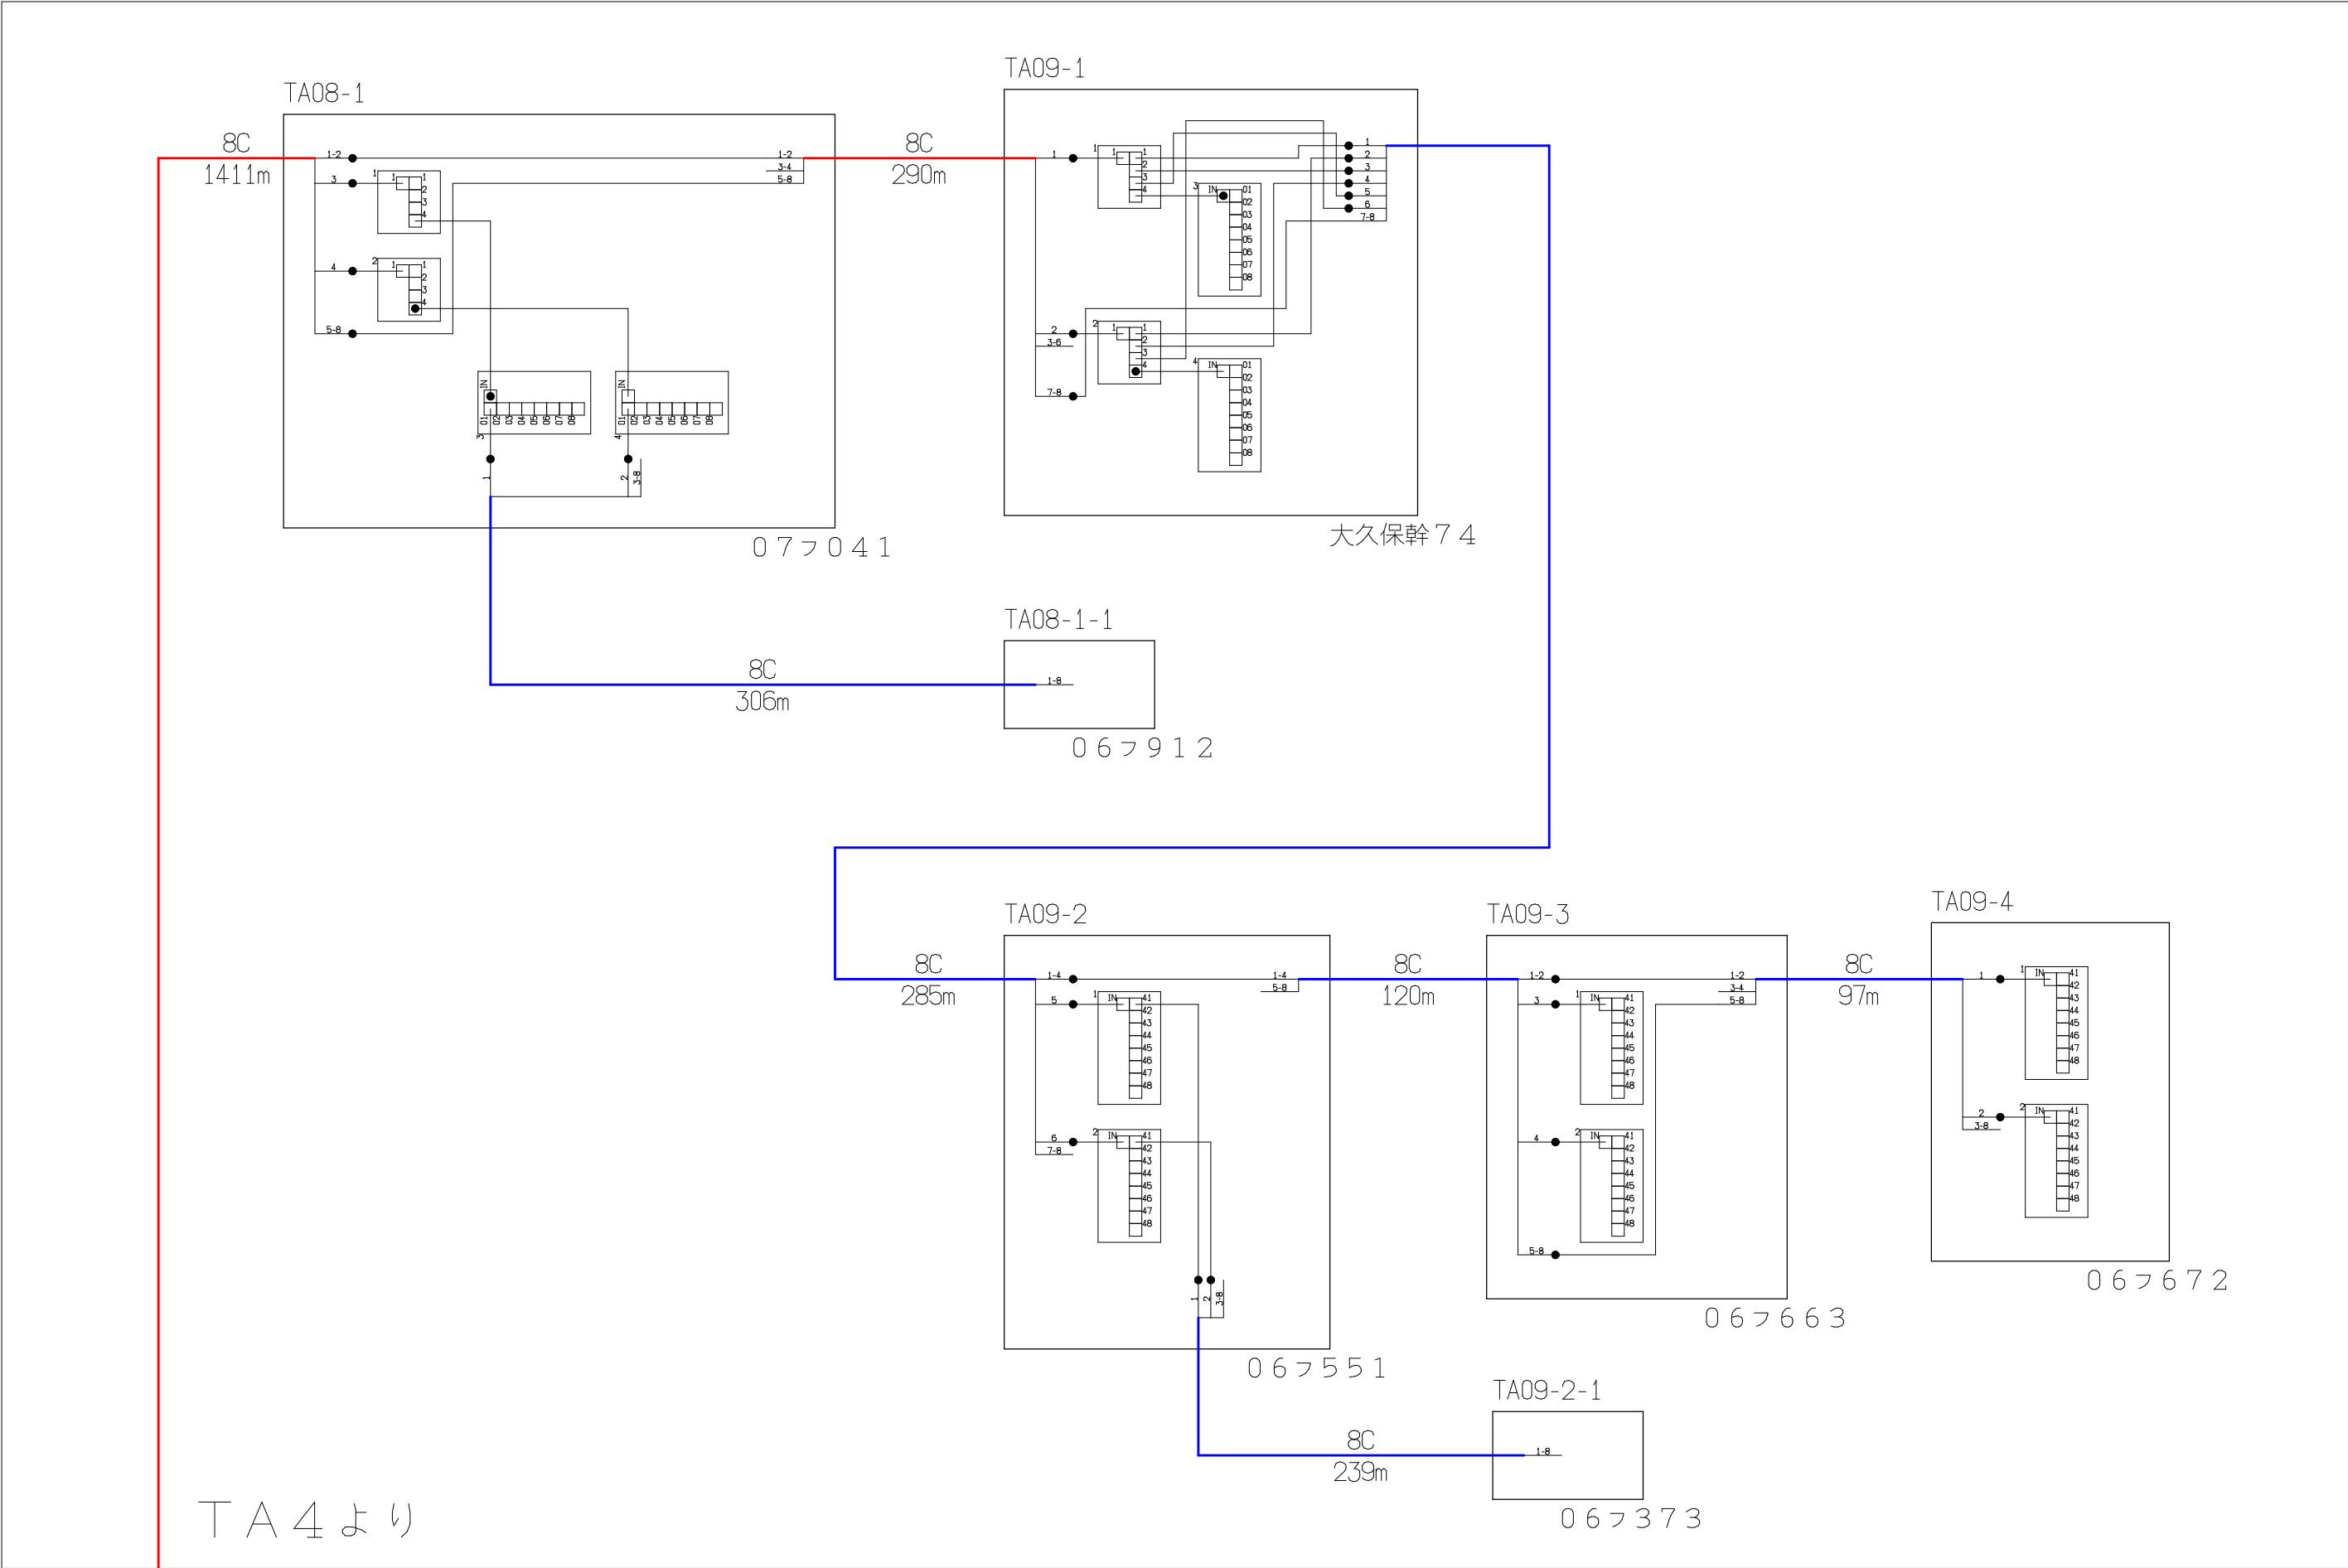

| シンボル    | 内 容     | シンボル    | 内 容     | シンボル | 内 容     |
|---------|---------|---------|---------|------|---------|
| ●       | 融着箇所    | 8分岐子カブラ | 8分岐子カブラ | ---  | FTTH連絡線 |
| 4分岐親カブラ | 4分岐親カブラ |         |         | —    | FTTH幹線  |
|         |         |         |         | —    | FTTH分岐線 |
|         |         |         |         | xxC  | 敷設芯数    |

|  |     |  |     |                             |          |             |
|--|-----|--|-----|-----------------------------|----------|-------------|
|  |     |  | 業務名 | 長野市戸隠・鬼無里<br>情報通信施設光化工事     | 図面<br>名称 | 光 芯 線 接 続 図 |
|  | TA5 |  | 企業名 | シーテック・日本電気通信工業<br>特定建設共同企業体 | 図面<br>番号 | TA5         |
|  | TA4 |  |     |                             | 縮尺       |             |
|  |     |  |     |                             | 作成日      | 2025年2月14日  |

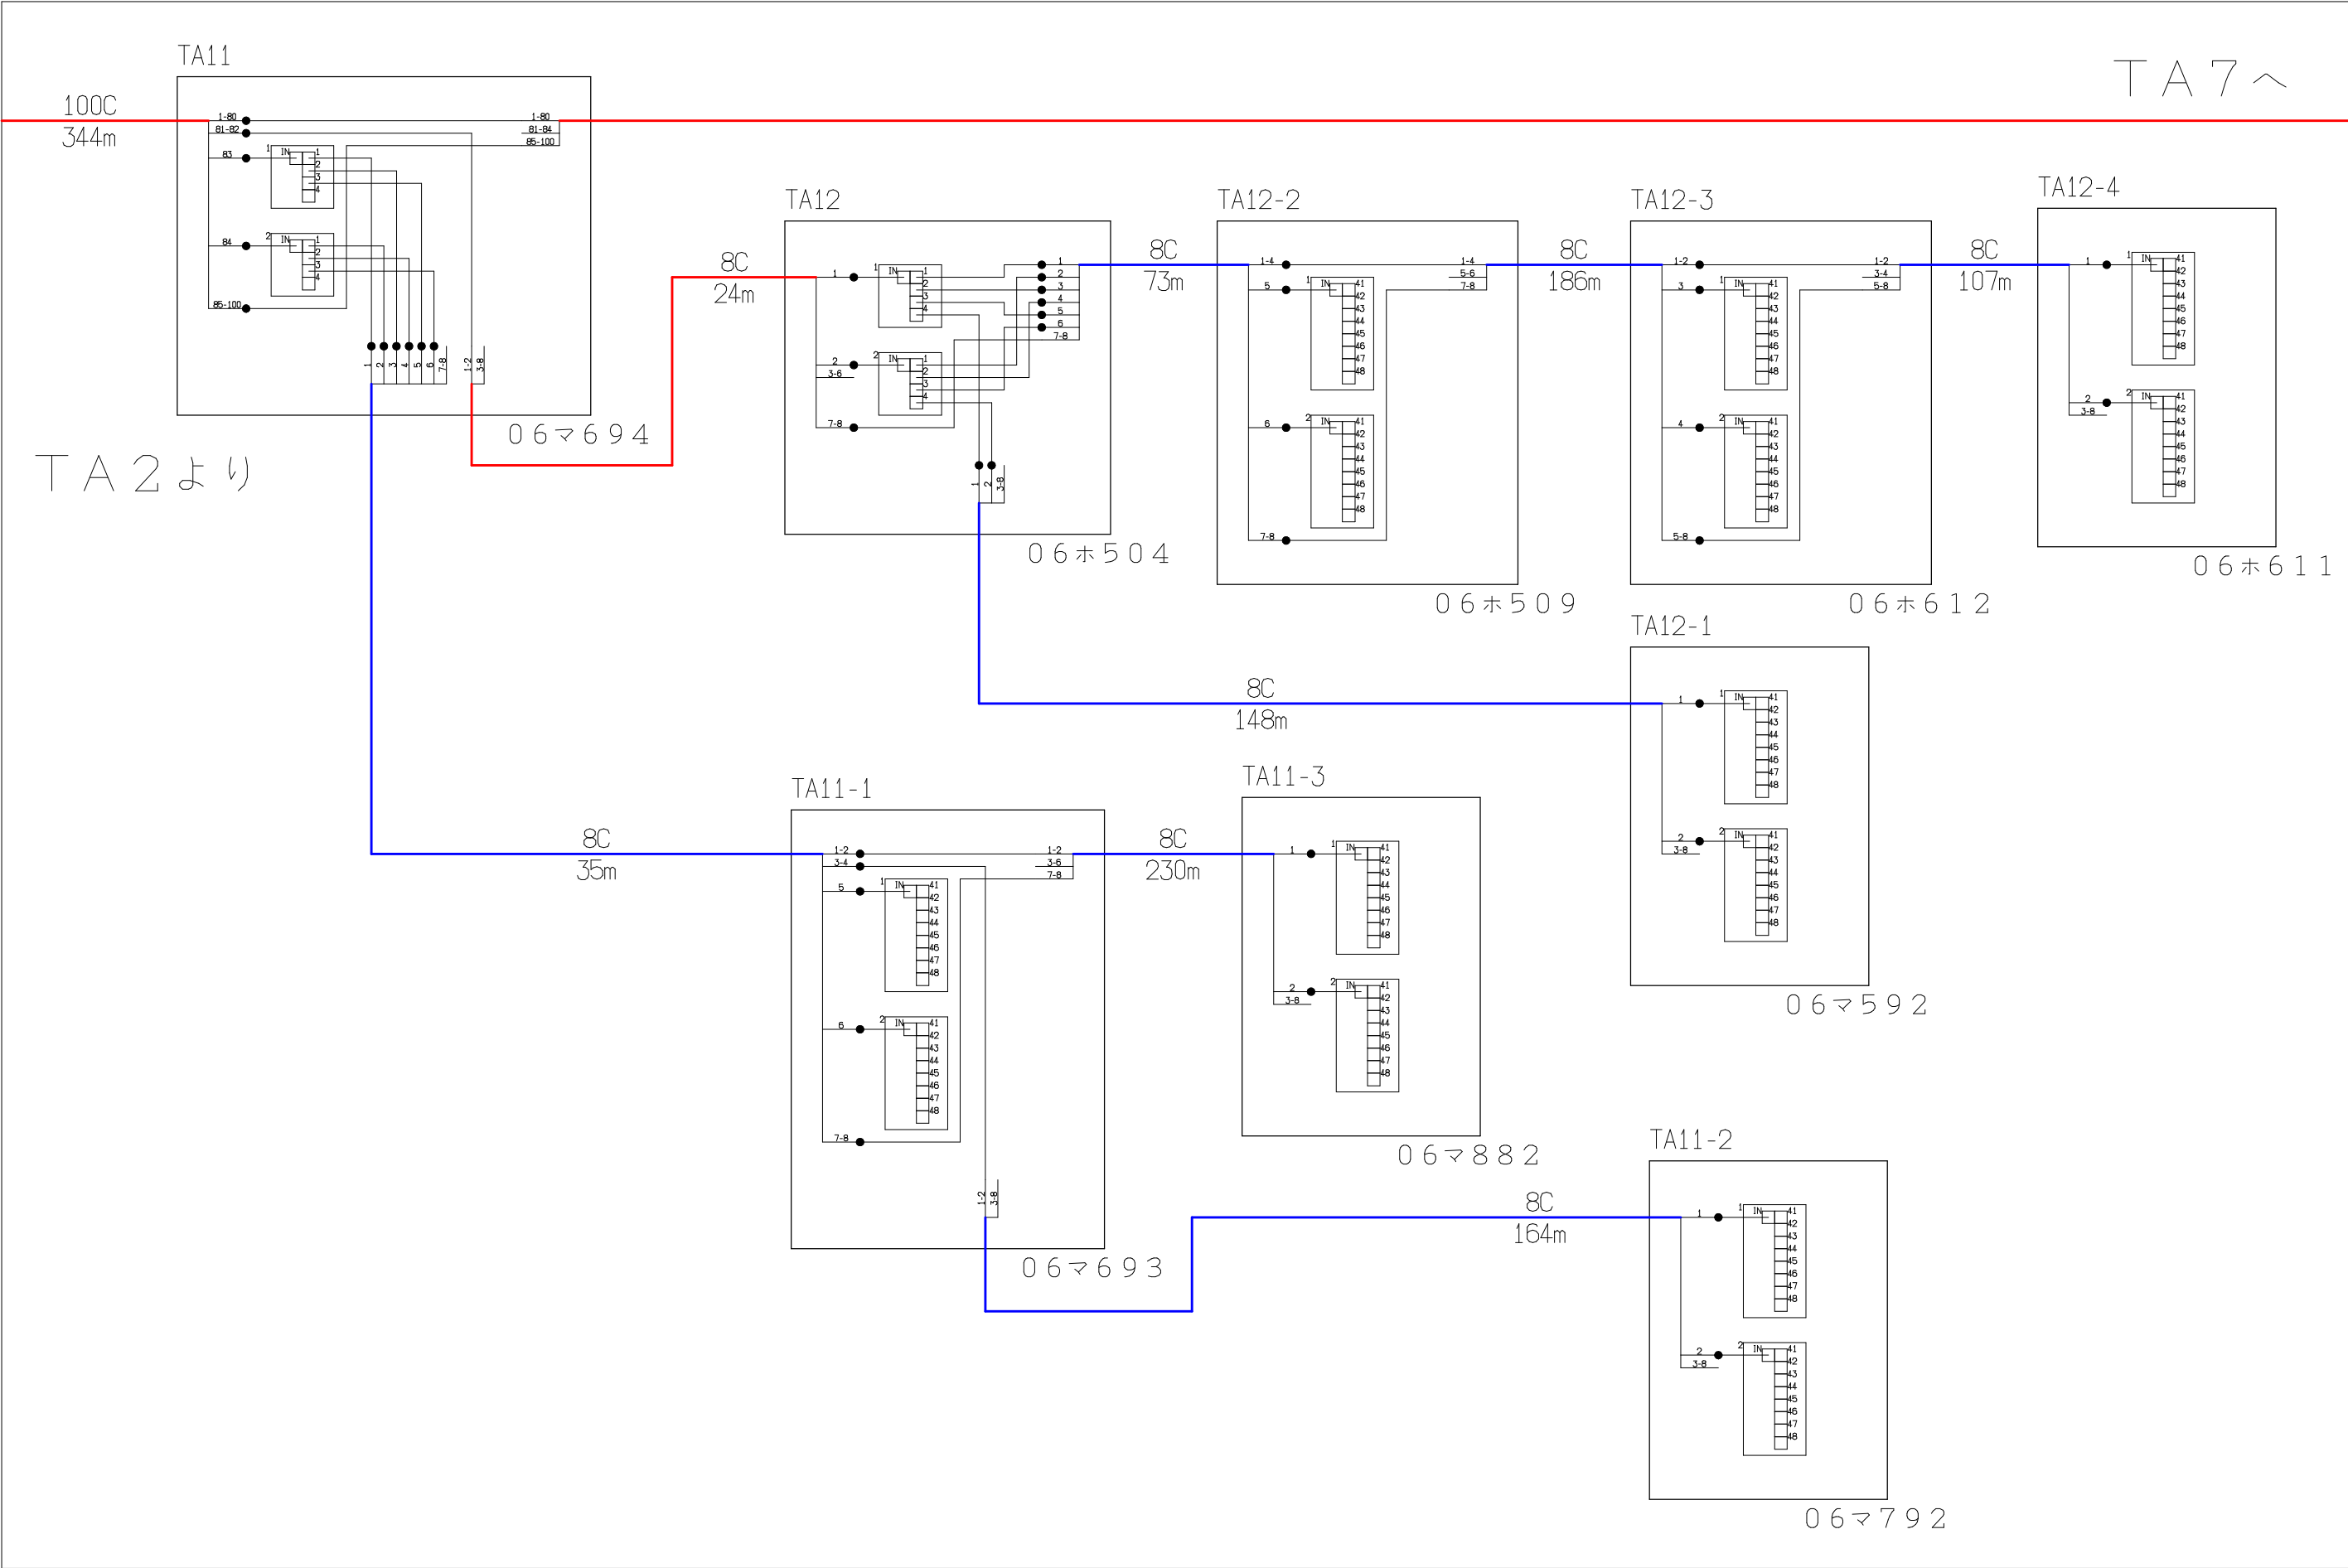


| シンボル | 内 容     | シンボル | 内 容     | シンボル | 内 容     |
|------|---------|------|---------|------|---------|
| ●    | 融着箇所    |      | 8分岐子カプラ | ---  | FTTH連絡線 |
|      | 4分岐親カプラ |      |         | —    | FTTH幹線  |
|      |         |      |         | —    | FTTH分岐線 |
|      |         |      |         | xxC  | 敷設芯数    |

|     |     |     |     |                             |          |             |
|-----|-----|-----|-----|-----------------------------|----------|-------------|
| TA2 | TA6 | TA7 | 業務名 | 長野市戸隠・鬼無里<br>情報通信施設光化工事     | 図面<br>名称 | 光 芯 線 接 続 図 |
|     |     |     | 企業名 | シーテック・日本電気通信工業<br>特定建設共同企業体 | 図面<br>番号 | TA6         |
|     |     |     |     |                             | 縮尺       |             |
|     |     |     |     |                             | 作成日      | 2025年2月14日  |




TA7より

T A 9 ^

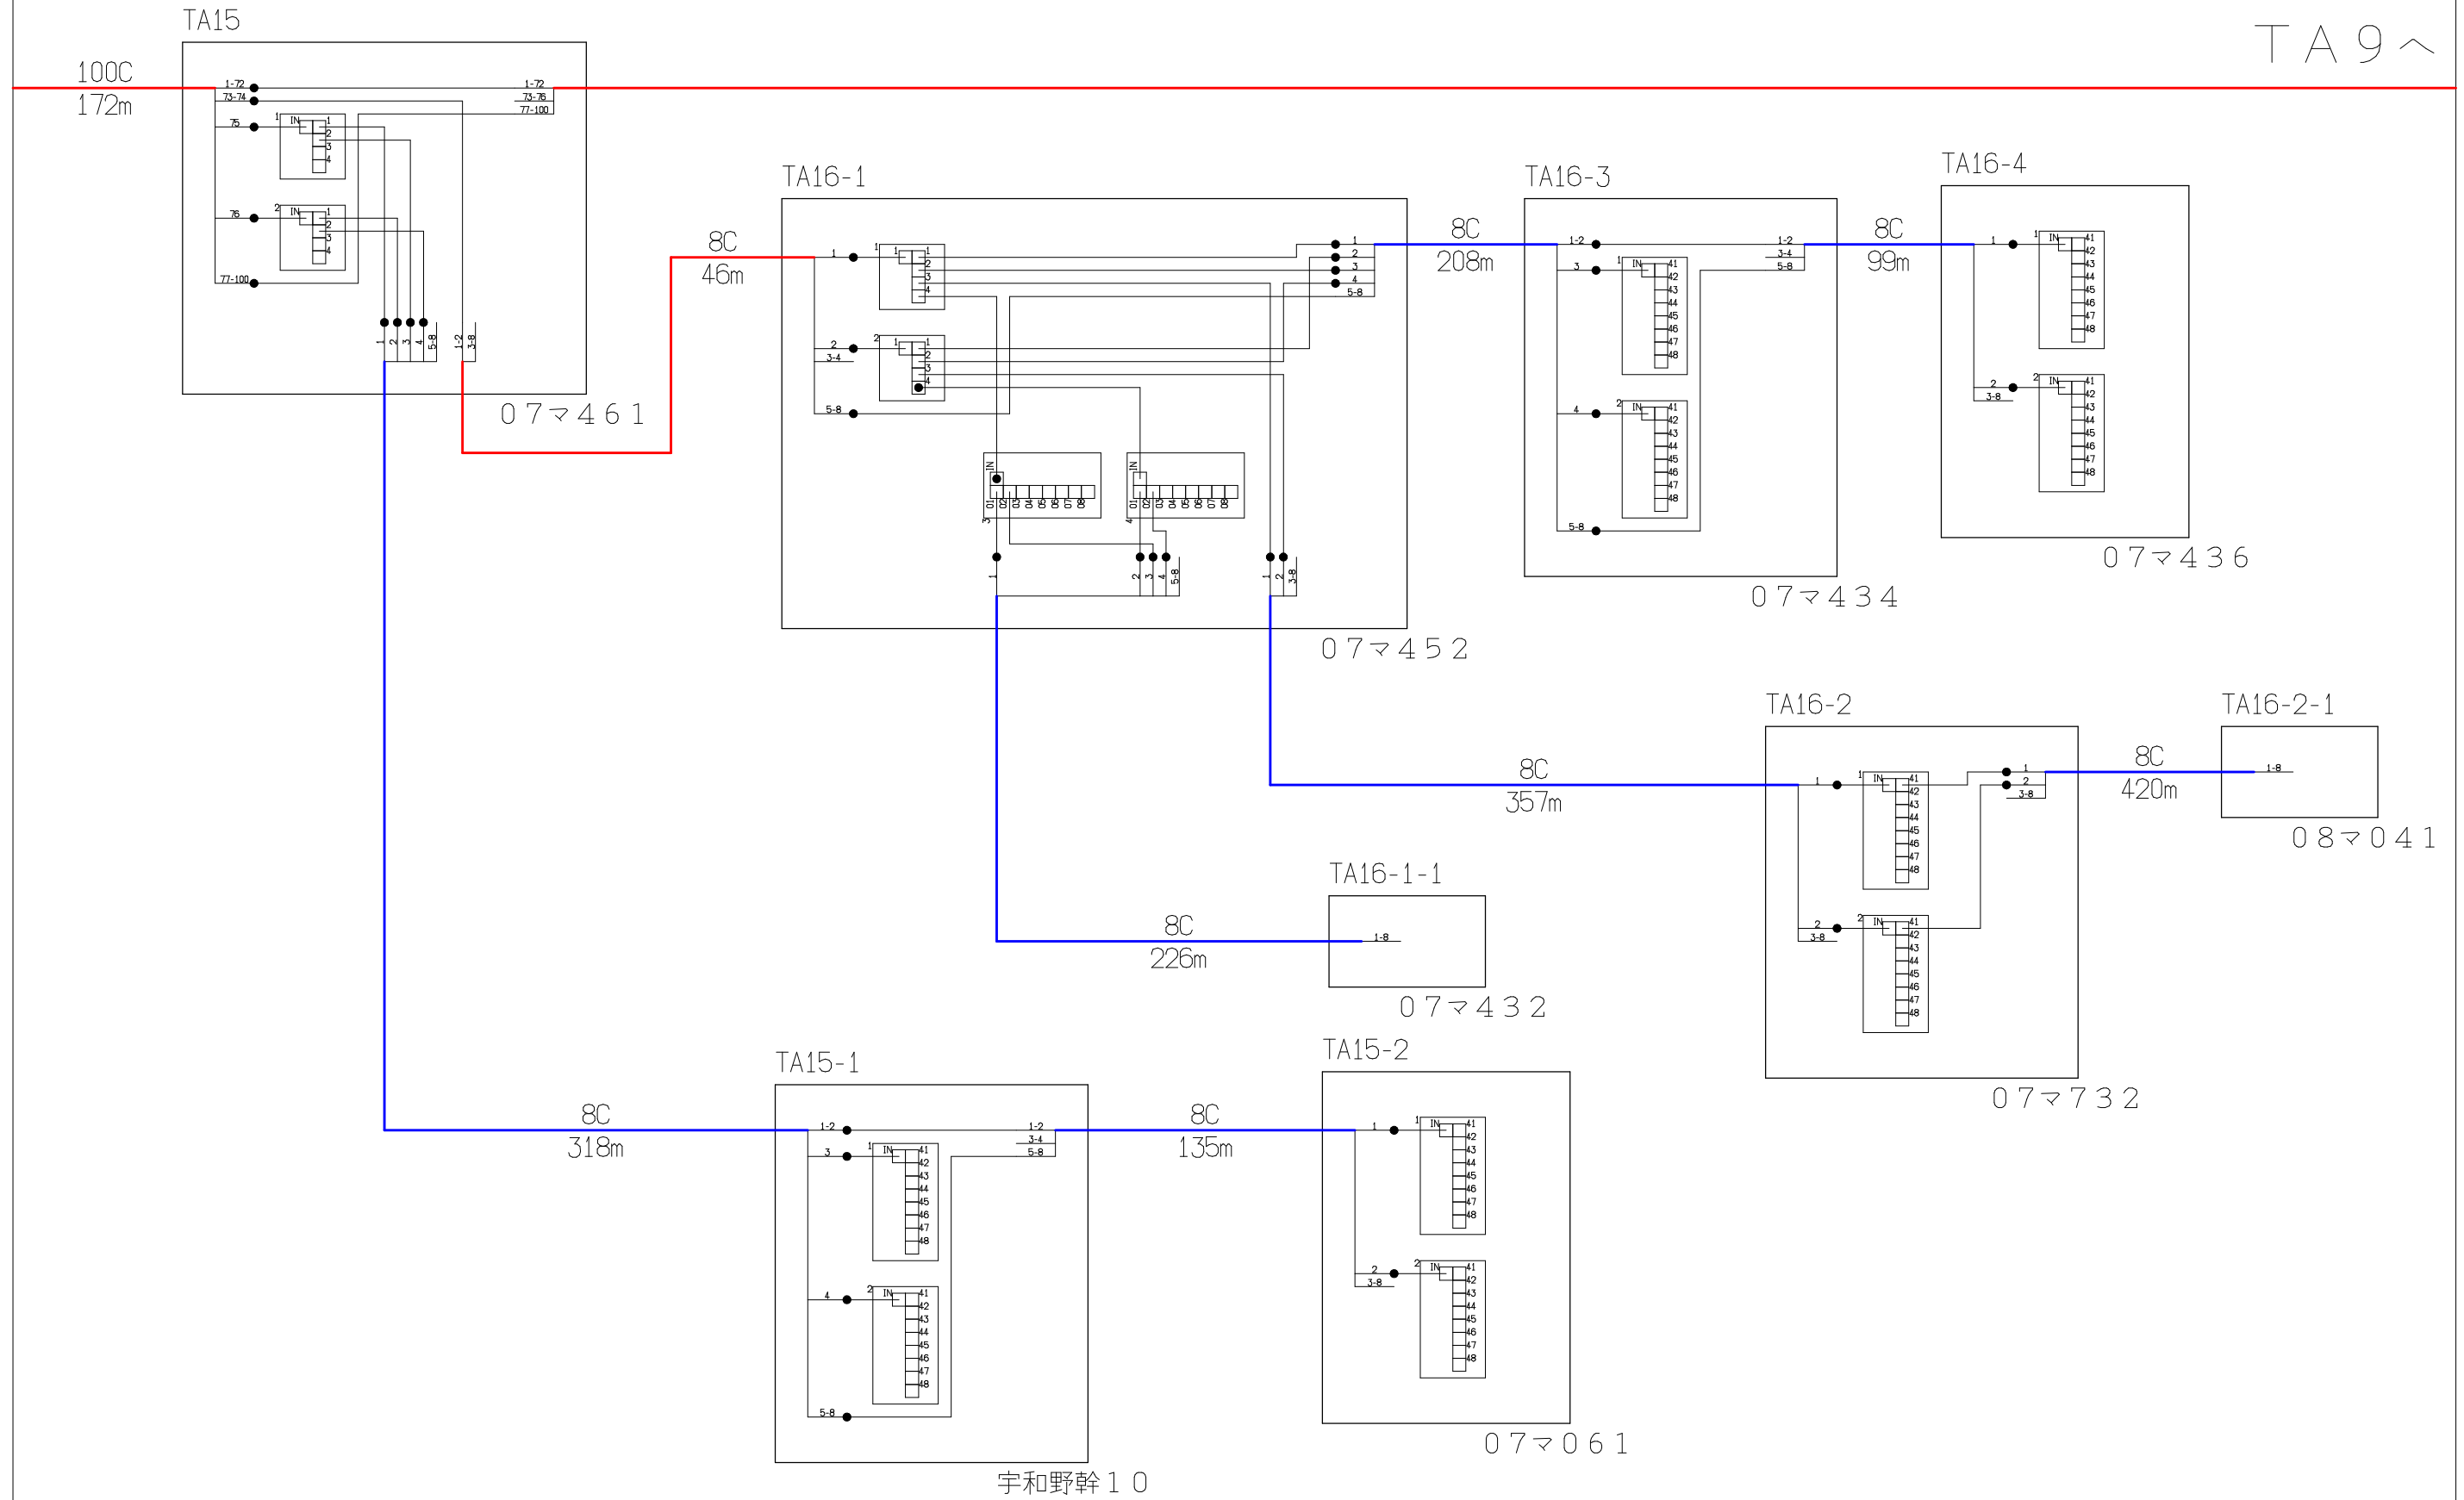

| シンボル                                                                                | 内 容     | シンボル                                                                                | 内 容     | シンボル                                                                                | 内 容         |
|-------------------------------------------------------------------------------------|---------|-------------------------------------------------------------------------------------|---------|-------------------------------------------------------------------------------------|-------------|
| ●                                                                                   | 融着箇所    |  | 8分岐子カブラ |  | F T T H 連絡線 |
|  | 4分岐親カブラ |                                                                                     |         |  | F T T H 幹線  |
|                                                                                     |         |                                                                                     |         |  | F T T H 分岐線 |
|                                                                                     |         |                                                                                     |         | ×xC                                                                                 | 敷設芯数        |


[illegible]

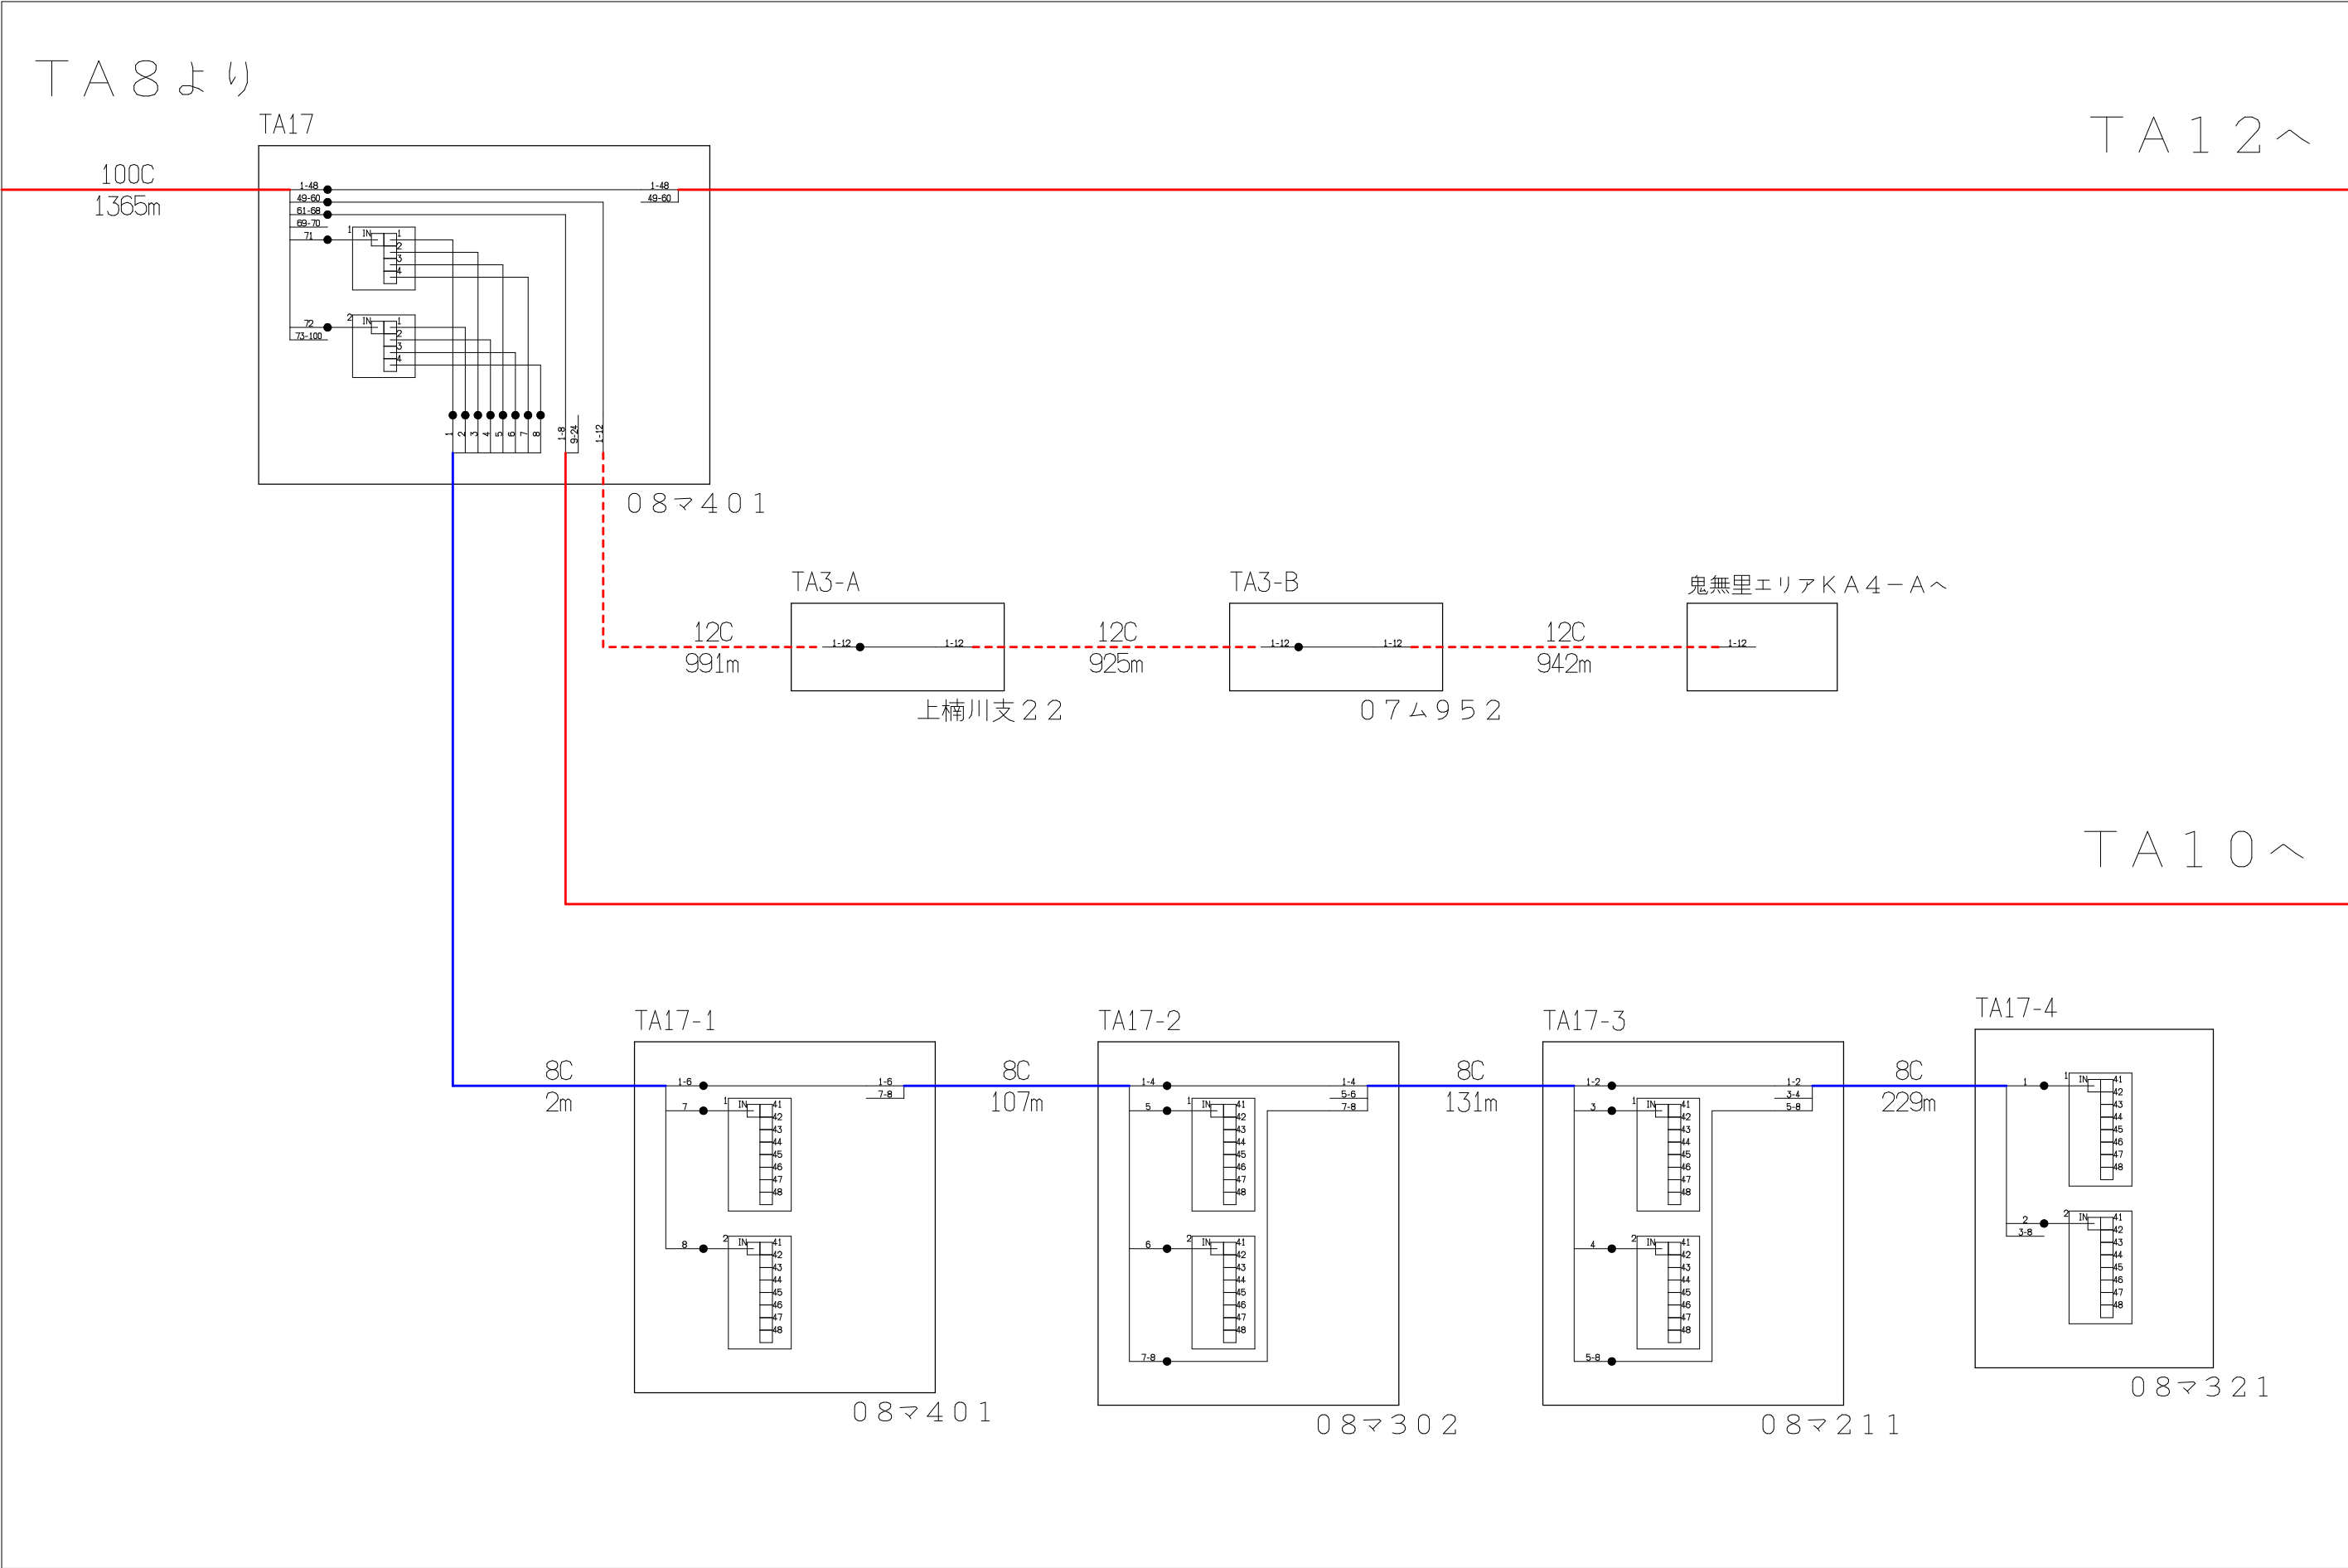

| シンボル                                                                                | 内 容     | シンボル                                                                                | 内 容     | シンボル | 内 容     |
|-------------------------------------------------------------------------------------|---------|-------------------------------------------------------------------------------------|---------|------|---------|
| ●                                                                                   | 融着箇所    |  | 8分岐子カブラ | ---  | FTTH連絡線 |
|  | 4分岐親カブラ |  |         | —    | FTTH幹線  |
|                                                                                     |         |                                                                                     |         | —    | FTTH分岐線 |
|                                                                                     |         |                                                                                     |         | xxC  | 敷設芯数    |

|     |     |      |     |                             |  |          |             |            |  |
|-----|-----|------|-----|-----------------------------|--|----------|-------------|------------|--|
|     |     |      | 業務名 | 長野市戸隠・鬼無里<br>情報通信施設光化工事     |  | 図面<br>名称 | 光 芯 線 接 続 図 |            |  |
| TA8 | TA9 | TA12 | 企業名 | シーテック・日本電気通信工業<br>特定建設共同企業体 |  | 図面<br>番号 | TA9         | 縮尺         |  |
|     |     | TA10 |     |                             |  |          | 作成日         | 2025年2月14日 |  |




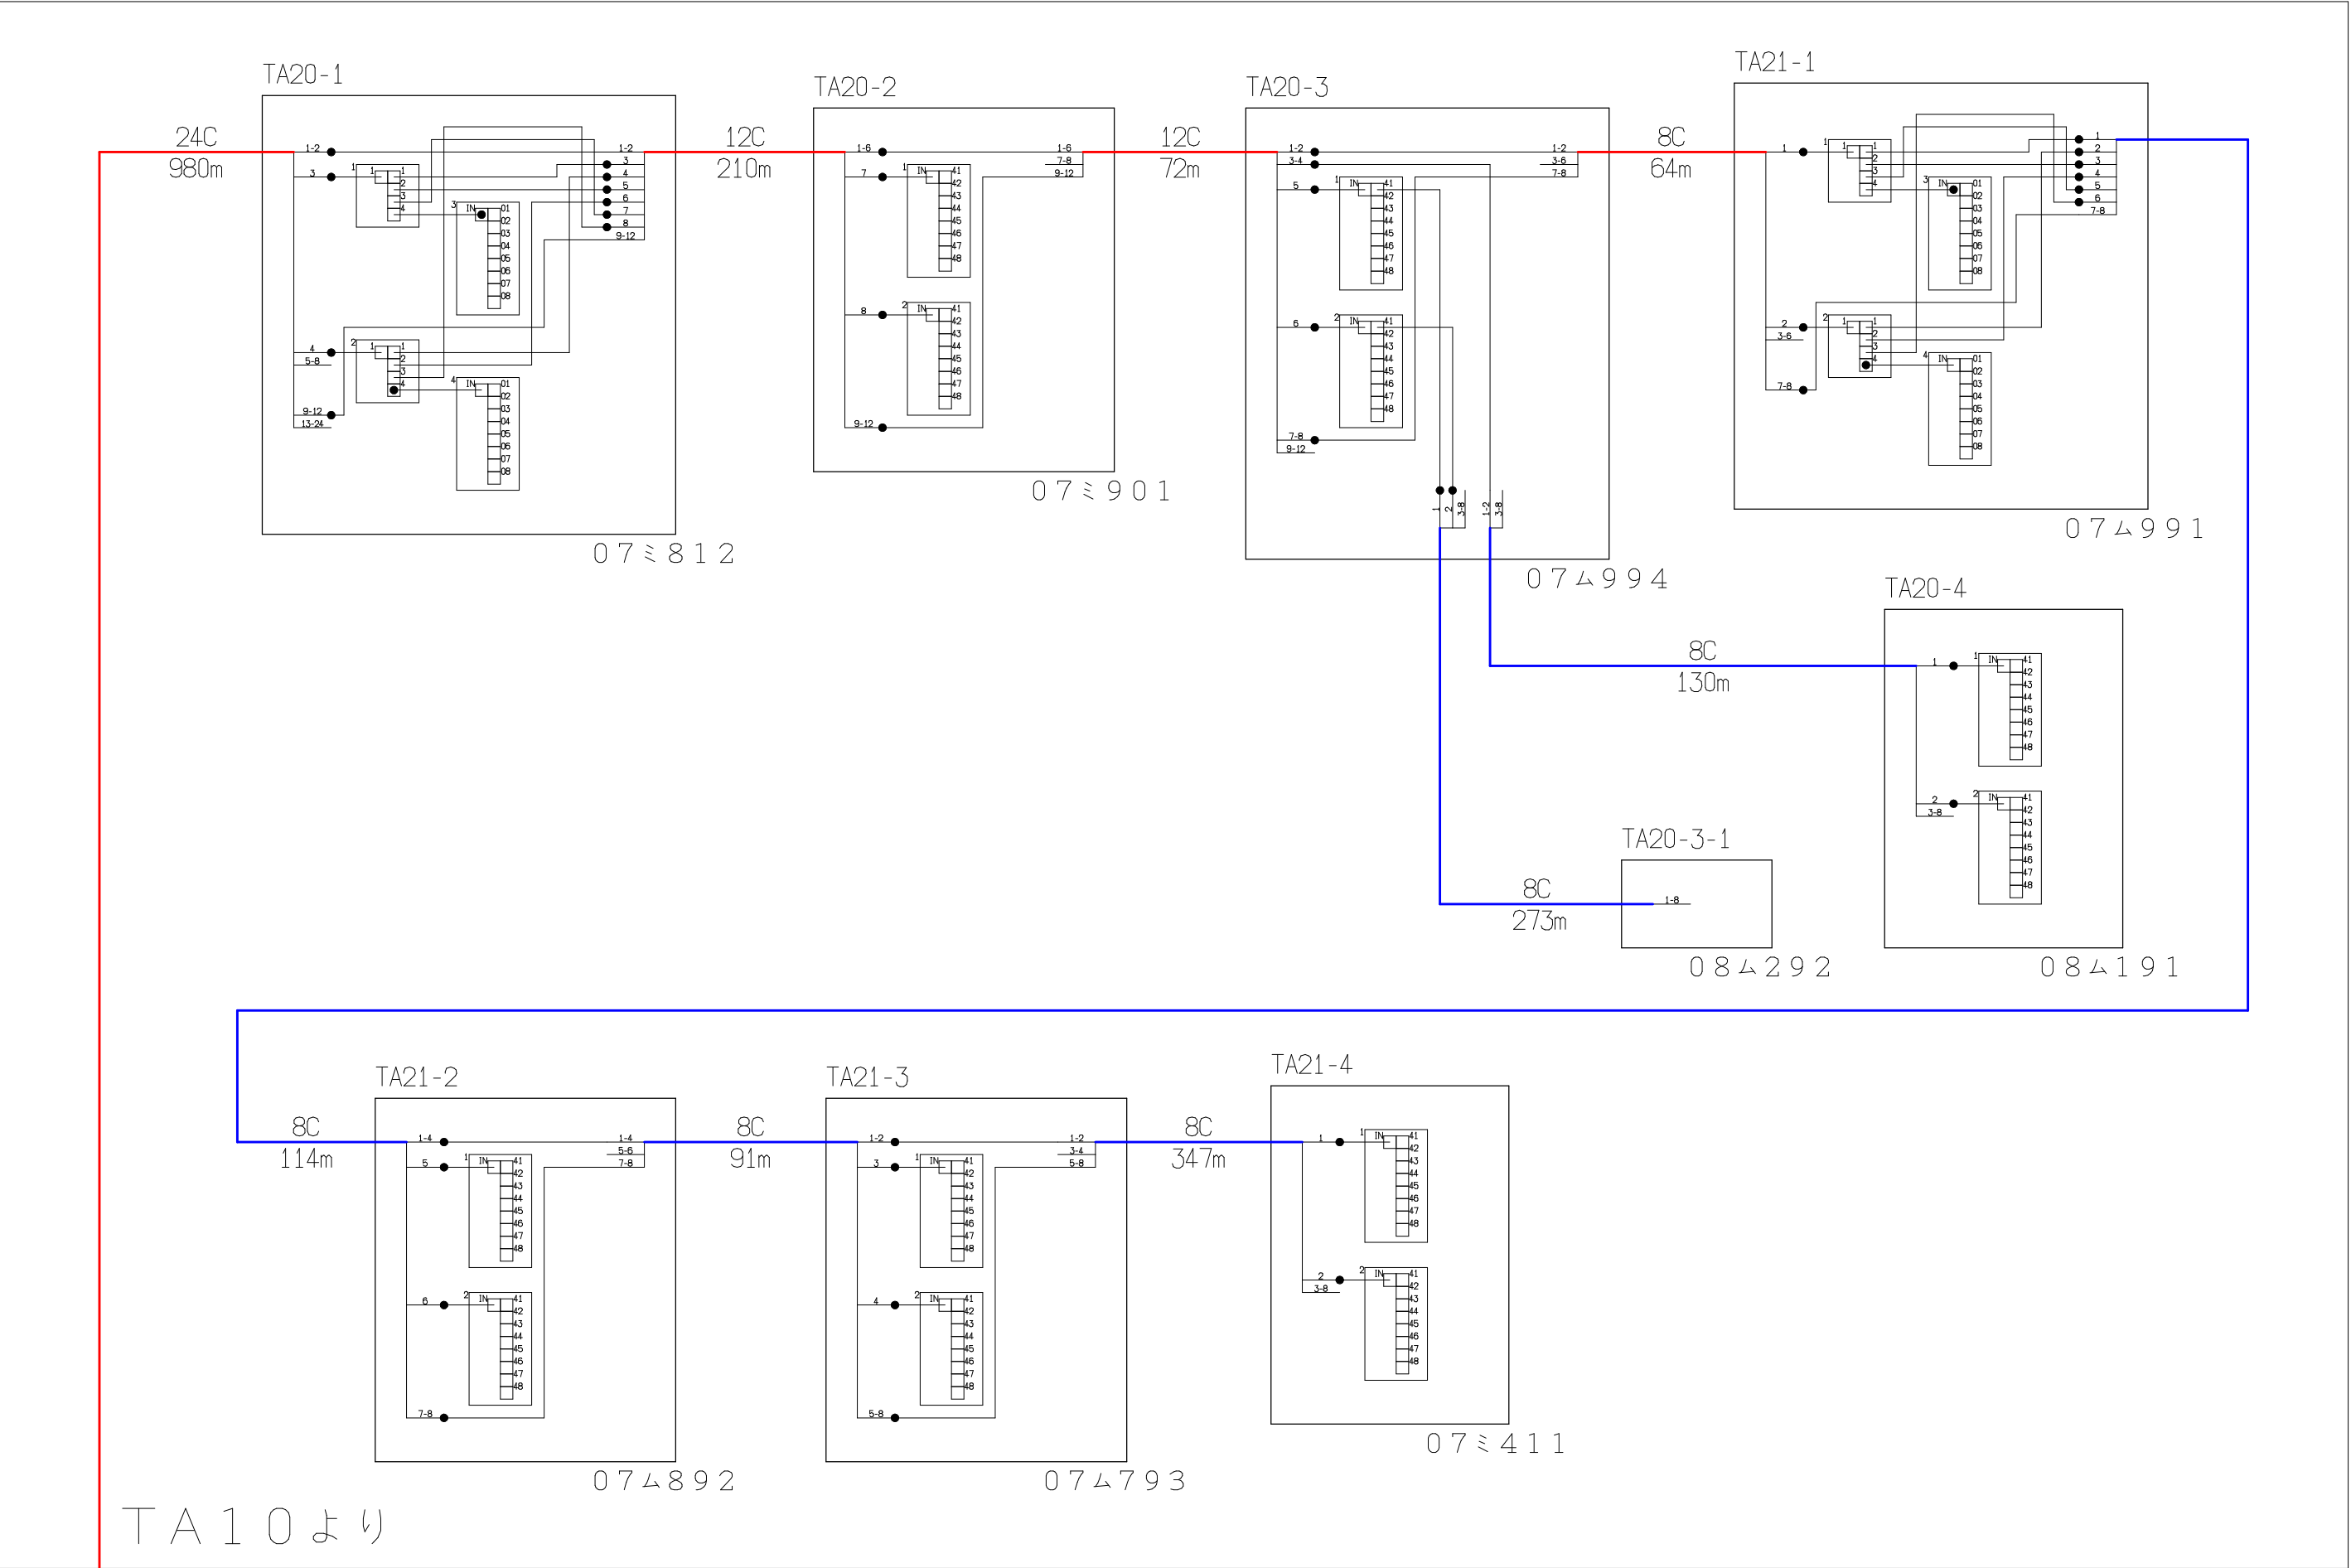

| シンボル                                                                                | 内 容     | シンボル                                                                                | 内 容     | シンボル | 内 容     |
|-------------------------------------------------------------------------------------|---------|-------------------------------------------------------------------------------------|---------|------|---------|
| ●                                                                                   | 融着箇所    |  | 8分岐子カブラ | ---  | FTTH連絡線 |
|  | 4分岐親カブラ |                                                                                     |         | —    | FTTH幹線  |
|                                                                                     |         |                                                                                     |         | —    | FTTH分岐線 |
|                                                                                     |         |                                                                                     |         | xxC  | 敷設芯数    |


|  |      |  |     |                             |  |          |             |  |
|--|------|--|-----|-----------------------------|--|----------|-------------|--|
|  |      |  | 業務名 | 長野市戸隠・鬼無里<br>情報通信施設光化工事     |  | 図面<br>名称 | 光 芯 線 接 続 図 |  |
|  | TA11 |  | 企業名 | シーテック・日本電気通信工業<br>特定建設共同企業体 |  | 図面<br>番号 | TA11        |  |
|  | TA10 |  |     |                             |  | 縮尺       |             |  |
|  |      |  |     |                             |  | 作成日      | 2025年2月14日  |  |

TA 13 ^

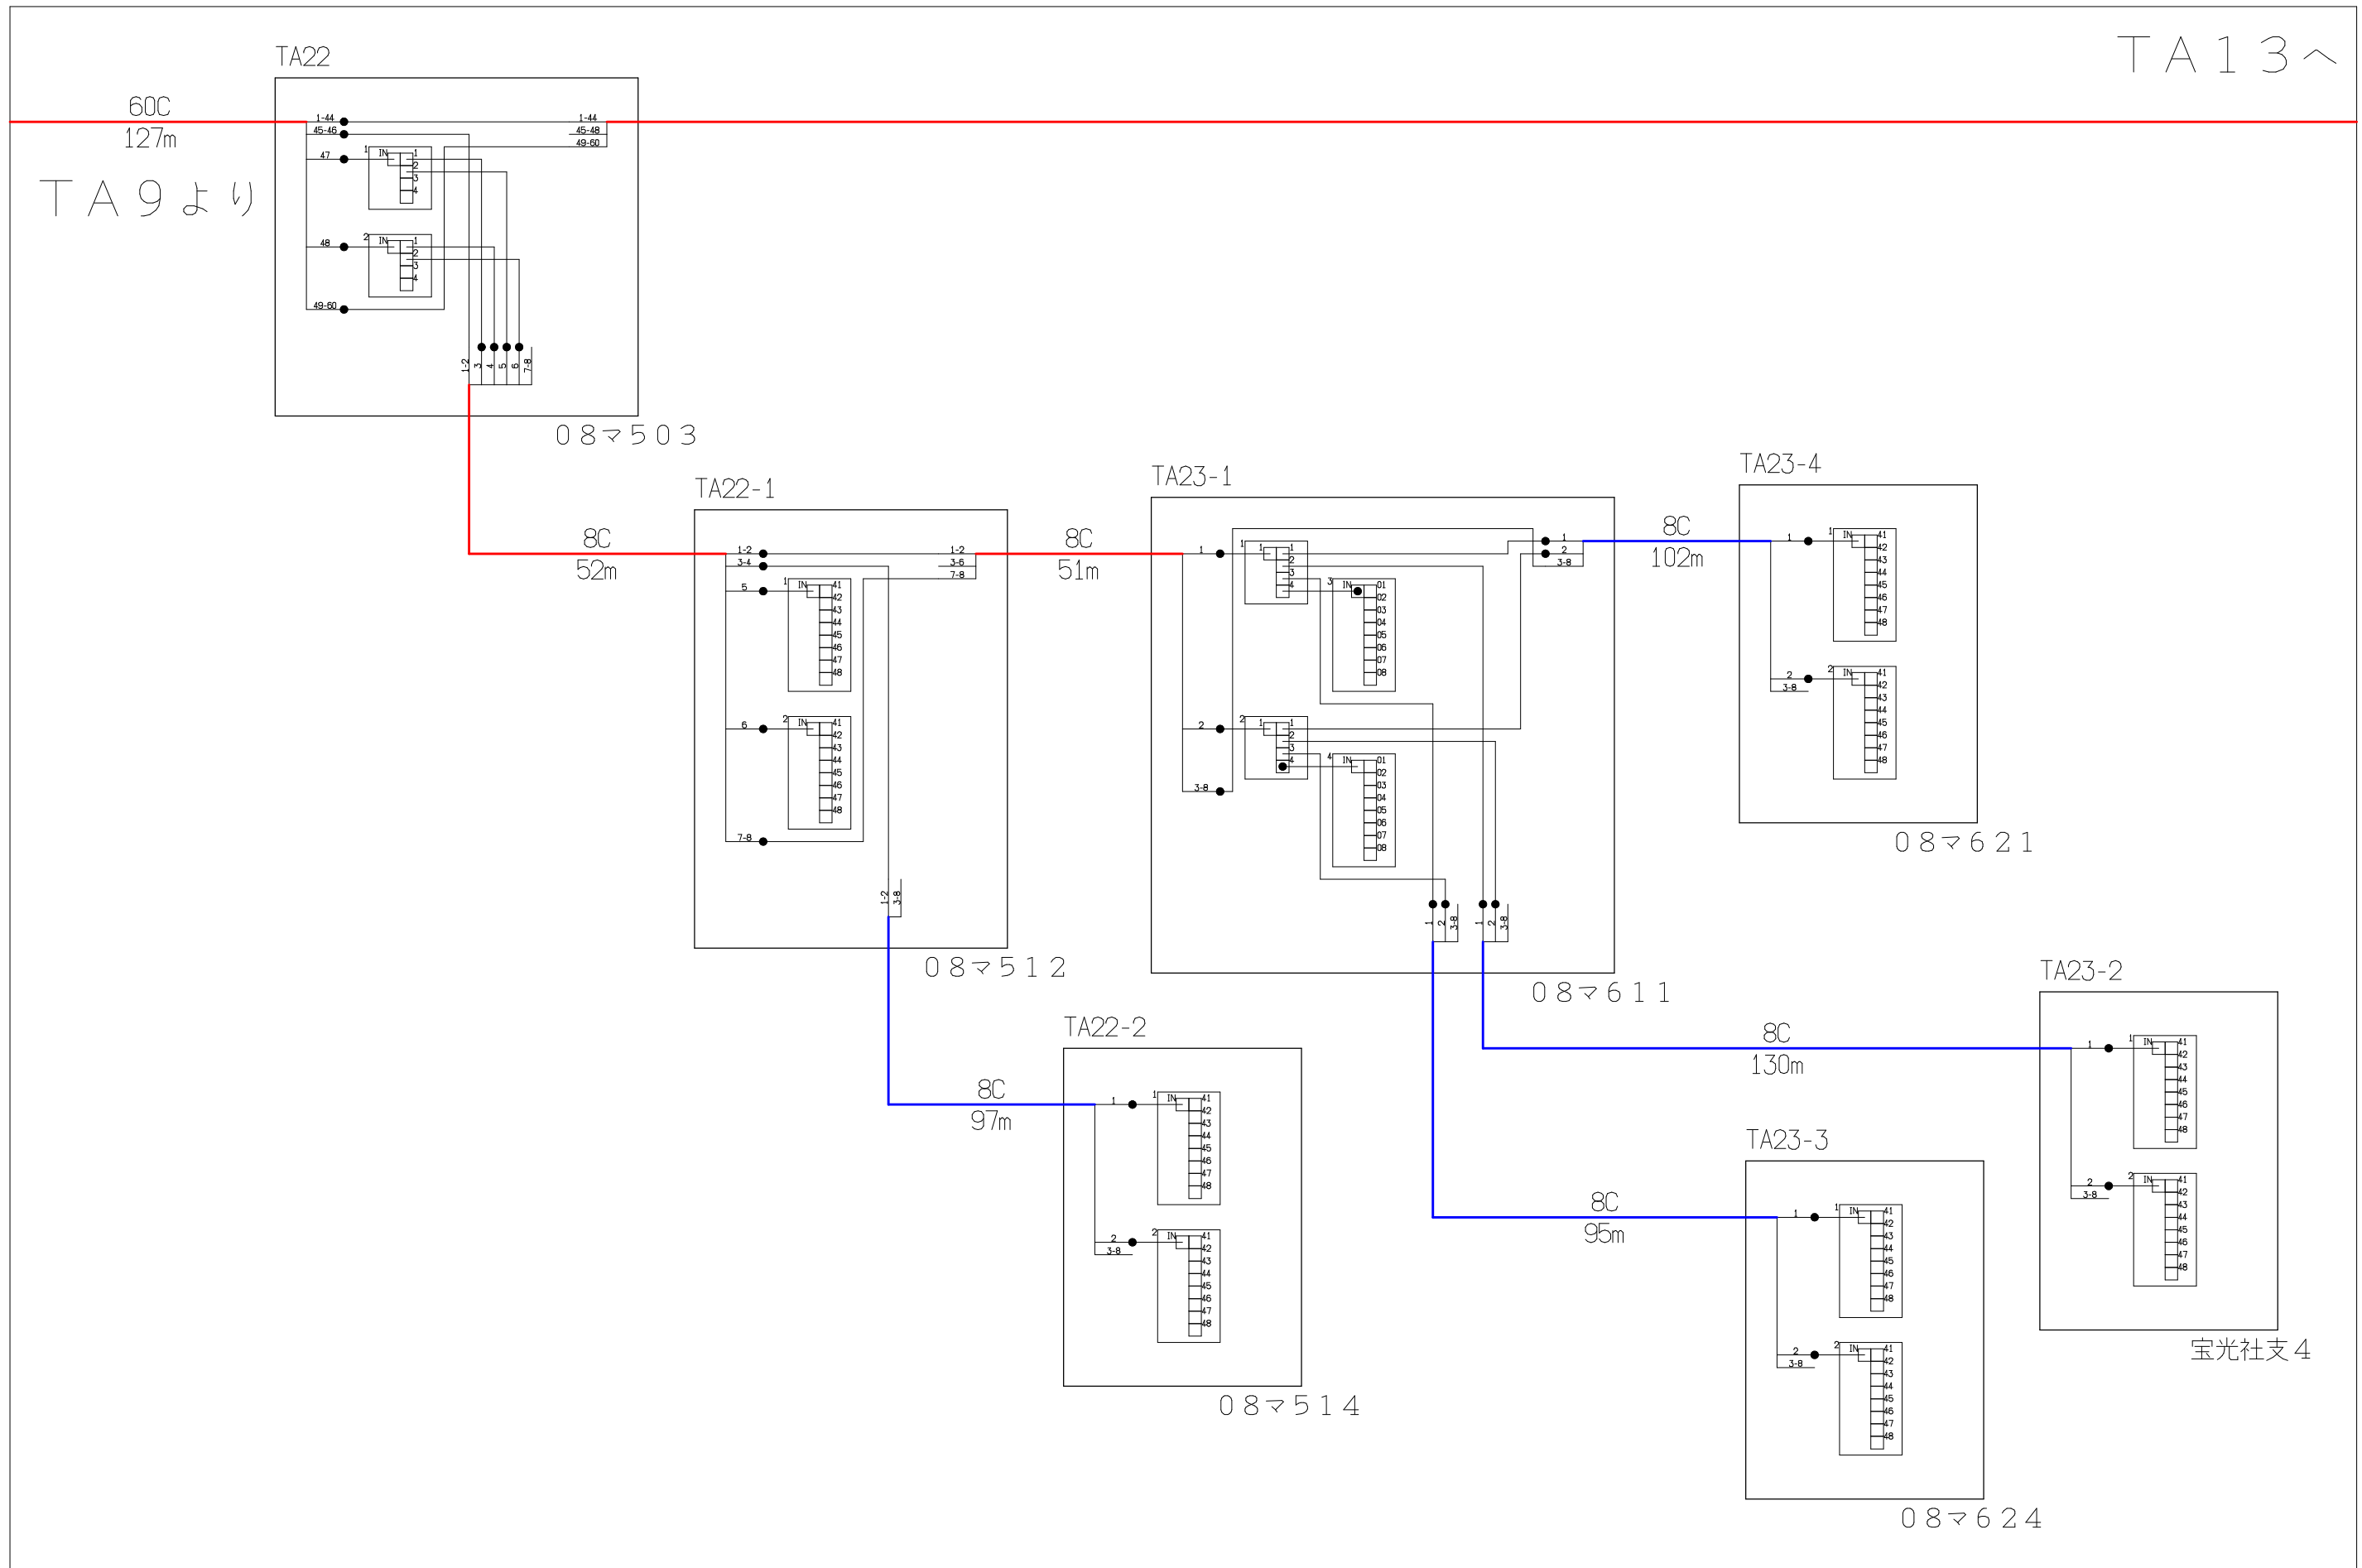


| シンボル                                                                                | 内 容     | シンボル                                                                                | 内 容      | シンボル | 内 容         |
|-------------------------------------------------------------------------------------|---------|-------------------------------------------------------------------------------------|----------|------|-------------|
| ●                                                                                   | 融着箇所    |  | 8分岐子ケーブル | ---  | F T T H 連絡線 |
|  | 4分岐ケーブル |                                                                                     |          | —    | F T T H 幹線  |
|                                                                                     |         |                                                                                     |          | —    | F T T H 分岐線 |
|                                                                                     |         |                                                                                     |          | xxC  | 敷設芯数        |

[illegible]

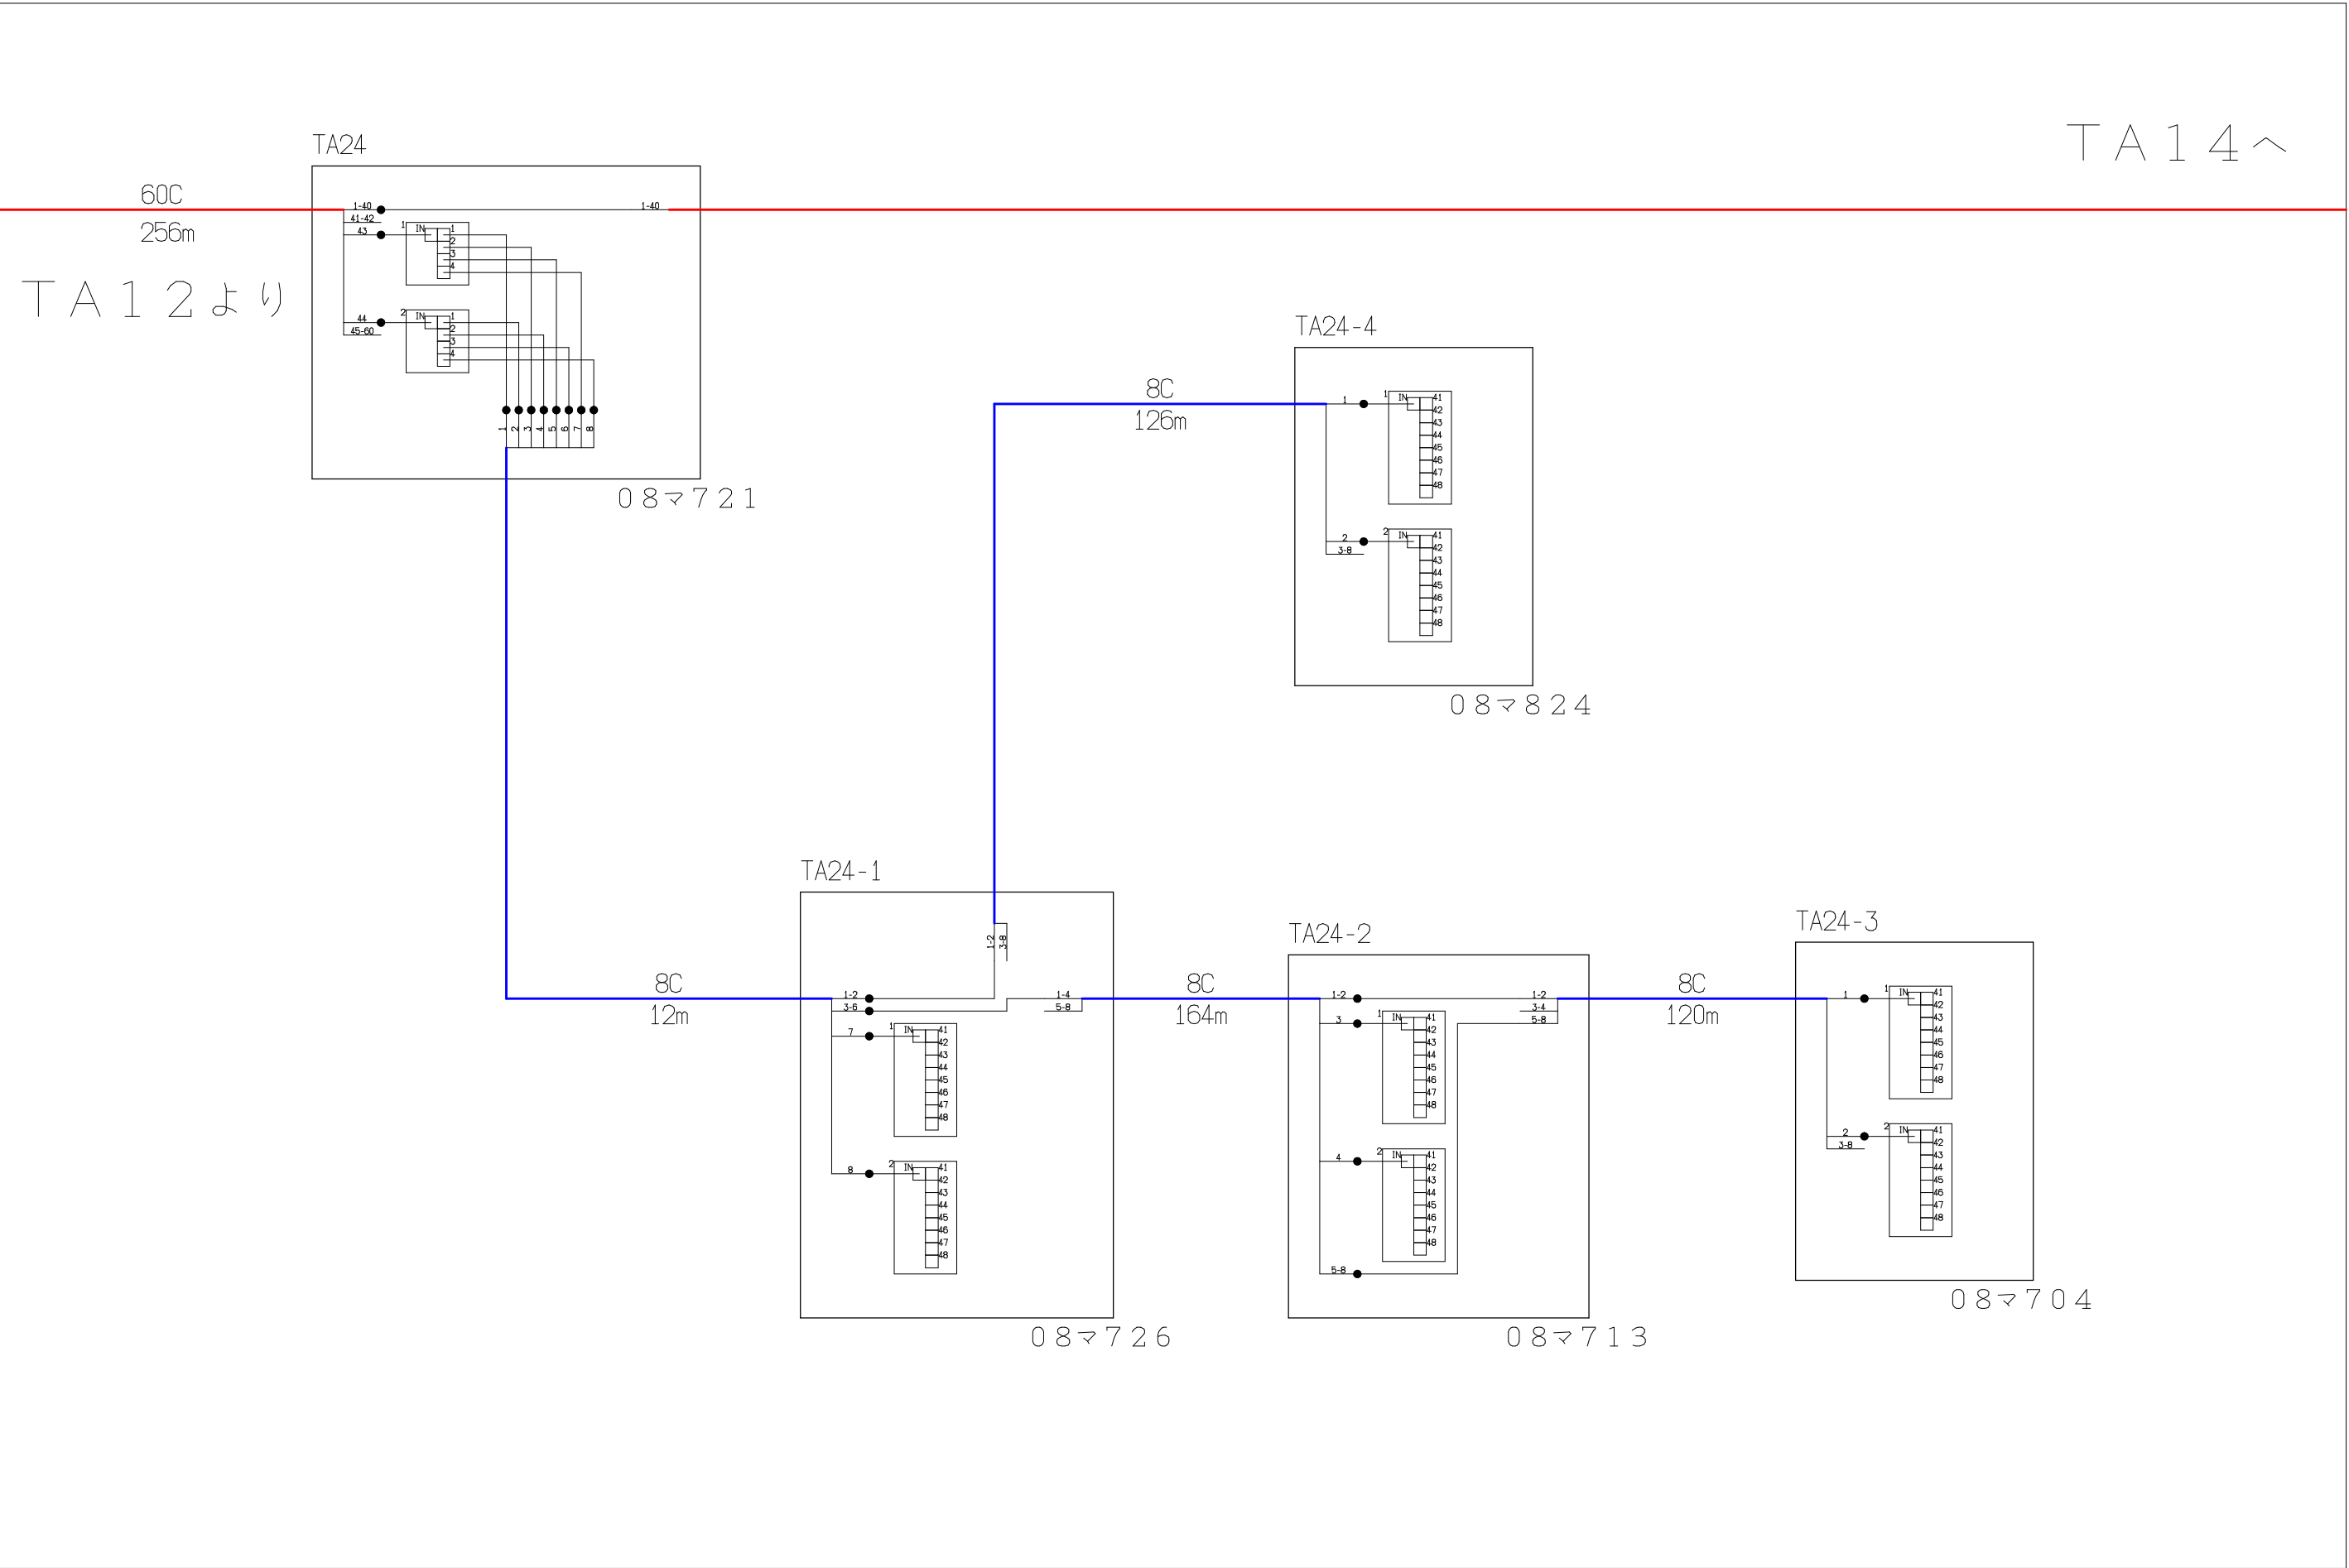

| シンボル                                                                                | 内 容     | シンボル                                                                                | 内 容     | シンボル                                                                                | 内 容     |
|-------------------------------------------------------------------------------------|---------|-------------------------------------------------------------------------------------|---------|-------------------------------------------------------------------------------------|---------|
| ●                                                                                   | 融着箇所    |  | 8分岐子カブラ |  | FTTH連絡線 |
|  | 4分岐親カブラ |  |         |  | FTTH幹線  |
|                                                                                     |         |                                                                                     |         |  | FTTH分岐線 |
|                                                                                     |         |                                                                                     |         | xxC                                                                                 | 敷設芯数    |


|      |      |      |     |                             |  |          |             |    |
|------|------|------|-----|-----------------------------|--|----------|-------------|----|
|      |      |      | 業務名 | 長野市戸隠・鬼無里<br>情報通信施設光化工事     |  | 図面<br>名称 | 光 芯 線 接 続 図 |    |
| TA12 | TA13 | TA14 | 企業名 | シーテック・日本電気通信工業<br>特定建設共同企業体 |  | 図面<br>番号 | TA13        | 縮尺 |
|      |      |      |     |                             |  | 作成日      | 2025年2月14日  |    |

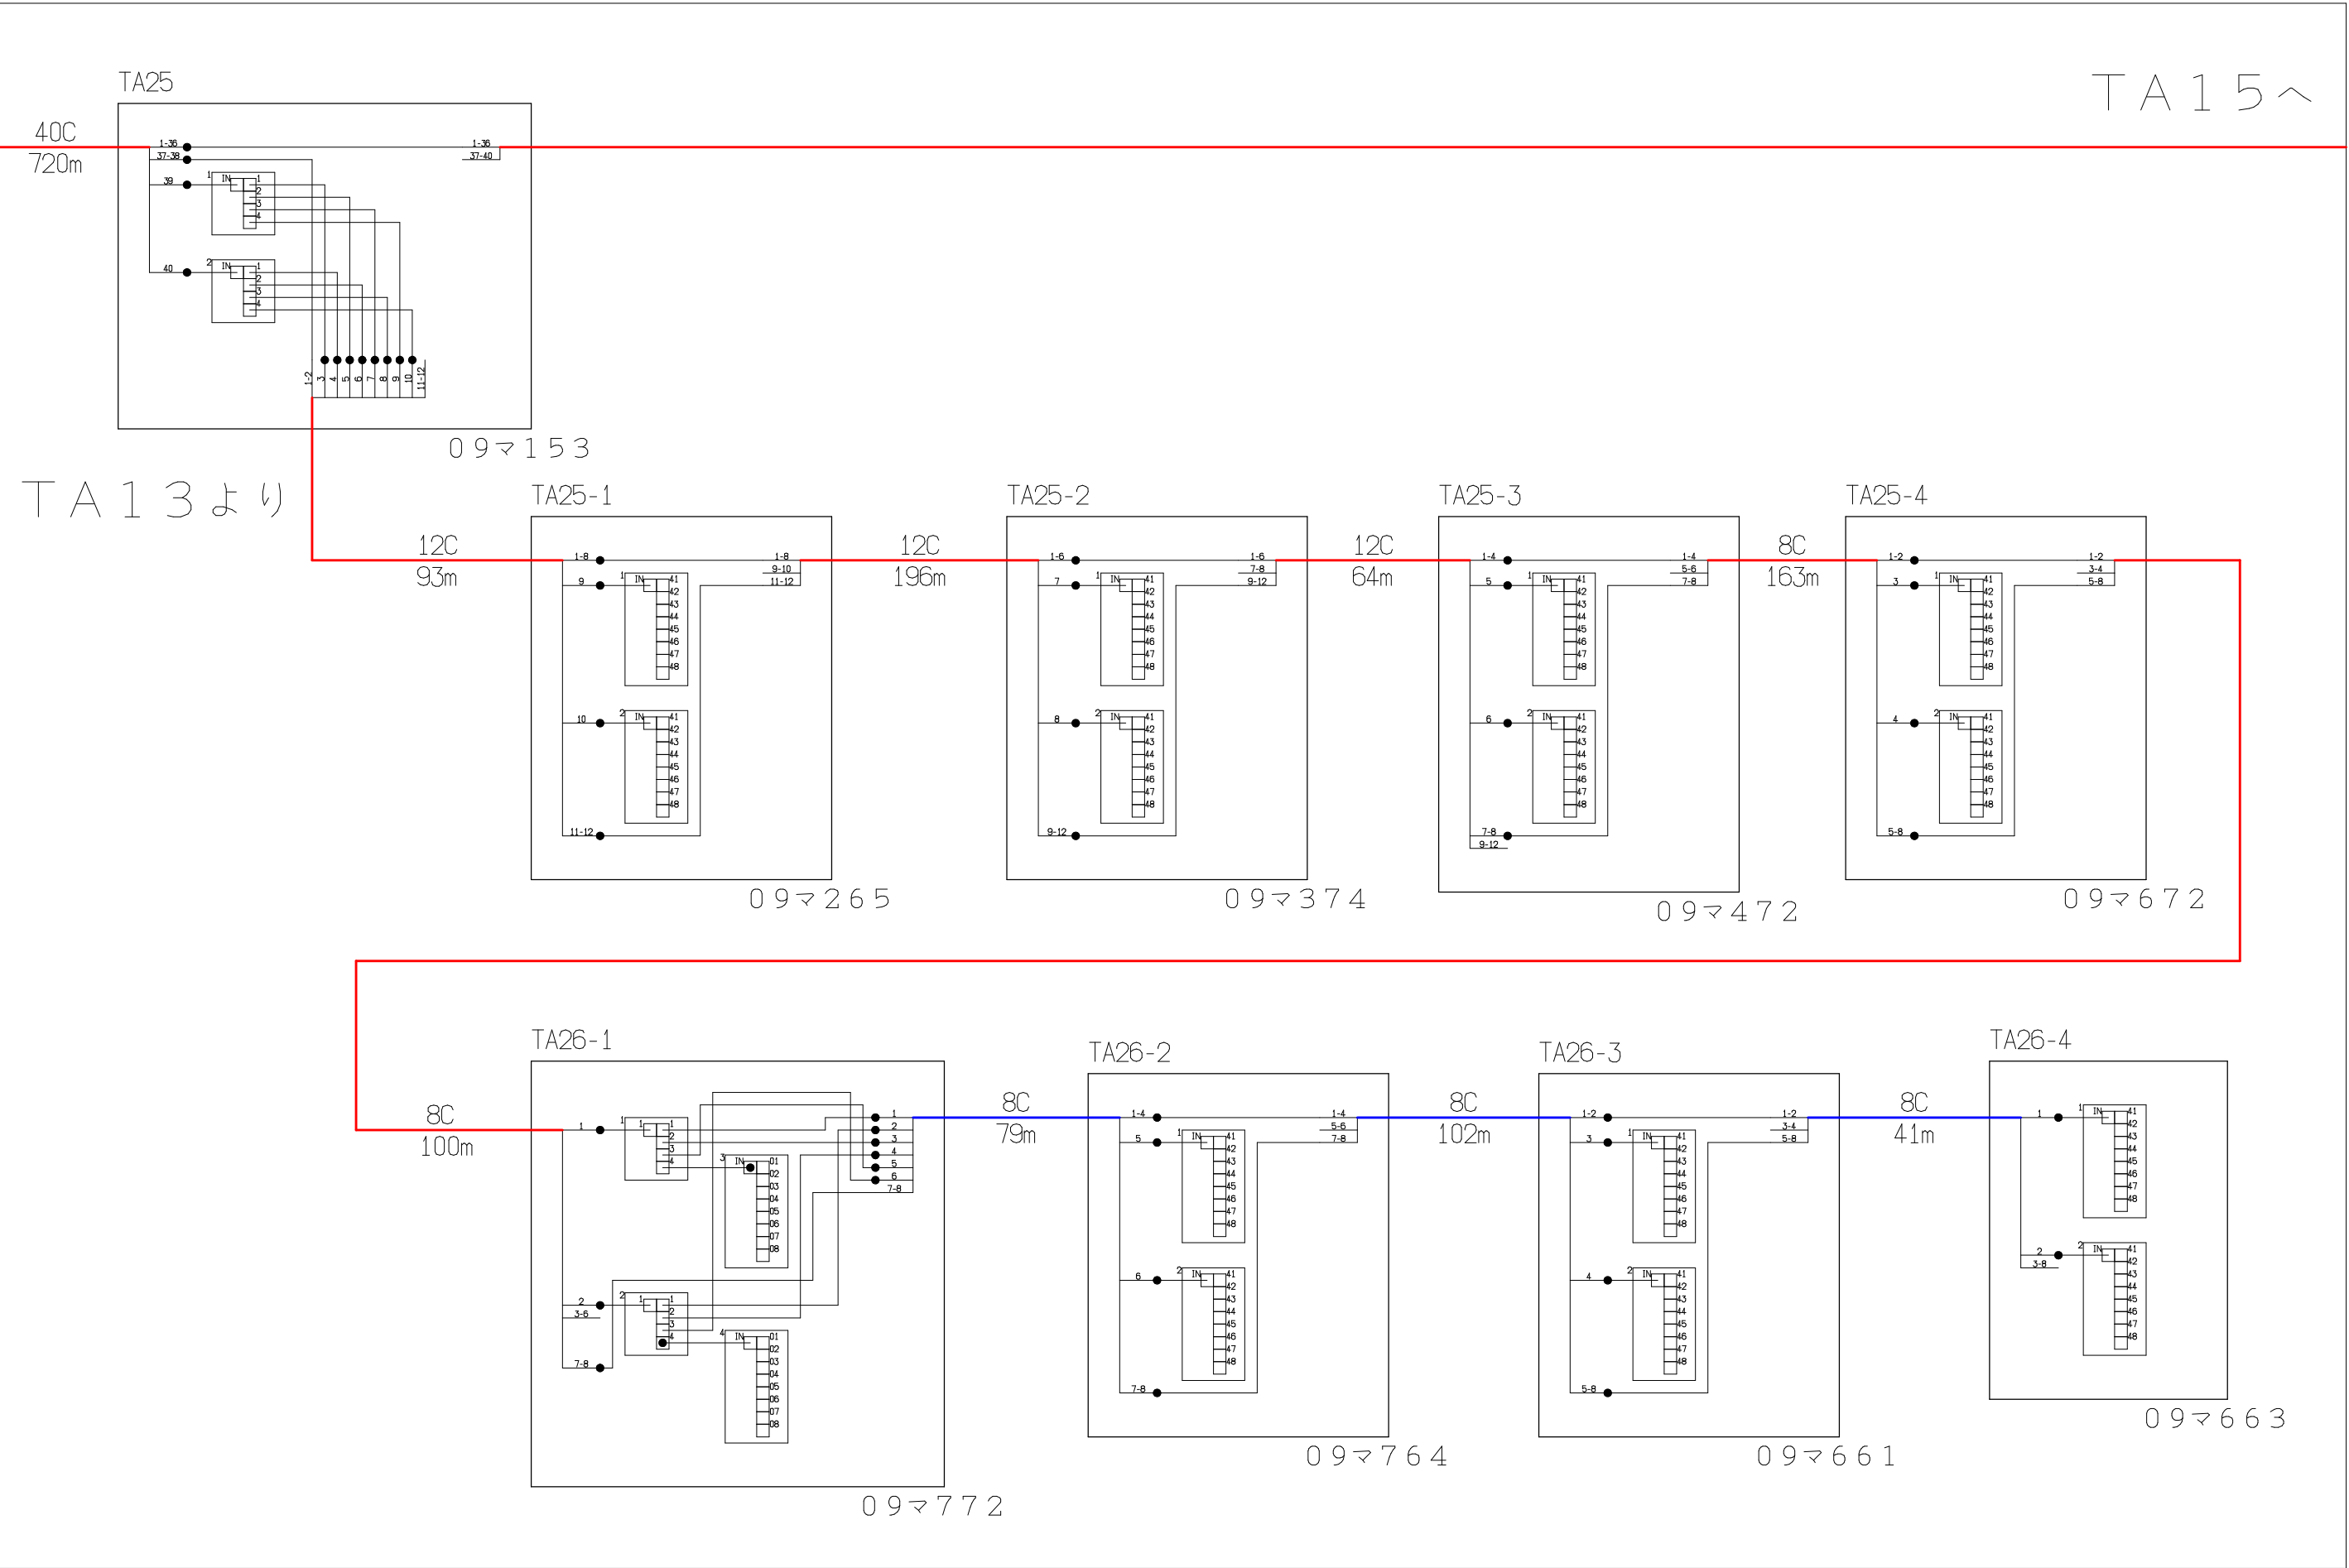

| シンボル                                                                                | 内 容     | シンボル                                                                                | 内 容     | シンボル                                                                                | 内 容     |
|-------------------------------------------------------------------------------------|---------|-------------------------------------------------------------------------------------|---------|-------------------------------------------------------------------------------------|---------|
| ●                                                                                   | 融着箇所    |  | 8分岐子カブラ |  | FTTH連絡線 |
|  | 4分岐親カブラ |  |         |  | FTTH幹線  |
|                                                                                     |         |                                                                                     |         |  | FTTH分岐線 |
|                                                                                     |         |                                                                                     |         | xxC                                                                                 | 敷設芯数    |


|      |      |      |     |                             |          |             |
|------|------|------|-----|-----------------------------|----------|-------------|
| TA13 | TA14 | TA15 | 業務名 | 長野市戸隠・鬼無里<br>情報通信施設光化工事     | 図面<br>名称 | 光 芯 線 接 続 図 |
|      |      |      | 企業名 | シーテック・日本電気通信工業<br>特定建設共同企業体 | 図面<br>番号 | TA14        |
|      |      |      |     |                             | 縮尺       |             |
|      |      |      |     |                             | 作成日      | 2025年2月14日  |



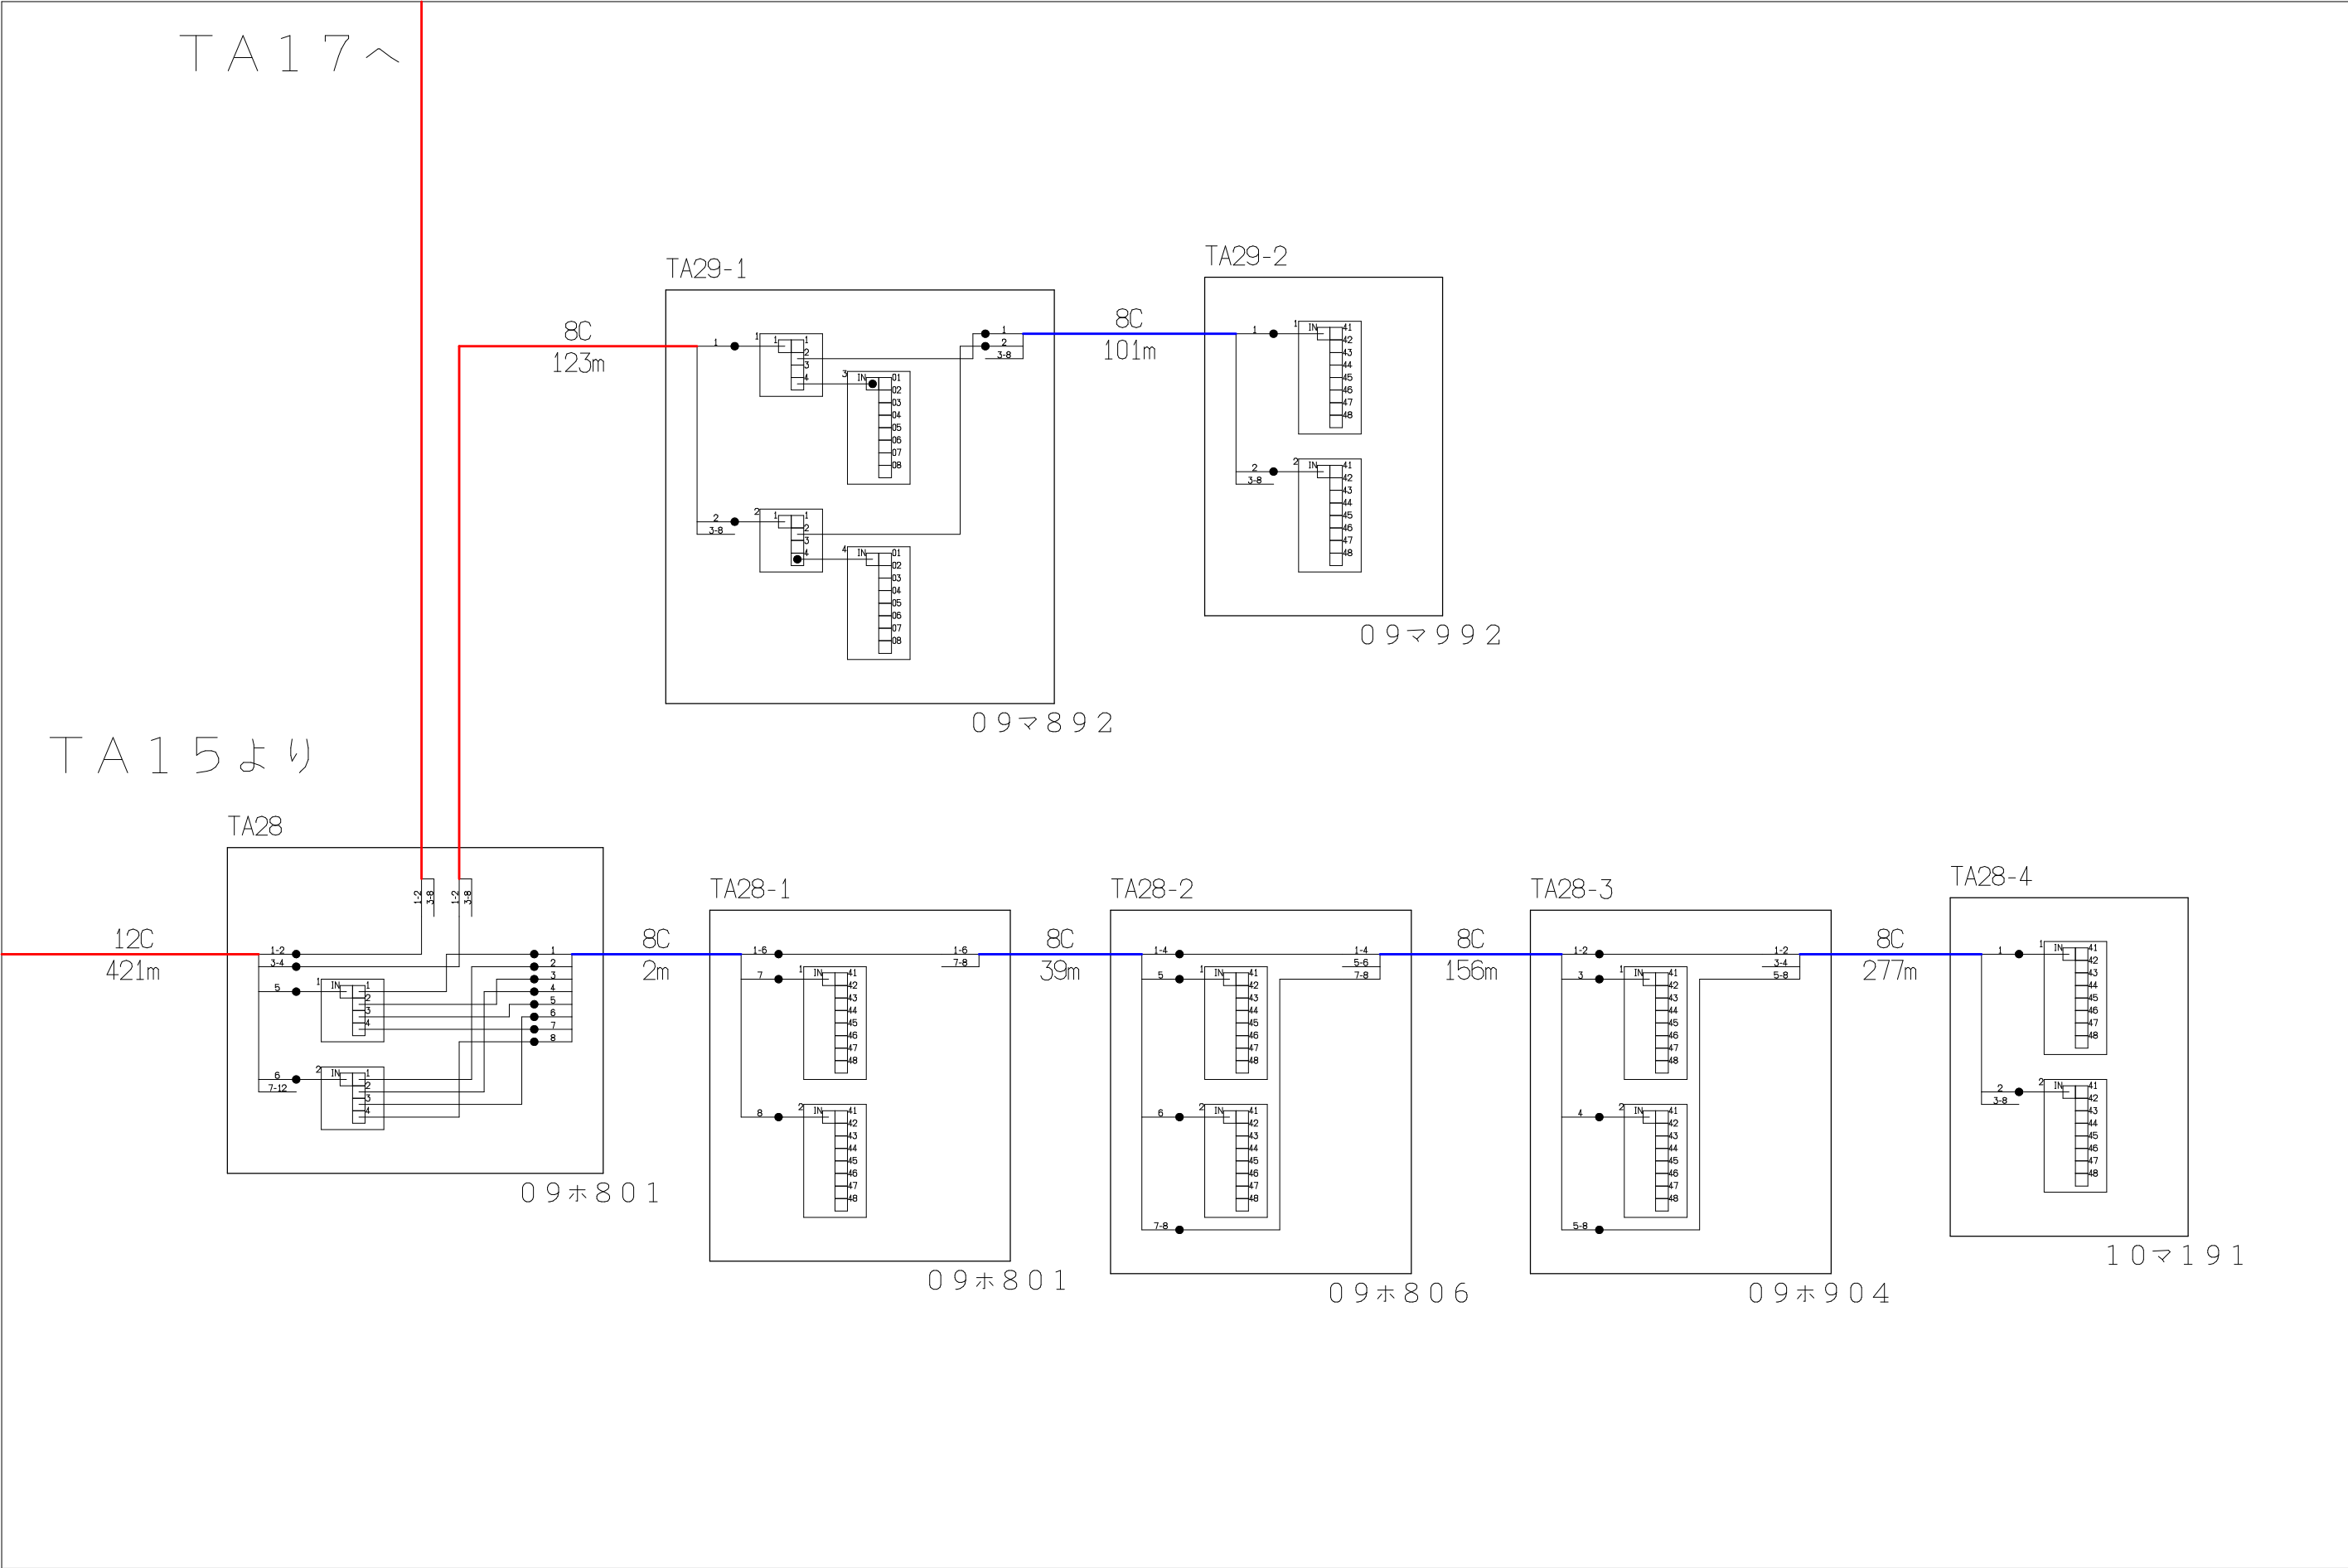


| シンボル                                                                                | 内 容     | シンボル                                                                                | 内 容     | シンボル                                                                                | 内 容     |
|-------------------------------------------------------------------------------------|---------|-------------------------------------------------------------------------------------|---------|-------------------------------------------------------------------------------------|---------|
| ●                                                                                   | 融着箇所    |  | 8分岐子カプラ |  | FTTH連絡線 |
|  | 4分岐親カプラ |  |         |  | FTTH幹線  |
|                                                                                     |         |                                                                                     |         |  | FTTH分岐線 |
|                                                                                     |         |                                                                                     |         | xxC                                                                                 | 敷設芯数    |

|      |      |  |     |                             |  |          |             |    |
|------|------|--|-----|-----------------------------|--|----------|-------------|----|
|      | TA17 |  | 業務名 | 長野市戸隠・鬼無里<br>情報通信施設光化工事     |  | 図面<br>名称 | 光 芯 線 接 続 図 |    |
| TA15 | TA16 |  | 企業名 | シーテック・日本電気通信工業<br>特定建設共同企業体 |  | 図面<br>番号 | TA16        | 縮尺 |
|      |      |  |     |                             |  | 作成日      | 2025年2月14日  |    |

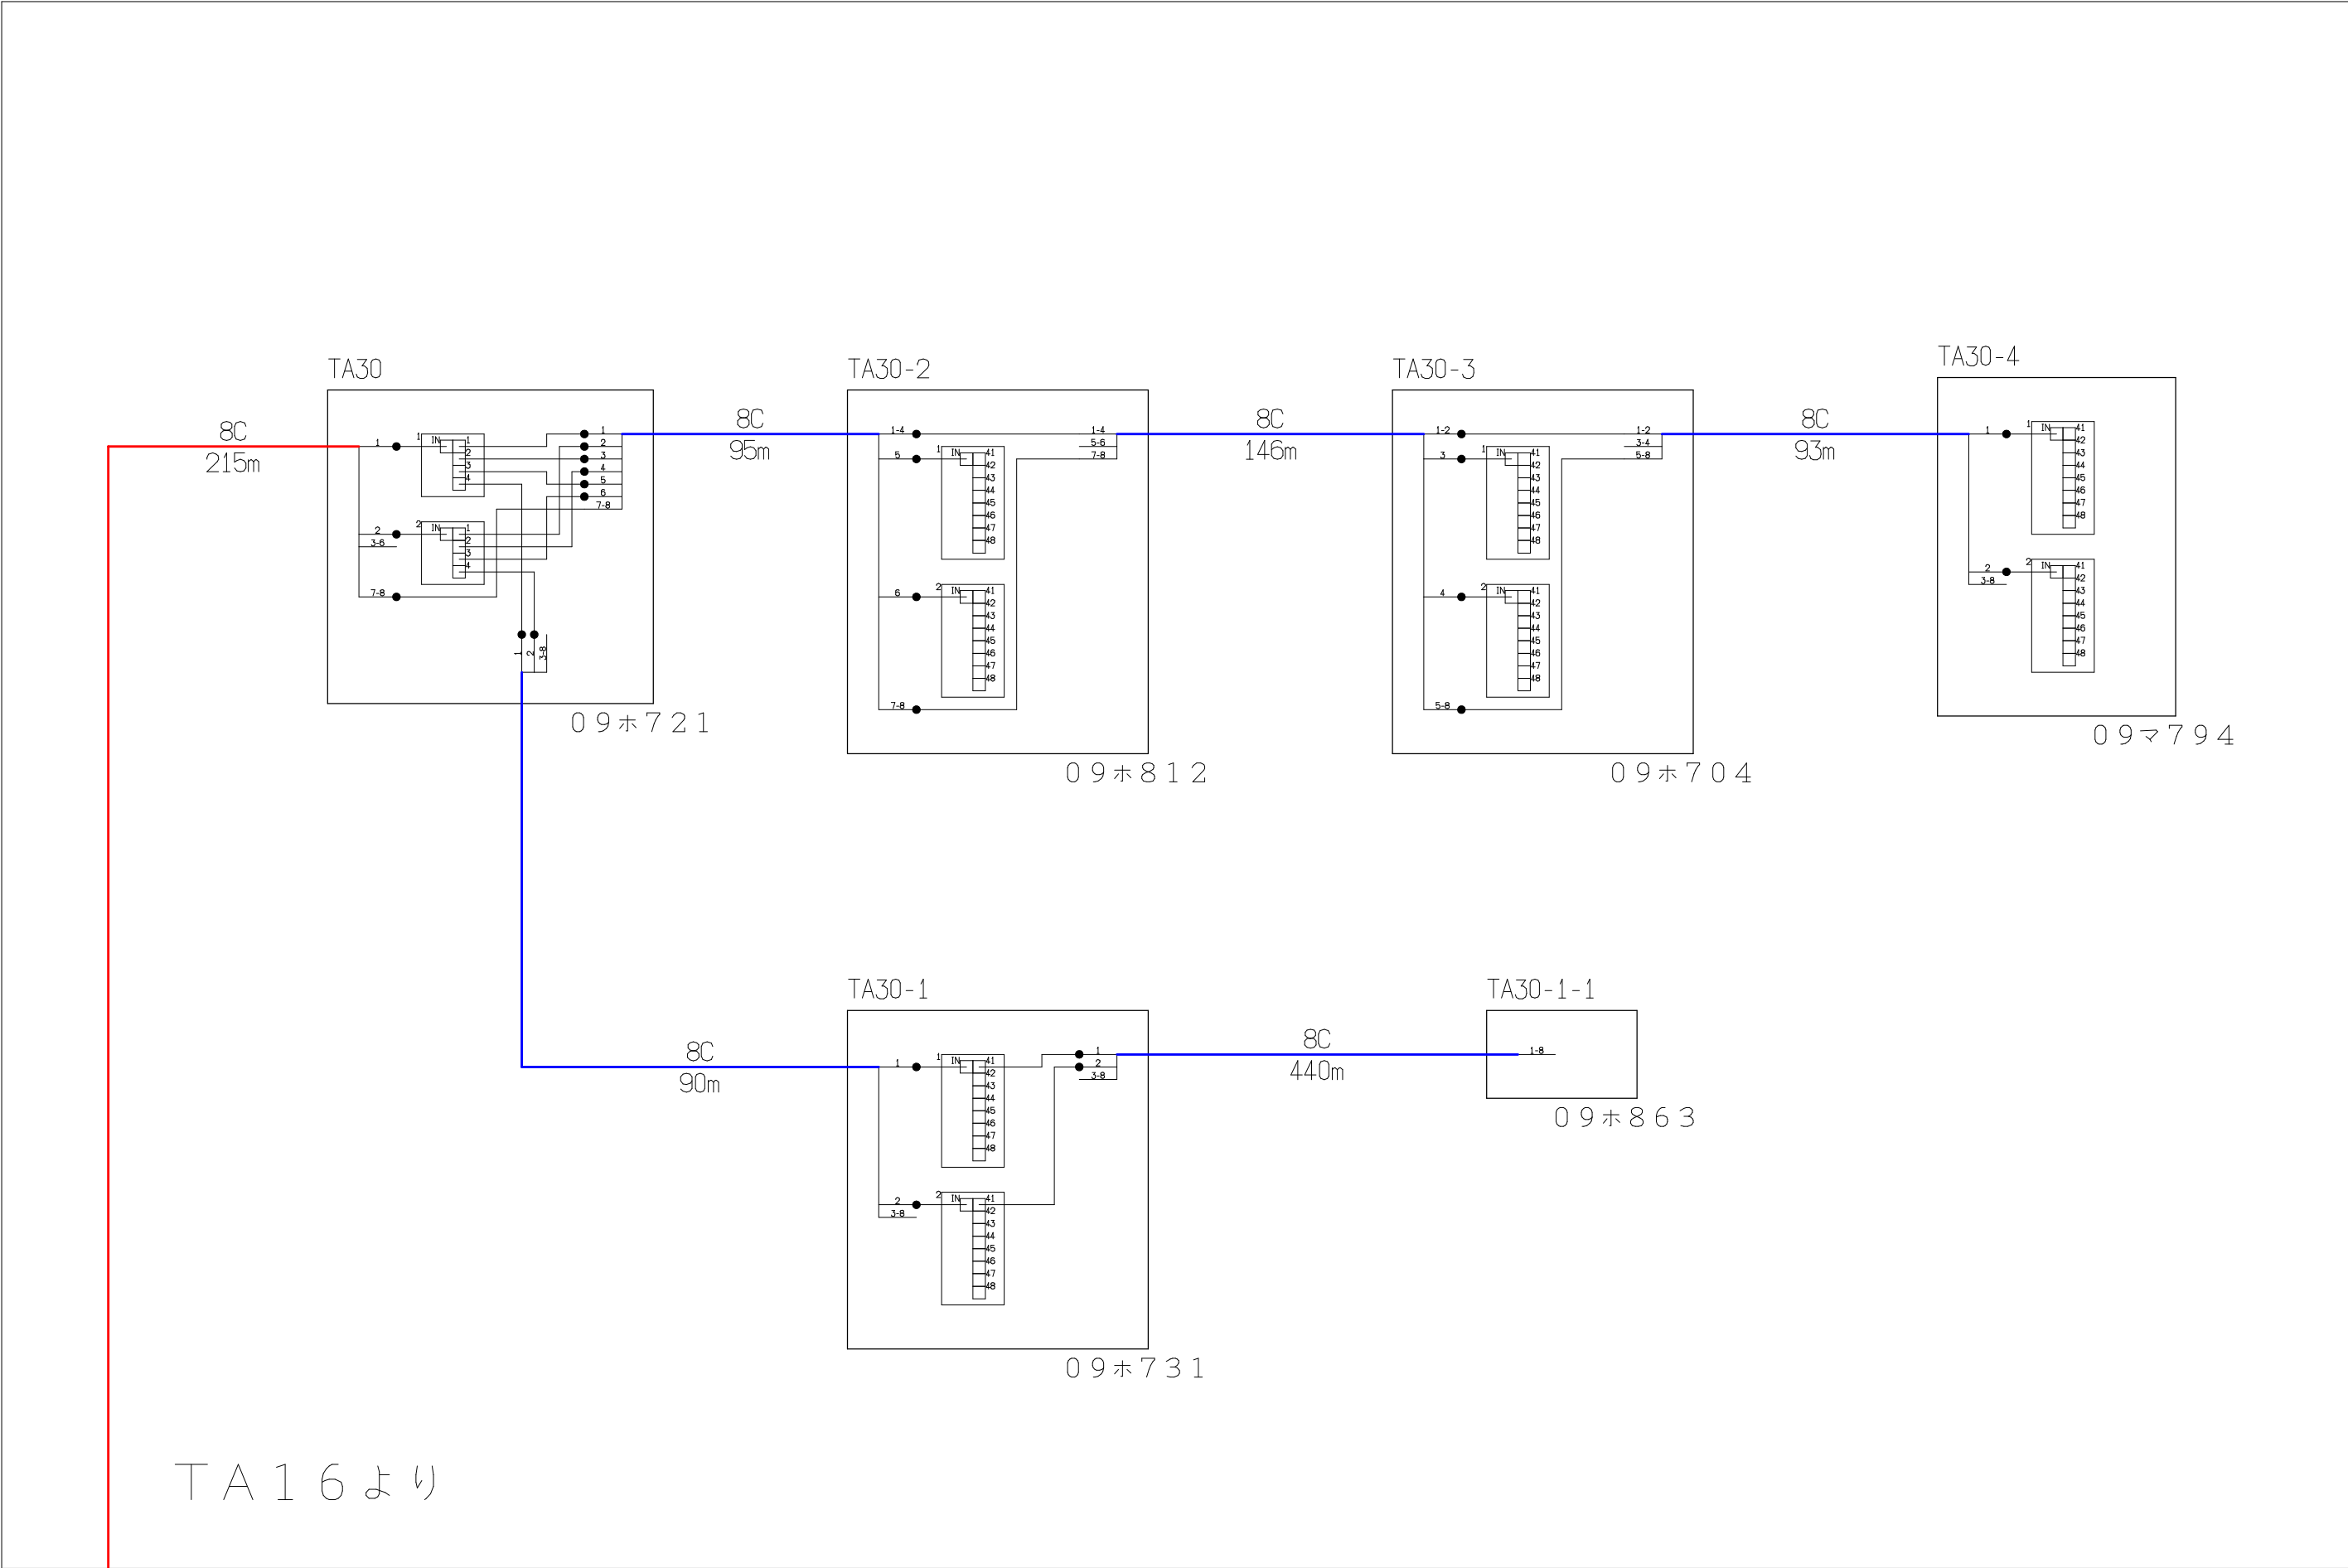


| シンボル                                                                                | 内 容     | シンボル                                                                                | 内 容     | シンボル                                                                                | 内 容     |
|-------------------------------------------------------------------------------------|---------|-------------------------------------------------------------------------------------|---------|-------------------------------------------------------------------------------------|---------|
| ●                                                                                   | 融着箇所    |  | 8分岐子カプラ |  | FTTH連絡線 |
|  | 4分岐親カプラ |                                                                                     |         |  | FTTH幹線  |
|                                                                                     |         |                                                                                     |         |  | FTTH分岐線 |
|                                                                                     |         |                                                                                     |         | xxC                                                                                 | 敷設芯数    |

|  |      |  |     |                             |  |          |             |    |
|--|------|--|-----|-----------------------------|--|----------|-------------|----|
|  |      |  | 業務名 | 長野市戸隠・鬼無里<br>情報通信施設光化工事     |  | 図面<br>名称 | 光 芯 線 接 続 図 |    |
|  | TA17 |  | 企業名 | シーテック・日本電気通信工業<br>特定建設共同企業体 |  | 図面<br>番号 | TA17        | 縮尺 |
|  | TA16 |  |     |                             |  | 作成日      | 2025年2月14日  |    |

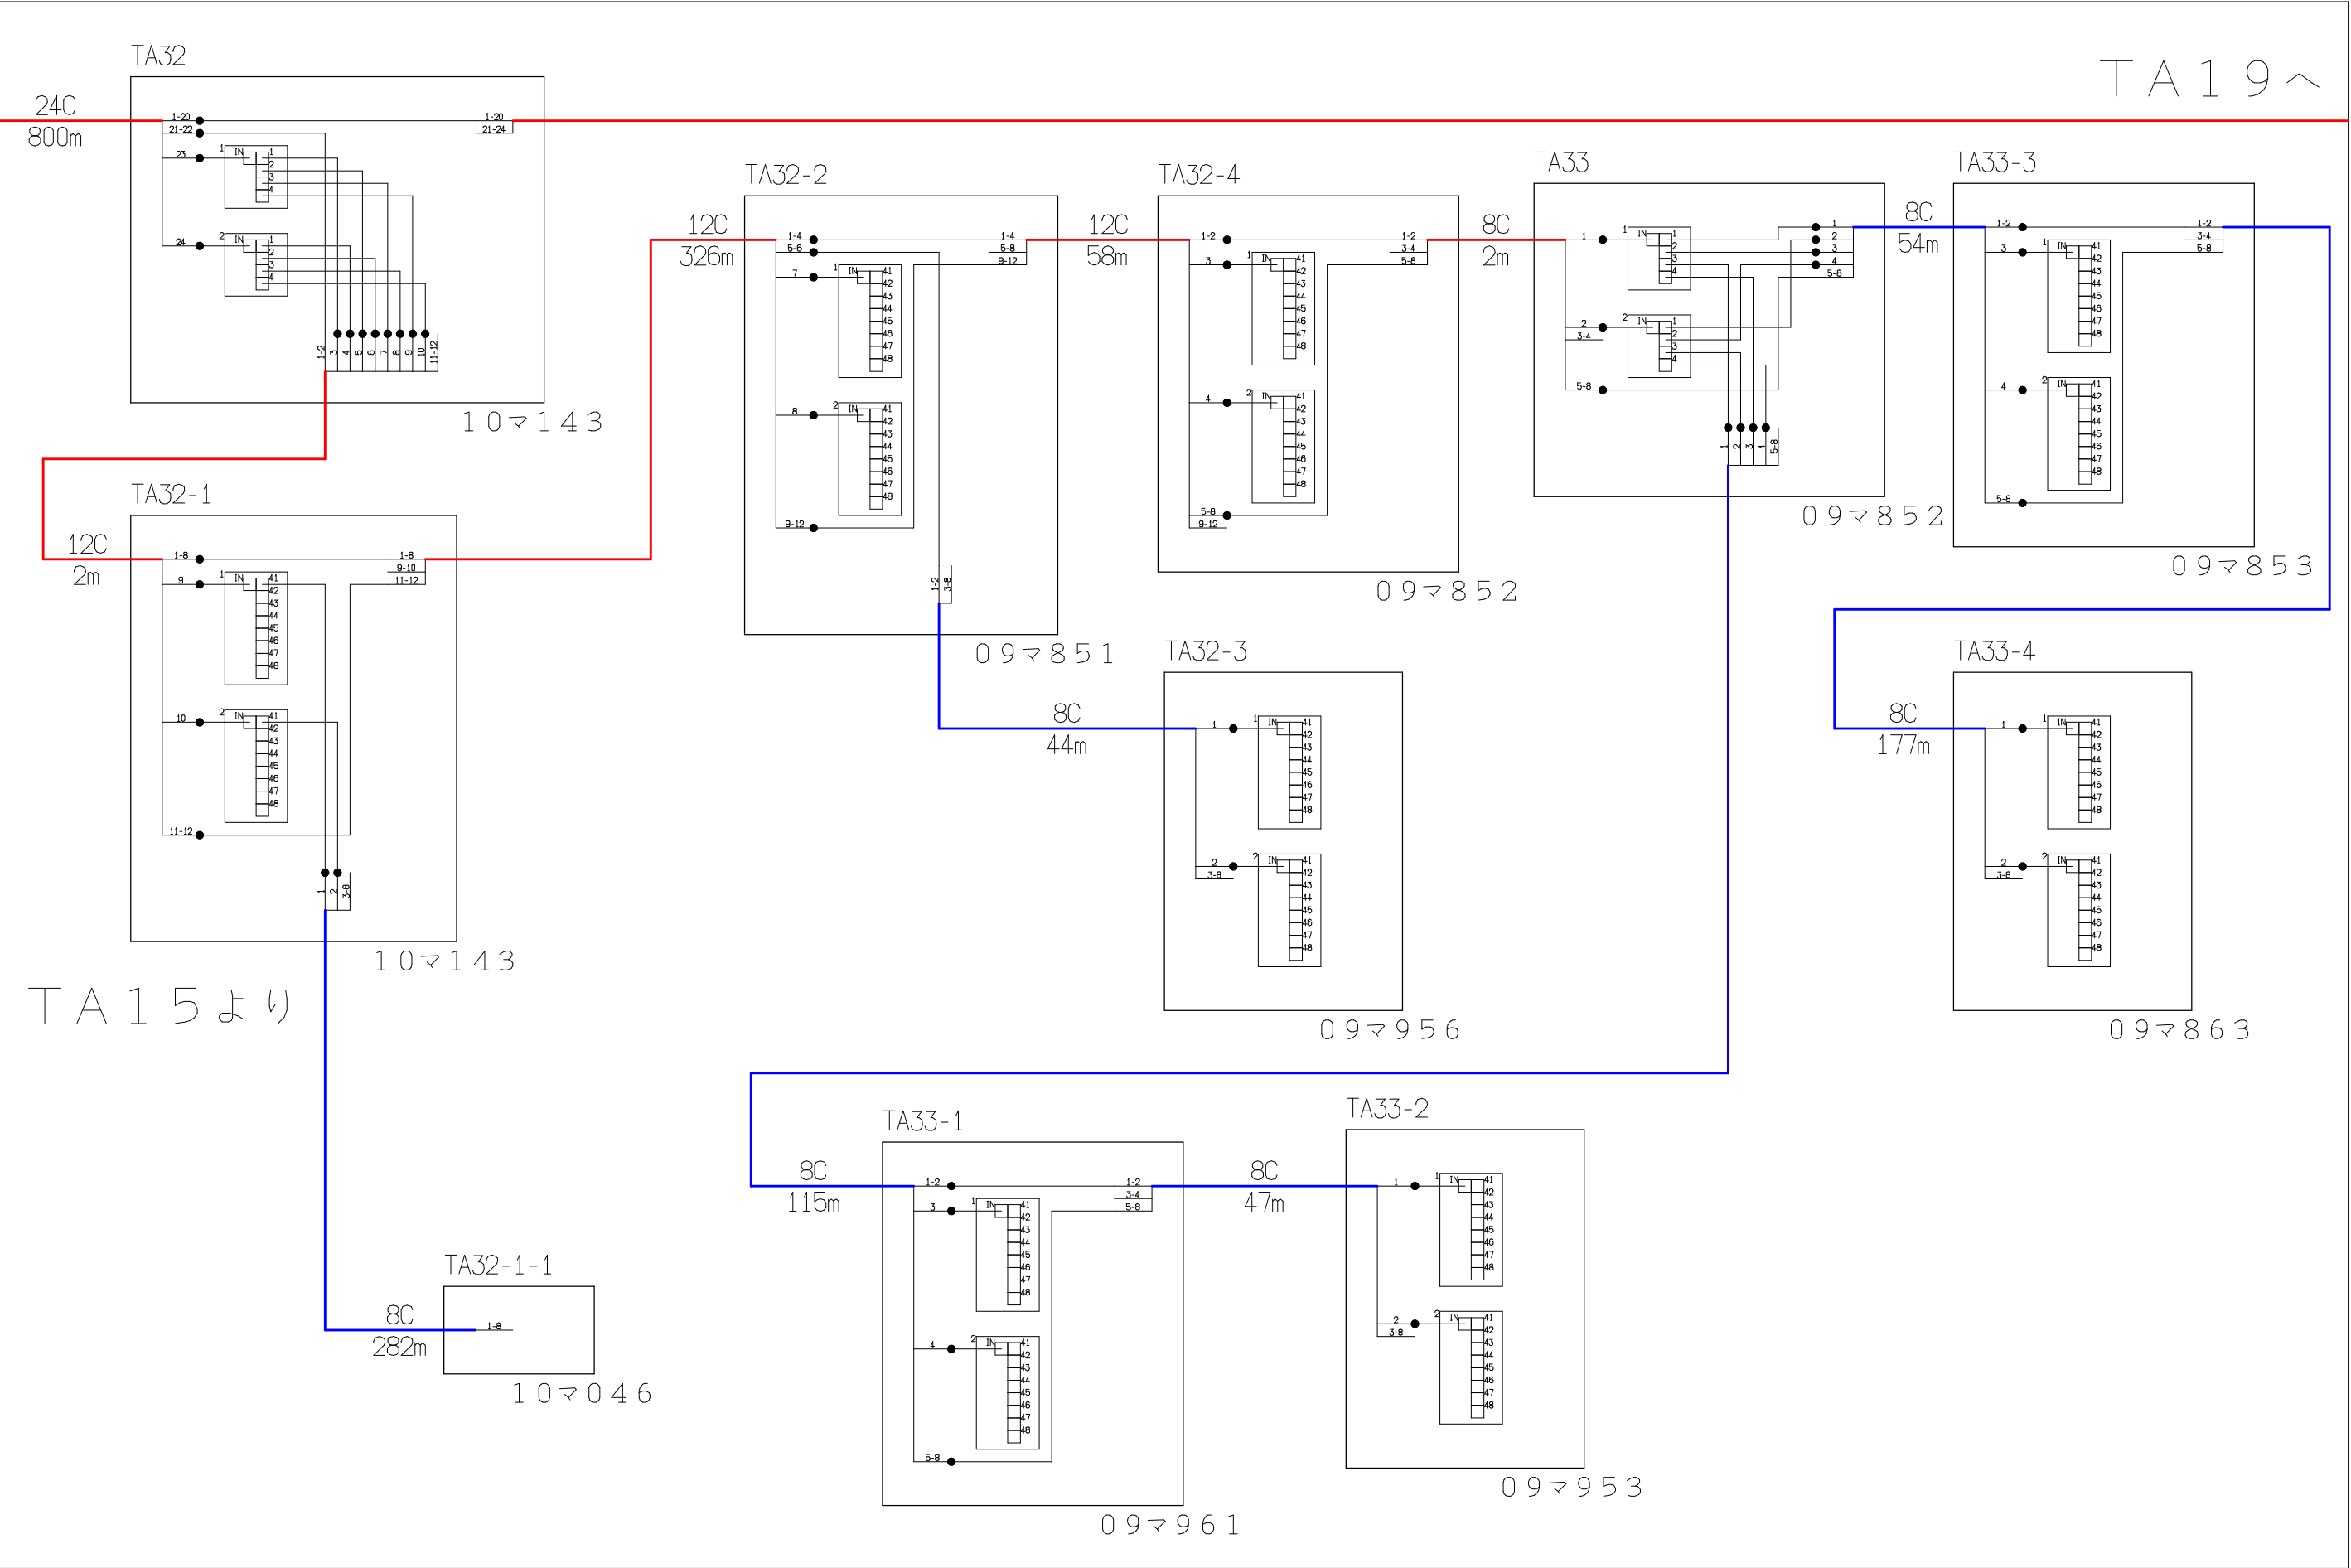


| シンボル | 内 容     | シンボル | 内 容     | シンボル | 内 容     |
|------|---------|------|---------|------|---------|
| ●    | 融着箇所    |      | 8分岐子カプラ | ---  | FTTH連絡線 |
|      | 4分岐親カプラ |      |         | —    | FTTH幹線  |
|      |         |      |         | —    | FTTH分岐線 |
|      |         |      |         | xxC  | 敷設芯数    |

|      |      |      |     |                             |          |             |
|------|------|------|-----|-----------------------------|----------|-------------|
| TA15 | TA18 | TA19 | 業務名 | 長野市戸隠・鬼無里<br>情報通信施設光化工事     | 図面<br>名称 | 光 芯 線 接 続 図 |
|      |      |      | 企業名 | シーテック・日本電気通信工業<br>特定建設共同企業体 | 図面<br>番号 | TA18        |
|      |      |      |     |                             | 縮尺       |             |
|      |      |      |     |                             | 作成日      | 2025年2月14日  |

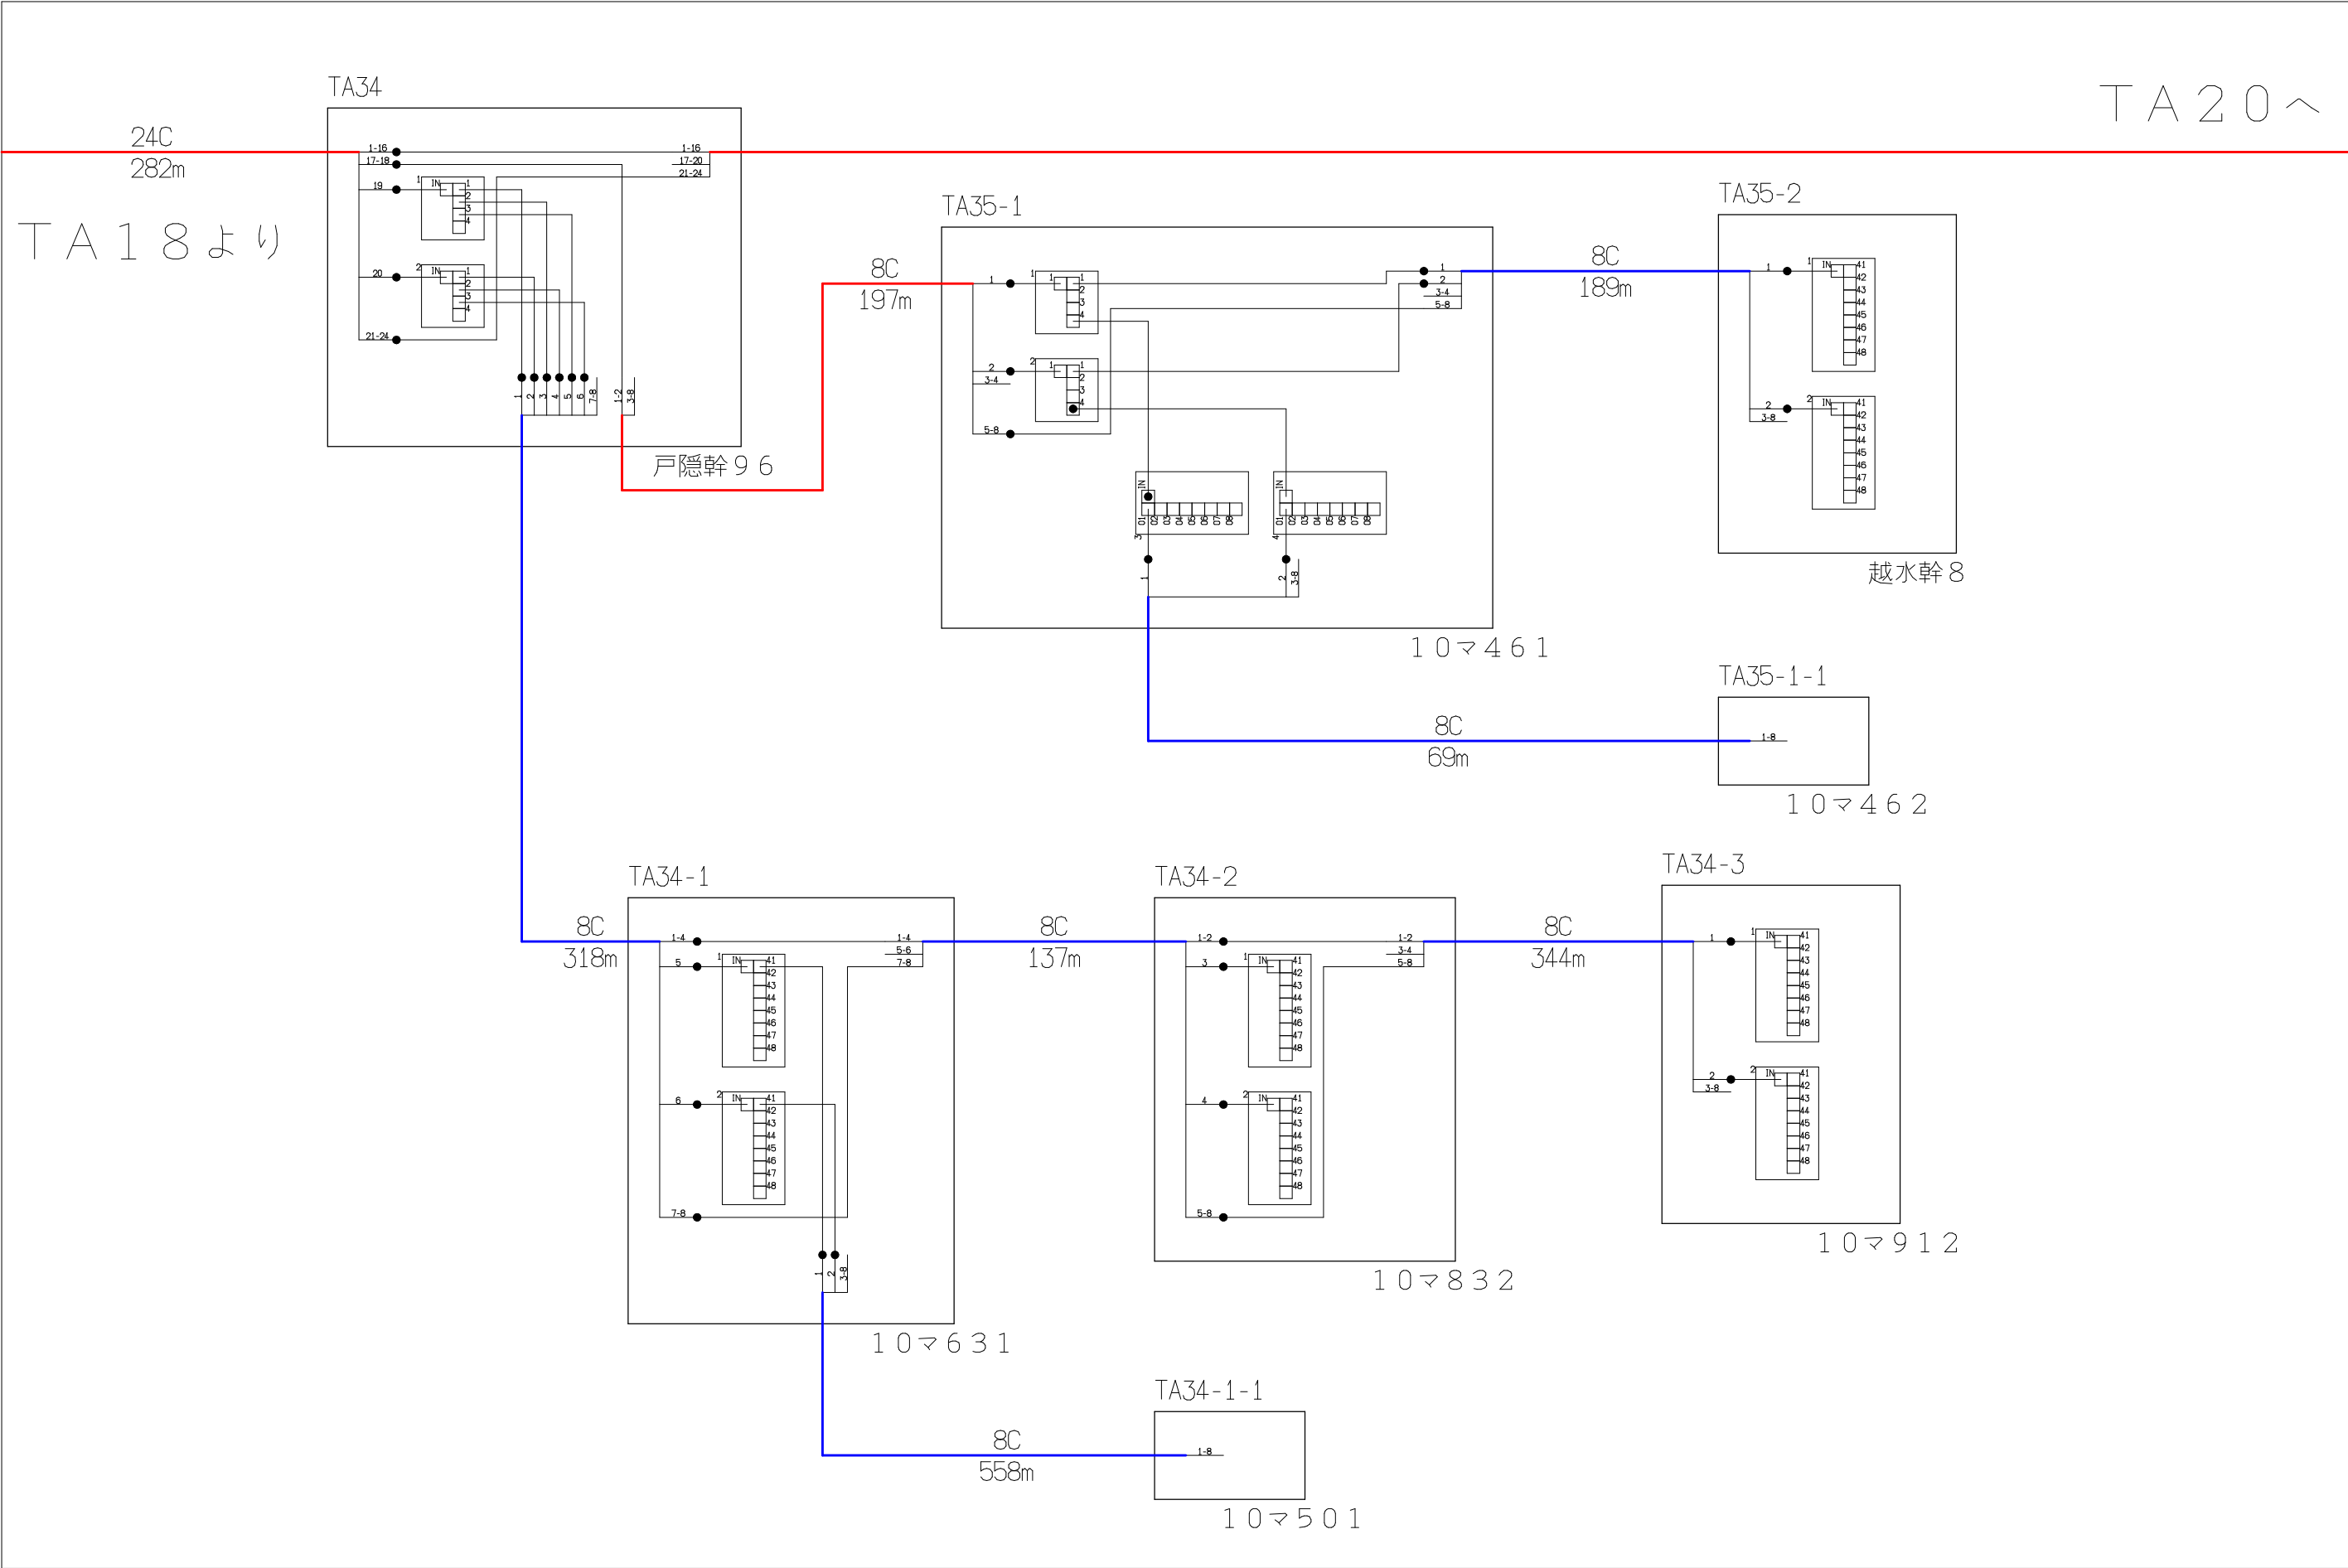


| シンボル | 内 容     | シンボル | 内 容     | シンボル | 内 容     |
|------|---------|------|---------|------|---------|
| ●    | 融着箇所    |      | 8分岐子カプラ | ---  | FTTH連絡線 |
|      | 4分岐親カプラ |      |         | —    | FTTH幹線  |
|      |         |      |         | —    | FTTH分岐線 |
|      |         |      |         | xxC  | 敷設芯数    |

|      |      |      |     |                             |          |             |
|------|------|------|-----|-----------------------------|----------|-------------|
|      |      |      | 業務名 | 長野市戸隠・鬼無里<br>情報通信施設光化工事     | 図面<br>名称 | 光 芯 線 接 続 図 |
| TA18 | TA19 | TA20 | 企業名 | シーテック・日本電気通信工業<br>特定建設共同企業体 | 図面<br>番号 | TA19        |
|      |      |      |     |                             | 縮尺       |             |
|      |      |      |     |                             | 作成日      | 2025年2月14日  |

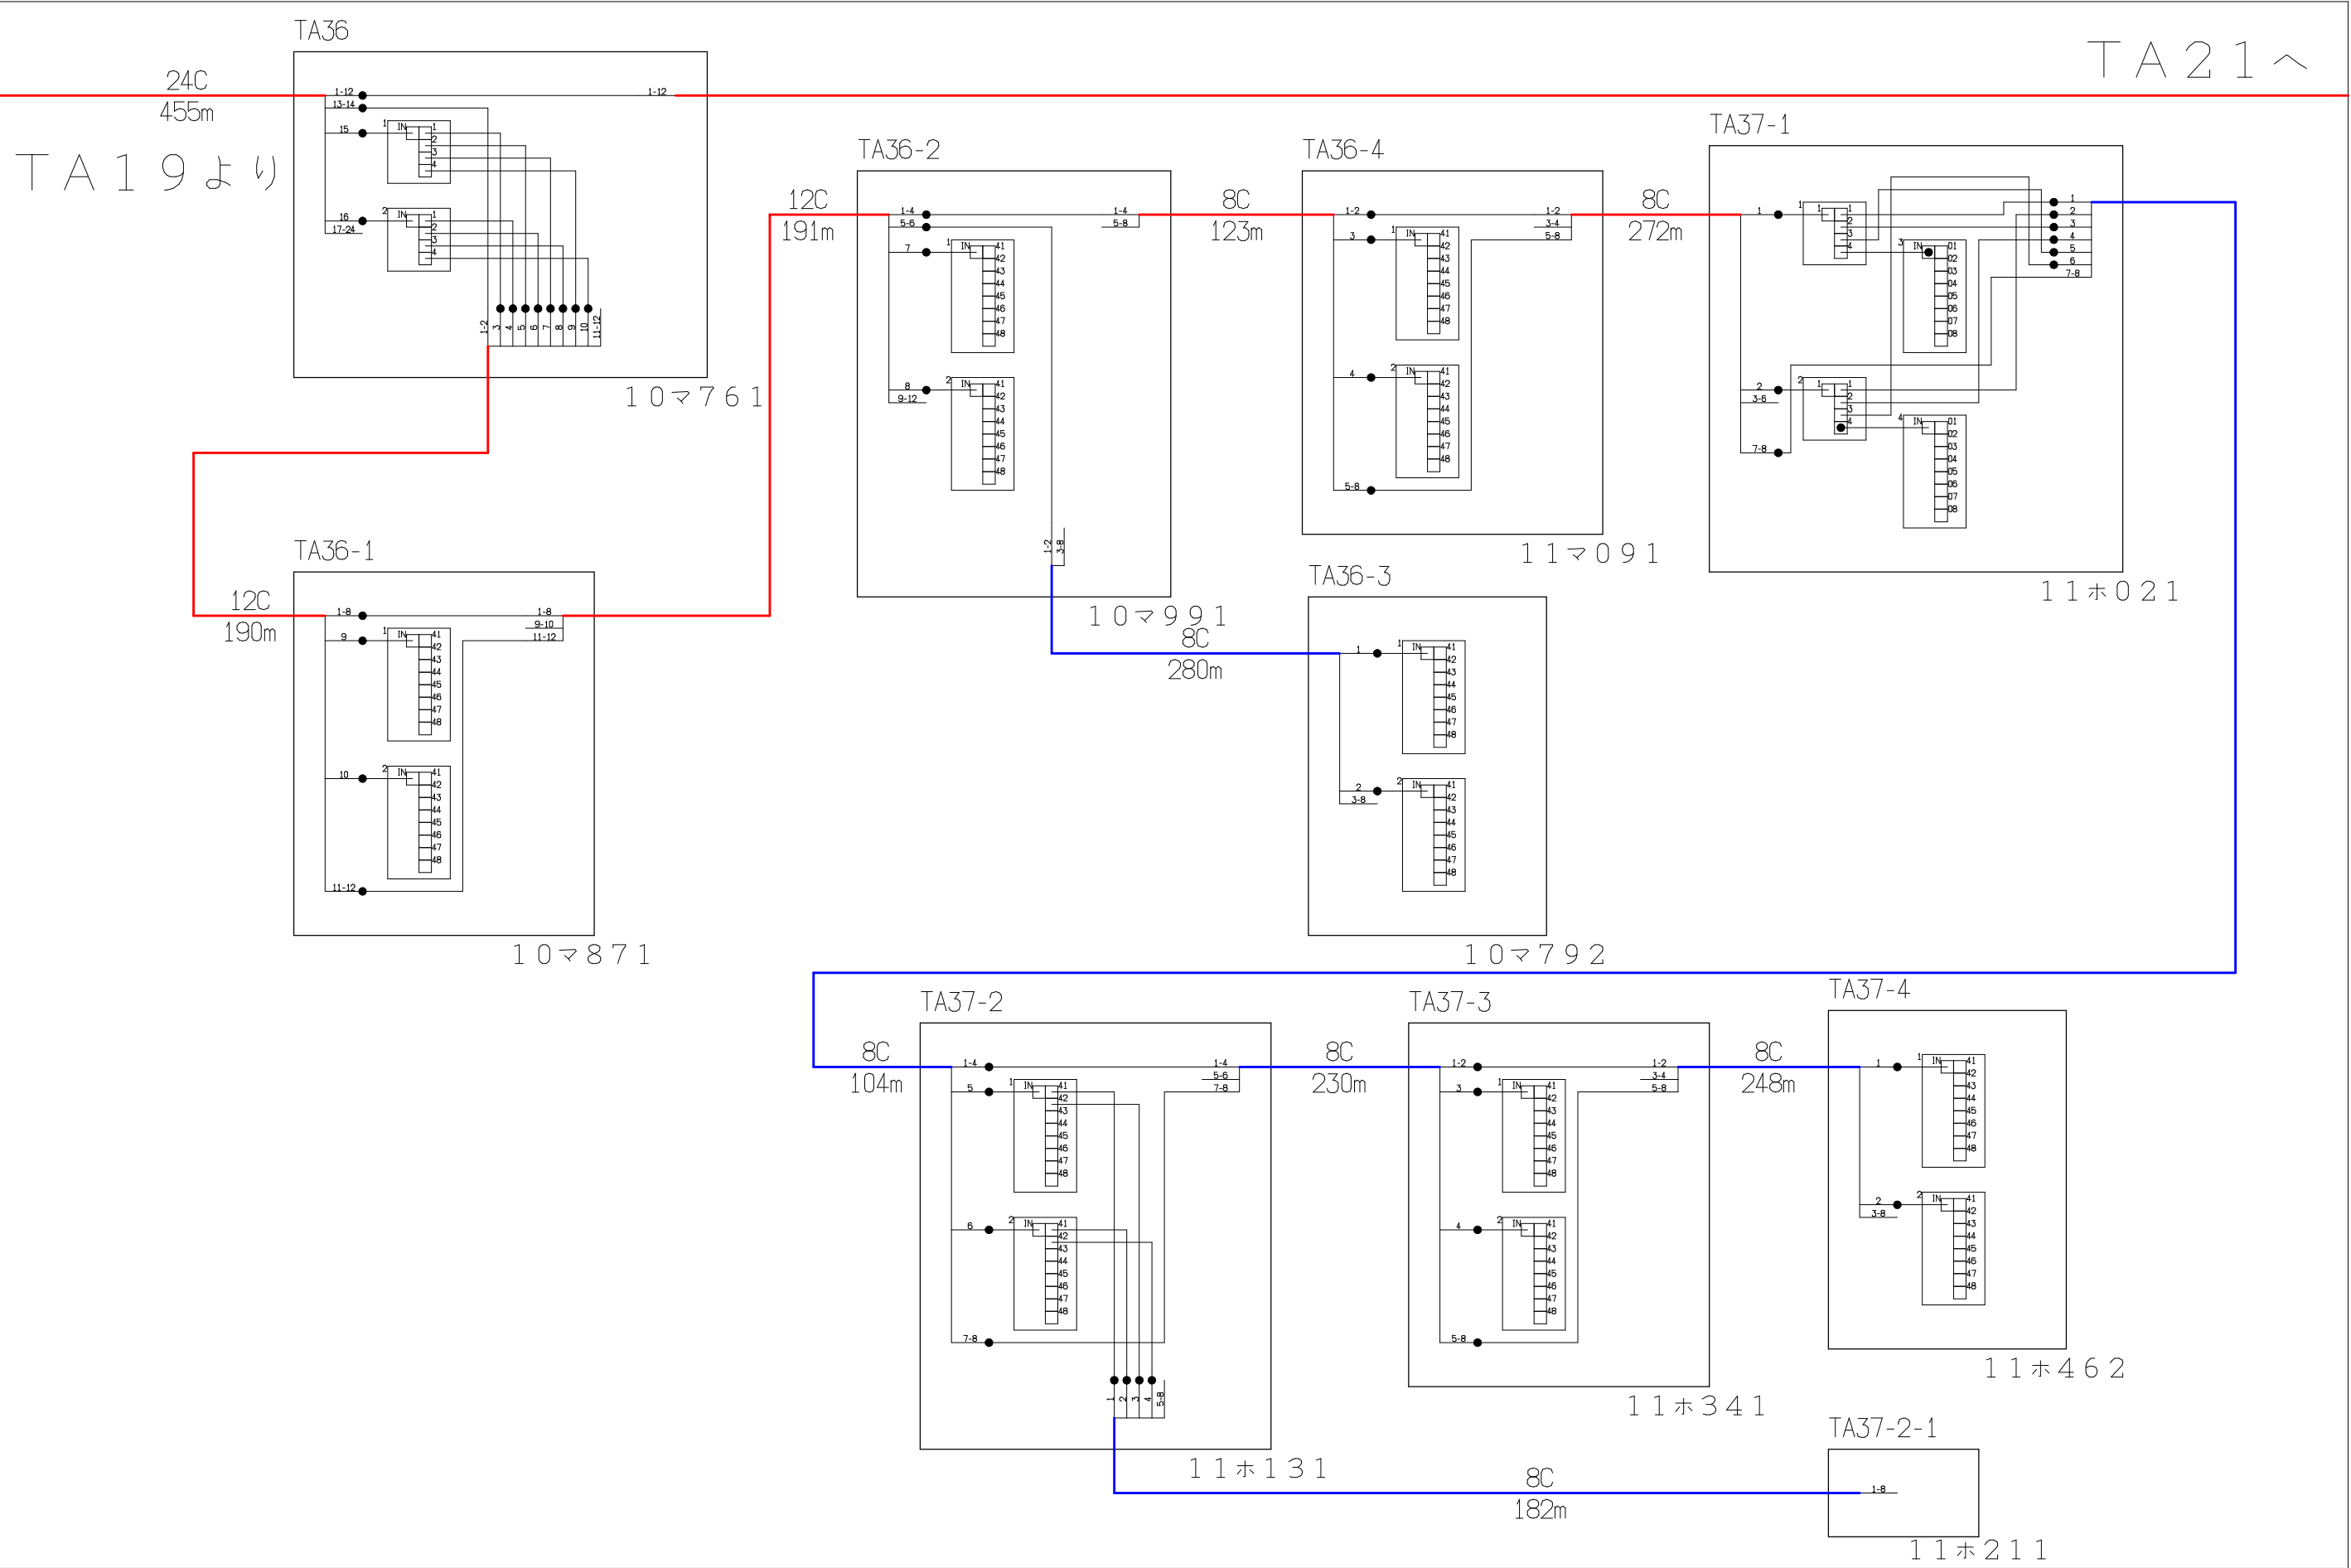


| シンボル                                                                                | 内 容     | シンボル                                                                                | 内 容     | シンボル | 内 容     |
|-------------------------------------------------------------------------------------|---------|-------------------------------------------------------------------------------------|---------|------|---------|
| ●                                                                                   | 融着箇所    |  | 8分岐子カプラ | ---  | FTTH連絡線 |
|  | 4分岐親カプラ |  |         | —    | FTTH幹線  |
|                                                                                     |         |                                                                                     |         | —    | FTTH分岐線 |
|                                                                                     |         |                                                                                     |         | xxC  | 敷設芯数    |

|      |      |      |     |                             |          |             |
|------|------|------|-----|-----------------------------|----------|-------------|
| TA19 | TA20 | TA21 | 業務名 | 長野市戸隠・鬼無里<br>情報通信施設光化工事     | 図面<br>名称 | 光 芯 線 接 続 図 |
|      |      |      | 企業名 | シーテック・日本電気通信工業<br>特定建設共同企業体 | 図面<br>番号 | TA20        |
|      |      |      |     |                             | 縮尺       |             |
|      |      |      |     |                             | 作成日      | 2025年2月14日  |

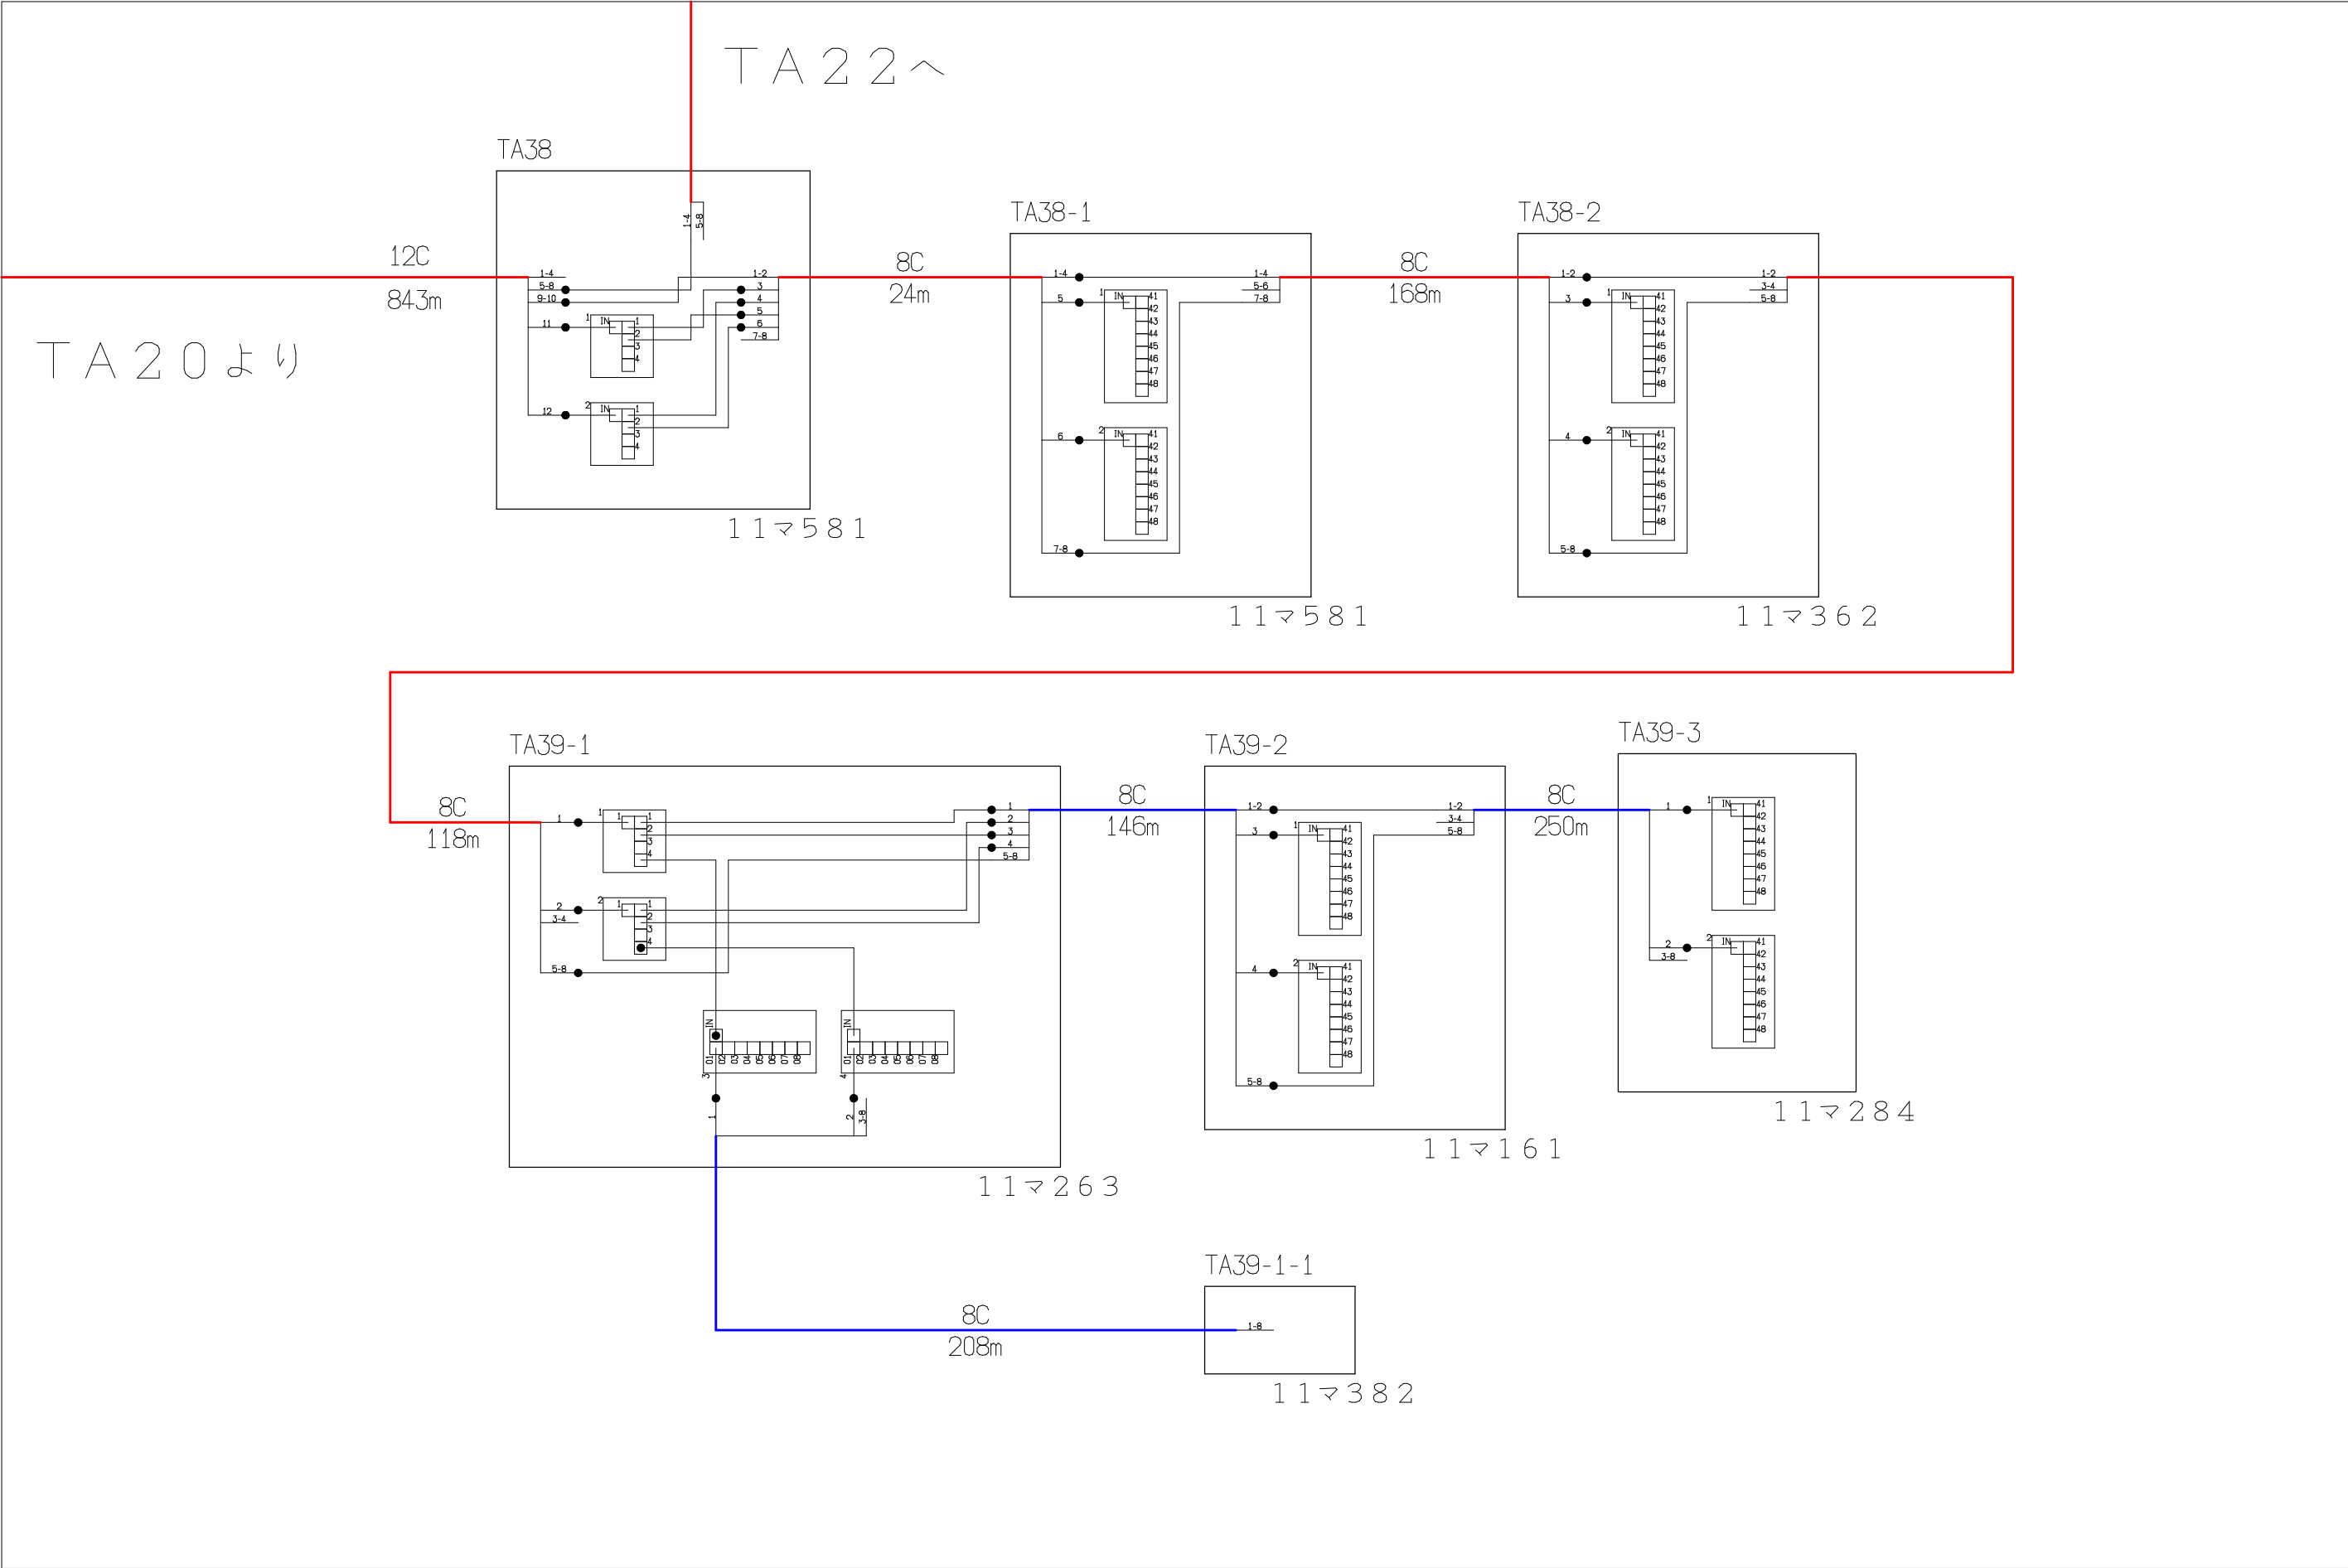


| シンボル                                                                                | 内 容     | シンボル                                                                                | 内 容     | シンボル | 内 容     |
|-------------------------------------------------------------------------------------|---------|-------------------------------------------------------------------------------------|---------|------|---------|
| ●                                                                                   | 融着箇所    |  | 8分岐子カプラ | ---  | FTTH連絡線 |
|  | 4分岐親カプラ |  |         | —    | FTTH幹線  |
|                                                                                     |         |                                                                                     |         | —    | FTTH分岐線 |
|                                                                                     |         |                                                                                     |         | xxC  | 敷設芯数    |

|      |      |  |     |                             |  |          |             |    |
|------|------|--|-----|-----------------------------|--|----------|-------------|----|
|      | TA22 |  | 業務名 | 長野市戸隠・鬼無里<br>情報通信施設光化工事     |  | 図面<br>名称 | 光 芯 線 接 続 図 |    |
| TA20 | TA21 |  | 企業名 | シーテック・日本電気通信工業<br>特定建設共同企業体 |  | 図面<br>番号 | TA21        | 縮尺 |
|      |      |  |     |                             |  | 作成日      | 2025年2月14日  |    |

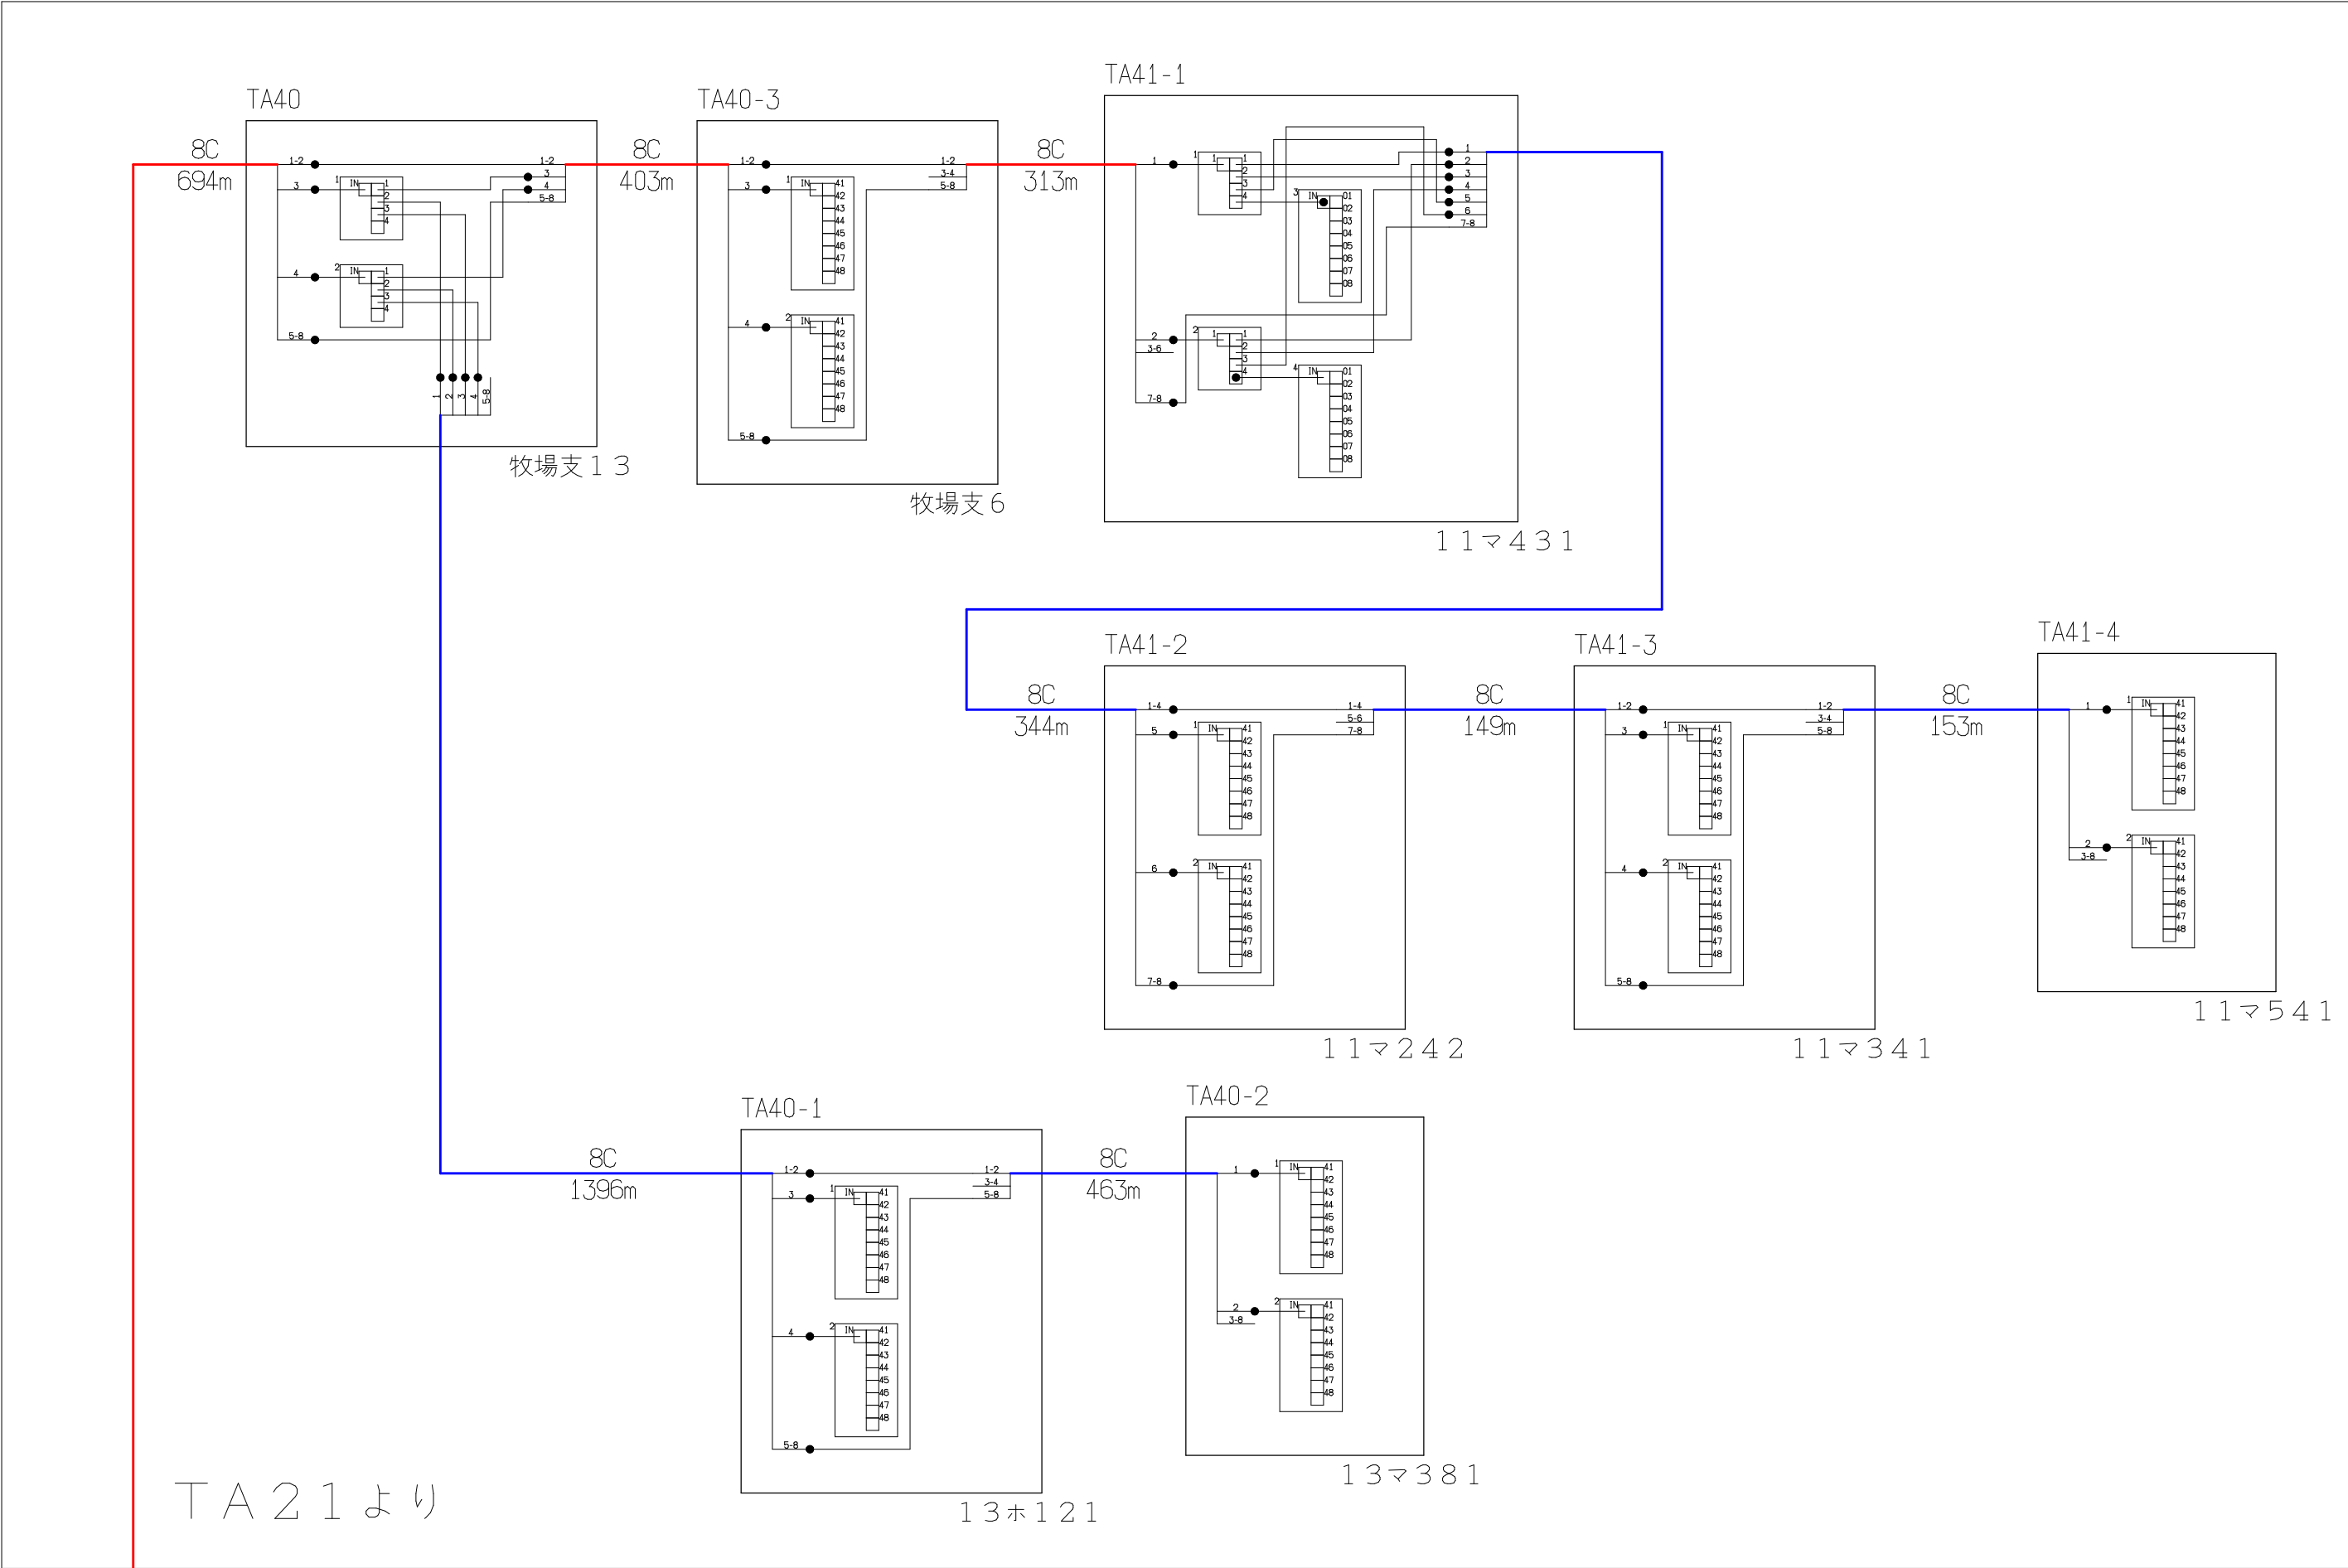


| シンボル    | 内 容     | シンボル    | 内 容     | シンボル | 内 容     |
|---------|---------|---------|---------|------|---------|
| ●       | 融着箇所    | 8分岐子カブラ | 8分岐子カブラ | ---  | FTTH接続線 |
| 4分岐親カブラ | 4分岐親カブラ |         |         | —    | FTTH幹線  |
|         |         |         |         | —    | FTTH分岐線 |
|         |         | xxC     | 敷設芯数    |      |         |

|  |      |  |     |                             |          |             |
|--|------|--|-----|-----------------------------|----------|-------------|
|  |      |  | 業務名 | 長野市戸隠・鬼無里<br>情報通信施設光化工事     | 図面<br>名称 | 光 芯 線 接 続 図 |
|  | TA22 |  | 企業名 | シーテック・日本電気通信工業<br>特定建設共同企業体 | 図面<br>番号 | TA22        |
|  | TA21 |  |     |                             | 縮尺       |             |
|  |      |  |     |                             | 作成日      | 2025年2月14日  |

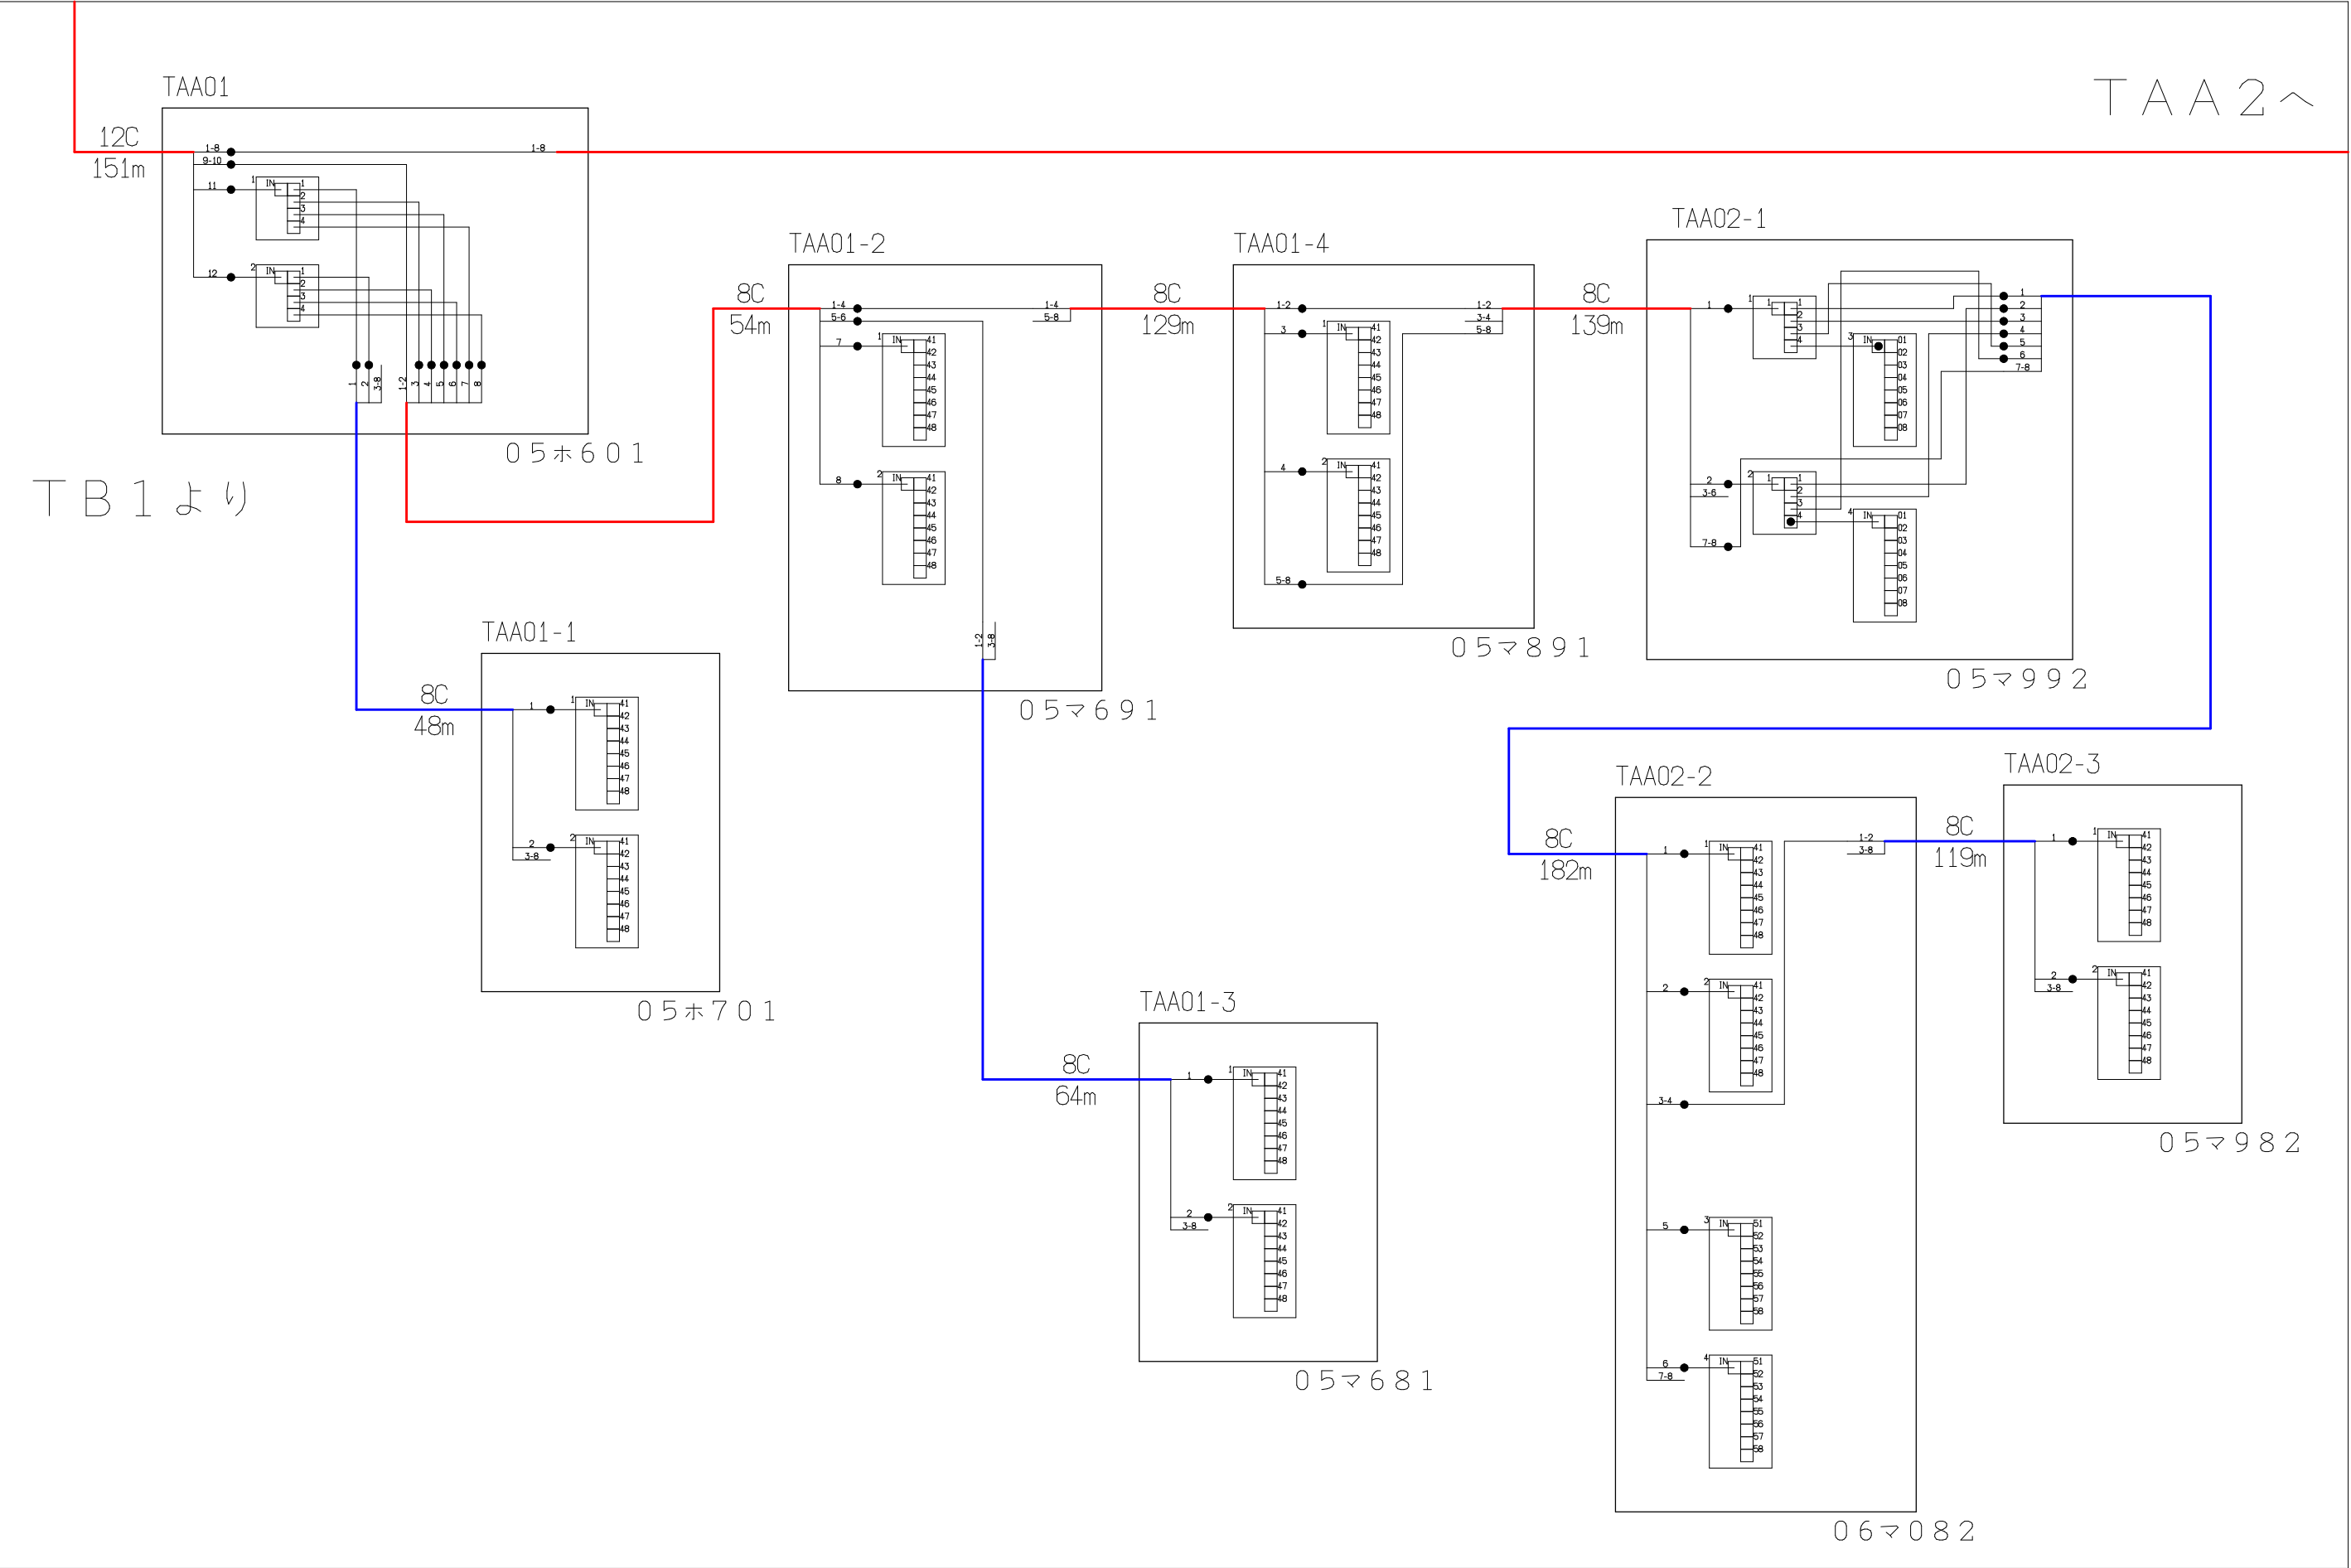

| シンボル                                                                                | 内 容     | シンボル                                                                                | 内 容     | シンボル                                                                                | 内 容     |
|-------------------------------------------------------------------------------------|---------|-------------------------------------------------------------------------------------|---------|-------------------------------------------------------------------------------------|---------|
| ●                                                                                   | 融着箇所    |  | 8分岐子カプラ |  | FTTH連絡線 |
|  | 4分岐親カプラ |  |         |  | FTTH幹線  |
|                                                                                     |         |                                                                                     |         |  | FTTH分岐線 |
|                                                                                     |         |                                                                                     |         | xxC                                                                                 | 敷設芯数    |


|  |      |      |     |                             |  |          |             |  |
|--|------|------|-----|-----------------------------|--|----------|-------------|--|
|  | TB1  |      | 業務名 | 長野市戸隠・鬼無里<br>情報通信施設光化工事     |  | 図面<br>名称 | 光 芯 線 接 続 図 |  |
|  | TAA1 | TAA2 | 企業名 | シーテック・日本電気通信工業<br>特定建設共同企業体 |  | 図面<br>番号 | TAA1        |  |
|  |      |      |     |                             |  | 縮尺       |             |  |
|  |      |      |     |                             |  | 作成日      | 2025年2月14日  |  |

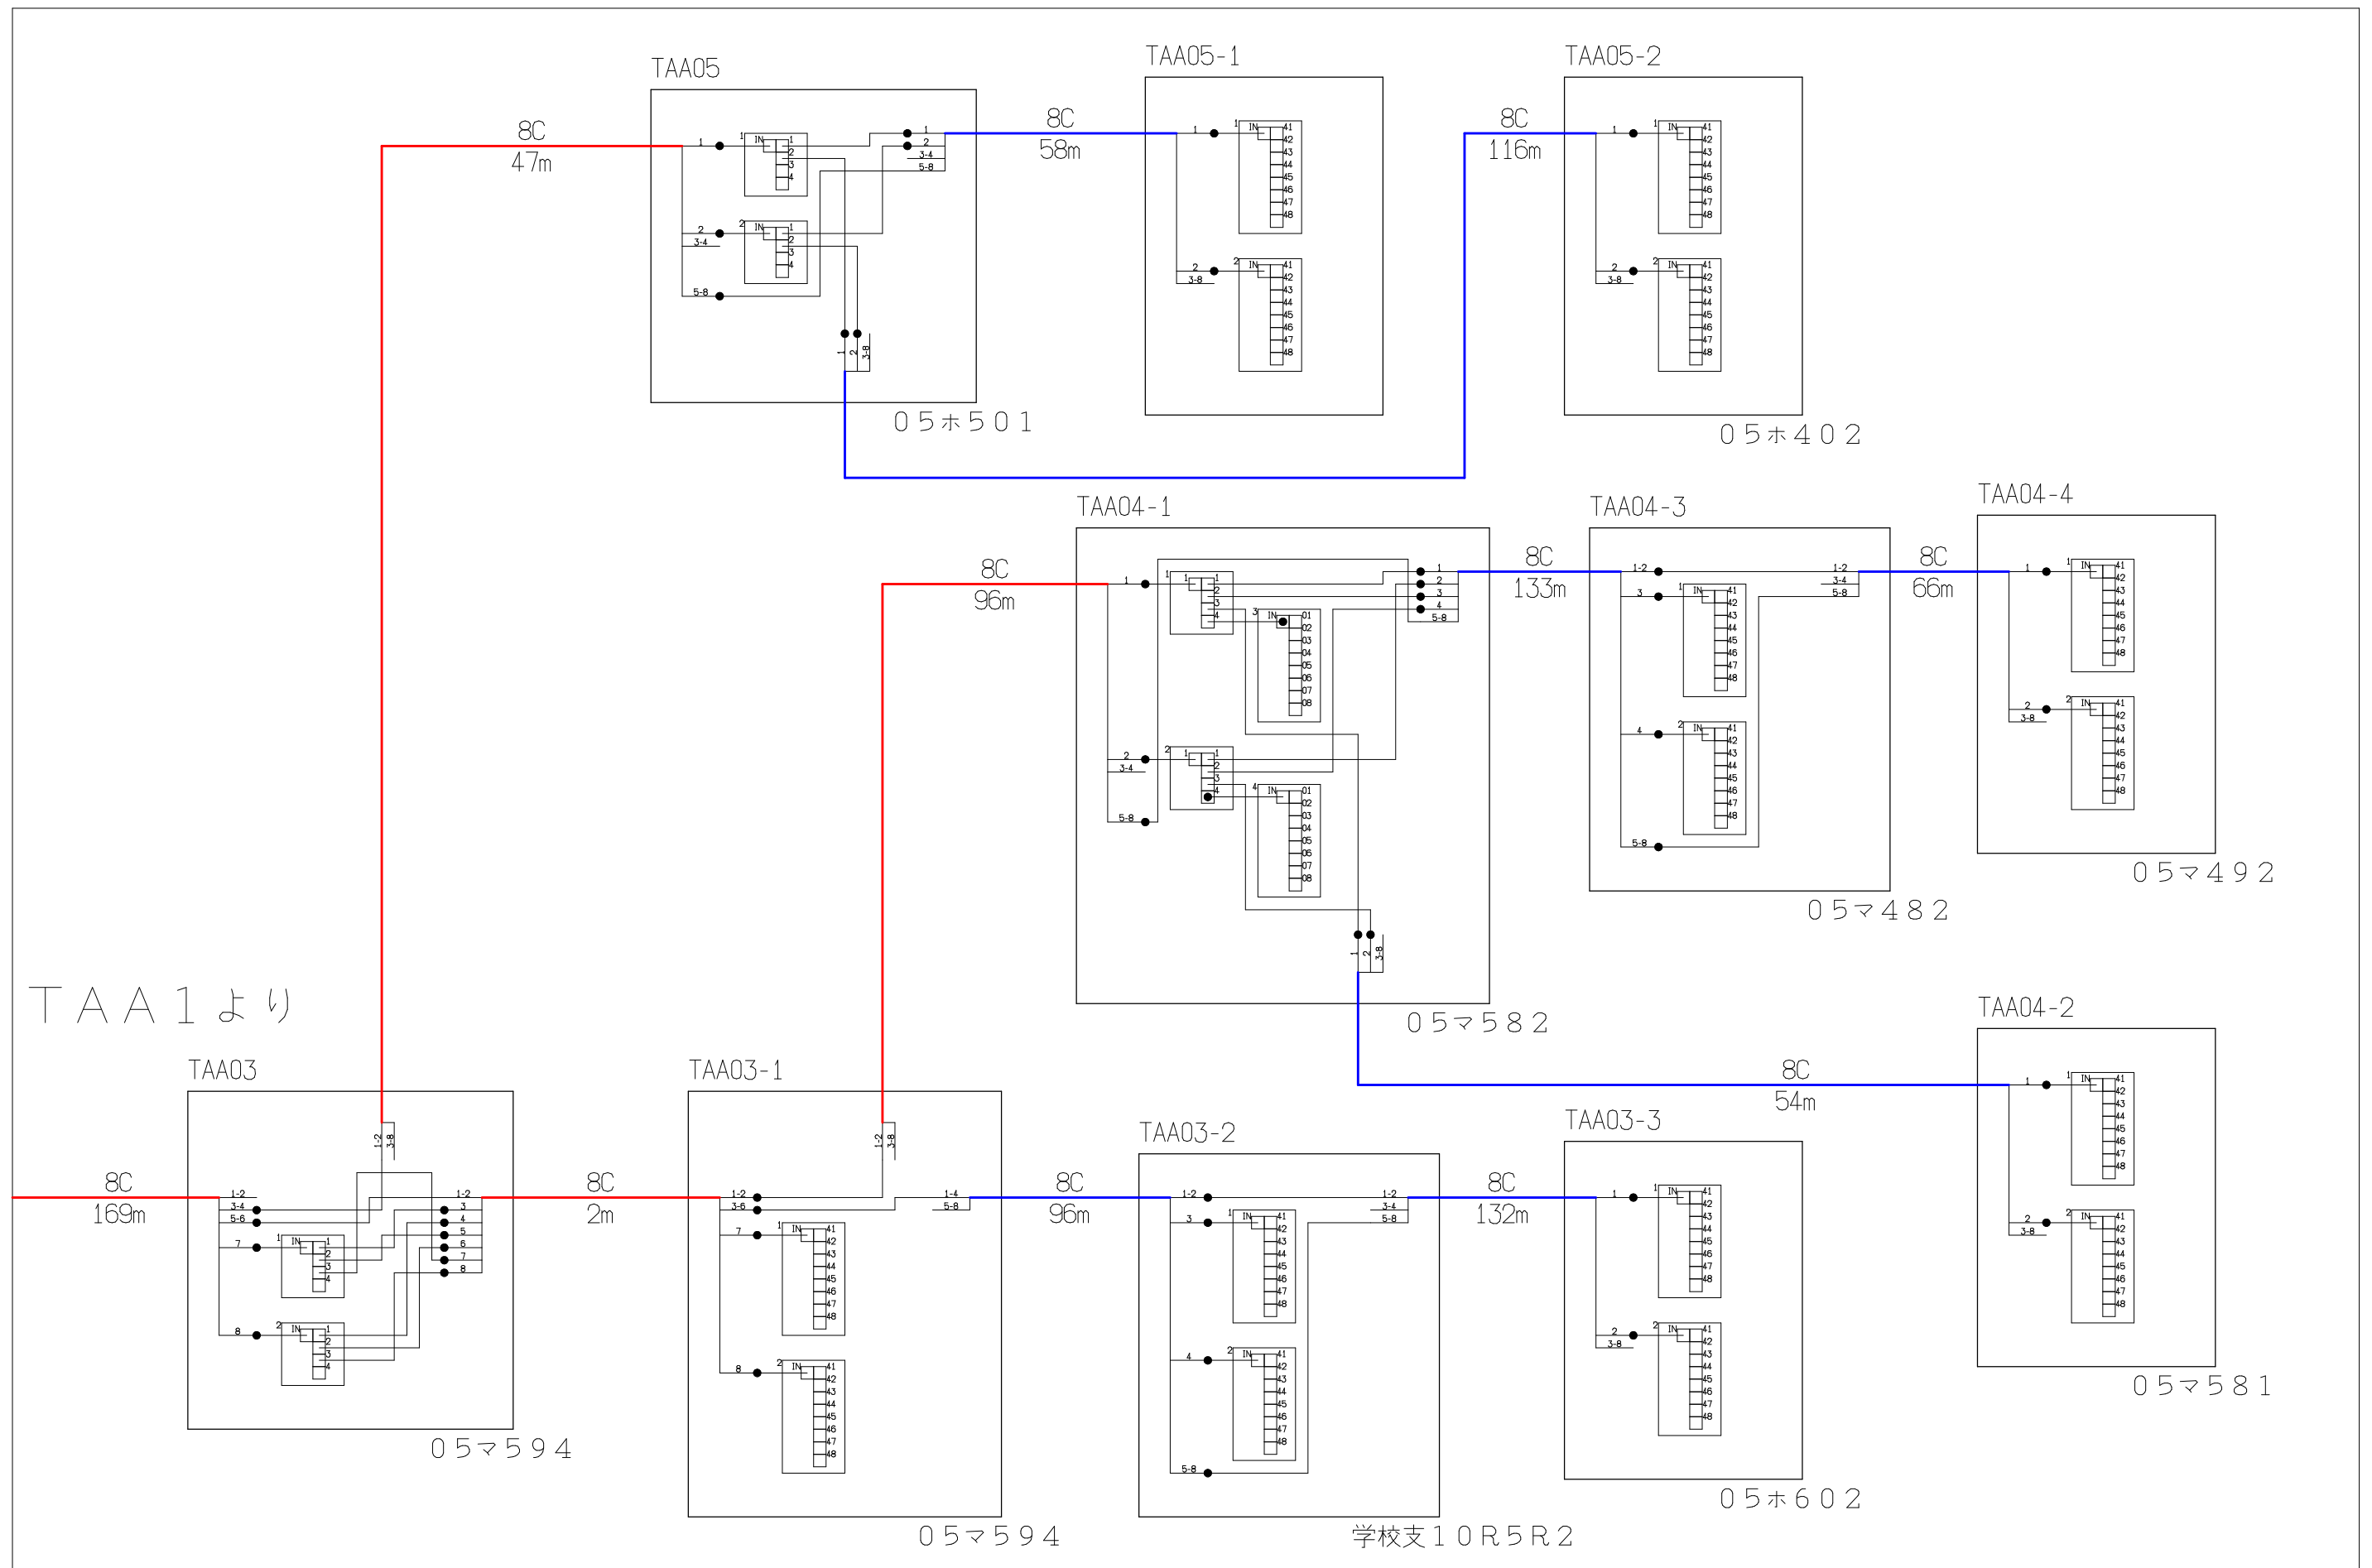

| シンボル                                                                                | 内 容     | シンボル                                                                                | 内 容     | シンボル                                                                                | 内 容         |
|-------------------------------------------------------------------------------------|---------|-------------------------------------------------------------------------------------|---------|-------------------------------------------------------------------------------------|-------------|
| ●                                                                                   | 触着箇所    |  | 8分岐子カブラ |  | F T T H 連絡線 |
|  | 4分岐親カブラ |                                                                                     |         |  | F T T H 幹線  |
|                                                                                     |         |                                                                                     |         |  | F T T H 分岐線 |
|                                                                                     |         |                                                                                     |         | ××C                                                                                 | 敷設芯数        |


|      |      |                                |          |                                    |          |      |
|------|------|--------------------------------|----------|------------------------------------|----------|------|
|      |      | 業務名<br>長野市戸隠・鬼無里<br>情報通信施設光化工事 | 図面<br>名称 | 光 芯 線 接 続 図                        |          |      |
| TAA1 | TAA2 |                                |          | 企業名<br>シーテック・日本電気通信工業<br>特定建設共同企業体 | 図面<br>番号 | TAA2 |



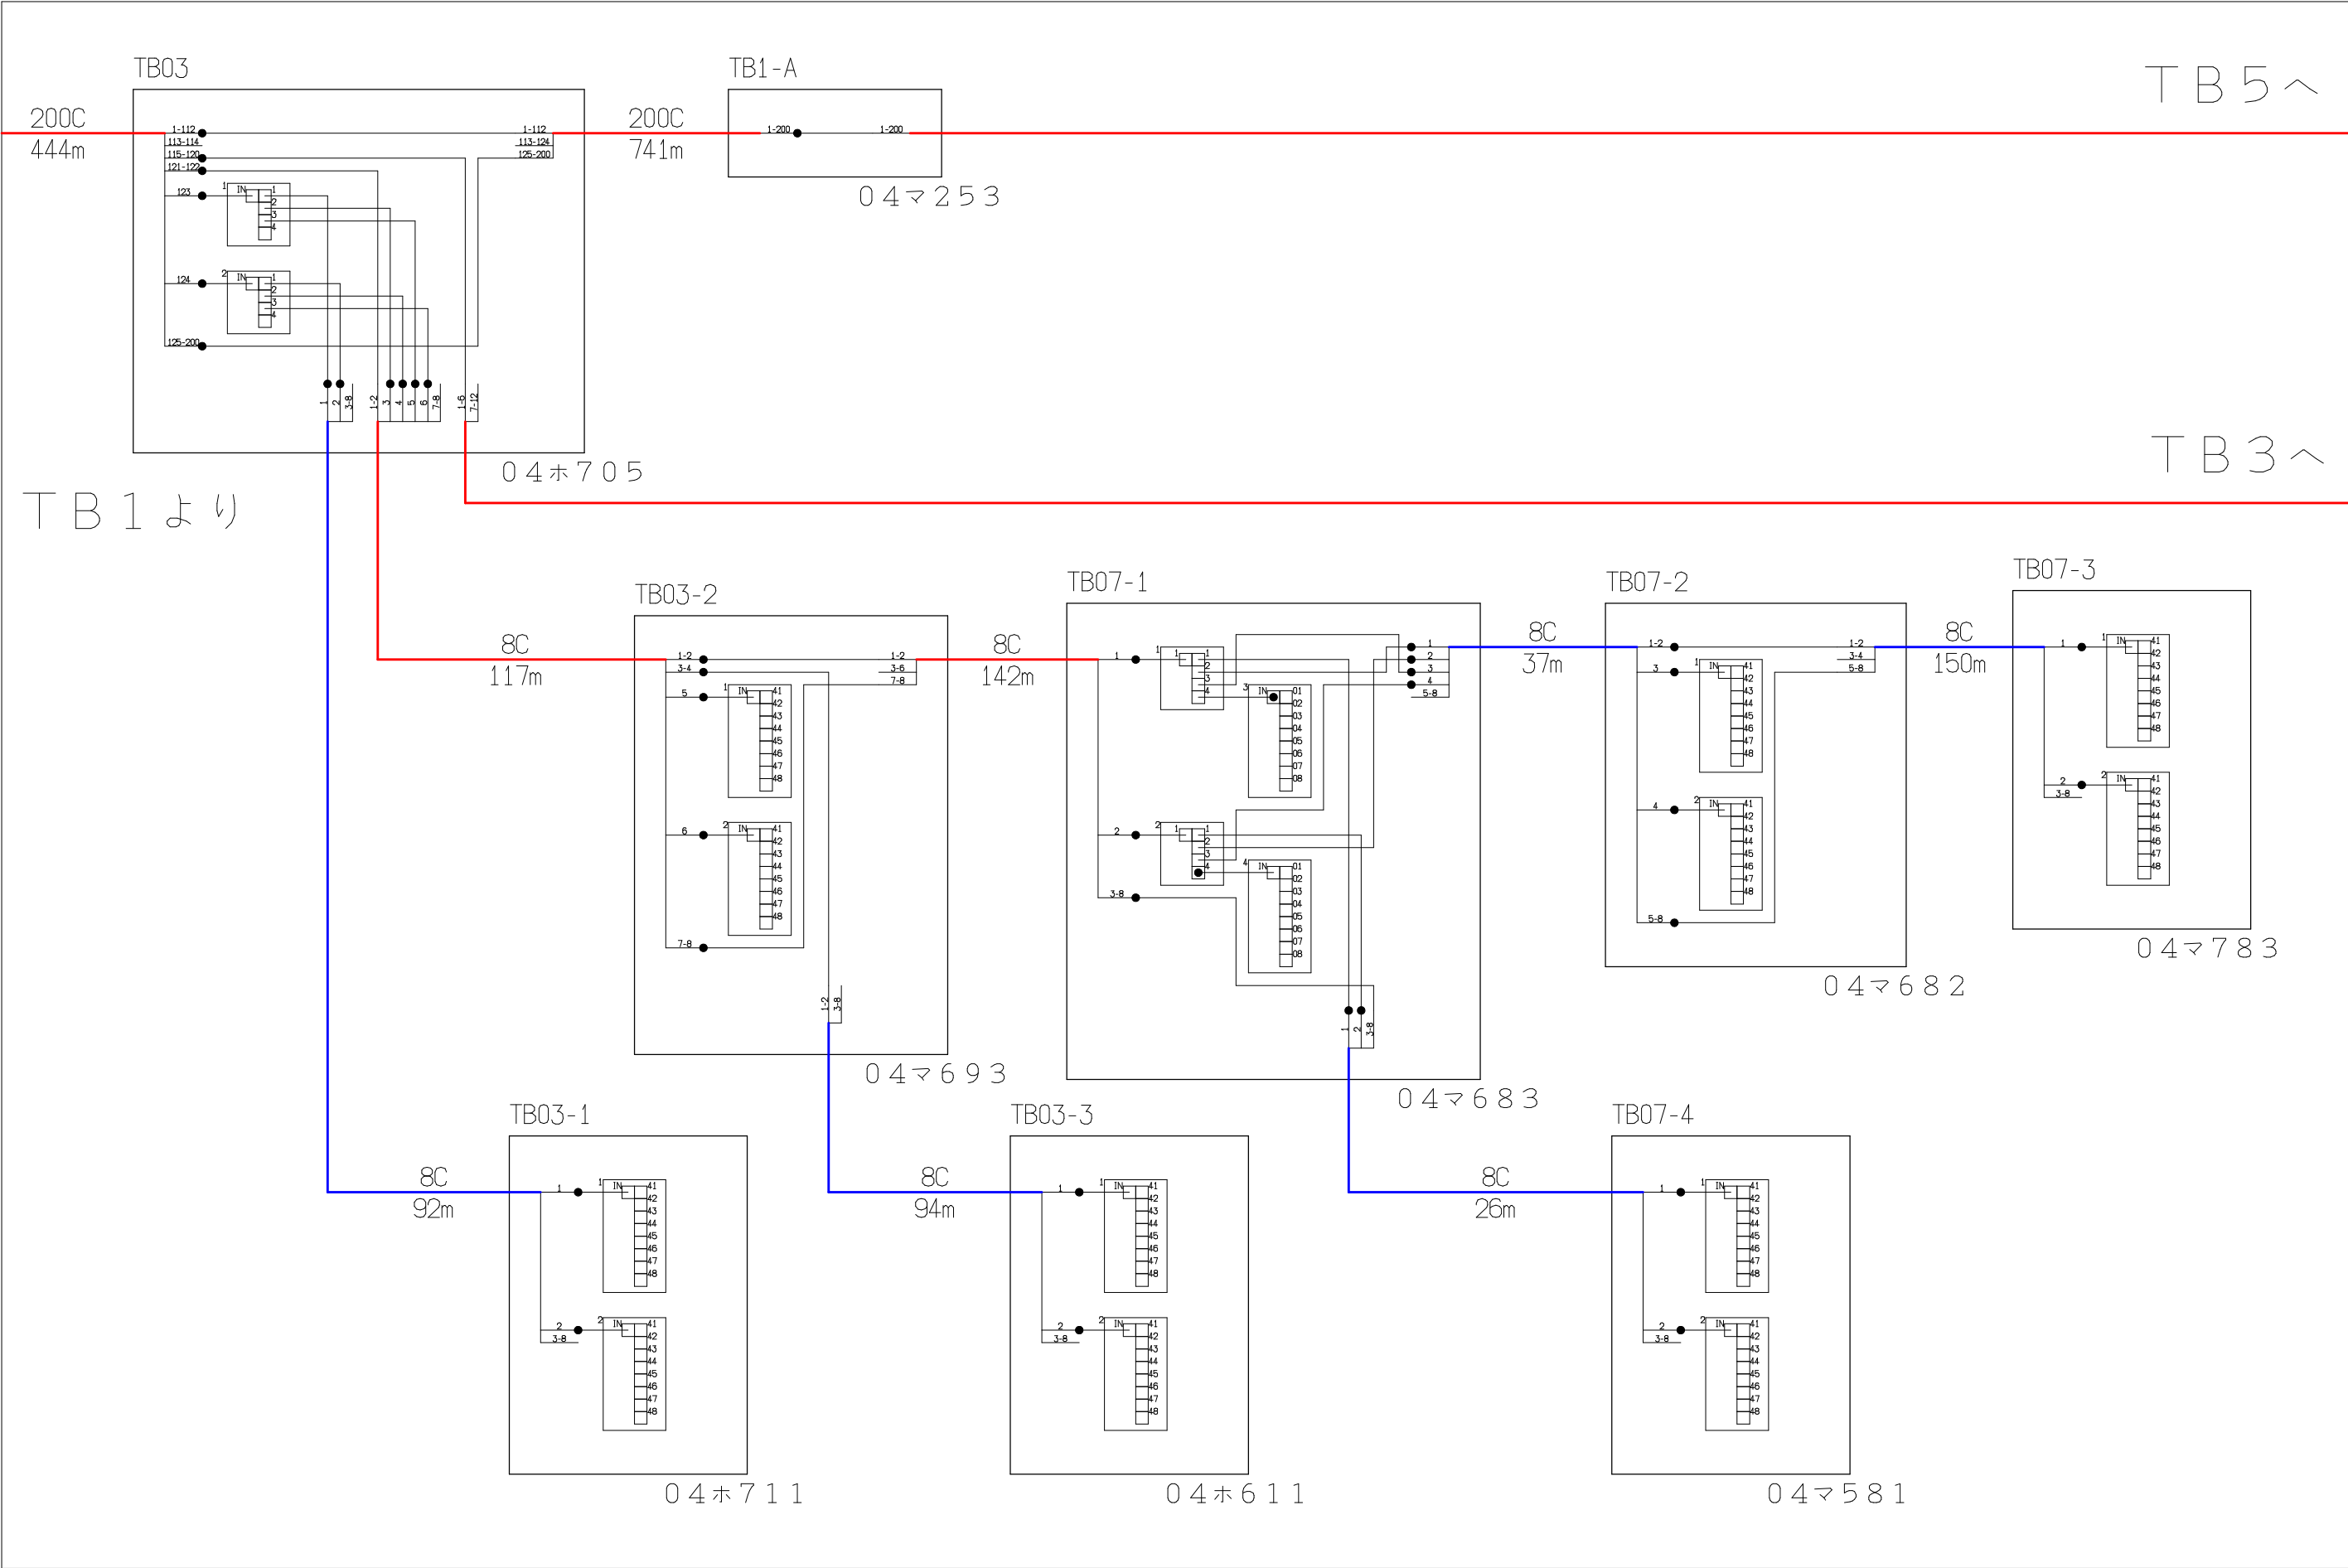


| シンボル | 内 容     | シンボル | 内 容     | シンボル | 内 容     |
|------|---------|------|---------|------|---------|
| ●    | 融着箇所    |      | 8分岐子カブラ | ---  | FTTH連絡線 |
|      | 4分岐親カブラ |      |         | —    | FTTH幹線  |
|      |         |      |         | —    | FTTH分岐線 |
|      |         |      |         | xxC  | 敷設芯数    |

|     |     |     |     |                             |  |          |             |            |
|-----|-----|-----|-----|-----------------------------|--|----------|-------------|------------|
|     |     |     | 業務名 | 長野市戸隠・鬼無里<br>情報通信施設光化工事     |  | 図面<br>名称 | 光 芯 線 接 続 図 |            |
| TB1 | TB2 | TB5 | 企業名 | シーテック・日本電気通信工業<br>特定建設共同企業体 |  | 図面<br>番号 | TB2         | 縮尺         |
|     |     | TB3 |     |                             |  |          | 作成日         | 2025年2月14日 |

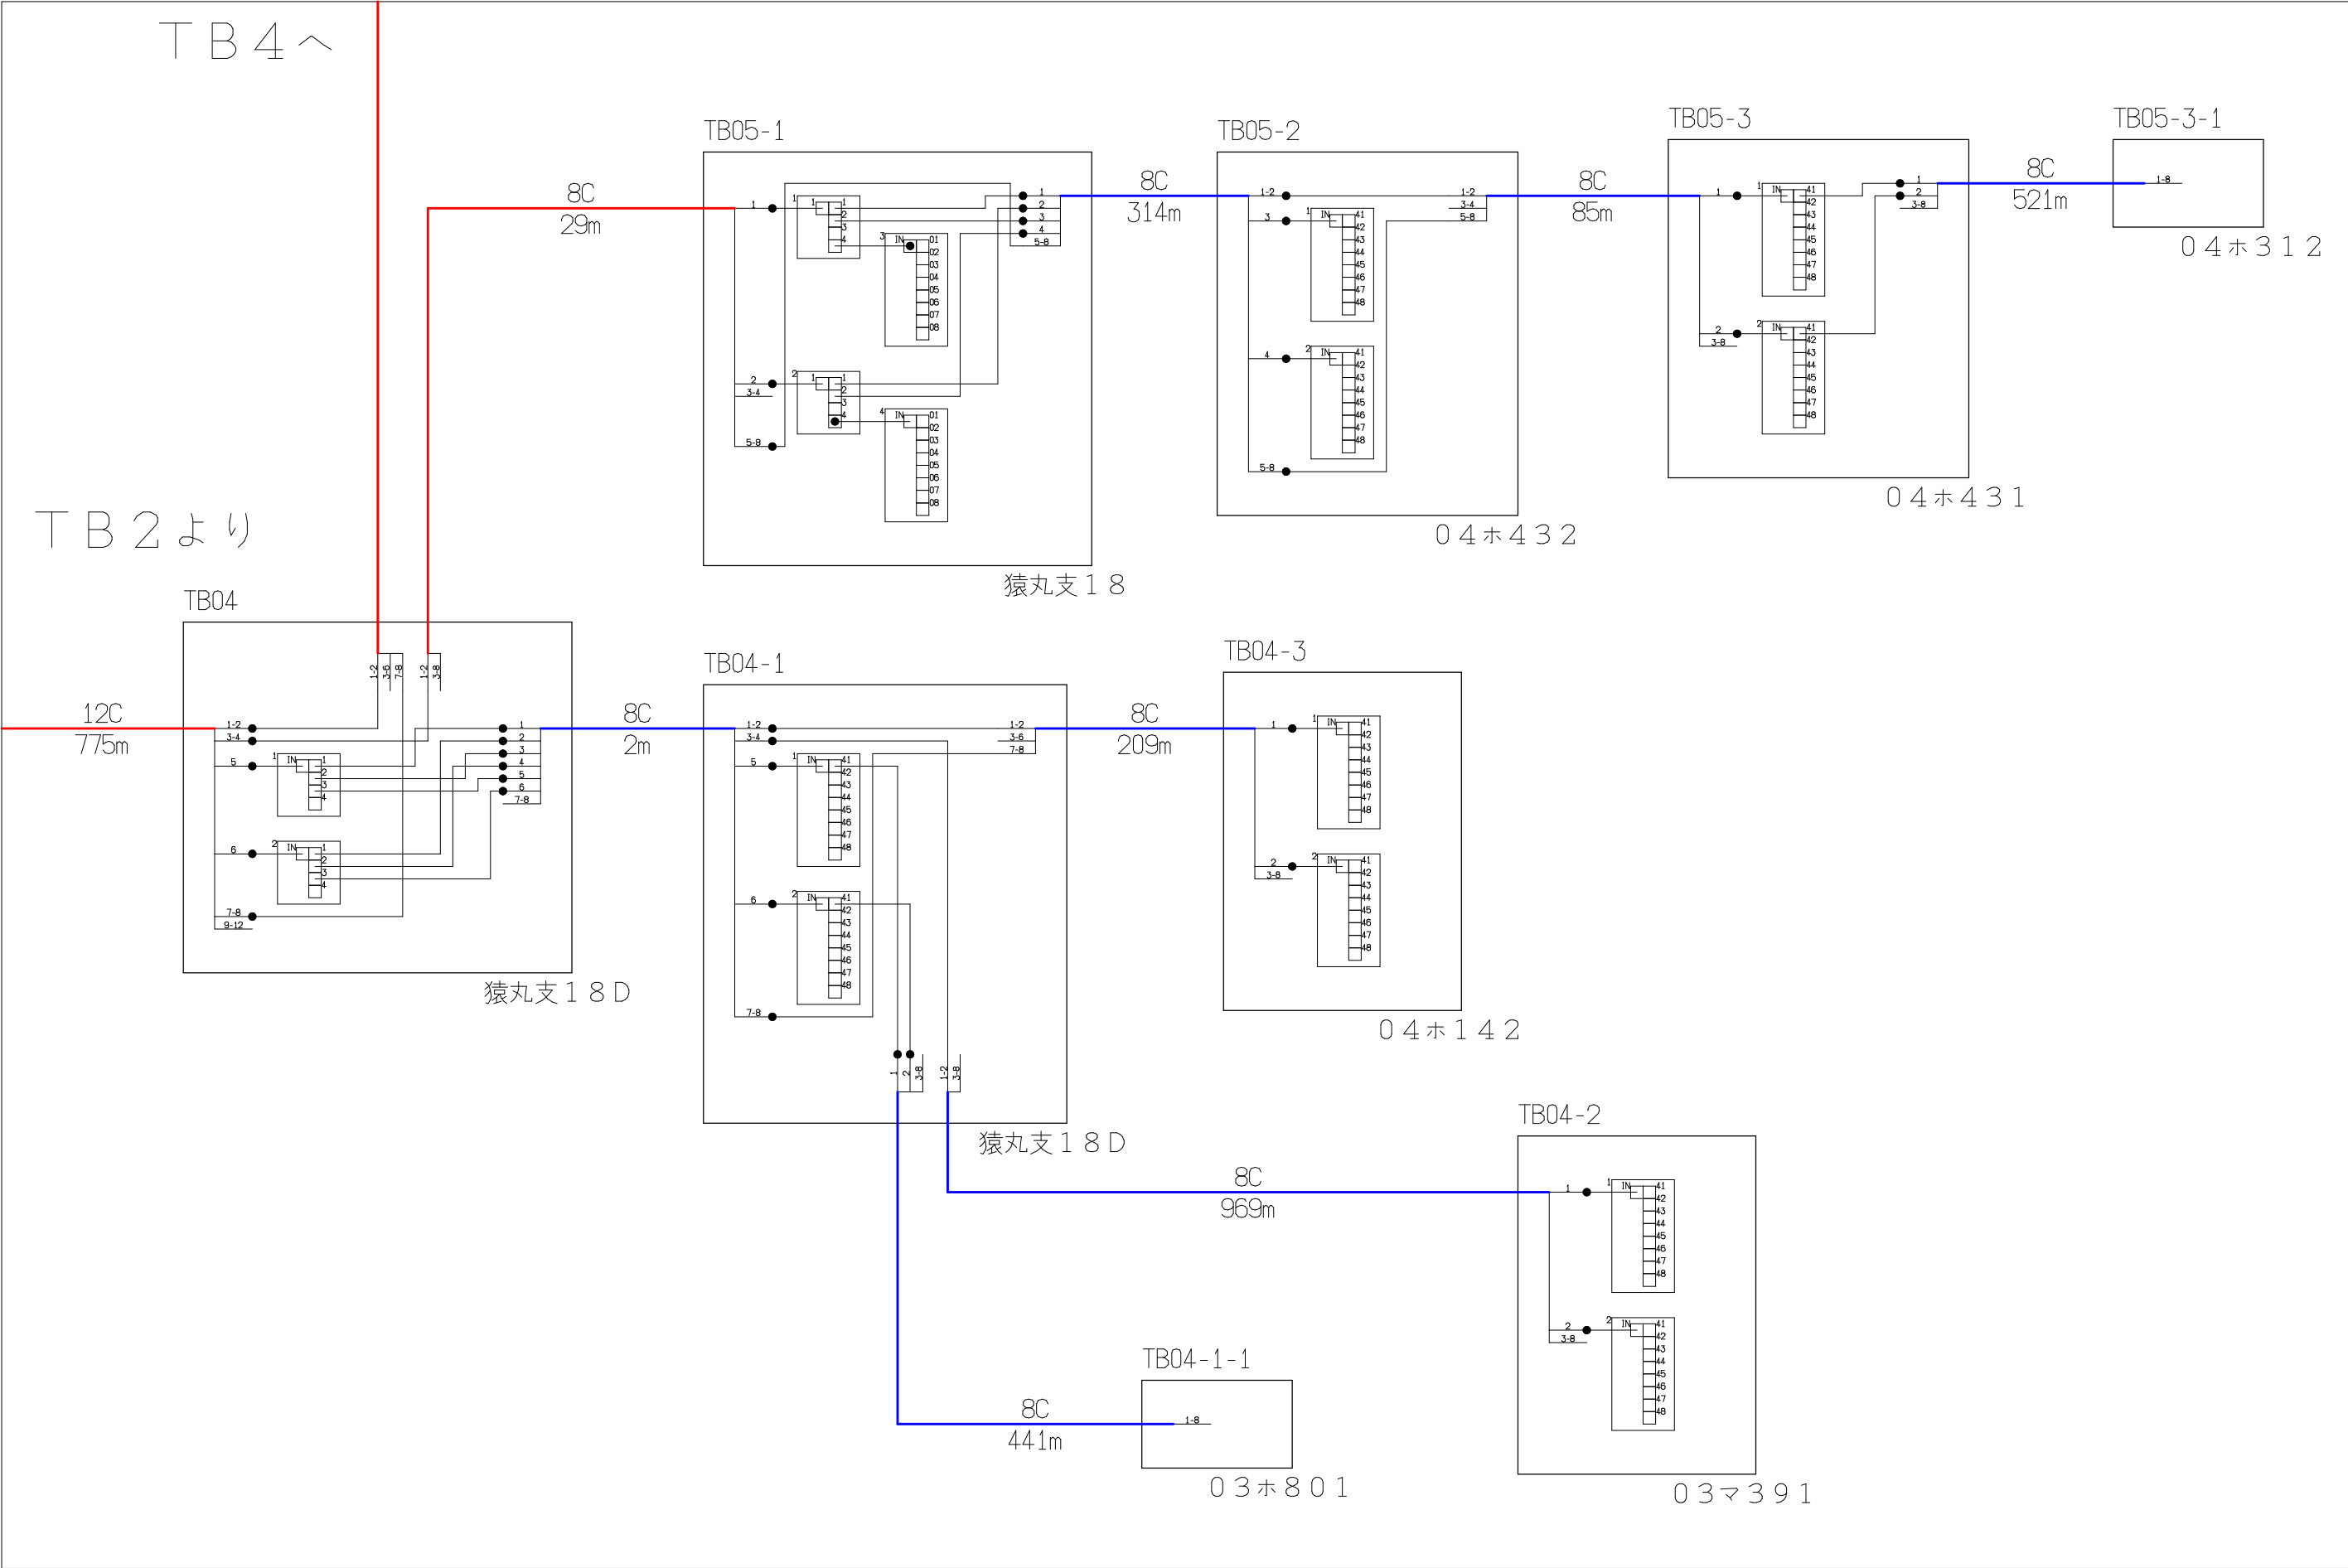

| シンボル    | 内 容  | シンボル    | 内 容     | シンボル | 内 容    |
|---------|------|---------|---------|------|--------|
| ●       | 融着箇所 | 8分岐子カブラ | FTTH接続線 | ---  | FTTH幹線 |
| 4分岐親カブラ |      |         | FTTH分岐線 | ---  | 敷設芯数   |
|         |      |         |         | xxC  |        |


|     |     |  |          |                             |          |             |
|-----|-----|--|----------|-----------------------------|----------|-------------|
|     | TB4 |  | 業務名      | 長野市戸隠・鬼無里<br>情報通信施設光化工事     | 図面<br>名称 | 光 芯 線 接 続 図 |
| TB2 | TB3 |  | 企業名      | シーテック・日本電気通信工業<br>特定建設共同企業体 | 縮尺       |             |
|     |     |  | 図面<br>番号 | TB3                         | 作成日      | 2025年2月14日  |

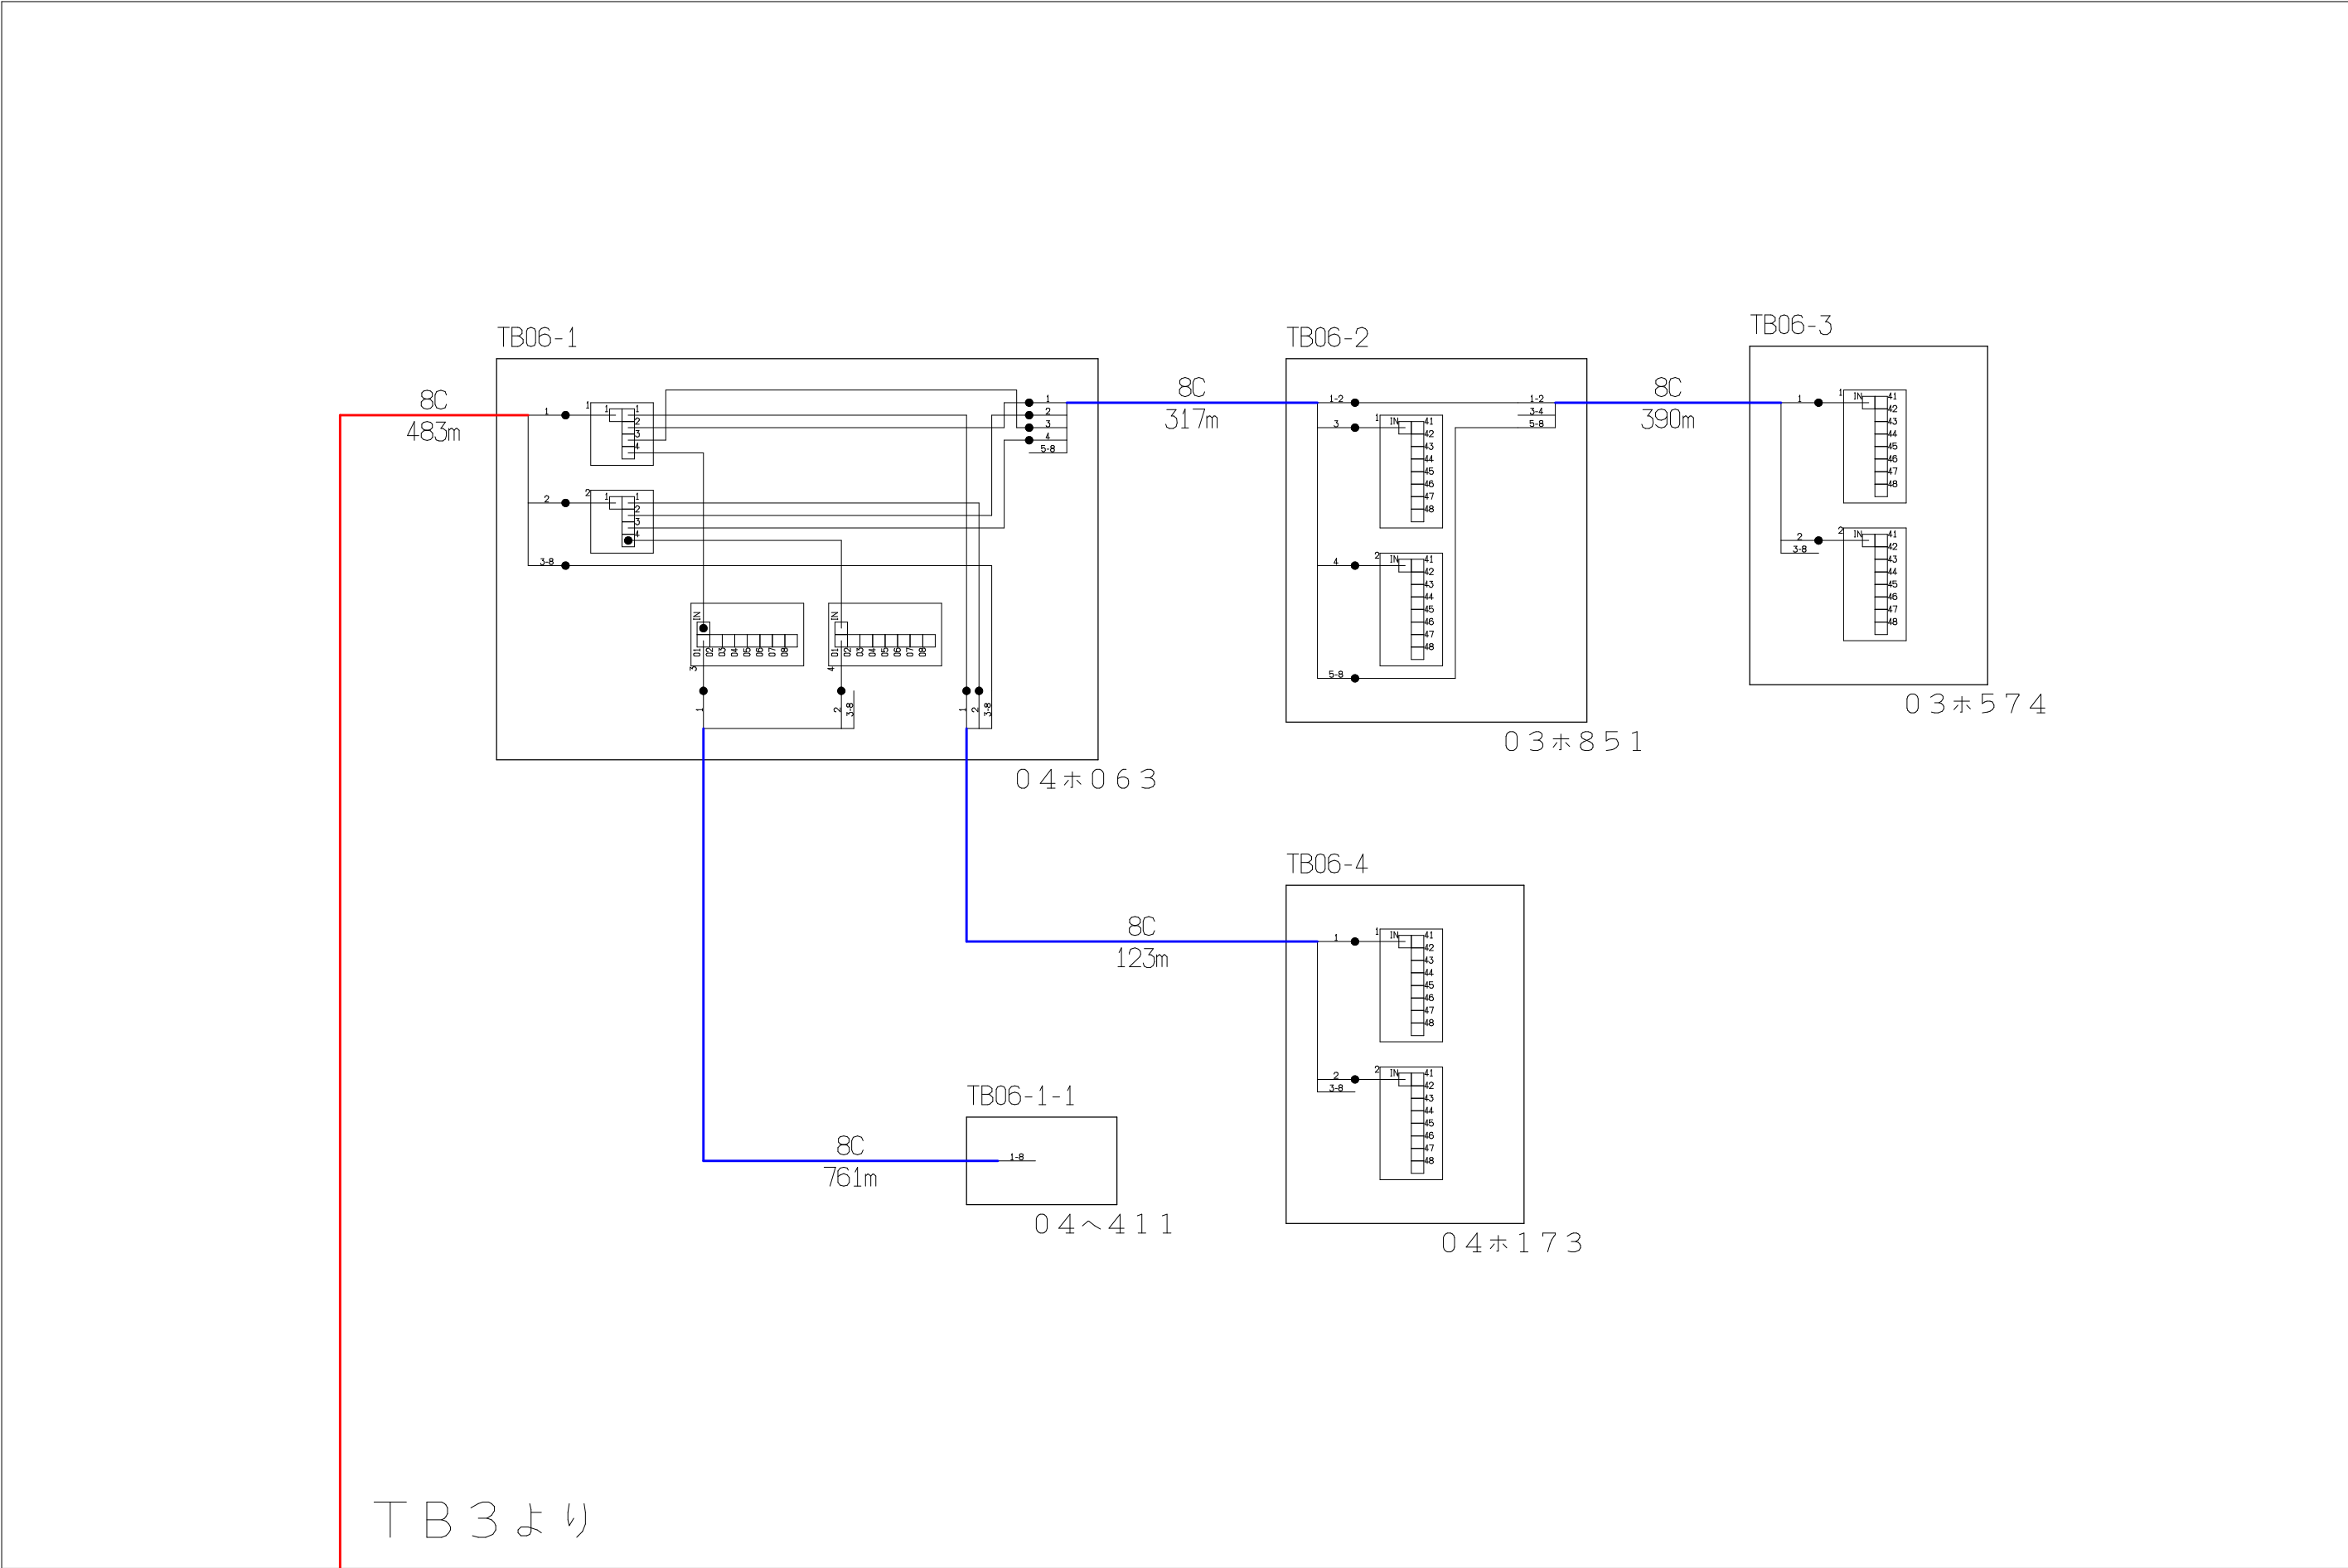

| シンボル | 内 容     | シンボル | 内 容     | シンボル | 内 容     |
|------|---------|------|---------|------|---------|
| ●    | 融着箇所    |      | 8分岐子カブラ | ---  | FTTH連絡線 |
|      | 4分岐親カブラ |      |         | —    | FTTH幹線  |
|      |         |      |         | —    | FTTH分岐線 |
|      |         |      |         | xxC  | 敷設芯数    |


|  |     |  |     |                             |  |          |             |    |
|--|-----|--|-----|-----------------------------|--|----------|-------------|----|
|  |     |  | 業務名 | 長野市戸隠・鬼無里<br>情報通信施設光化工事     |  | 図面<br>名称 | 光 芯 線 接 続 図 |    |
|  | TB4 |  | 企業名 | シーテック・日本電気通信工業<br>特定建設共同企業体 |  | 図面<br>番号 | TB4         | 縮尺 |
|  | TB3 |  |     |                             |  | 作成日      | 2025年2月14日  |    |



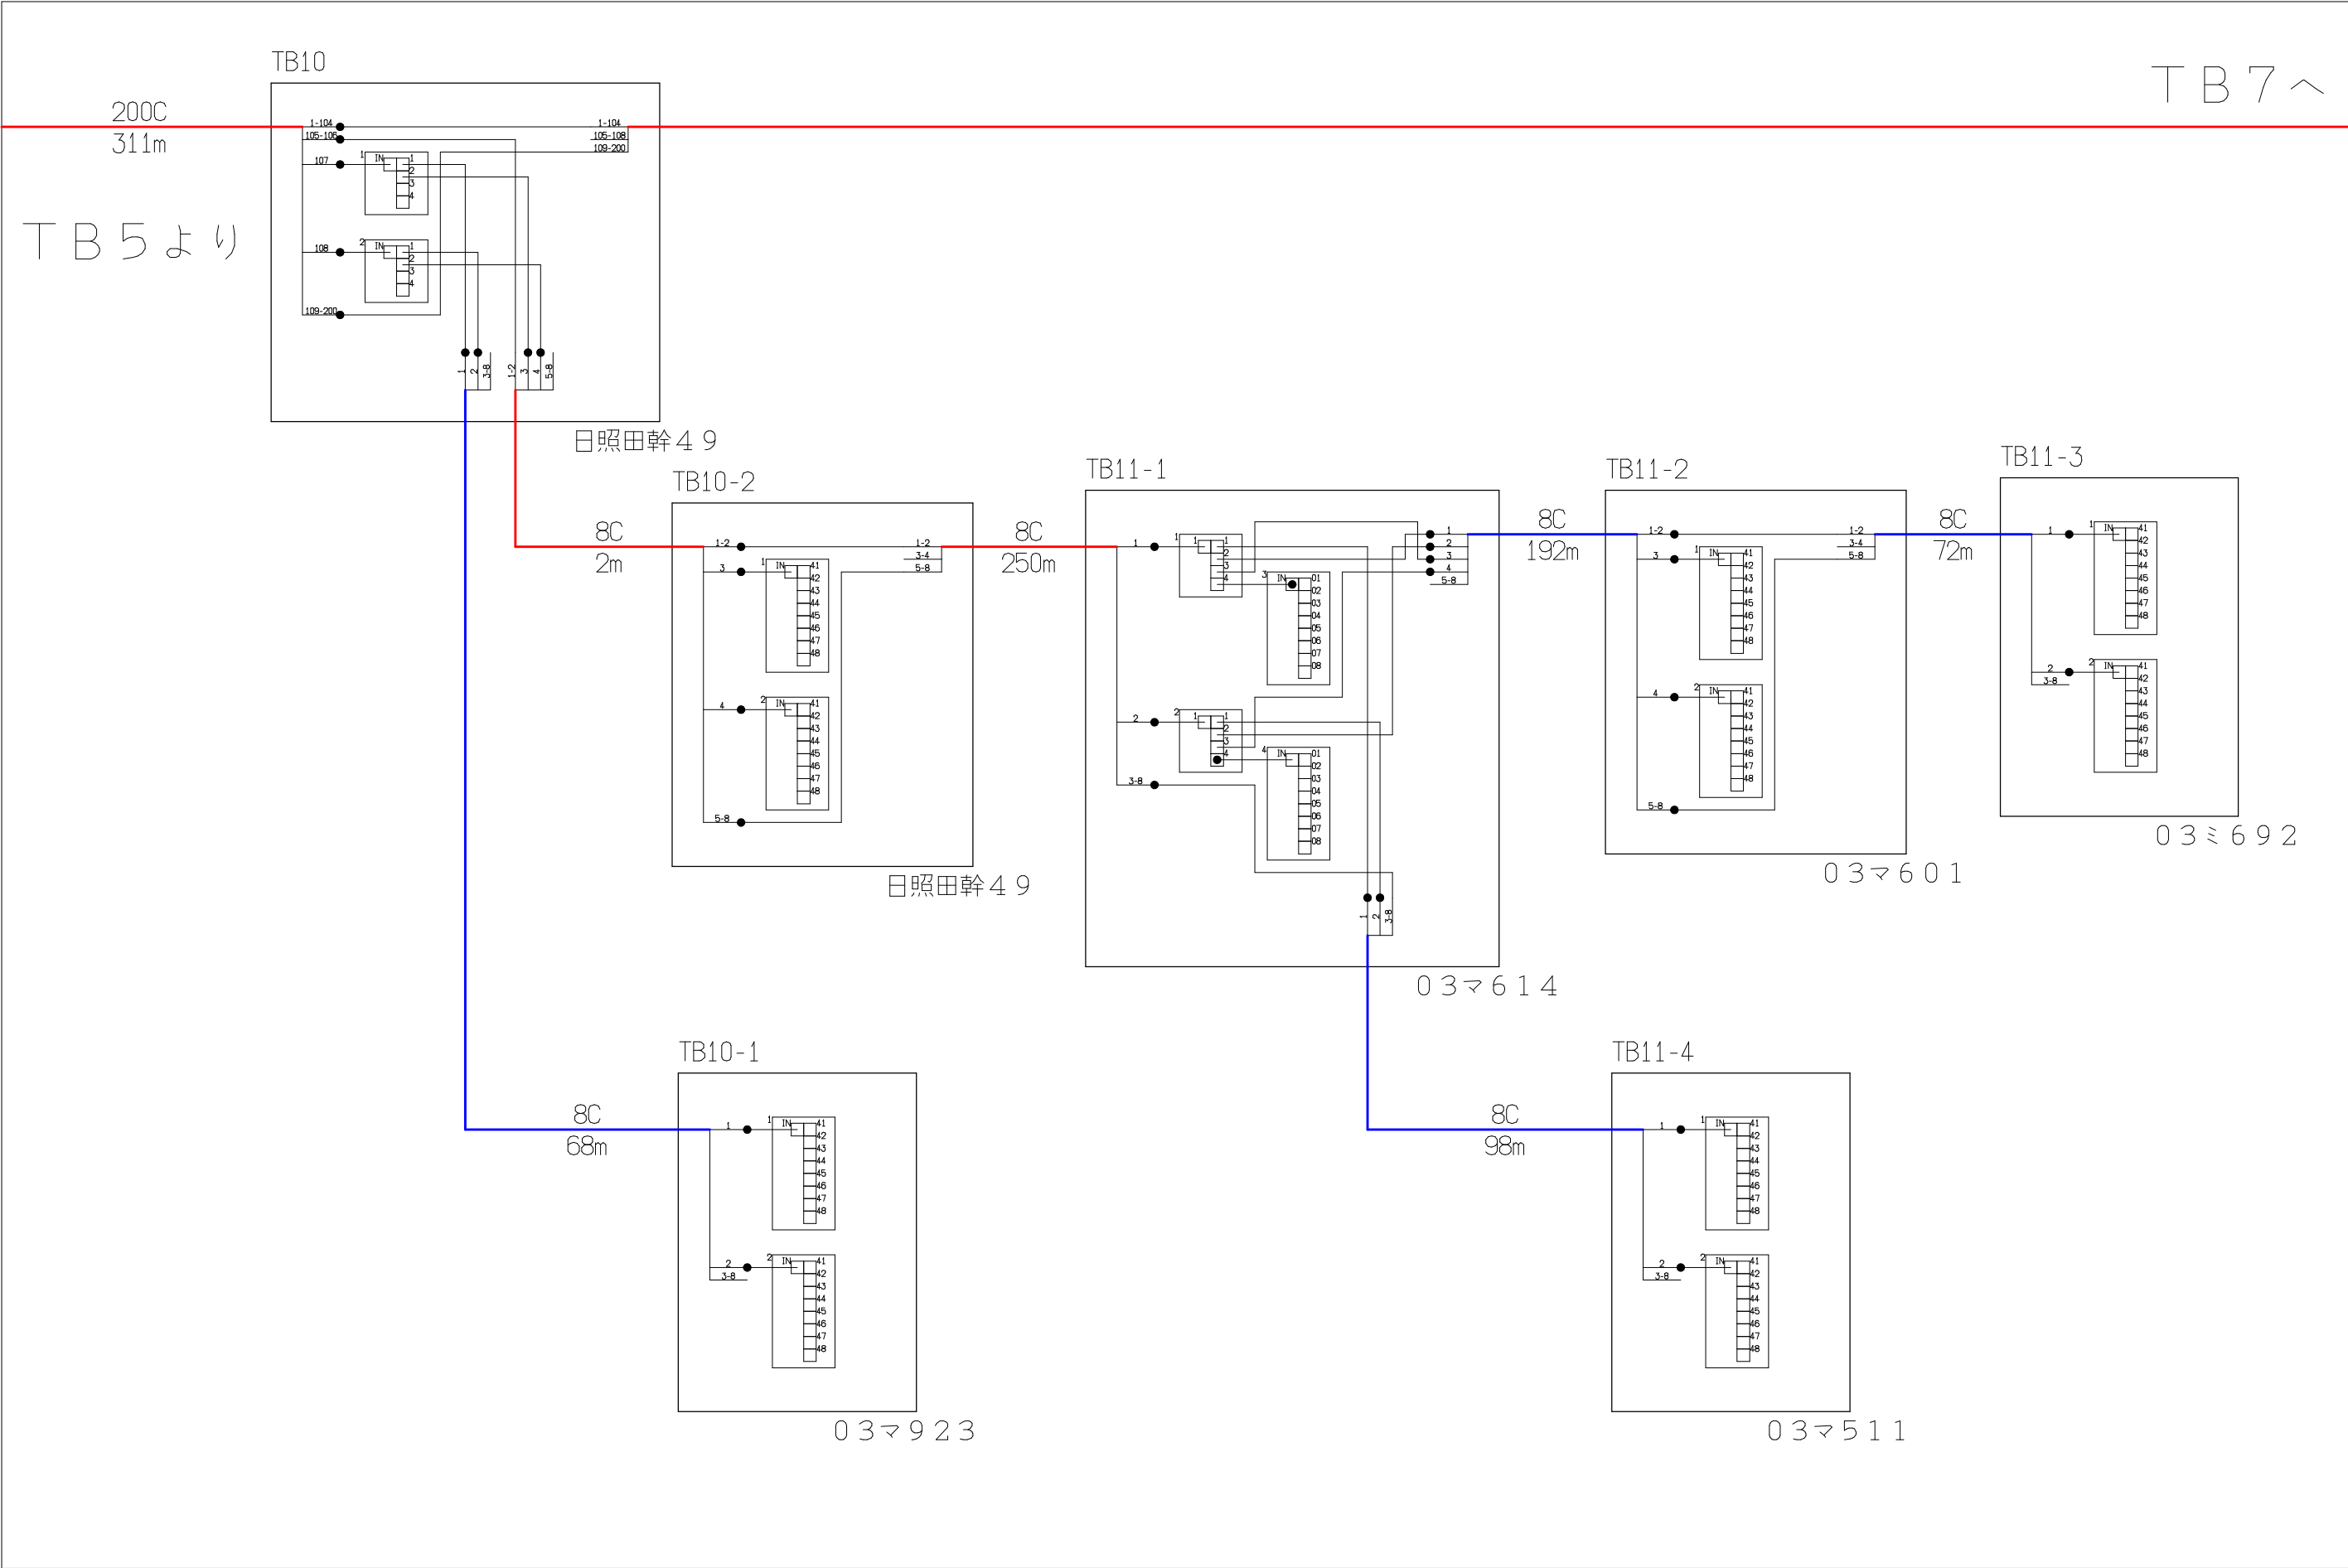

| シンボル                                                                                | 内 容     | シンボル                                                                                | 内 容     | シンボル                                                                                | 内 容         |
|-------------------------------------------------------------------------------------|---------|-------------------------------------------------------------------------------------|---------|-------------------------------------------------------------------------------------|-------------|
| ●                                                                                   | 融着箇所    |  | 8分岐子カブラ |  | F T T H 連絡線 |
|  | 4分岐親カブラ |                                                                                     |         |  | F T T H 幹線  |
|                                                                                     |         |                                                                                     |         |  | F T T H 分岐線 |
|                                                                                     |         |                                                                                     |         | xxC                                                                                 | 敷設芯数        |


|     |     |     |     |                             |  |          |             |    |
|-----|-----|-----|-----|-----------------------------|--|----------|-------------|----|
|     |     |     | 業務名 | 長野市戸隠・鬼無里<br>情報通信施設光化工事     |  | 図面<br>名称 | 光 芯 線 接 続 図 |    |
| TB5 | TB6 | TB7 | 企業名 | シーテック・日本電気通信工業<br>特定建設共同企業体 |  | 図面<br>番号 | TB6         | 縮尺 |
|     |     |     |     |                             |  | 作成日      | 2025年2月14日  |    |

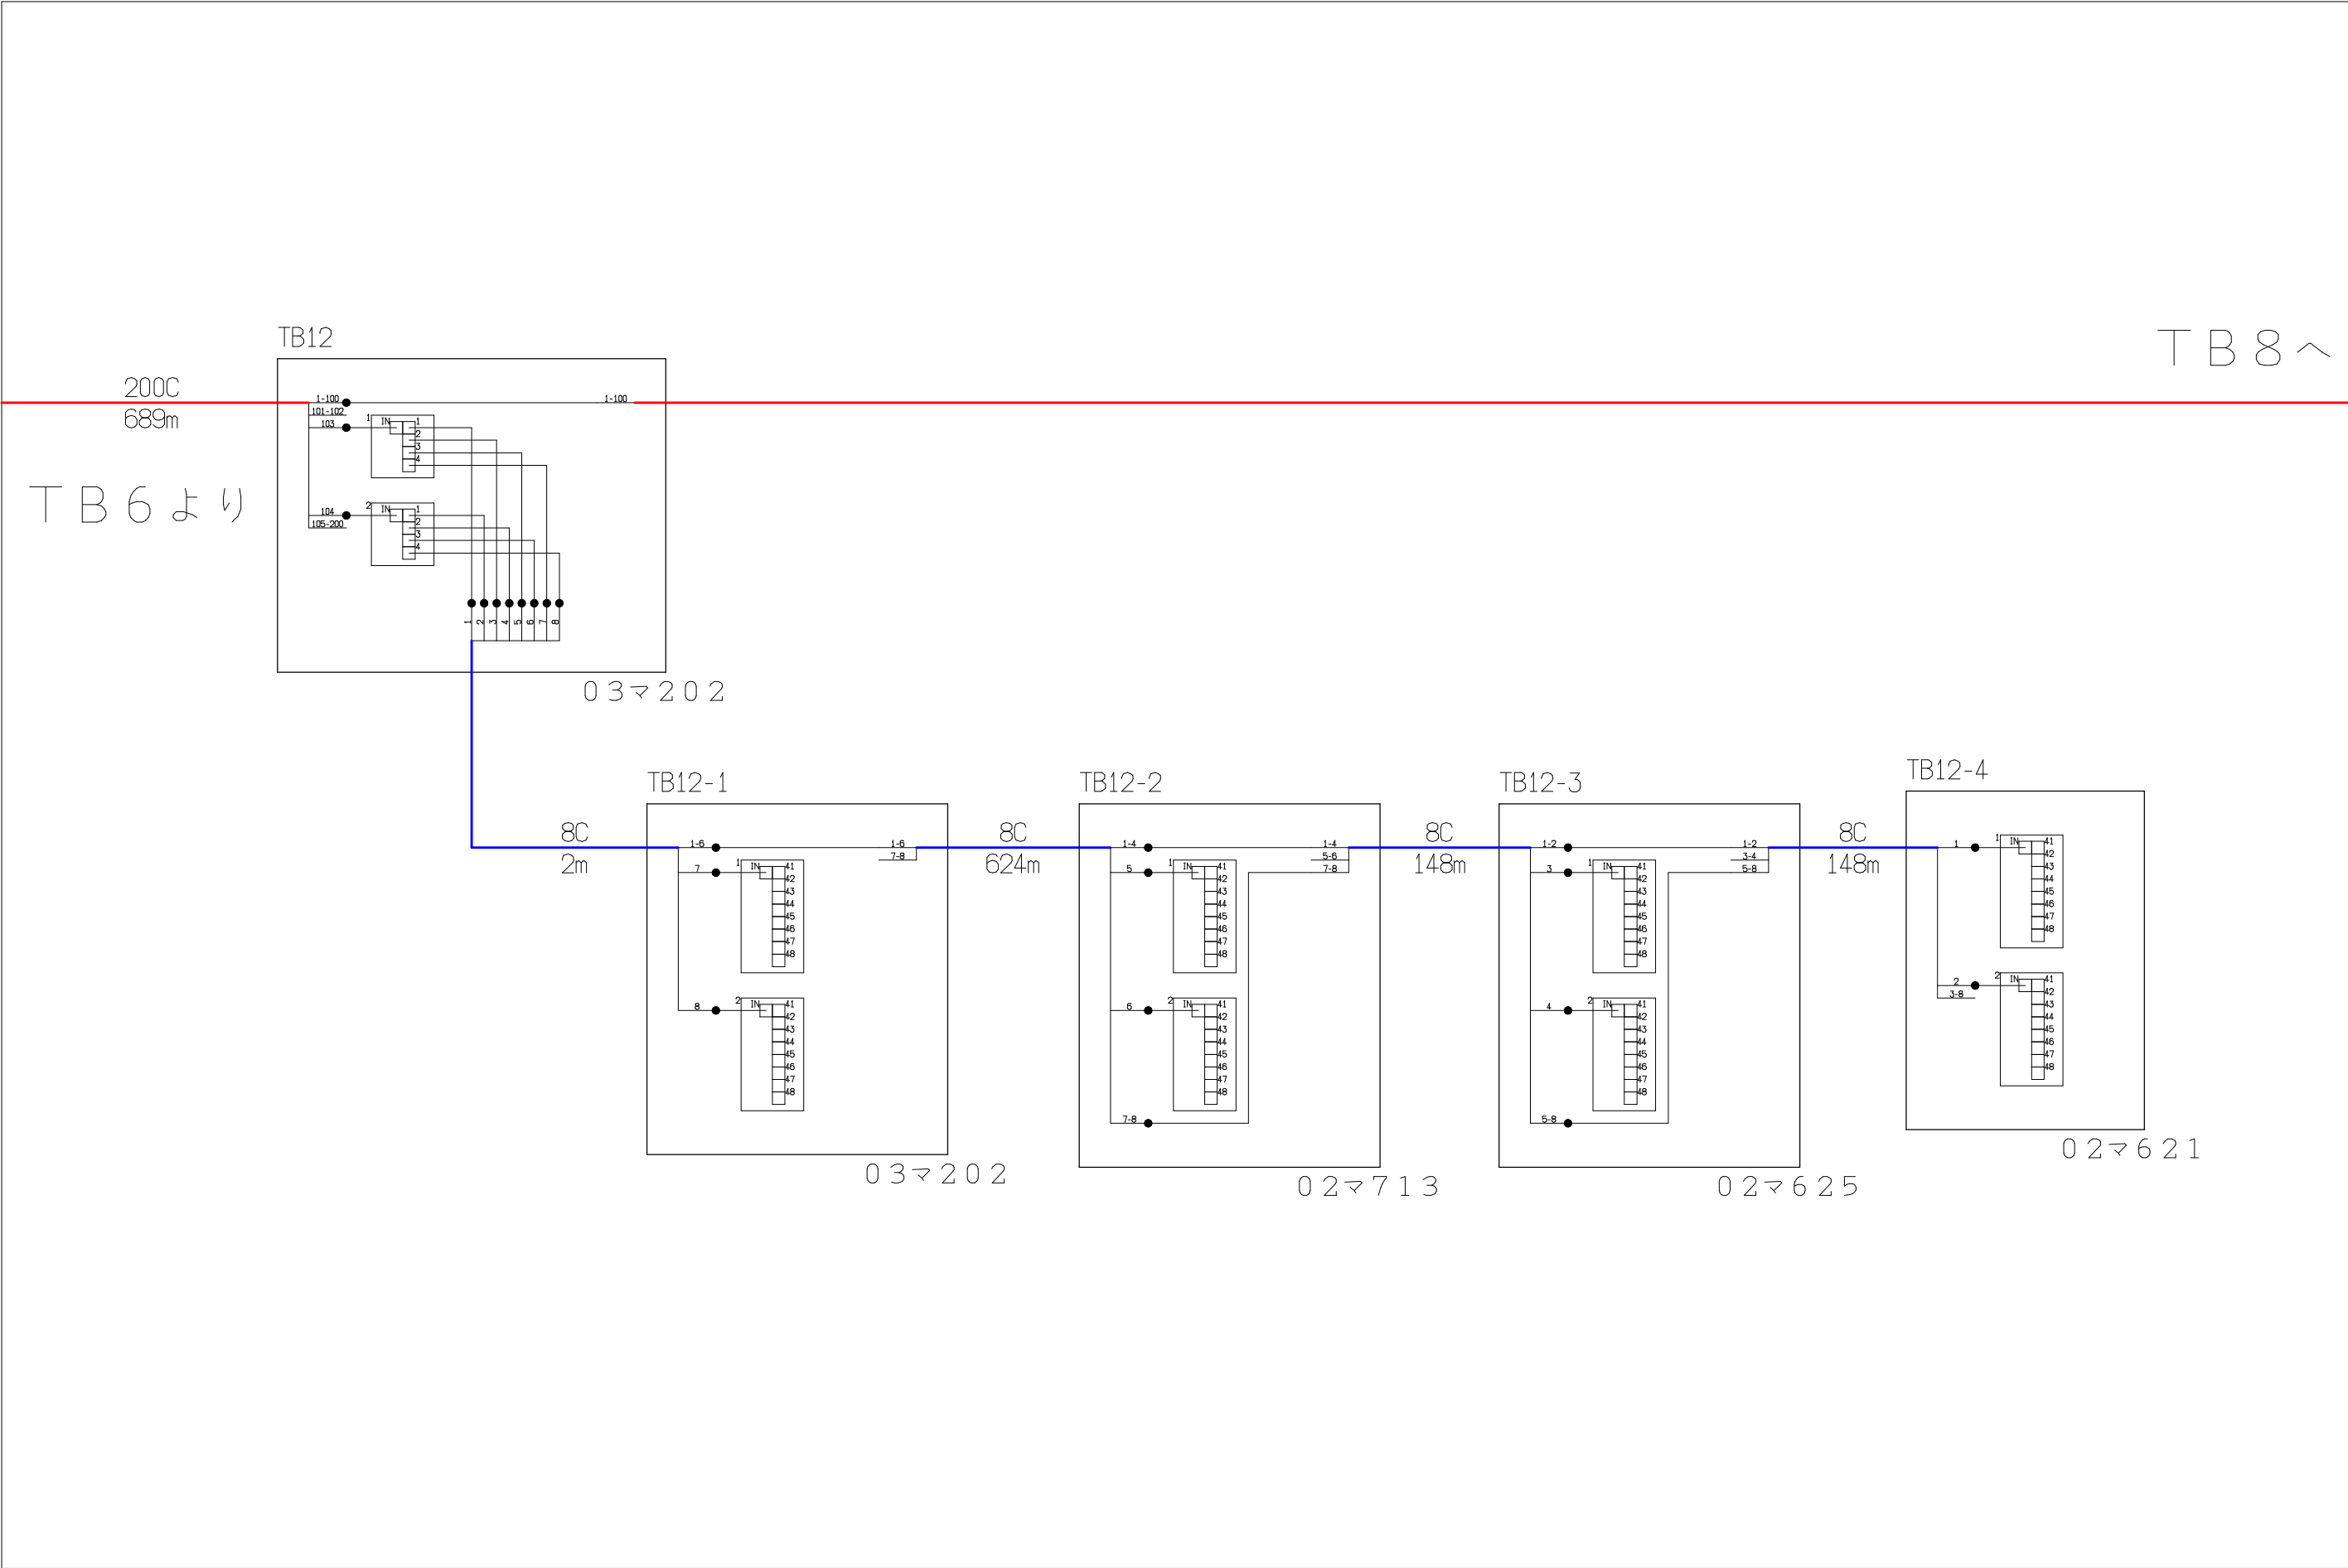

| シンボル | 内 容     | シンボル | 内 容     | シンボル | 内 容     |
|------|---------|------|---------|------|---------|
| ●    | 融着箇所    |      | 8分岐子カプラ | ---  | FTTH連絡線 |
|      | 4分岐親カプラ |      |         | —    | FTTH幹線  |
|      |         |      |         | —    | FTTH分岐線 |
|      |         |      |         | xxC  | 敷設芯数    |


|     |     |     |     |                             |          |          |             |  |
|-----|-----|-----|-----|-----------------------------|----------|----------|-------------|--|
|     |     |     | 業務名 | 長野市戸隠・鬼無里<br>情報通信施設光化工事     |          | 図面<br>名称 | 光 芯 線 接 続 図 |  |
| TB6 | TB7 | TB8 | 企業名 | シーテック・日本電気通信工業<br>特定建設共同企業体 | 図面<br>番号 | TB7      | 縮尺          |  |
|     |     |     |     |                             |          | 作成日      | 2025年2月14日  |  |



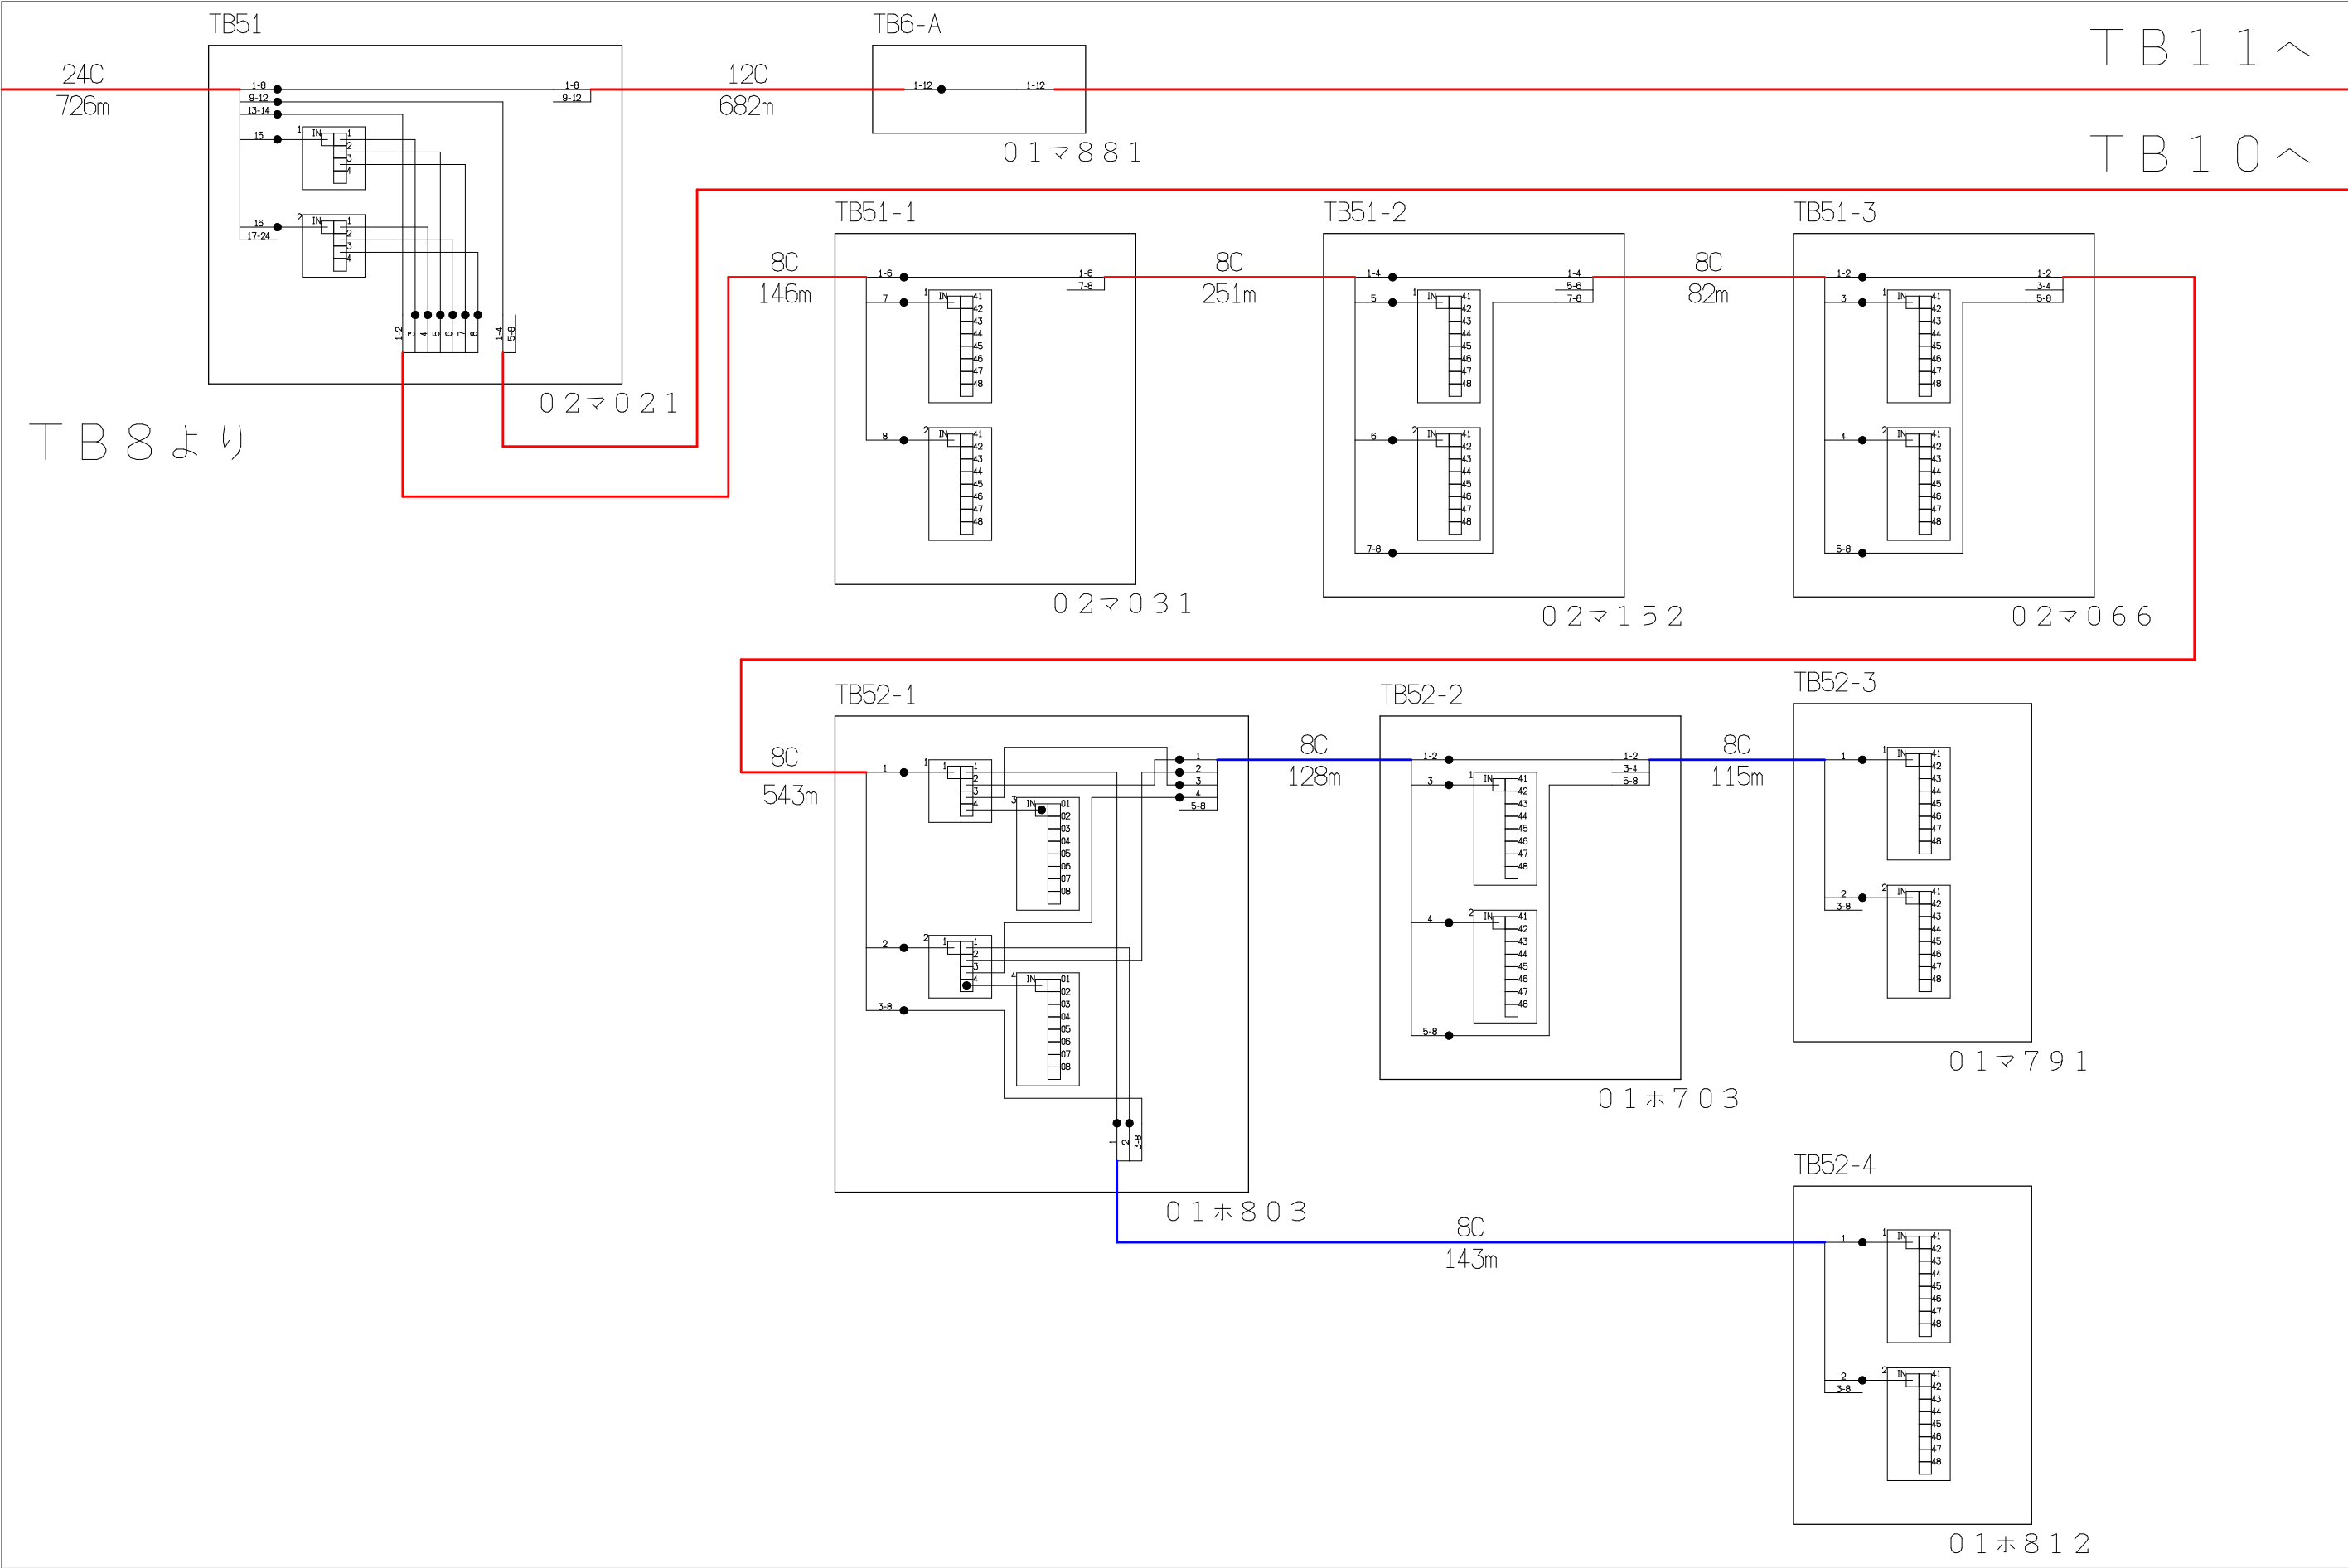


| シンボル    | 内 容     | シンボル    | 内 容     | シンボル | 内 容     |
|---------|---------|---------|---------|------|---------|
| ●       | 融着箇所    | 8分岐子カブラ | 8分岐子カブラ | ---  | FTTH連絡線 |
| 4分岐親カブラ | 4分岐親カブラ |         |         | —    | FTTH幹線  |
|         |         |         |         | —    | FTTH分岐線 |
|         |         |         |         | xxC  | 敷設芯数    |

|     |     |      |     |                             |          |             |
|-----|-----|------|-----|-----------------------------|----------|-------------|
| TB8 | TB9 | TB11 | 業務名 | 長野市戸隠・鬼無里<br>情報通信施設光化工事     | 図面<br>名称 | 光 芯 線 接 続 図 |
|     |     | TB10 | 企業名 | シーテック・日本電気通信工業<br>特定建設共同企業体 | 図面<br>番号 | TB9         |
|     |     |      |     |                             | 縮尺       |             |
|     |     |      |     |                             | 作成日      | 2025年2月14日  |

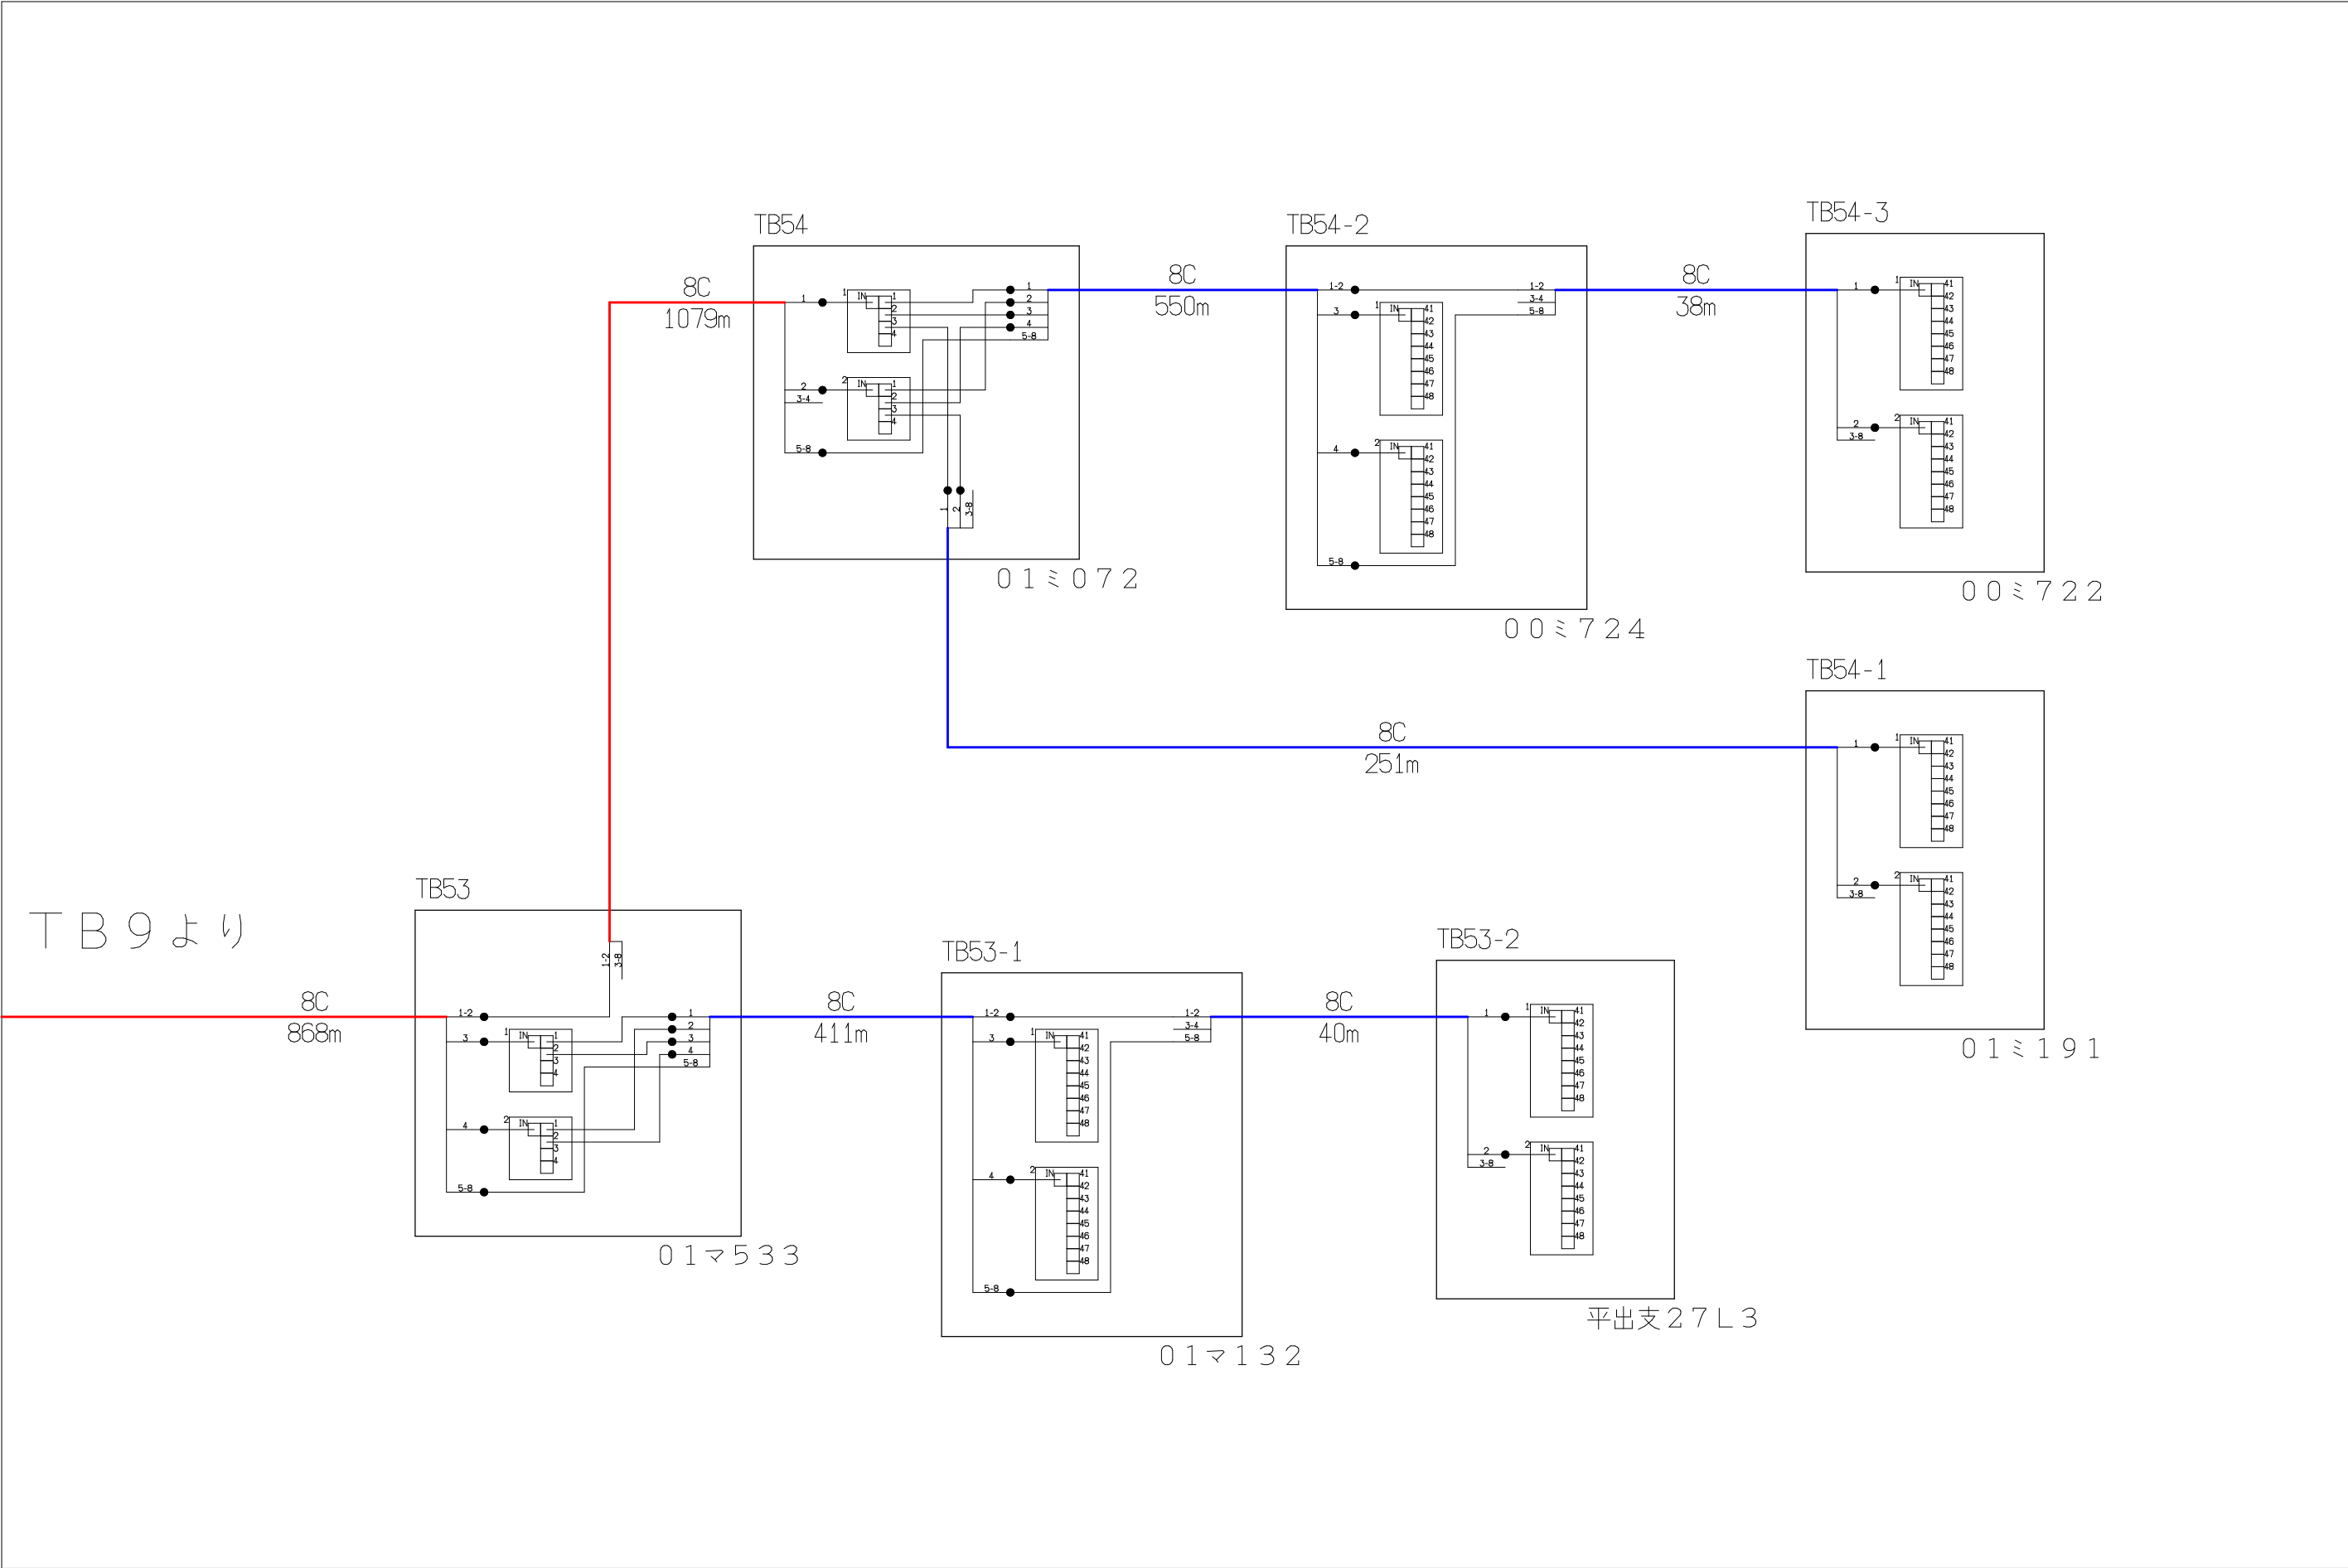


| シンボル                                                                                | 内 容     | シンボル                                                                                | 内 容     | シンボル                                                                                | 内 容     |
|-------------------------------------------------------------------------------------|---------|-------------------------------------------------------------------------------------|---------|-------------------------------------------------------------------------------------|---------|
| ●                                                                                   | 融着箇所    |  | 8分岐子カプラ |  | FTTH連絡線 |
|  | 4分岐親カプラ |  |         |  | FTTH幹線  |
|                                                                                     |         |                                                                                     |         |  | FTTH分岐線 |
|                                                                                     |         |                                                                                     |         | xxC                                                                                 | 敷設芯数    |

|  |     |      |     |                             |  |          |             |    |
|--|-----|------|-----|-----------------------------|--|----------|-------------|----|
|  |     |      | 業務名 | 長野市戸隠・鬼無里<br>情報通信施設光化工事     |  | 図面<br>名称 | 光 芯 線 接 続 図 |    |
|  | TB9 | TB10 | 企業名 | シーテック・日本電気通信工業<br>特定建設共同企業体 |  | 図面<br>番号 | TB10        | 縮尺 |
|  |     |      |     |                             |  | 作成日      | 2025年2月14日  |    |

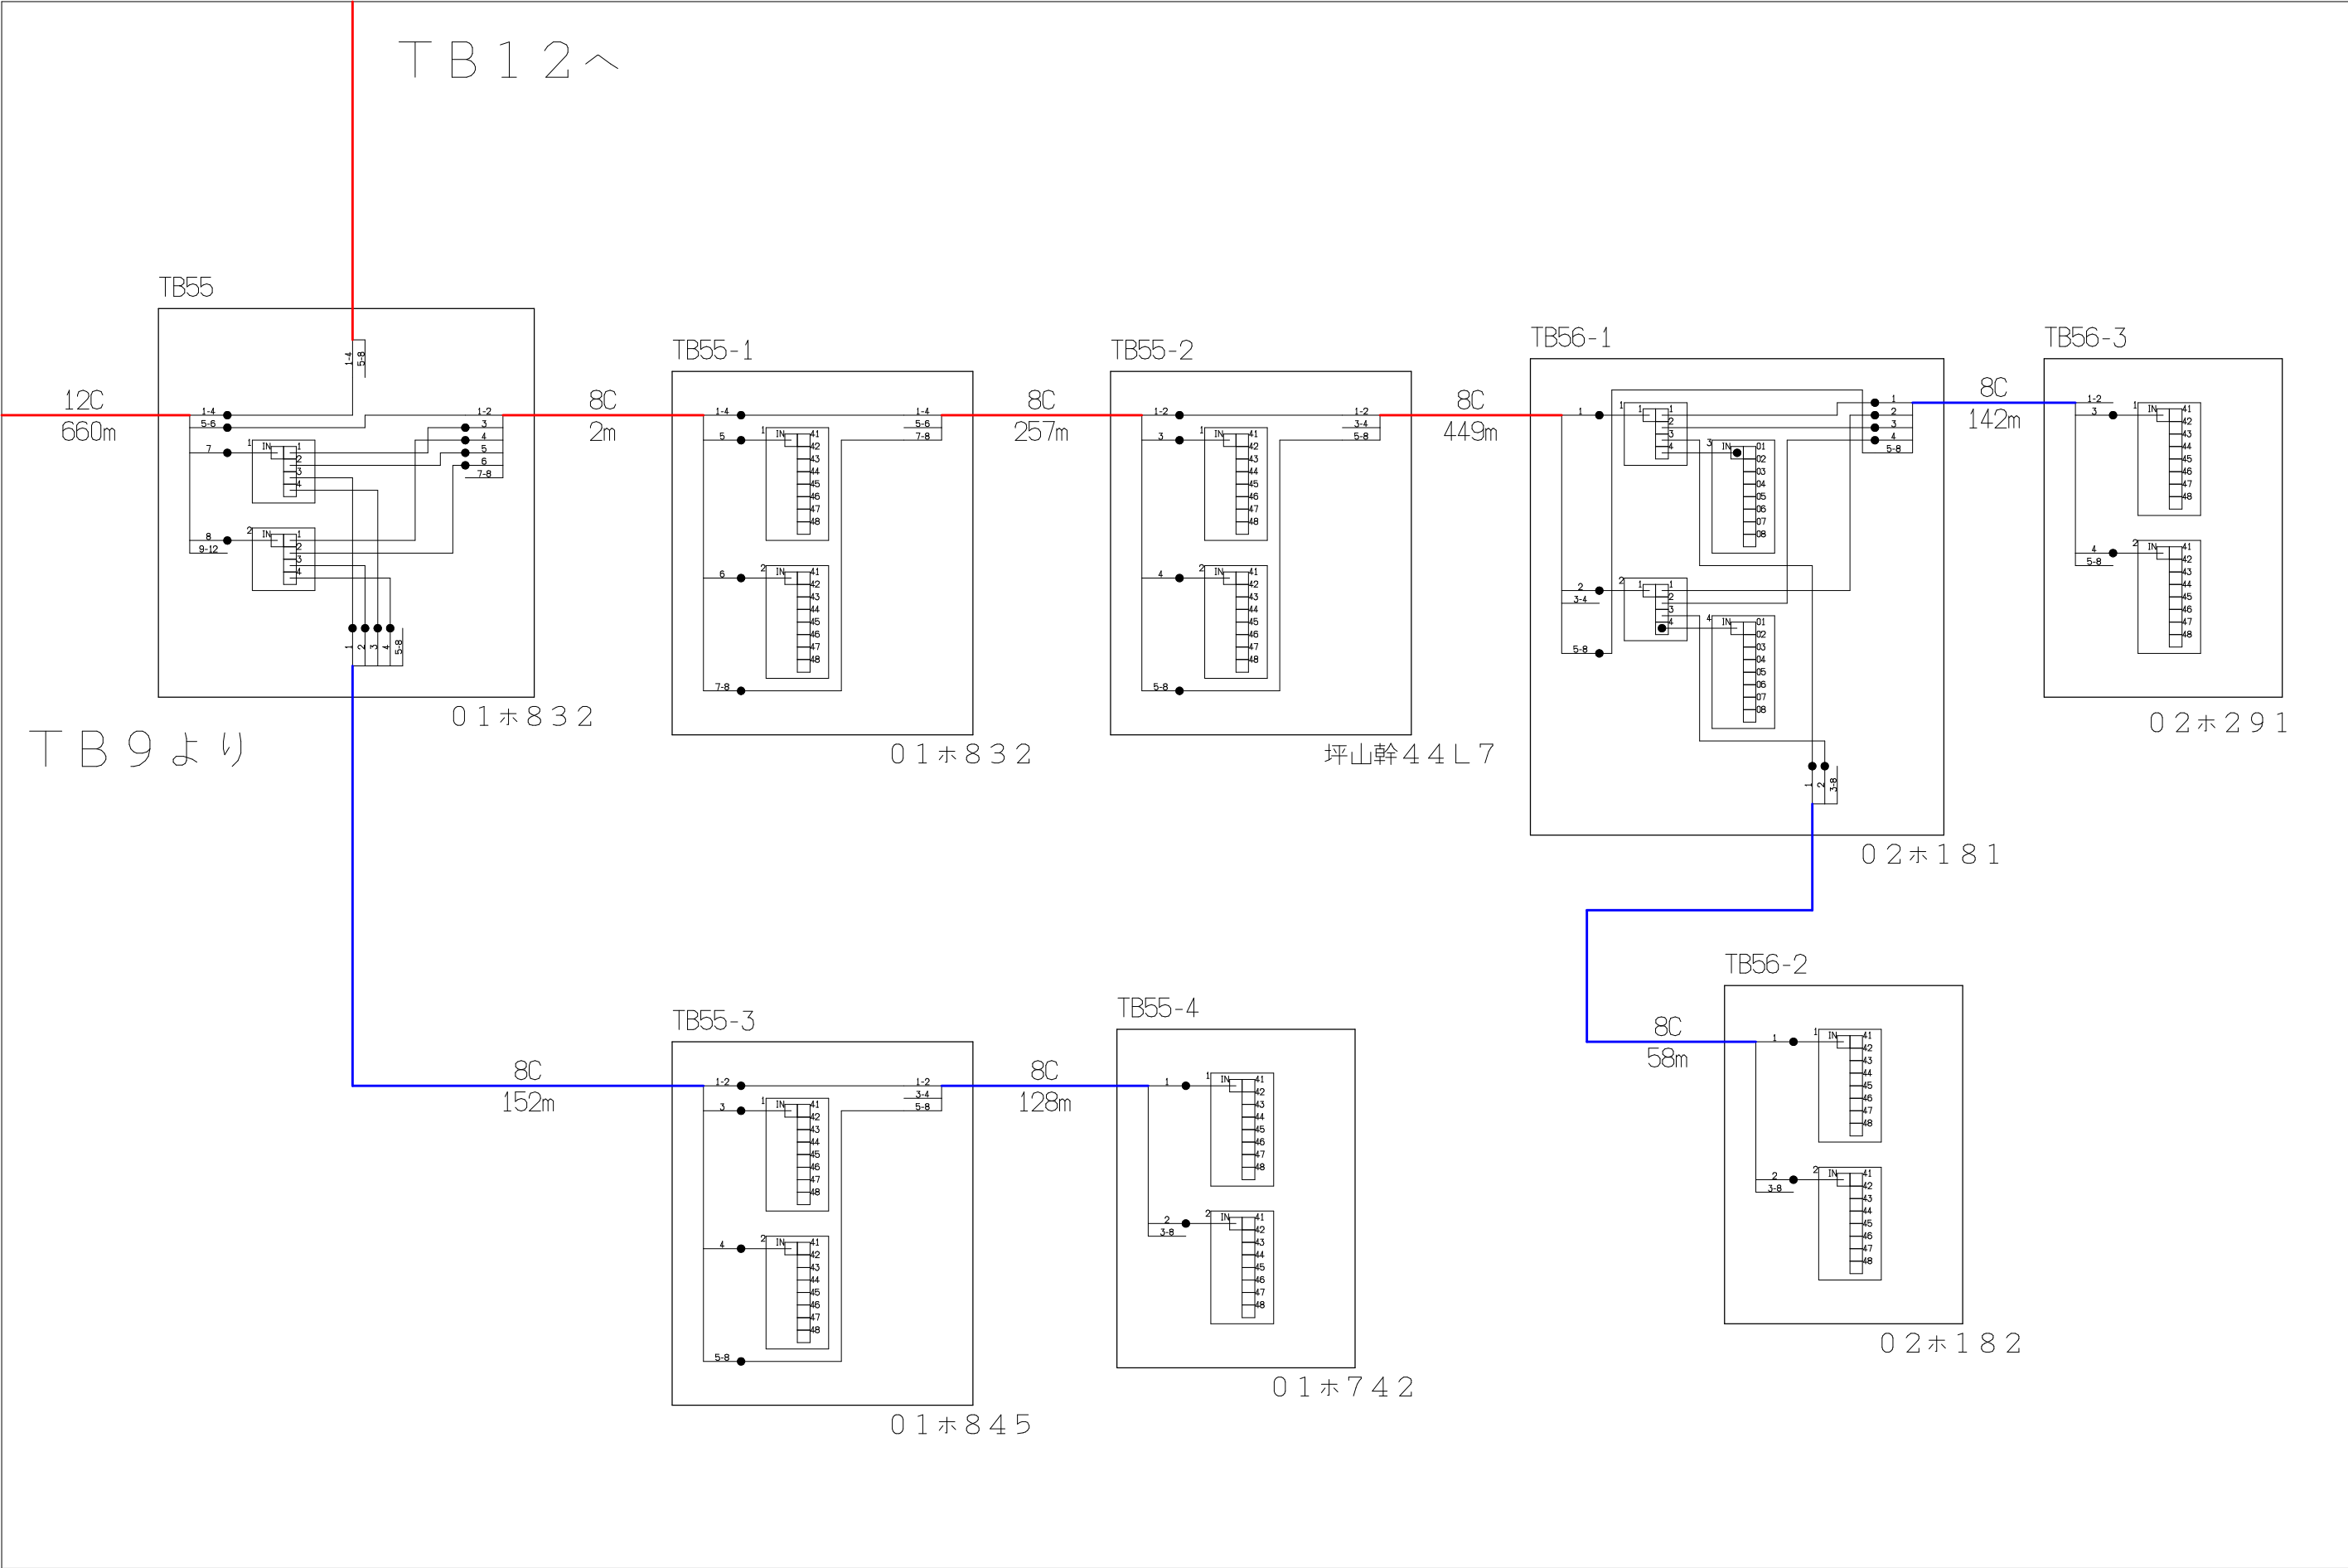

| シンボル                                                                                | 内 容     | シンボル                                                                                | 内 容     | シンボル | 内 容     |
|-------------------------------------------------------------------------------------|---------|-------------------------------------------------------------------------------------|---------|------|---------|
| ●                                                                                   | 融着箇所    |  | 8分岐子カプラ | ---  | FTTH連絡線 |
|  | 4分岐親カプラ |  |         | —    | FTTH幹線  |
|                                                                                     |         |                                                                                     |         | —    | FTTH分岐線 |
|                                                                                     |         |                                                                                     |         | xxC  | 敷設芯数    |


|     |             |  |     |                             |  |          |             |    |
|-----|-------------|--|-----|-----------------------------|--|----------|-------------|----|
|     | TB12        |  | 業務名 | 長野市戸隠・鬼無里<br>情報通信施設光化工事     |  | 図面<br>名称 | 光 芯 線 接 続 図 |    |
| TB9 | <b>TB11</b> |  | 企業名 | シーテック・日本電気通信工業<br>特定建設共同企業体 |  | 図面<br>番号 | TB11        | 縮尺 |
|     |             |  |     |                             |  | 作成日      | 2025年2月14日  |    |

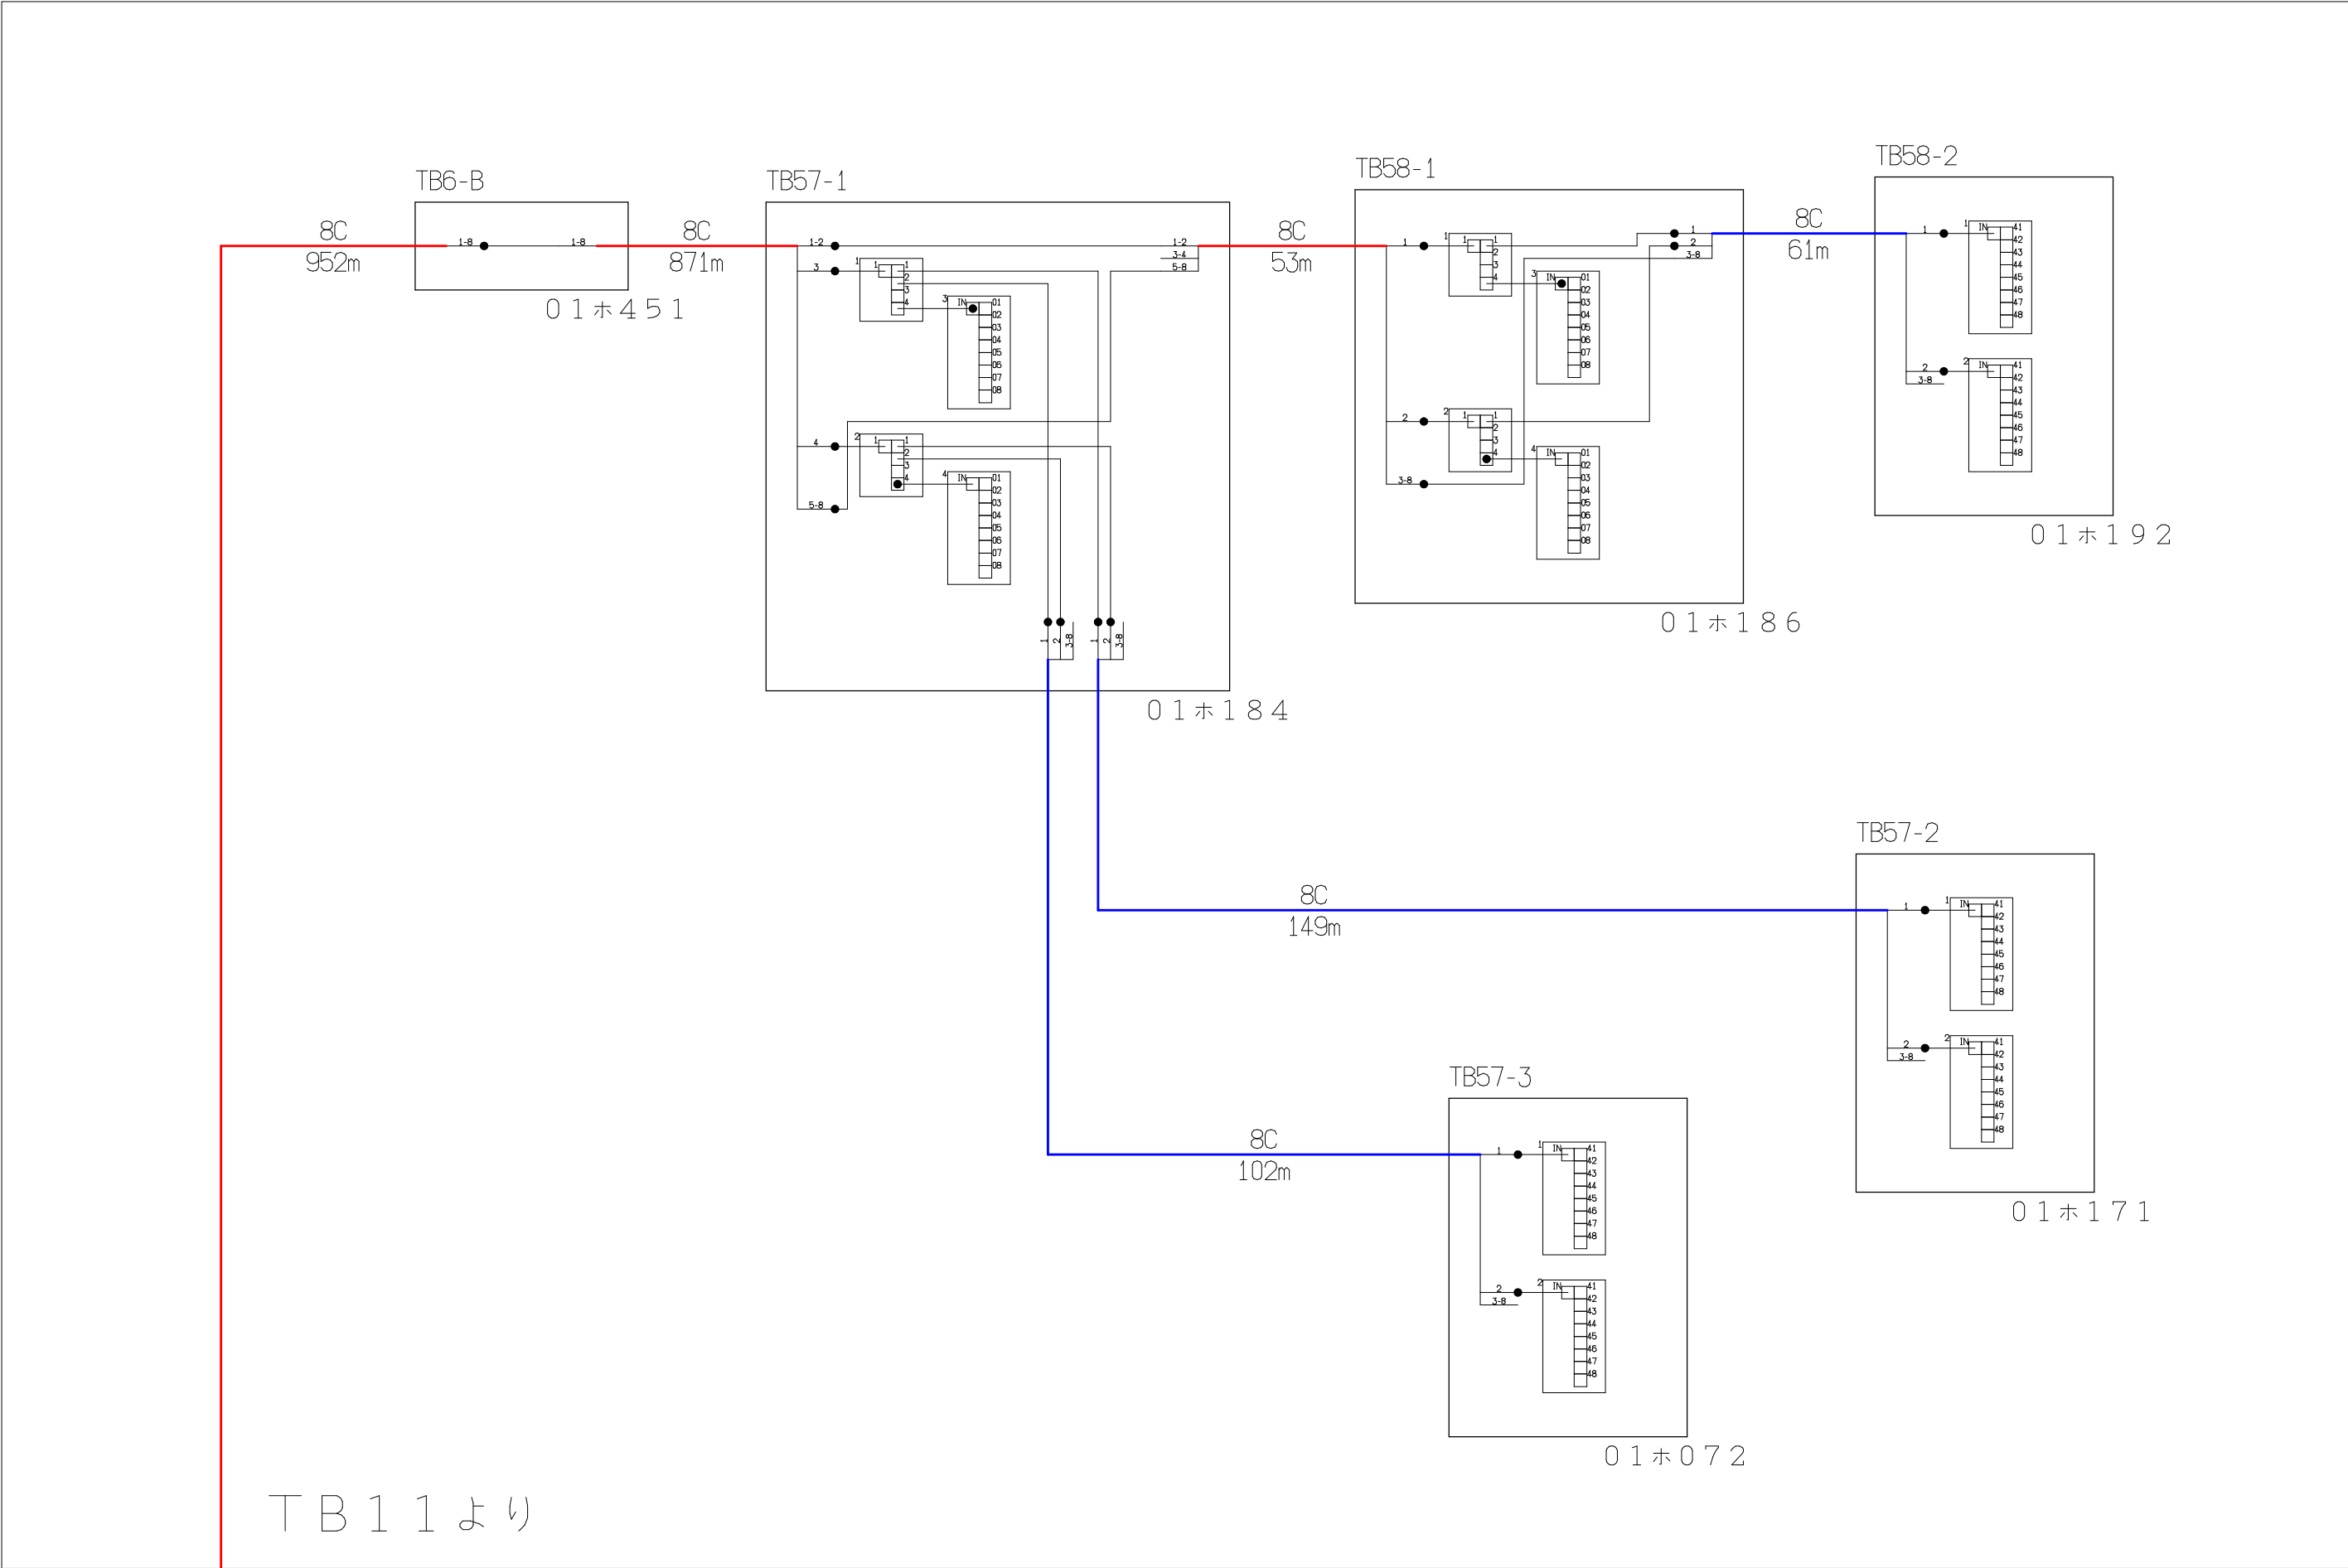

| シンボル                                                                                | 内 容     | シンボル                                                                                | 内 容     | シンボル                                                                                | 内 容     |
|-------------------------------------------------------------------------------------|---------|-------------------------------------------------------------------------------------|---------|-------------------------------------------------------------------------------------|---------|
| ●                                                                                   | 融着箇所    |  | 8分岐子カプラ |  | FTTH連絡線 |
|  | 4分岐親カプラ |  |         |  | FTTH幹線  |
|                                                                                     |         |                                                                                     |         |  | FTTH分岐線 |
|                                                                                     |         |                                                                                     |         | xxC                                                                                 | 敷設芯数    |


|  |      |  |     |                             |          |          |             |  |
|--|------|--|-----|-----------------------------|----------|----------|-------------|--|
|  |      |  | 業務名 | 長野市戸隠・鬼無里<br>情報通信施設光化工事     |          | 図面<br>名称 | 光 芯 線 接 続 図 |  |
|  | TB12 |  | 企業名 | シーテック・日本電気通信工業<br>特定建設共同企業体 | 図面<br>番号 | TB12     | 縮尺          |  |
|  | TB11 |  |     |                             |          | 作成日      | 2025年2月14日  |  |



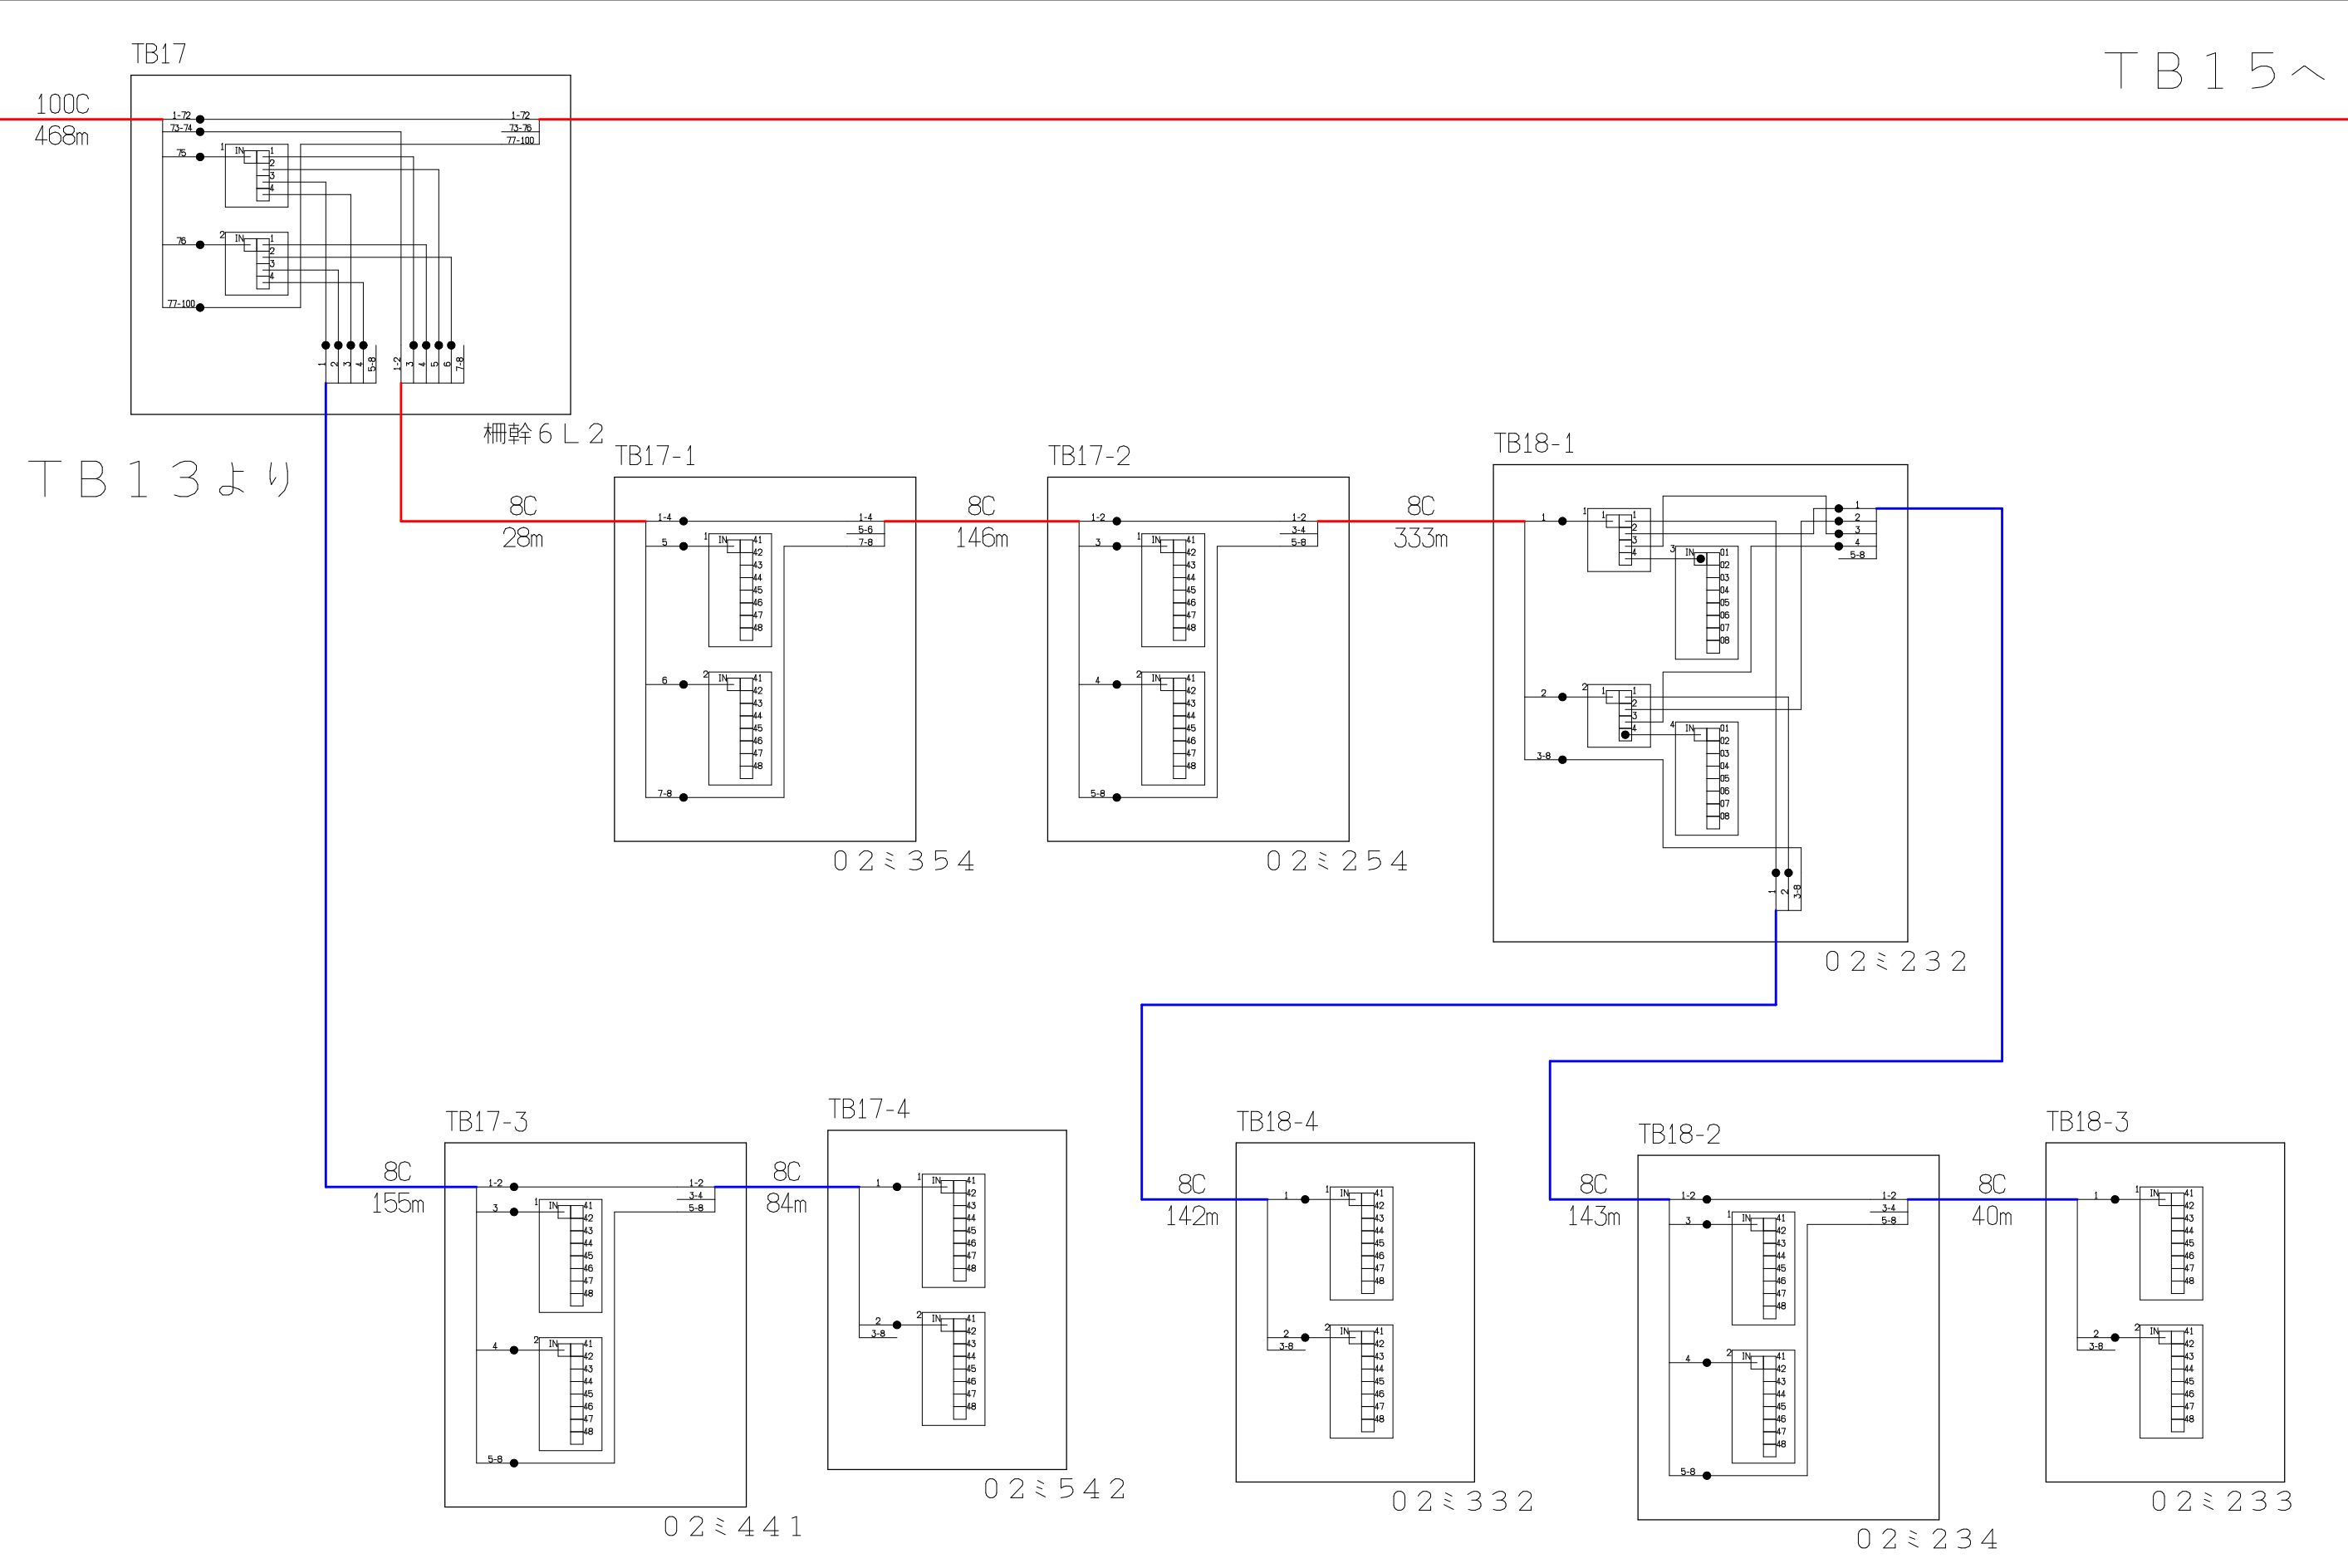


| シンボル | 内 容     | シンボル | 内 容     | シンボル | 内 容     |
|------|---------|------|---------|------|---------|
| ●    | 融着箇所    |      | 8分岐子カプラ | ---  | FTTH連絡線 |
|      | 4分岐親カプラ |      |         | —    | FTTH幹線  |
|      |         |      |         | —    | FTTH分岐線 |
|      |         |      |         | xxC  | 敷設芯数    |

|      |      |      |     |                             |          |             |
|------|------|------|-----|-----------------------------|----------|-------------|
| TB13 | TB14 | TB15 | 業務名 | 長野市戸隠・鬼無里<br>情報通信施設光化工事     | 図面<br>名称 | 光 芯 線 接 続 図 |
|      |      |      | 企業名 | シーテック・日本電気通信工業<br>特定建設共同企業体 | 図面<br>番号 | TB14        |
|      |      |      |     |                             | 縮尺       |             |
|      |      |      |     |                             | 作成日      | 2025年2月14日  |

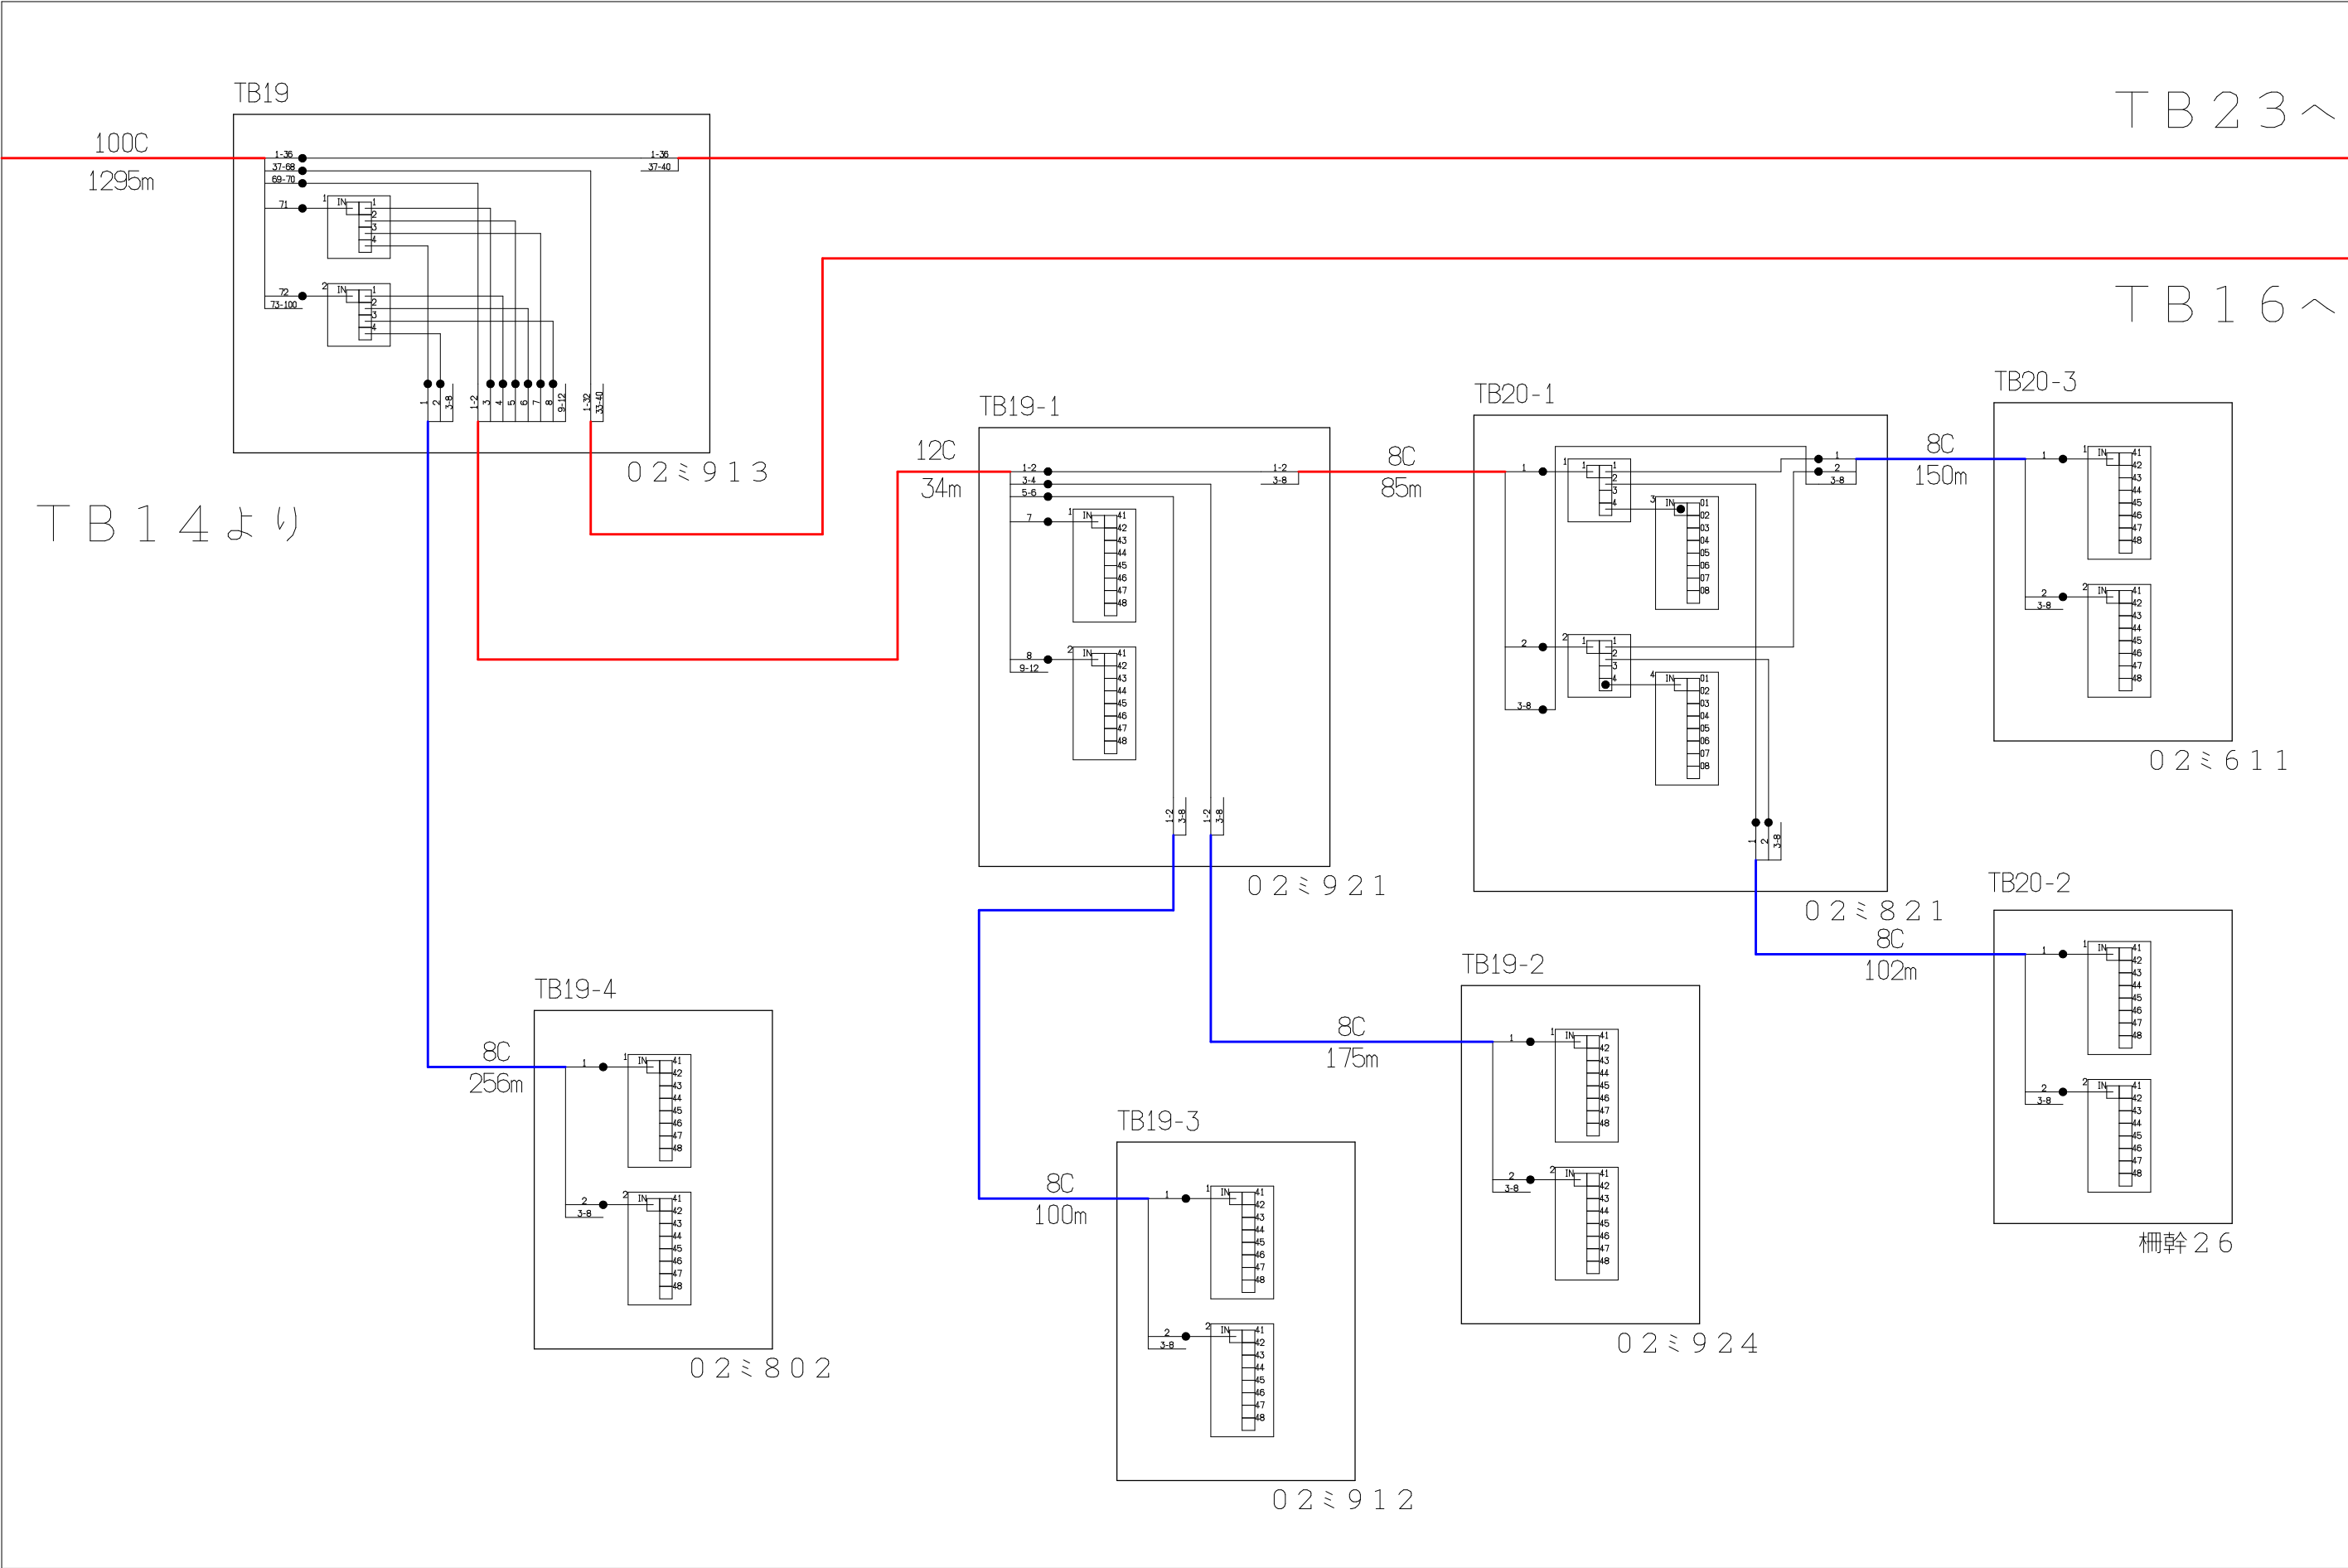

| シンボル                                                                                | 内 容     | シンボル                                                                                | 内 容     | シンボル                                                                                | 内 容     |
|-------------------------------------------------------------------------------------|---------|-------------------------------------------------------------------------------------|---------|-------------------------------------------------------------------------------------|---------|
| ●                                                                                   | 融着箇所    |  | 8分岐子カプラ |  | FTTH連絡線 |
|  | 4分岐親カプラ |  |         |  | FTTH幹線  |
|                                                                                     |         |  |         |  | FTTH分岐線 |
|                                                                                     |         |                                                                                     | xxC     |                                                                                     | 敷設芯数    |


|      |      |      |     |                             |  |          |             |            |
|------|------|------|-----|-----------------------------|--|----------|-------------|------------|
|      |      |      | 業務名 | 長野市戸隠・鬼無里<br>情報通信施設光化工事     |  | 図面<br>名称 | 光 芯 線 接 続 図 |            |
| TB14 | TB15 | TB23 | 企業名 | シーテック・日本電気通信工業<br>特定建設共同企業体 |  | 図面<br>番号 | TB15        | 縮尺         |
|      |      | TB16 |     |                             |  |          | 作成日         | 2025年2月14日 |

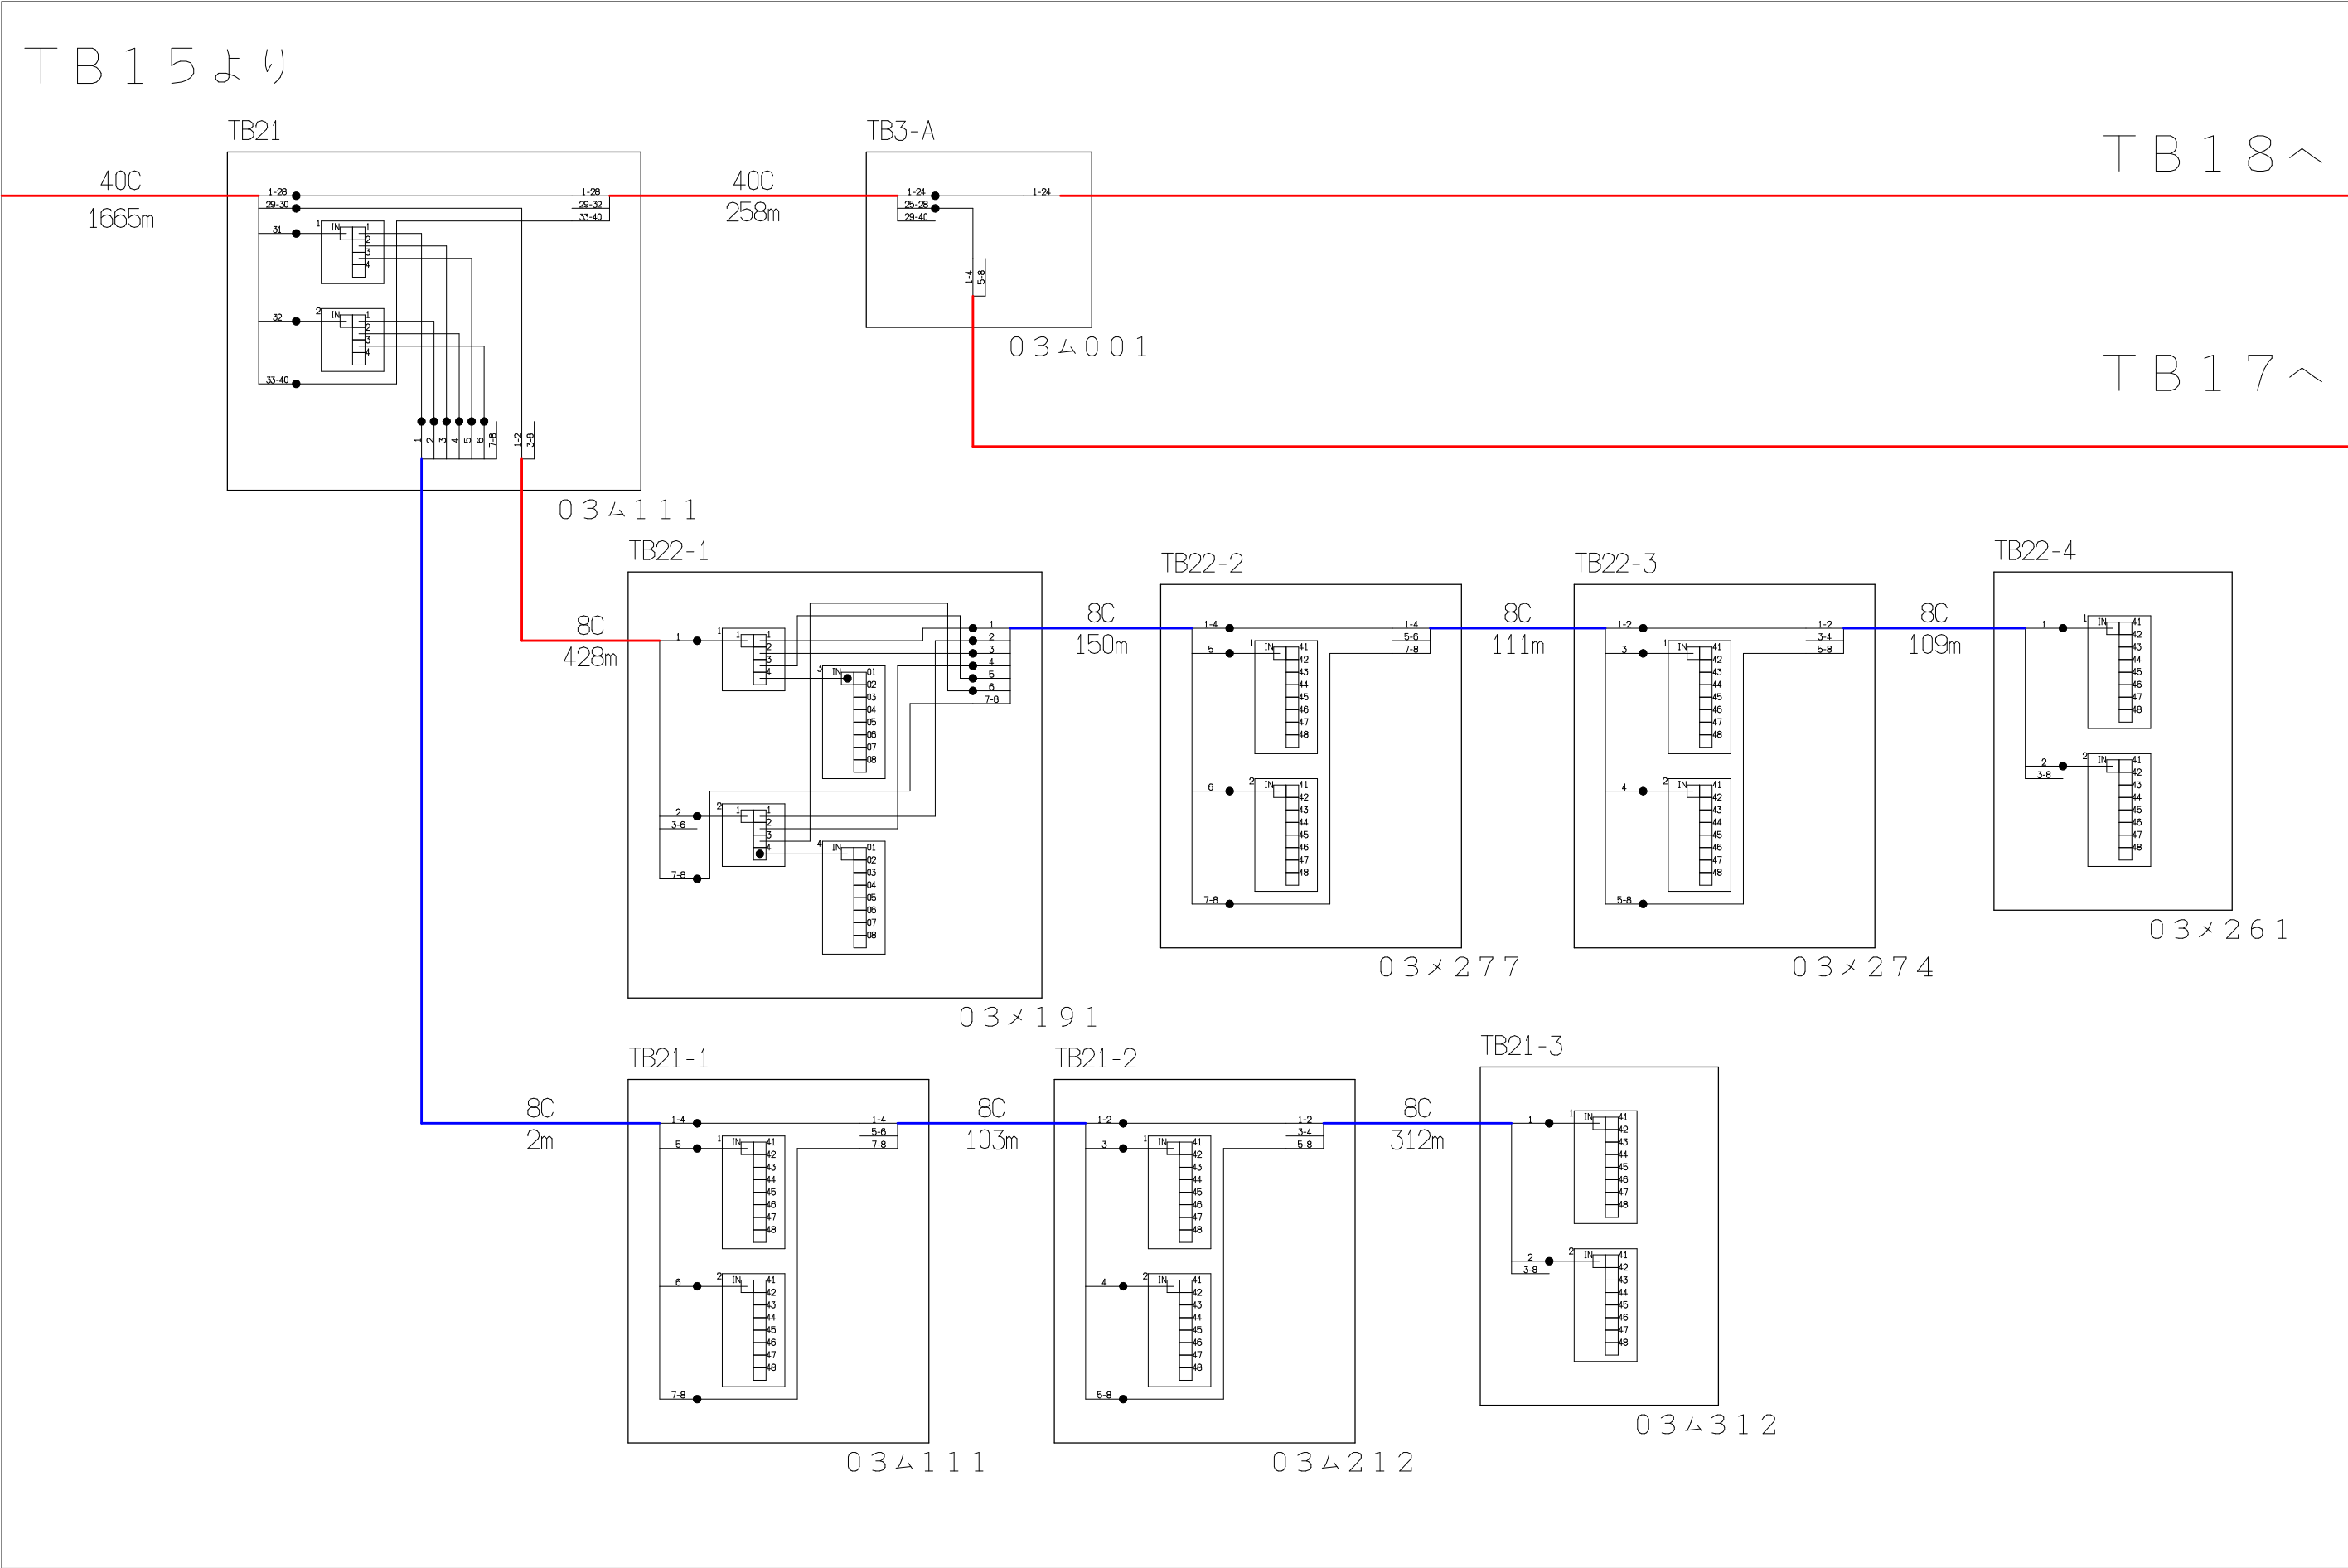

| シンボル | 内 容     | シンボル | 内 容     | シンボル | 内 容     |
|------|---------|------|---------|------|---------|
| ●    | 融着箇所    |      | 8分岐子カプラ | ---  | FTTH連絡線 |
|      | 4分岐親カプラ |      |         | —    | FTTH幹線  |
|      |         |      |         | —    | FTTH分岐線 |
|      |         |      |         | xxC  | 敷設芯数    |


|      |             |      |     |                             |          |             |
|------|-------------|------|-----|-----------------------------|----------|-------------|
| TB15 | <b>TB16</b> | TB18 | 業務名 | 長野市戸隠・鬼無里<br>情報通信施設光化工事     | 図面<br>名称 | 光 芯 線 接 続 図 |
|      |             | TB17 | 企業名 | シーテック・日本電気通信工業<br>特定建設共同企業体 | 図面<br>番号 | TB16        |
|      |             |      |     |                             | 縮尺       |             |
|      |             |      |     |                             | 作成日      | 2025年2月14日  |

T B 1 6 よ り

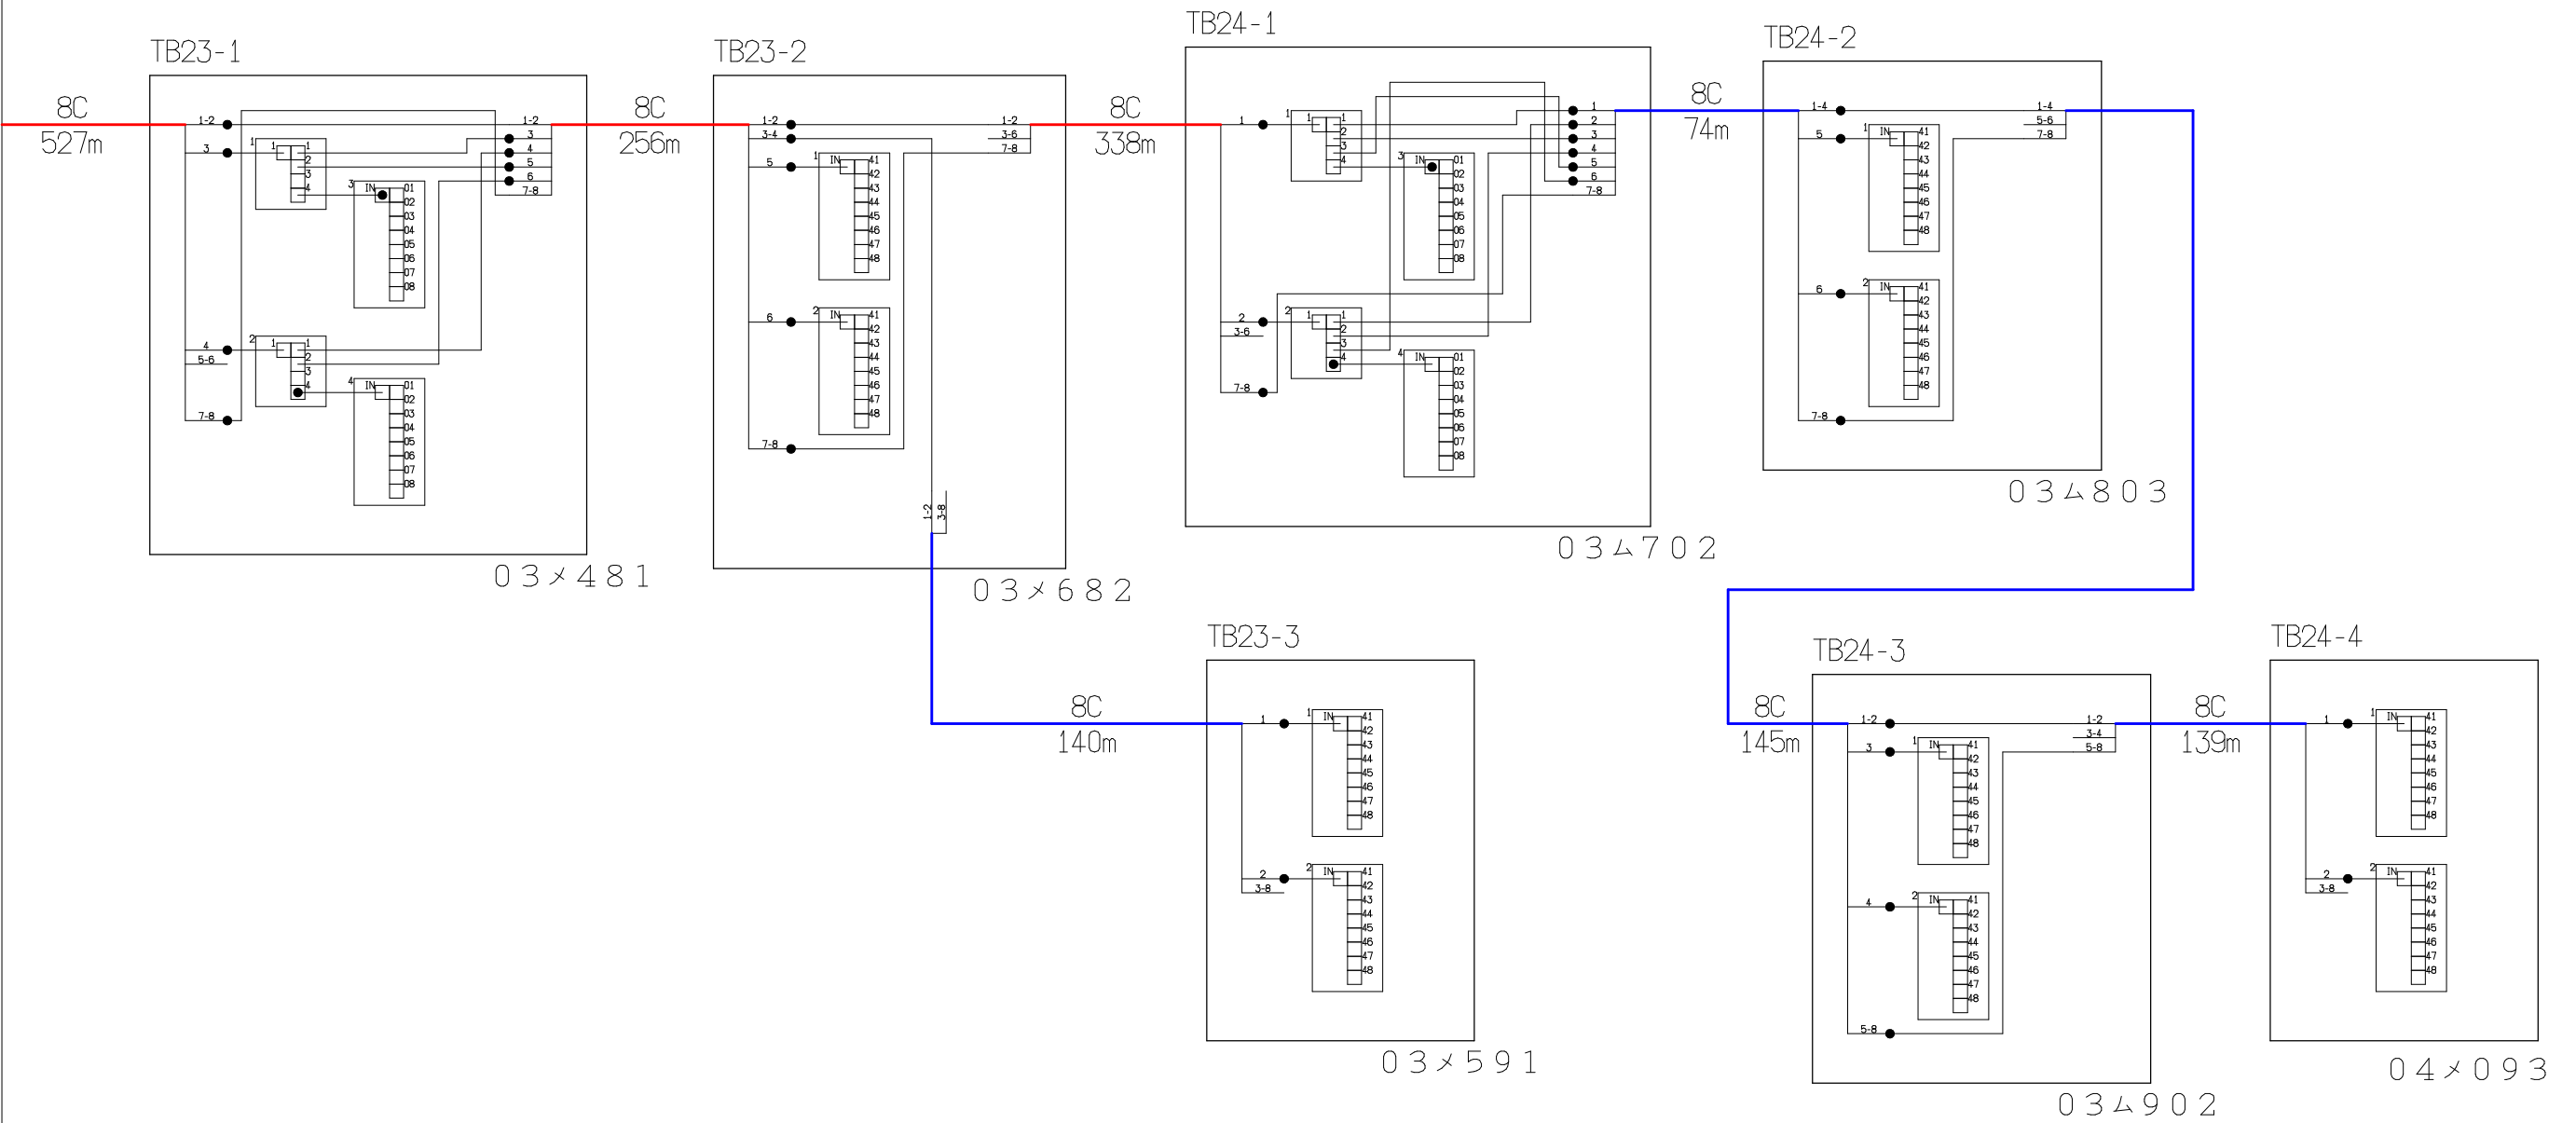


| シンボル                                                                                | 内 容      | シンボル                                                                                | 内 容                                                                                 | シンボル                                                                                | 内 容        |
|-------------------------------------------------------------------------------------|----------|-------------------------------------------------------------------------------------|-------------------------------------------------------------------------------------|-------------------------------------------------------------------------------------|------------|
| ●                                                                                   | 融着箇所     |  | 8分岐子キャブラ                                                                            |  | F T T H連絡線 |
|  | 4分岐機キャブラ |                                                                                     |  | F T T H幹線                                                                           |            |
|                                                                                     |          |                                                                                     |  | F T T H分岐線                                                                          |            |
|                                                                                     |          |                                                                                     |                                                                                     | ×xC                                                                                 | 敷設芯数       |

[illegible]

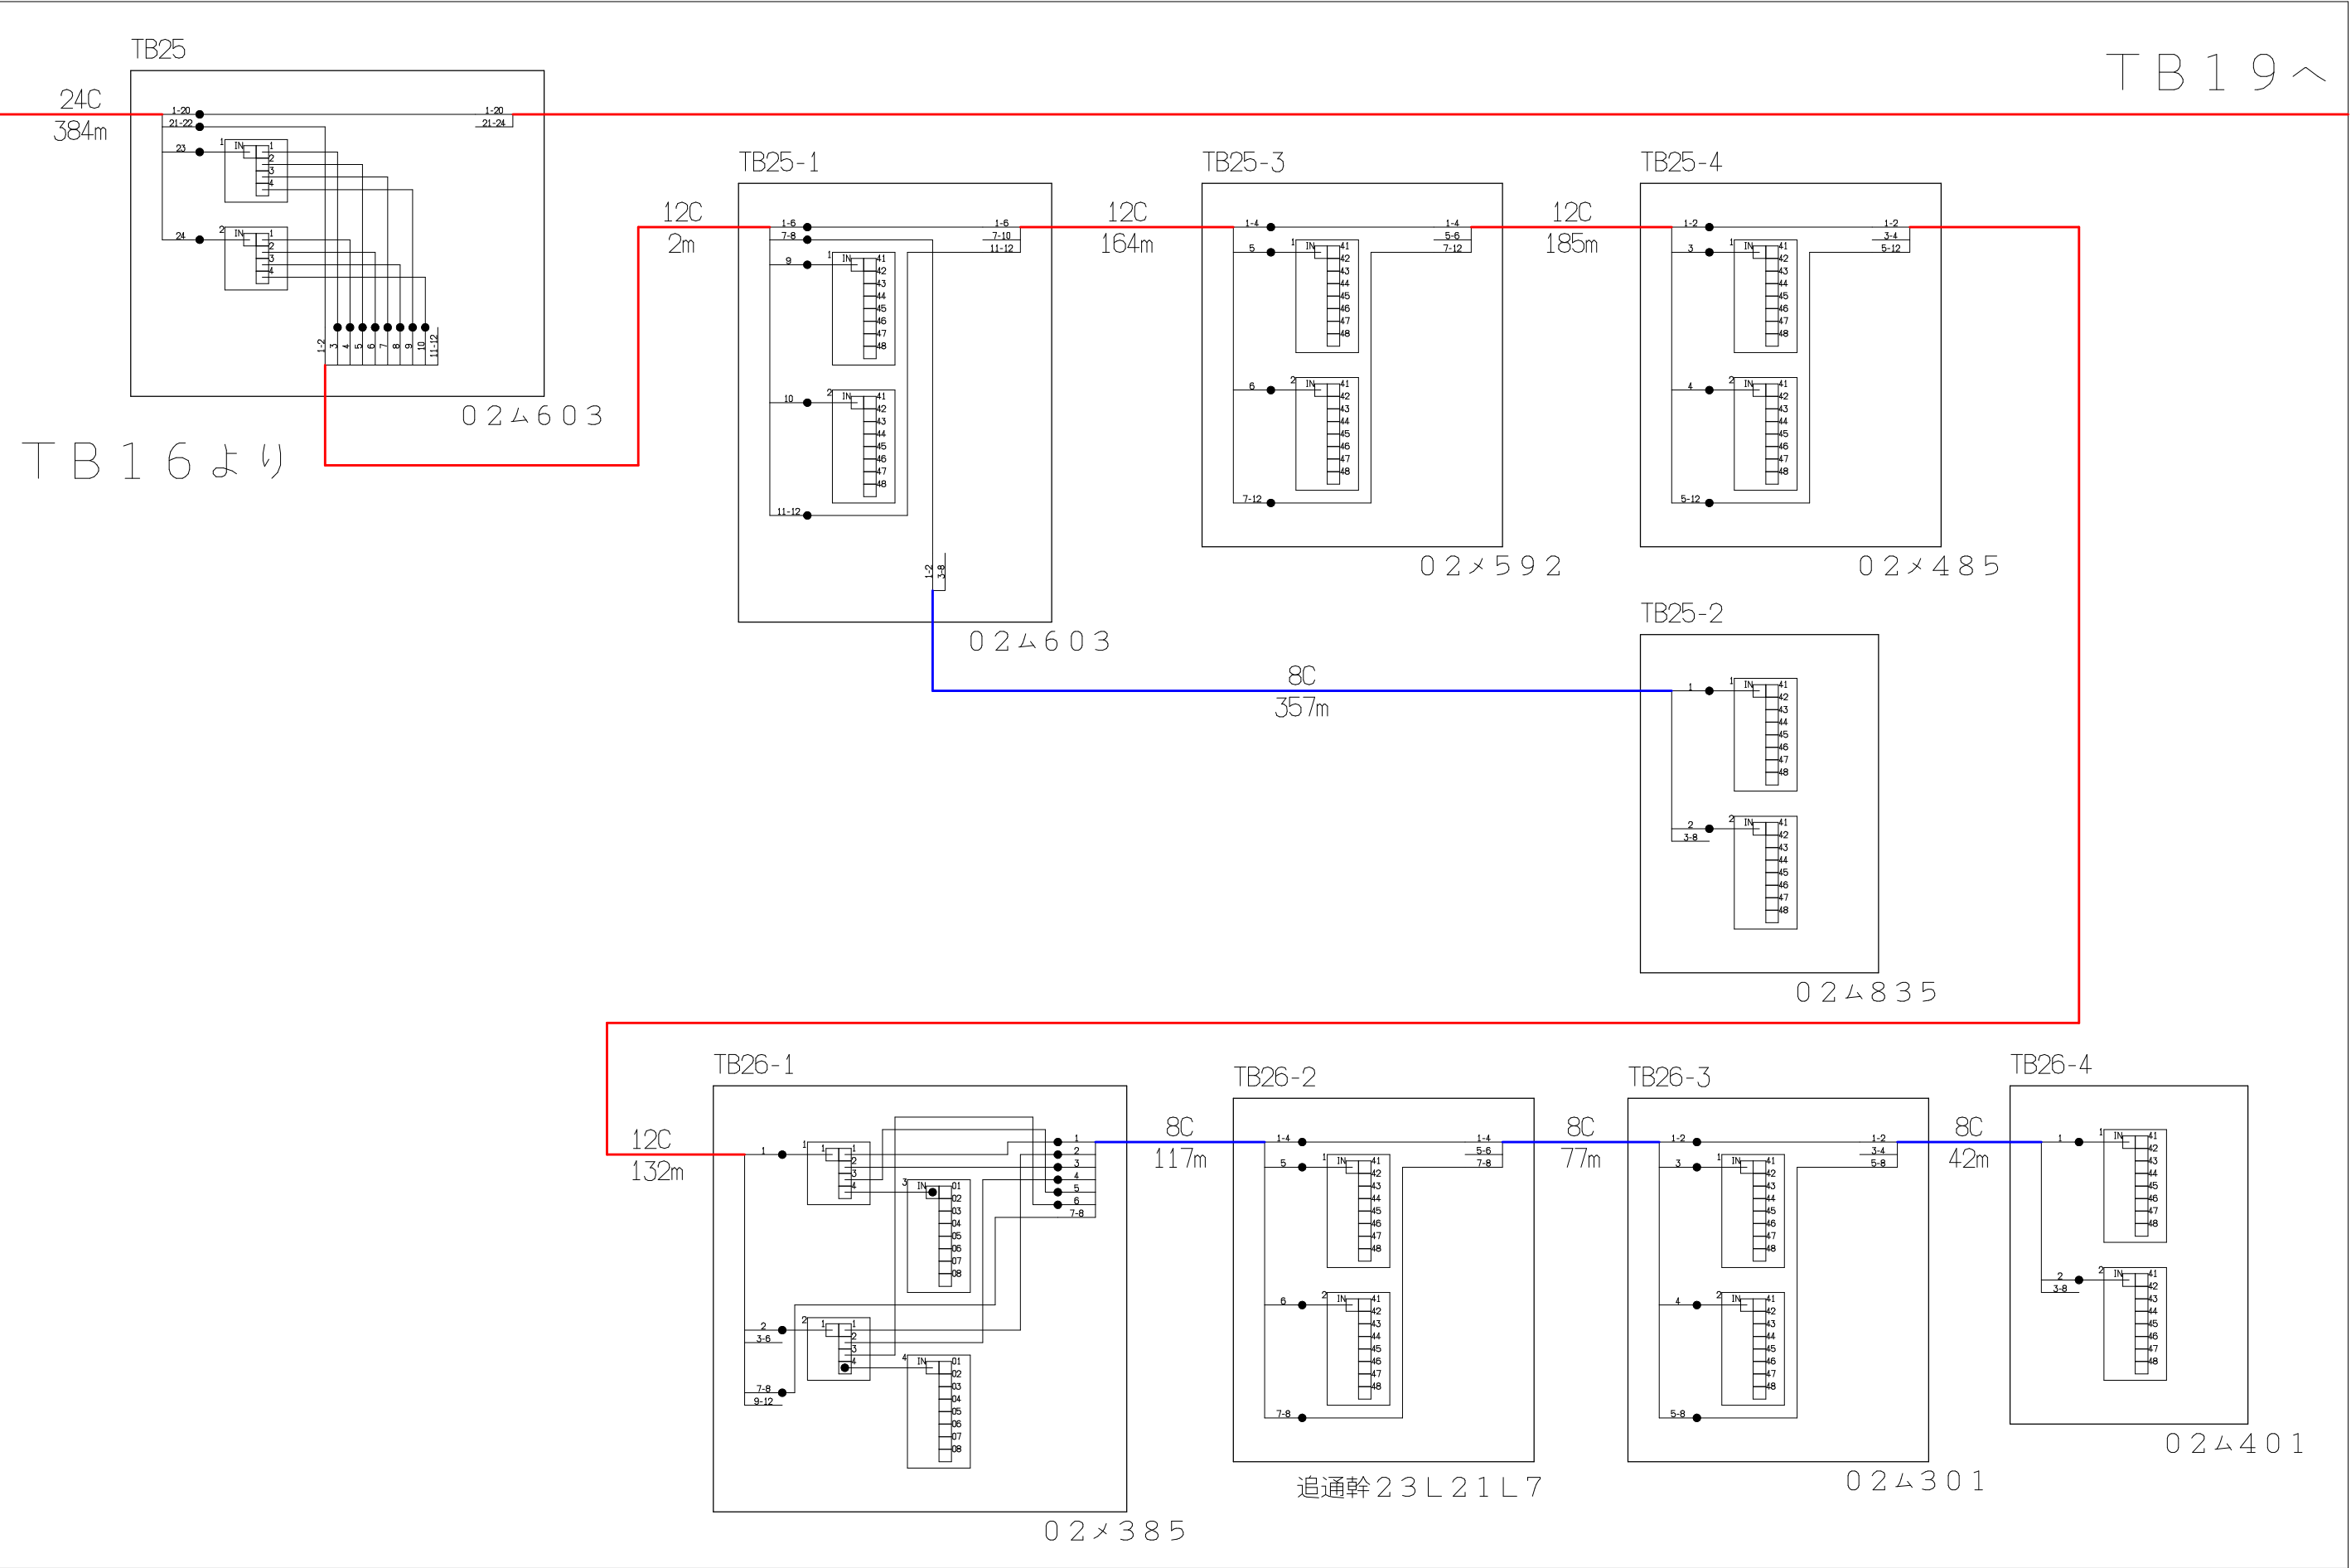

| シンボル                                                                                | 内 容     | シンボル                                                                                | 内 容     | シンボル | 内 容     |
|-------------------------------------------------------------------------------------|---------|-------------------------------------------------------------------------------------|---------|------|---------|
| ●                                                                                   | 融着箇所    |  | 8分岐子カプラ | ---  | FTTH連絡線 |
|  | 4分岐親カプラ |  |         | —    | FTTH幹線  |
|                                                                                     |         |  |         | —    | FTTH分岐線 |
|                                                                                     |         |                                                                                     |         | xxC  | 敷設芯数    |

|      |      |      |     |                             |  |          |             |     |            |
|------|------|------|-----|-----------------------------|--|----------|-------------|-----|------------|
|      |      |      | 業務名 | 長野市戸隠・鬼無里<br>情報通信施設光化工事     |  | 図面<br>名称 | 光 芯 線 接 続 図 |     |            |
| TB16 | TB19 | TB19 | 企業名 | シーテック・日本電気通信工業<br>特定建設共同企業体 |  | 図面<br>番号 | TB18        | 縮尺  |            |
|      |      |      |     |                             |  |          |             | 作成日 | 2025年2月14日 |

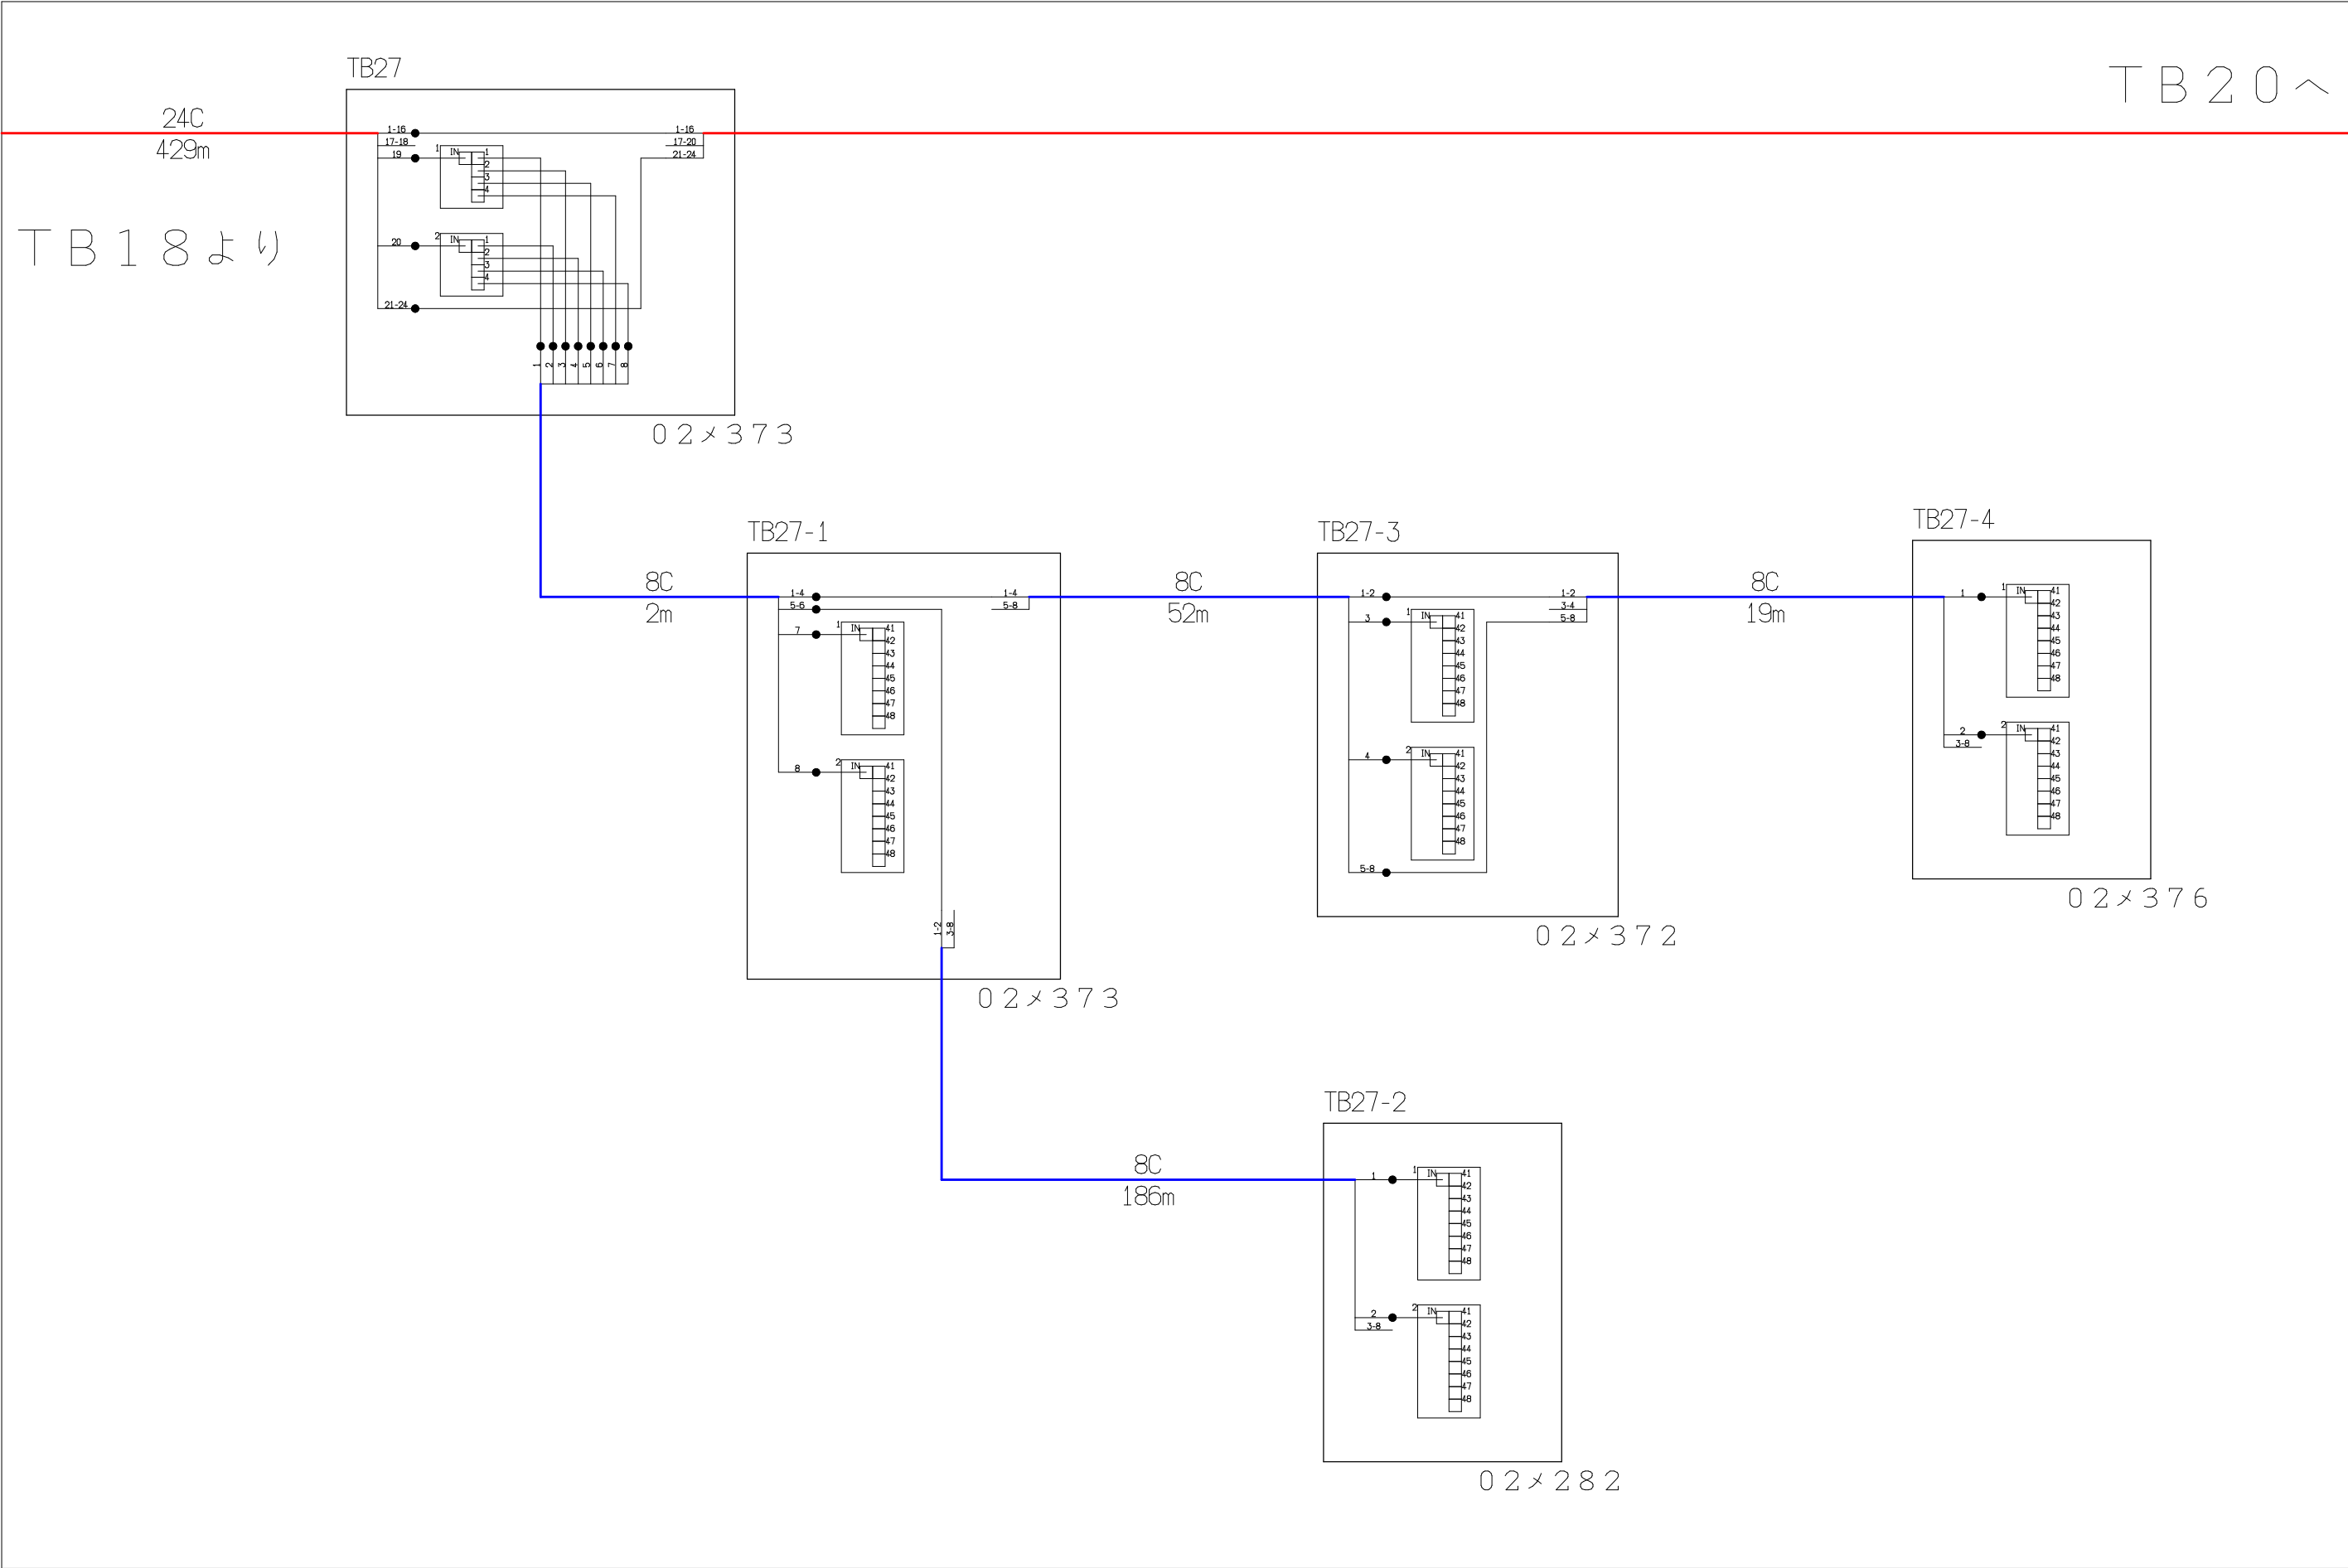


| シンボル | 内 容     | シンボル | 内 容     | シンボル | 内 容     |
|------|---------|------|---------|------|---------|
| ●    | 融着箇所    |      | 8分岐子カプラ | ---  | FTTH連絡線 |
|      | 4分岐親カプラ |      |         | —    | FTTH幹線  |
|      |         |      |         | —    | FTTH分岐線 |
|      |         |      |         | xxC  | 敷設芯数    |

|      |      |      |     |                             |          |             |
|------|------|------|-----|-----------------------------|----------|-------------|
|      |      |      | 業務名 | 長野市戸隠・鬼無里<br>情報通信施設光化工事     | 図面<br>名称 | 光 芯 線 接 続 図 |
| TB18 | TB19 | TB20 | 企業名 | シーテック・日本電気通信工業<br>特定建設共同企業体 | 図面<br>番号 | TB19        |
|      |      |      |     |                             | 縮尺       |             |
|      |      |      |     |                             | 作成日      | 2025年2月14日  |

T B 1 9 よ り


TB 21 ^

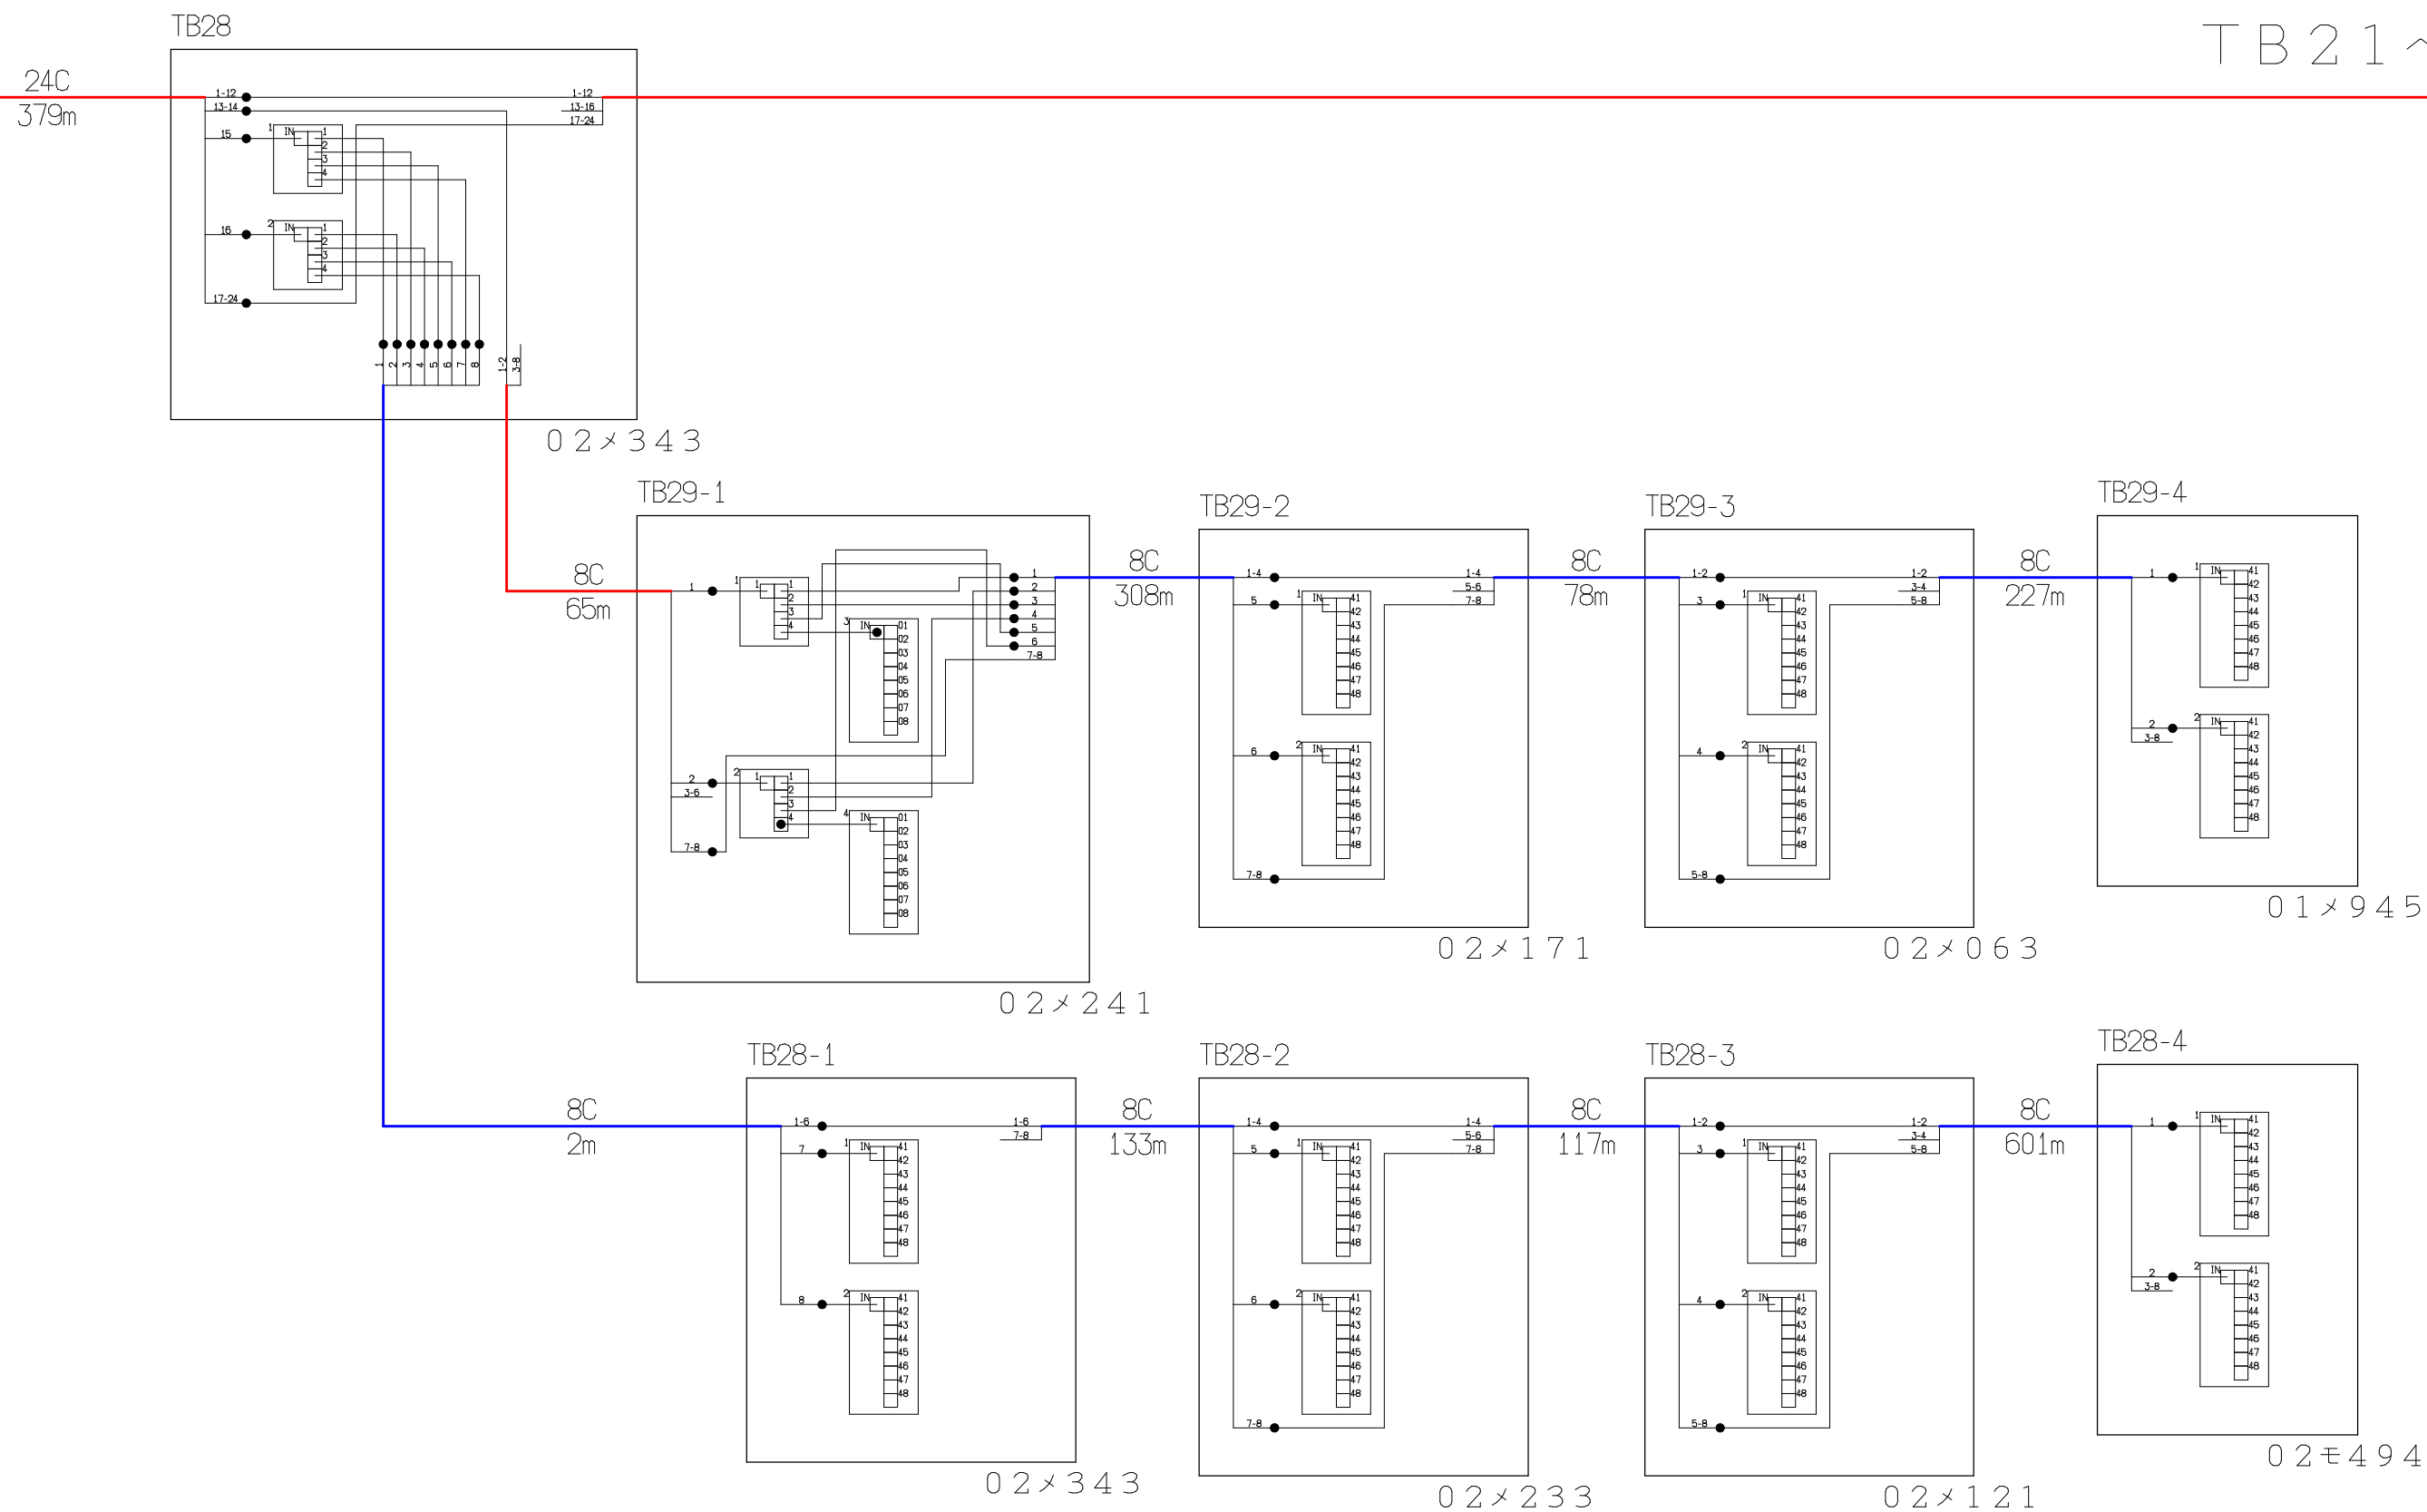

| シンボル                                                                                | 内 容     | シンボル                                                                                | 内 容      | シンボル | 内 容         |
|-------------------------------------------------------------------------------------|---------|-------------------------------------------------------------------------------------|----------|------|-------------|
| ●                                                                                   | 融着箇所    |  | 8分岐子ケーブル | ---  | F T T H 連絡線 |
|  | 4分岐ケーブル |                                                                                     |          | —    | F T T H 幹線  |
|                                                                                     |         |                                                                                     |          | —    | F T T H 分岐線 |
|                                                                                     |         |                                                                                     |          | xxC  | 敷設芯数        |


[illegible]



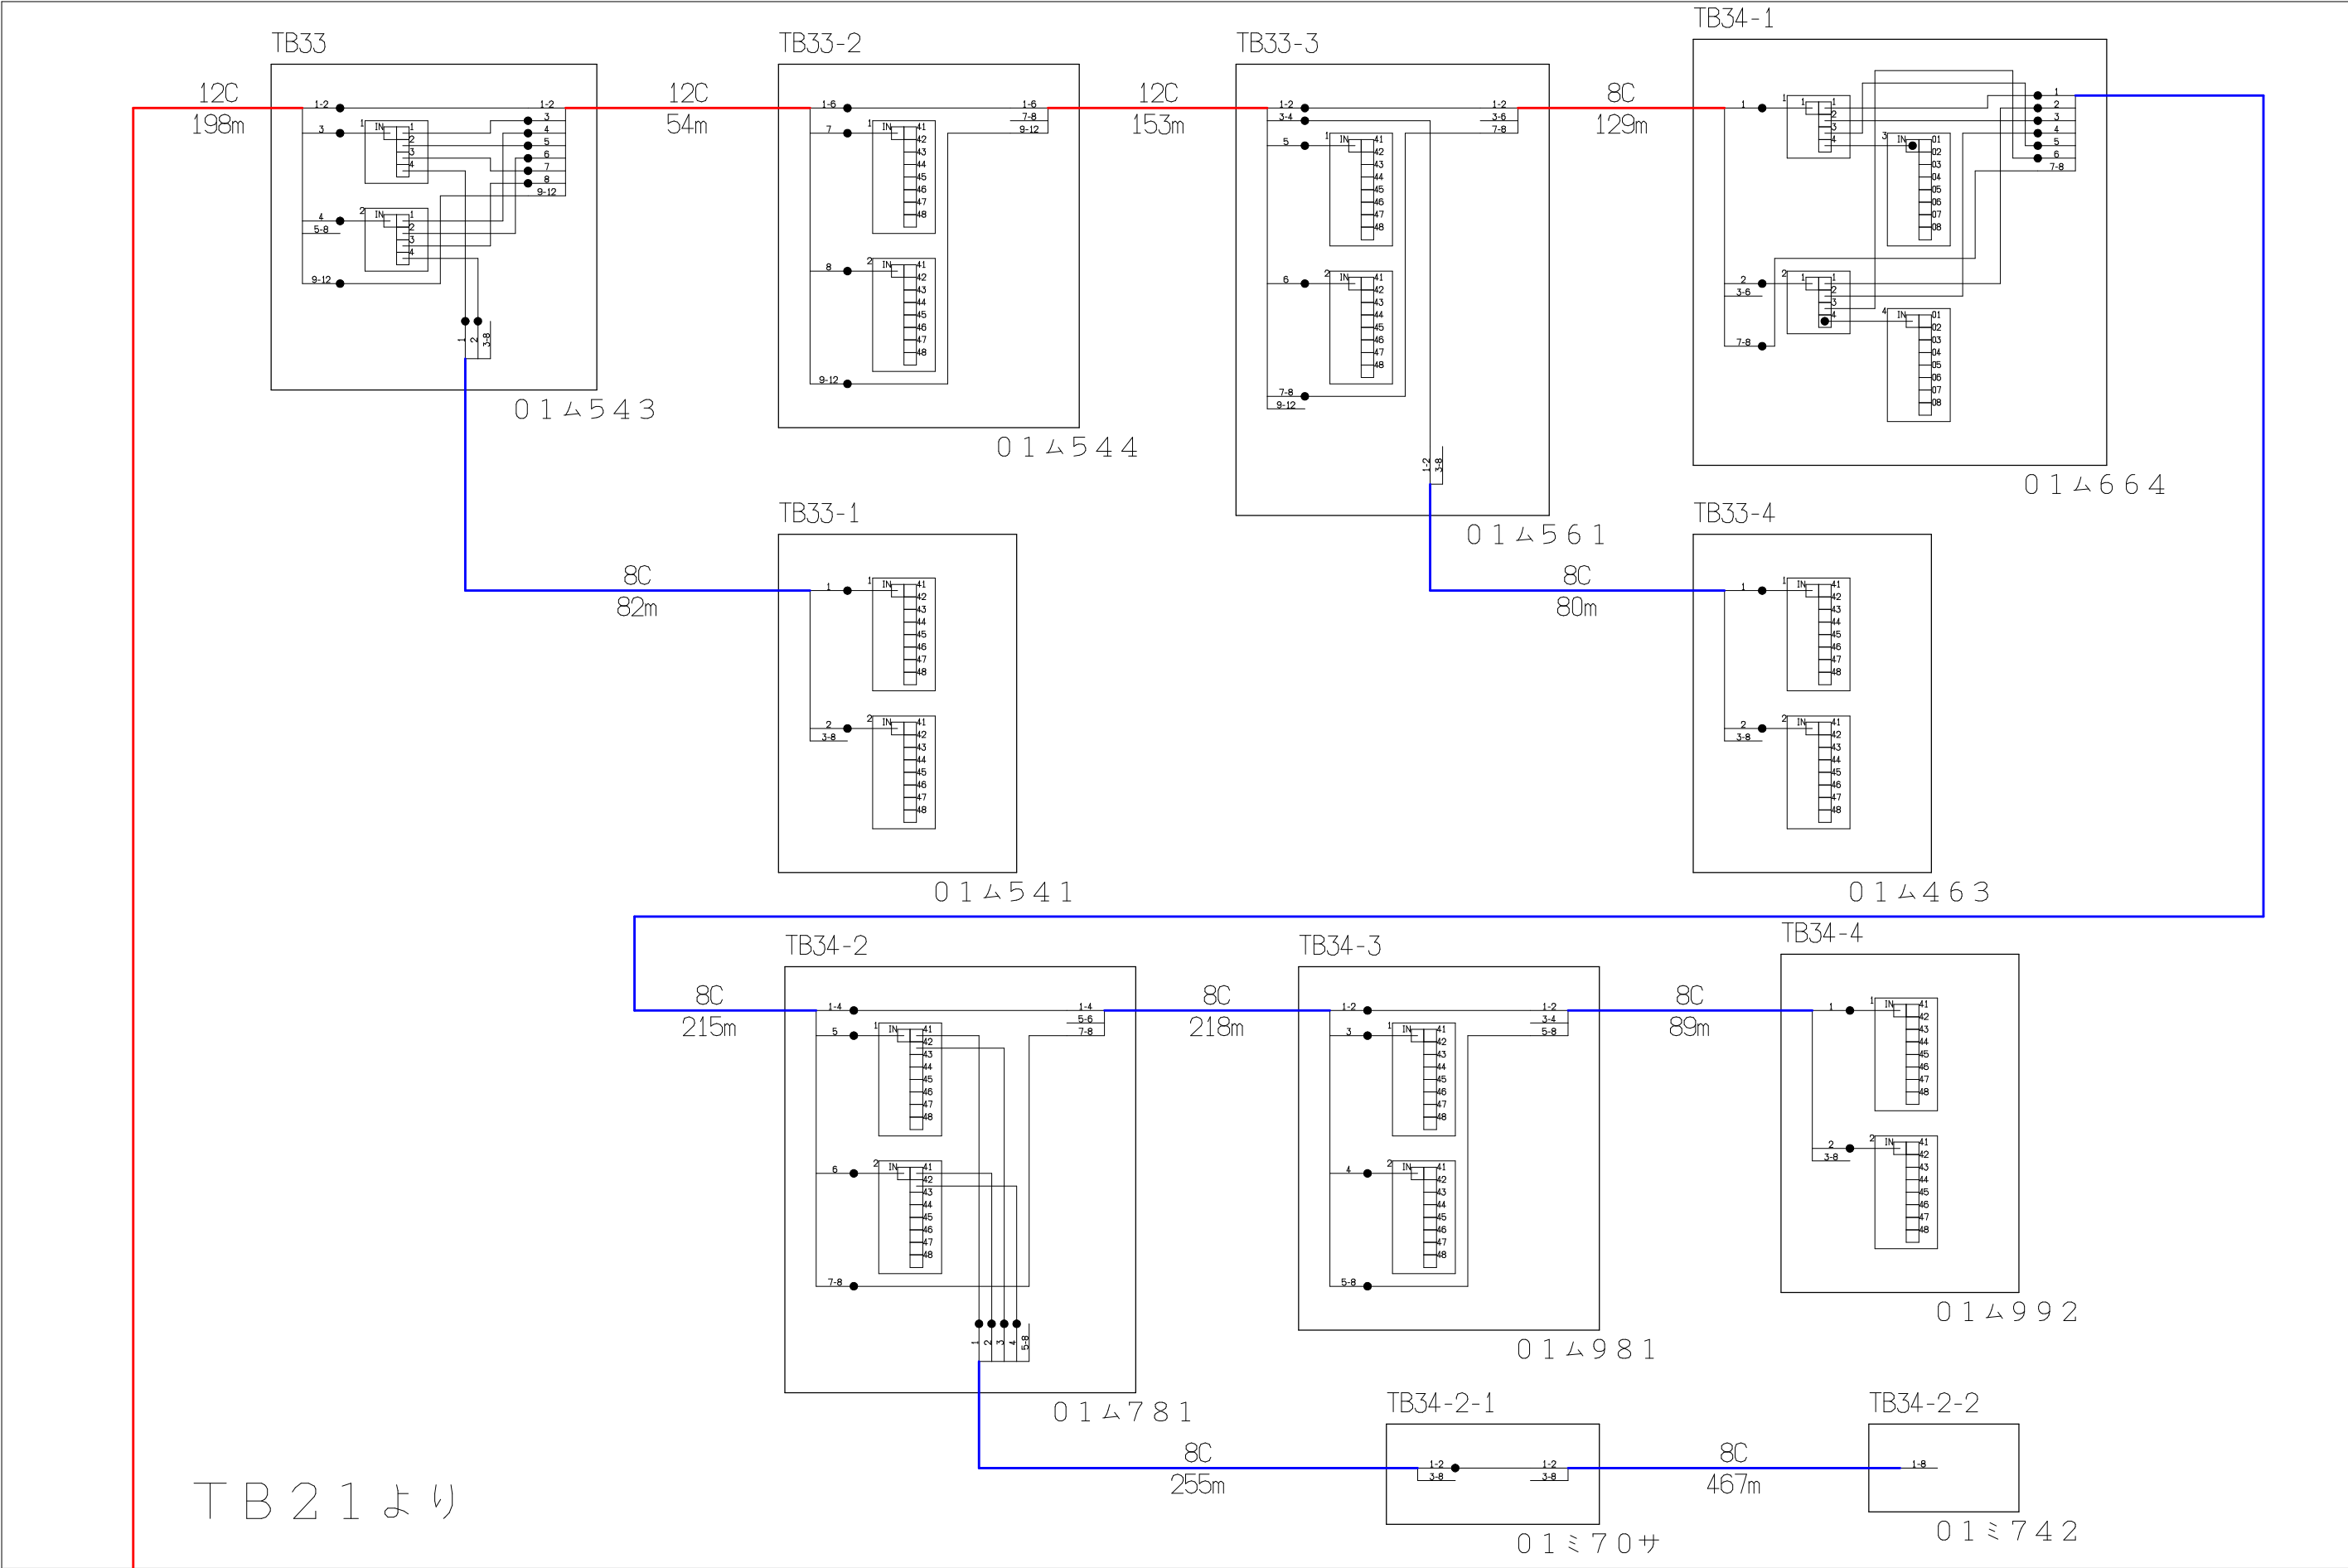

| シンボル                                                                                | 内 容     | シンボル                                                                                | 内 容     | シンボル                                                                                | 内 容     |
|-------------------------------------------------------------------------------------|---------|-------------------------------------------------------------------------------------|---------|-------------------------------------------------------------------------------------|---------|
| ●                                                                                   | 融着箇所    |  | 8分岐子カブラ |  | FTTH連絡線 |
|  | 4分岐親カブラ |  |         |  | FTTH幹線  |
|                                                                                     |         |  |         |  | FTTH分岐線 |
|                                                                                     |         |                                                                                     | xxC     |                                                                                     | 敷設芯数    |

|  |      |  |     |                             |  |          |             |            |
|--|------|--|-----|-----------------------------|--|----------|-------------|------------|
|  |      |  | 業務名 | 長野市戸隠・鬼無里<br>情報通信施設光化工事     |  | 図面<br>名称 | 光 芯 線 接 続 図 |            |
|  | TB22 |  | 企業名 | シーテック・日本電気通信工業<br>特定建設共同企業体 |  | 図面<br>番号 | TB22        | 縮尺         |
|  | TB21 |  |     |                             |  |          | 作成日         | 2025年2月14日 |

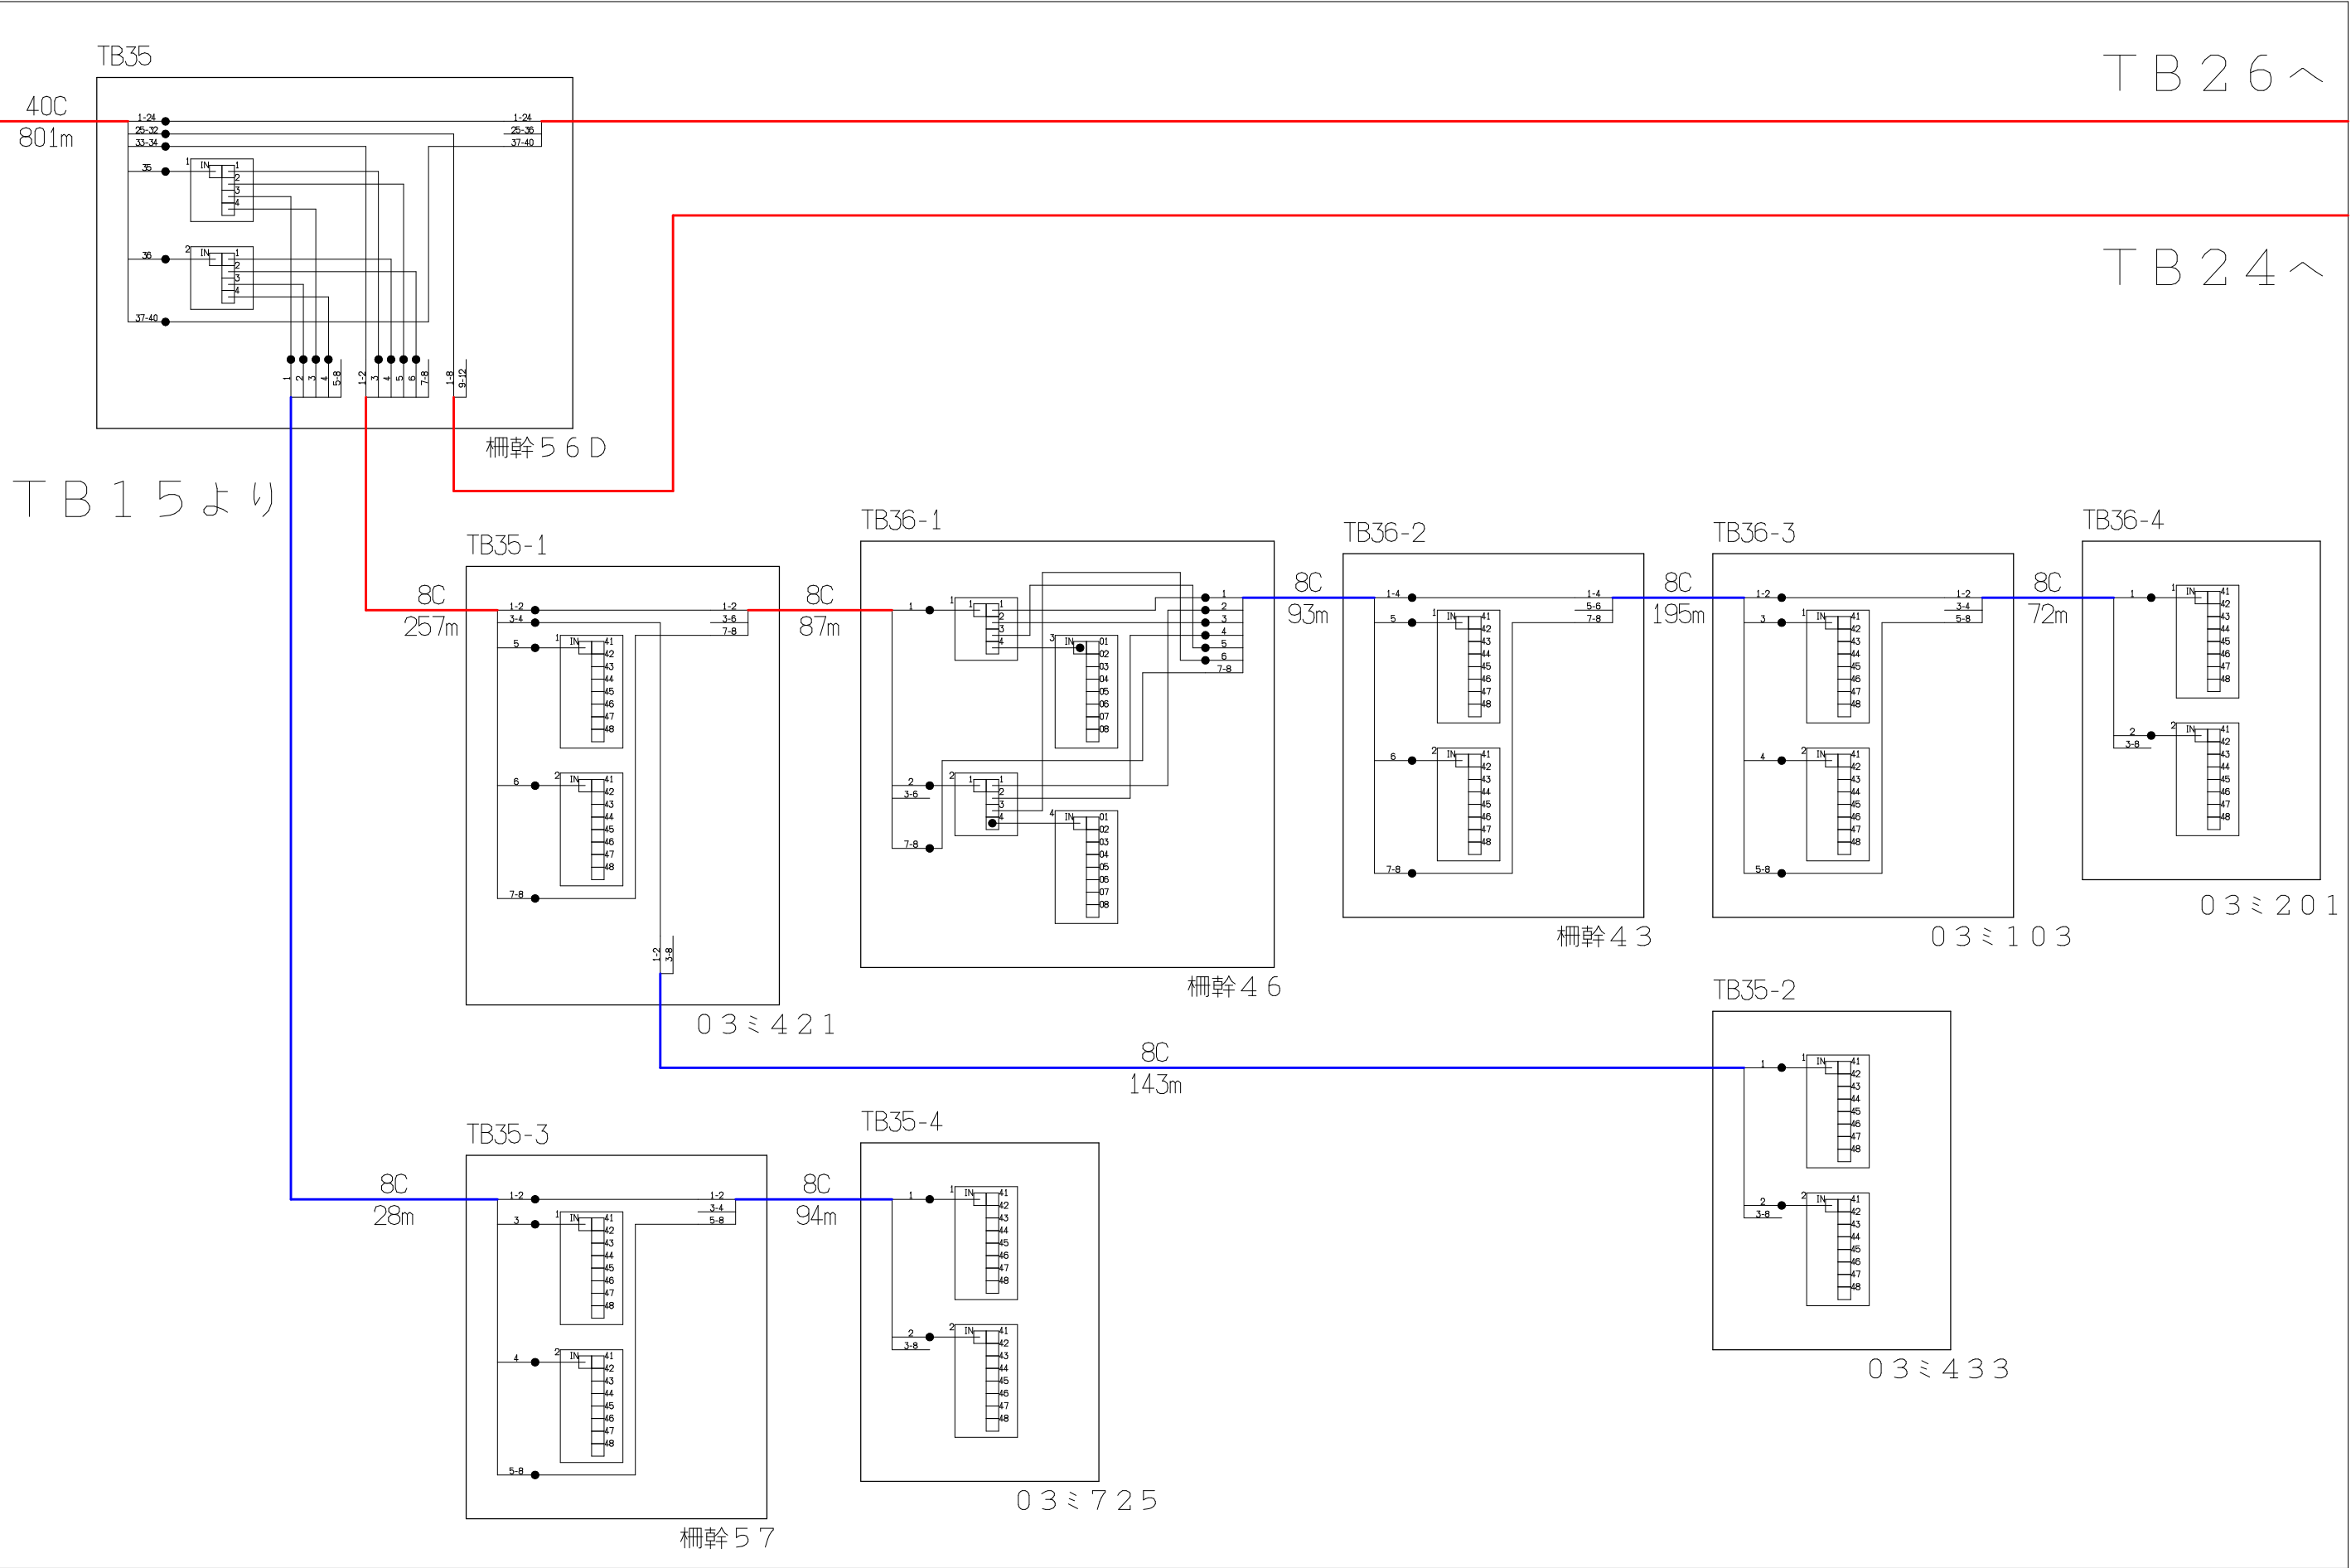


| シンボル | 内 容     | シンボル | 内 容     | シンボル | 内 容         |
|------|---------|------|---------|------|-------------|
| ●    | 融着箇所    |      | 8分岐子カブラ | ---  | F T T H 連絡線 |
|      | 4分岐親カブラ |      |         | —    | F T T H 幹線  |
|      |         |      |         | —    | F T T H 分岐線 |
|      |         |      |         | xxC  | 敷設芯数        |

|      |      |      |     |                             |          |          |             |  |
|------|------|------|-----|-----------------------------|----------|----------|-------------|--|
| TB15 | TB23 | TB26 | 業務名 | 長野市戸隠・鬼無里<br>情報通信施設光化工事     |          | 図面<br>名称 | 光 芯 線 接 続 図 |  |
|      |      | TB24 | 企業名 | シーテック・日本電気通信工業<br>特定建設共同企業体 | 図面<br>番号 | TB23     | 縮尺          |  |
|      |      |      |     |                             |          | 作成日      | 2025年2月14日  |  |




T B 2 4 よ り)

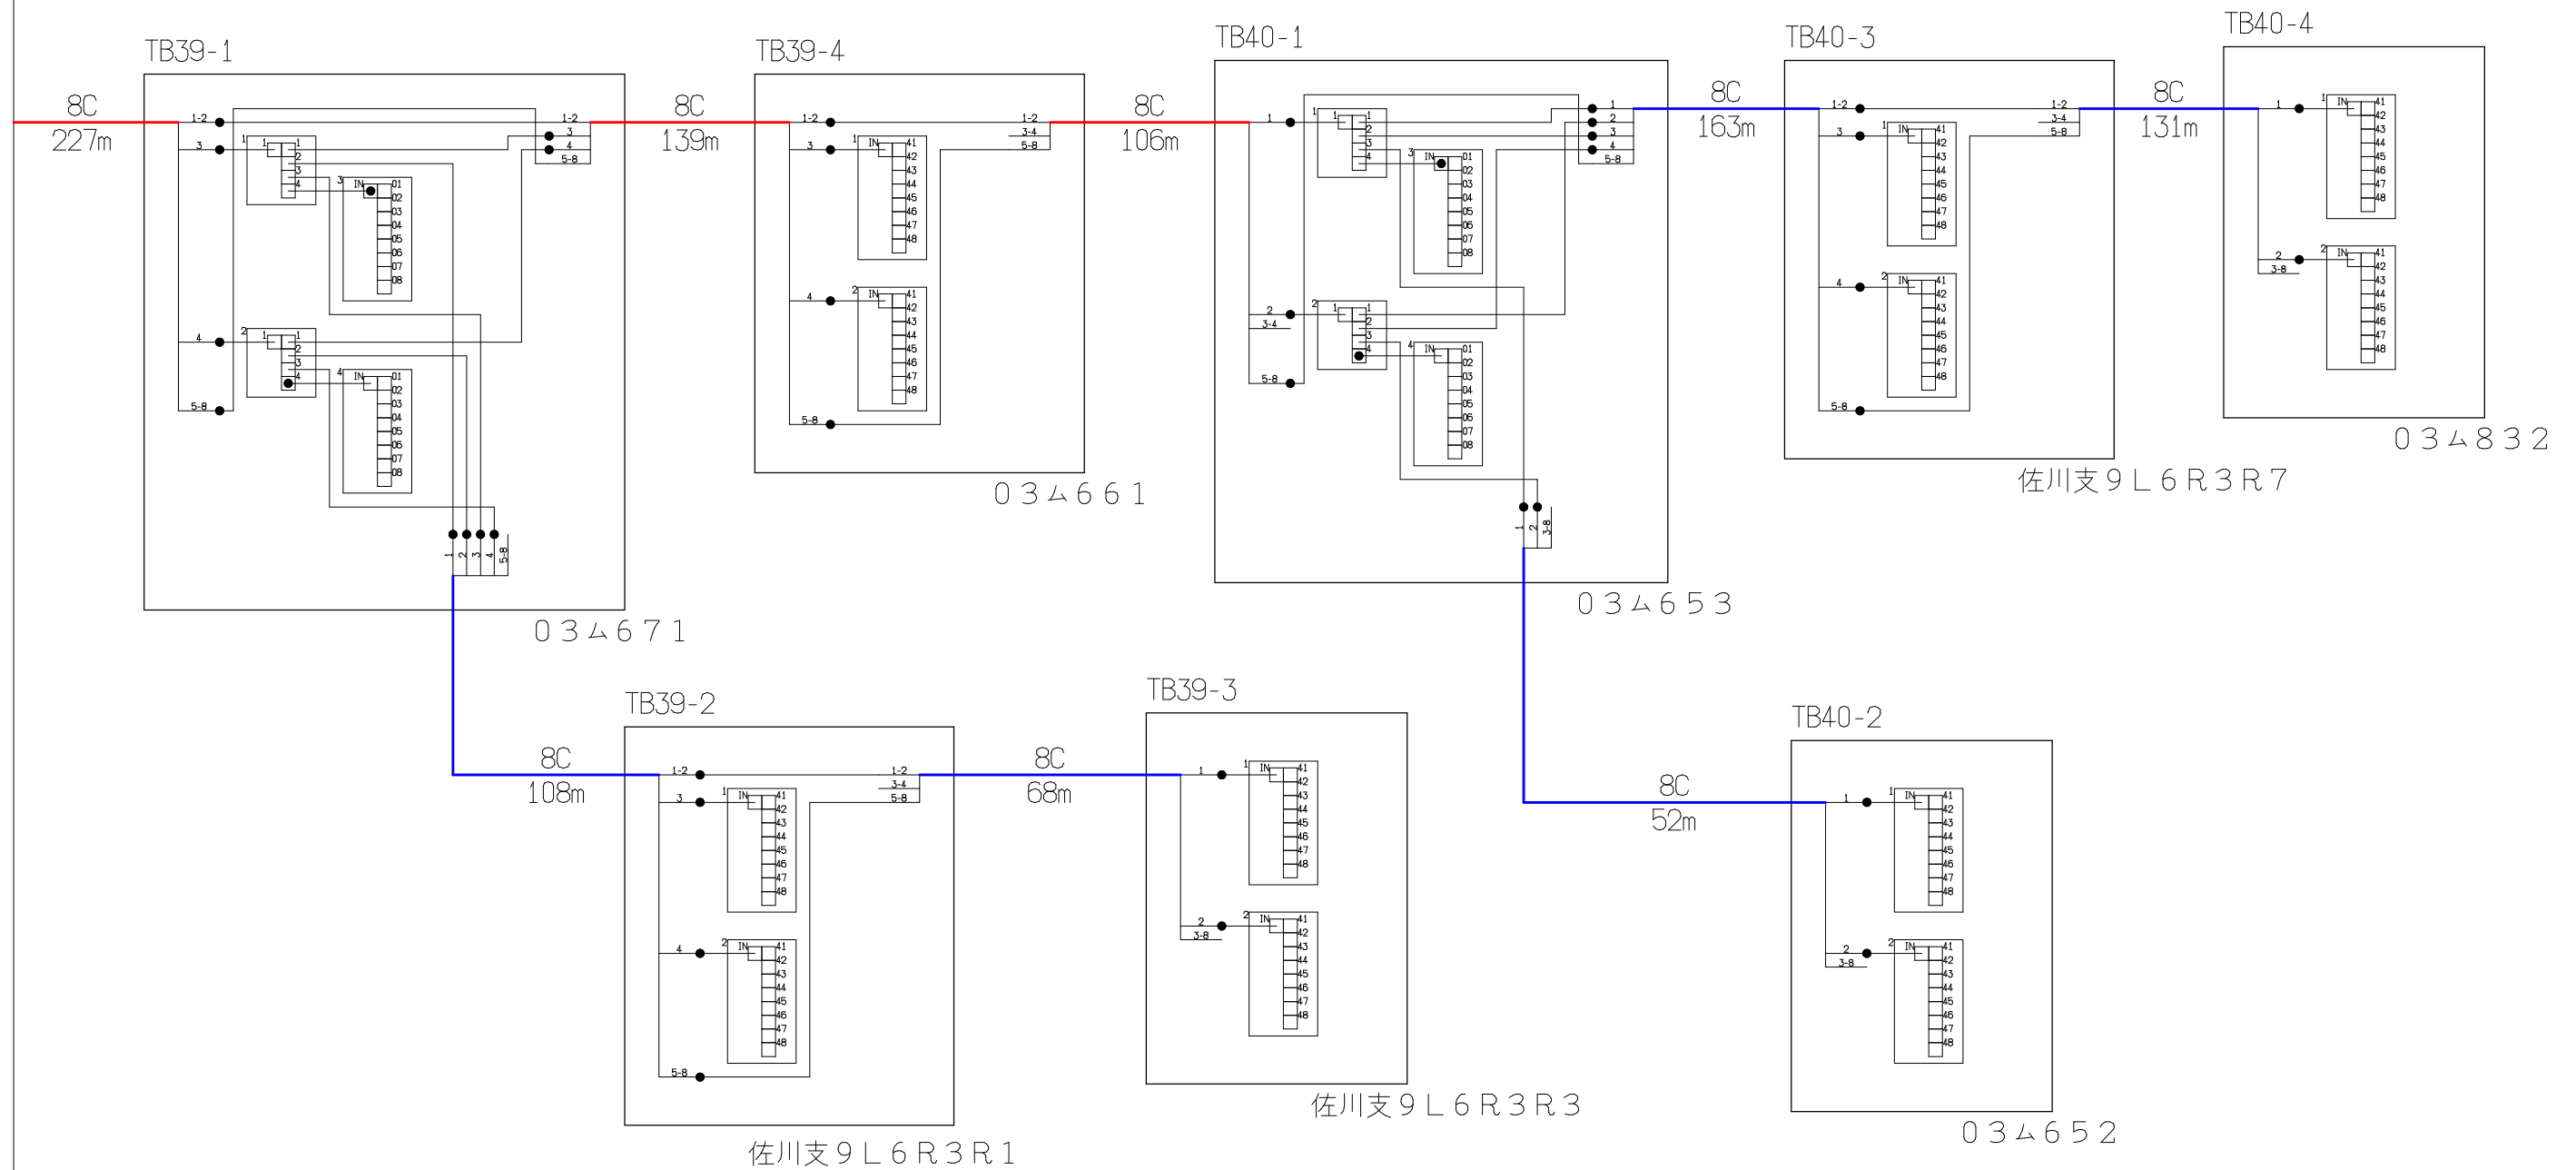

| シンボル                                                                                | 内 容     | シンボル                                                                                | 内 容     | シンボル                                                                                | 内 容         |
|-------------------------------------------------------------------------------------|---------|-------------------------------------------------------------------------------------|---------|-------------------------------------------------------------------------------------|-------------|
| ●                                                                                   | 融着箇所    |  | 8分岐子カブラ |  | F T T H 連絡線 |
|  | 4分岐親カブラ |                                                                                     |         |  | F T T H 幹線  |
|                                                                                     |         |                                                                                     |         |  | F T T H 分岐線 |
|                                                                                     |         |                                                                                     |         | ××C                                                                                 | 敷設芯数        |


[illegible]

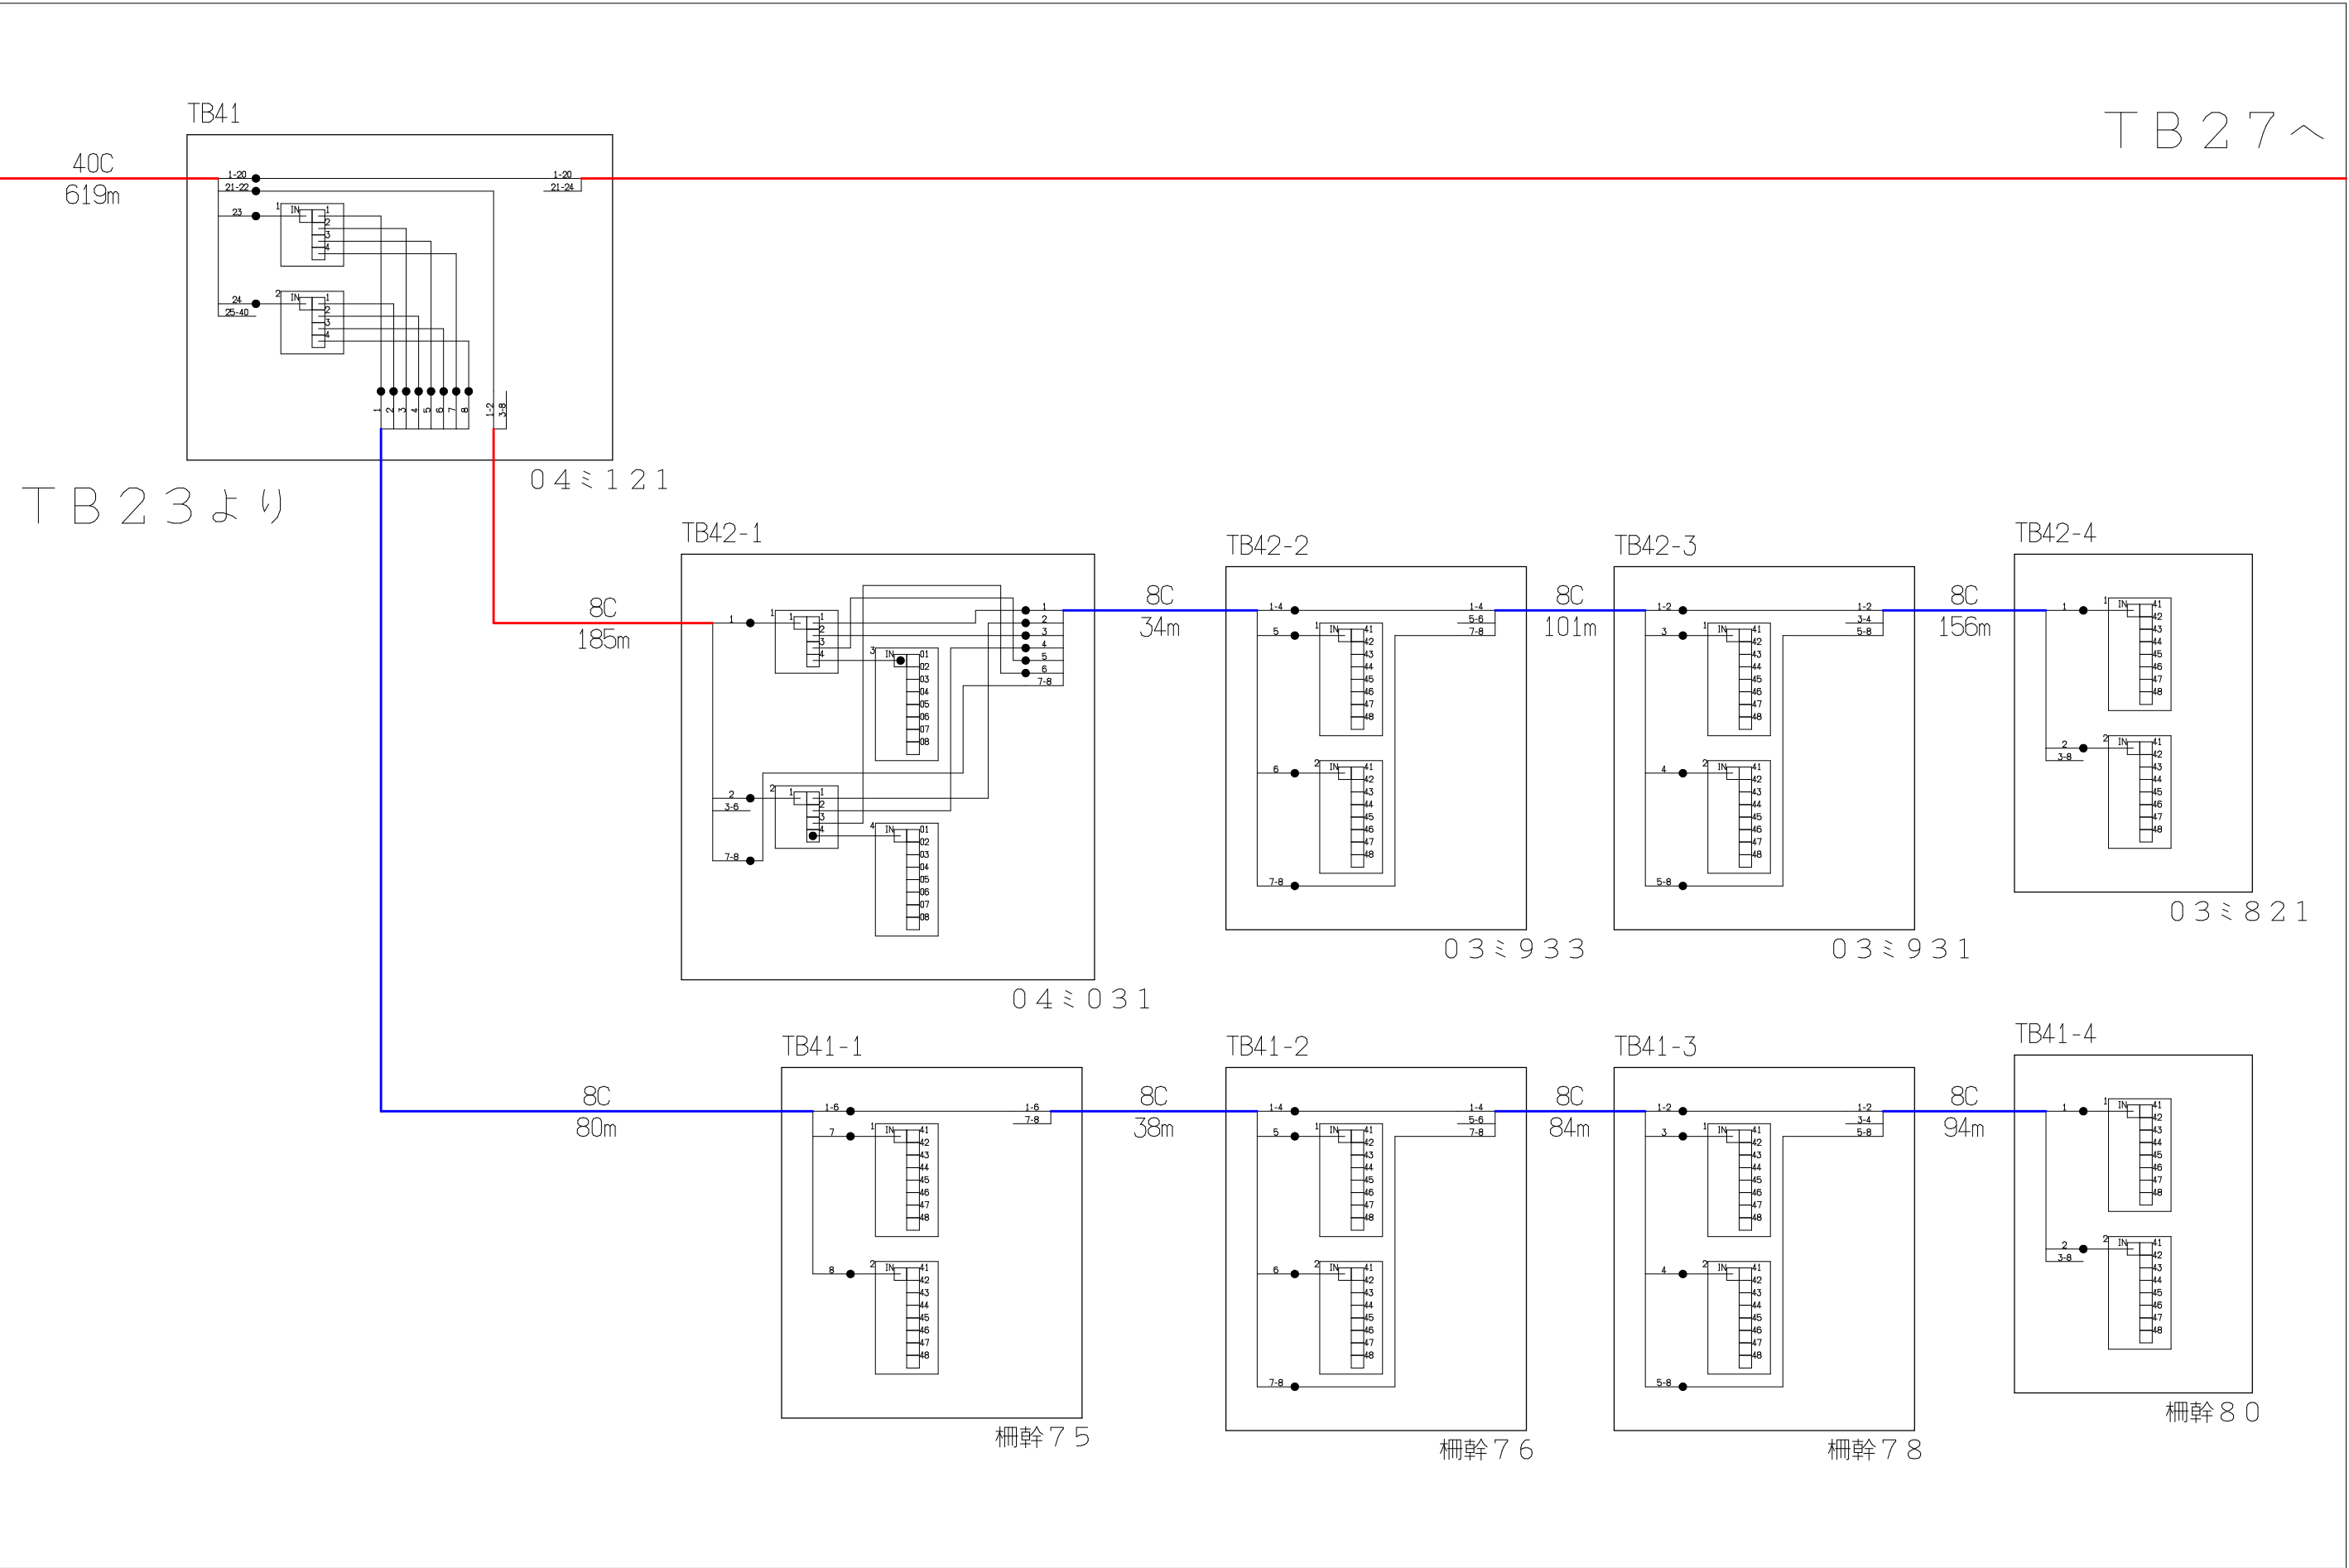

| シンボル                                                                                | 内 容     | シンボル                                                                                | 内 容     | シンボル | 内 容     |
|-------------------------------------------------------------------------------------|---------|-------------------------------------------------------------------------------------|---------|------|---------|
| ●                                                                                   | 融着箇所    |  | 8分岐子カブラ | ---  | FTTH連絡線 |
|  | 4分岐親カブラ |  |         | —    | FTTH幹線  |
|                                                                                     |         |  |         | —    | FTTH分岐線 |
|                                                                                     |         |                                                                                     |         | xxC  | 敷設芯数    |


|      |      |      |     |                             |  |          |             |     |            |
|------|------|------|-----|-----------------------------|--|----------|-------------|-----|------------|
|      |      |      | 業務名 | 長野市戸隠・鬼無里<br>情報通信施設光化工事     |  | 図面<br>名称 | 光 芯 線 接 続 図 |     |            |
| TB23 | TB26 | TB27 | 企業名 | シーテック・日本電気通信工業<br>特定建設共同企業体 |  | 図面<br>番号 | TB26        | 縮尺  |            |
|      |      |      |     |                             |  |          |             | 作成日 | 2025年2月14日 |



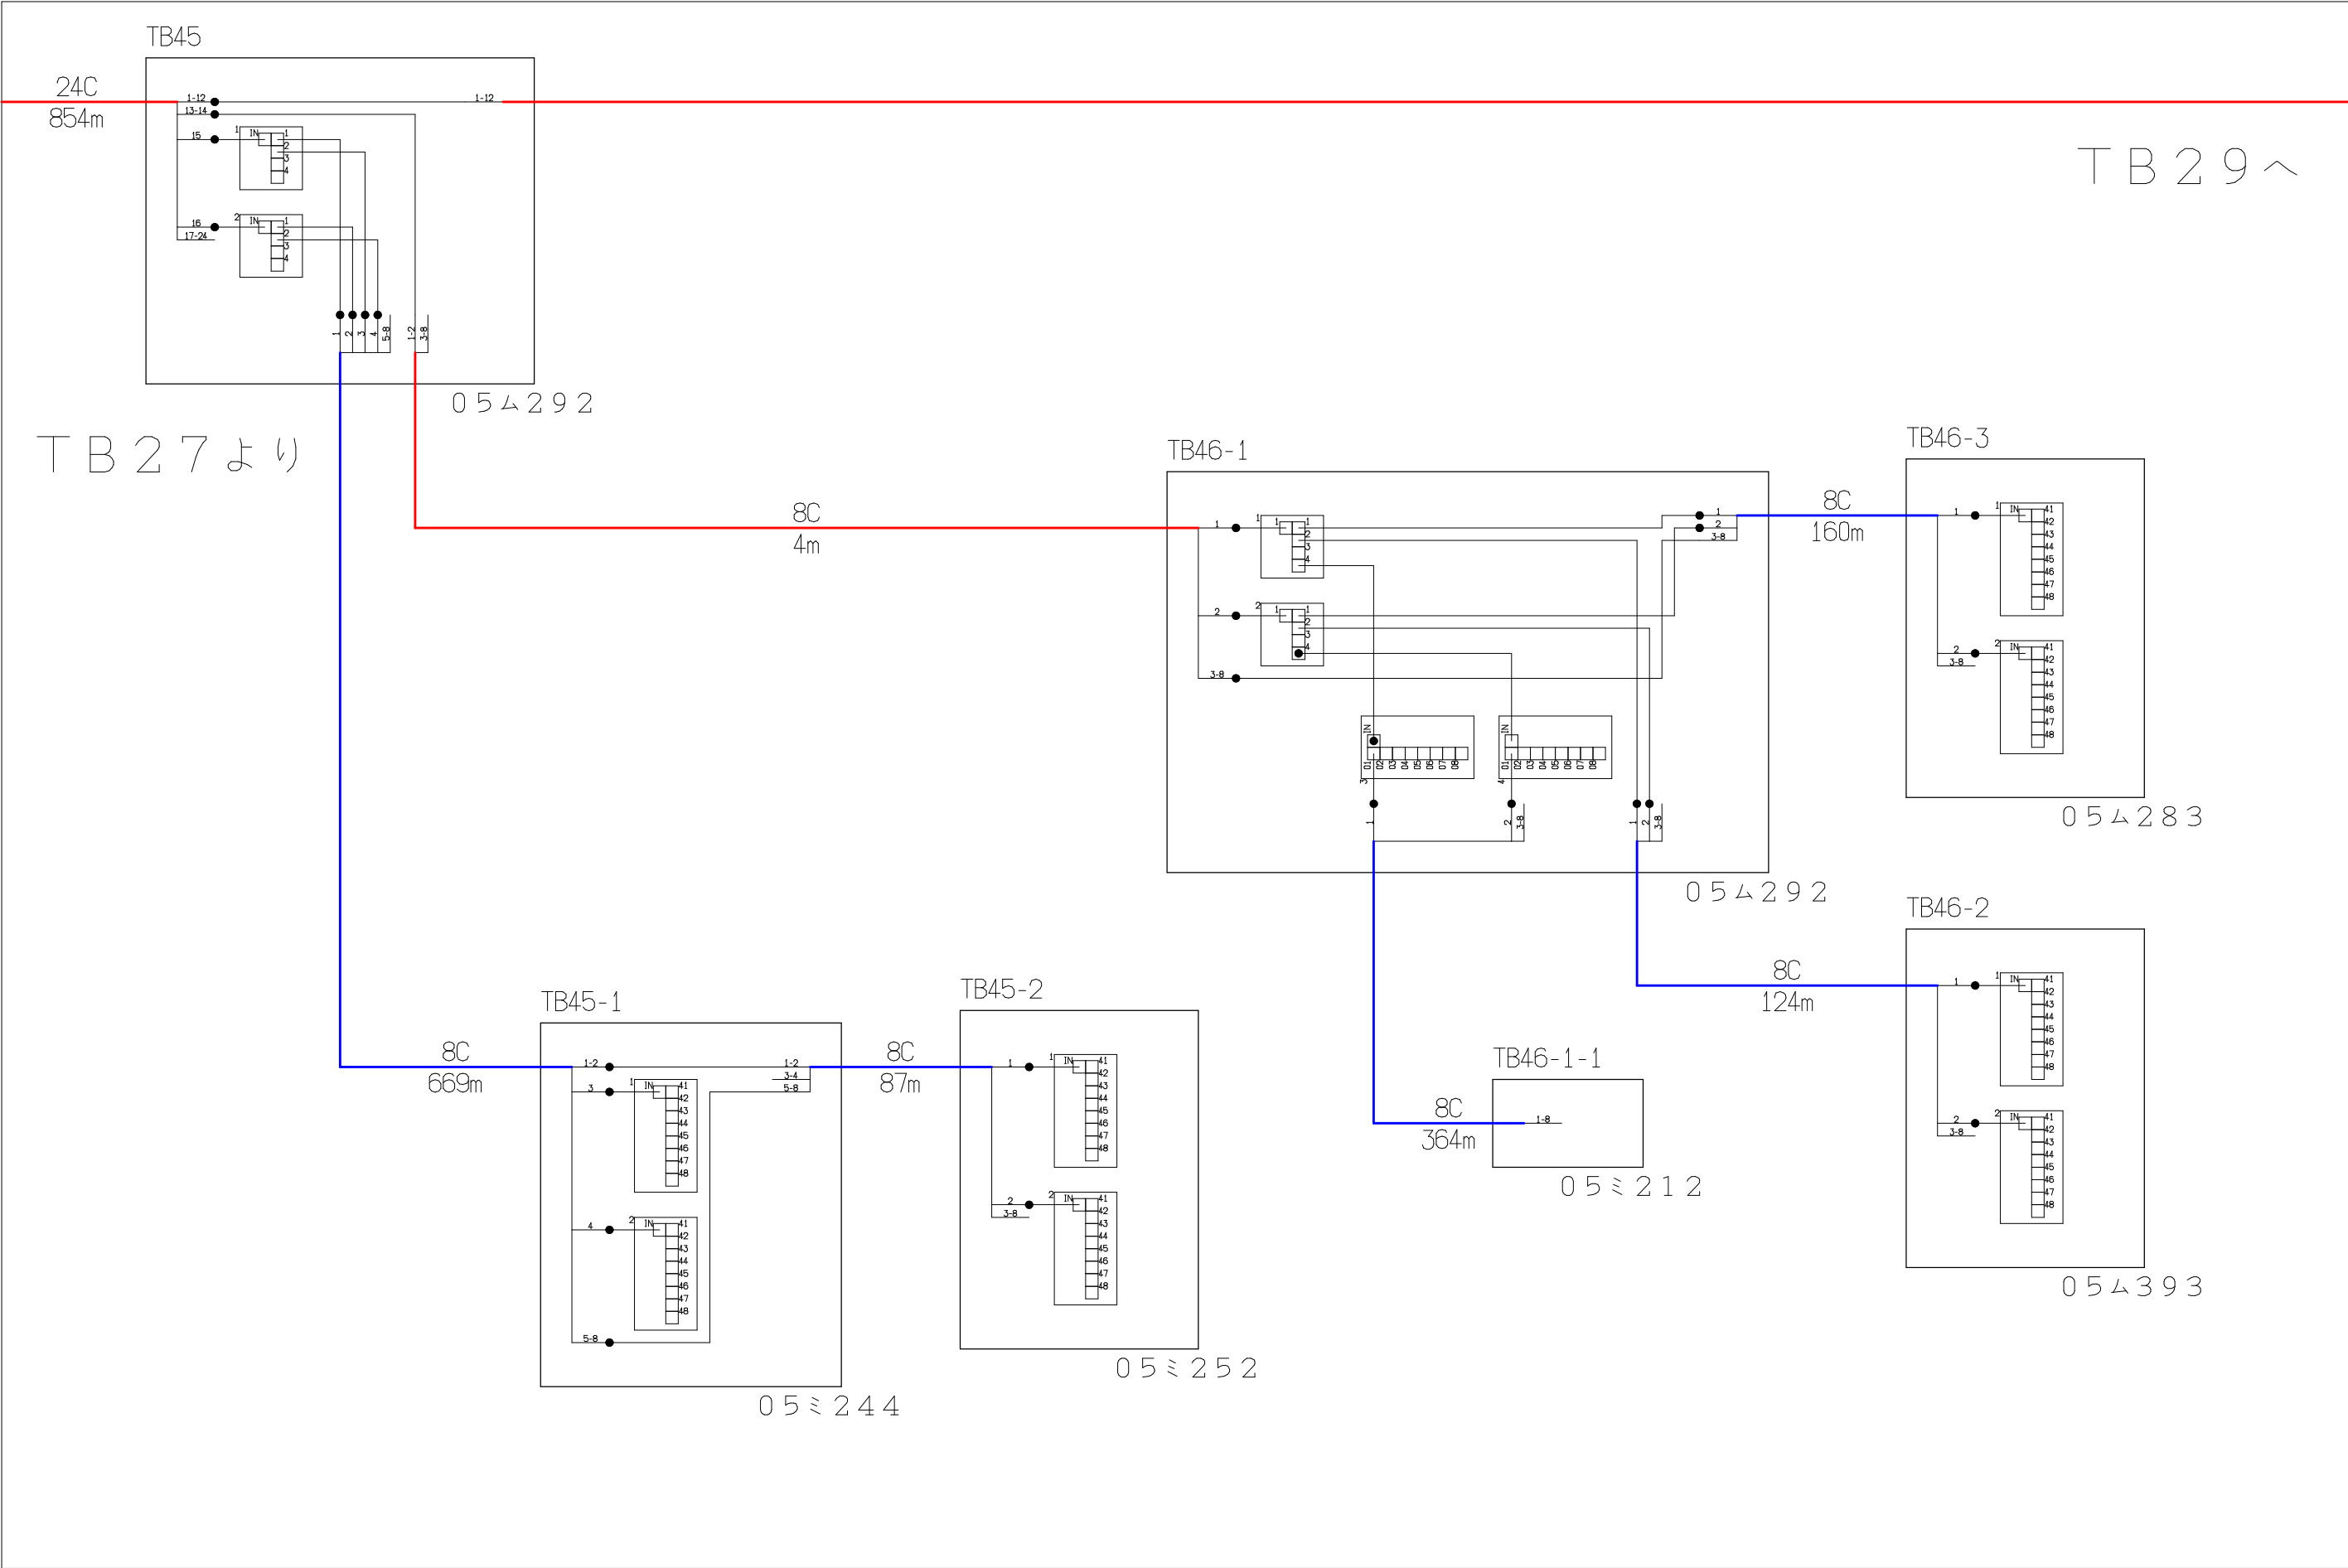


| シンボル                                                                                | 内 容     | シンボル                                                                                | 内 容     | シンボル | 内 容     |
|-------------------------------------------------------------------------------------|---------|-------------------------------------------------------------------------------------|---------|------|---------|
| ●                                                                                   | 融着箇所    |  | 8分岐子カブラ | ---  | FTTH連絡線 |
|  | 4分岐親カブラ |  |         | —    | FTTH幹線  |
|                                                                                     |         |  |         | —    | FTTH分岐線 |
|                                                                                     |         |                                                                                     |         | xxC  | 敷設芯数    |

|      |      |      |     |                             |  |          |             |    |
|------|------|------|-----|-----------------------------|--|----------|-------------|----|
|      |      |      | 業務名 | 長野市戸隠・鬼無里<br>情報通信施設光化工事     |  | 図面<br>名称 | 光 芯 線 接 続 図 |    |
| TB27 | TB28 | TB29 | 企業名 | シーテック・日本電気通信工業<br>特定建設共同企業体 |  | 図面<br>番号 | TB28        | 縮尺 |
|      |      |      |     |                             |  | 作成日      | 2025年2月14日  |    |

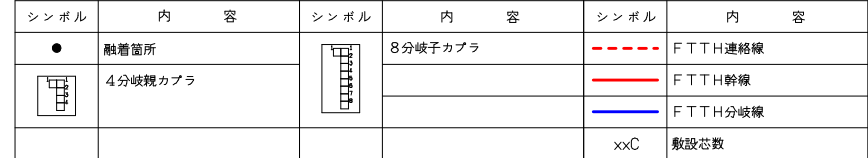


|      |                 |                                    |                                |          |             |            |  |
|------|-----------------|------------------------------------|--------------------------------|----------|-------------|------------|--|
|      | TB30            |                                    | 業務名<br>長野市戸隠・鬼無里<br>情報通信施設光化工事 | 図面<br>名称 | 光 芯 線 接 続 図 |            |  |
| TB28 | <del>TB29</del> |                                    |                                |          |             |            |  |
|      |                 | 企業名<br>シーテック・日本電気通信工業<br>特定建設共同企業体 | 図面<br>番号                       | TB29     | 縮尺          |            |  |
|      |                 |                                    |                                |          | 作成日         | 2025年2月14日 |  |

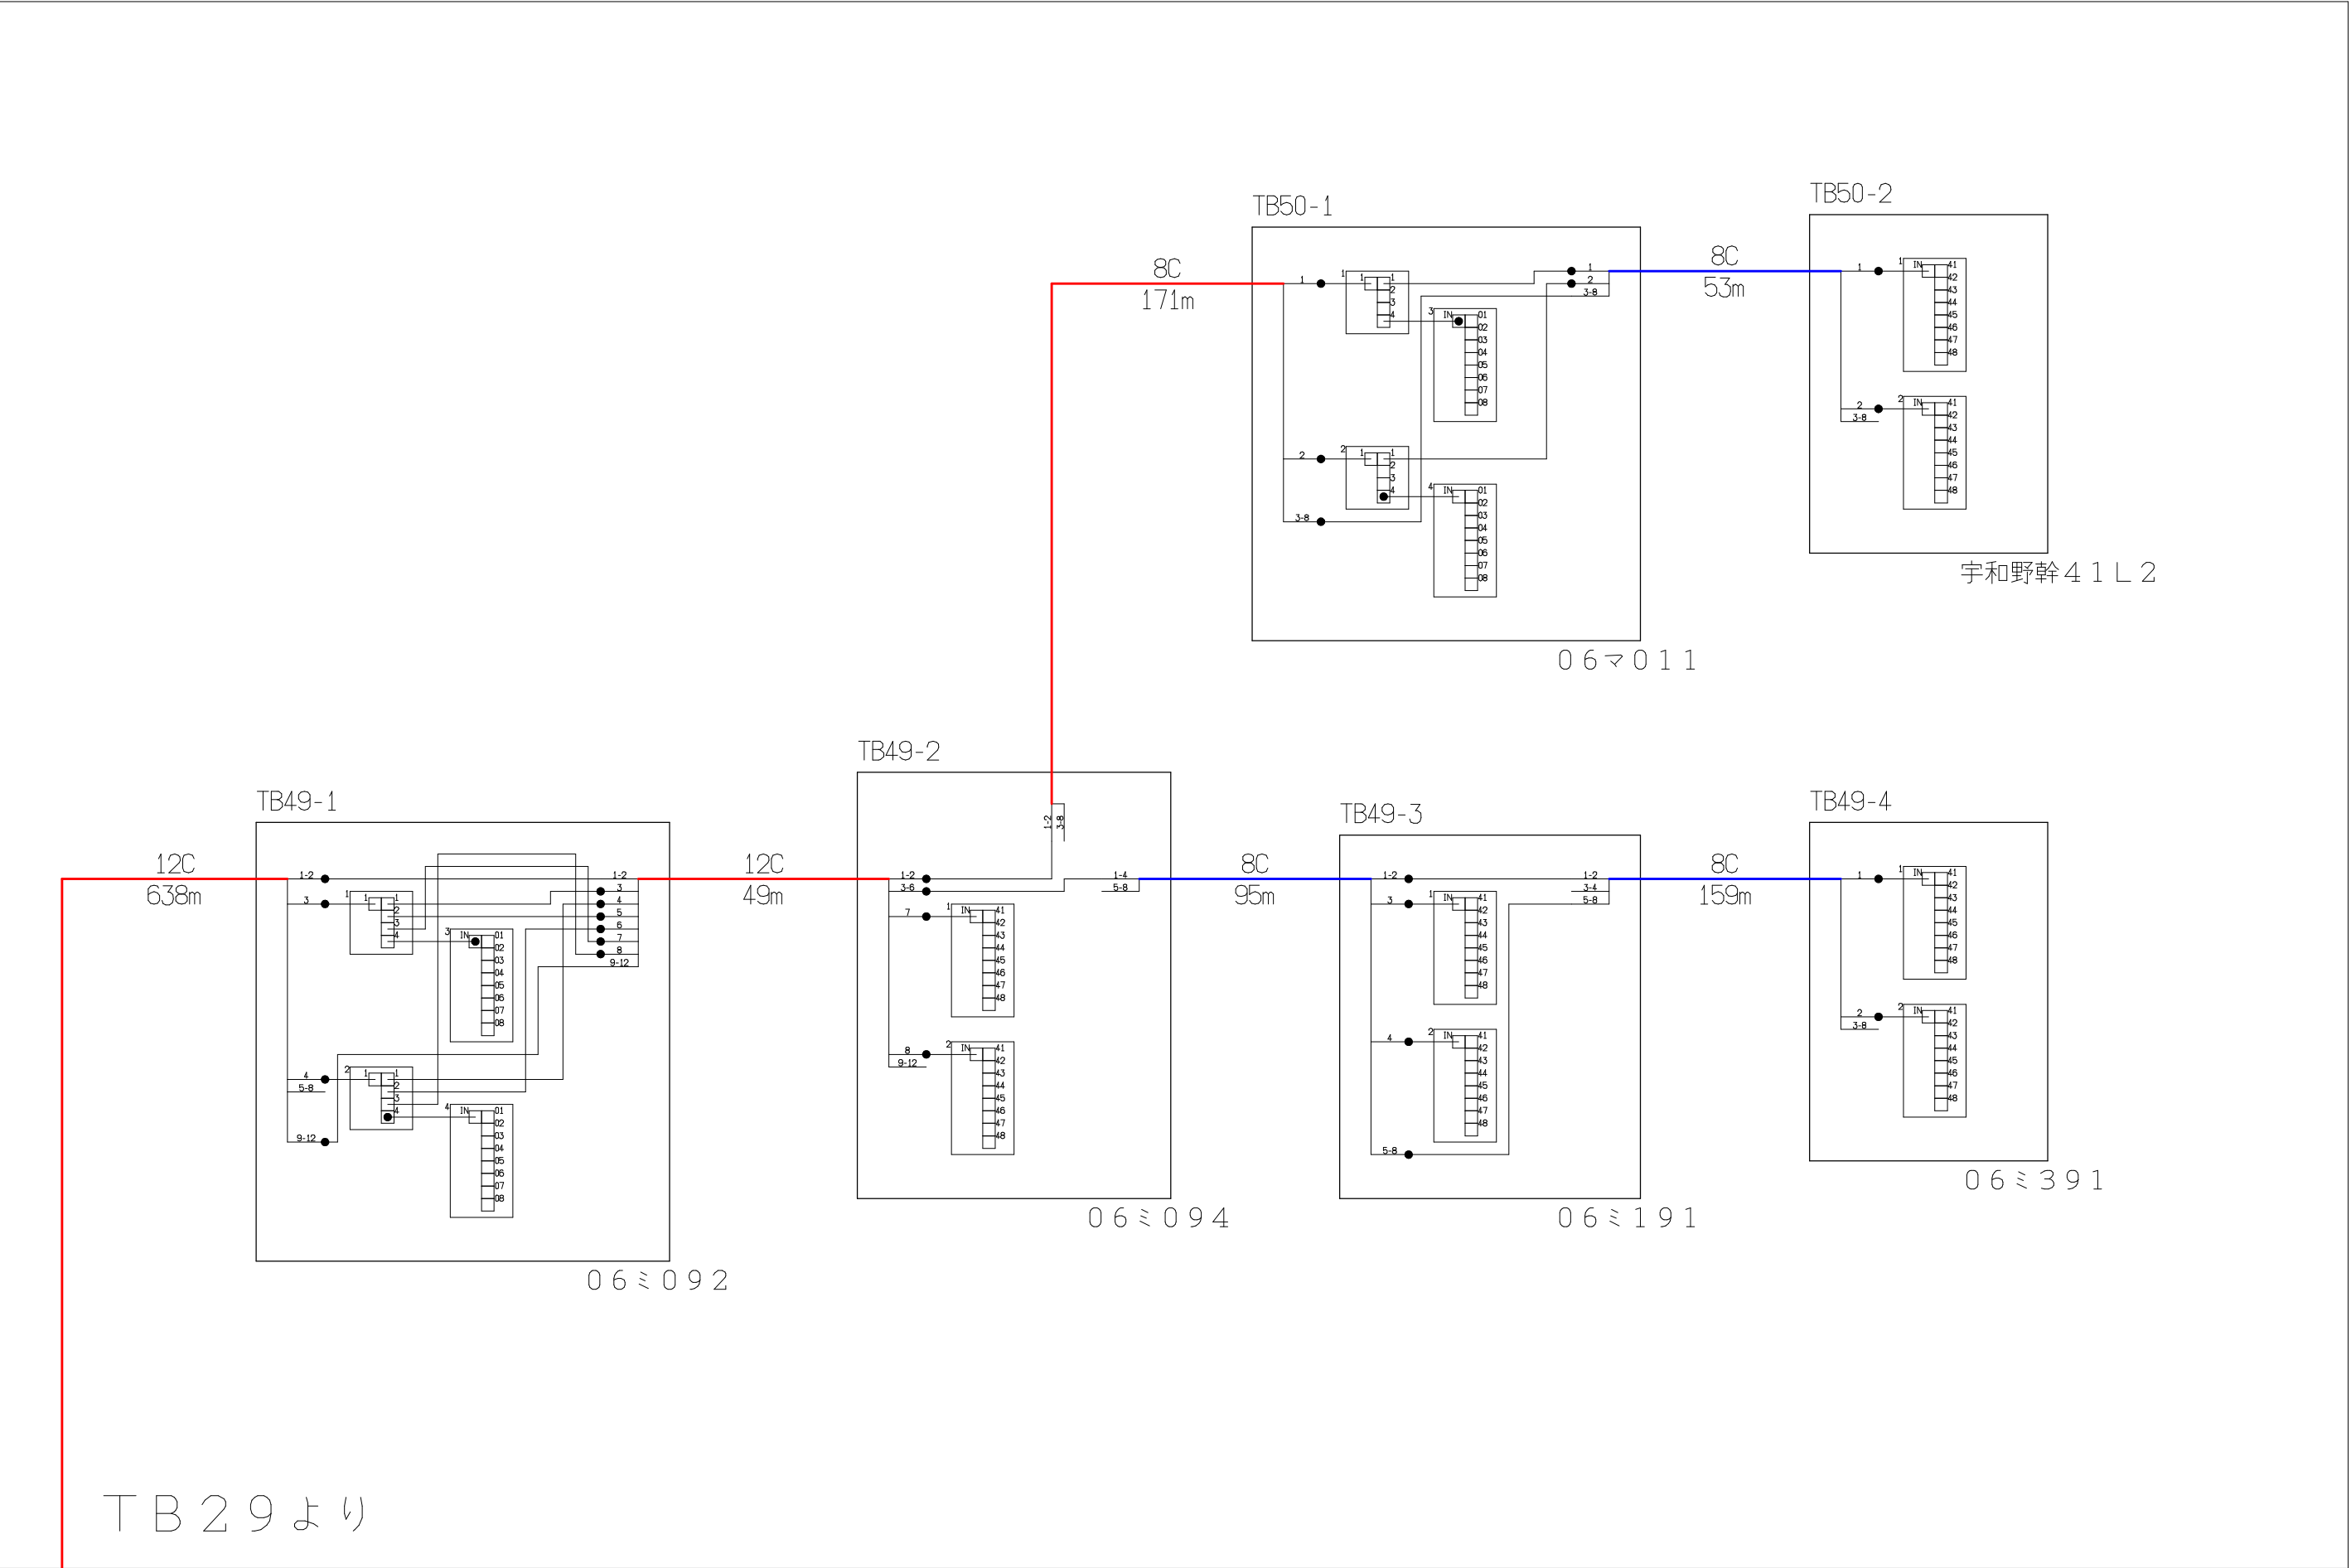

| シンボル                                                                                | 内 容     | シンボル                                                                                | 内 容     | シンボル                                                                                | 内 容     |
|-------------------------------------------------------------------------------------|---------|-------------------------------------------------------------------------------------|---------|-------------------------------------------------------------------------------------|---------|
| ●                                                                                   | 融着箇所    |  | 8分岐子カブラ |  | FTTH連絡線 |
|  | 4分岐親カブラ |                                                                                     |         |  | FTTH幹線  |
|                                                                                     |         |                                                                                     |         |  | FTTH分岐線 |
|                                                                                     |         |                                                                                     |         | xxC                                                                                 | 敷設芯数    |

|  |      |  |     |                             |  |          |             |    |
|--|------|--|-----|-----------------------------|--|----------|-------------|----|
|  |      |  | 業務名 | 長野市戸隠・鬼無里<br>情報通信施設光化工事     |  | 図面<br>名称 | 光 芯 線 接 続 図 |    |
|  | TB30 |  | 企業名 | シーテック・日本電気通信工業<br>特定建設共同企業体 |  | 図面<br>番号 | TB30        | 縮尺 |
|  | TB29 |  |     |                             |  | 作成日      | 2025年2月14日  |    |

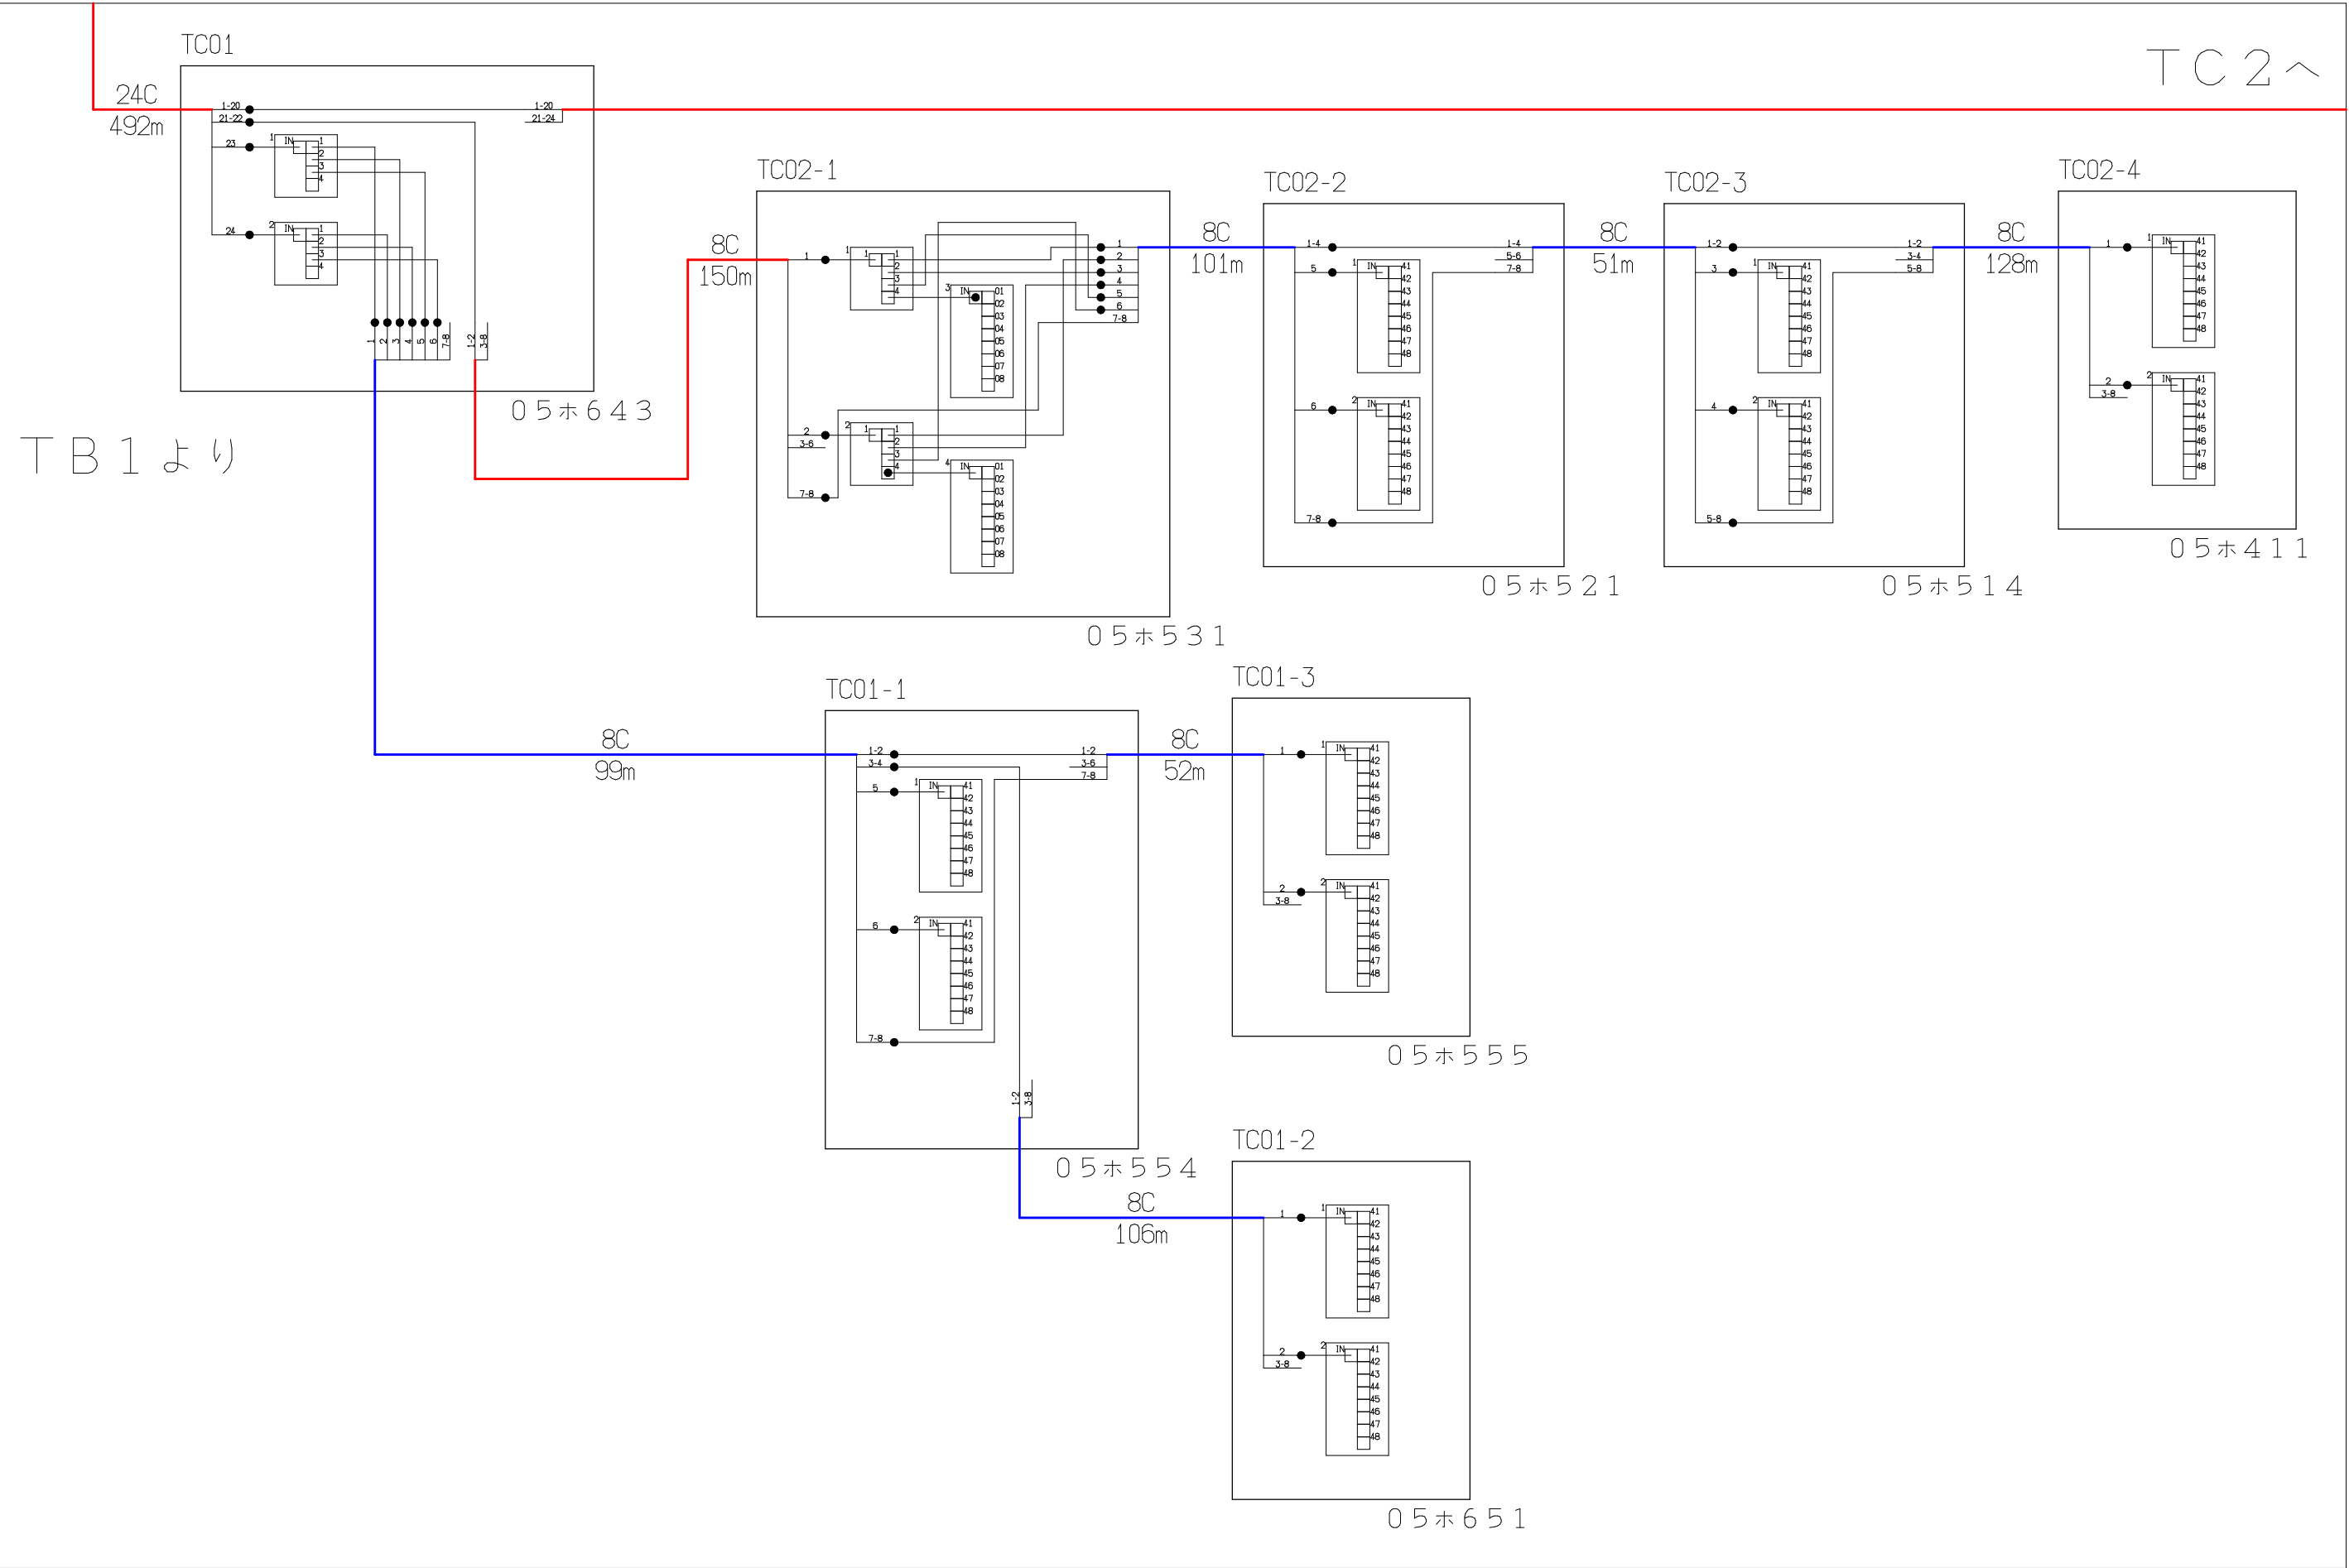


| シンボル                                                                                | 内 容     | シンボル                                                                                | 内 容     | シンボル | 内 容     |
|-------------------------------------------------------------------------------------|---------|-------------------------------------------------------------------------------------|---------|------|---------|
| ●                                                                                   | 融着箇所    |  | 8分岐子カブラ | ---  | FTTH連絡線 |
|  | 4分岐親カブラ |  |         | —    | FTTH幹線  |
|                                                                                     |         |                                                                                     |         | —    | FTTH分岐線 |
|                                                                                     |         |                                                                                     |         | xxC  | 敷設芯数    |

|  |     |     |     |                             |  |          |             |    |
|--|-----|-----|-----|-----------------------------|--|----------|-------------|----|
|  | TB1 |     | 業務名 | 長野市戸隠・鬼無里<br>情報通信施設光化工事     |  | 図面<br>名称 | 光 芯 線 接 続 図 |    |
|  | TC1 | TC2 | 企業名 | シーテック・日本電気通信工業<br>特定建設共同企業体 |  | 図面<br>番号 | TC1         | 縮尺 |
|  |     |     |     |                             |  | 作成日      | 2025年2月14日  |    |




TC2より

TC4^

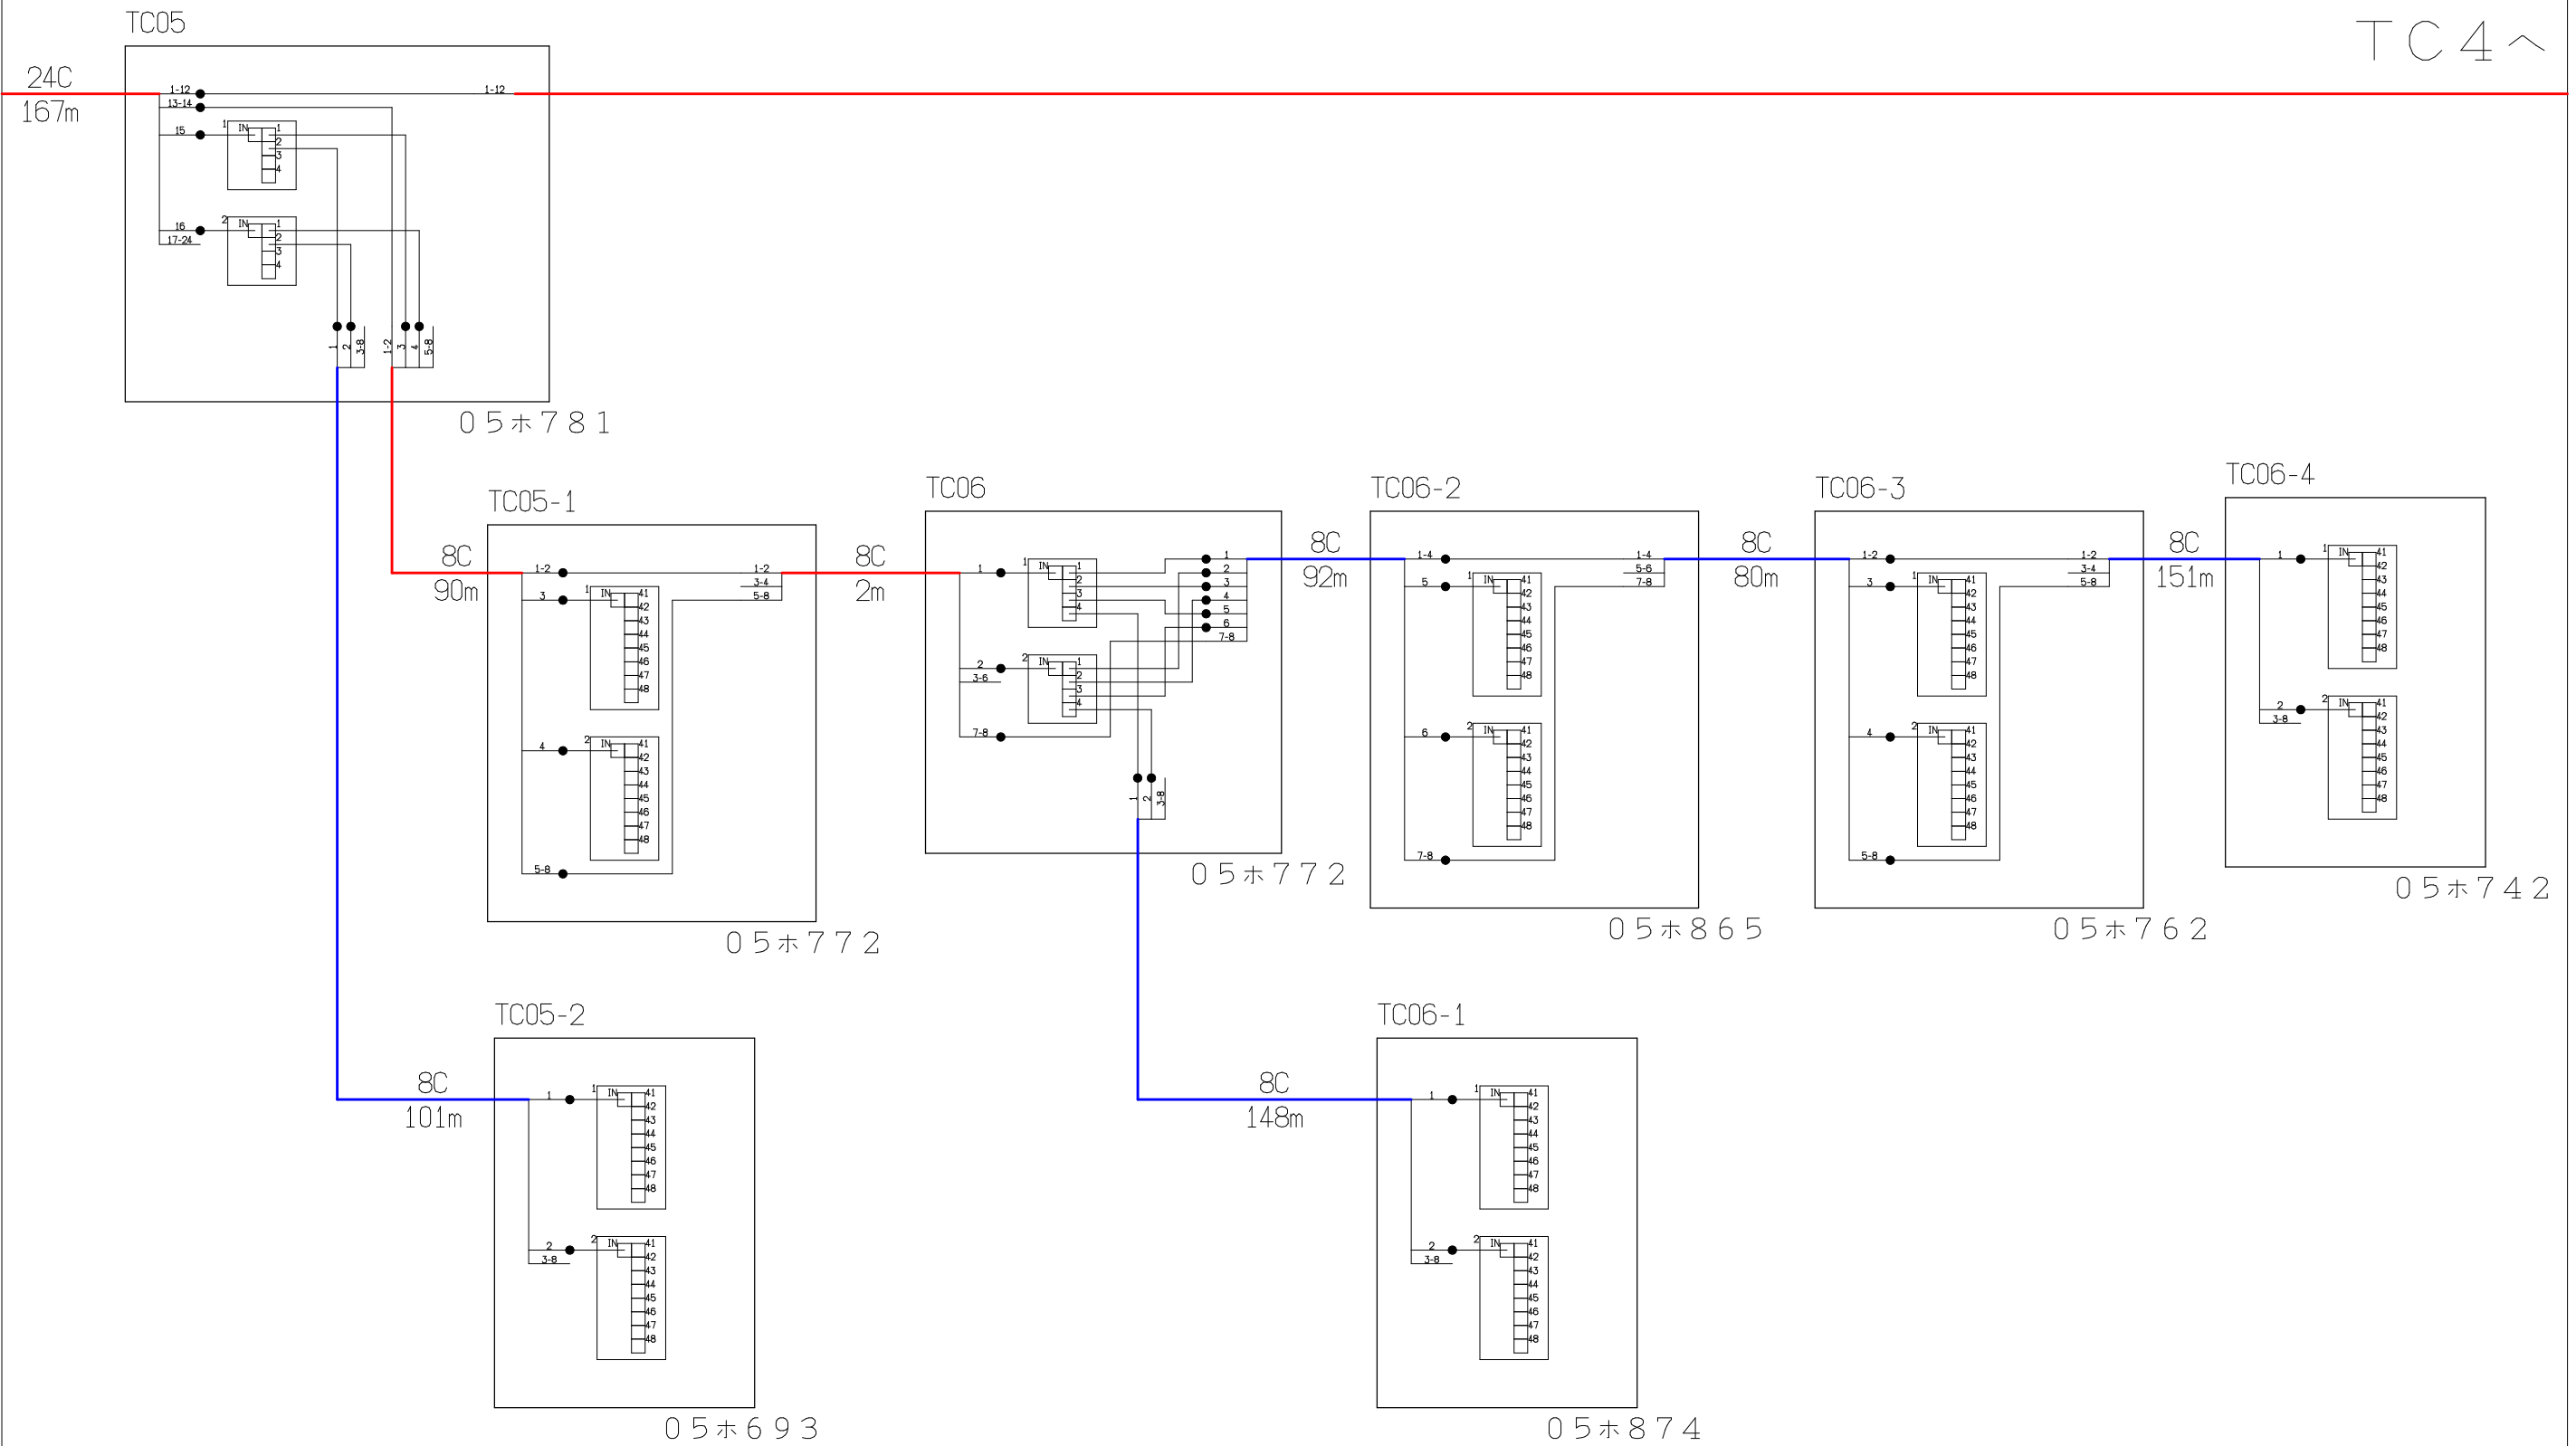

| シンボル                                                                                | 内 容     | シンボル                                                                                | 内 容     | シンボル                                                                                | 内 容         |
|-------------------------------------------------------------------------------------|---------|-------------------------------------------------------------------------------------|---------|-------------------------------------------------------------------------------------|-------------|
| ●                                                                                   | 融着箇所    |  | 8分岐子カブラ |  | F T T H 連絡線 |
|  | 4分岐親カブラ |                                                                                     |         |  | F T T H 幹線  |
|                                                                                     |         |                                                                                     |         |  | F T T H 分岐線 |
|                                                                                     |         |                                                                                     |         | ×xC                                                                                 | 敷設芯数        |

|     |     |     |                                    |          |             |     |            |
|-----|-----|-----|------------------------------------|----------|-------------|-----|------------|
|     |     |     | 業務名<br>長野市戸隠・鬼無里<br>情報通信施設光化工事     | 図面<br>名称 | 光 芯 線 接 続 図 |     |            |
| TC2 | TC3 | TC4 |                                    |          |             |     |            |
|     |     |     | 企業名<br>シーテック・日本電気通信工業<br>特定建設共同企業体 | 図面<br>番号 | TC3         | 縮尺  |            |
|     |     |     |                                    |          |             | 作成日 | 2025年2月14日 |

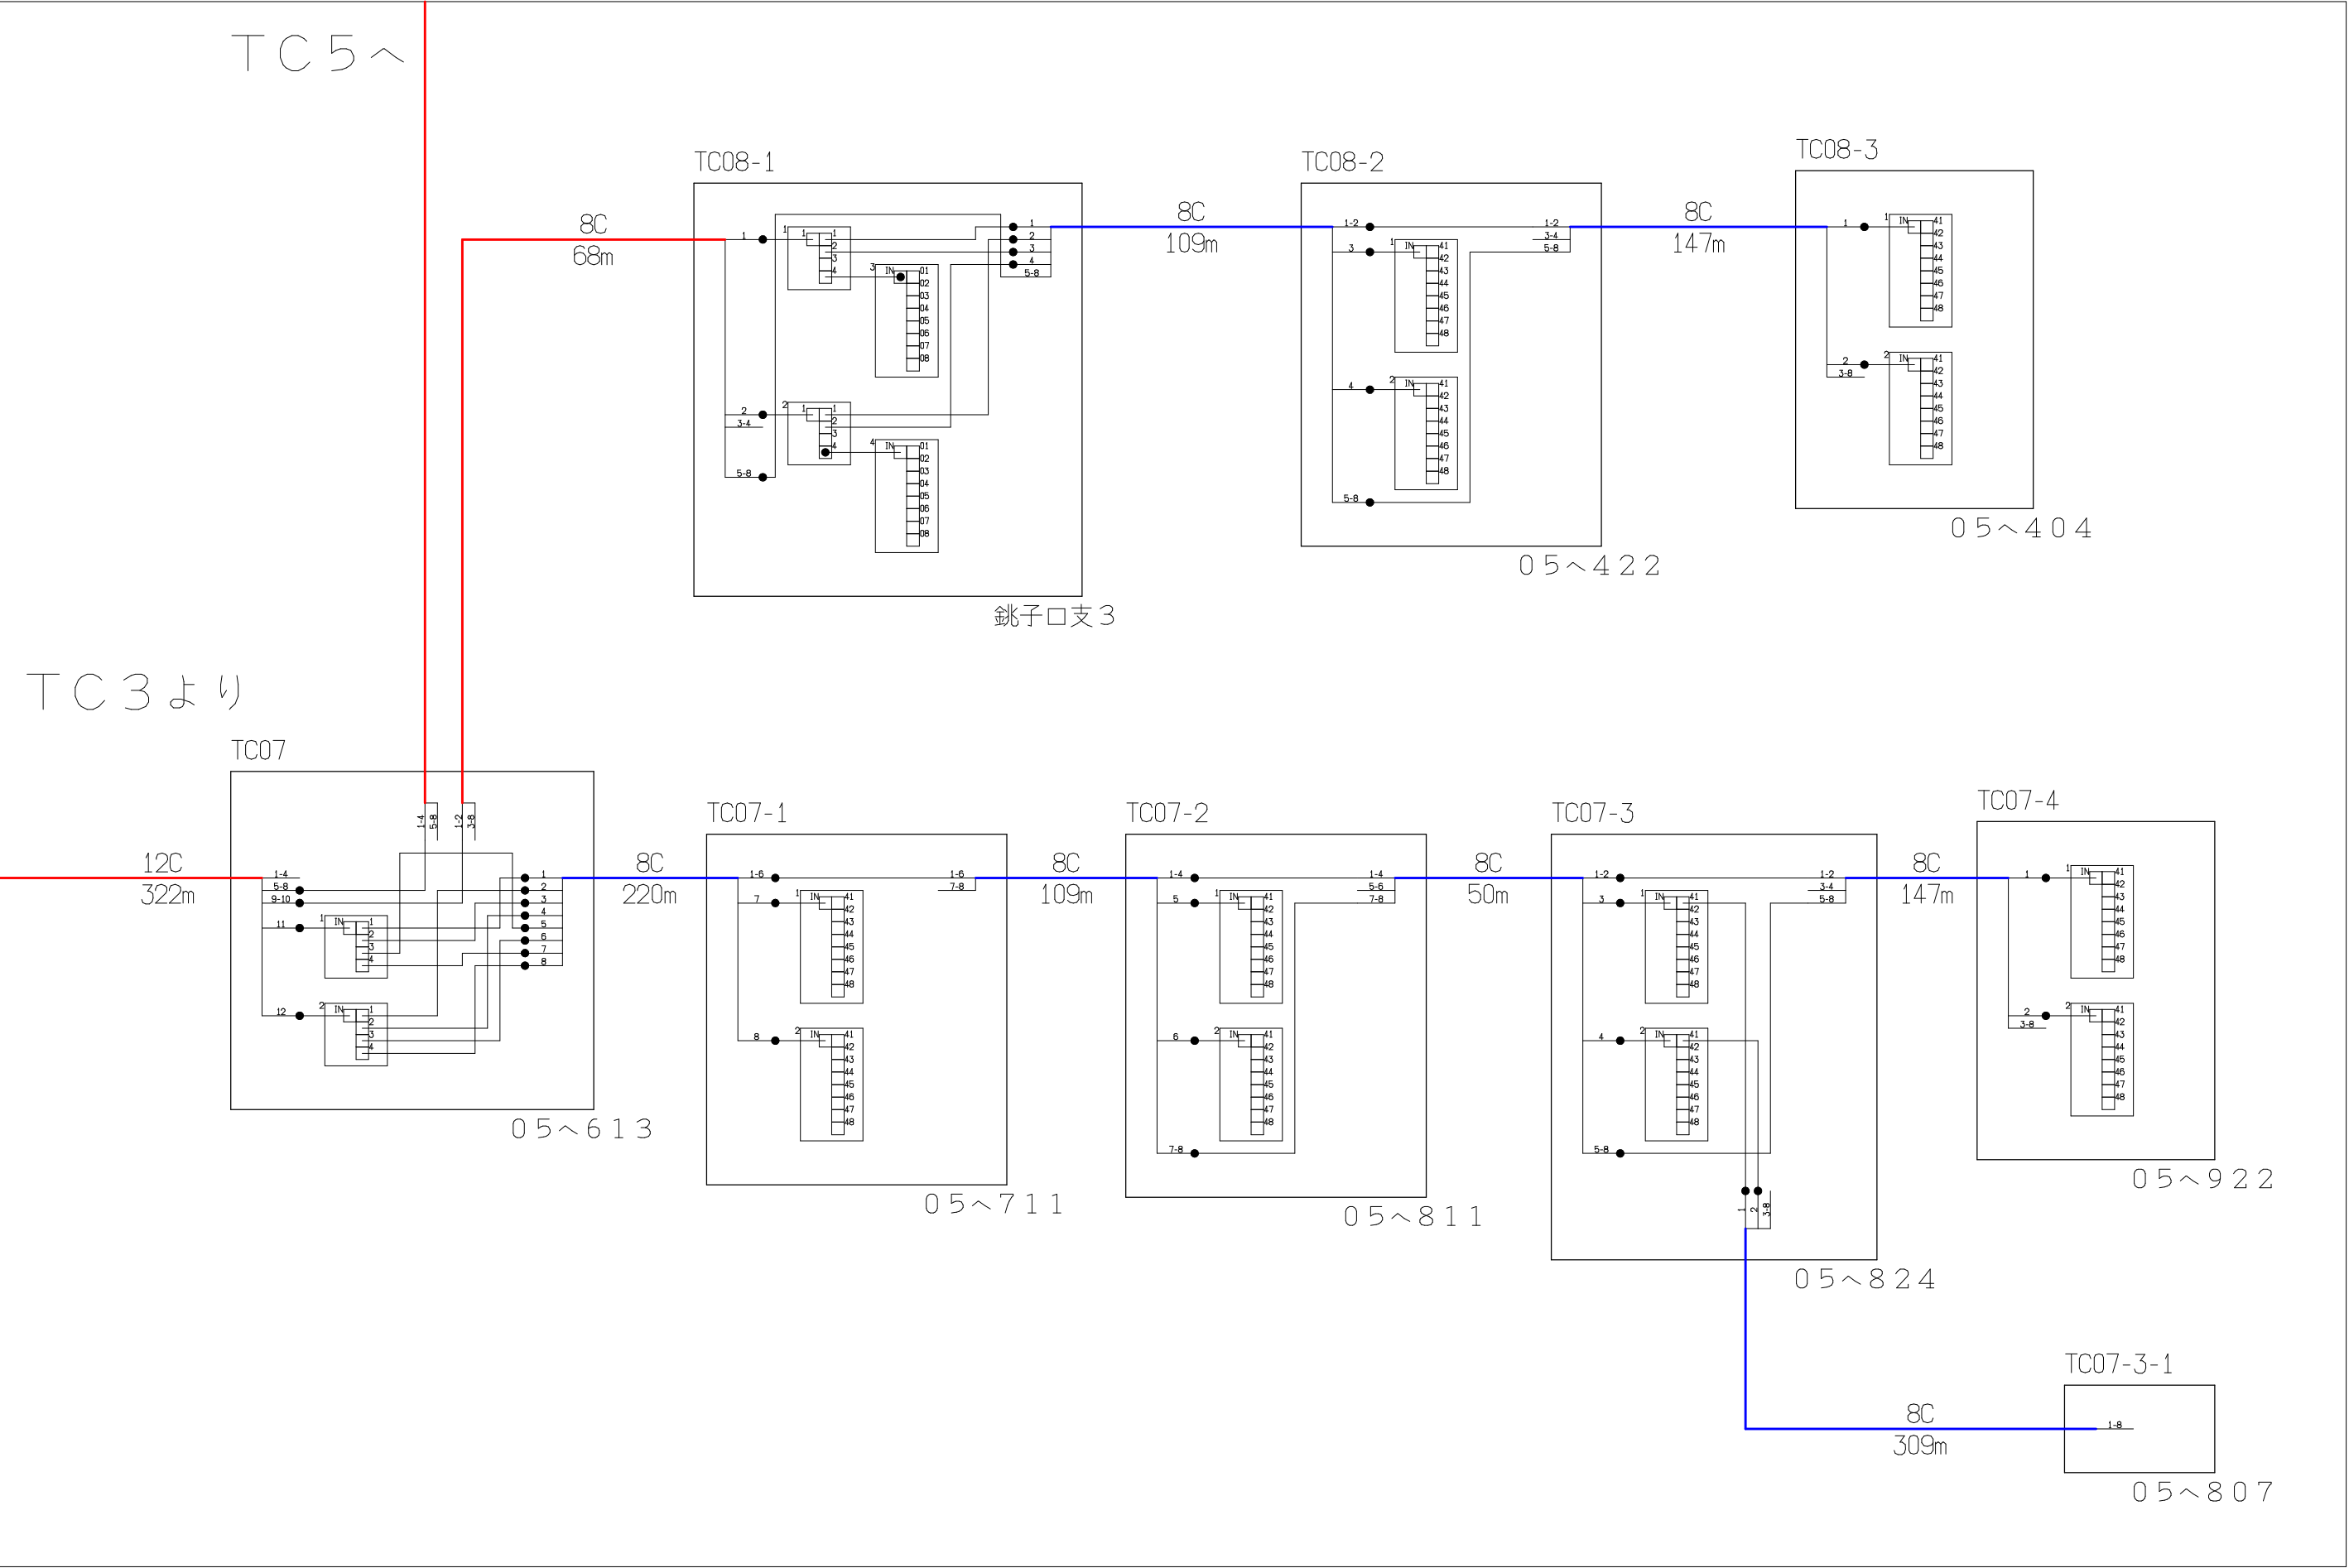

| シンボル | 内 容     | シンボル | 内 容     | シンボル | 内 容     |
|------|---------|------|---------|------|---------|
| ●    | 融着箇所    |      | 8分岐子カブラ |      | FTTH連絡線 |
|      | 4分岐親カブラ |      |         |      | FTTH幹線  |
|      |         |      |         |      | FTTH分岐線 |
|      |         |      |         | xxC  | 敷設芯数    |

|     |     |  |     |                             |  |          |             |    |
|-----|-----|--|-----|-----------------------------|--|----------|-------------|----|
|     | TC5 |  | 業務名 | 長野市戸隠・鬼無里<br>情報通信施設光化工事     |  | 図面<br>名称 | 光 芯 線 接 続 図 |    |
| TC3 | TC4 |  | 企業名 | シーテック・日本電気通信工業<br>特定建設共同企業体 |  | 図面<br>番号 | TC4         | 縮尺 |
|     |     |  |     |                             |  | 作成日      | 2025年2月14日  |    |

