



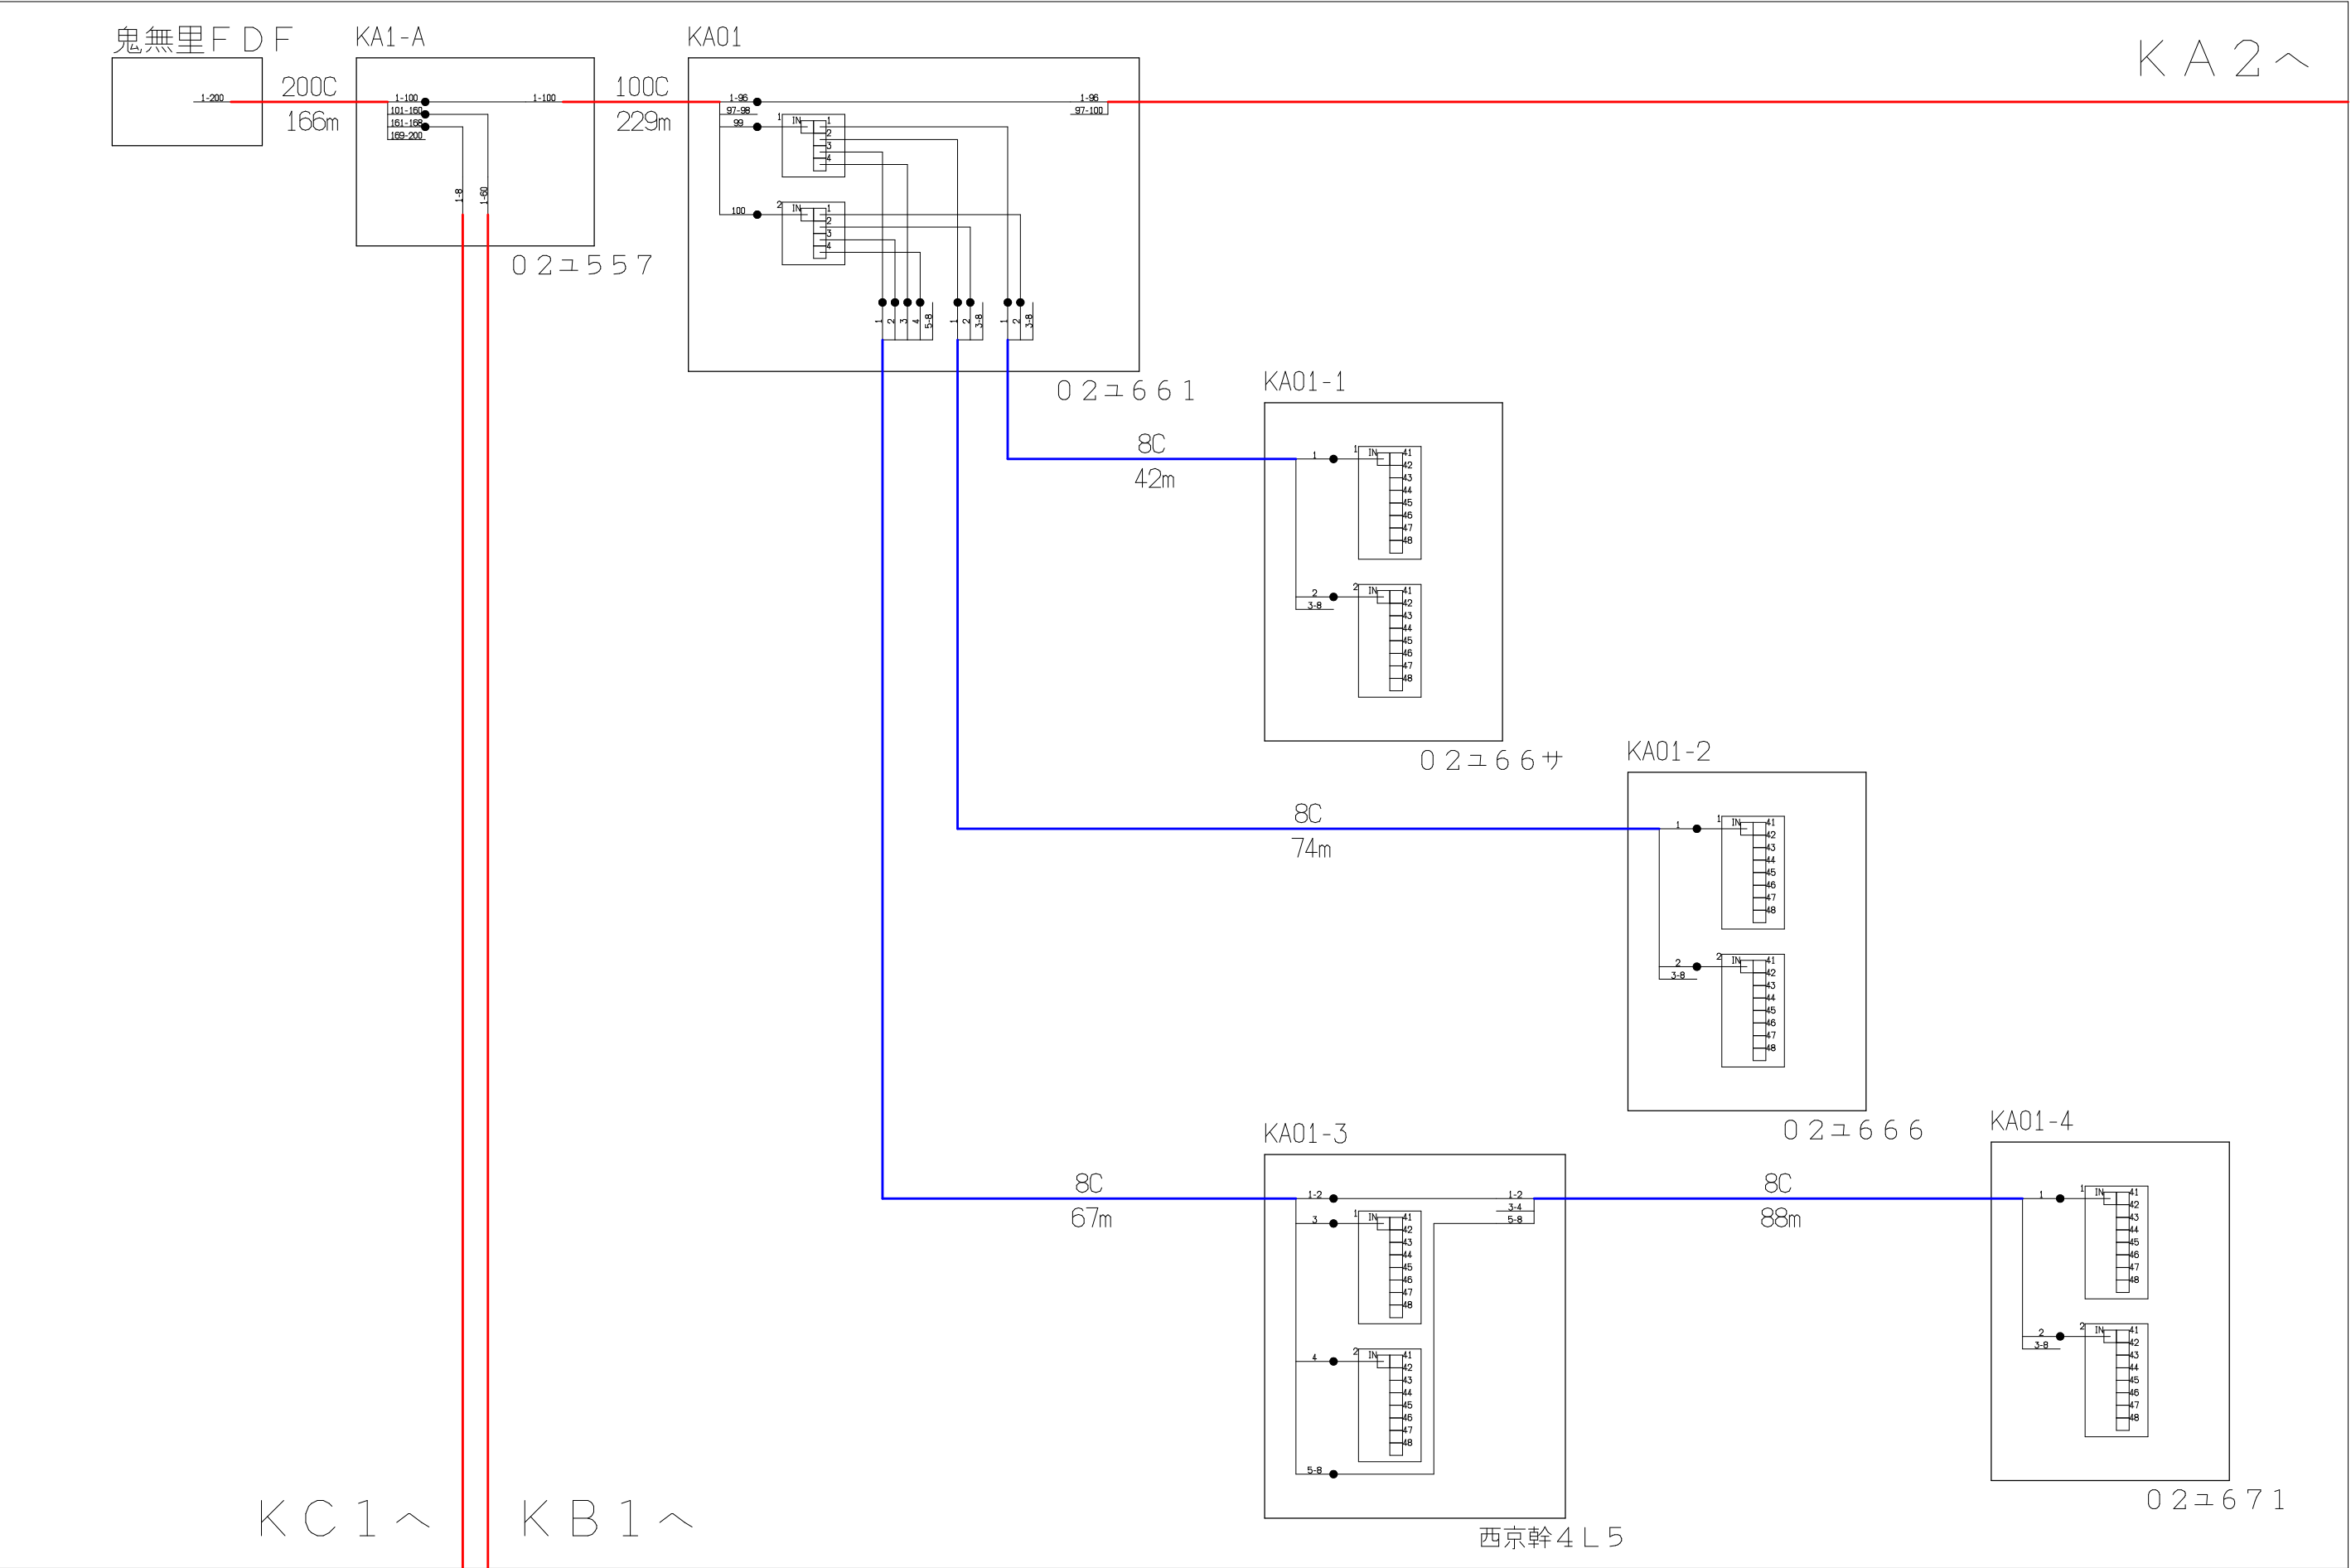

シンボル	内 容	シンボル	内 容	シンボル	内 容
●	融着箇所		8分岐子カプラ	---	FTTH連絡線
	4分岐親カプラ			—	FTTH幹線
				—	FTTH分岐線
				xxC	敷設芯数

			業務名	長野市戸隠・鬼無里 情報通信施設光化工事		図面 名称	光 芯 線 接 続 図		
	KA1	KA2	企業名	シーテック・日本電気通信工業 特定建設共同企業体		図面 番号	KA1	縮尺	
	KC1	KB1						作成日	2025年2月14日

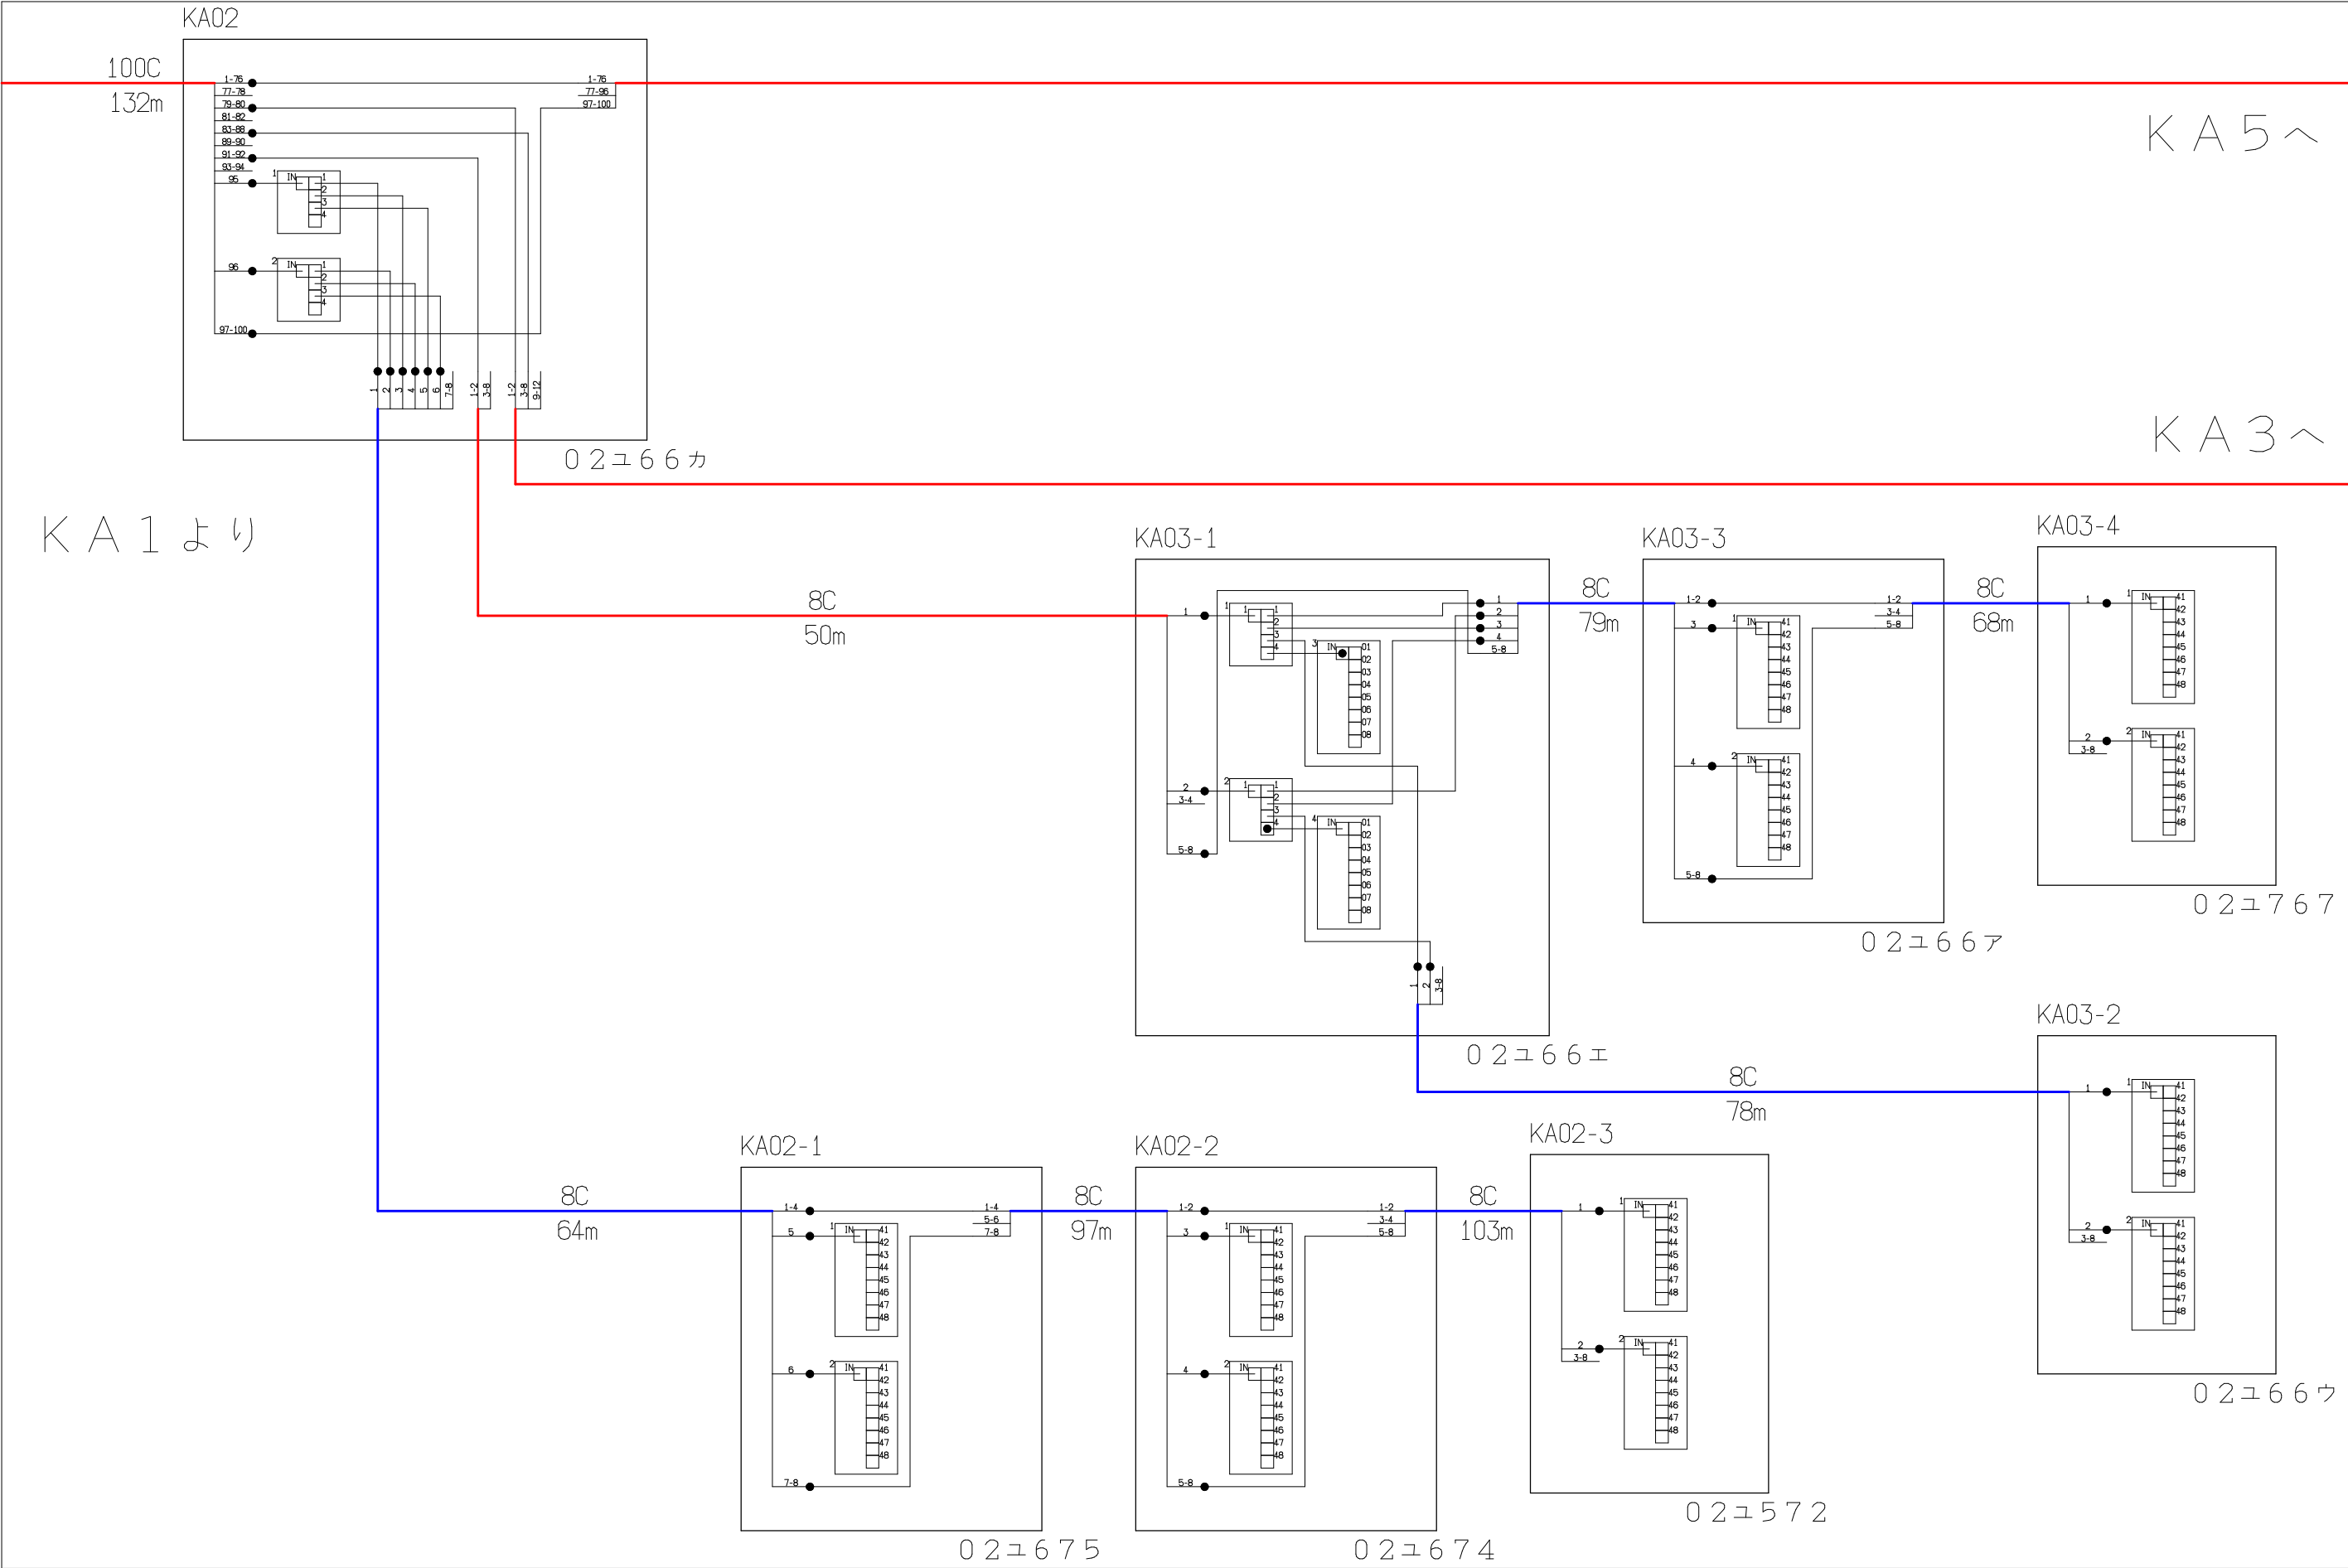


シンボル	内 容	シンボル	内 容	シンボル	内 容
●	融着箇所		8分岐子カプラ		FTTH連絡線
	4分岐親カプラ				FTTH幹線
					FTTH分岐線
				xxC	敷設芯数

KA1	KA2	KA5
		KA3
業務名	長野市戸隠・鬼無里 情報通信施設光化工事	
企業名	シーテック・日本電気通信工業 特定建設共同企業体	図面 番号
図面 名称		光 芯 線 接 続 図
作成日		2025年2月14日
縮尺		


KA2より

K A 4 ^

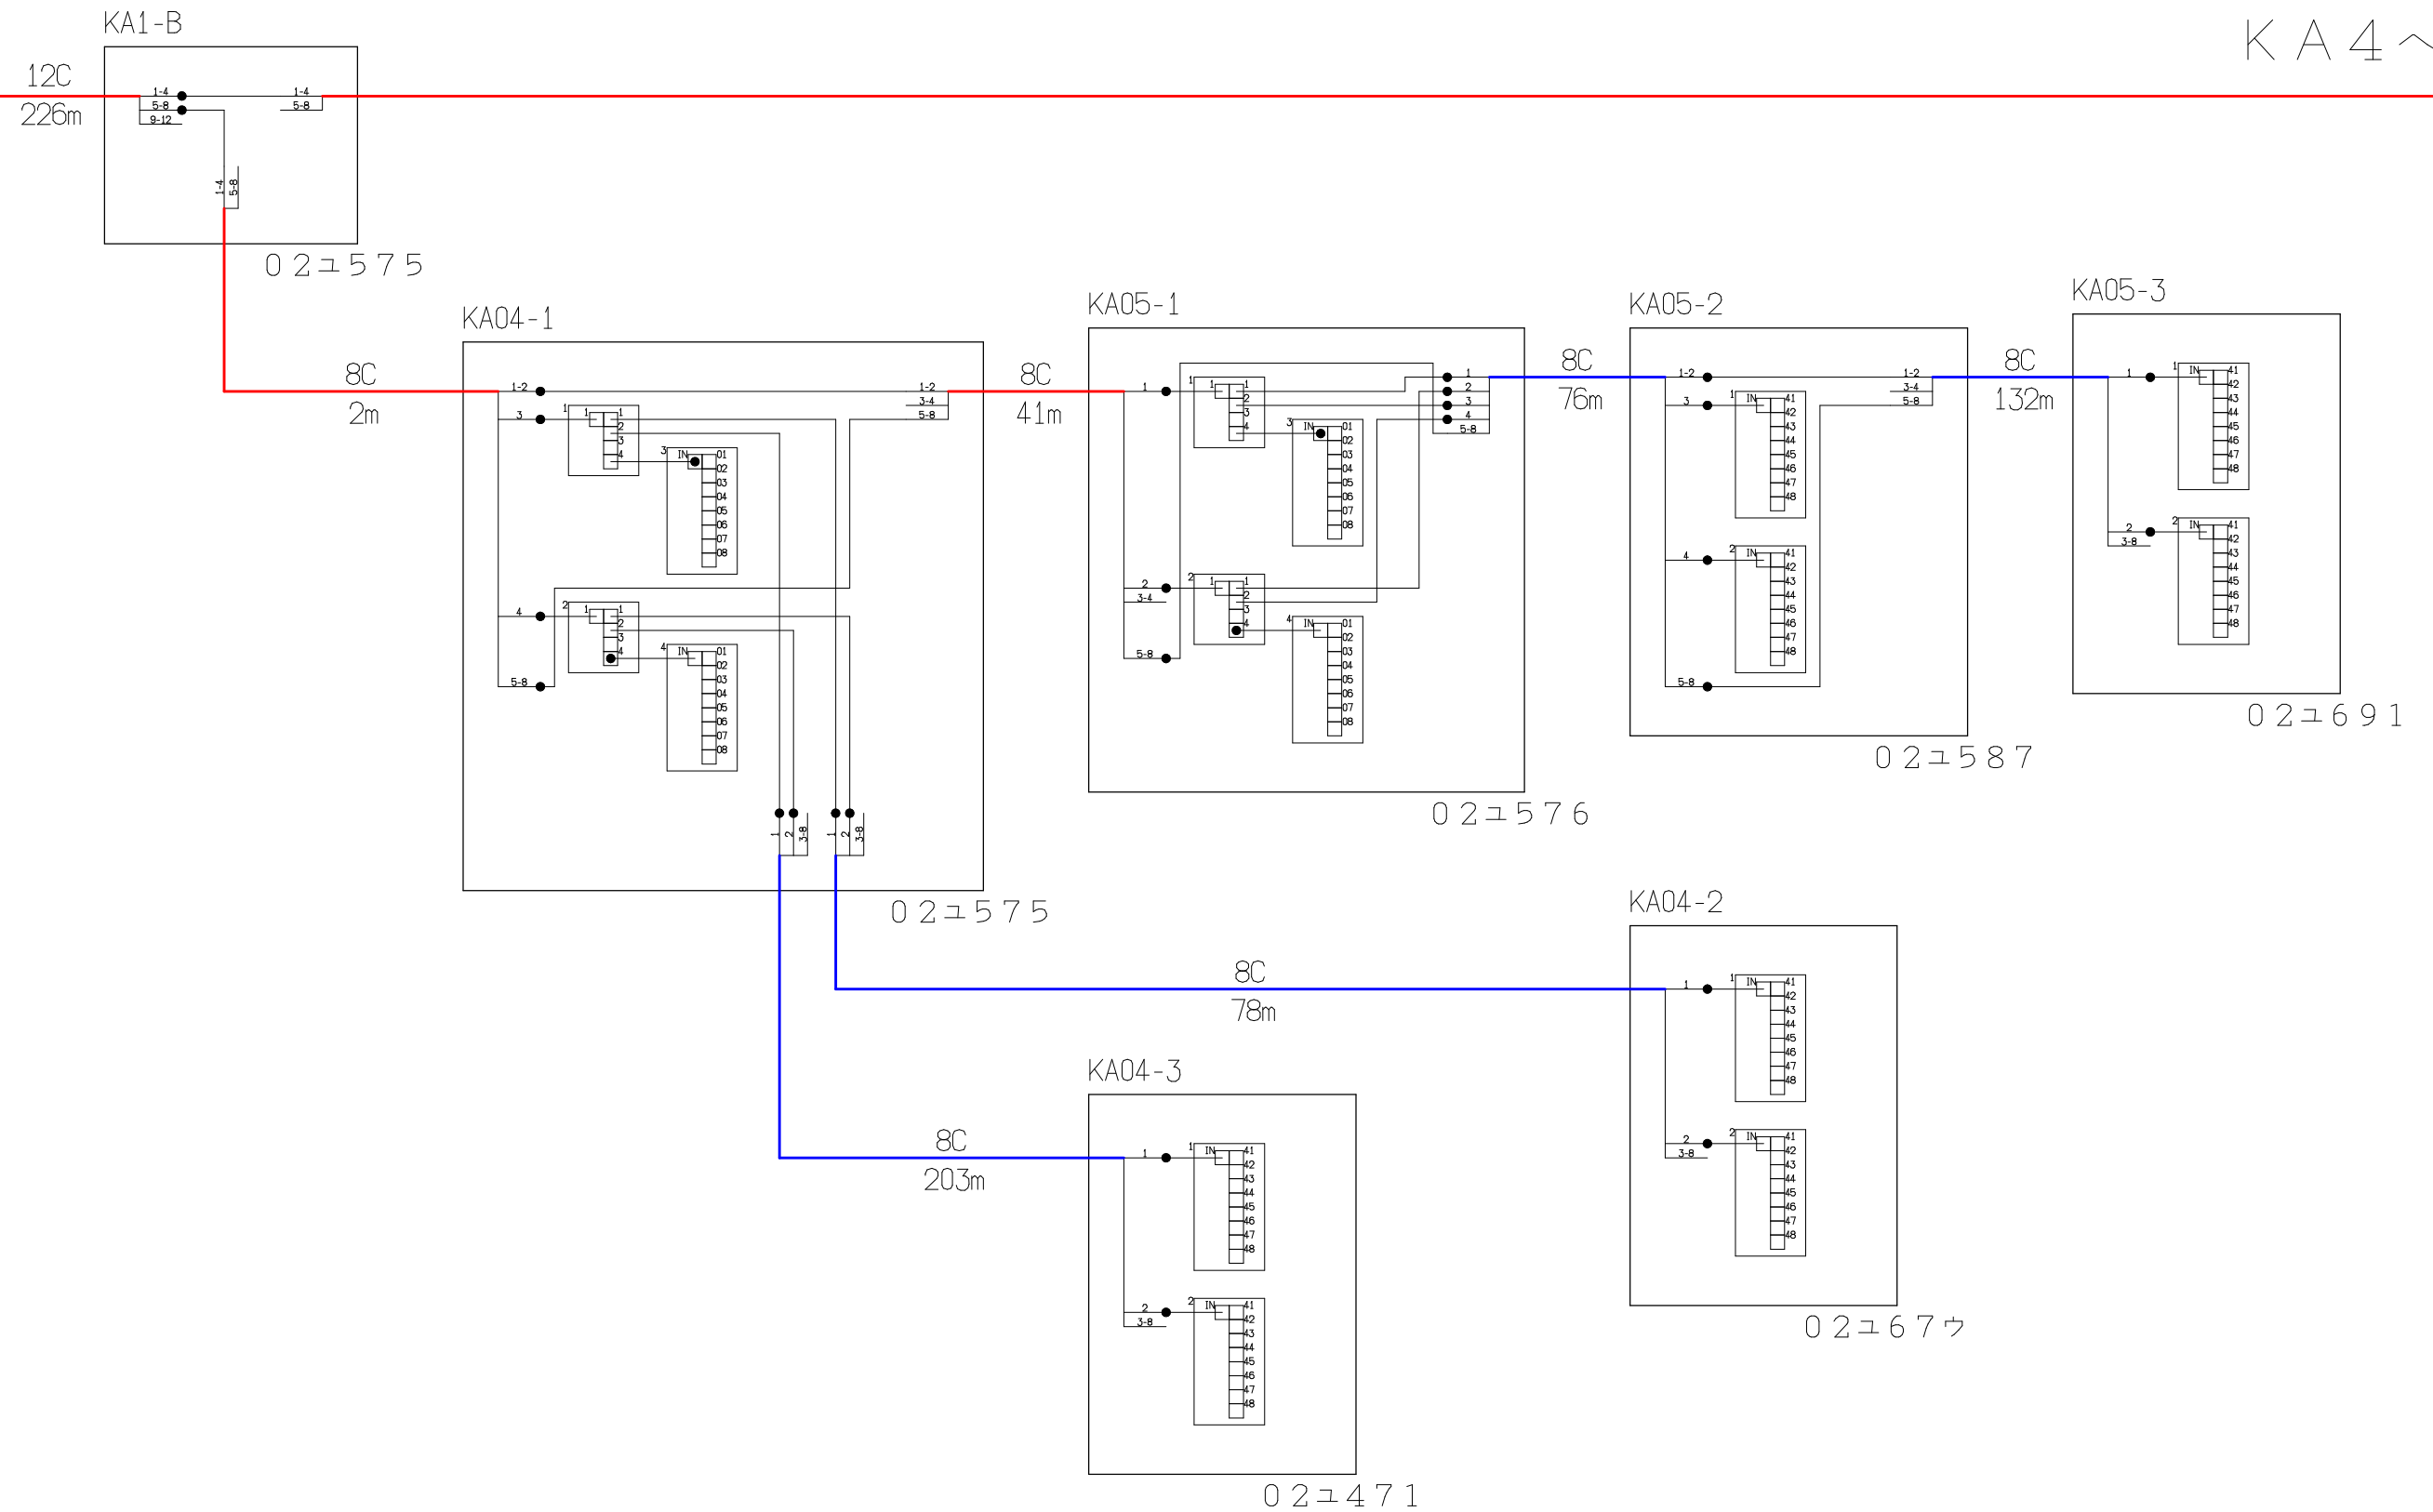

シンボル	内 容	シンボル	内 容	シンボル	内 容
●	融着箇所		8分岐子カブラ	---	F T T H 連絡線
	4分岐親カブラ			—	F T T H 幹線
				—	F T T H 分岐線
				xxC	敷設芯数


[illegible]

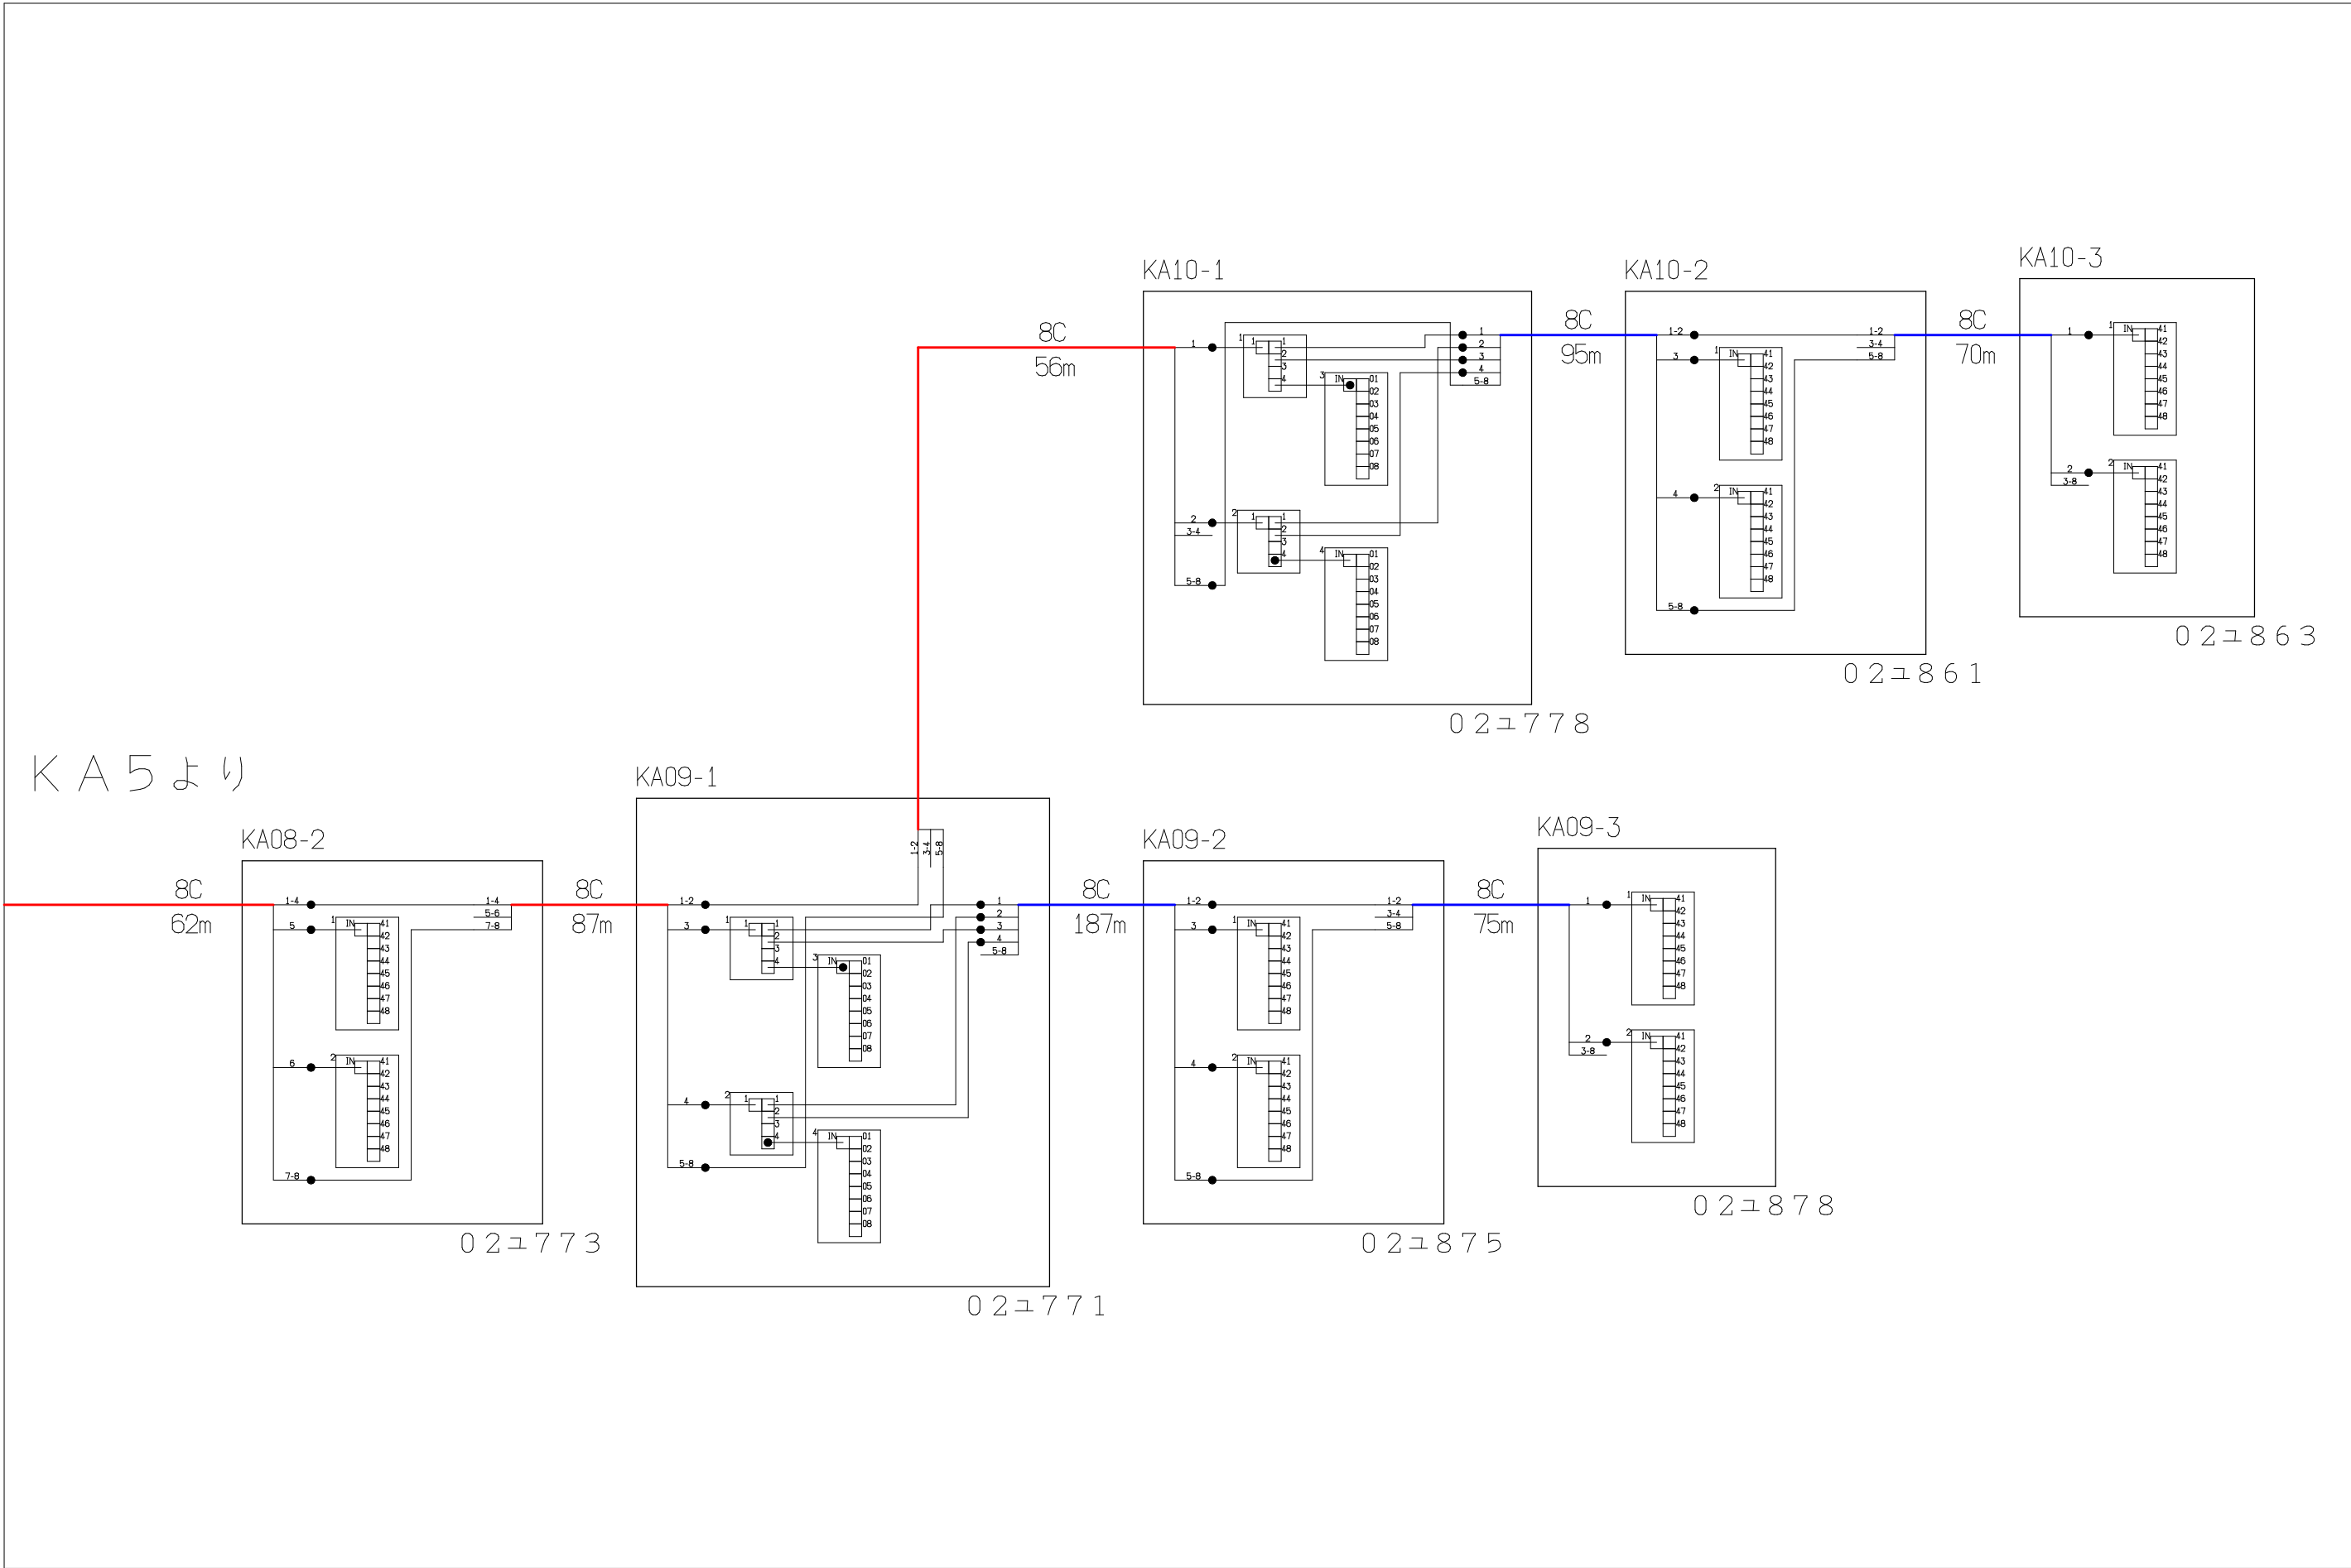

シンボル	内 容	シンボル	内 容	シンボル	内 容
●	融着箇所	8分岐子カブラ	FTTH連絡線	---	敷設芯数
4分岐親カブラ			FTTH幹線	—	
			FTTH分岐線	—	
				xxC	

KA5	KA6		業務名	長野市戸隠・鬼無里 情報通信施設光化工事	図面 名称	光 芯 線 接 続 図
			企業名	シーテック・日本電気通信工業 特定建設共同企業体	図面 番号	KA6
					縮尺	
					作成日	2025年2月14日

KA5より

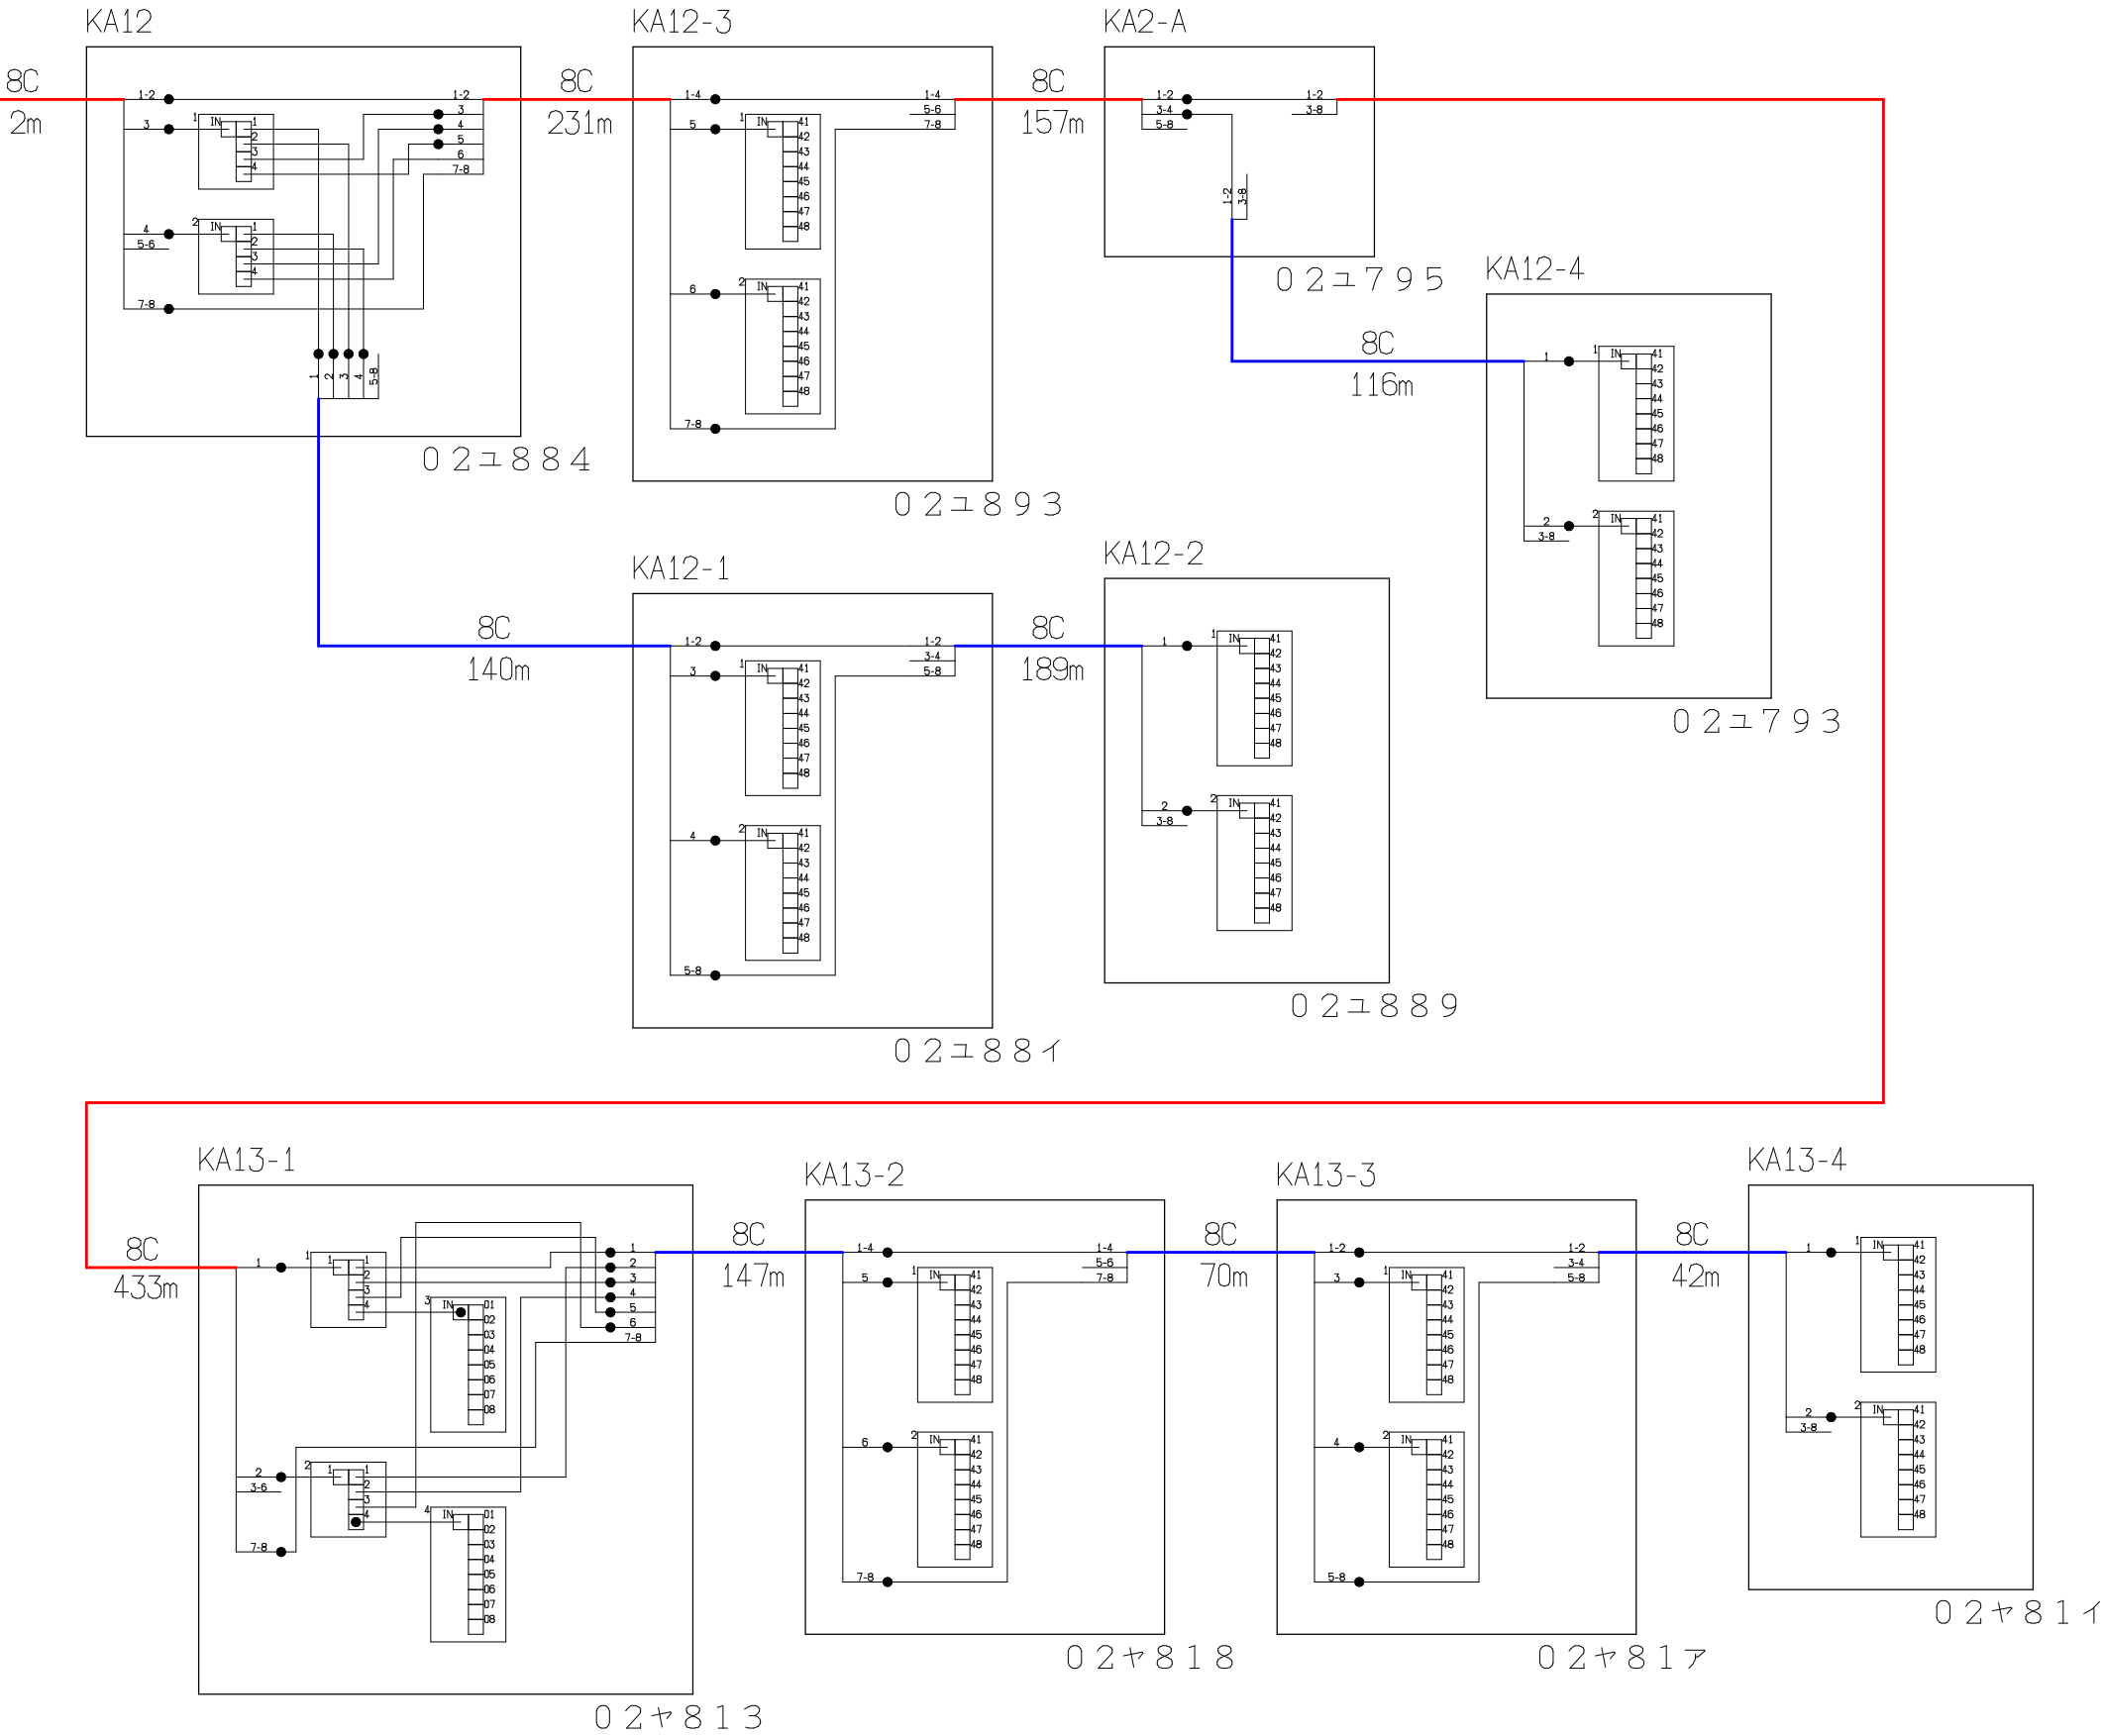


シンボル	内 容	シンボル	内 容	シンボル	内 容
●	融着箇所		8分岐子カブラ	---	FTTH連絡線
	4分岐親カブラ			—	FTTH幹線
				—	FTTH分岐線
				xxC	敷設芯数

			業務名	長野市戸隠・鬼無里 情報通信施設光化工事		図面 名称	光 芯 線 接 続 図	
KA5	KA7		企業名	シーテック・日本電気通信工業 特定建設共同企業体		図面 番号	KA7	縮尺
						作成日	2025年2月14日	

KA5より

KA9へ

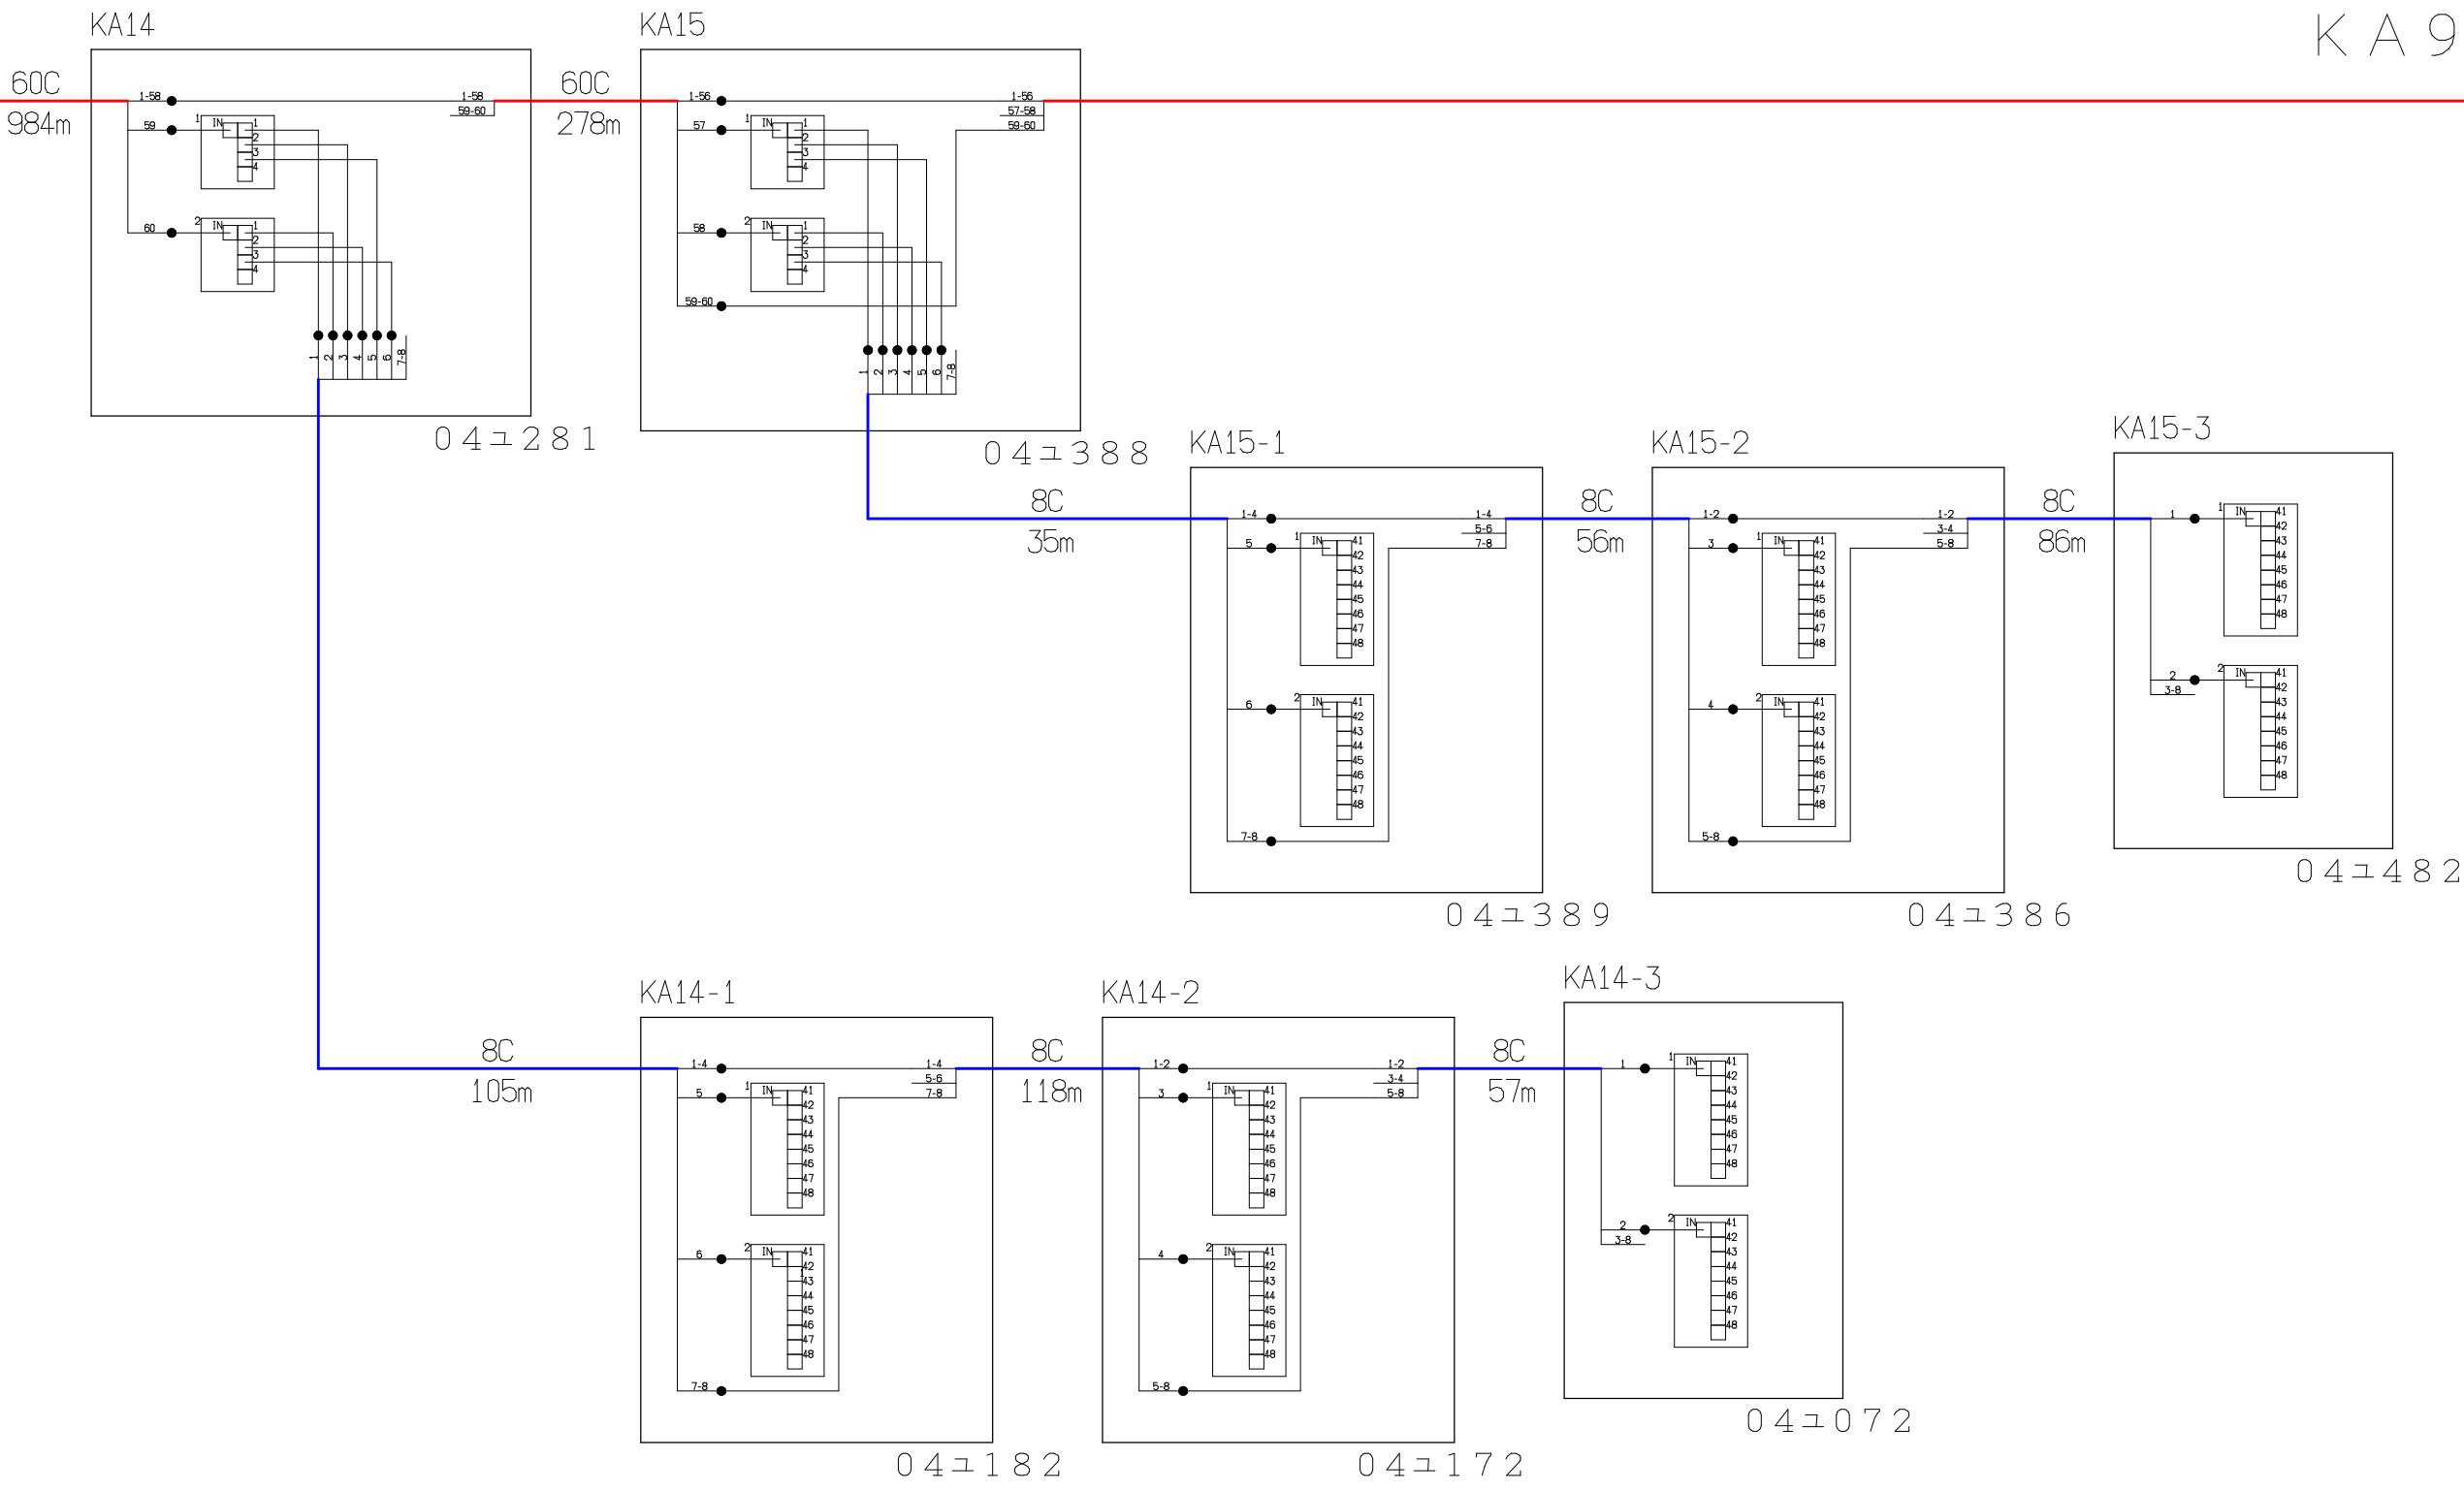


シンボル	内 容	シンボル	内 容	シンボル	内 容
●	融着箇所		8分岐子カプラ	---	FTTH連絡線
	4分岐親カプラ			—	FTTH幹線
				—	FTTH分岐線
			xxC		敷設芯数

			業務名	長野市戸隠・鬼無里 情報通信施設光化工事		図面 名称	光 芯 線 接 続 図	
KA5	KA8	KA9	企業名	シーテック・日本電気通信工業 特定建設共同企業体		図面 番号	KA8	縮尺
						作成日	2025年2月14日	


KA8より

KA10へ

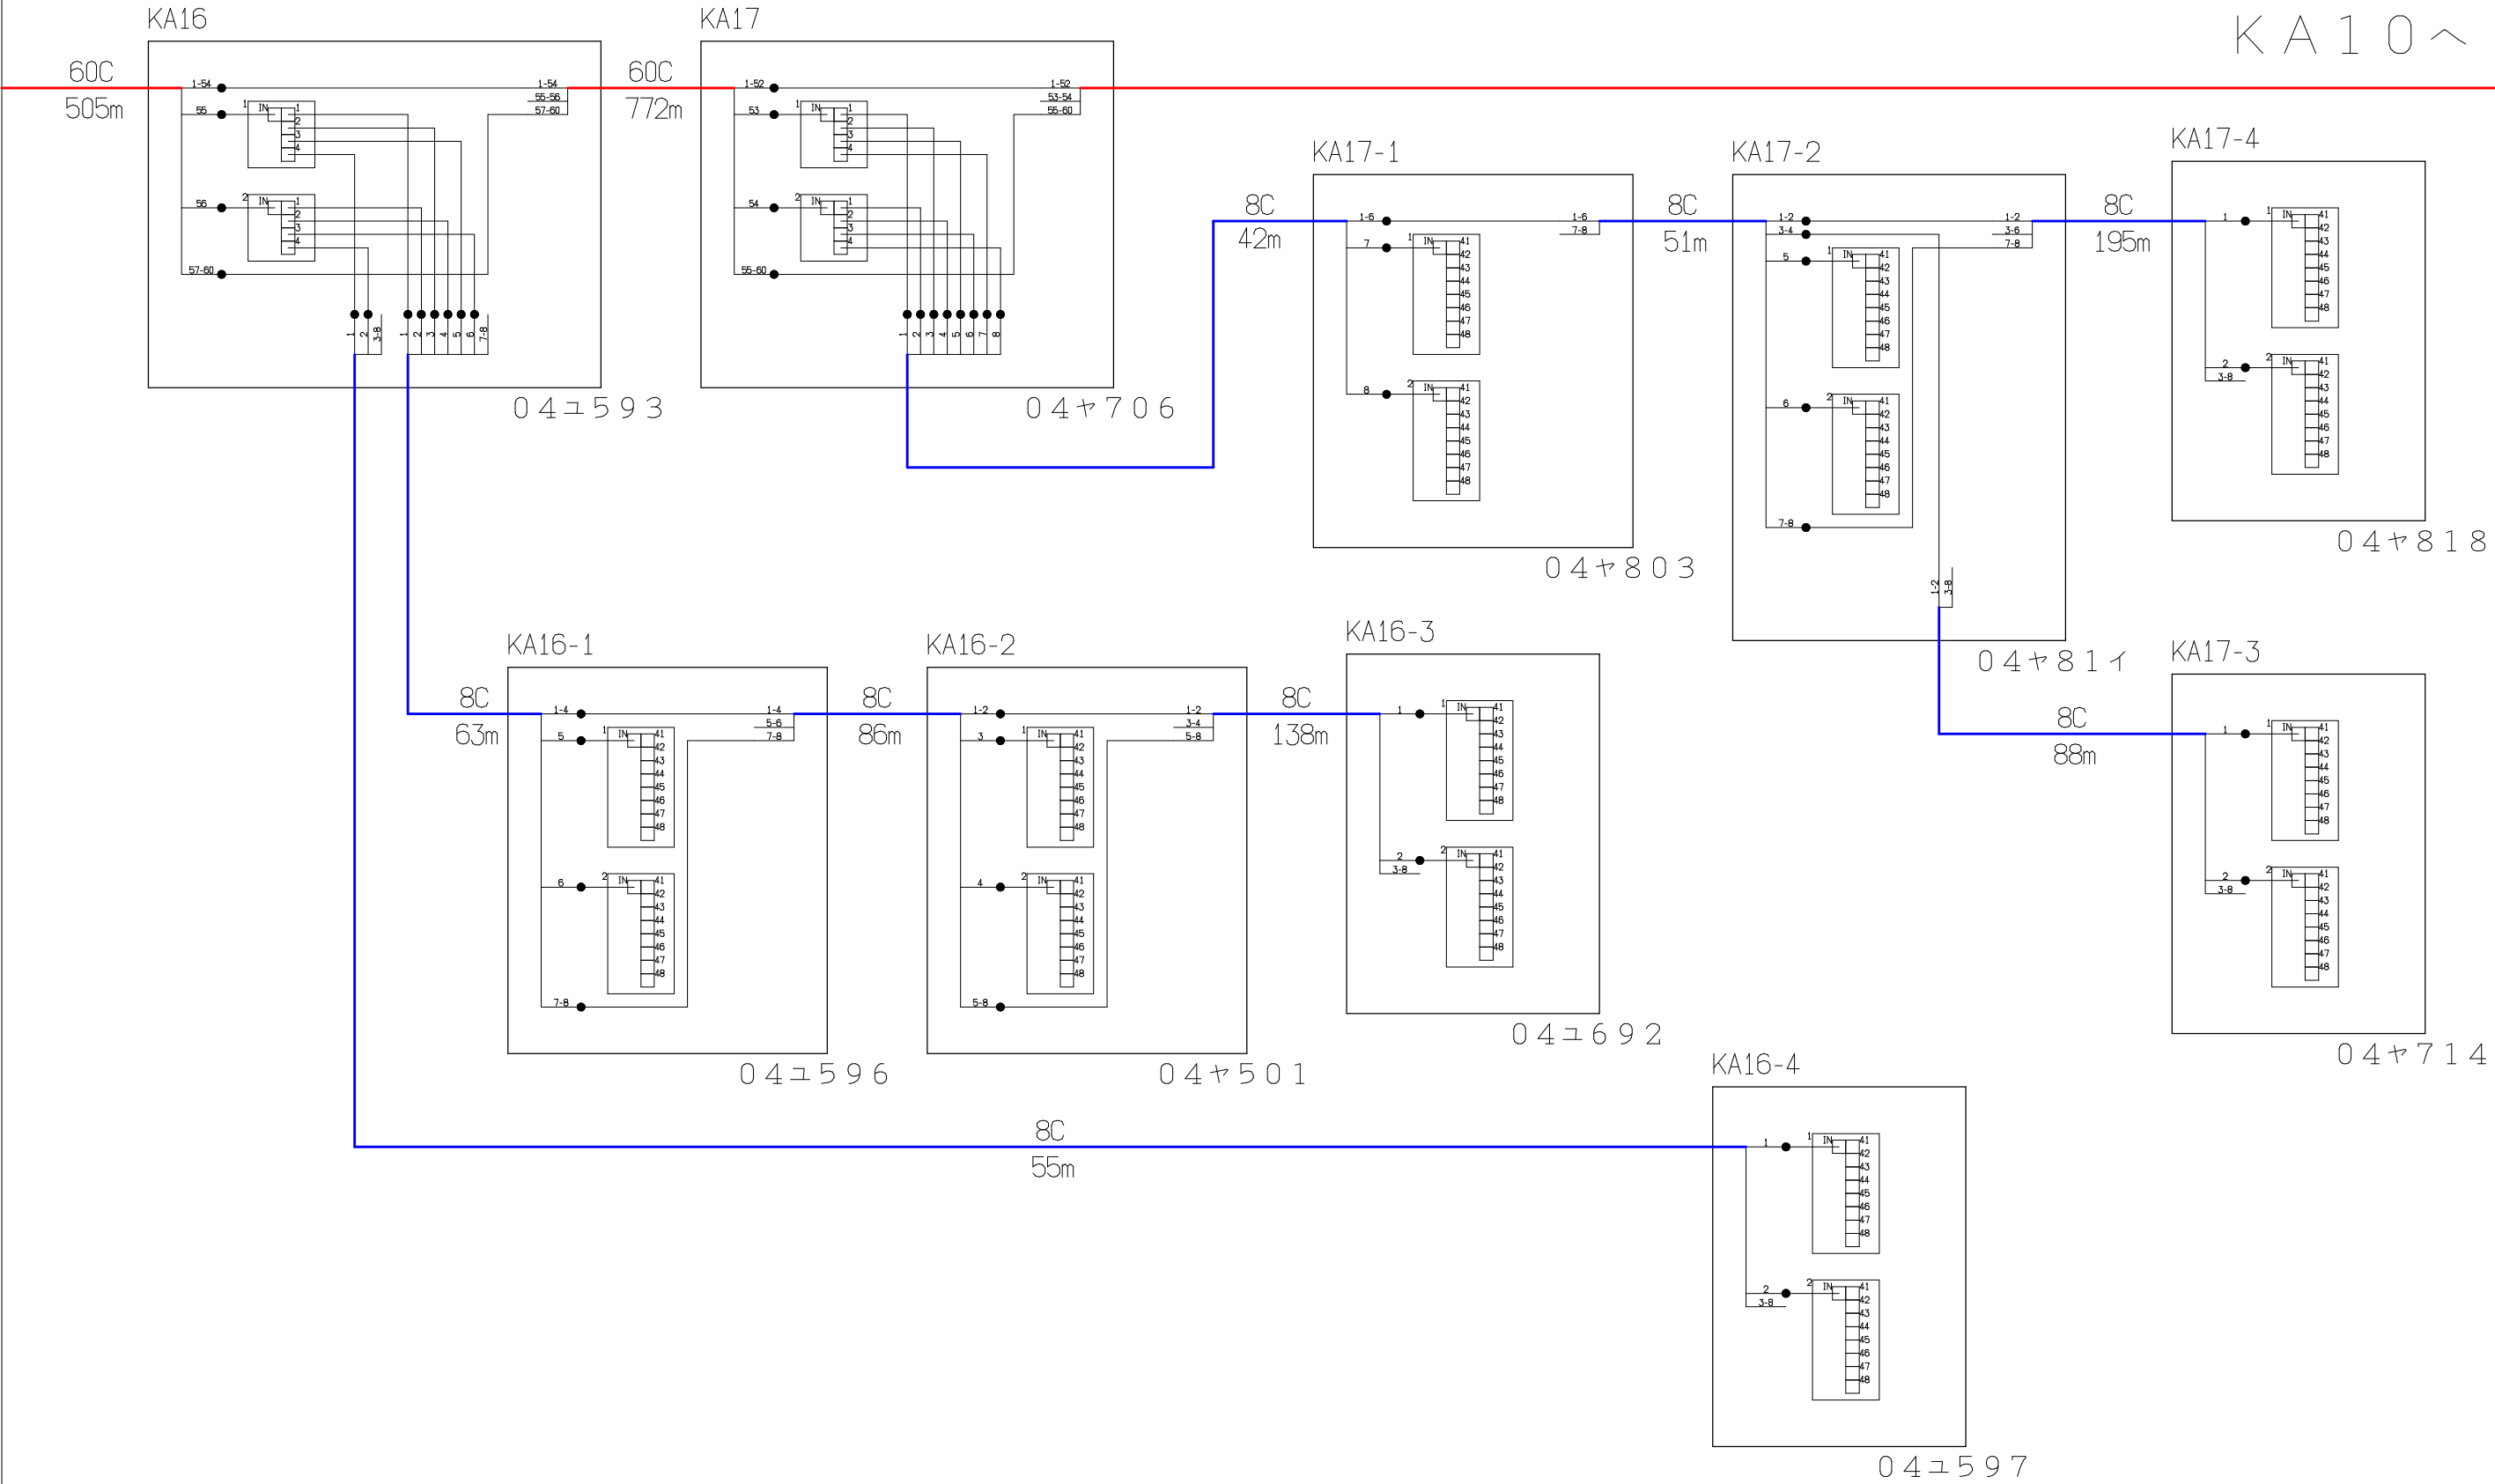


シンボル	内 容	シンボル	内 容	シンボル	内 容
●	融着箇所		8分岐子カプラ	---	FTTH連絡線
	4分岐親カプラ		FTTH幹線	---	FTTH分岐線
		xxC	敷設芯数		

KA8	KA9	KA10	業務名	長野市戸隠・鬼無里 情報通信施設光化工事	図面 名称	光 芯 線 接 続 図
			企業名	シーテック・日本電気通信工業 特定建設共同企業体	図面 番号	KA9
					縮尺	
					作成日	2025年2月14日

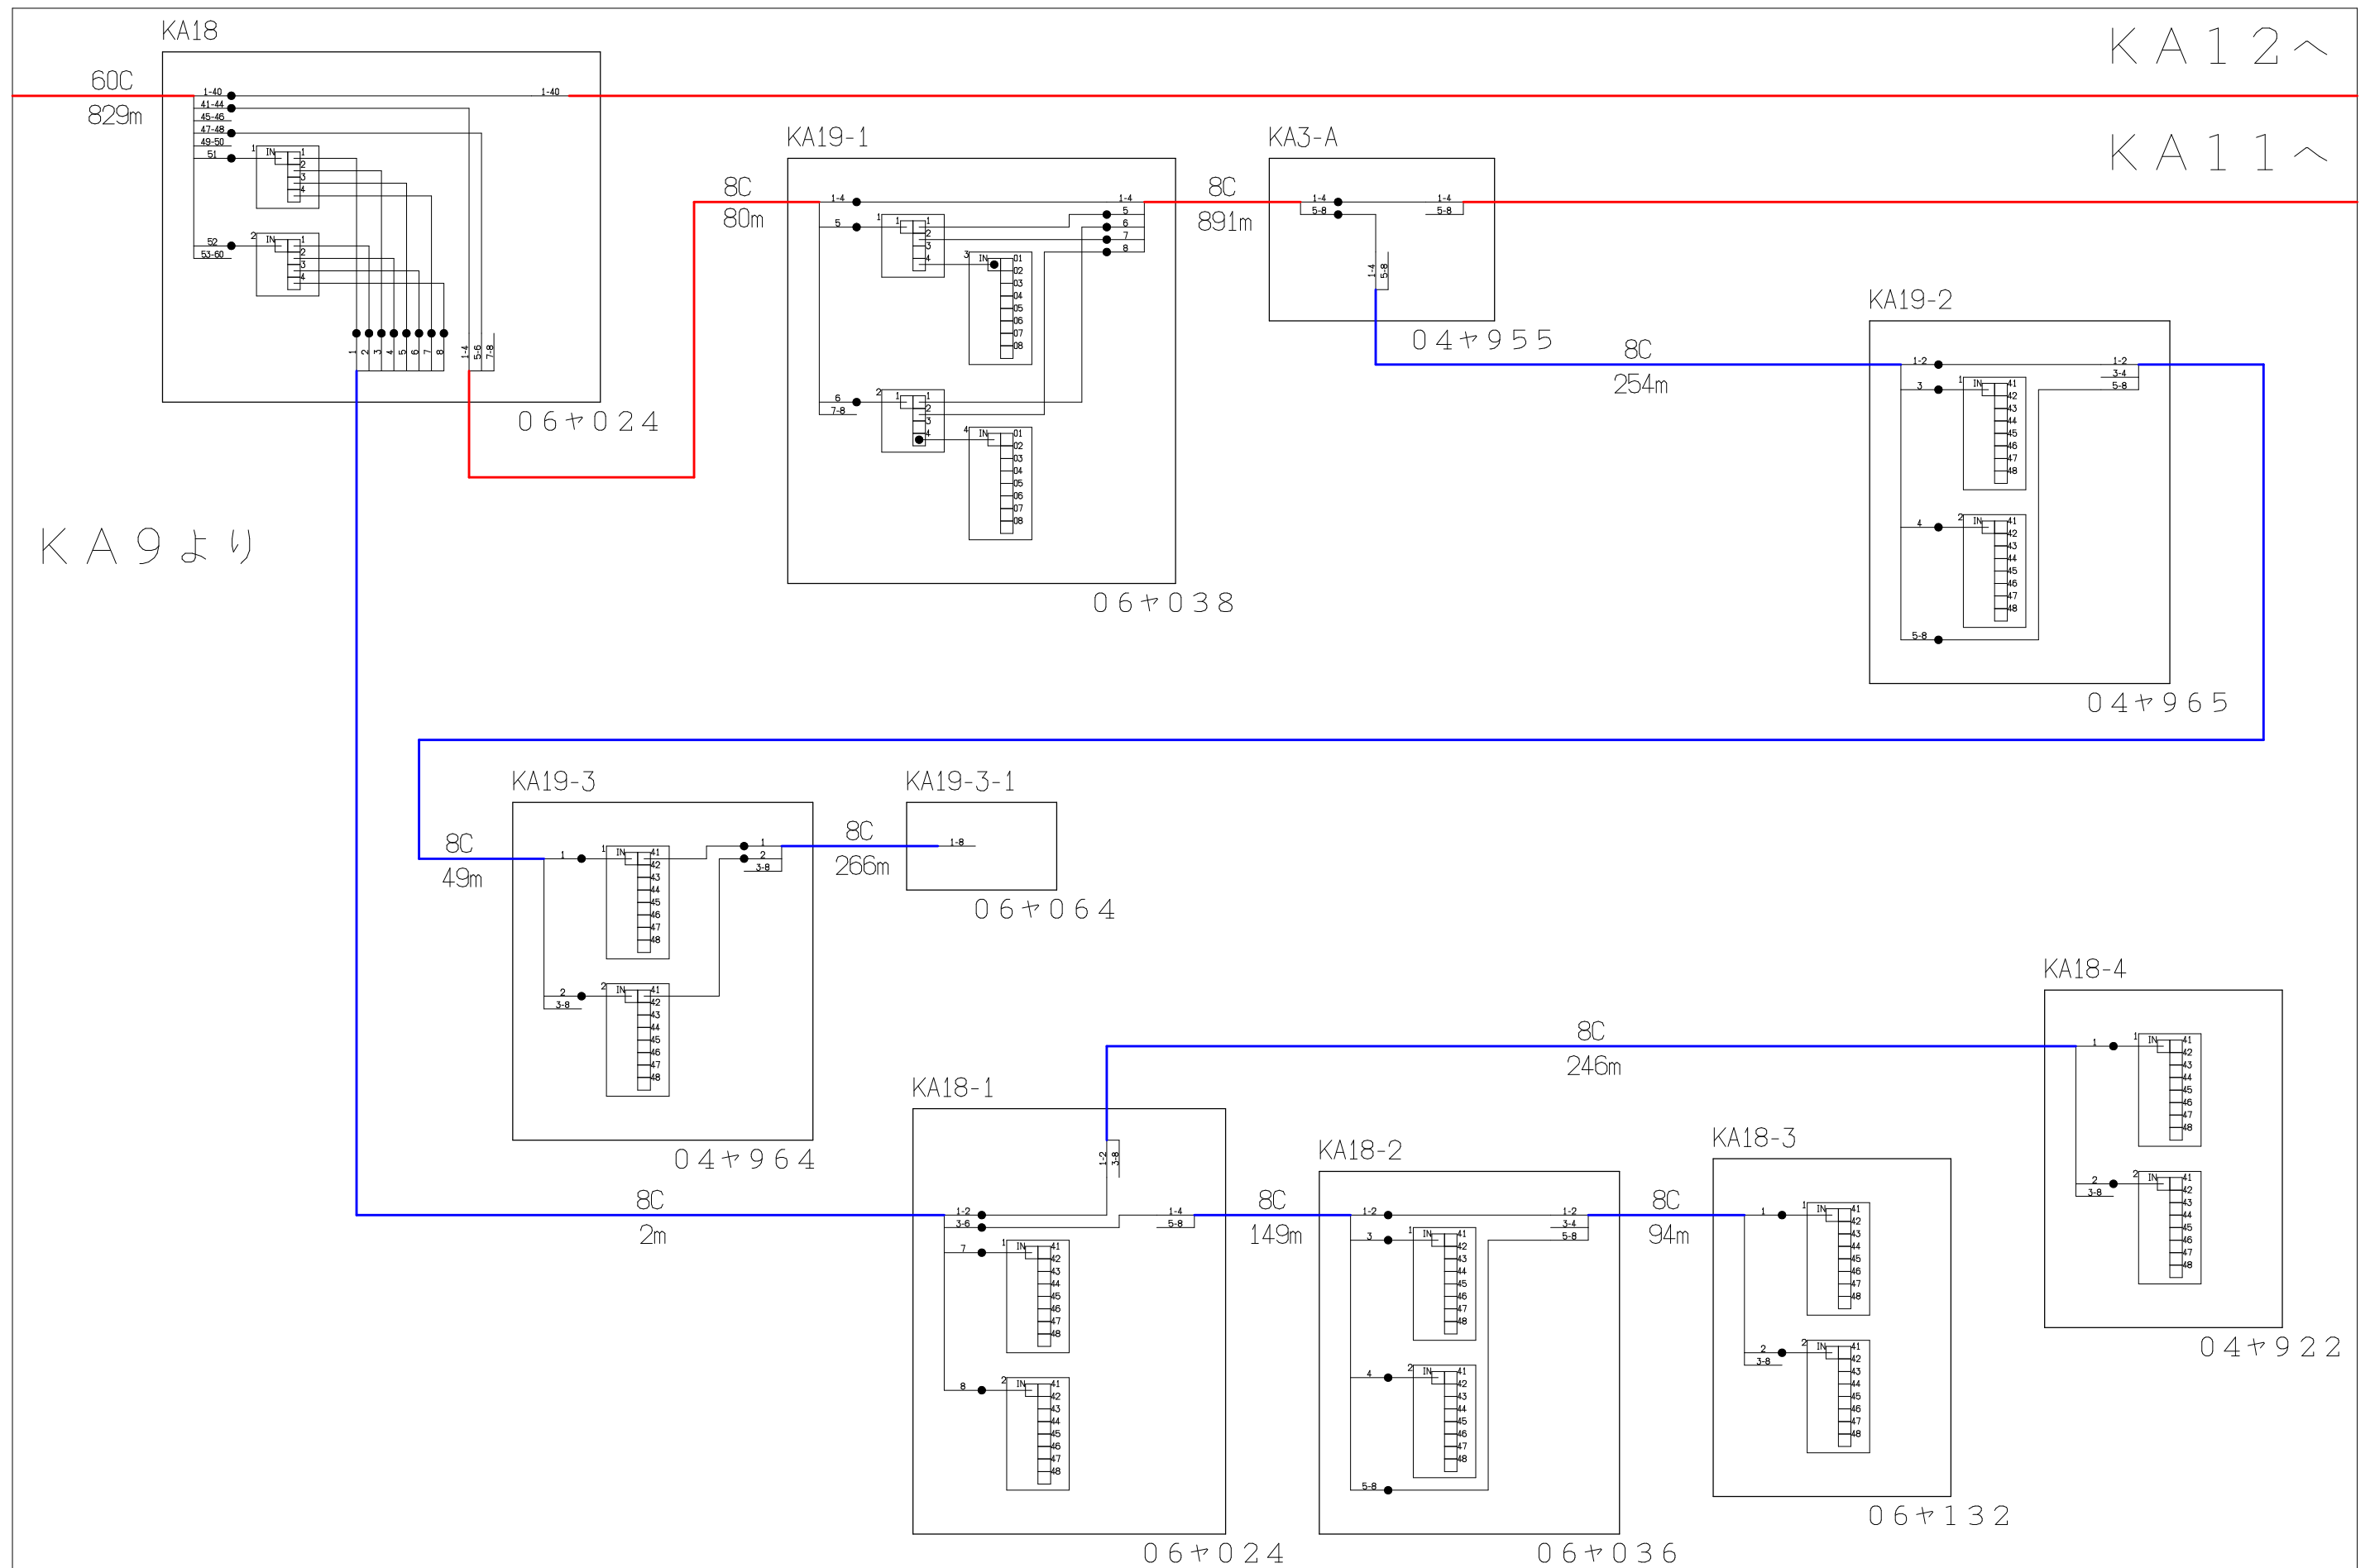

シンボル	内 容	シンボル	内 容	シンボル	内 容
●	融着箇所		8分岐子カブラ		F T T H 連絡線
	4分岐親カブラ				F T T H 幹線
					F T T H 分岐線
				×xC	敷設芯数

			業務名 長野市戸隠・鬼無里 情報通信施設光化工事	図面 名称	光 芯 線 接 続 図		
KA9	KA10	KA12			企業名 シーテック・日本電気通信工業 特定建設共同企業体	図面 番号	KA10
		KA11	作成日	2025年2月14日			

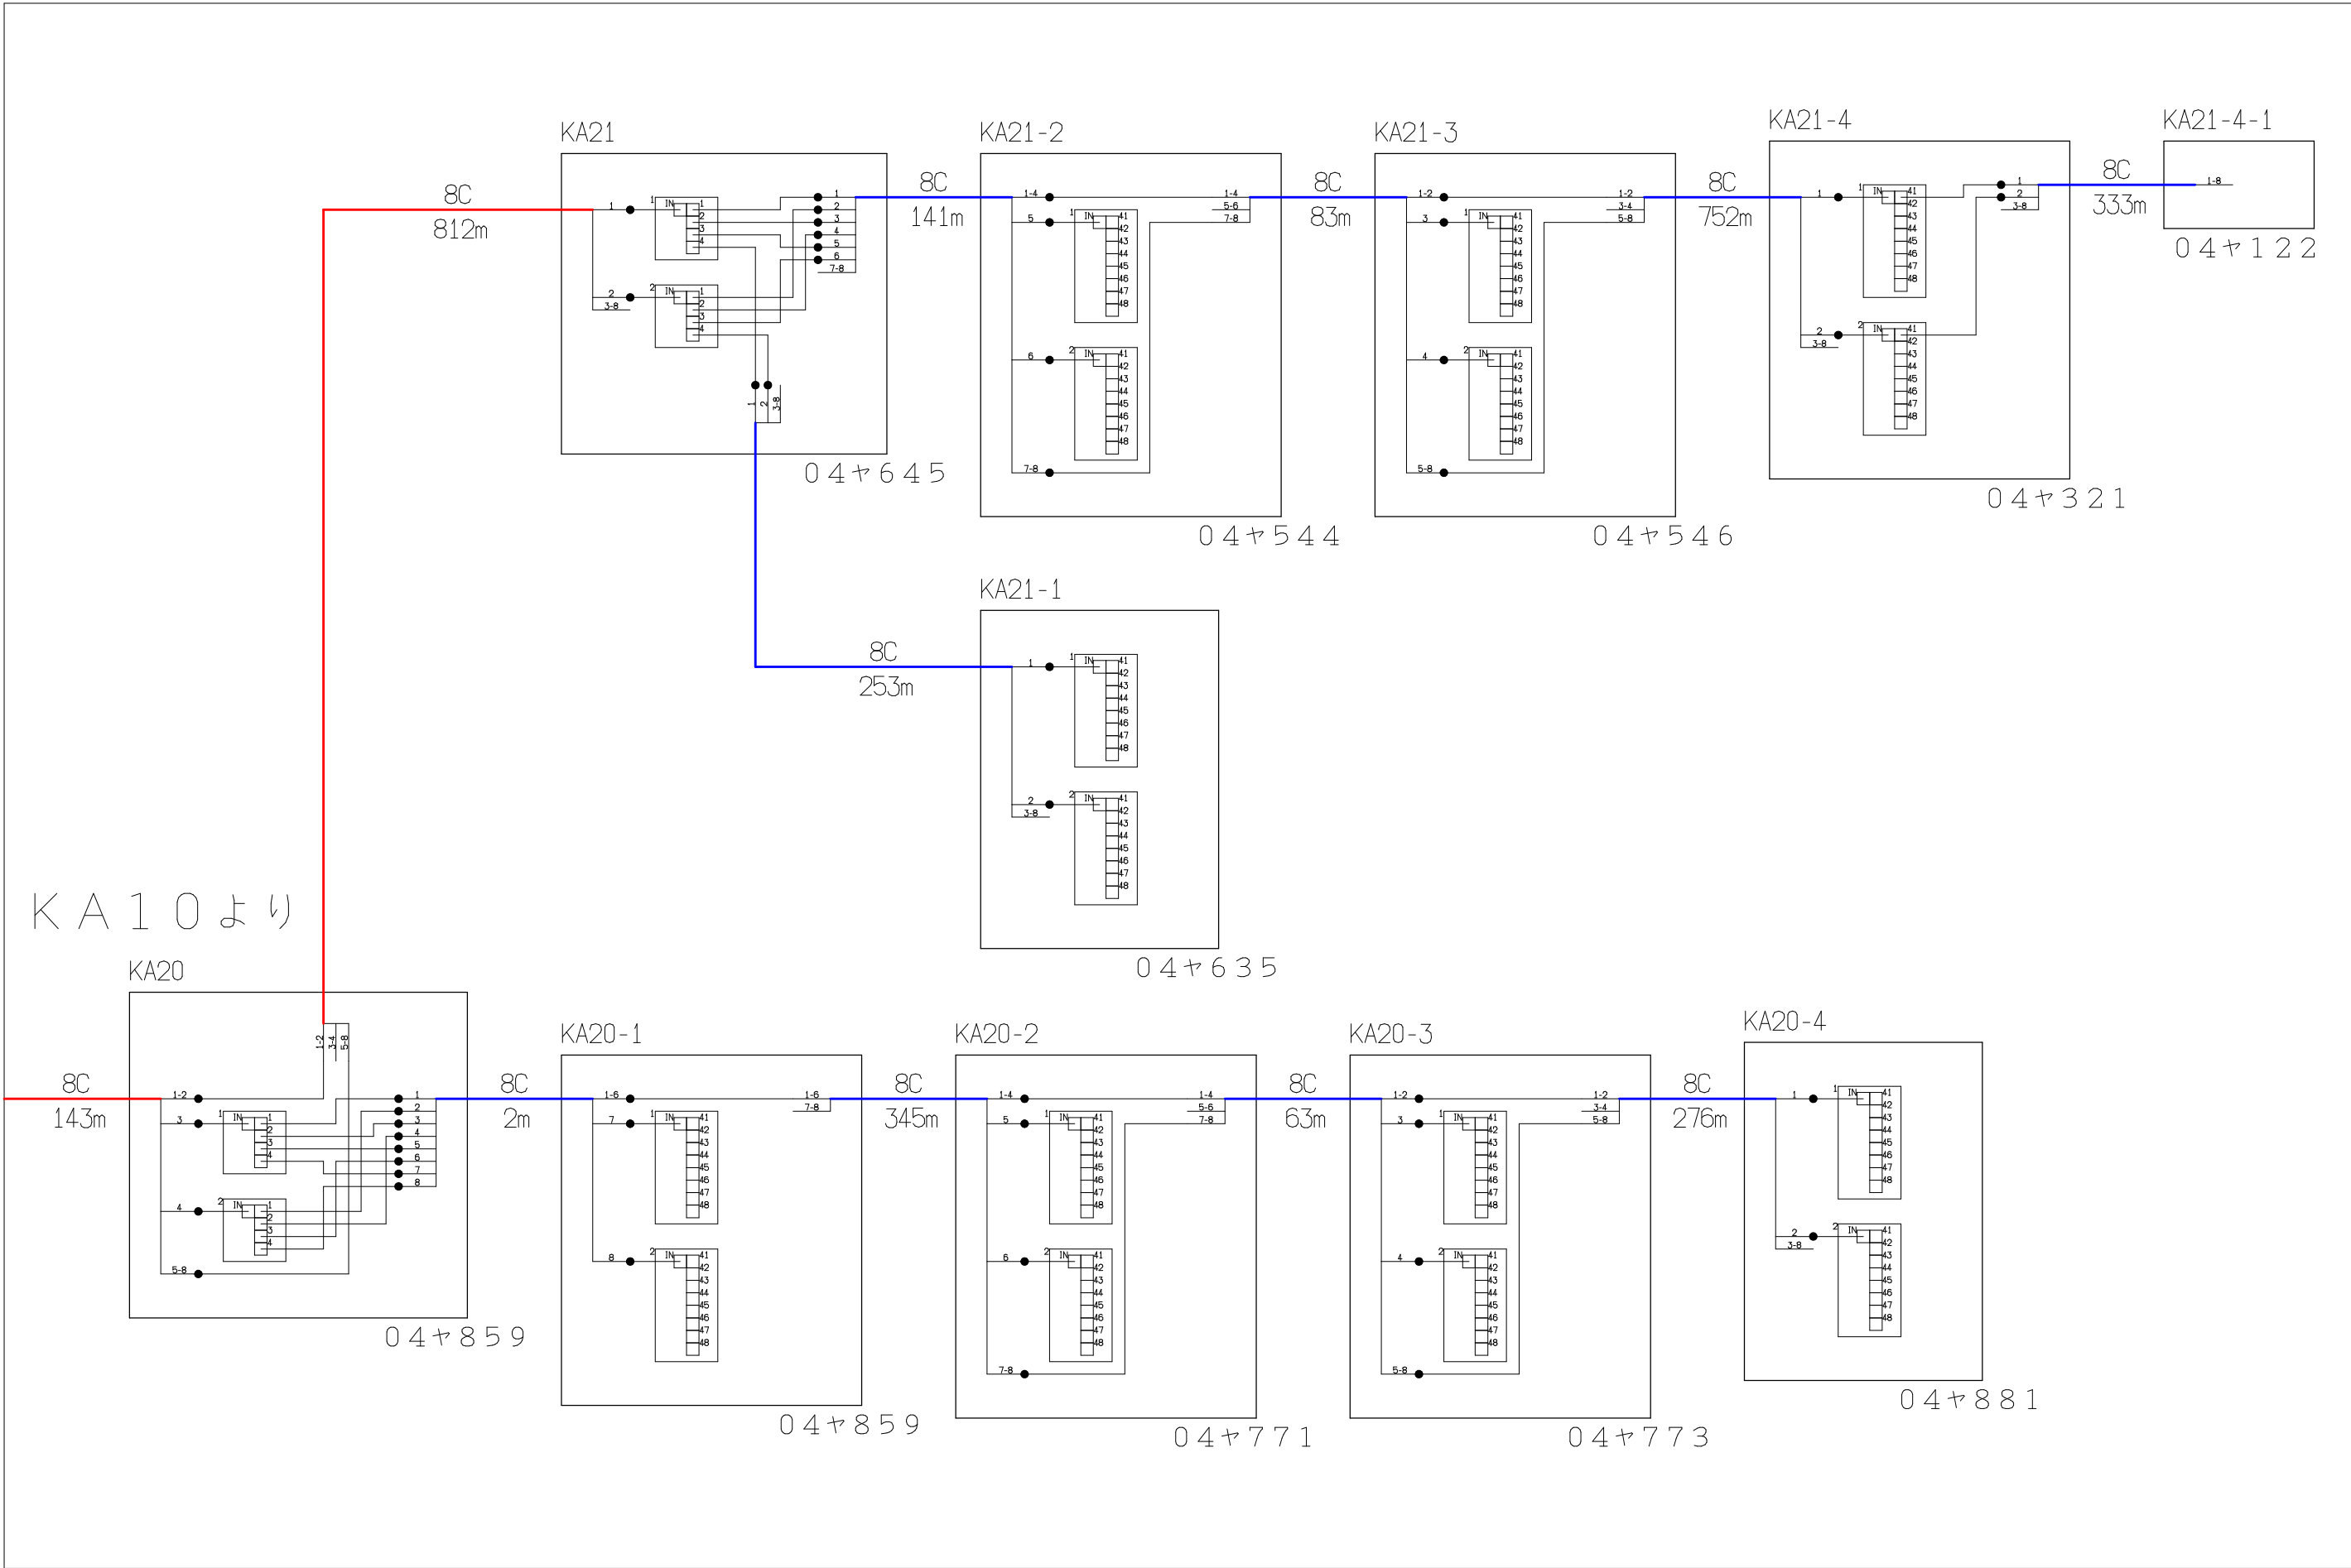


シンボル	内 容	シンボル	内 容	シンボル	内 容
●	融着箇所		8分岐子カップラ		FTTH連絡線
	4分岐親カップラ				FTTH幹線
					FTTH分岐線
				xxC	敷設芯数

			業務名	長野市戸隠・鬼無里 情報通信施設光化工事		図面 名称	光 芯 線 接 続 図	
KA10	KA11		企業名	シーテック・日本電気通信工業 特定建設共同企業体		図面 番号	KA11	縮尺
						作成日	2025年2月14日	

KA10より


KA14へ

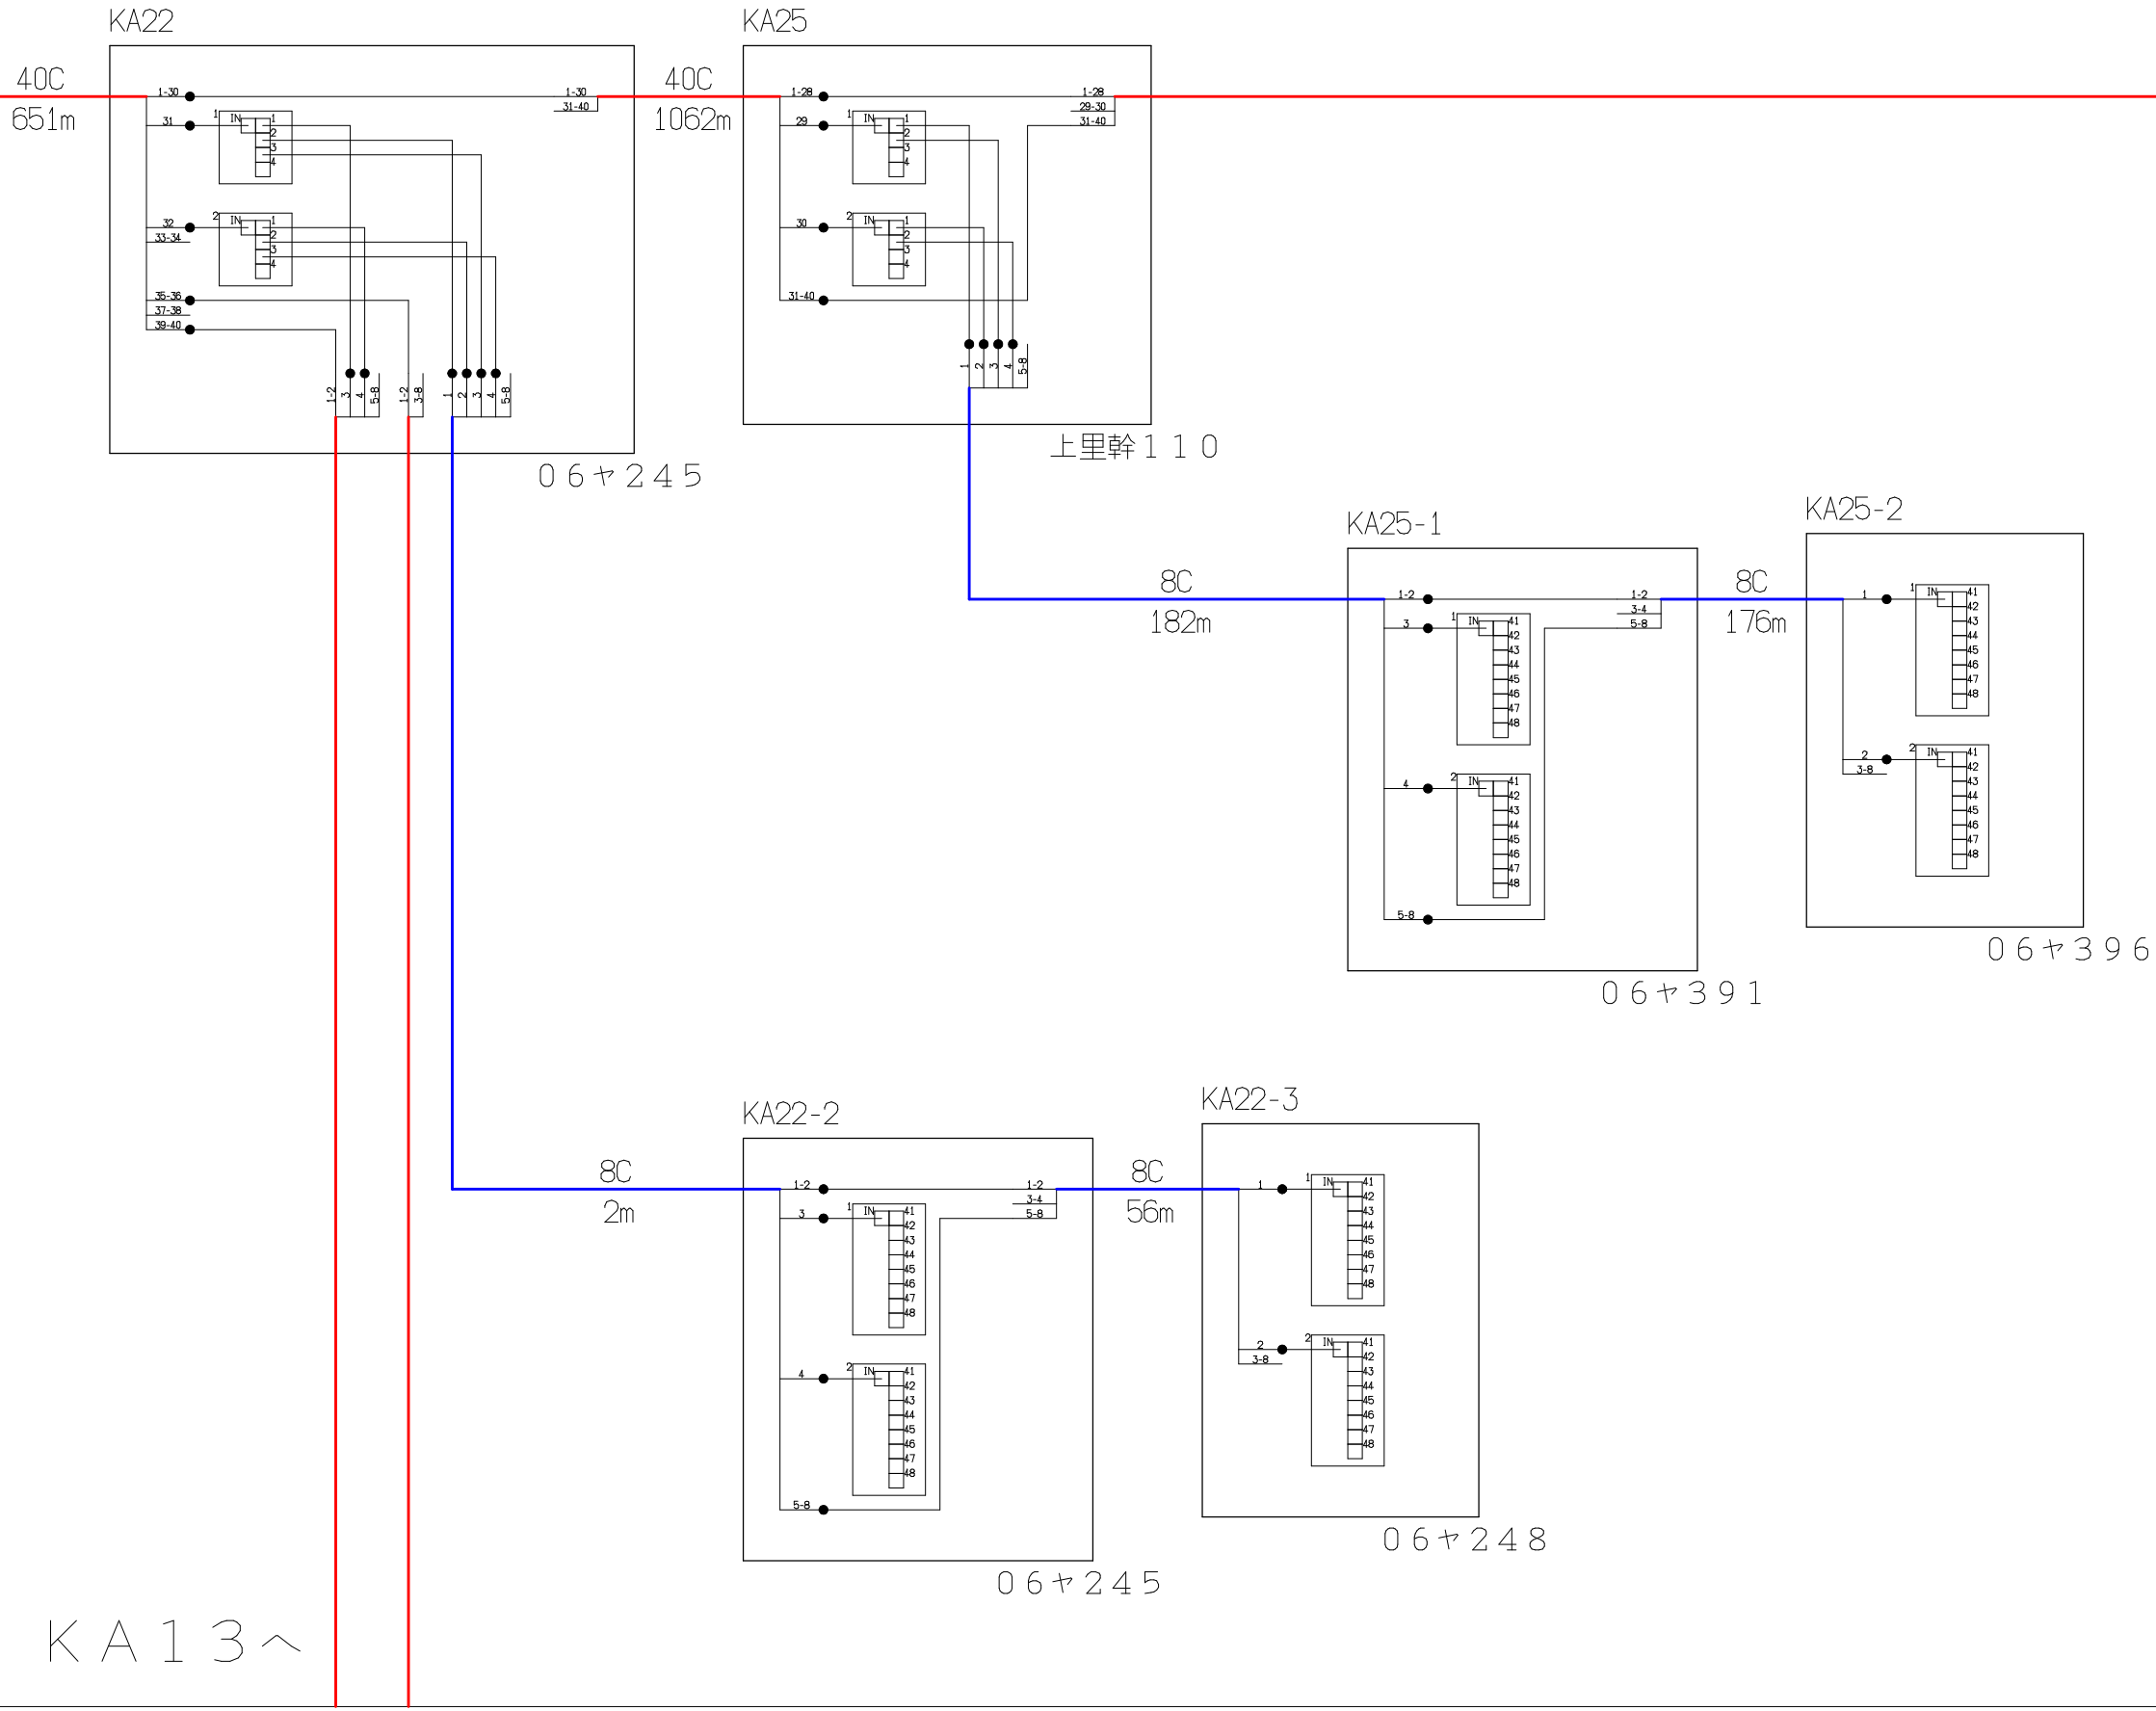

KA13へ


シンボル	内 容	シンボル	内 容	シンボル	内 容
●	融着箇所		8分岐子カプラ	---	FTTH連絡線
	4分岐親カプラ			—	FTTH幹線
				—	FTTH分岐線
		xxC	敷設芯数		

			業務名	長野市戸隠・鬼無里 情報通信施設光化工事		図面 名称	光 芯 線 接 続 図	
KA10	KA12	KA14	企業名	シーテック・日本電気通信工業 特定建設共同企業体		図面 番号	KA12	縮尺
	KA13					作成日	2025年2月14日	

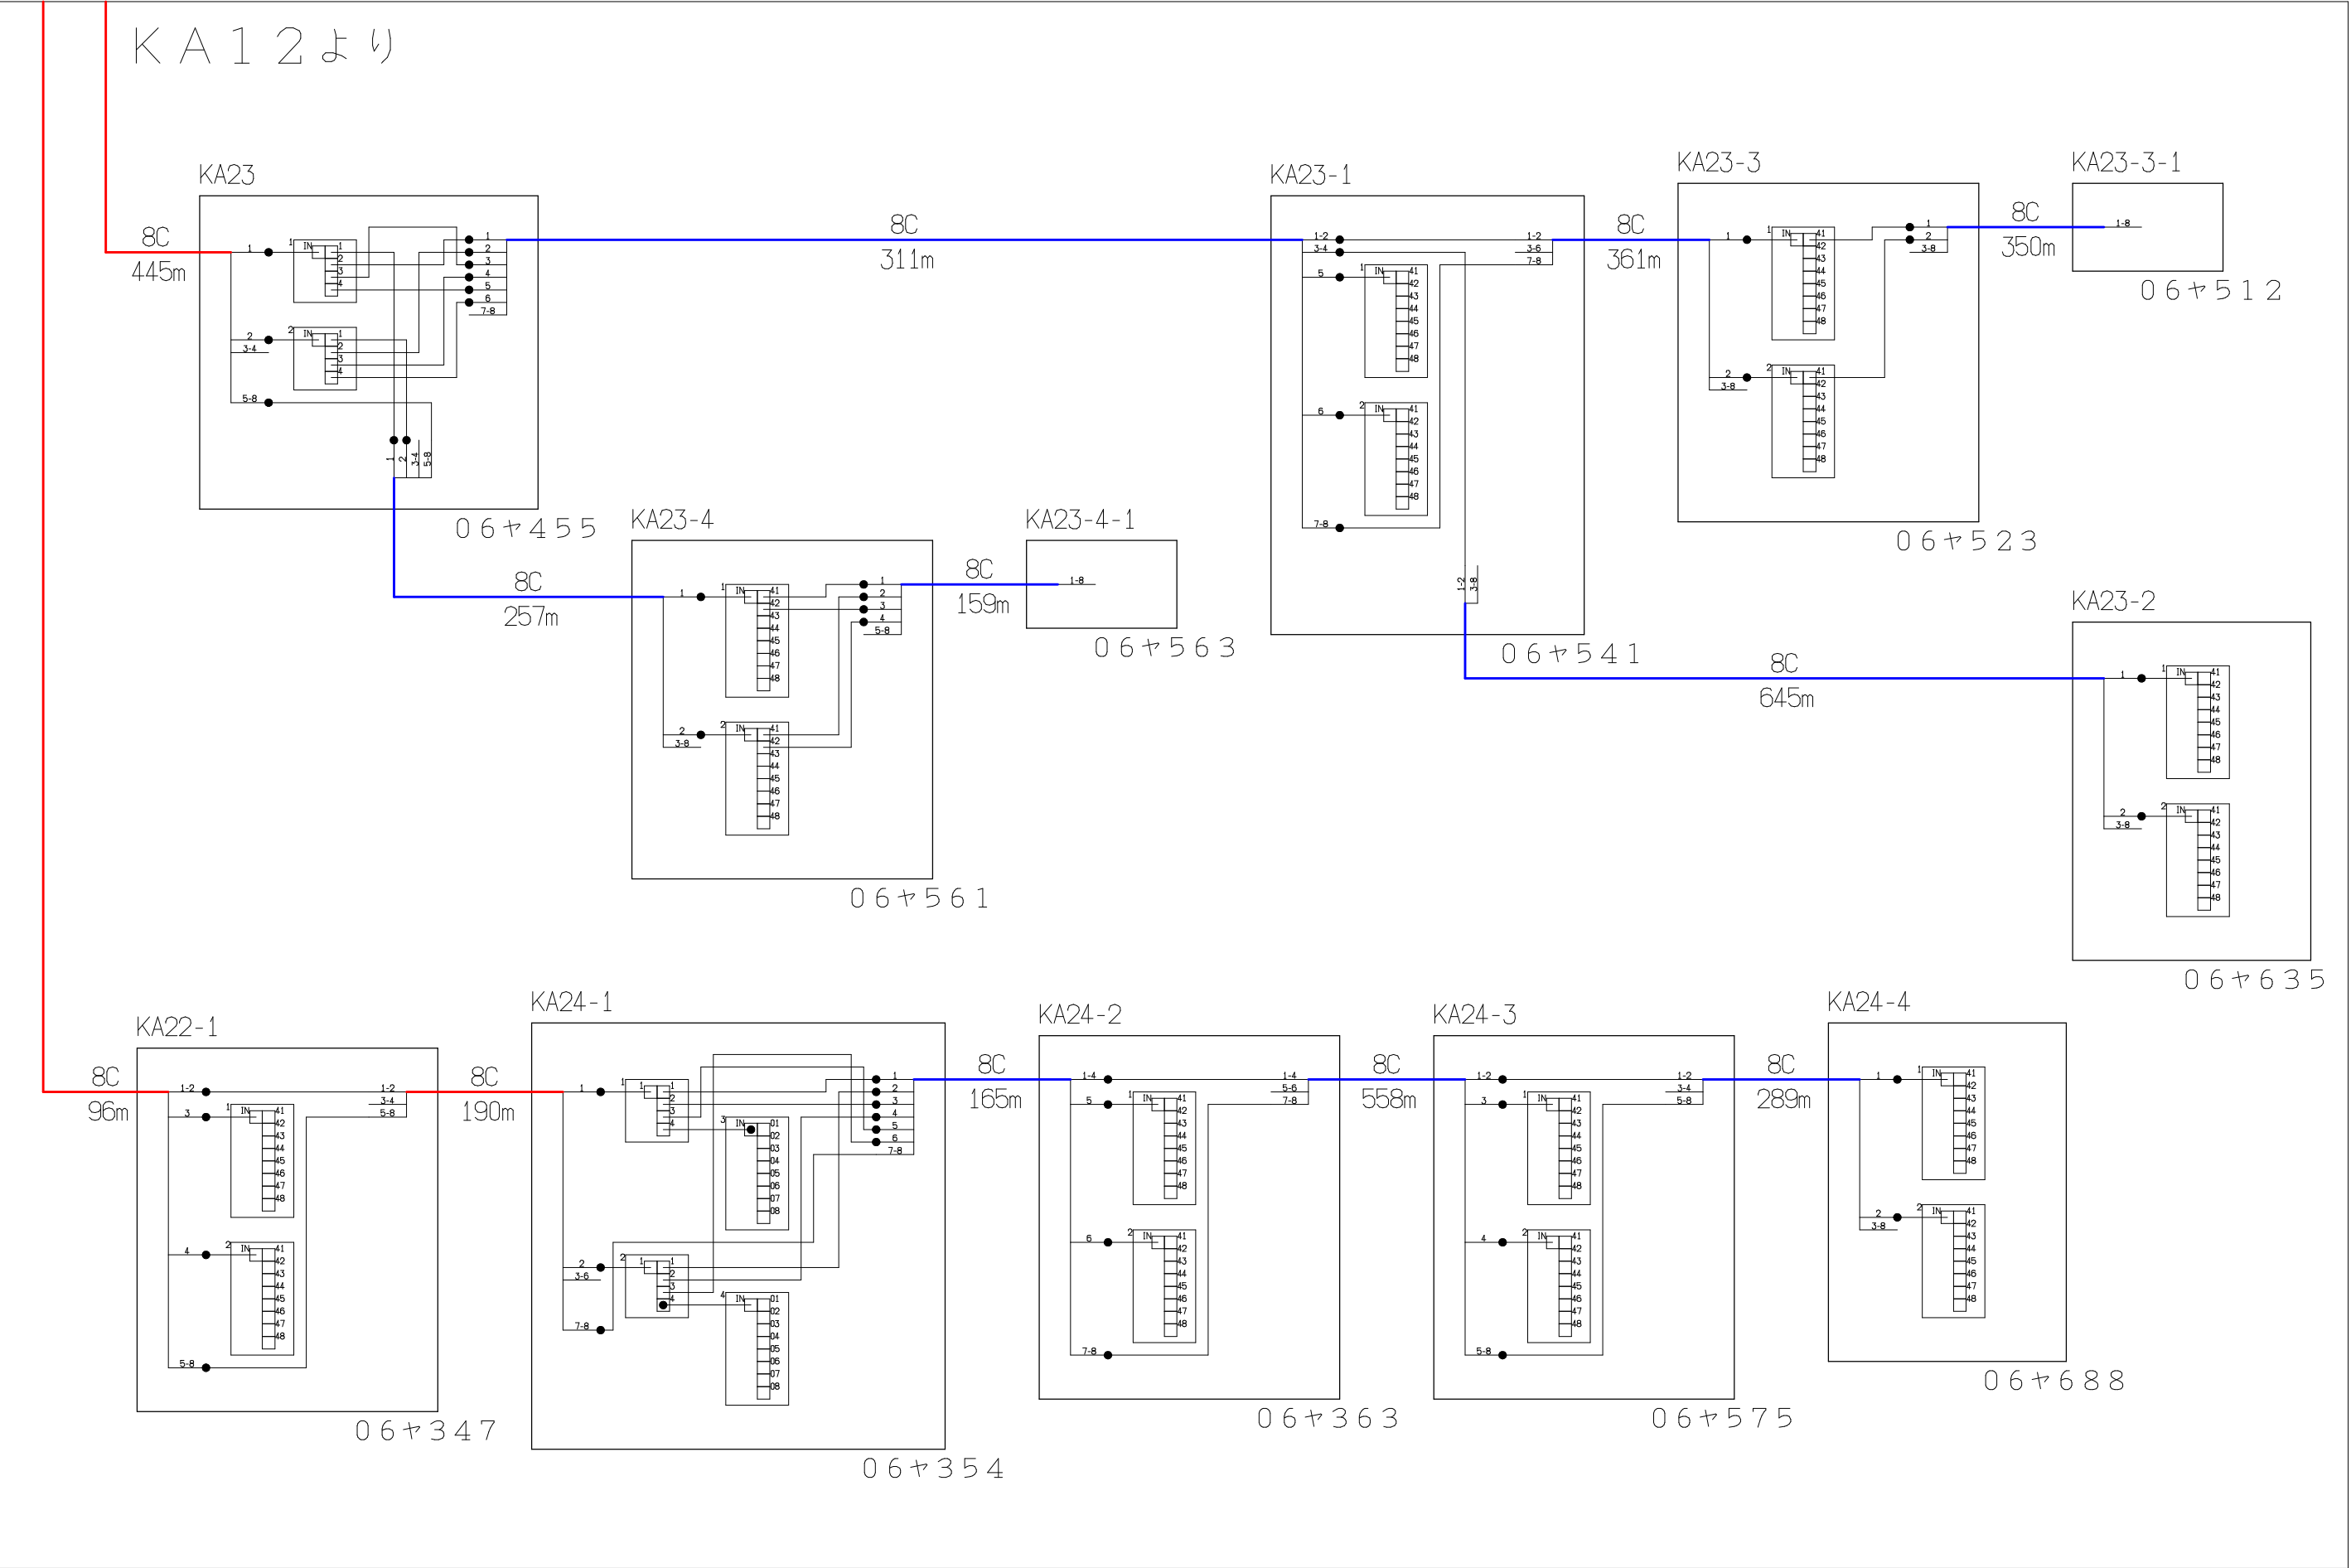

シンボル	内 容	シンボル	内 容	シンボル	内 容
●	融着箇所		8分岐子カプラ	---	FTTH連絡線
	4分岐親カプラ			—	FTTH幹線
				—	FTTH分岐線
				xxC	敷設芯数

	KA12		業務名	長野市戸隠・鬼無里 情報通信施設光化工事		図面 名称	光 芯 線 接 続 図	
	KA13		企業名	シーテック・日本電気通信工業 特定建設共同企業体		図面 番号	KA13	縮尺
						作成日	2025年2月14日	

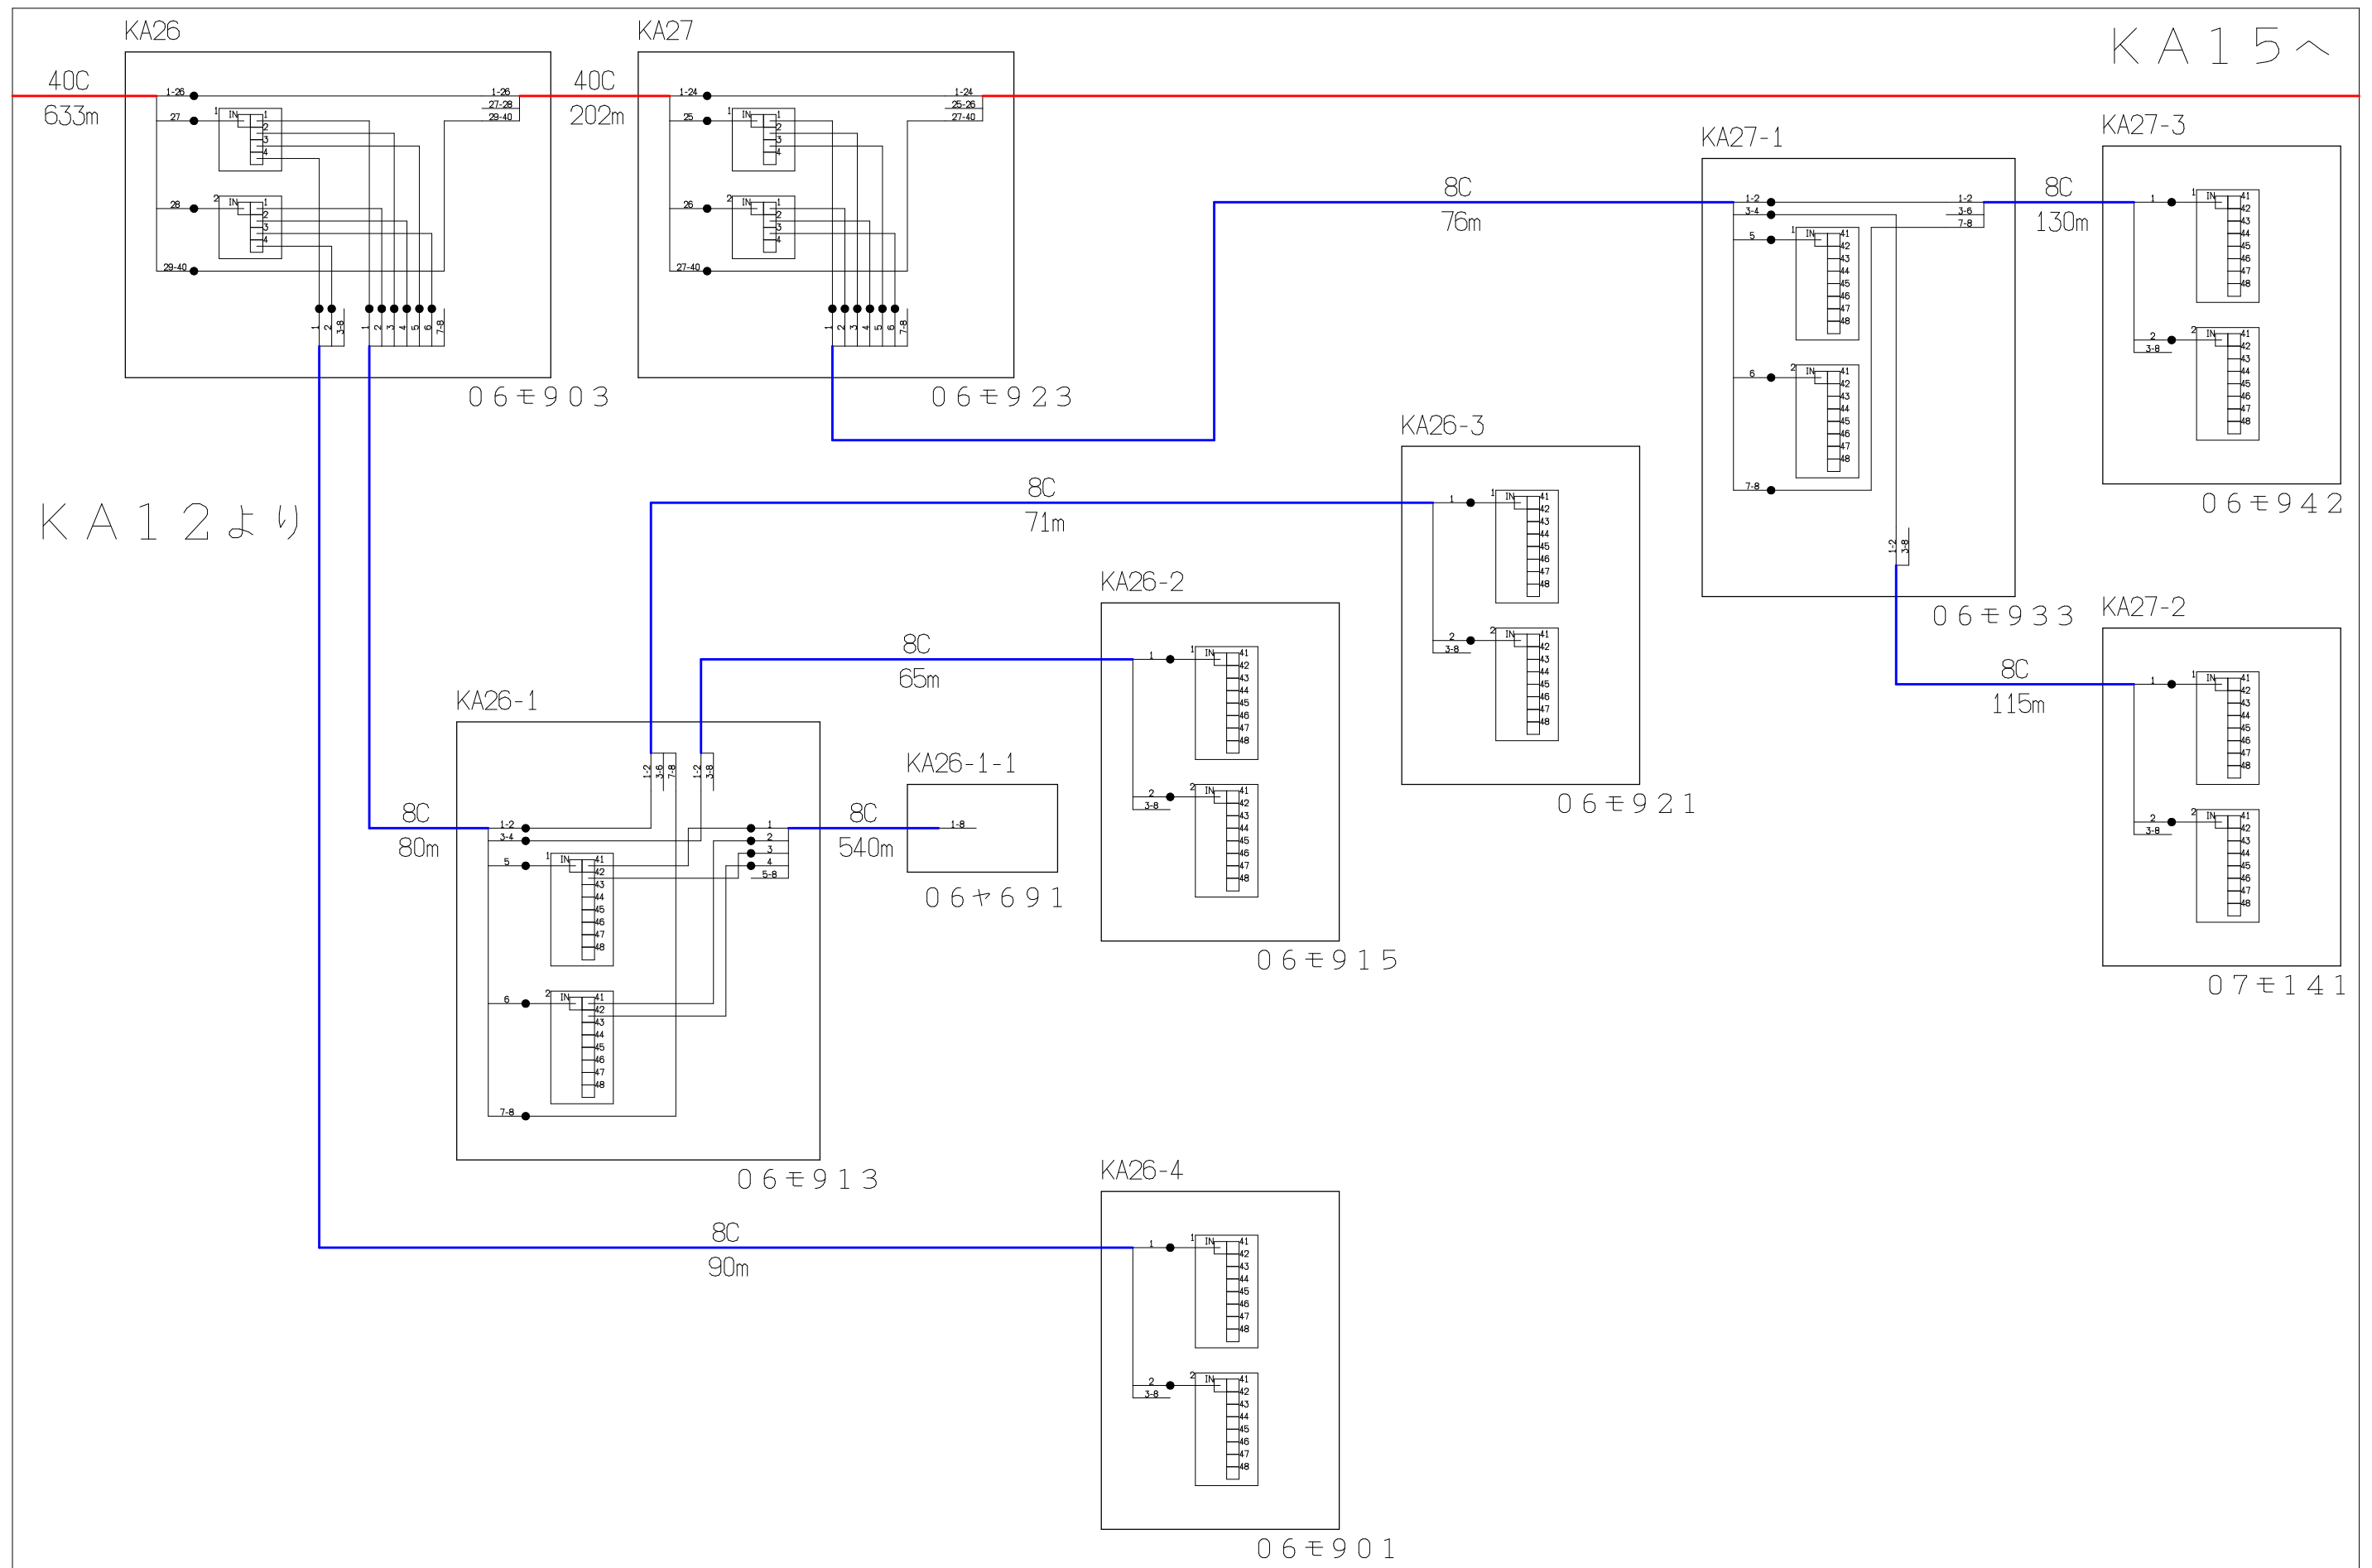


シンボル	内 容	シンボル	内 容	シンボル	内 容
●	触着箇所		8分岐子カブラ		FTTH連絡線
	4分岐機カブラ				FTTH幹線
					FTTH分岐線
				×xC	敷設芯数

			業務名 長野市戸隠・鬼無里 情報通信施設光化工事	図面 名称 光 芯 線 接 続 図	縮尺 作成日		
KA12	KA14	KA15					
			企業名 シーテック・日本電気通信工業 特定建設共同企業体	図面 番号	KA14		

KA14より


KA16へ

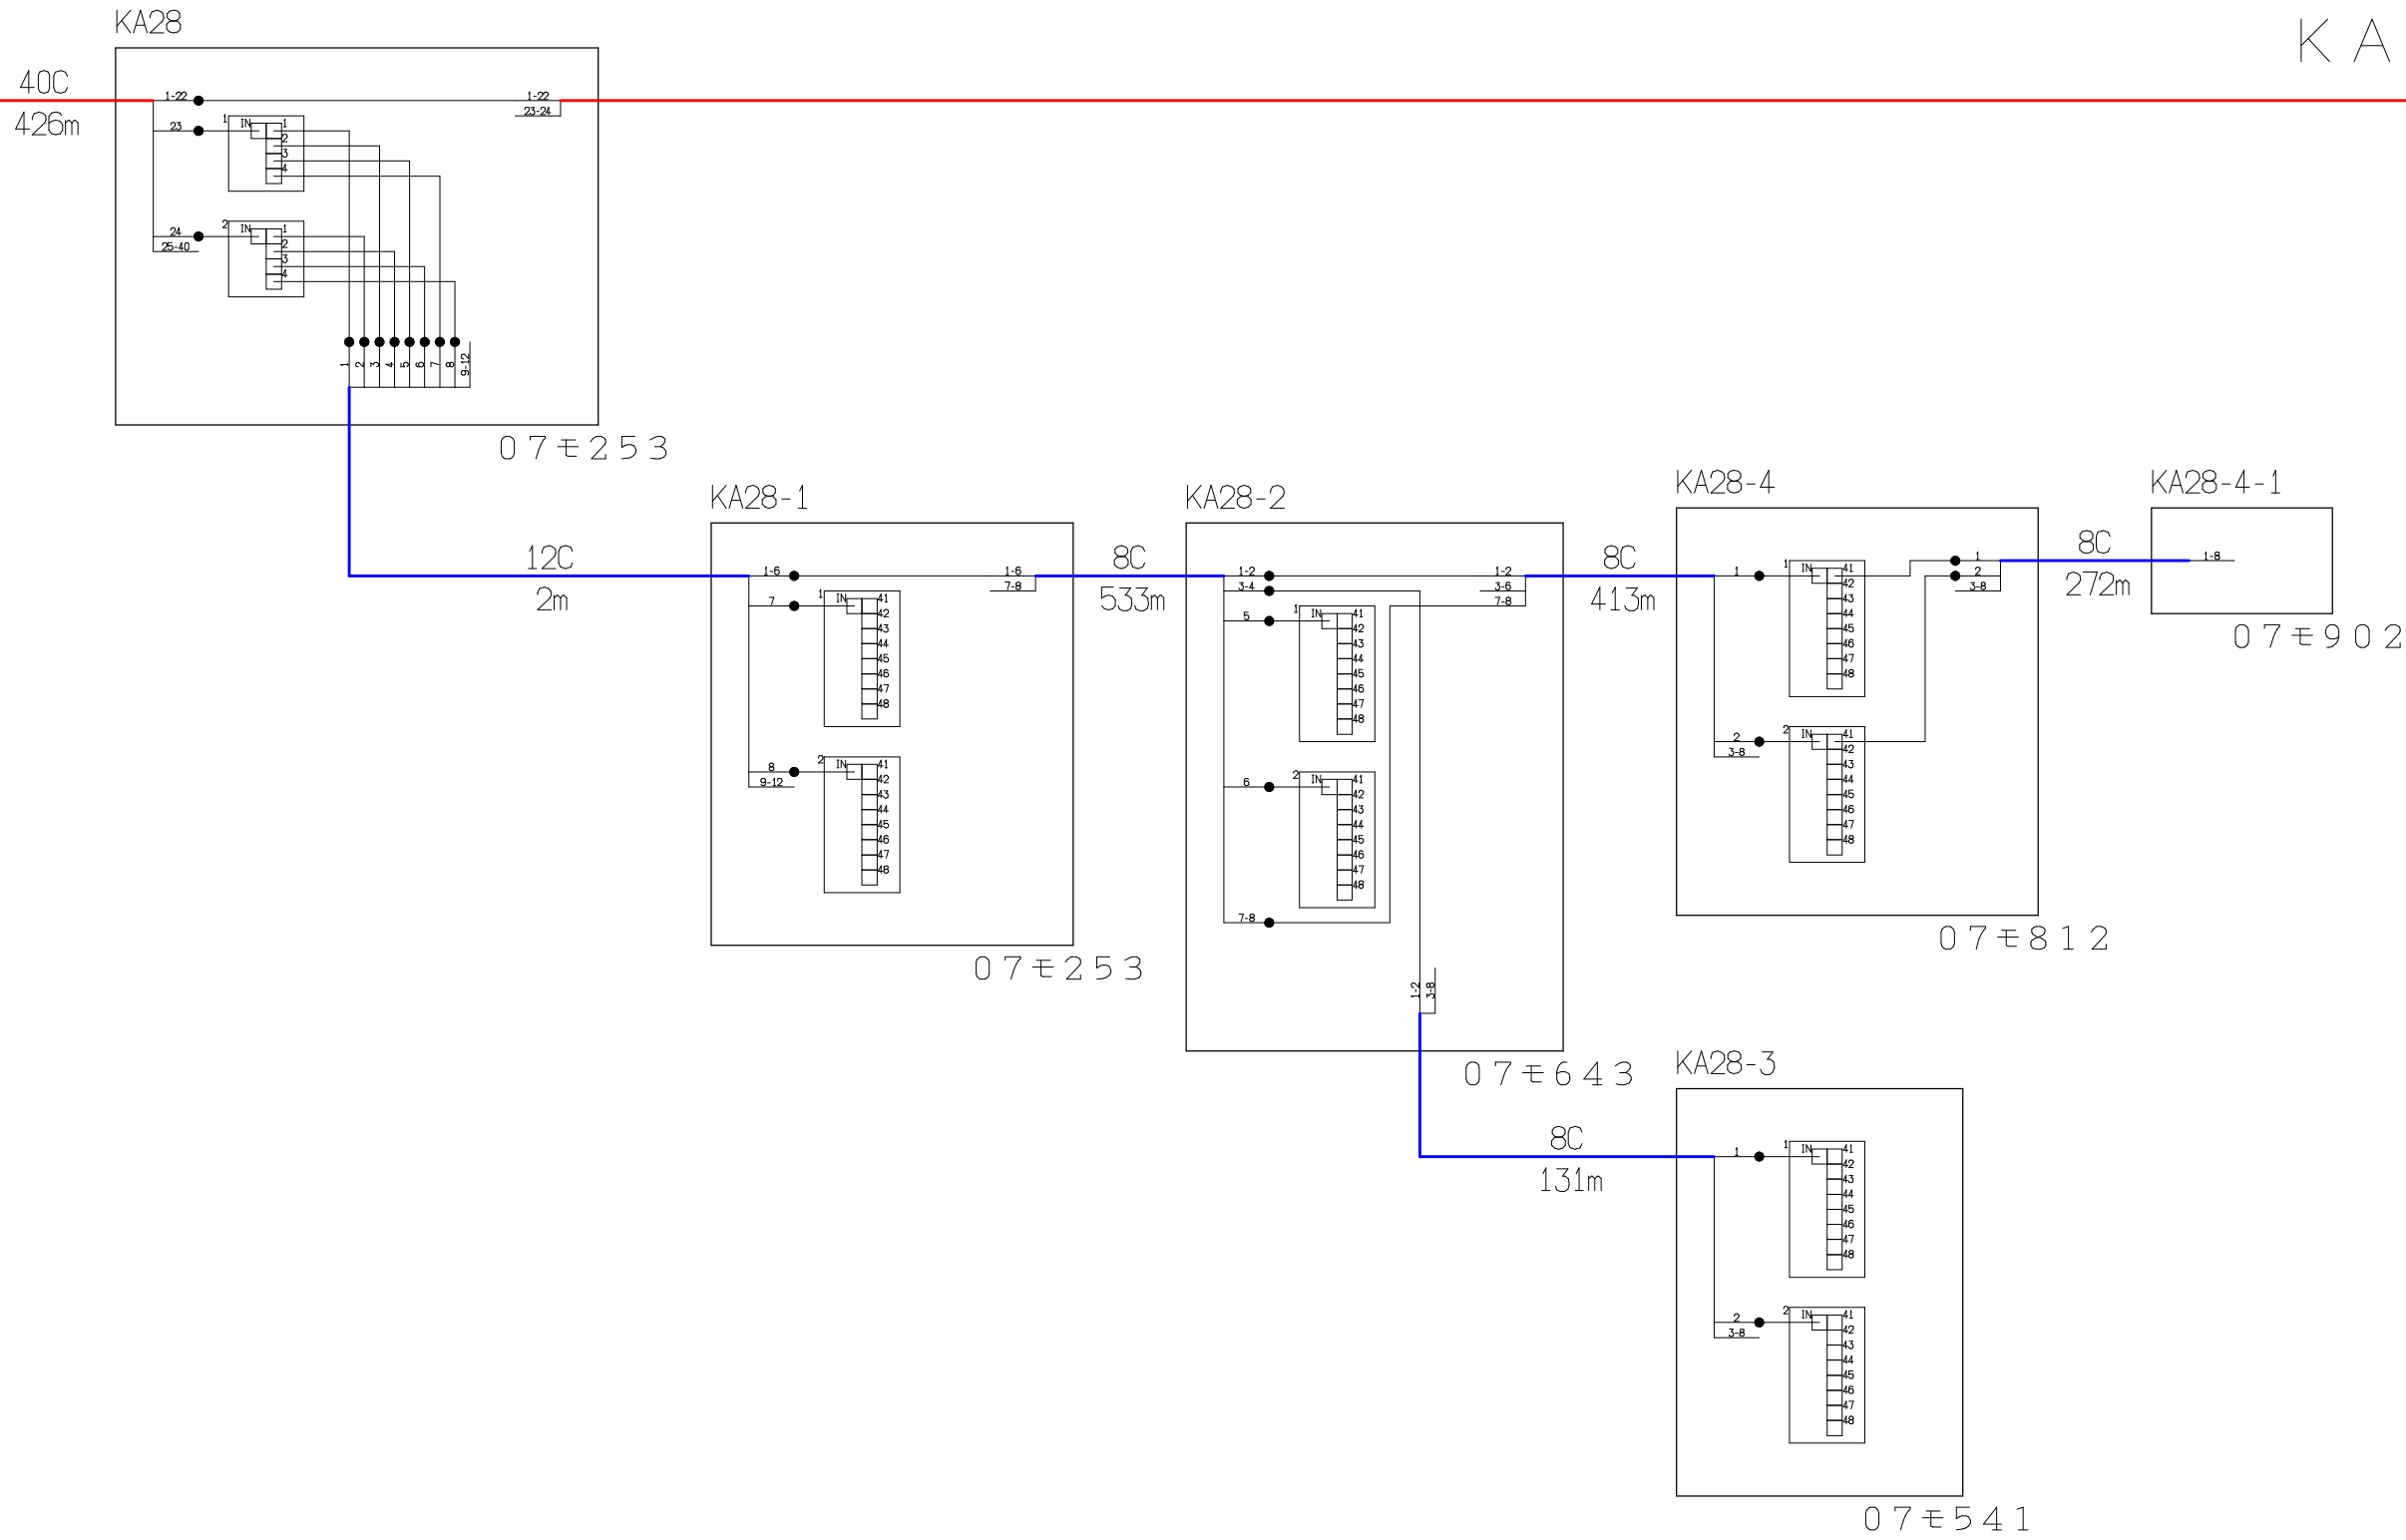

シンボル	内 容	シンボル	内 容	シンボル	内 容
●	融着箇所		8分岐子カプラ	---	FTTTH接続線
	4分岐親カプラ			—	FTTTH幹線
				—	FTTTH分岐線
		xxC	敷設芯数		

			業務名	長野市戸隠・鬼無里 情報通信施設光化工事	図面 名称	光 芯 線 接 続 図
KA14	KA15	KA16	企業名	シーテック・日本電気通信工業 特定建設共同企業体	図面 番号	KA15
					縮尺	
					作成日	2025年2月14日

KA15より

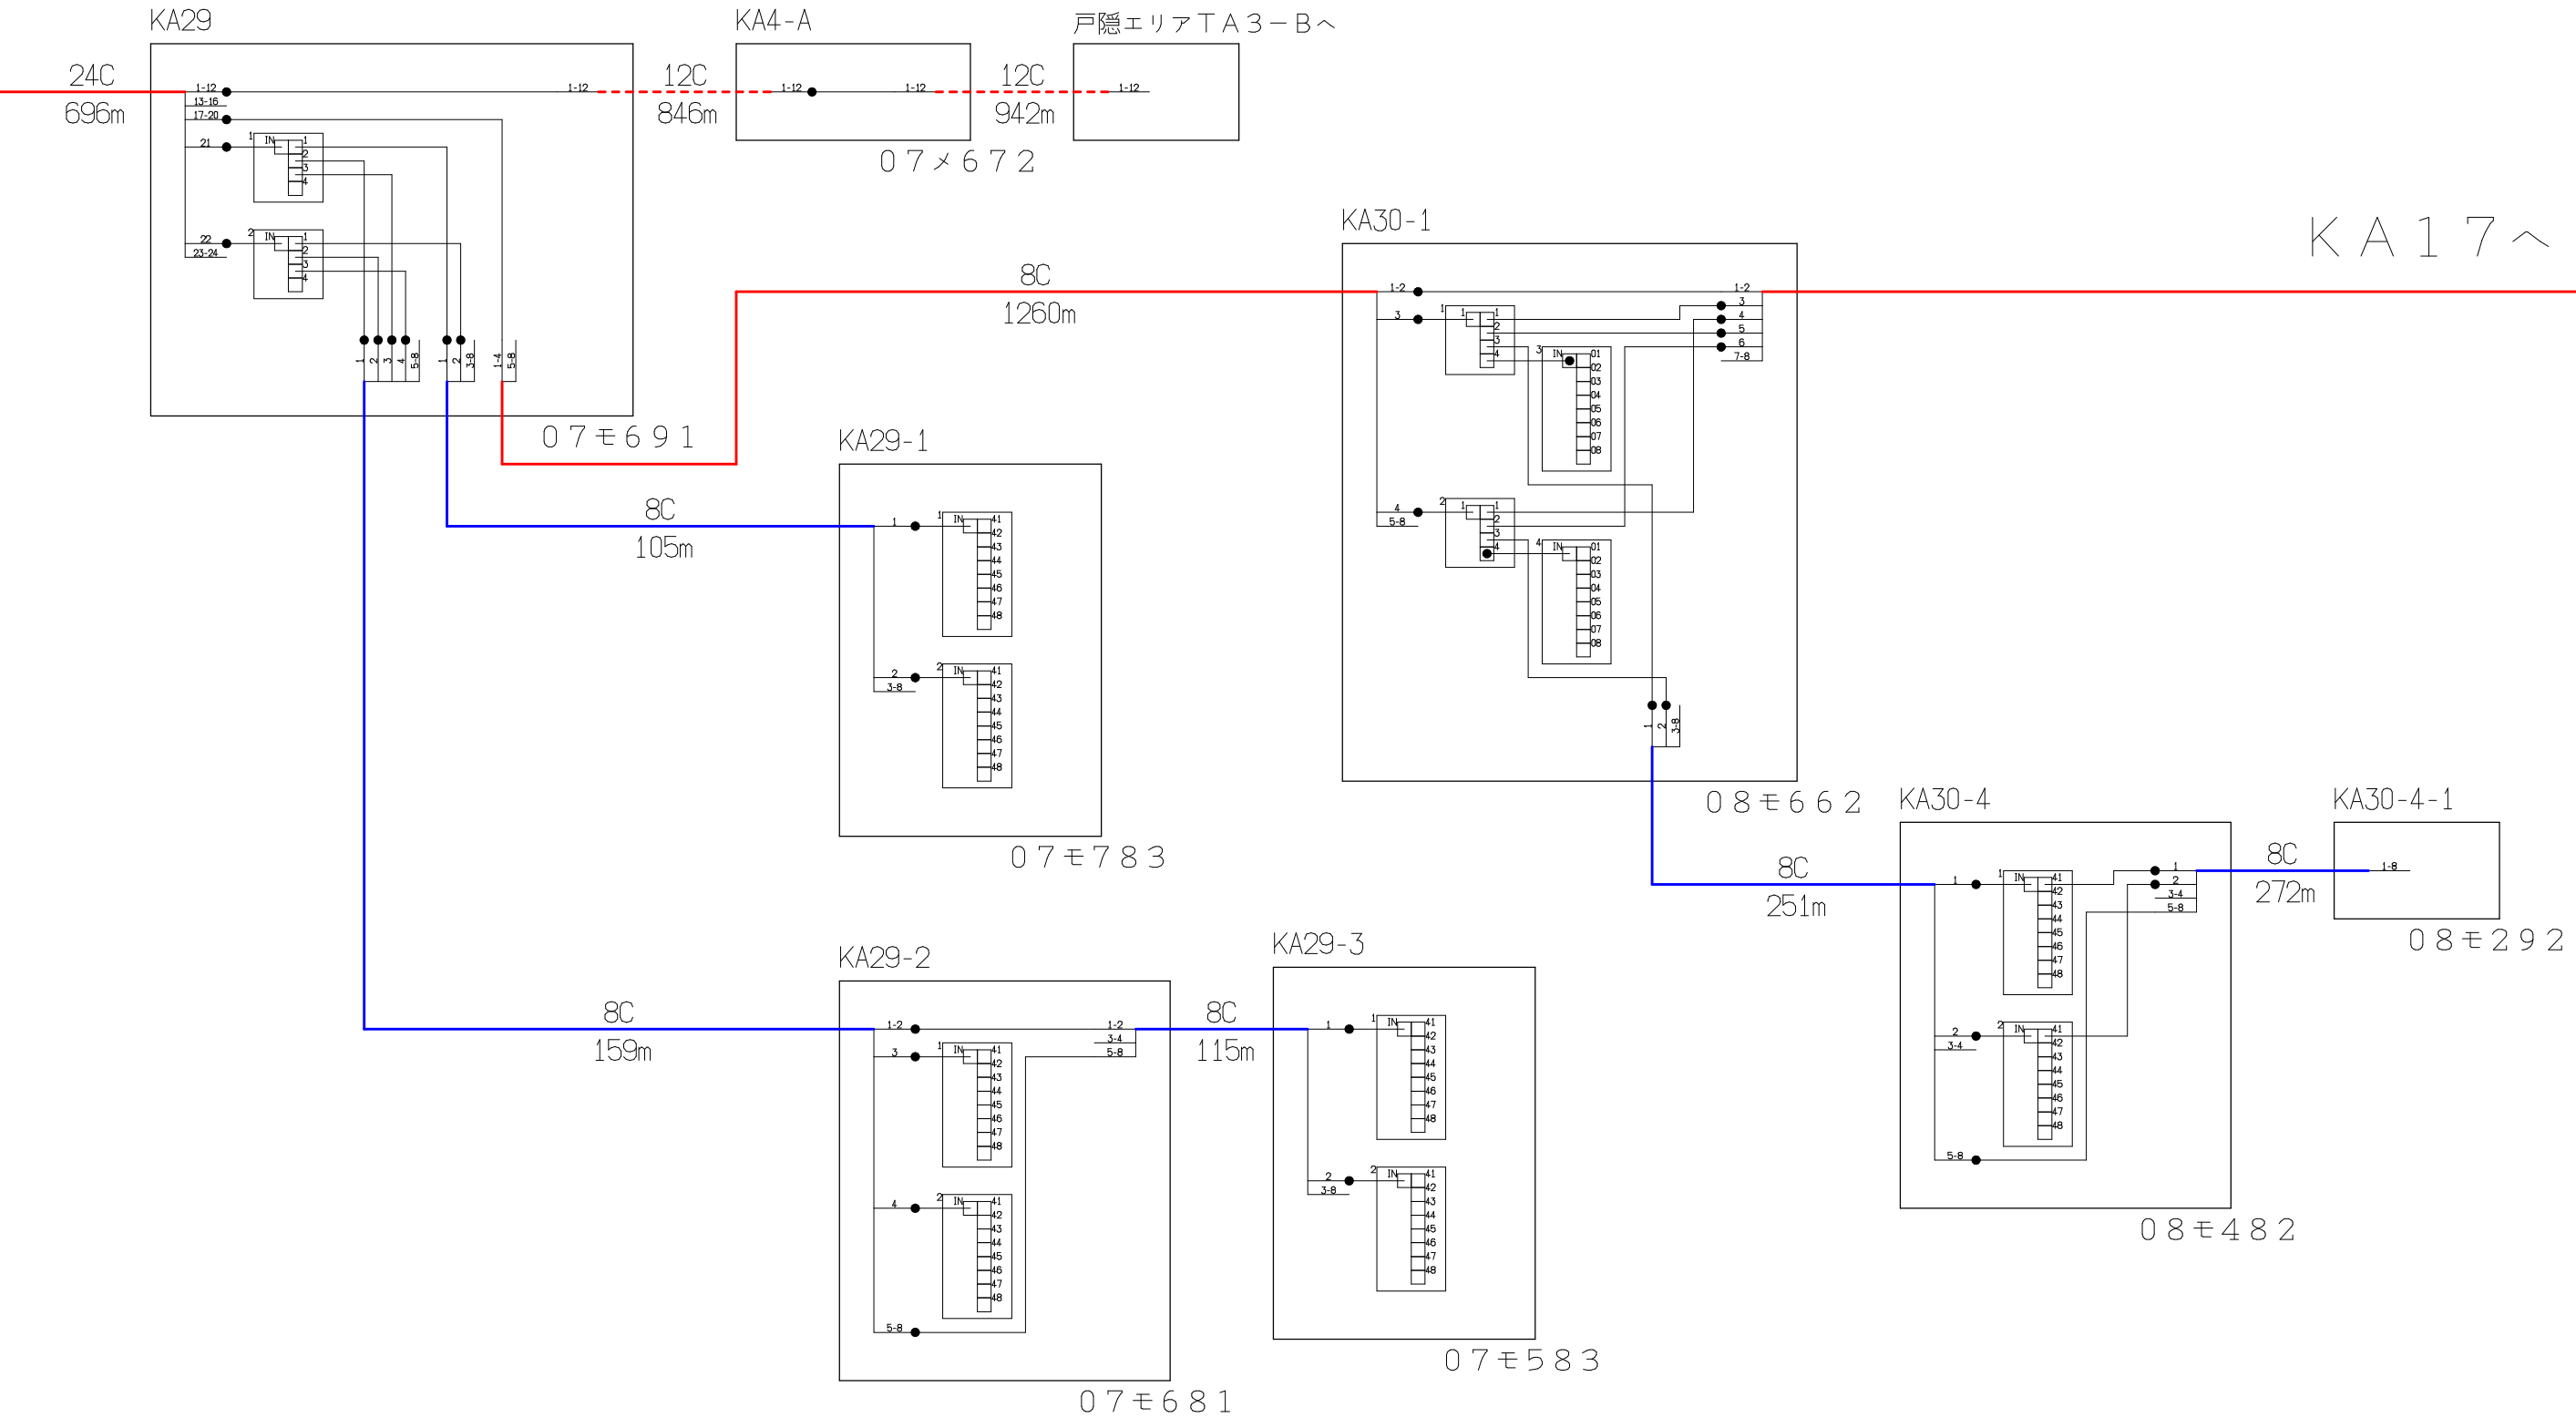


KA17へ

シンボル	内 容	シンボル	内 容	シンボル	内 容
●	融着箇所		8分岐子カプラ	---	FTTH連絡線
	4分岐親カプラ		FTTH幹線	---	FTTH分岐線
		xxC	敷設芯数		

KA15	KA16	KA17	業務名	長野市戸隠・鬼無里 情報通信施設光化工事	図面 名称	光 芯 線 接 続 図
			企業名	シーテック・日本電気通信工業 特定建設共同企業体	図面 番号	KA16
					縮尺	
					作成日	2025年2月14日

KA16より

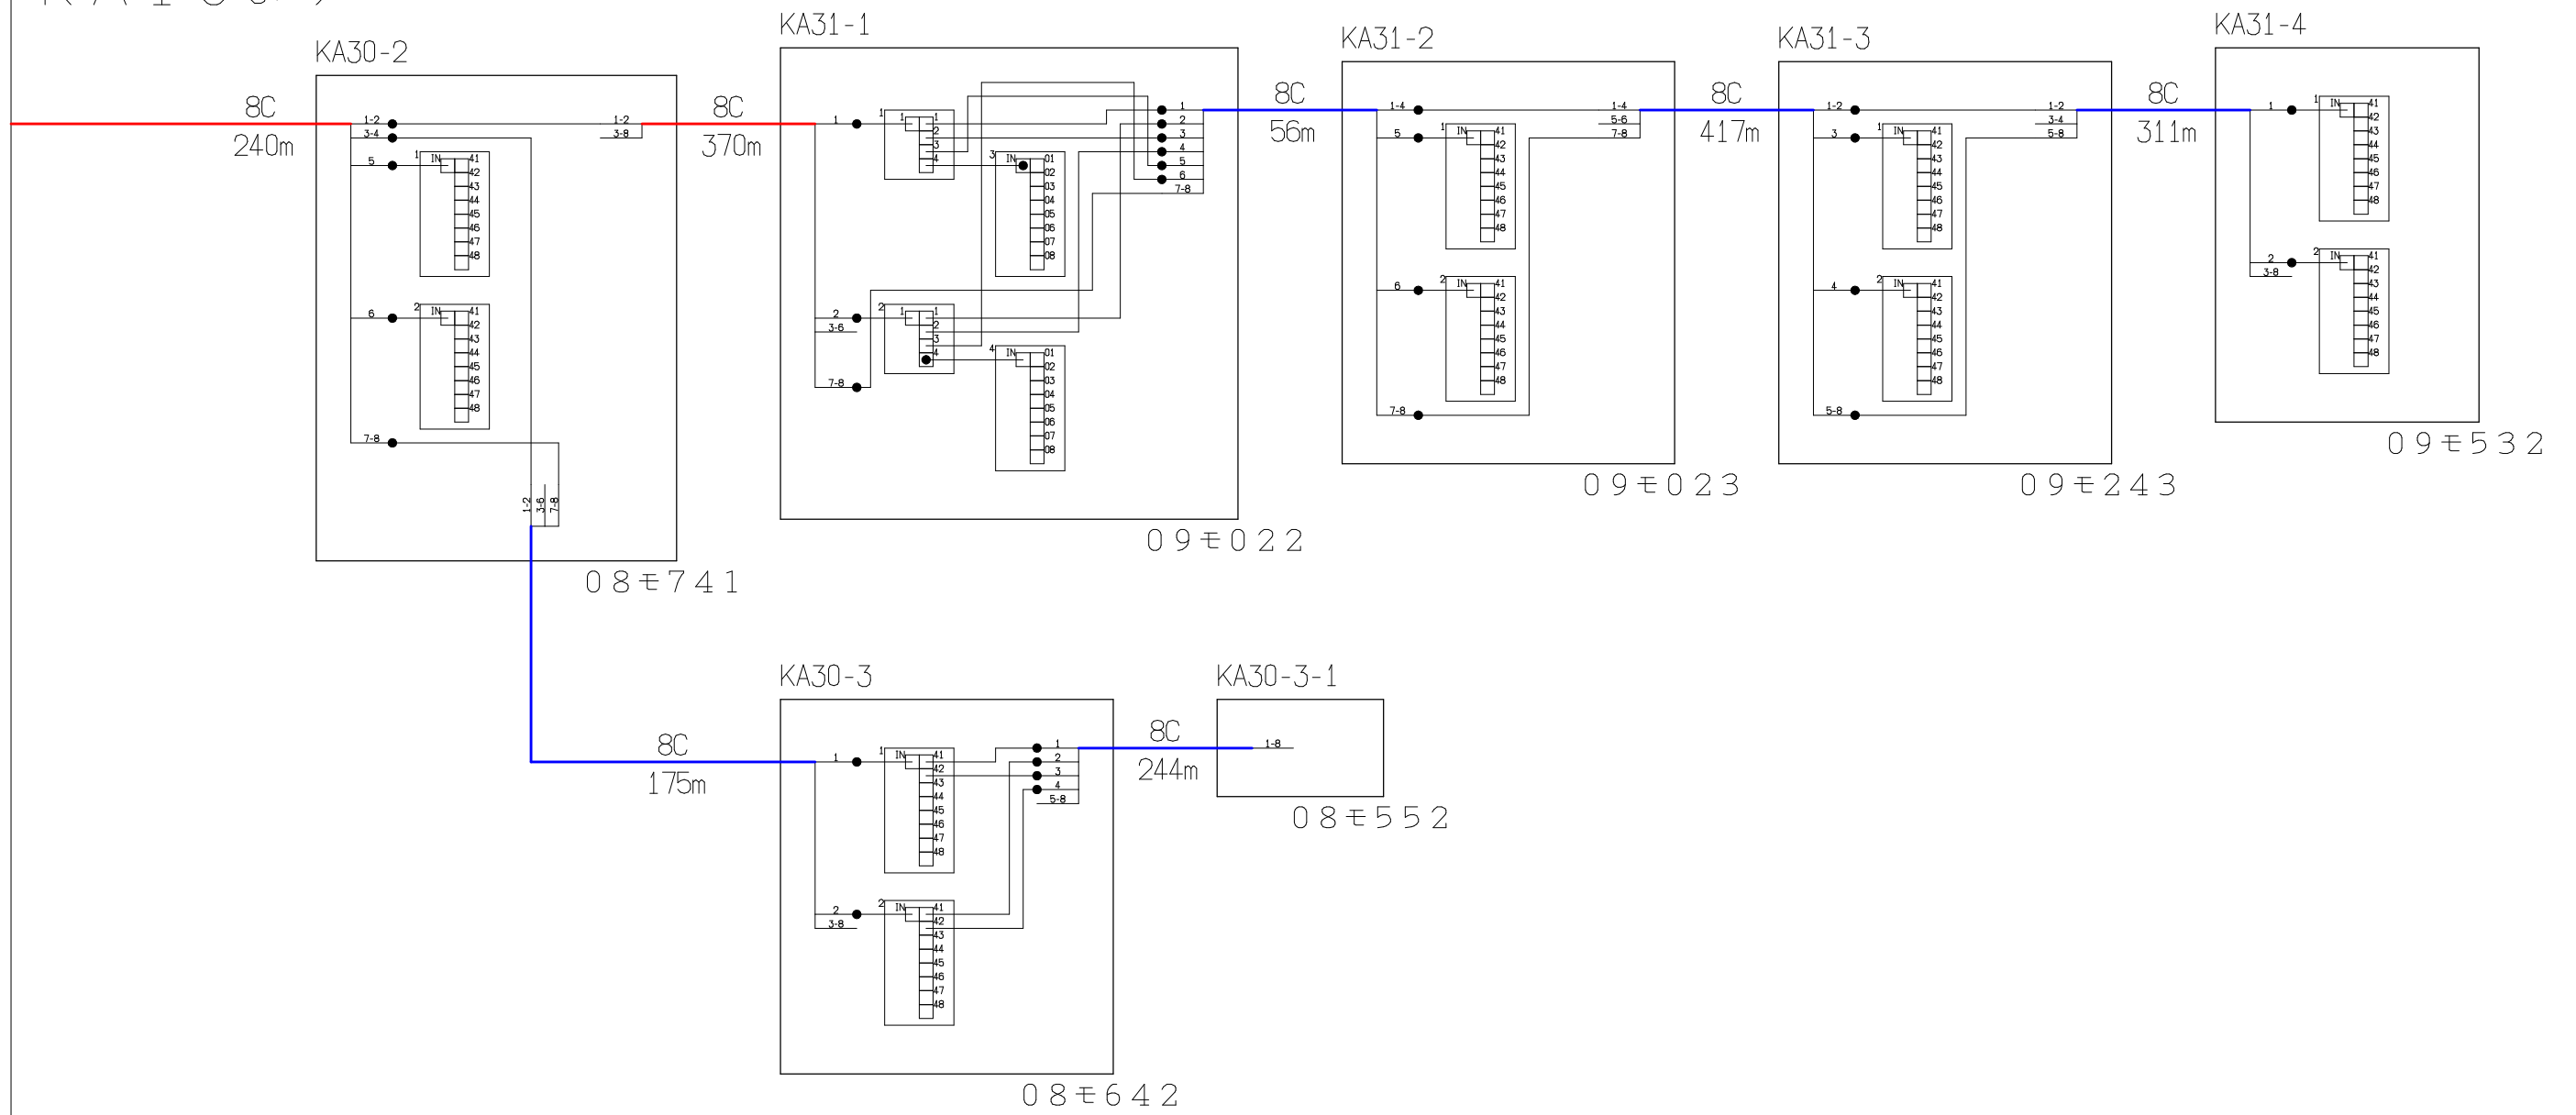


シンボル	内 容	シンボル	内 容	シンボル	内 容
●	融着箇所		8分岐子カブラ		F T T H 連絡線
	4分岐親カブラ				F T T H 幹線
					F T T H 分岐線
				xxC	敷設芯数

			業務名 長野市戸隠・鬼無里 情報通信施設光化工事	図面 名称	光 芯 線 接 続 図		
KA16	KA17				企業名 シーテック・日本電気通信工業 特定建設共同企業体	図面 番号	KA17


KA1より

KB2へ

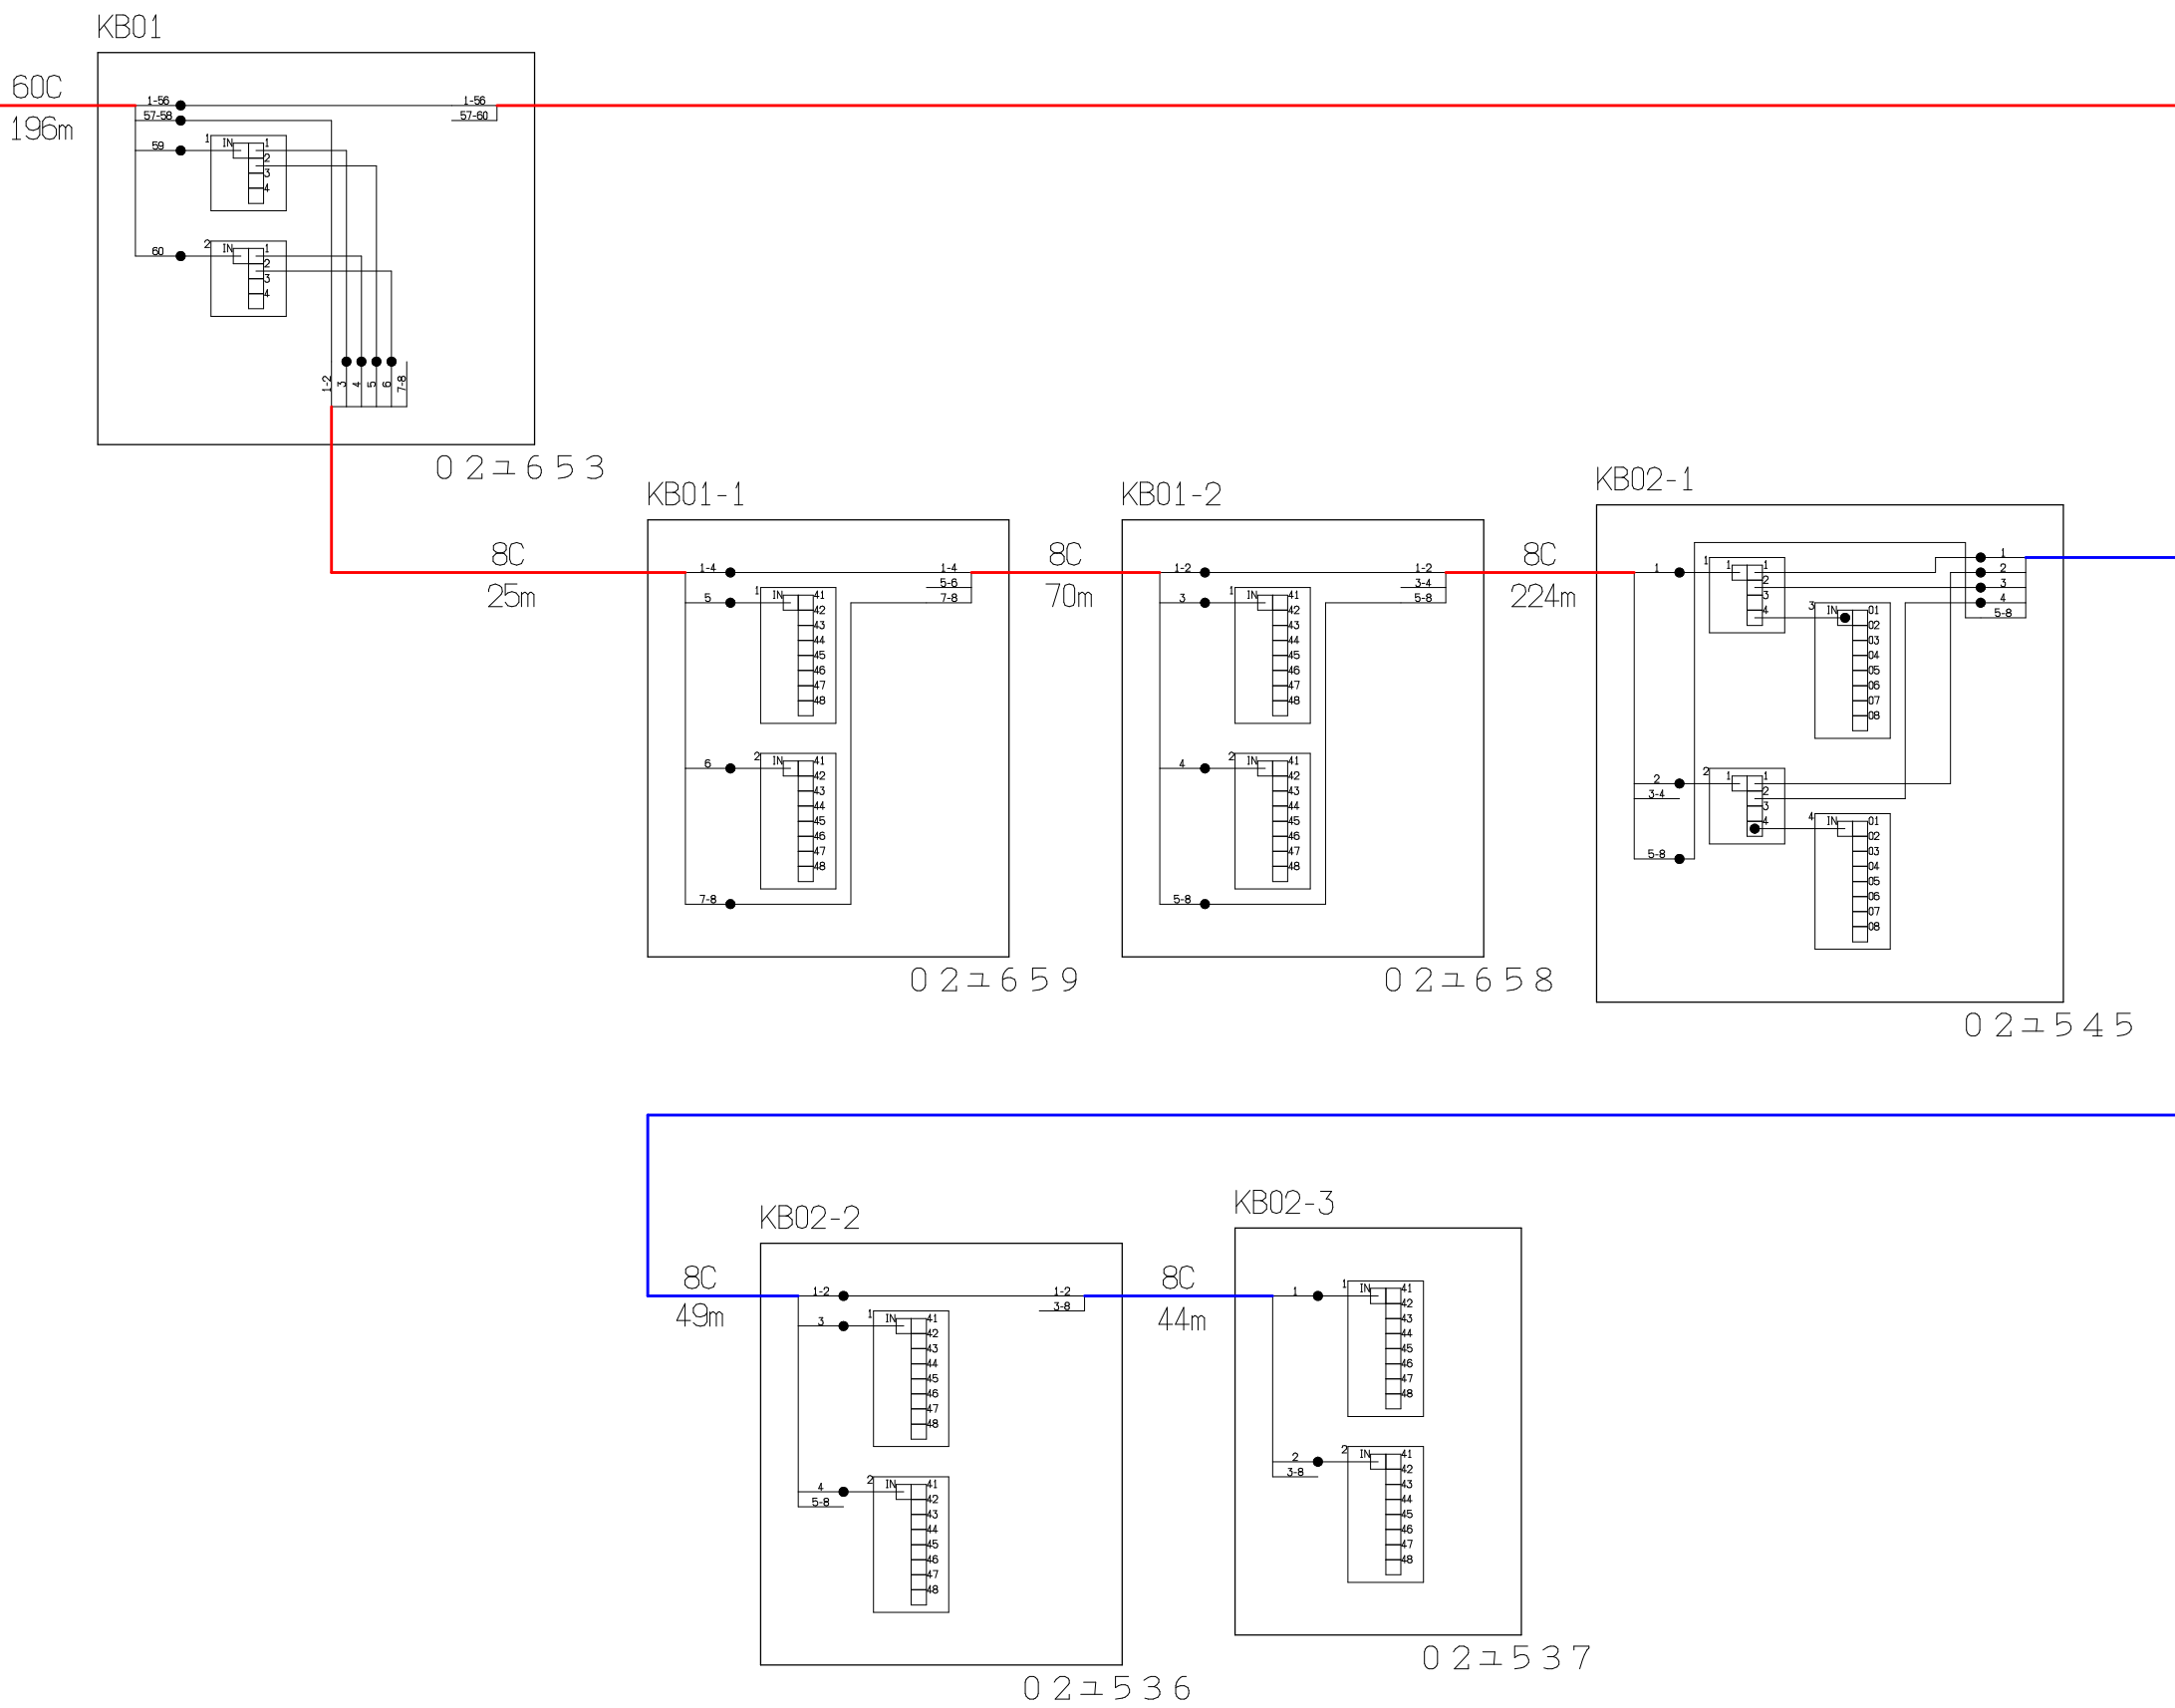

シンボル	内 容	シンボル	内 容	シンボル	内 容
●	融着箇所		8分岐子カプラ	---	FTTH連絡線
	4分岐親カプラ		4分岐子カプラ	—	FTTH幹線
				—	FTTH分岐線
				xxC	敷設芯数

	KA1		業務名	長野市戸隠・鬼無里 情報通信施設光化工事	図面 名称	光 芯 線 接 続 図
	KB1	KB2	企業名	シーテック・日本電気通信工業 特定建設共同企業体	図面 番号	KB1
					縮尺	
					作成日	2025年2月14日

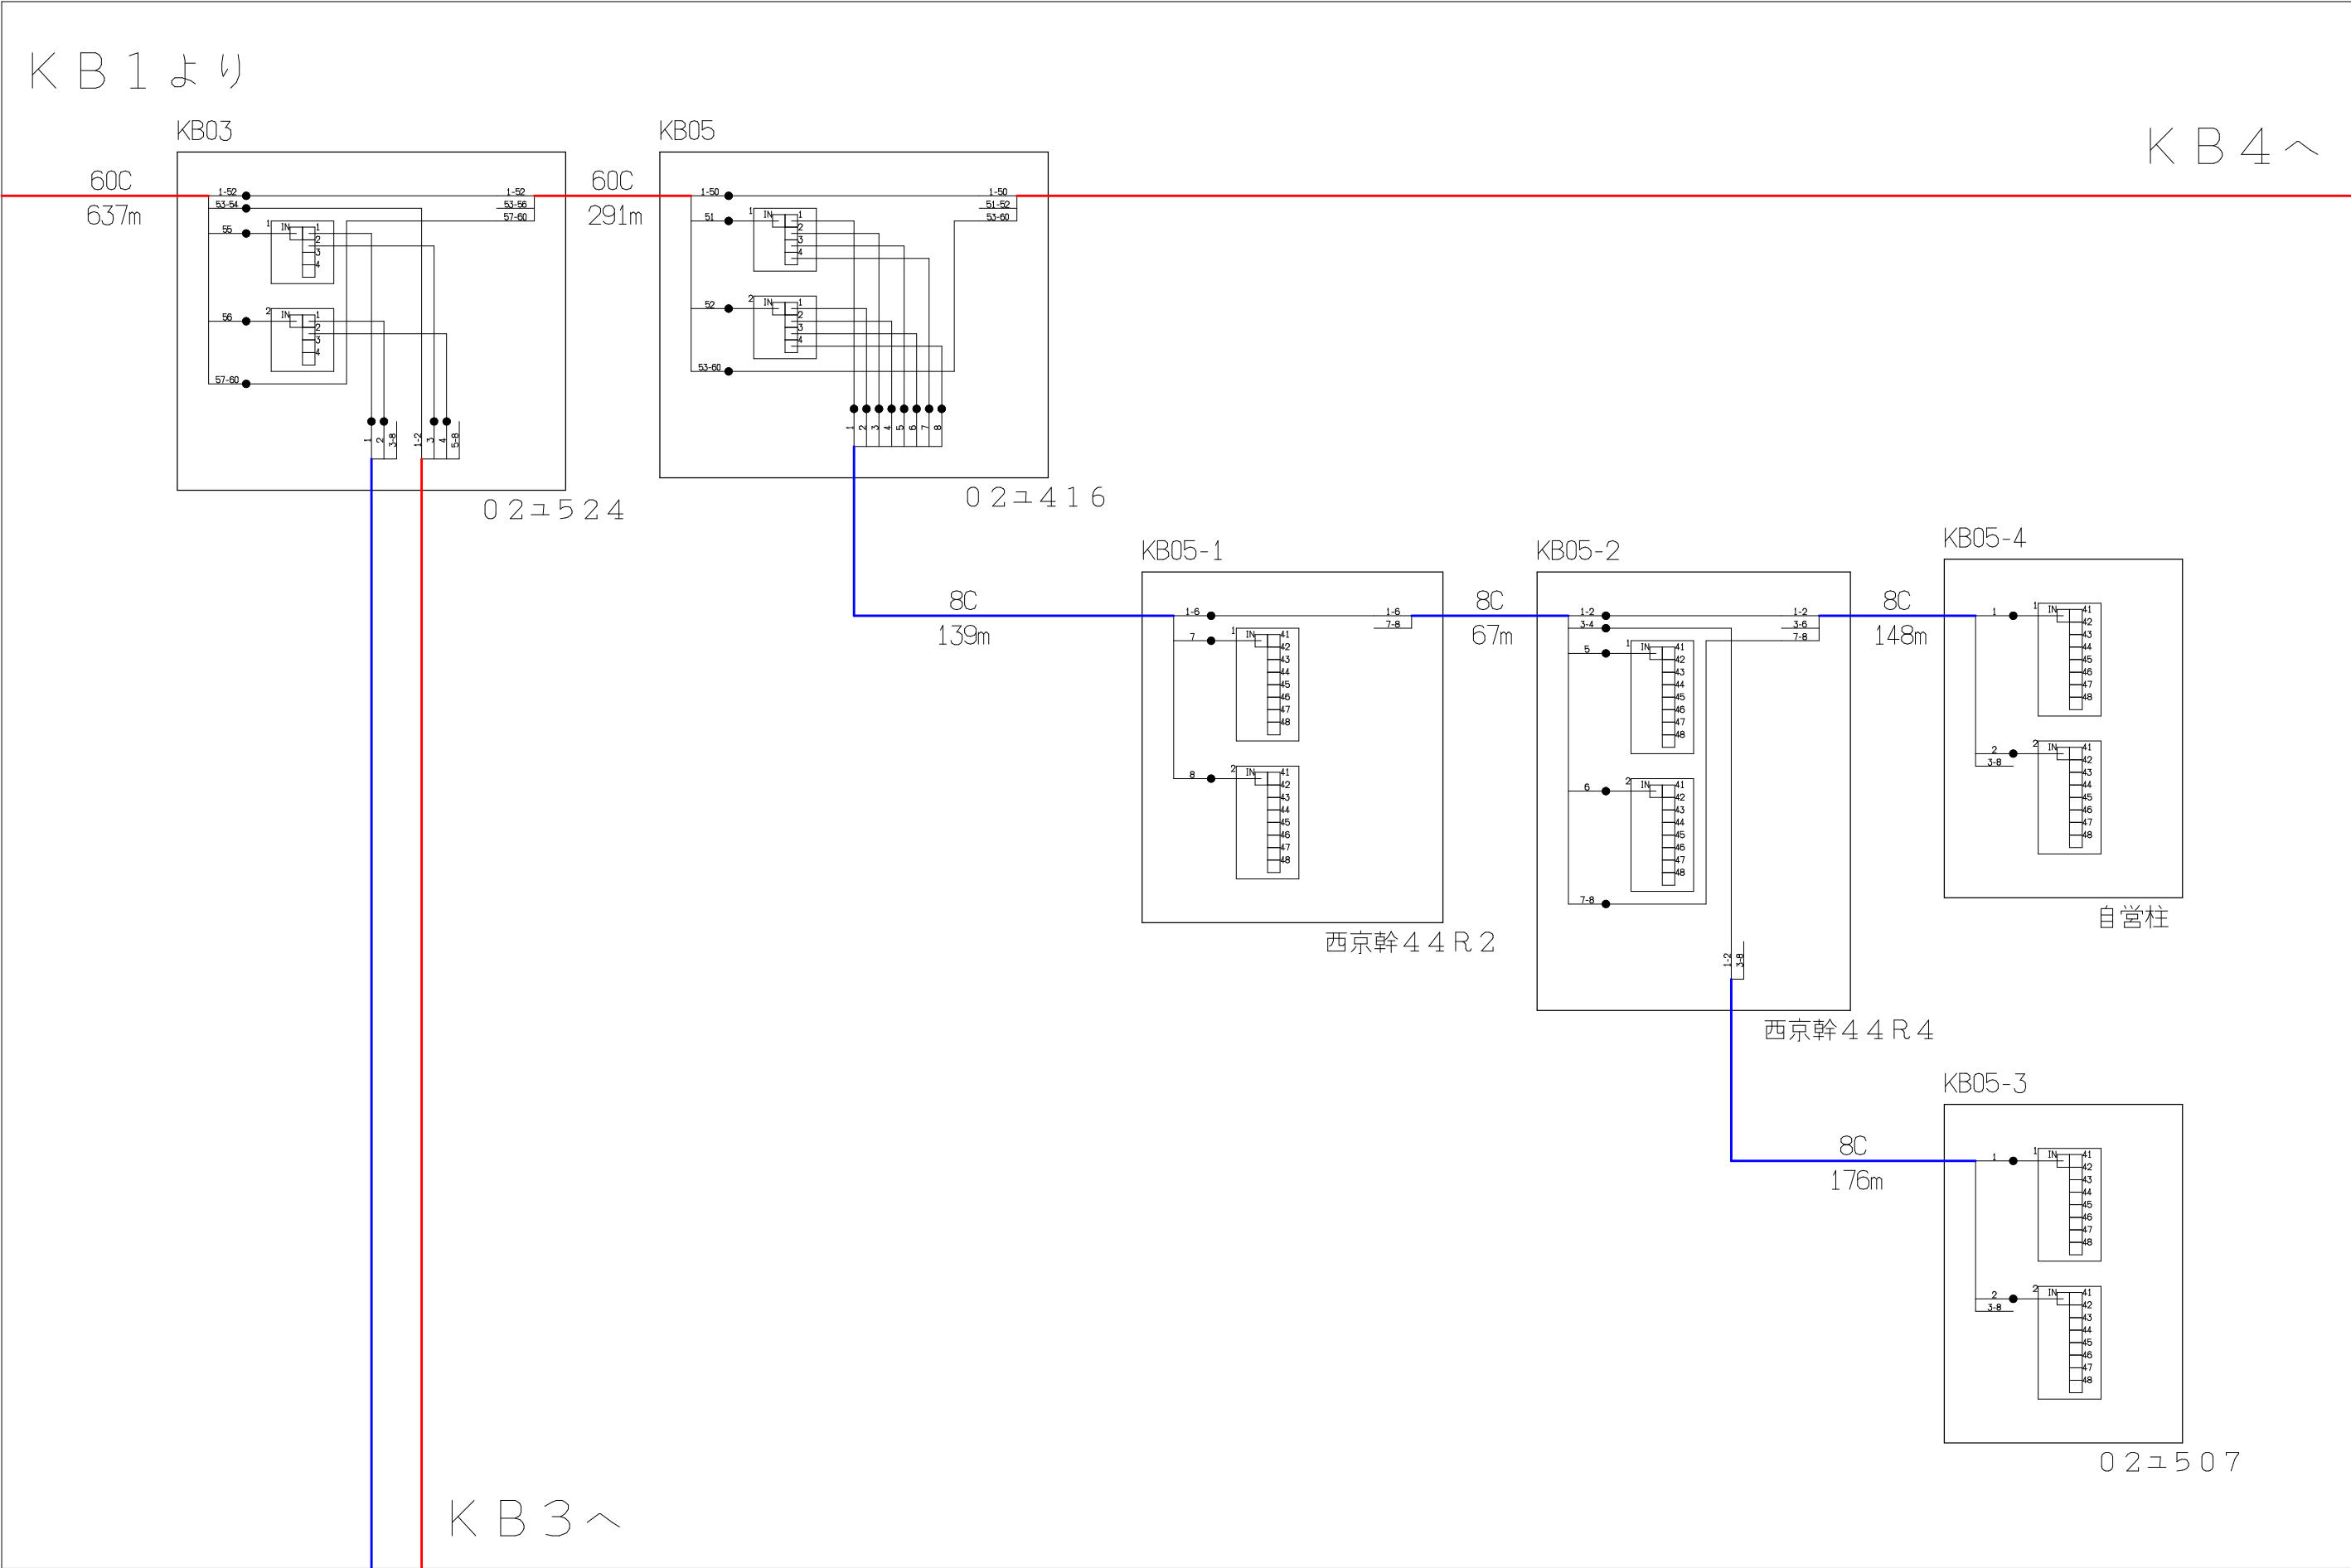

シンボル	内 容	シンボル	内 容	シンボル	内 容
●	融着箇所		8分岐子カブラ	---	FTTH連絡線
	4分岐親カブラ			—	FTTH幹線
				—	FTTH分岐線
				xxC	敷設芯数

			業務名	長野市戸隠・鬼無里 情報通信施設光化工事		図面 名称	光 芯 線 接 続 図		
KB1	KB2	KB4	企業名	シーテック・日本電気通信工業 特定建設共同企業体		図面 番号	KB2	縮尺	
	KB3						作成日	2025年2月14日	

KB2より

KB7へ

KB06



KB10

60C

40C

138m

1378m

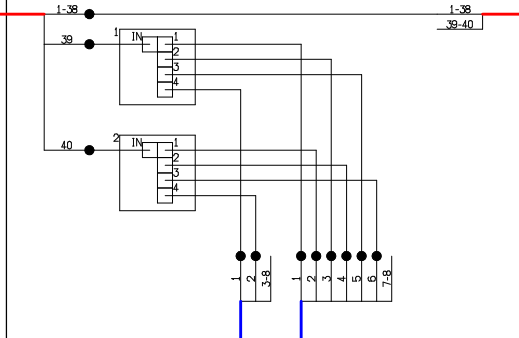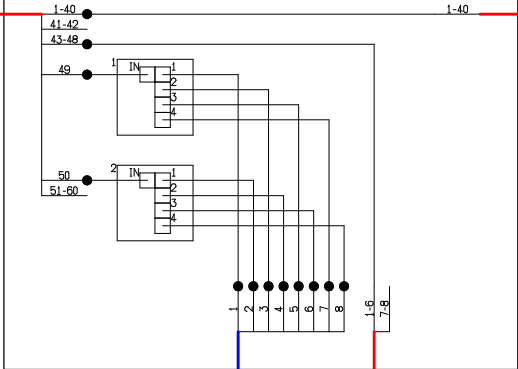

02ユ41ア

02ヨ761


8C

150m

KB10-1


KB10-2

KB10-3

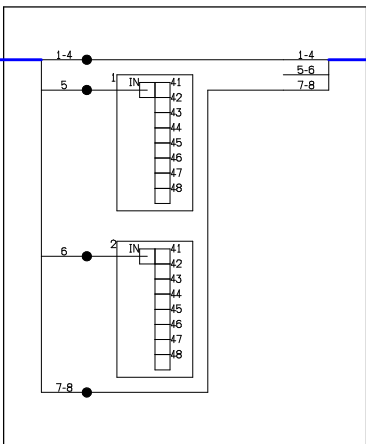


8C

114m

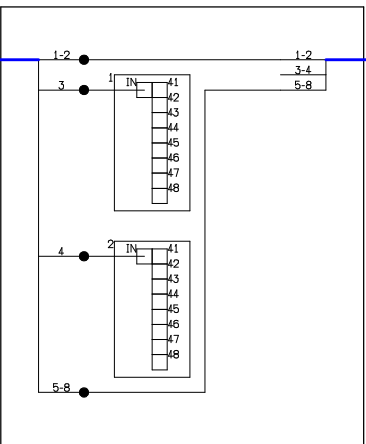

8C

186m

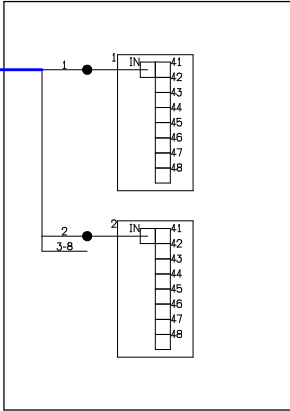

02ヨ574


02ヨ671

02ヨ665

KB10-4

8C

137m

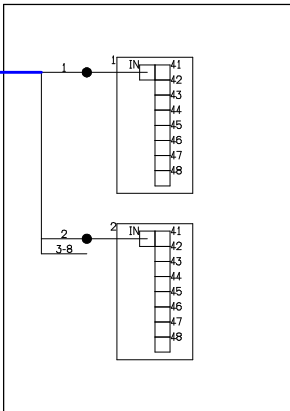


02ヨ656

KB5へ

シンボル	内 容	シンボル	内 容	シンボル	内 容
●	融着箇所		8分岐子カブラ	---	FTTH連絡線
	4分岐親カブラ			—	FTTH幹線
				—	FTTH分岐線
				xxC	敷設芯数

			業務名	長野市戸隠・鬼無里 情報通信施設光化工事		図面 名称	光 芯 線 接 続 図	
KB2	KB4	KB7	企業名	シーテック・日本電気通信工業 特定建設共同企業体	図面 番号	KB4	縮尺	
	KB5						作成日	2025年2月14日

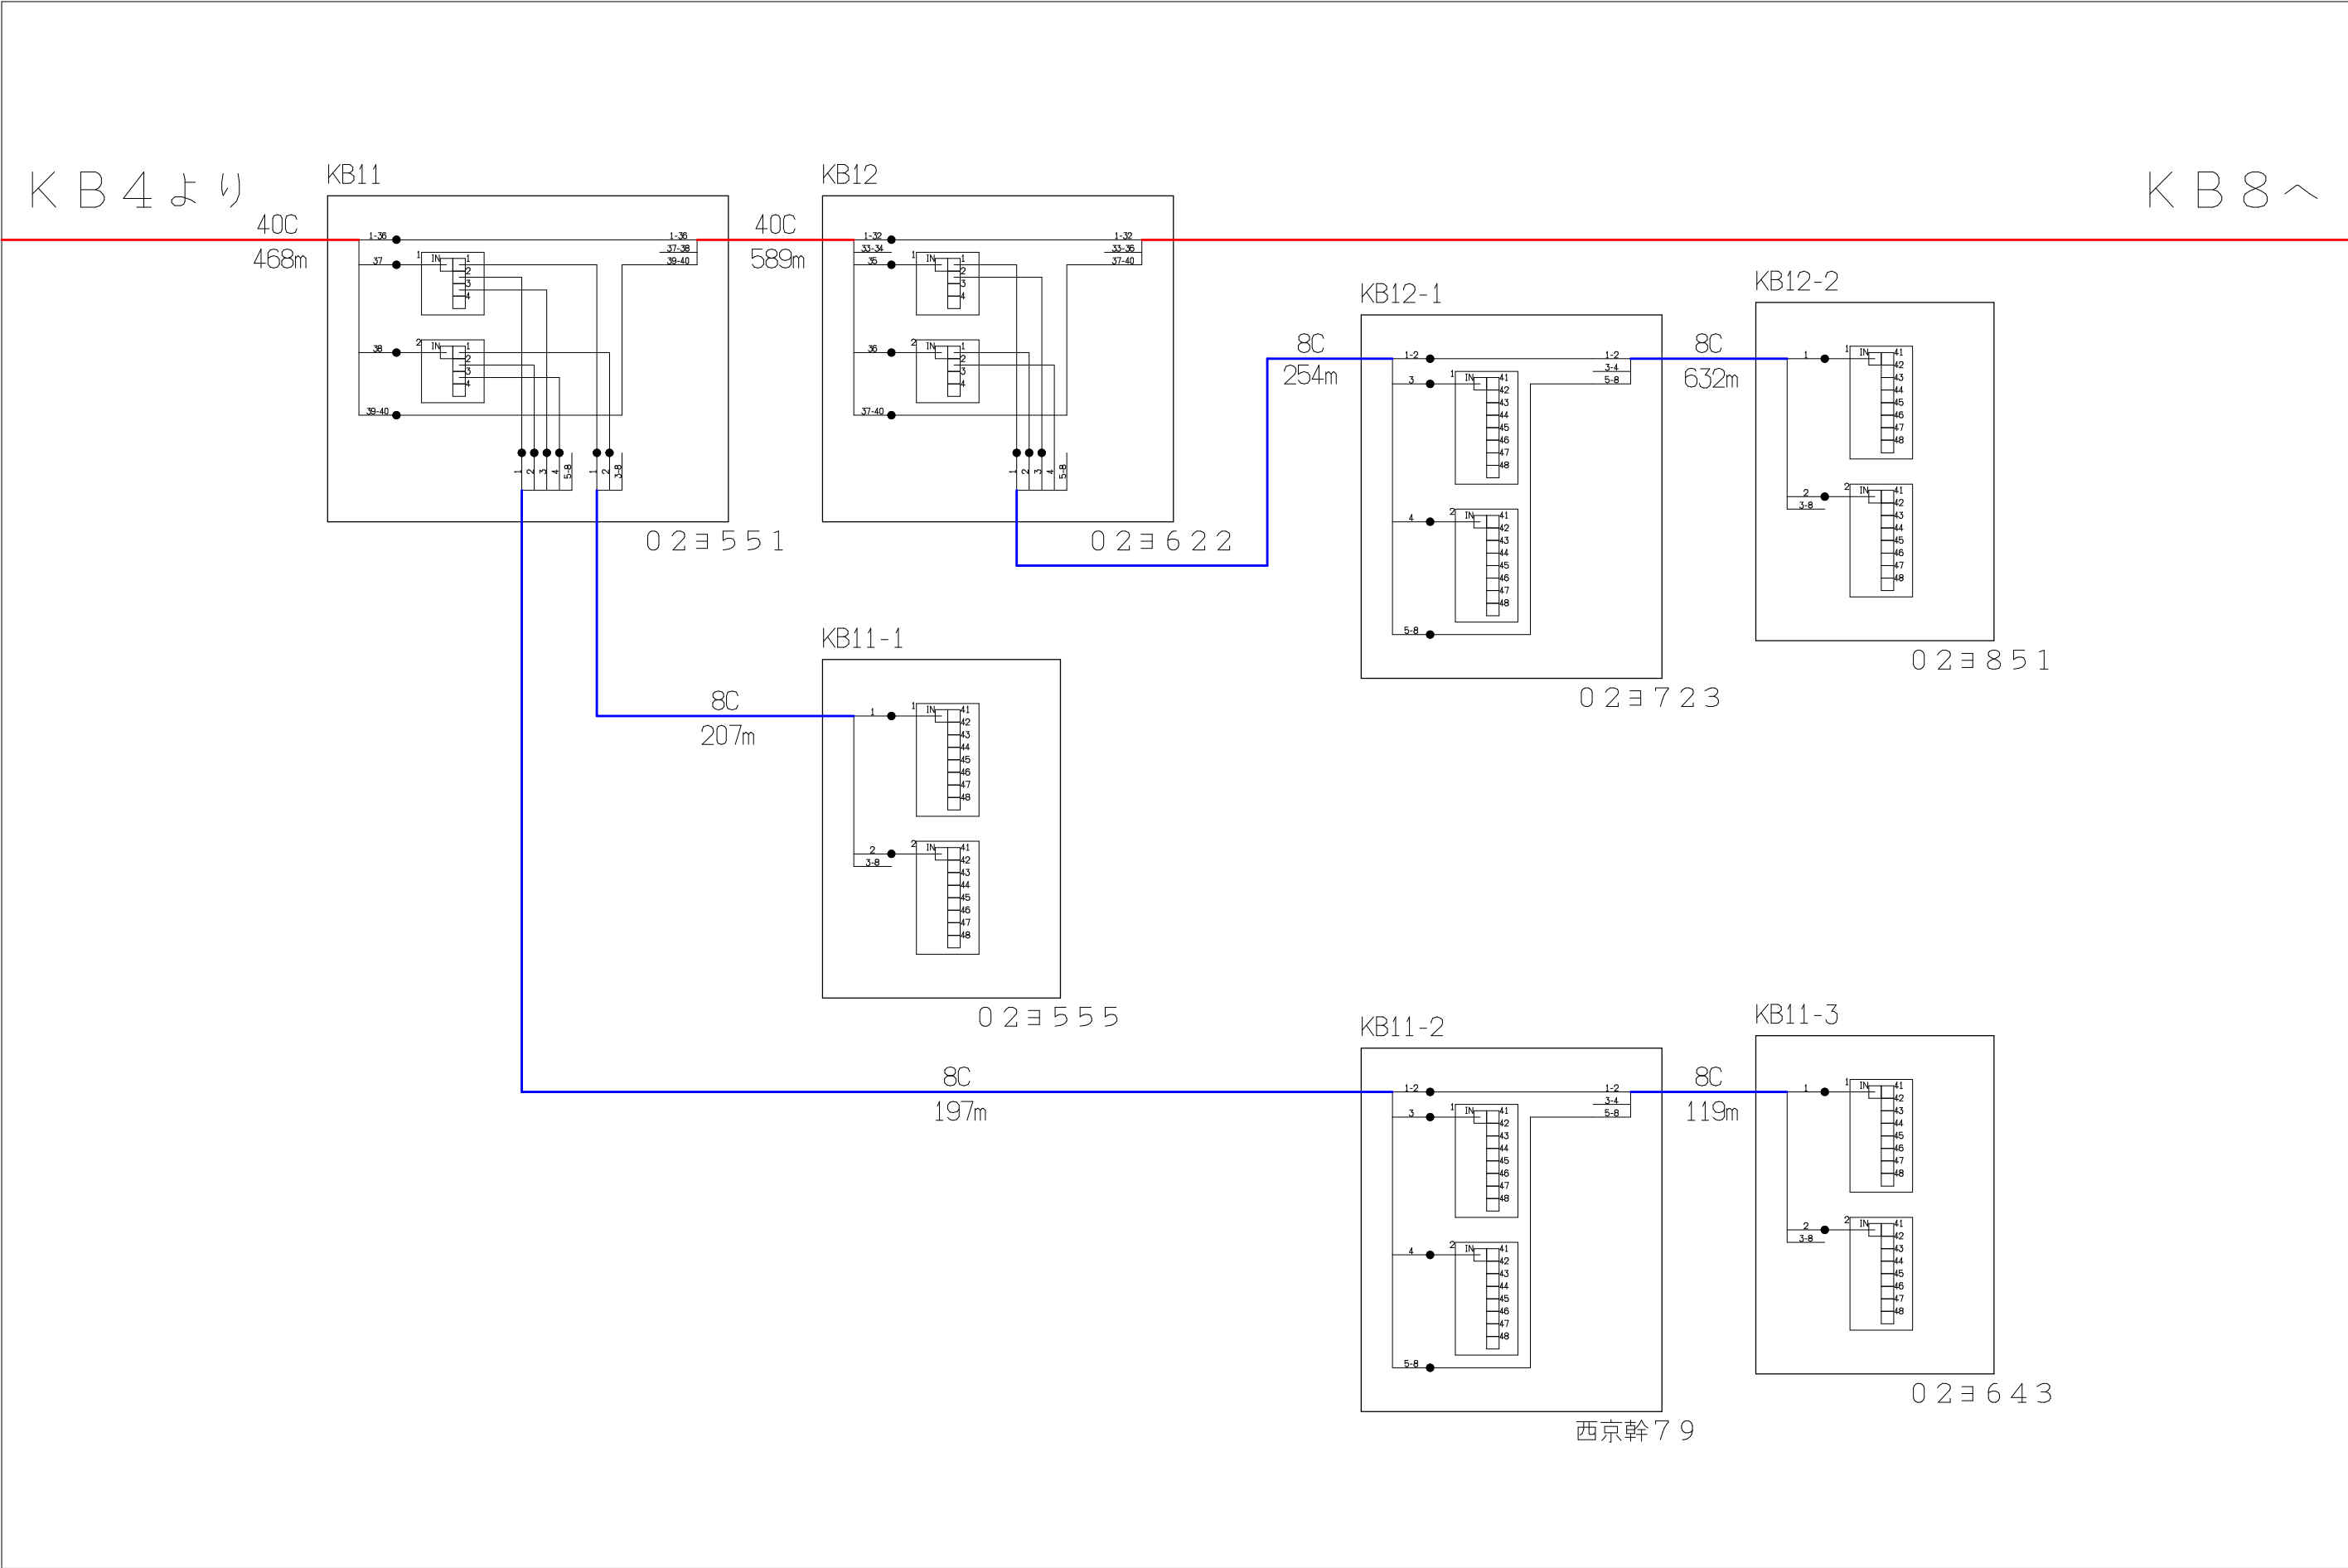


シンボル	内 容	シンボル	内 容	シンボル	内 容
●	融着箇所		8分岐子カプラ		FTTH連絡線
	4分岐親カプラ				FTTH幹線
					FTTH分岐線
				xxC	敷設芯数

			業務名	長野市戸隠・鬼無里 情報通信施設光化工事		図面 名称	光 芯 線 接 続 図	
KB4	KB7	KB8	企業名	シーテック・日本電気通信工業 特定建設共同企業体		図面 番号	KB7	縮尺
						作成日	2025年2月14日	

KB7より

KB10～



KB9～

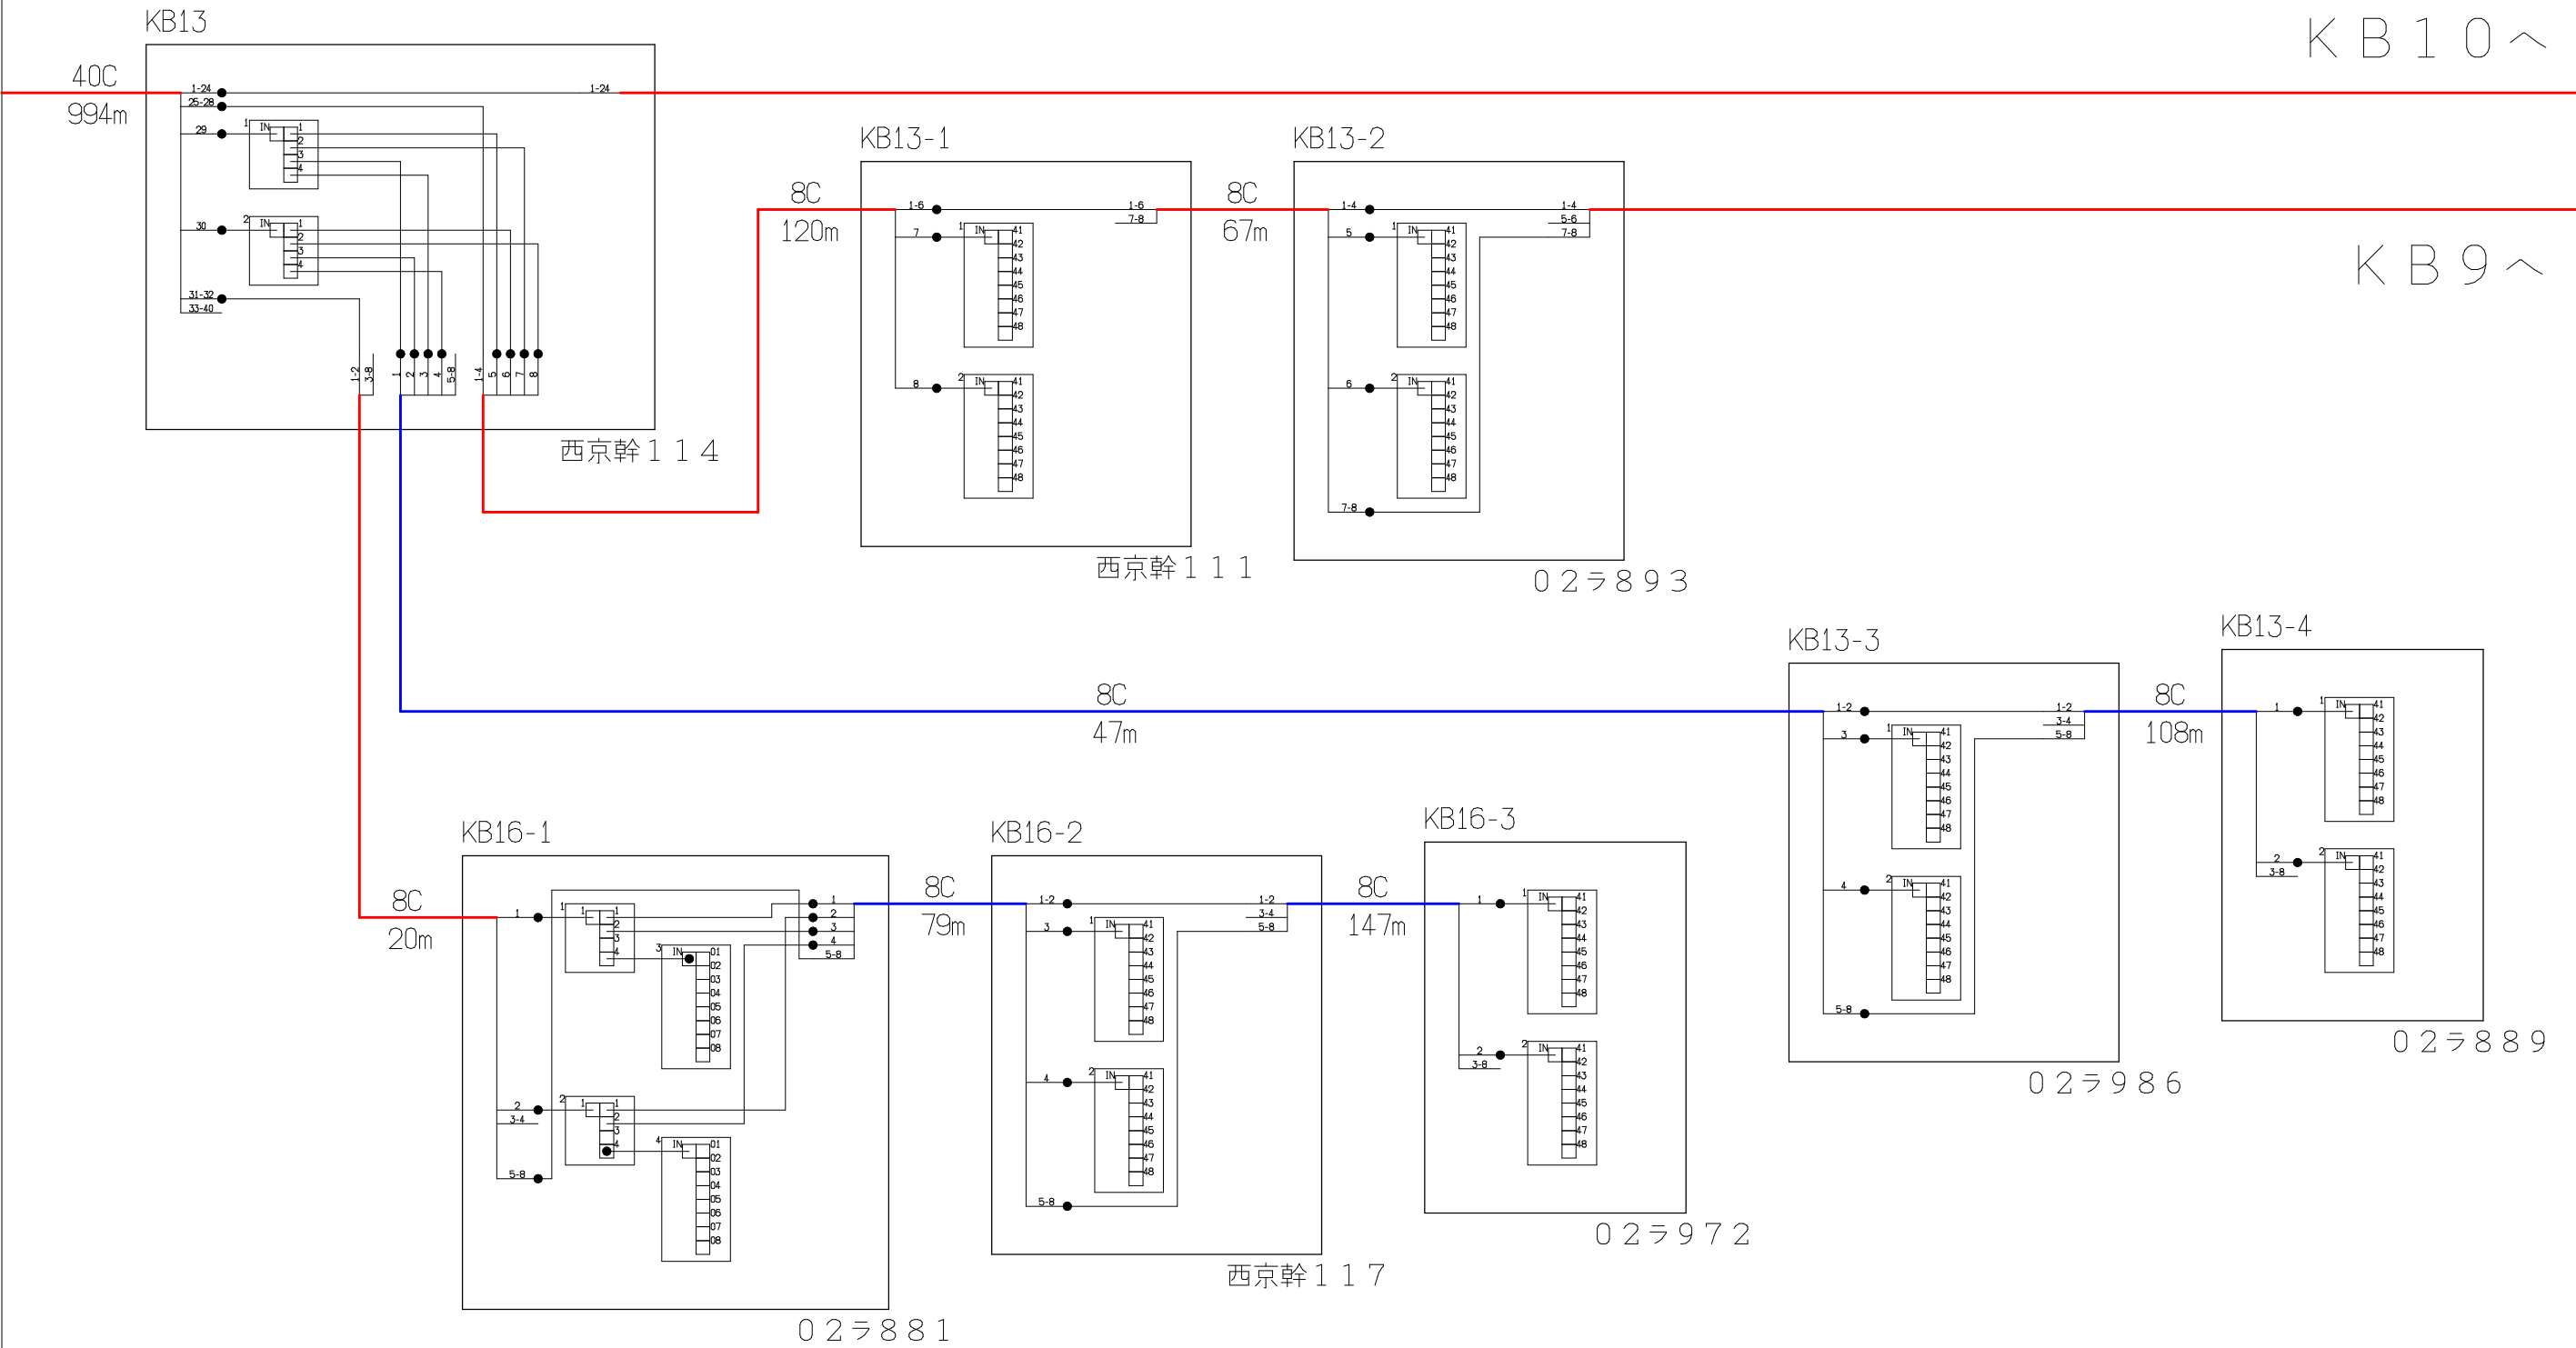

シンボル	内 容	シンボル	内 容	シンボル	内 容
●	融着箇所		8分岐子カブラ	---	FTTH連絡線
	4分岐親カブラ			—	FTTH幹線
				—	FTTH分岐線
		xxC	敷設芯数		


KB7	KB8	KB10
	KB9	
業務名	長野市戸隠・鬼無里 情報通信施設光化工事	
企業名	シーテック・日本電気通信工業 特定建設共同企業体	図面 番号
KB8		縮尺
作成日		2025年2月14日

KB10より

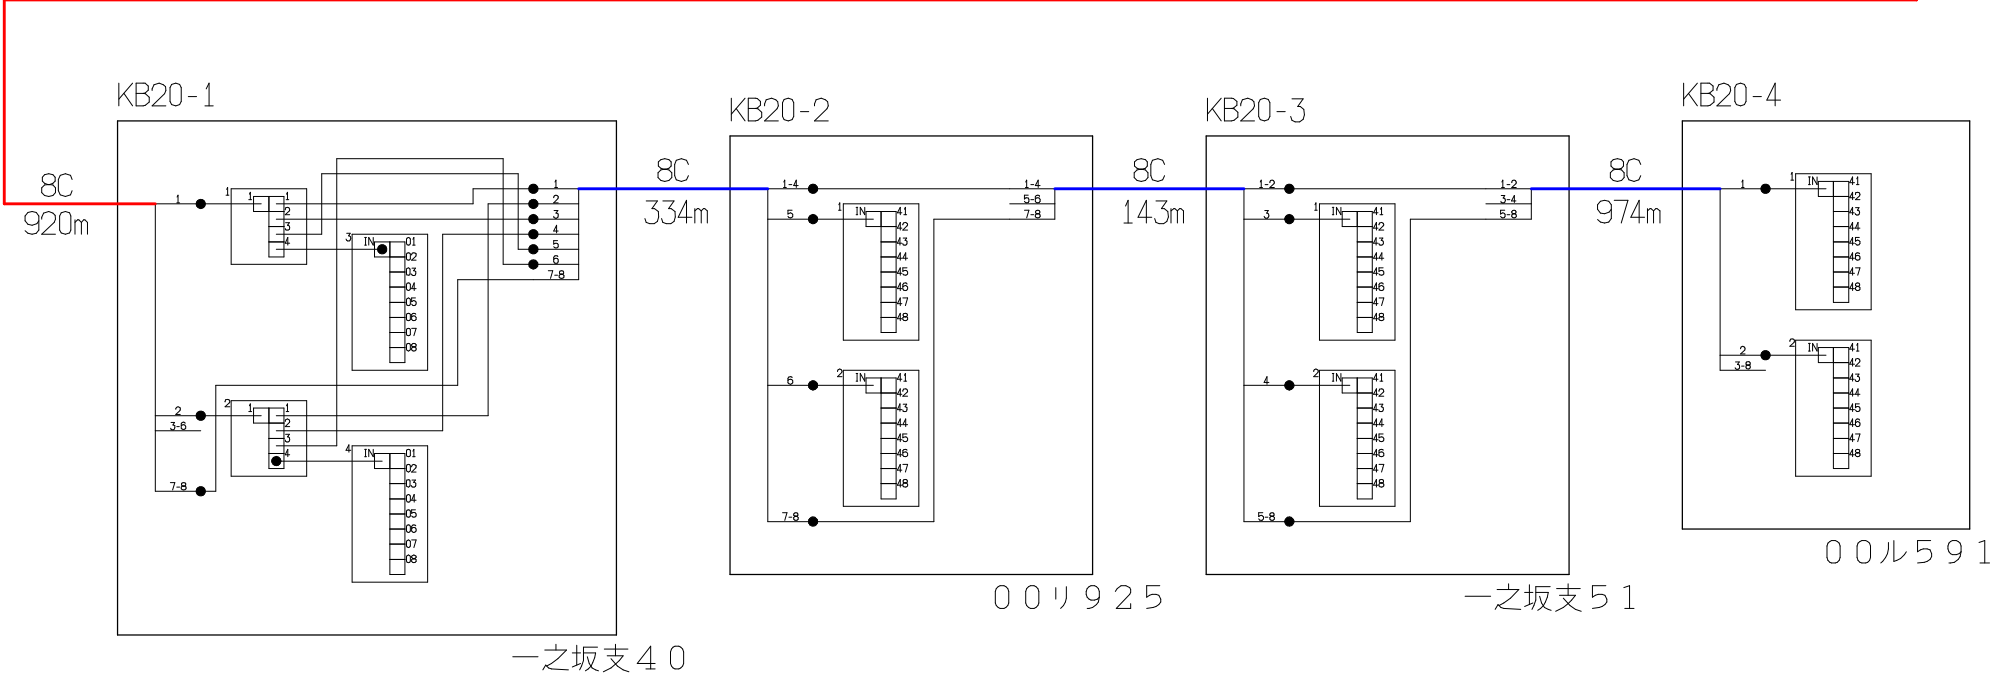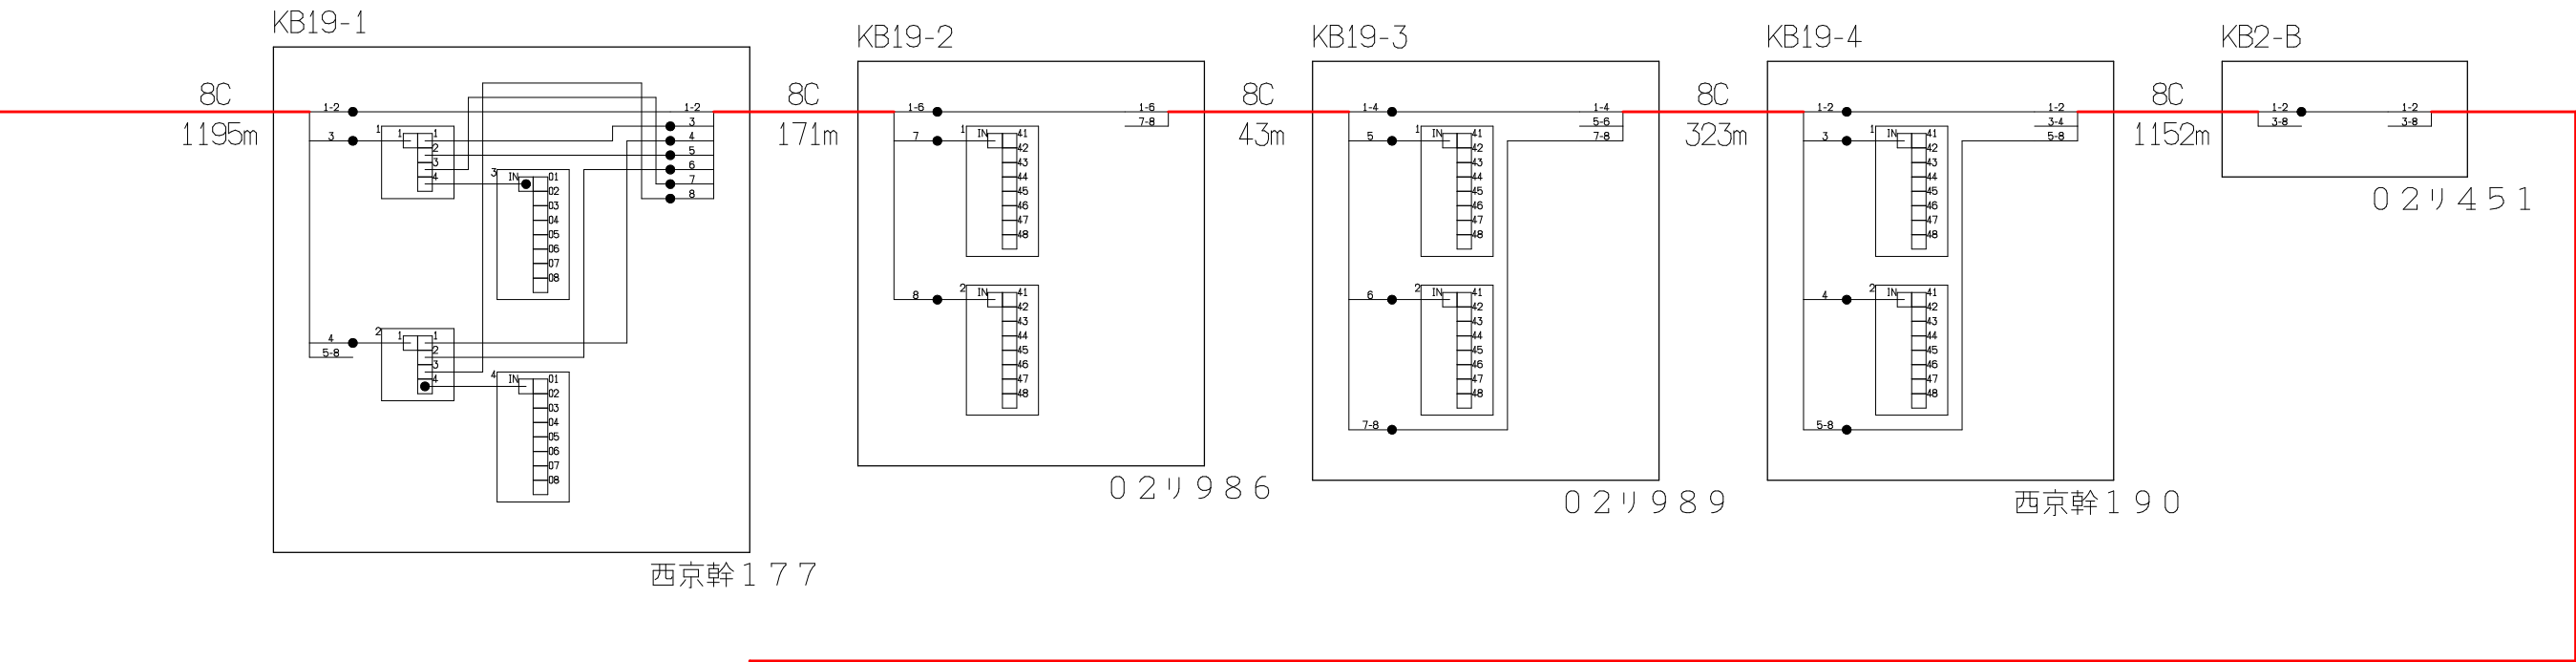


シンボル	内 容	シンボル	内 容	シンボル	内 容
●	融着箇所		8分岐子カプラ	---	FTTH連絡線
	4分岐親カプラ			—	FTTH幹線
				—	FTTH分岐線
		xxC	敷設芯数		

業務名	長野市戸隠・鬼無里 情報通信施設光化工事	図面 名称	光 芯 線 接 続 図
企業名	シーテック・日本電気通信工業 特定建設共同企業体	図面 番号	KB11
		縮尺	
		作成日	2025年2月14日

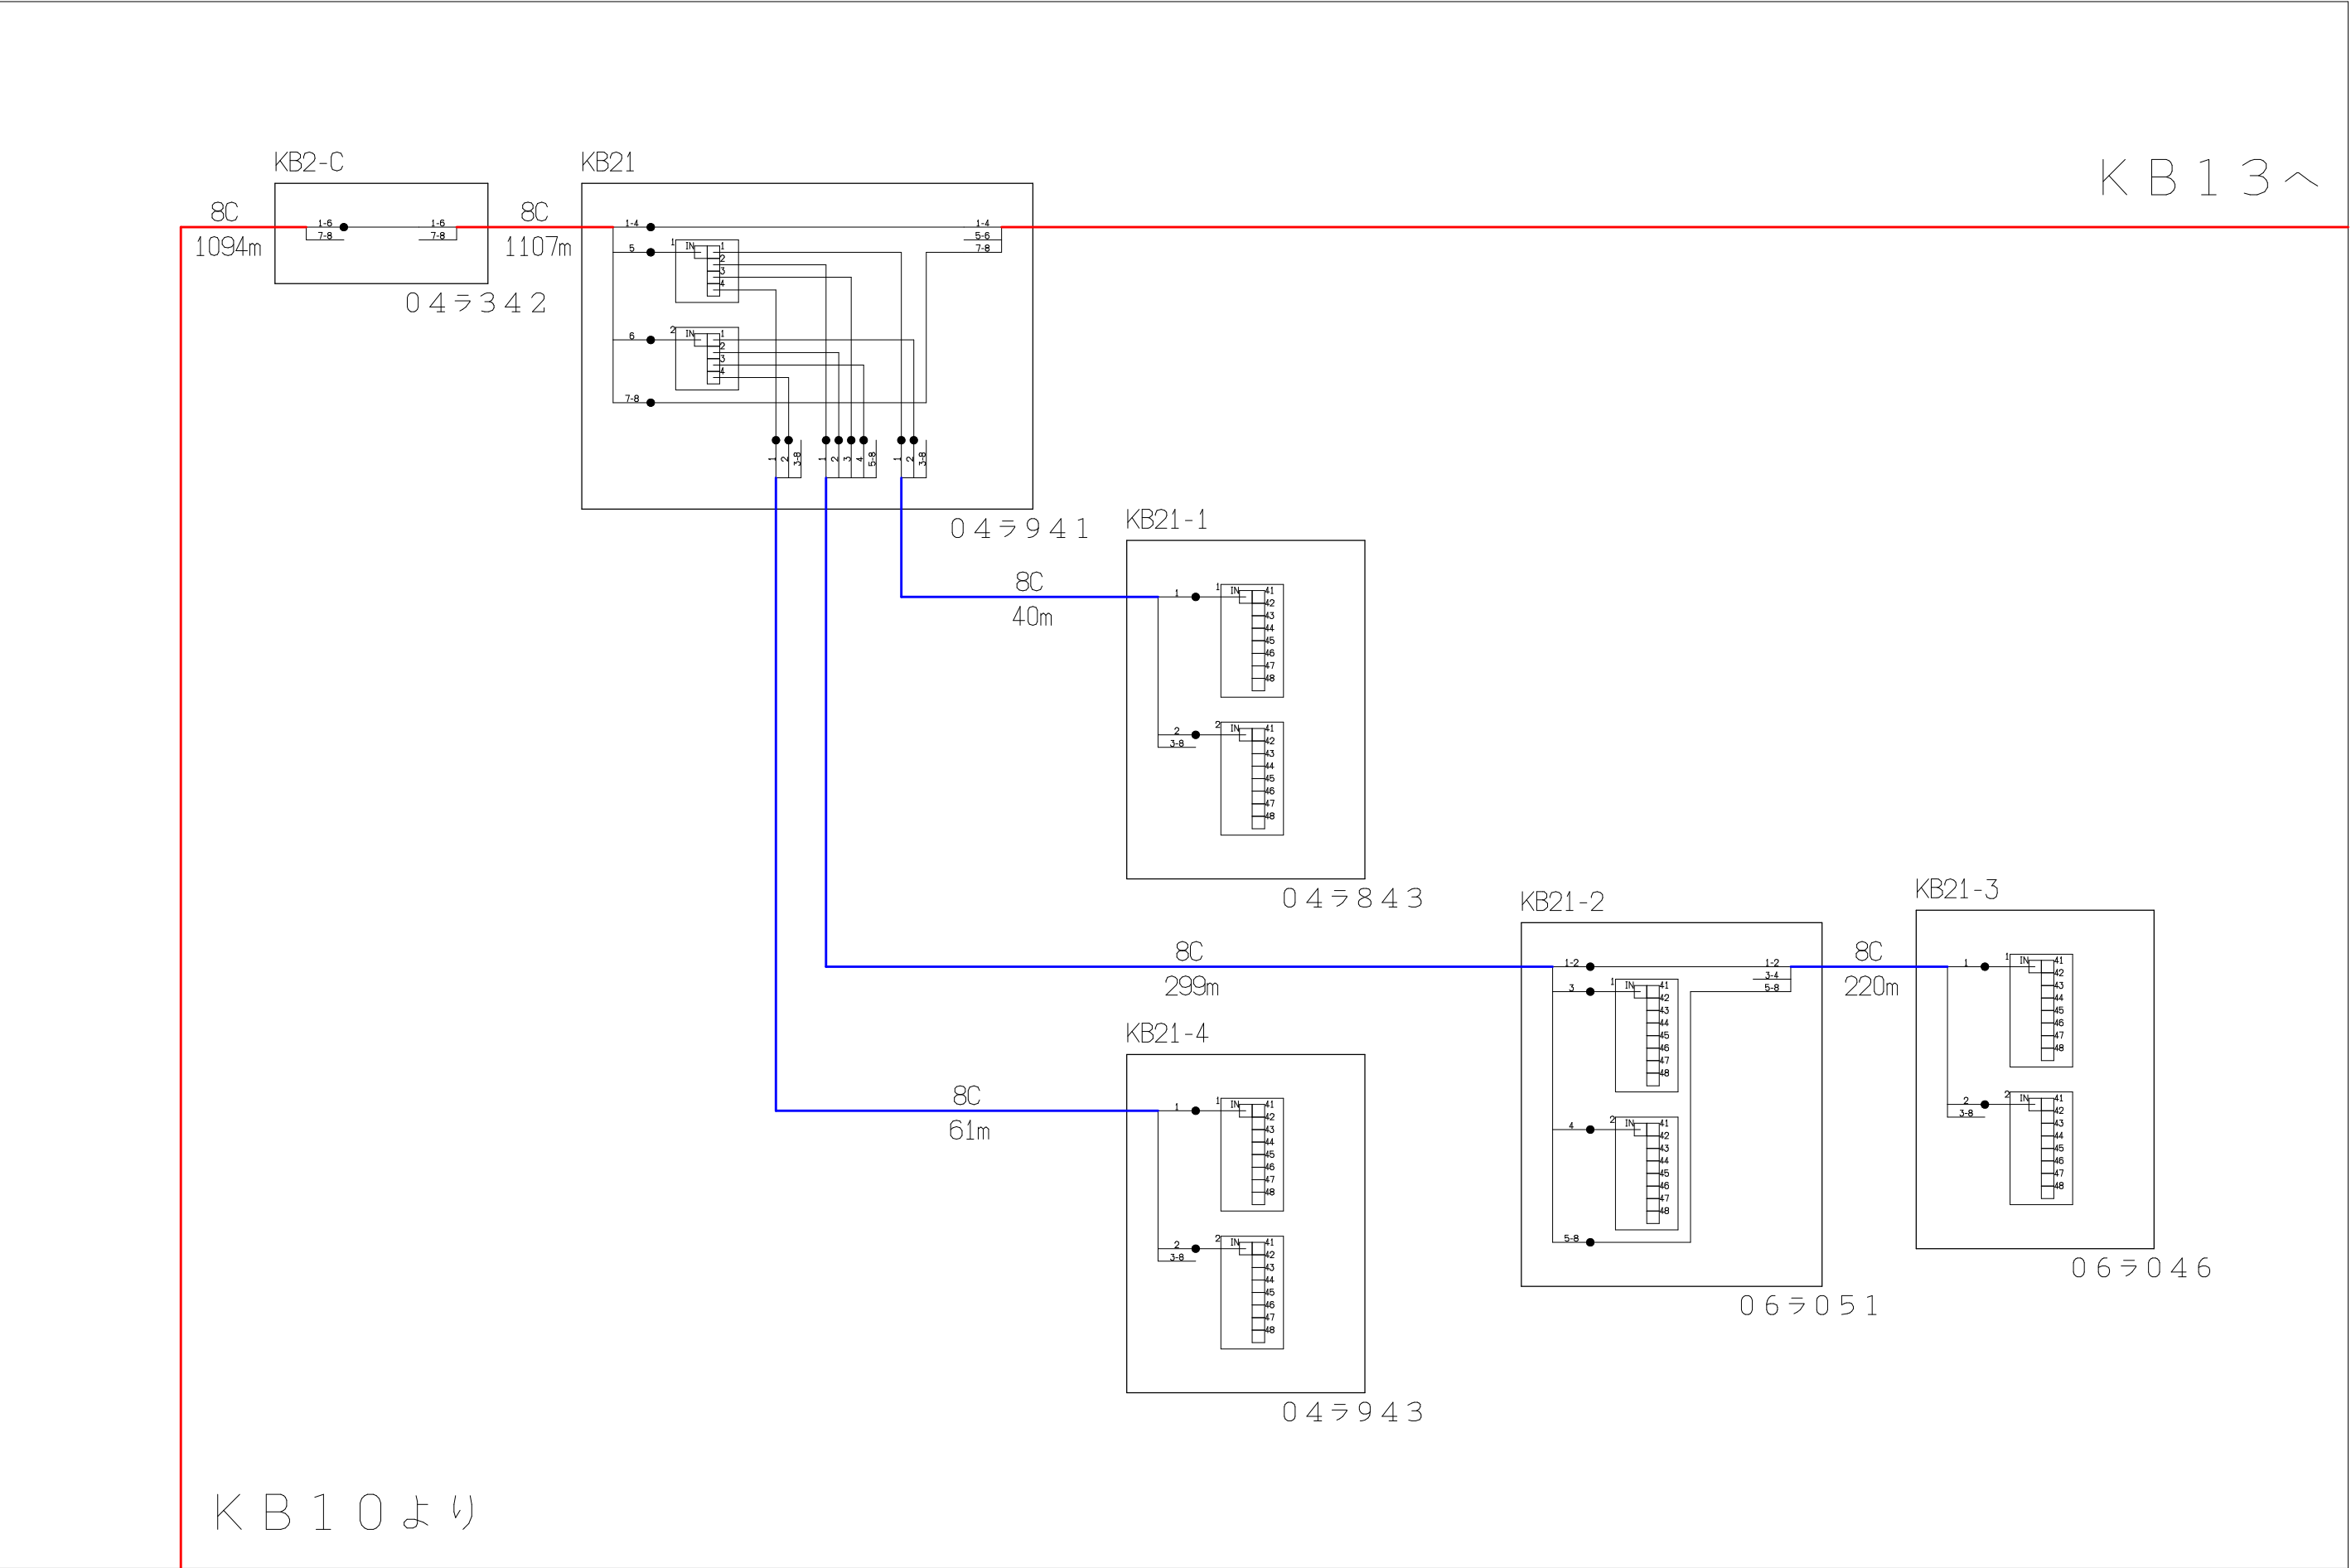

シンボル	内 容	シンボル	内 容	シンボル	内 容
●	融着箇所		8分岐子カブラ		FTTH連絡線
	4分岐親カブラ				FTTH幹線
					FTTH分岐線
				xxC	敷設芯数

			業務名	長野市戸隠・鬼無里 情報通信施設光化工事		図面 名称	光 芯 線 接 続 図	
	KB12	KB13	企業名	シーテック・日本電気通信工業 特定建設共同企業体		図面 番号	KB12	縮尺
	KB10						作成日	2025年2月14日

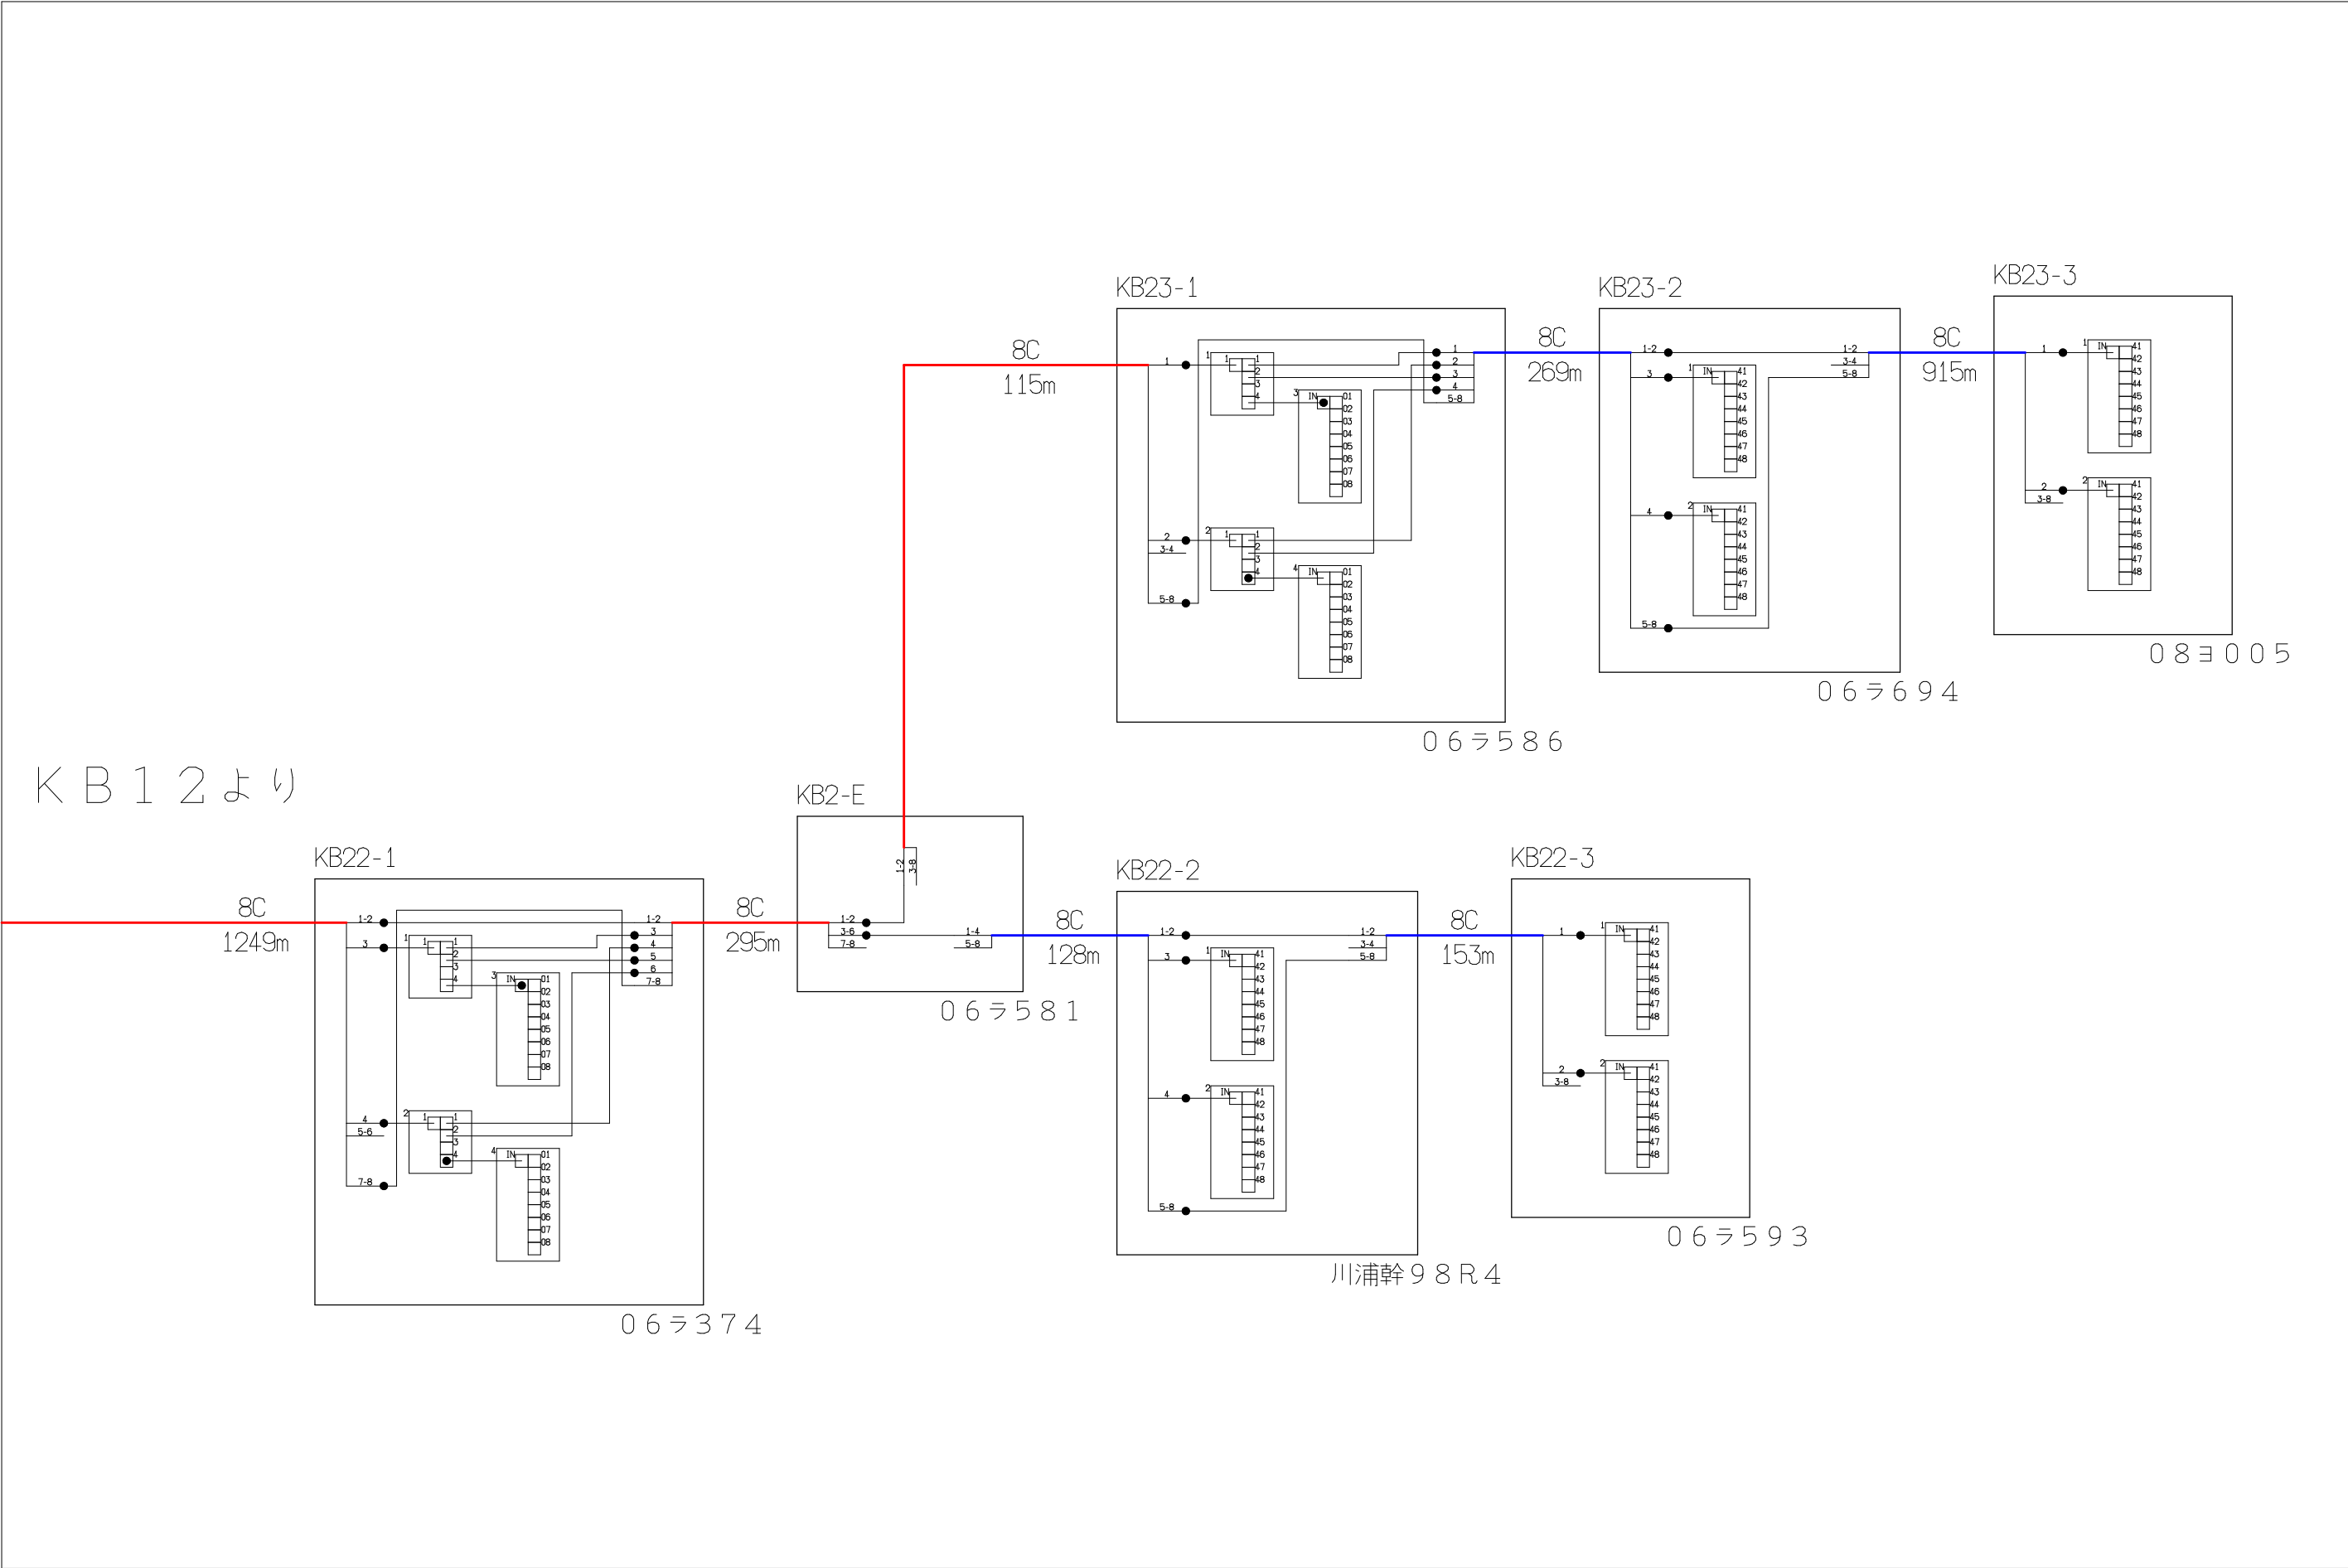


シンボル	内 容	シンボル	内 容	シンボル	内 容
●	融着箇所	8分岐子カプラ	FTTH連絡線	---	FTTH幹線
4分岐親カプラ			FTTH分岐線	---	敷設芯数
				xxC	

業務名	長野市戸隠・鬼無里 情報通信施設光化工事	図面 名称	光 芯 線 接 続 図
企業名	シーテック・日本電気通信工業 特定建設共同企業体	図面 番号	KB13
		縮尺	
		作成日	2025年2月14日


K A 1 より

K C 2 ~

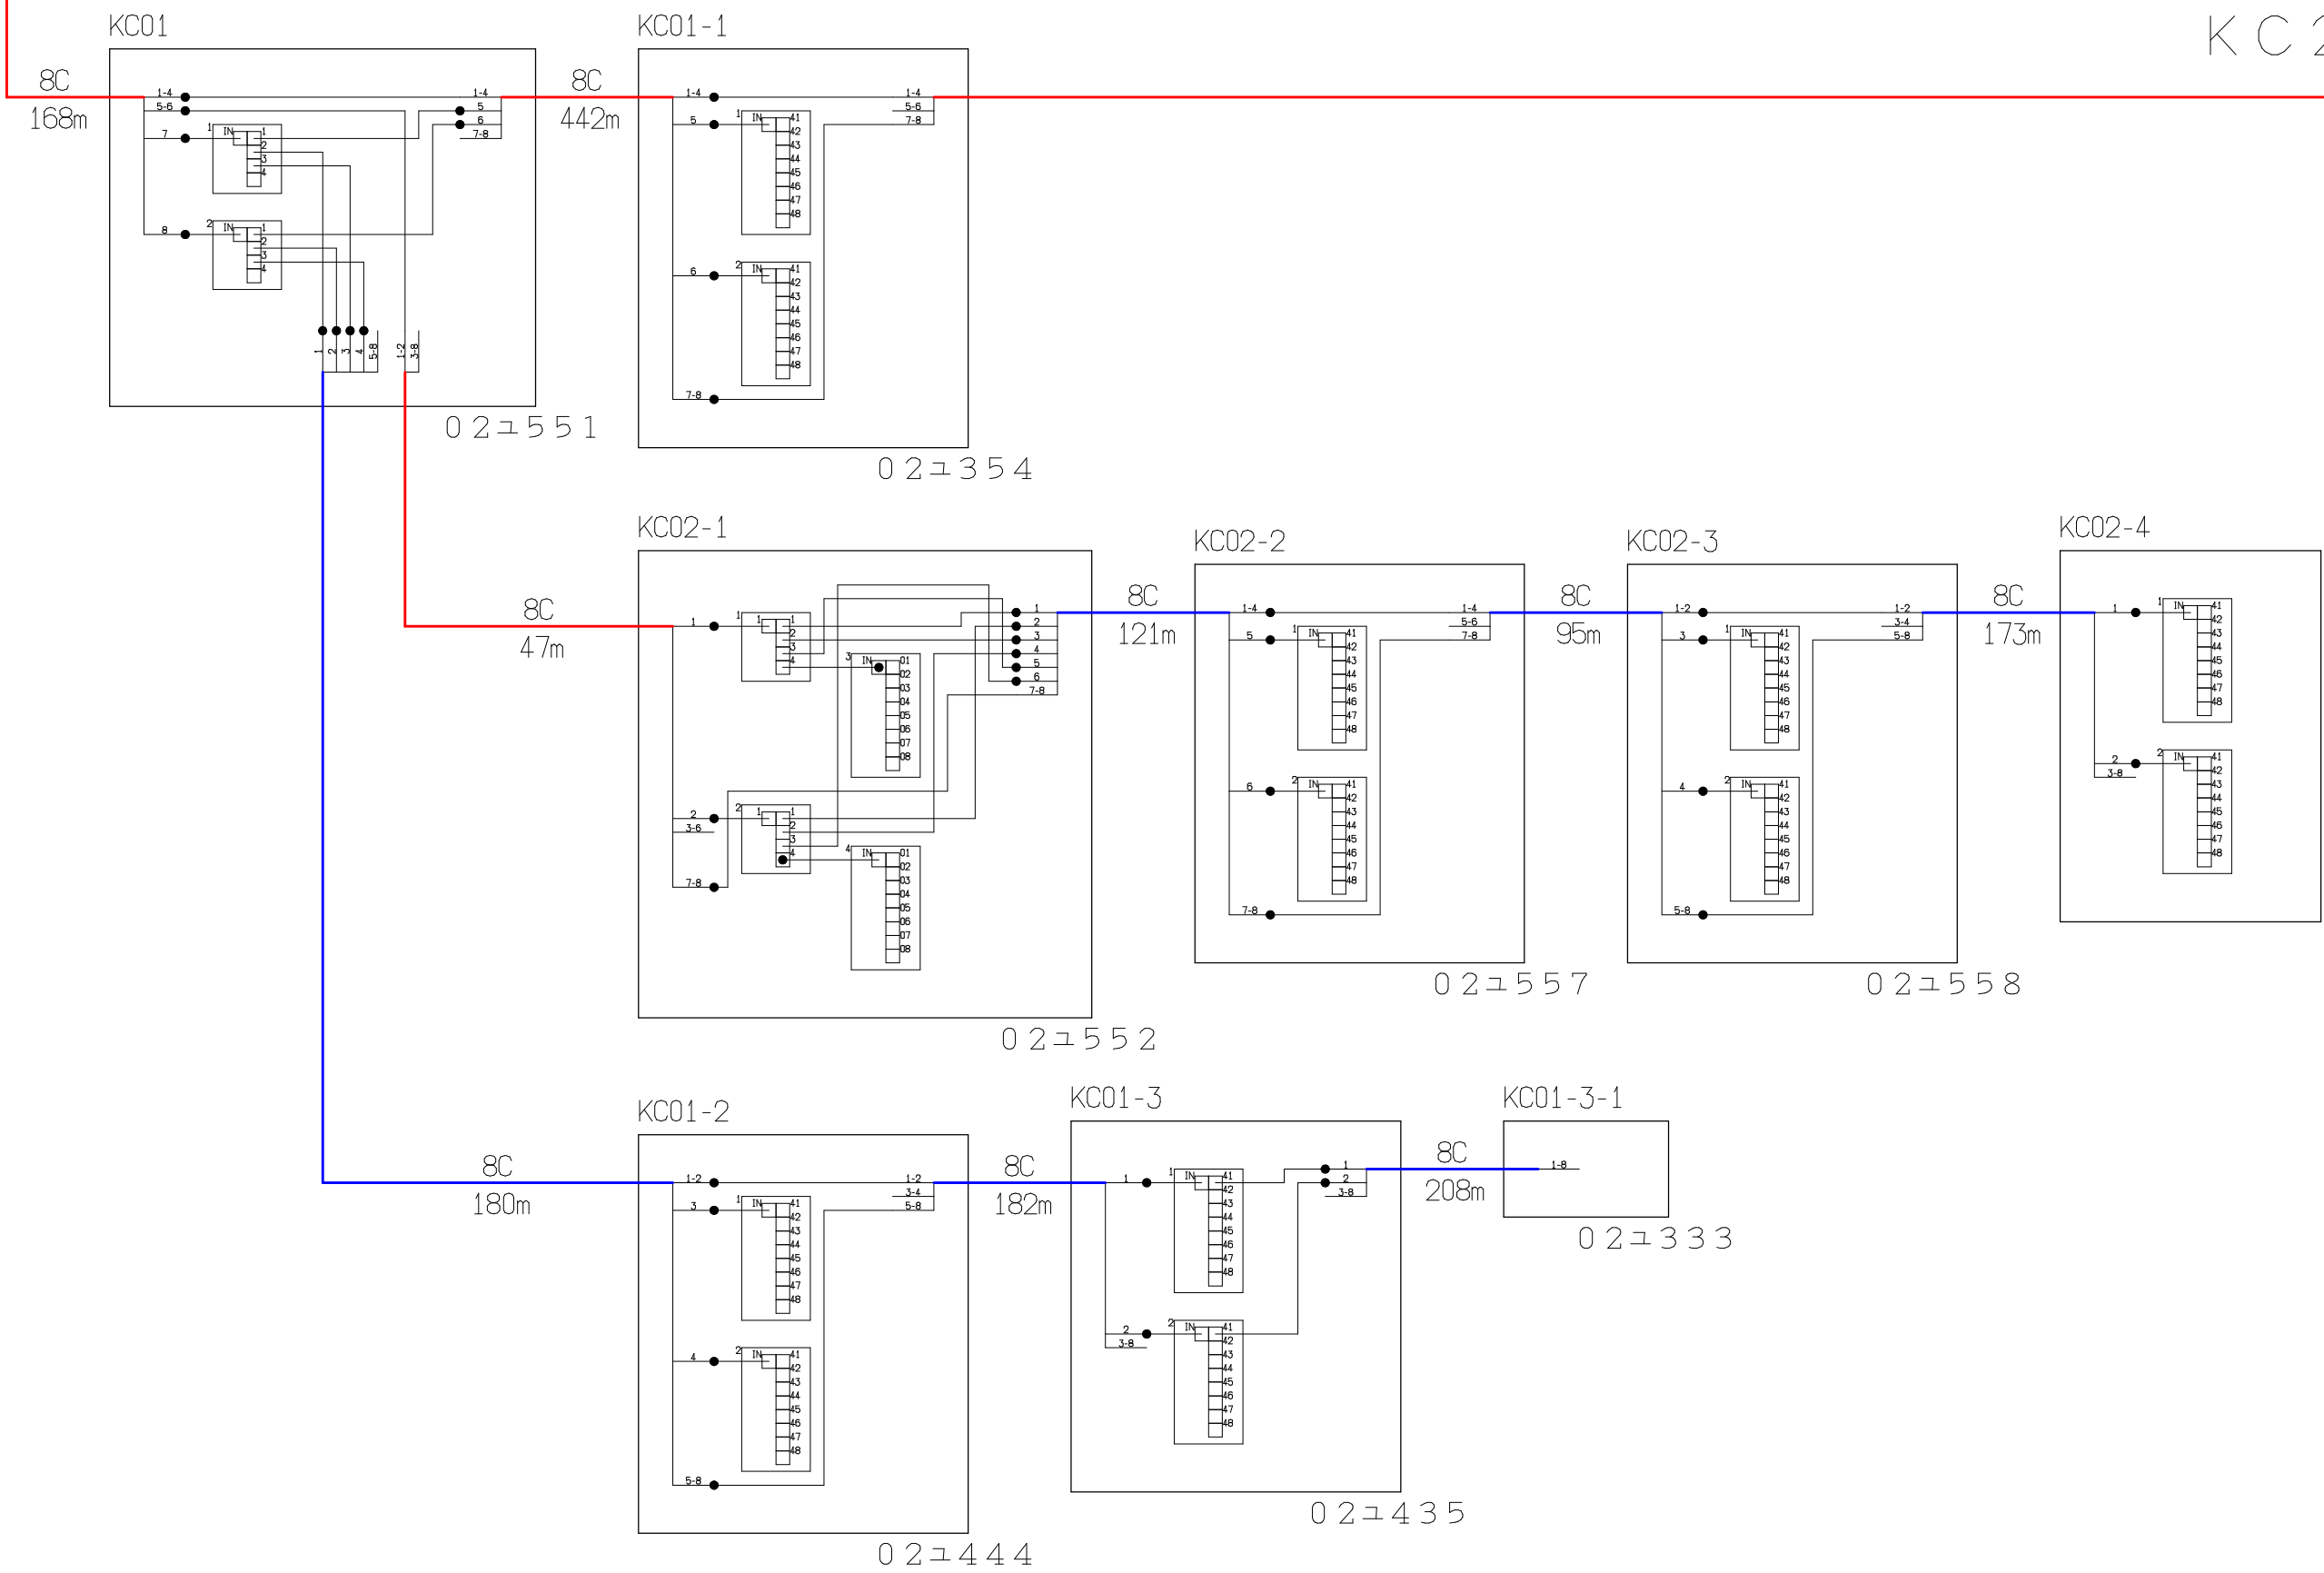

シンボル	内 容	シンボル	内 容	シンボル	内 容
●	融着箇所		8分岐子カプラ		FTTH接続線
	4分岐親カプラ				FTTH幹線
					FTTH分岐線
				xxC	敷設芯数

	KA1		業務名	長野市戸隠・鬼無里 情報通信施設光化工事		図面 名称	光 芯 線 接 続 図	
	KC1	KC2	企業名	シーテック・日本電気通信工業 特定建設共同企業体		図面 番号	KC1	縮尺
						作成日	2025年2月14日	

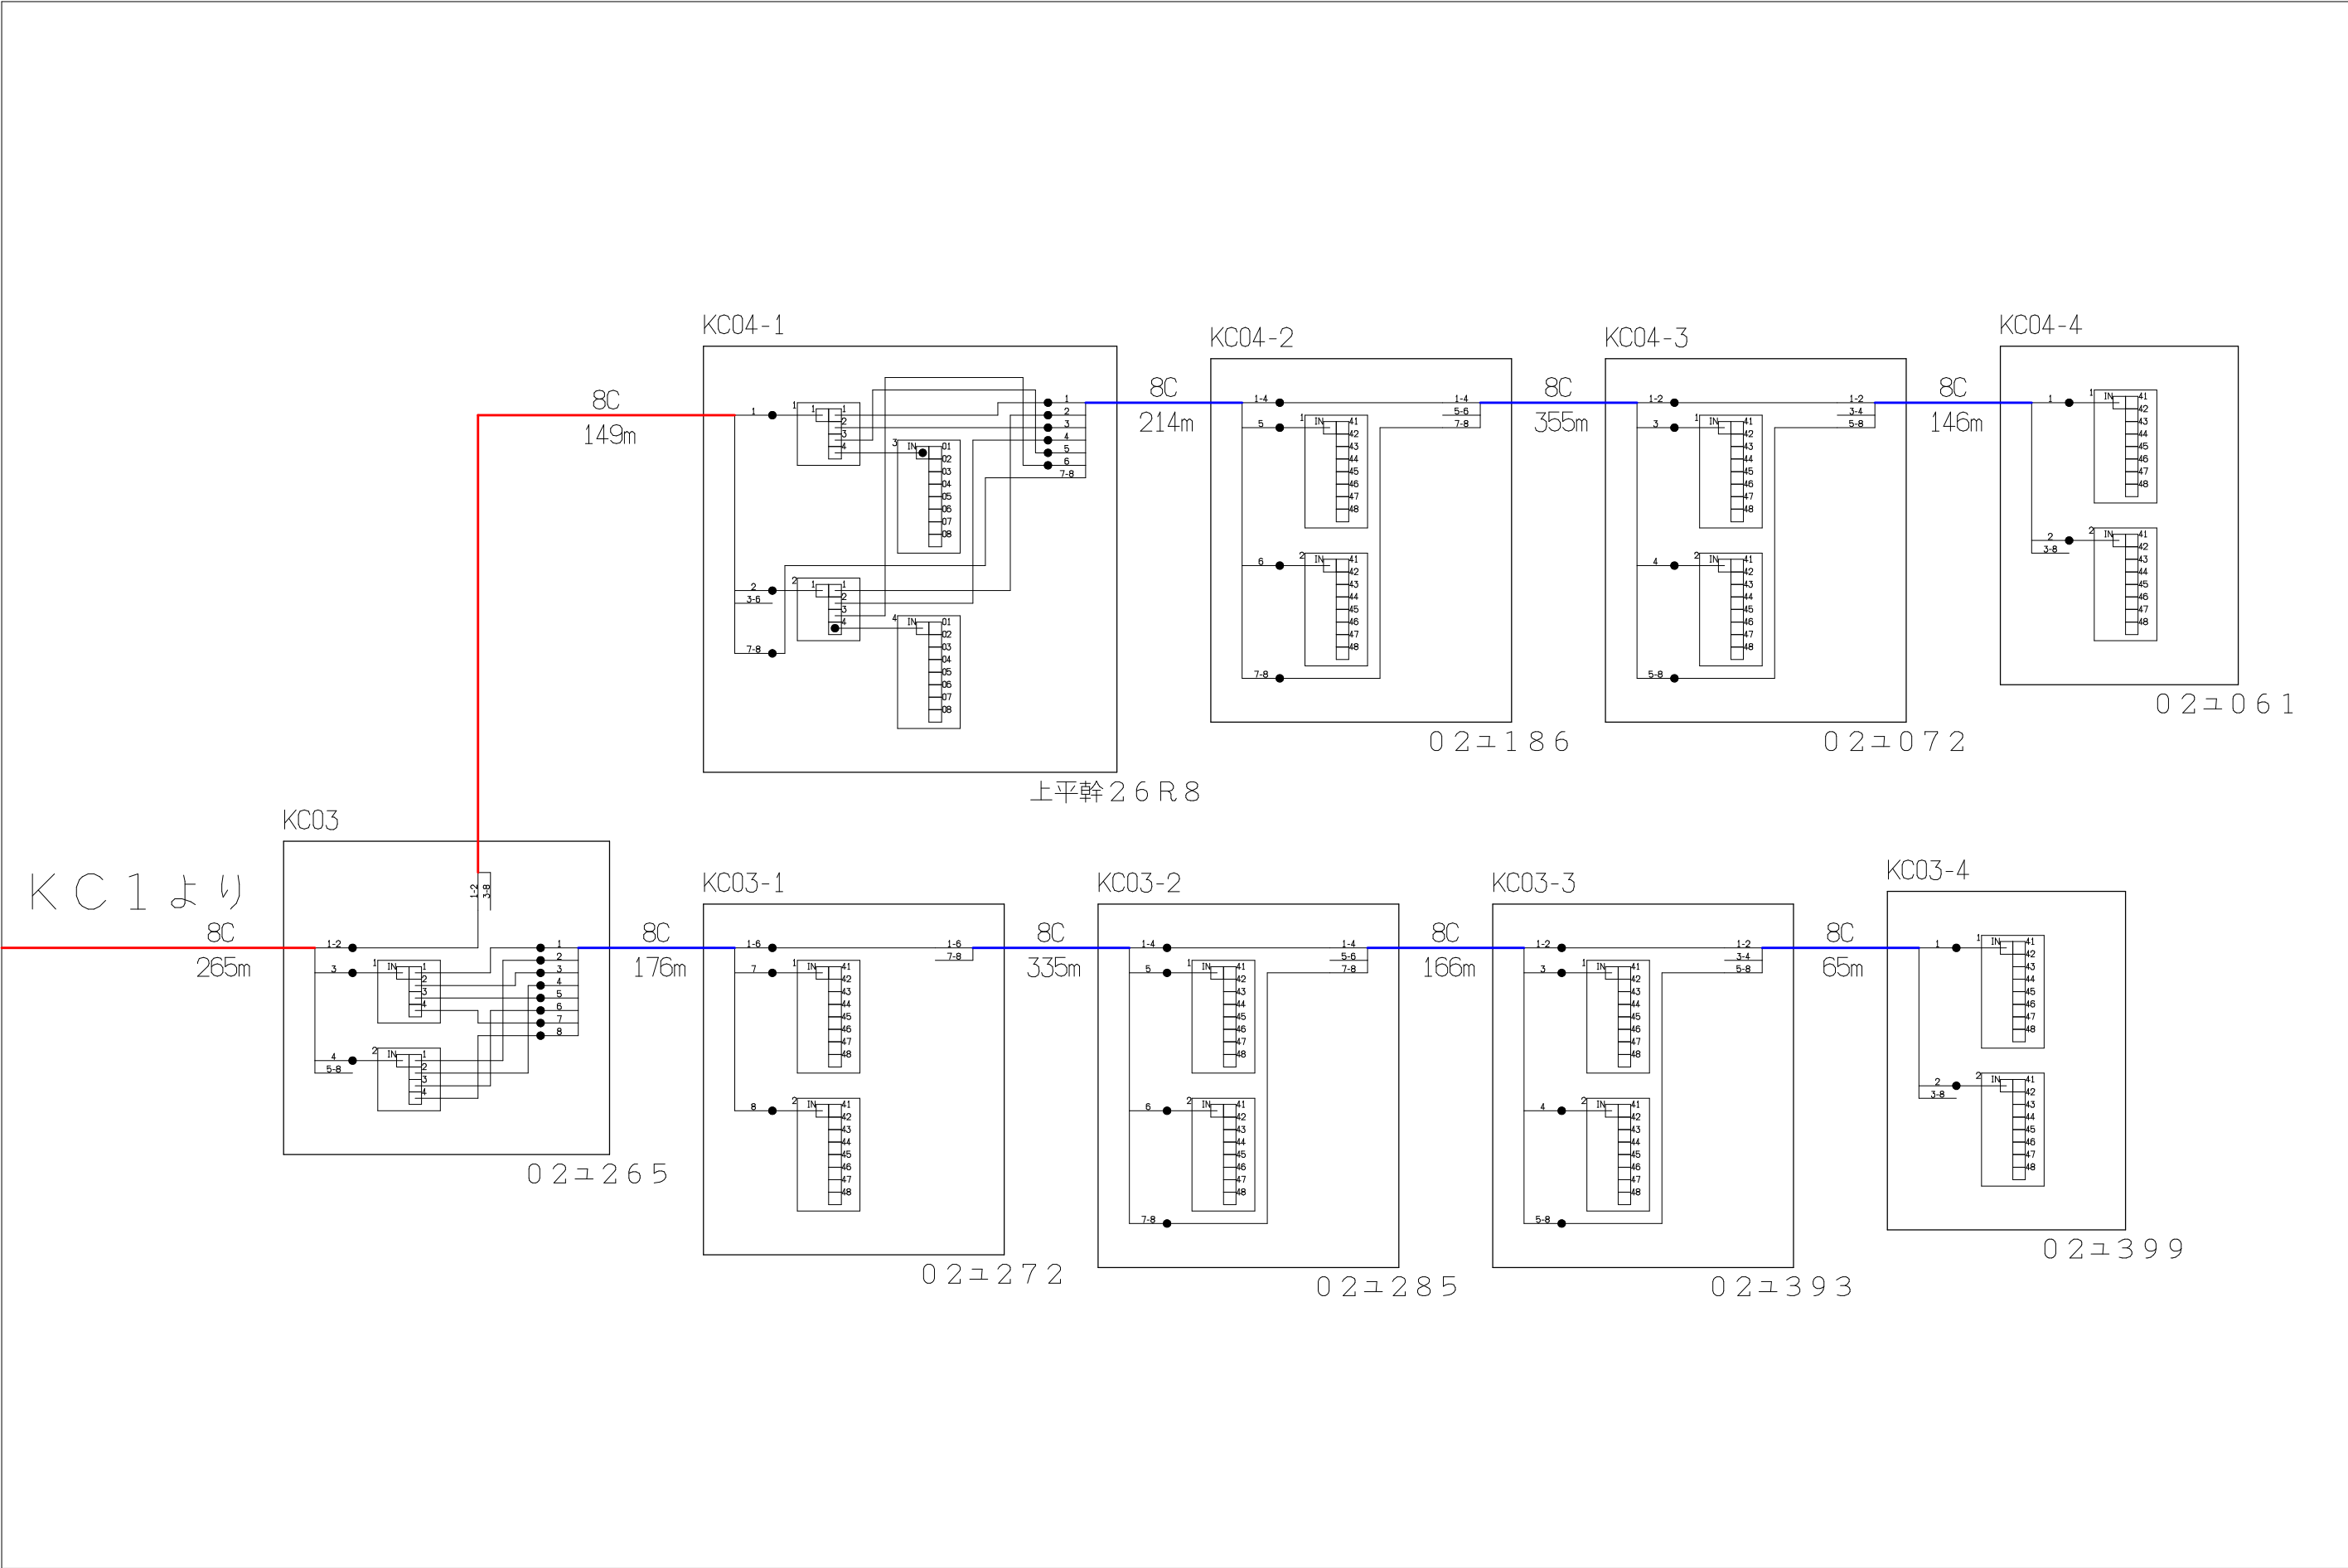

シンボル	内 容	シンボル	内 容	シンボル	内 容
●	融着箇所		8分岐子カプラ		FTTH連絡線
	4分岐親カプラ				FTTH幹線
					FTTH分岐線
			xxC		敷設芯数

			業務名	長野市戸隠・鬼無里 情報通信施設光化工事		図面 名称	光 芯 線 接 続 図	
	KC1	KC2	企業名	シーテック・日本電気通信工業 特定建設共同企業体		図面 番号	KC2	
						縮尺		
						作成日	2025年2月14日	