



|                              |                                      |                                 |                                  |
|------------------------------|--------------------------------------|---------------------------------|----------------------------------|
| <div>物件番号</div> <div>1</div> | <div>施設名</div> <div>氷鉋老人福祉センター</div> | <div>図名</div> <div>現況 配置図</div> | <div>縮尺</div> <div>S=1:500</div> |
|------------------------------|--------------------------------------|---------------------------------|----------------------------------|

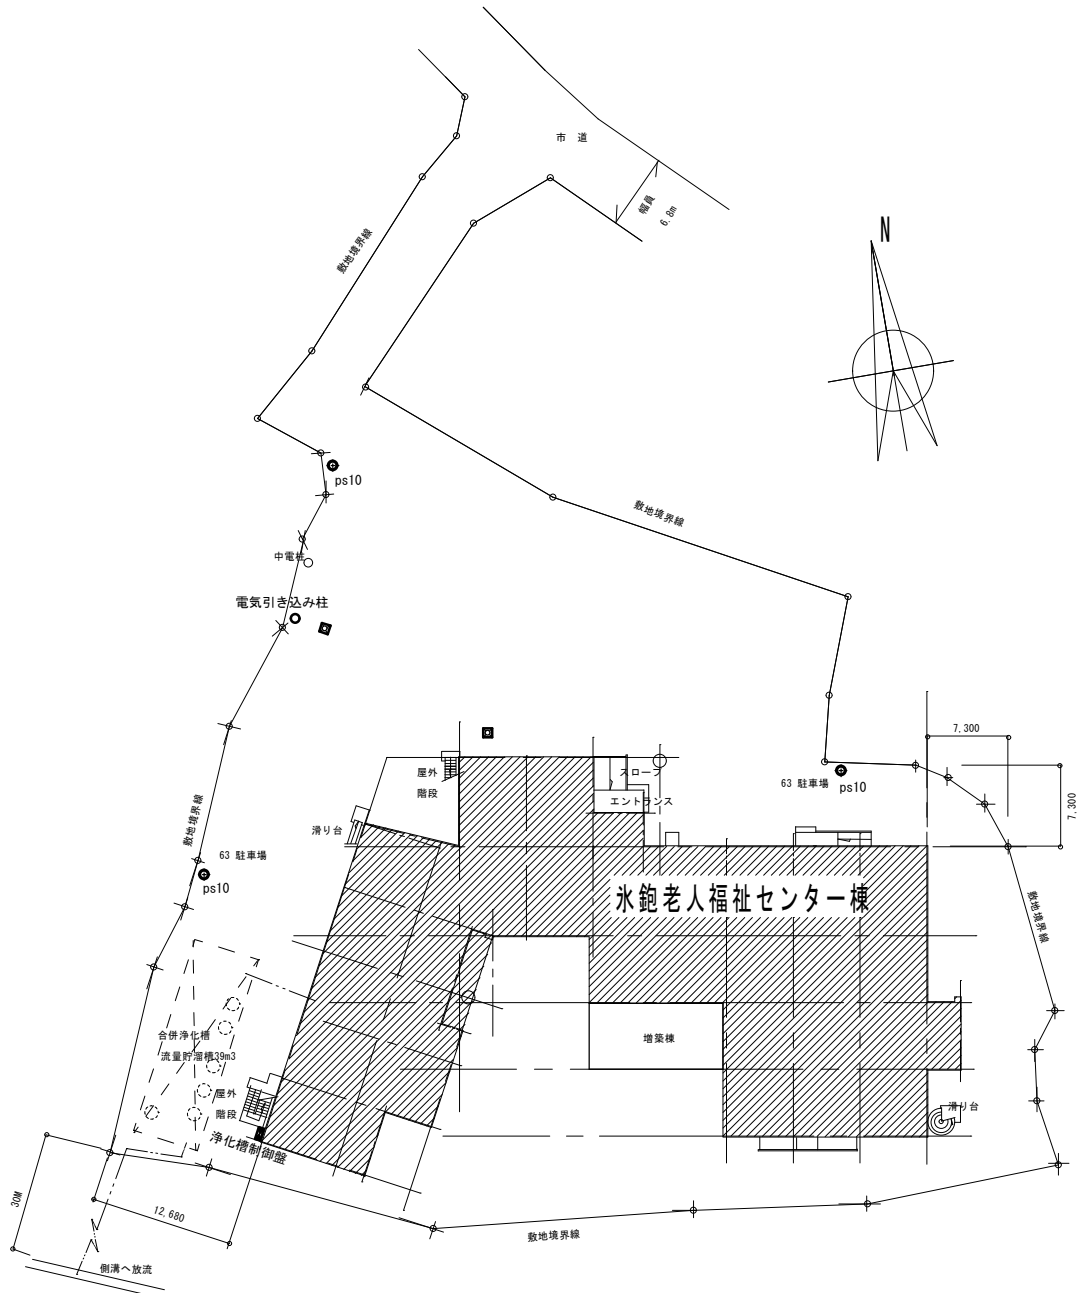


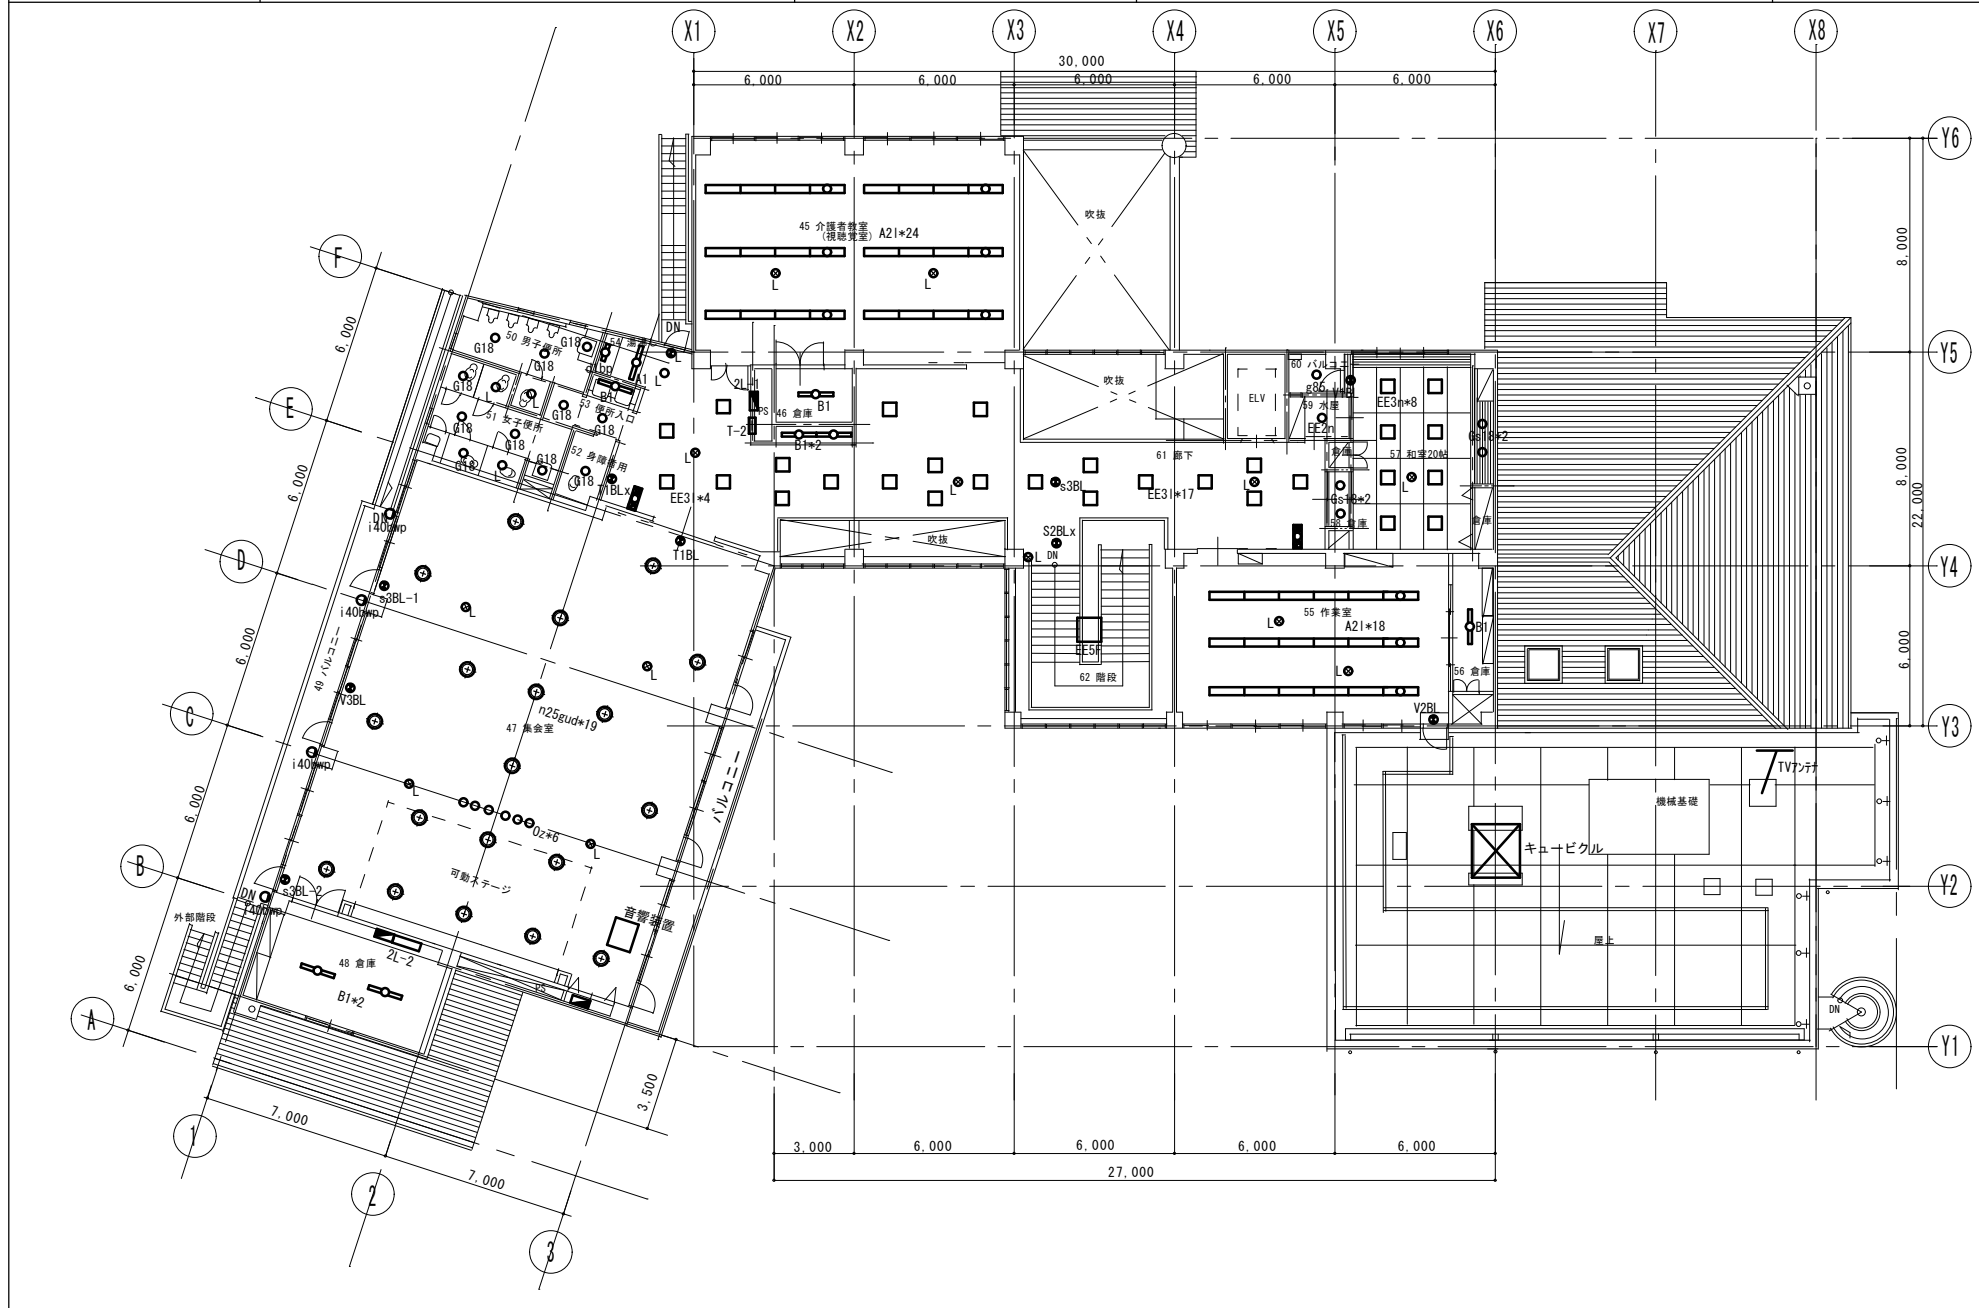


|           |                   |                    |                |               |
|-----------|-------------------|--------------------|----------------|---------------|
| 物件番号<br>1 | 施設名<br>氷鉋老人福祉センター | 棟別<br>氷鉋老人福祉センター 棟 | 図名<br>現況 2階平面図 | 縮尺<br>S=1:200 |
|-----------|-------------------|--------------------|----------------|---------------|





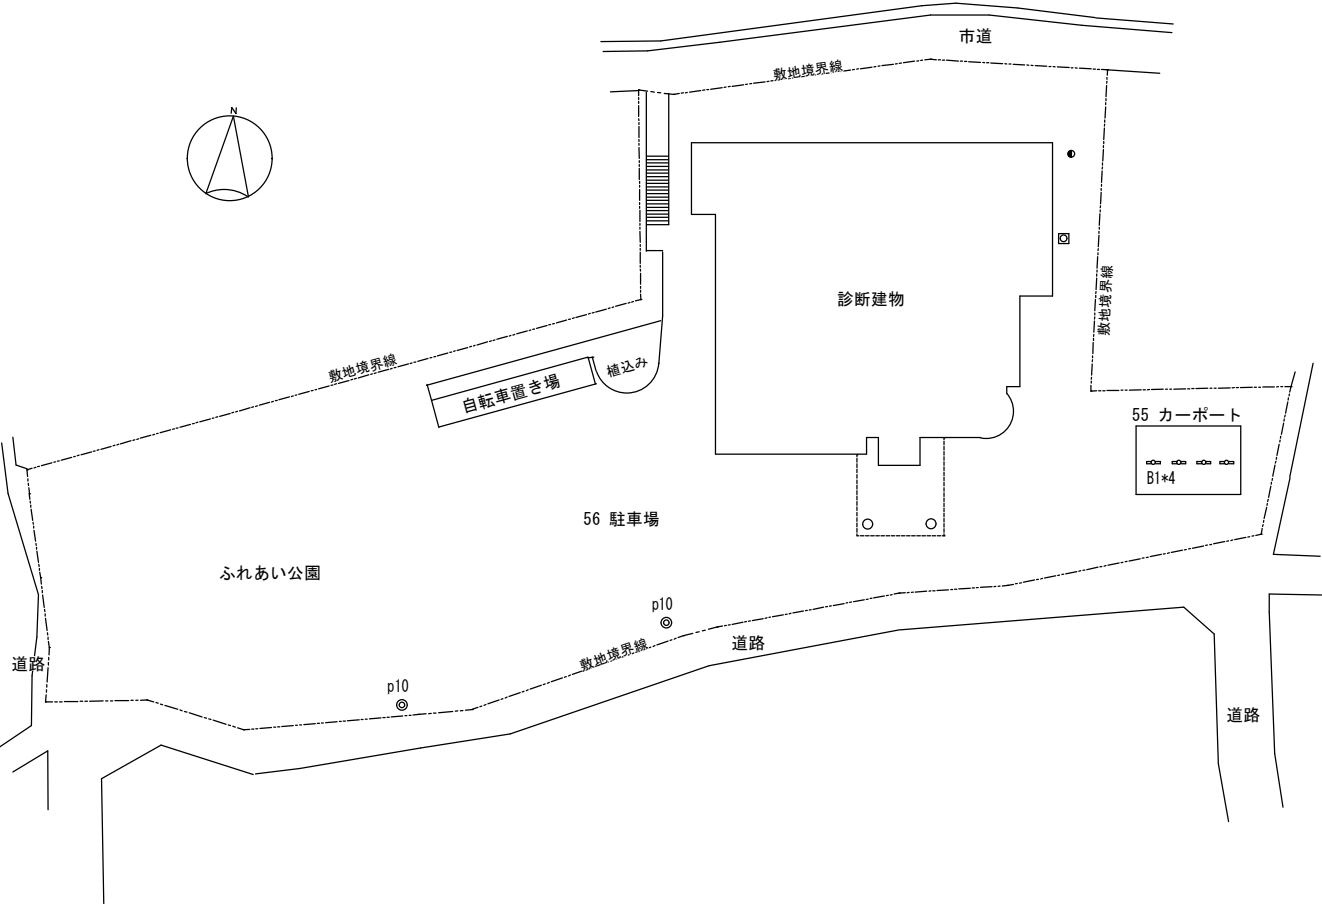


|      |             |    |       |         |
|------|-------------|----|-------|---------|
| 物件番号 | 施設名         | 棟別 | 図名    | 縮尺      |
| 2    | 安茂里老人福祉センター | 棟  | 1階平面図 | 1 : 200 |

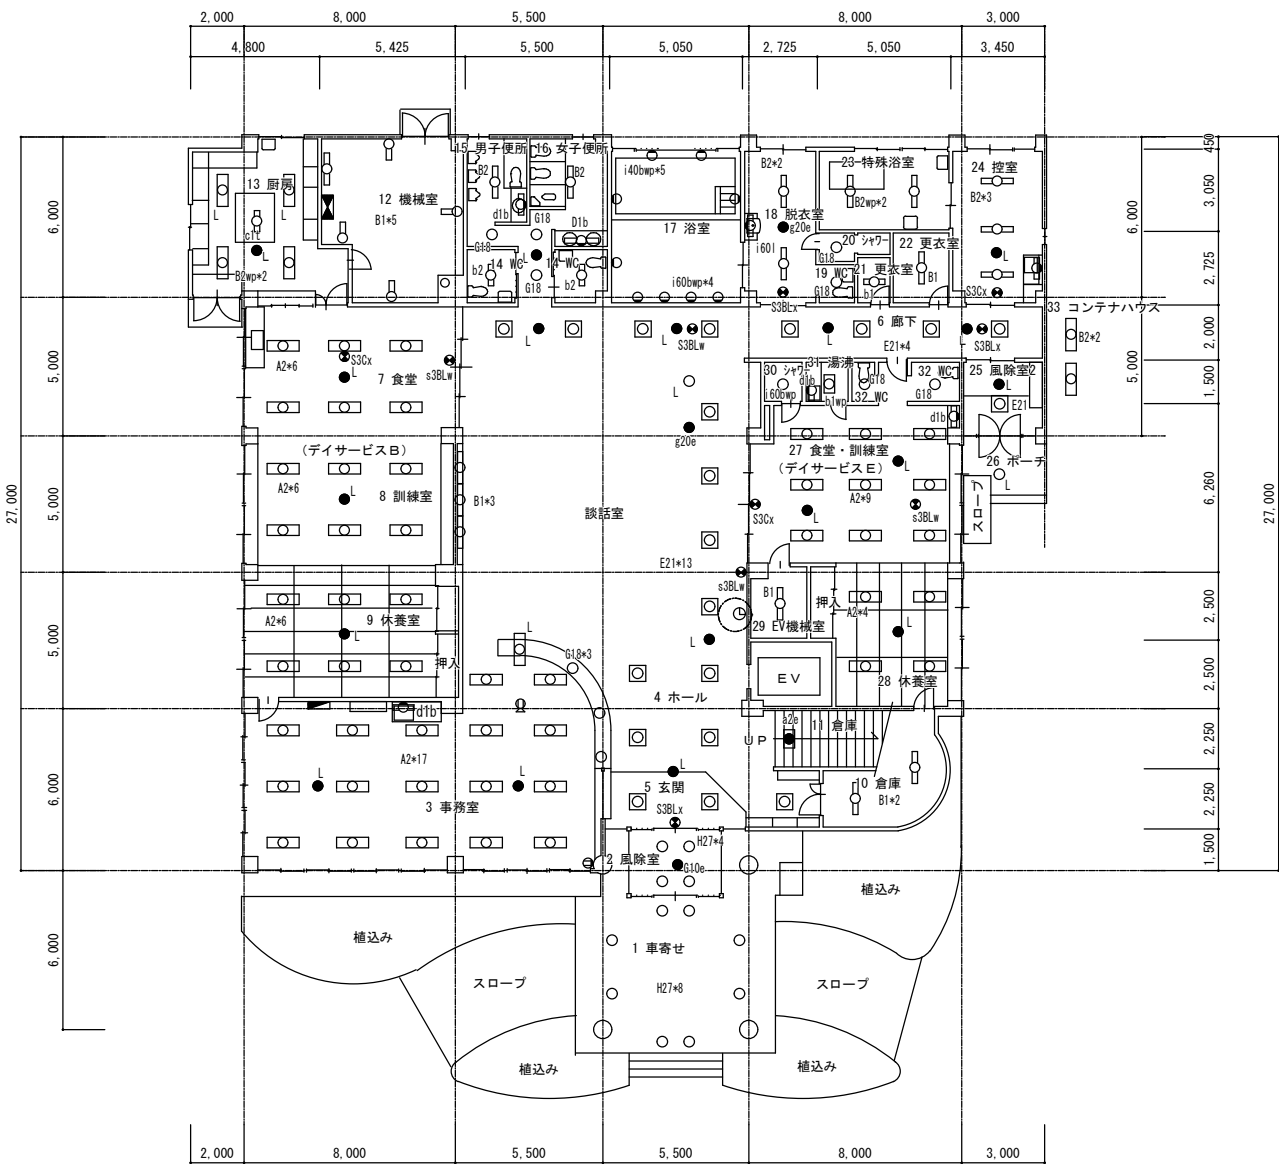


1階平面図 1 : 200

|      |             |    |             |         |
|------|-------------|----|-------------|---------|
| 物件番号 | 施設名         | 棟別 | 図名          | 縮尺      |
| 2    | 安茂里老人福祉センター | 棟  | 2階平面図 照明器具表 | 1 : 200 |


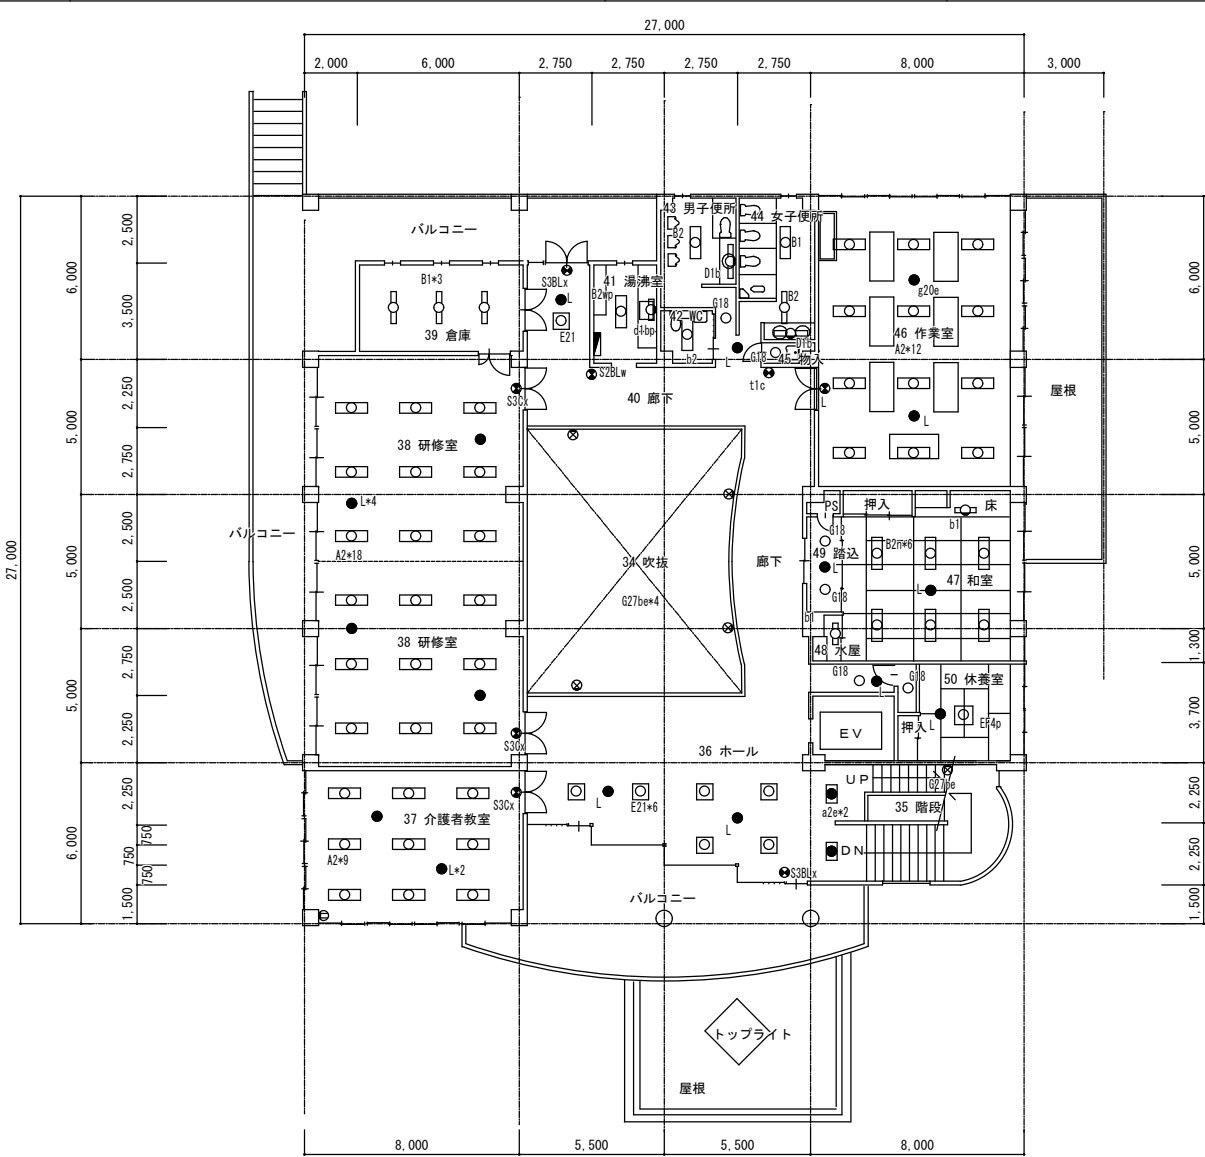


2階平面図 1 : 200


|      |             |    |         |         |
|------|-------------|----|---------|---------|
| 物件番号 | 施設名         | 棟別 | 図名      | 縮尺      |
| 2    | 安茂里老人福祉センター |    | P H階平面図 | 1 : 200 |

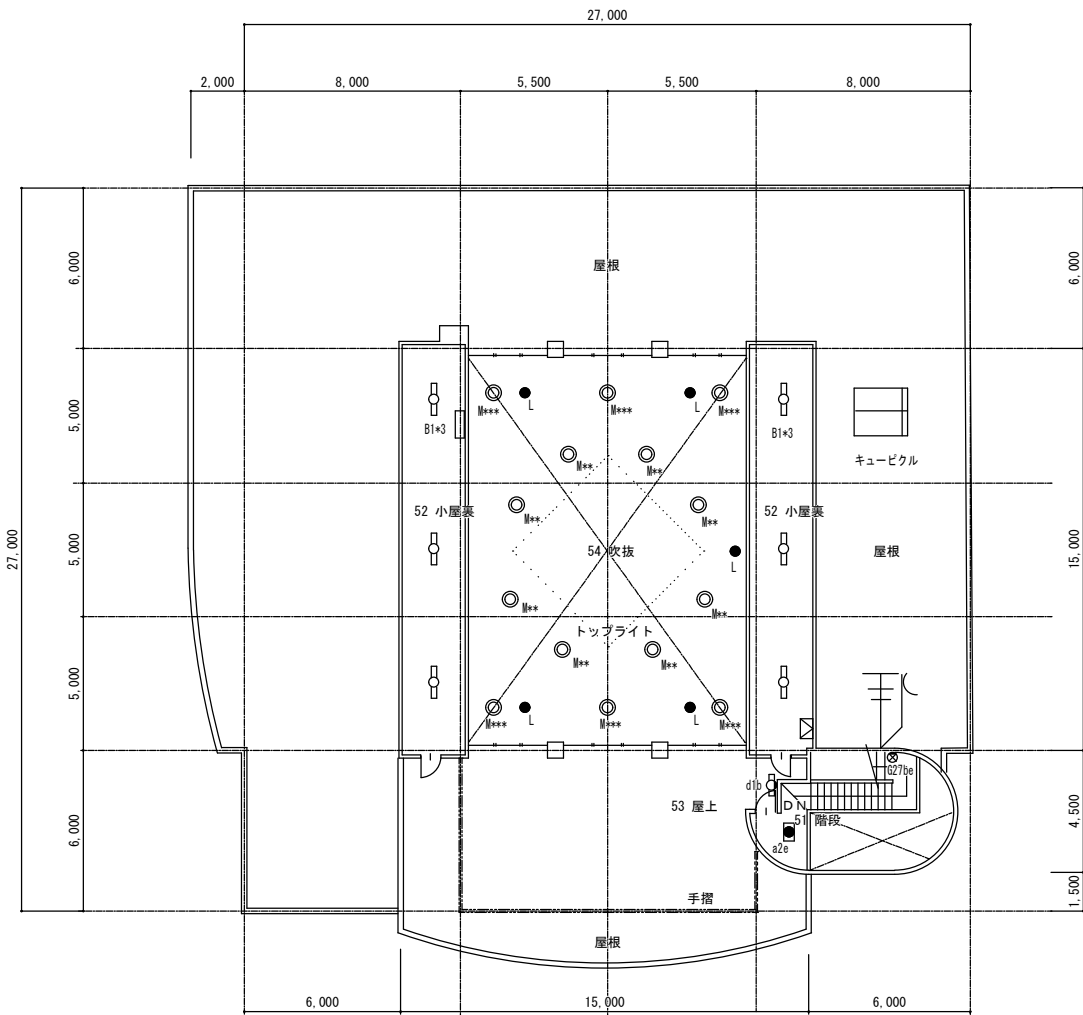

P H階平面図 1 : 200

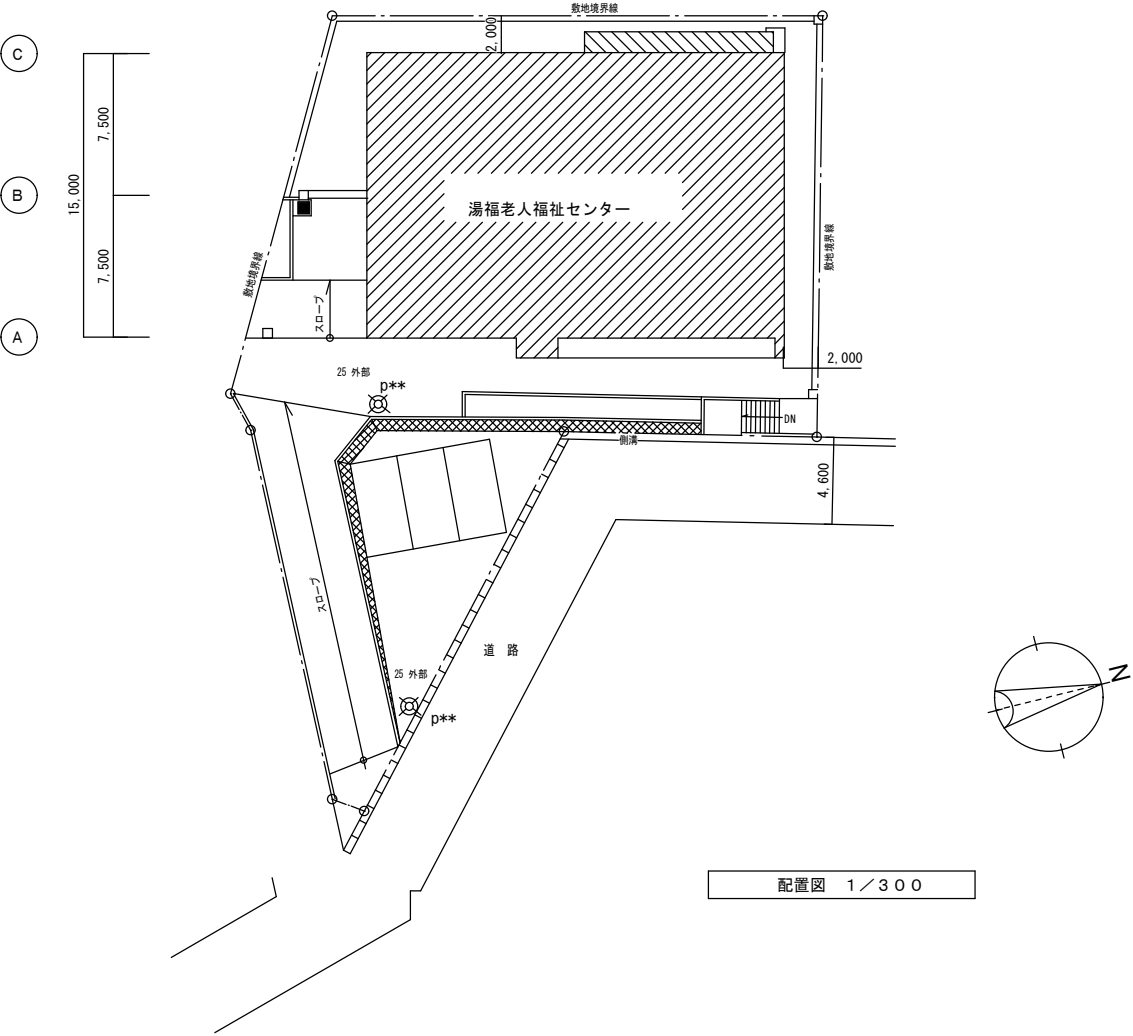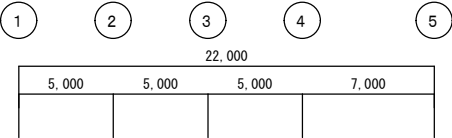




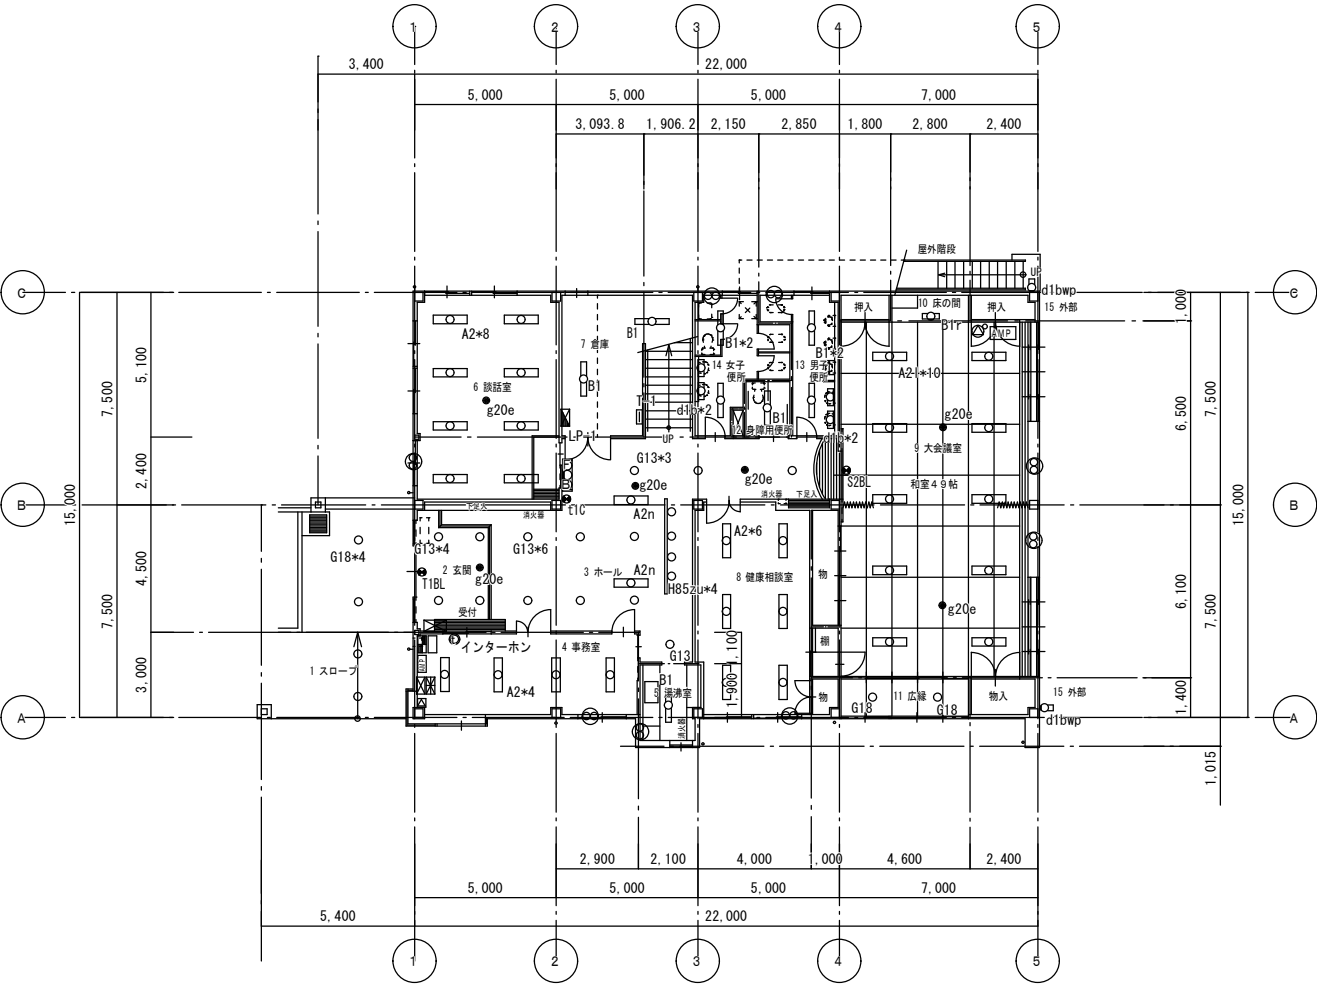


1階平面図 1/200


|      |       |    |        |         |
|------|-------|----|--------|---------|
| 物件番号 | 施設名   | 棟別 | 図名     | 縮尺      |
| 4    | 塩崎保育園 | 棟  | 1 階平面図 | 1 : 200 |

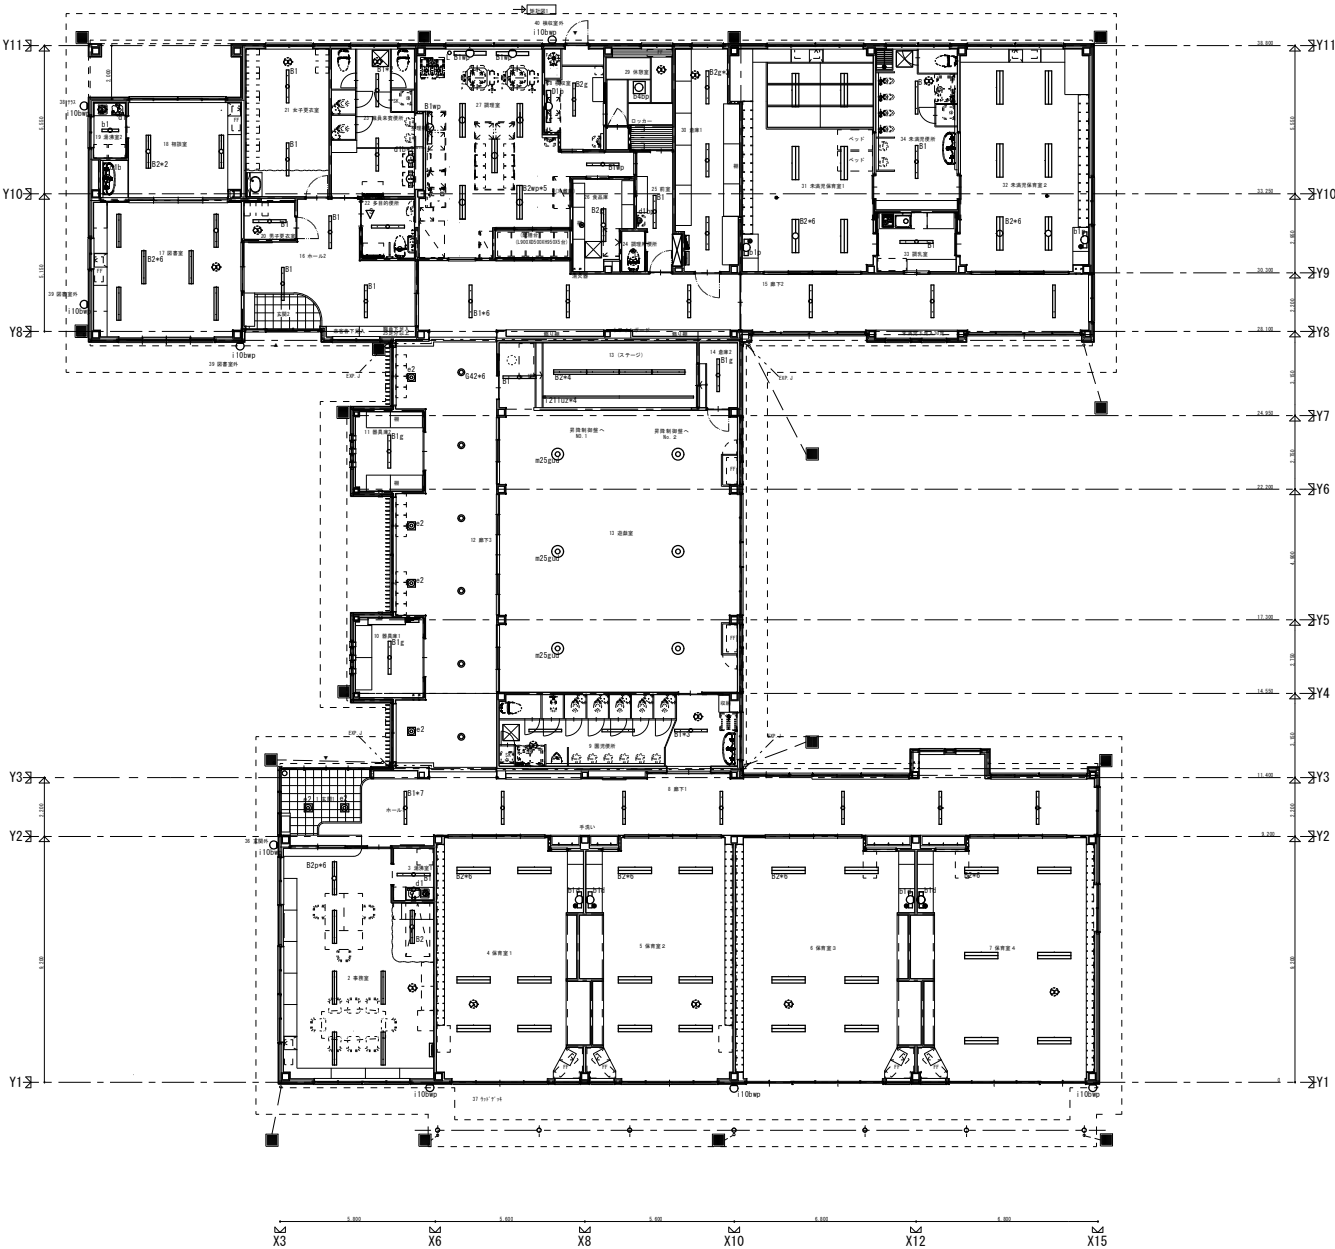

|      |       |    |         |         |
|------|-------|----|---------|---------|
| 物件番号 | 施設名   | 棟別 | 図名      | 縮尺      |
| 4    | 塩崎保育園 | 棟  | 1階平面図 2 | 1 : 200 |

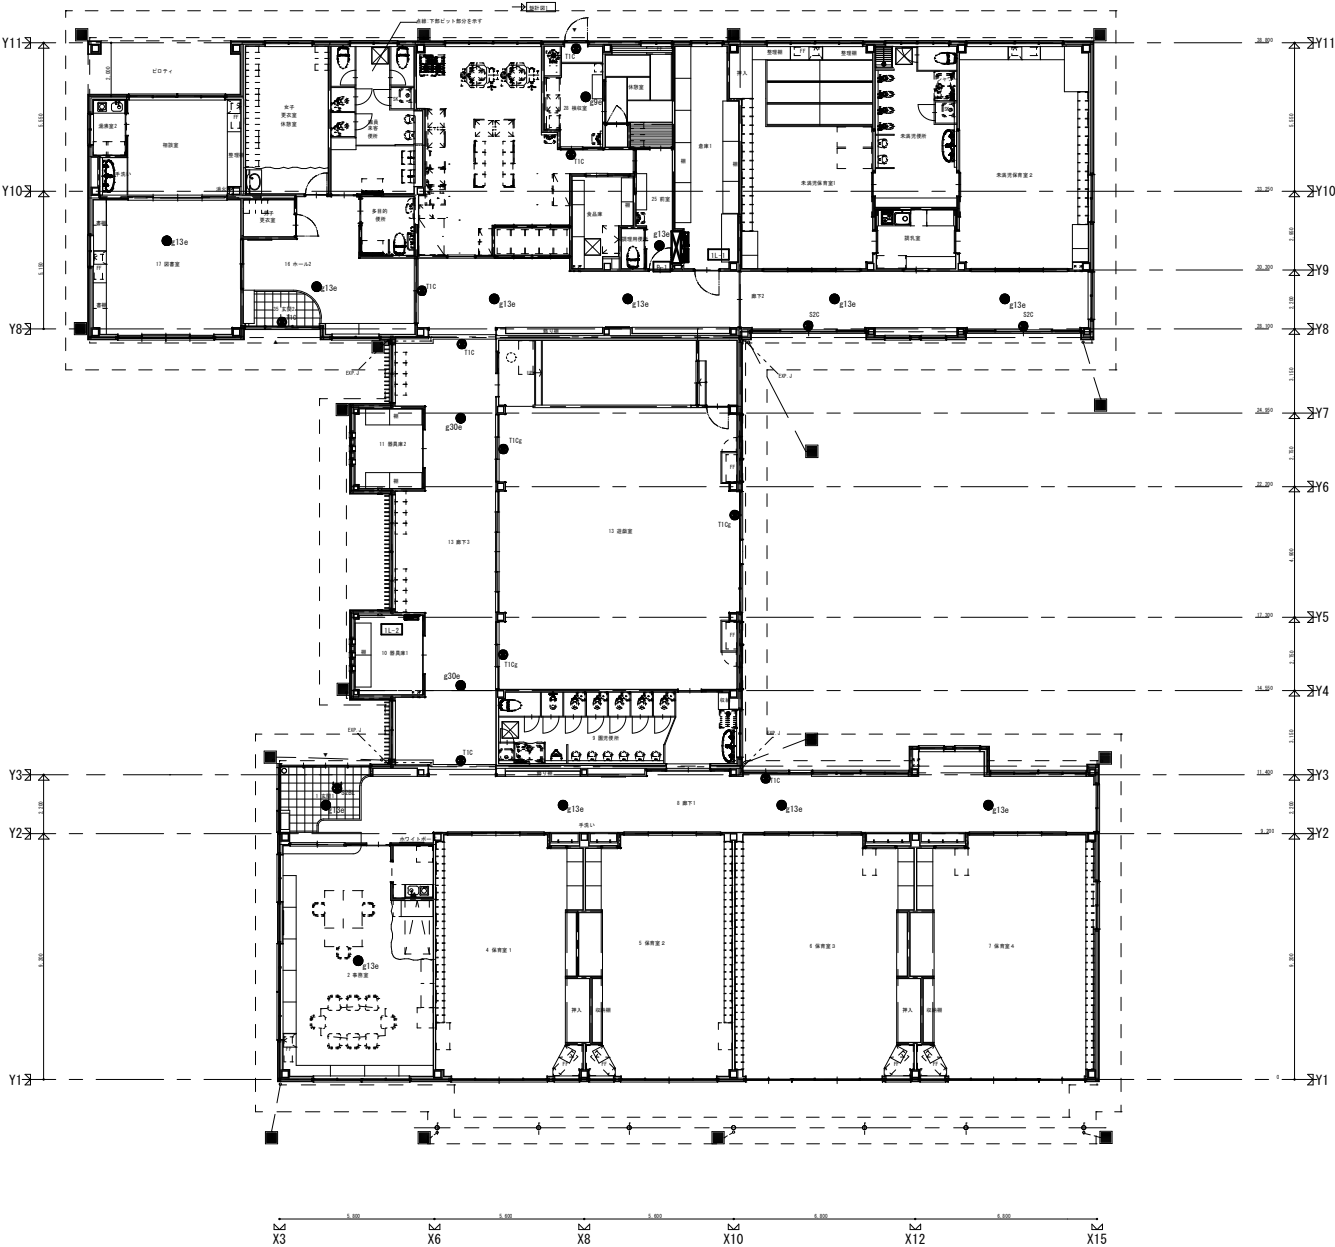

|      |       |    |     |       |
|------|-------|----|-----|-------|
| 物件番号 | 施設名   | 棟別 | 図名  | 縮尺    |
| 5    | 後町保育園 | 棟  | 配置図 | 1/100 |

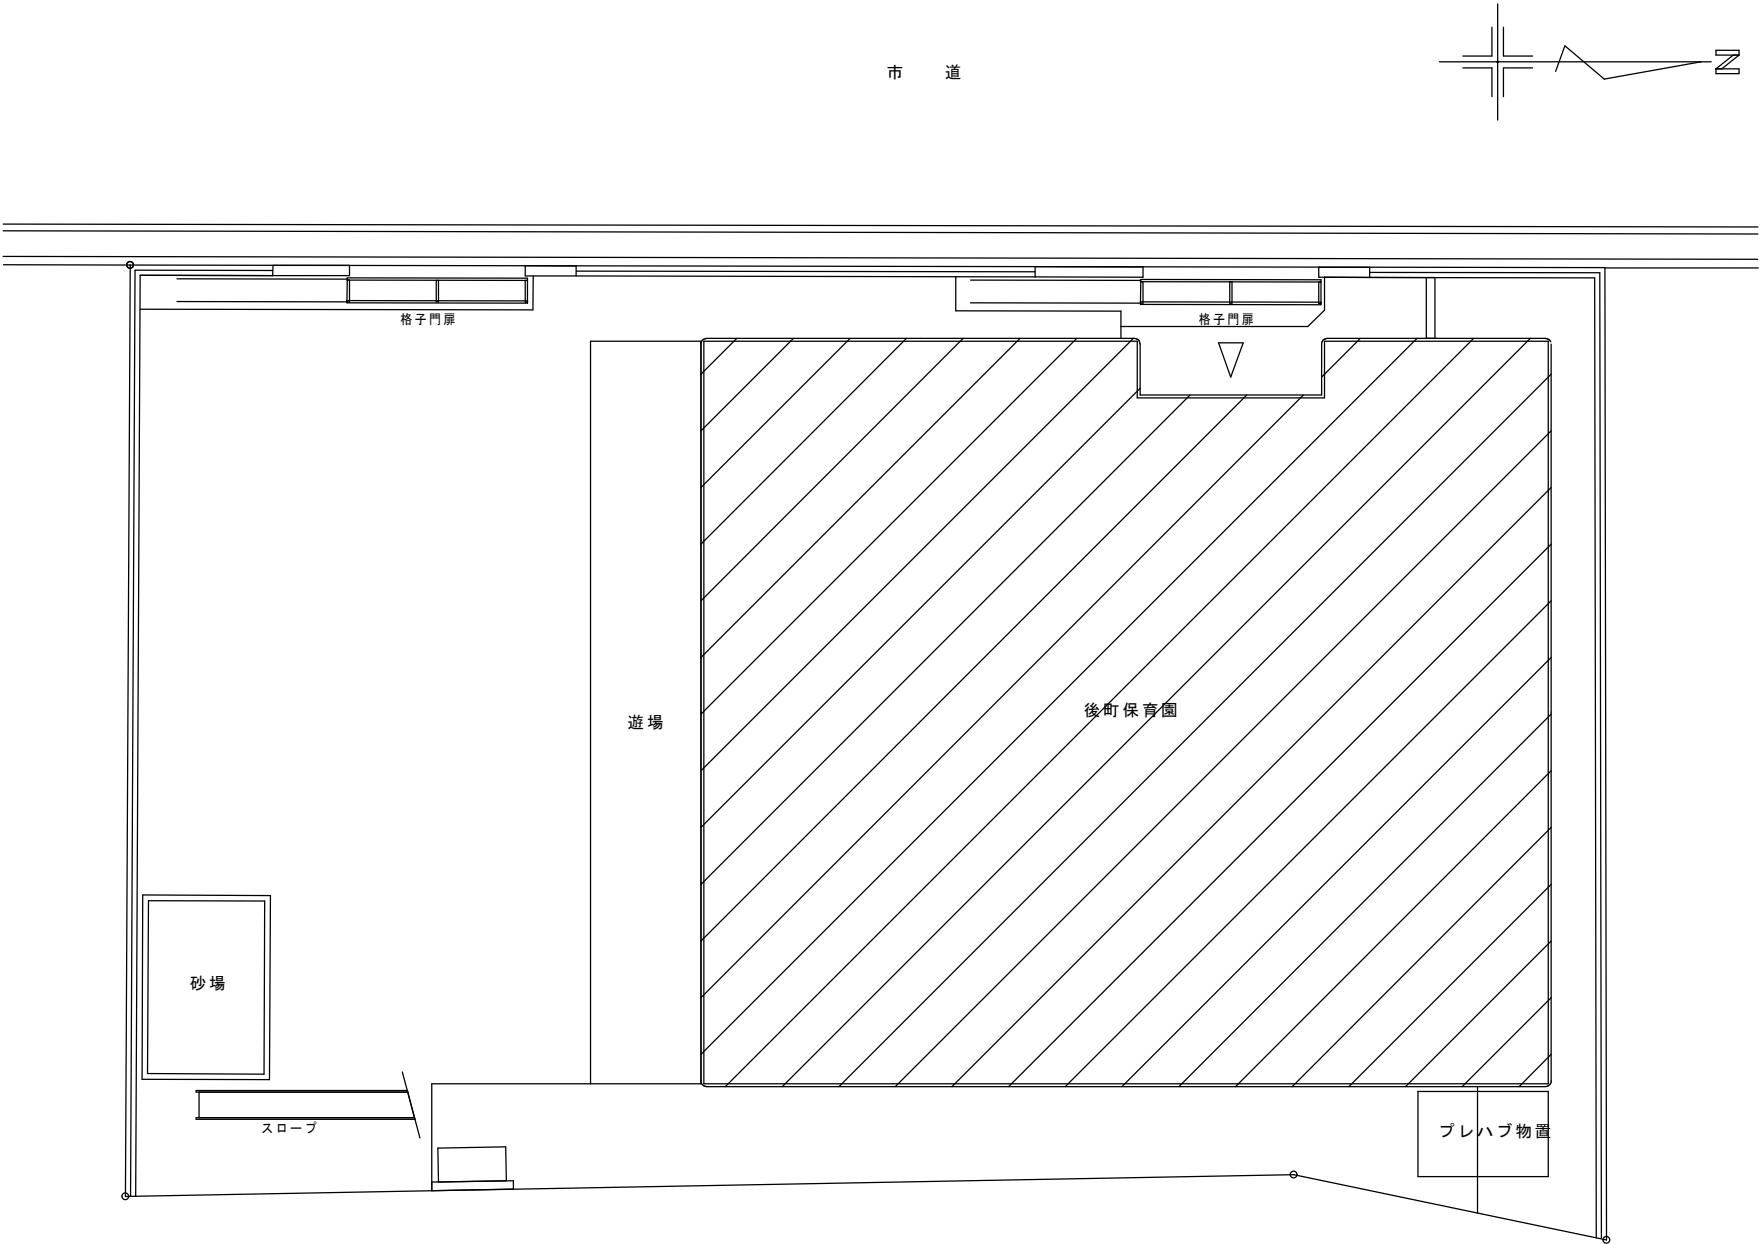

|      |       |    |               |       |
|------|-------|----|---------------|-------|
| 物件番号 | 施設名   | 棟別 | 図名            | 縮尺    |
| 5    | 後町保育園 | 棟  | 1階 電灯設備 プロット図 | 1/100 |

