

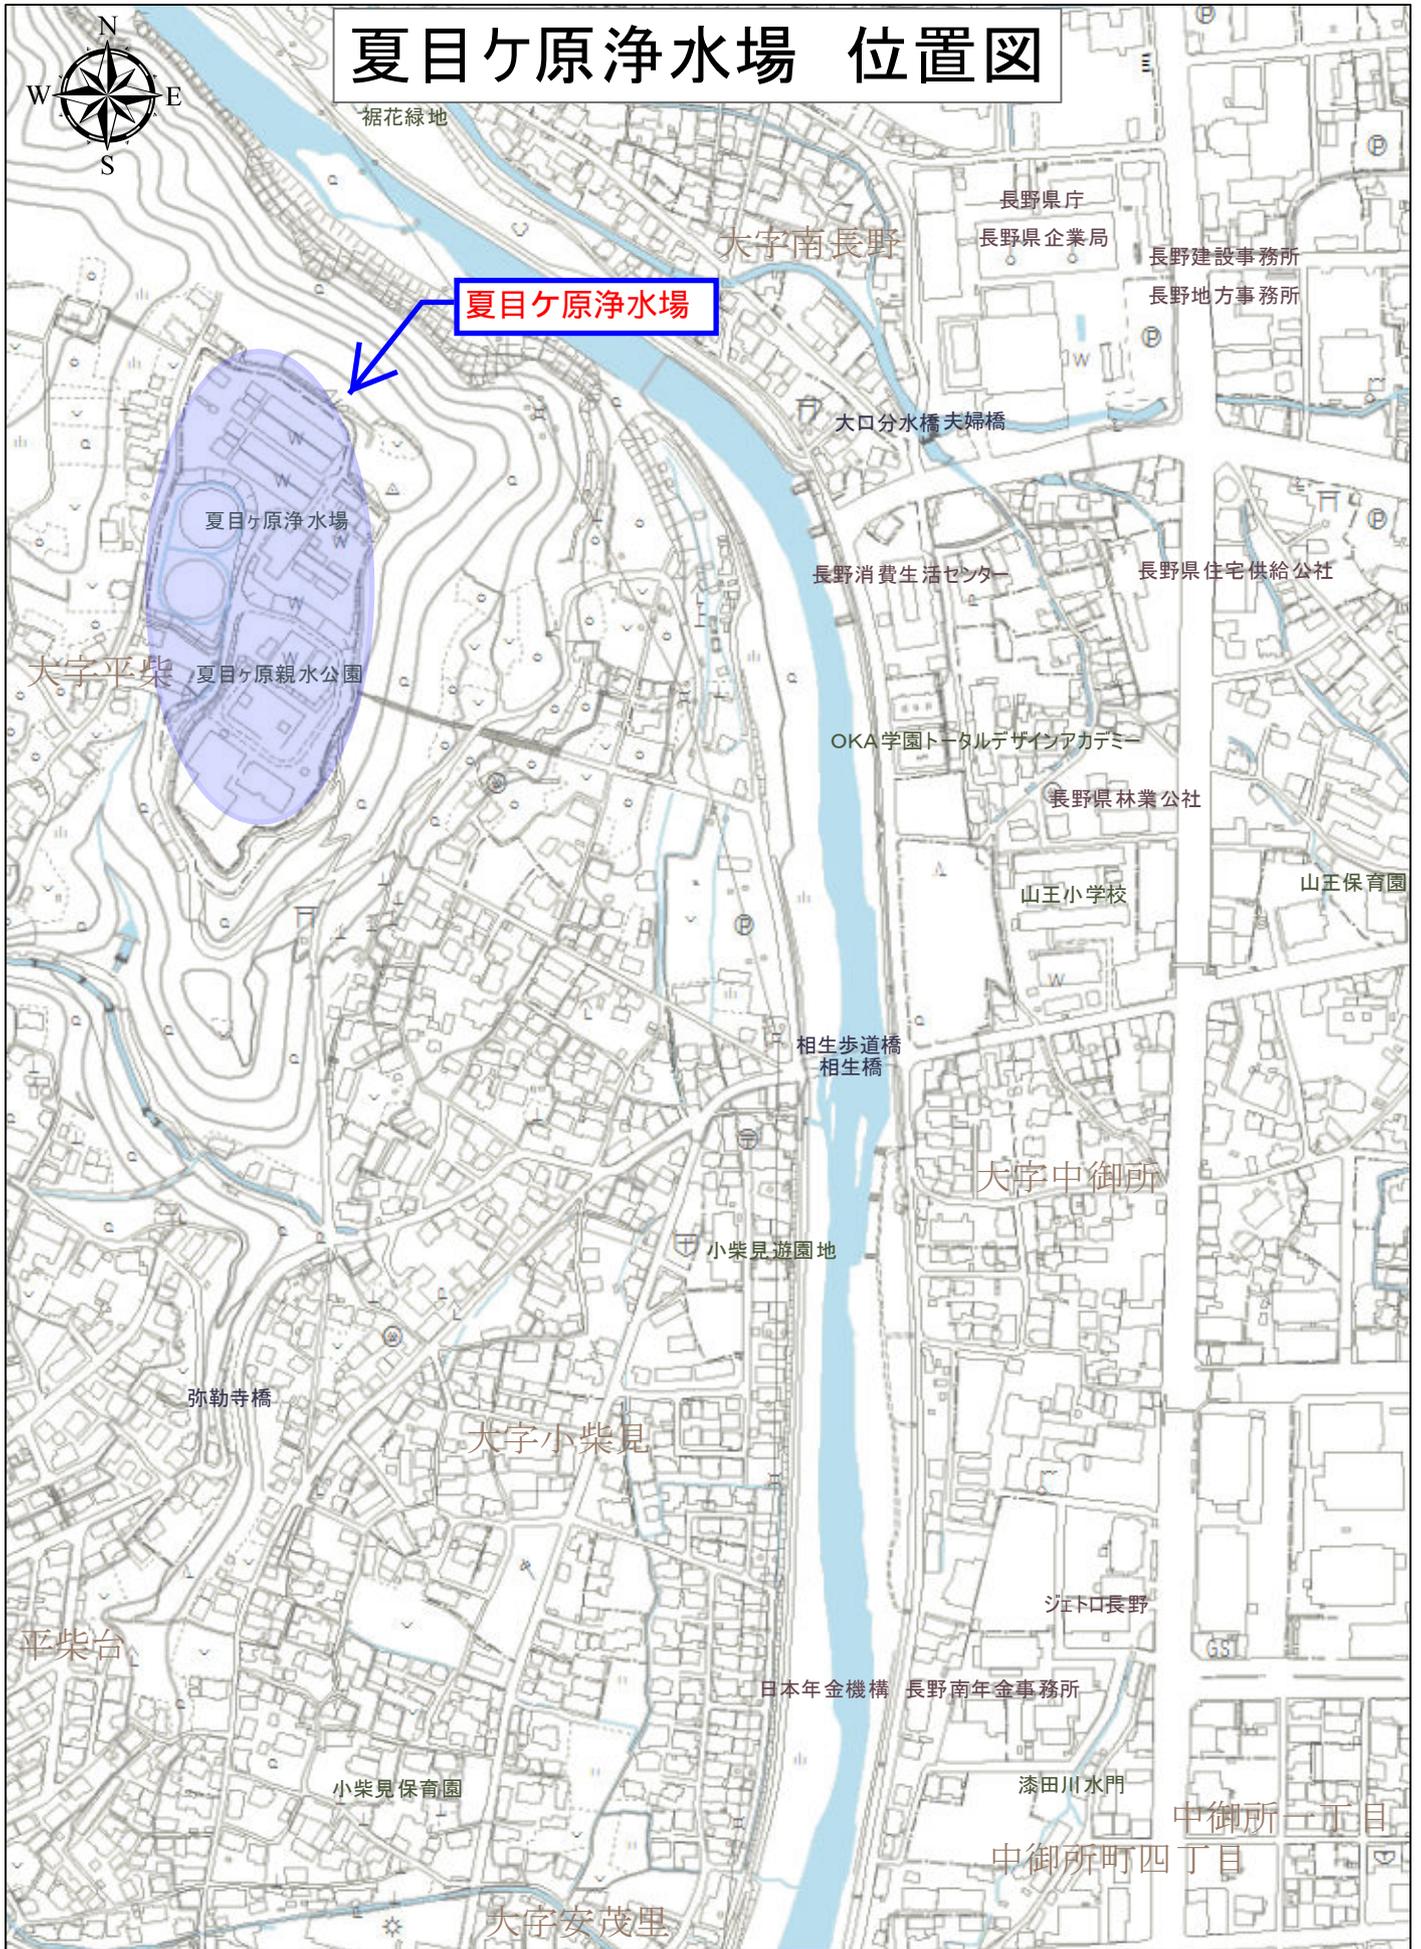


夏目ヶ原浄水場 位置図

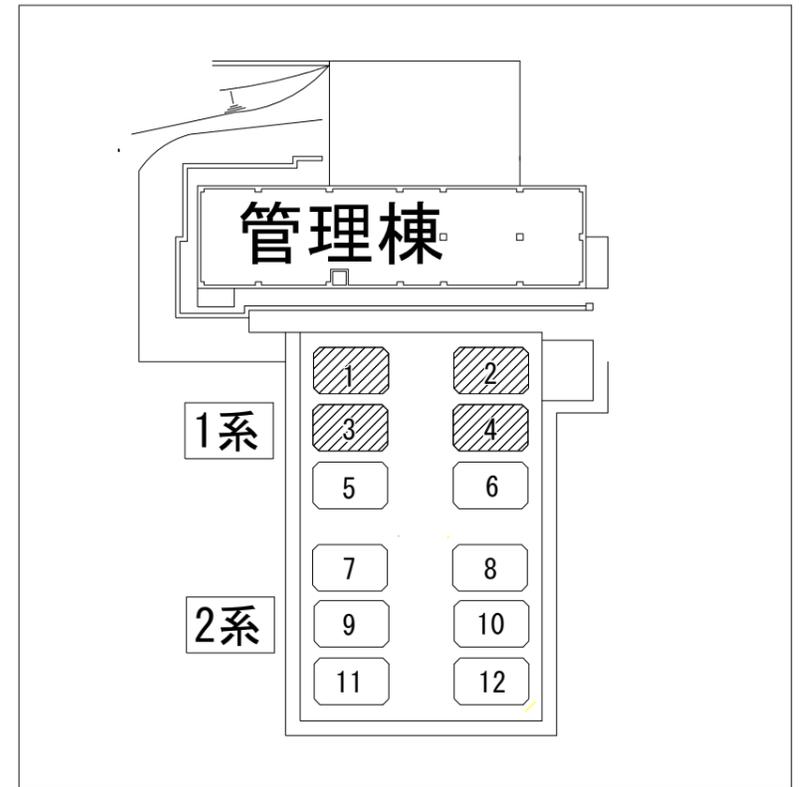


0 35 70 140 210 280

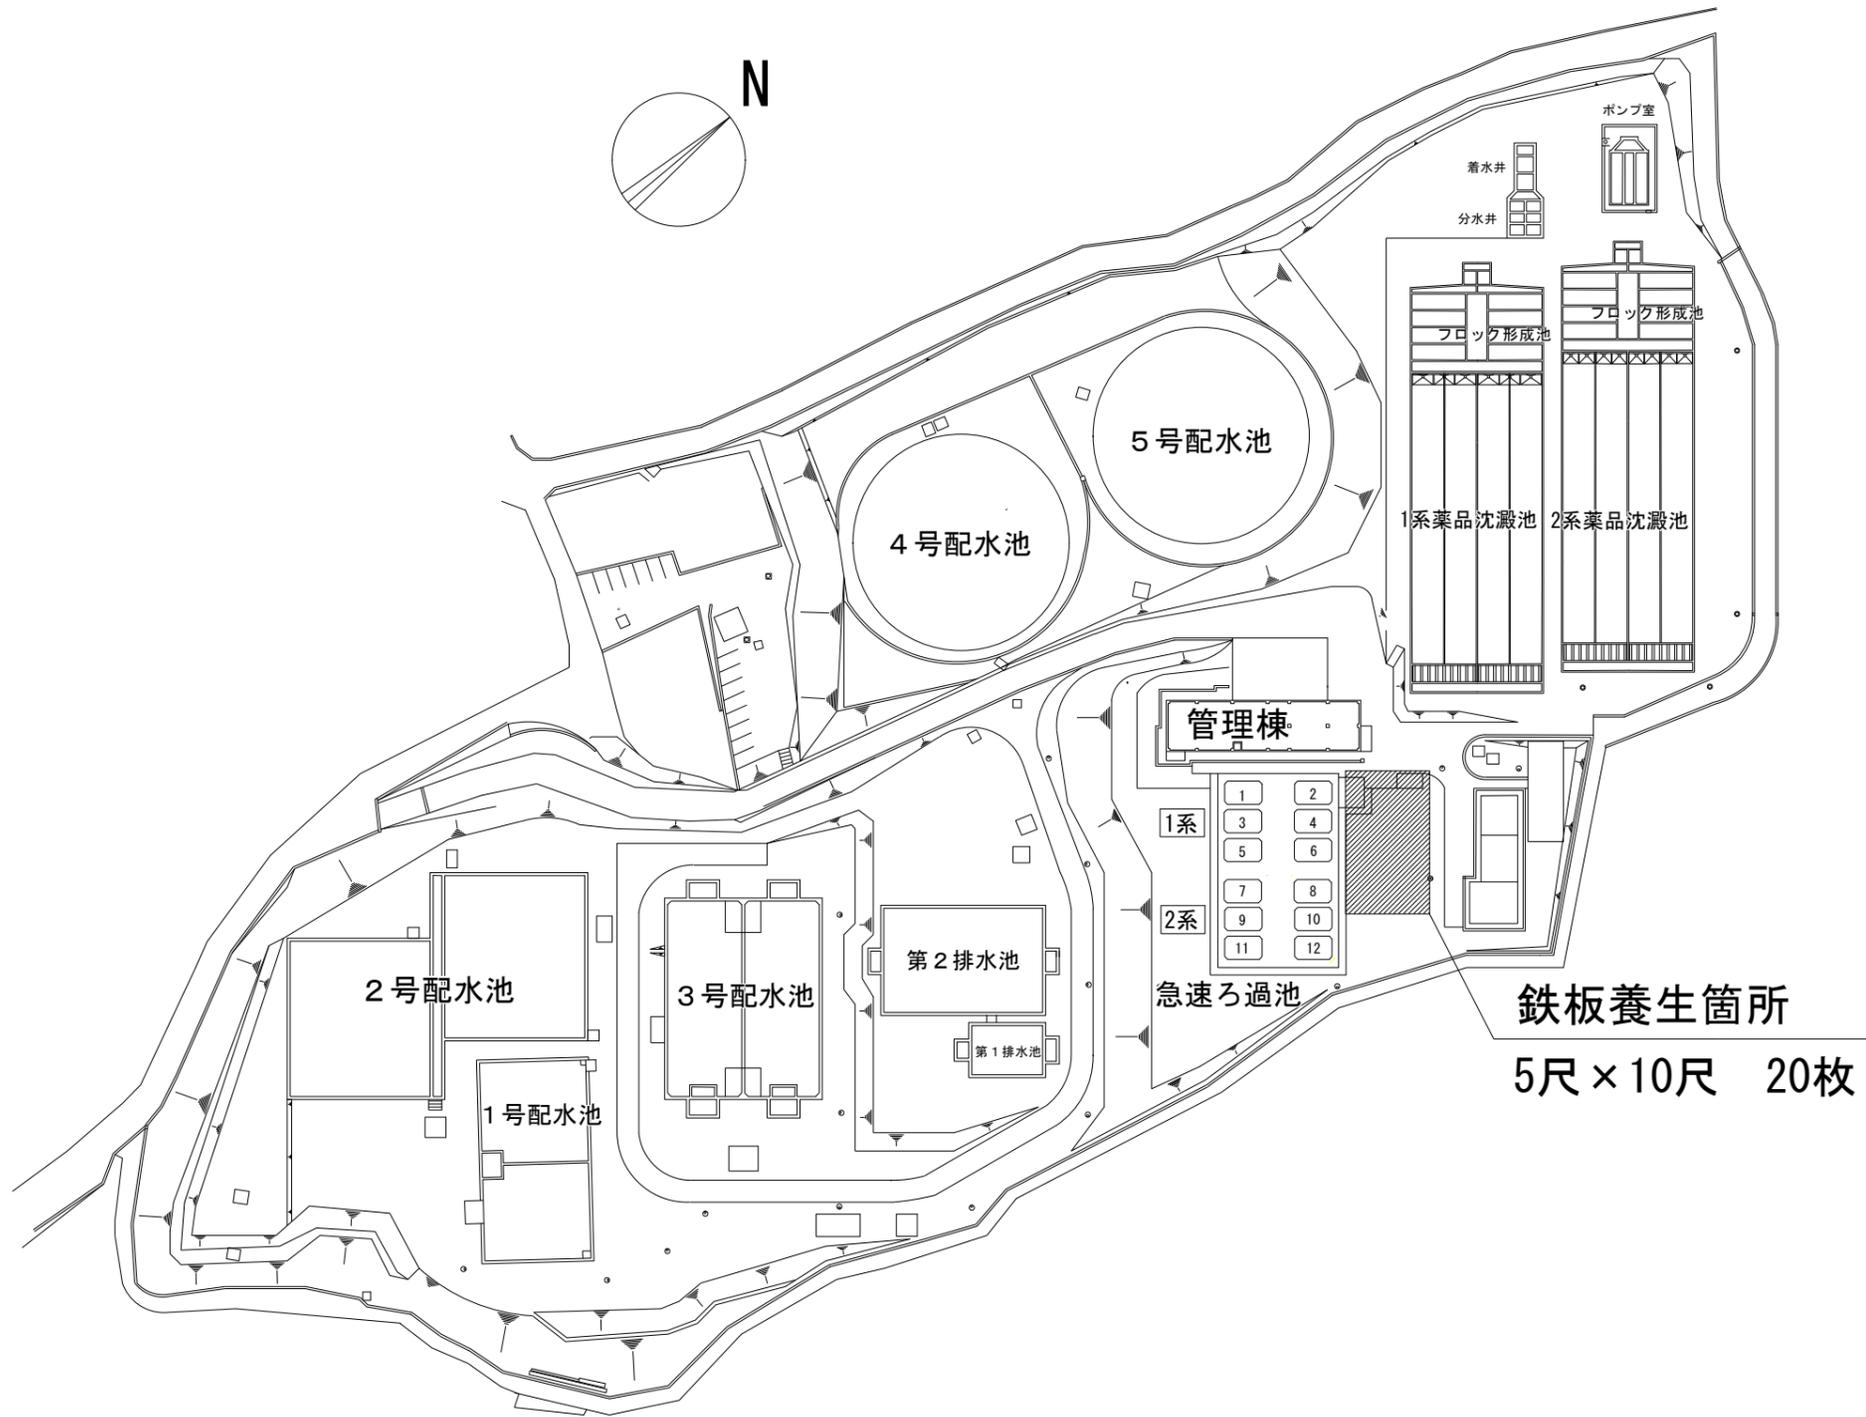


急速ろ過池
1系 : No. 1~No. 6
対象ろ過池 : 1. 2. 3. 4号

夏目ヶ原浄水場平面図


委託名	夏目ヶ原浄水場 1系急速ろ過池更生業務委託		
履行場所	長野市大字平柴		
図面名称	浄水場平面図		
縮尺	S=Non	図面番号	1
課長	主幹	補佐	係長
係			照査
長野市上下水道局 浄水課			

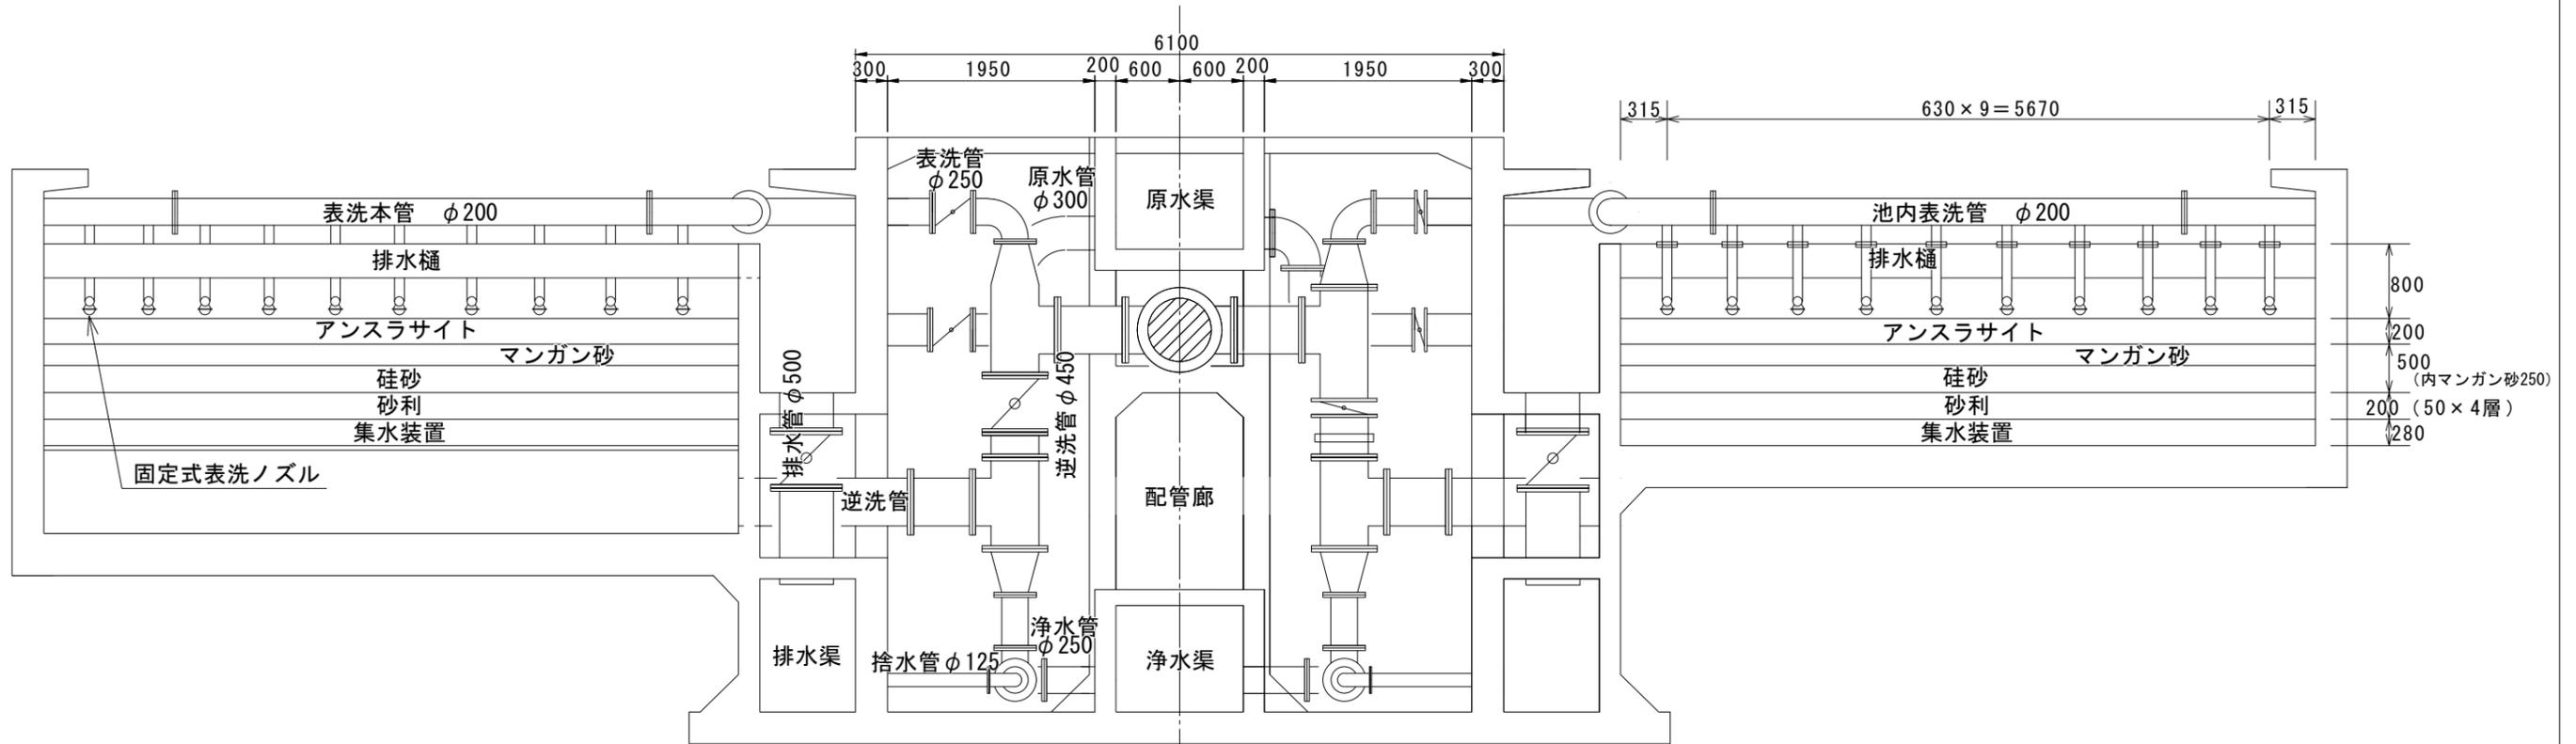

急速ろ過池側面図

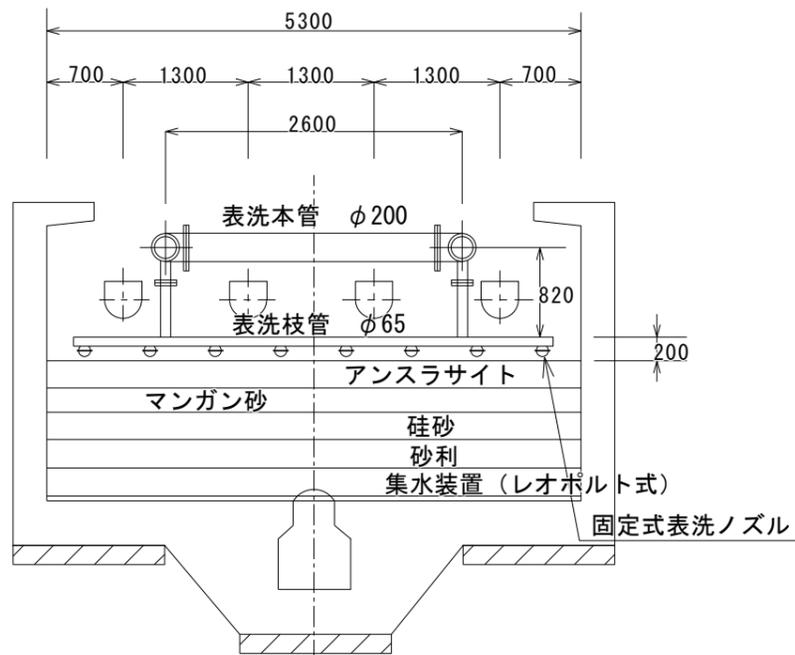

急速ろ過池断面図

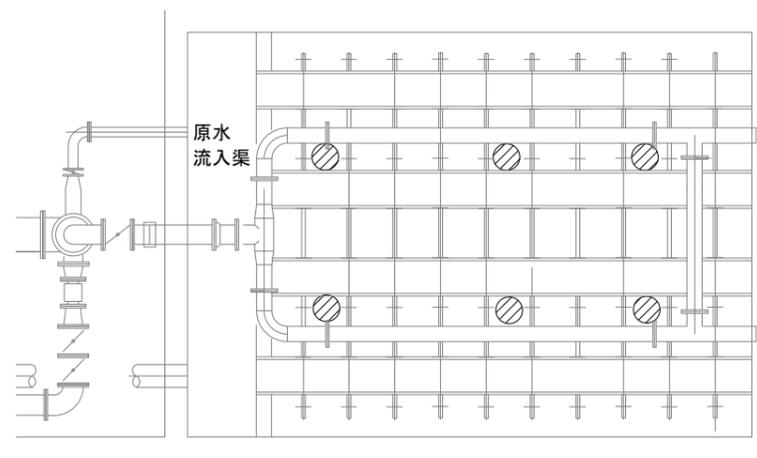

試料採取箇所

ろ材調査試験

施工前3検体 (上層・中層・下層)

施工後2検体

委託名	夏目ヶ原浄水場1系急速ろ過池更生業務委託				
履行場所	長野市大字平柴				
図面名称	急速ろ過池断面図				
縮尺 S=Non			図面番号	2	
課長	主幹		補佐	係長	
係				照査	設計
長野市上下水道局 浄水課					